


# План первого этажа

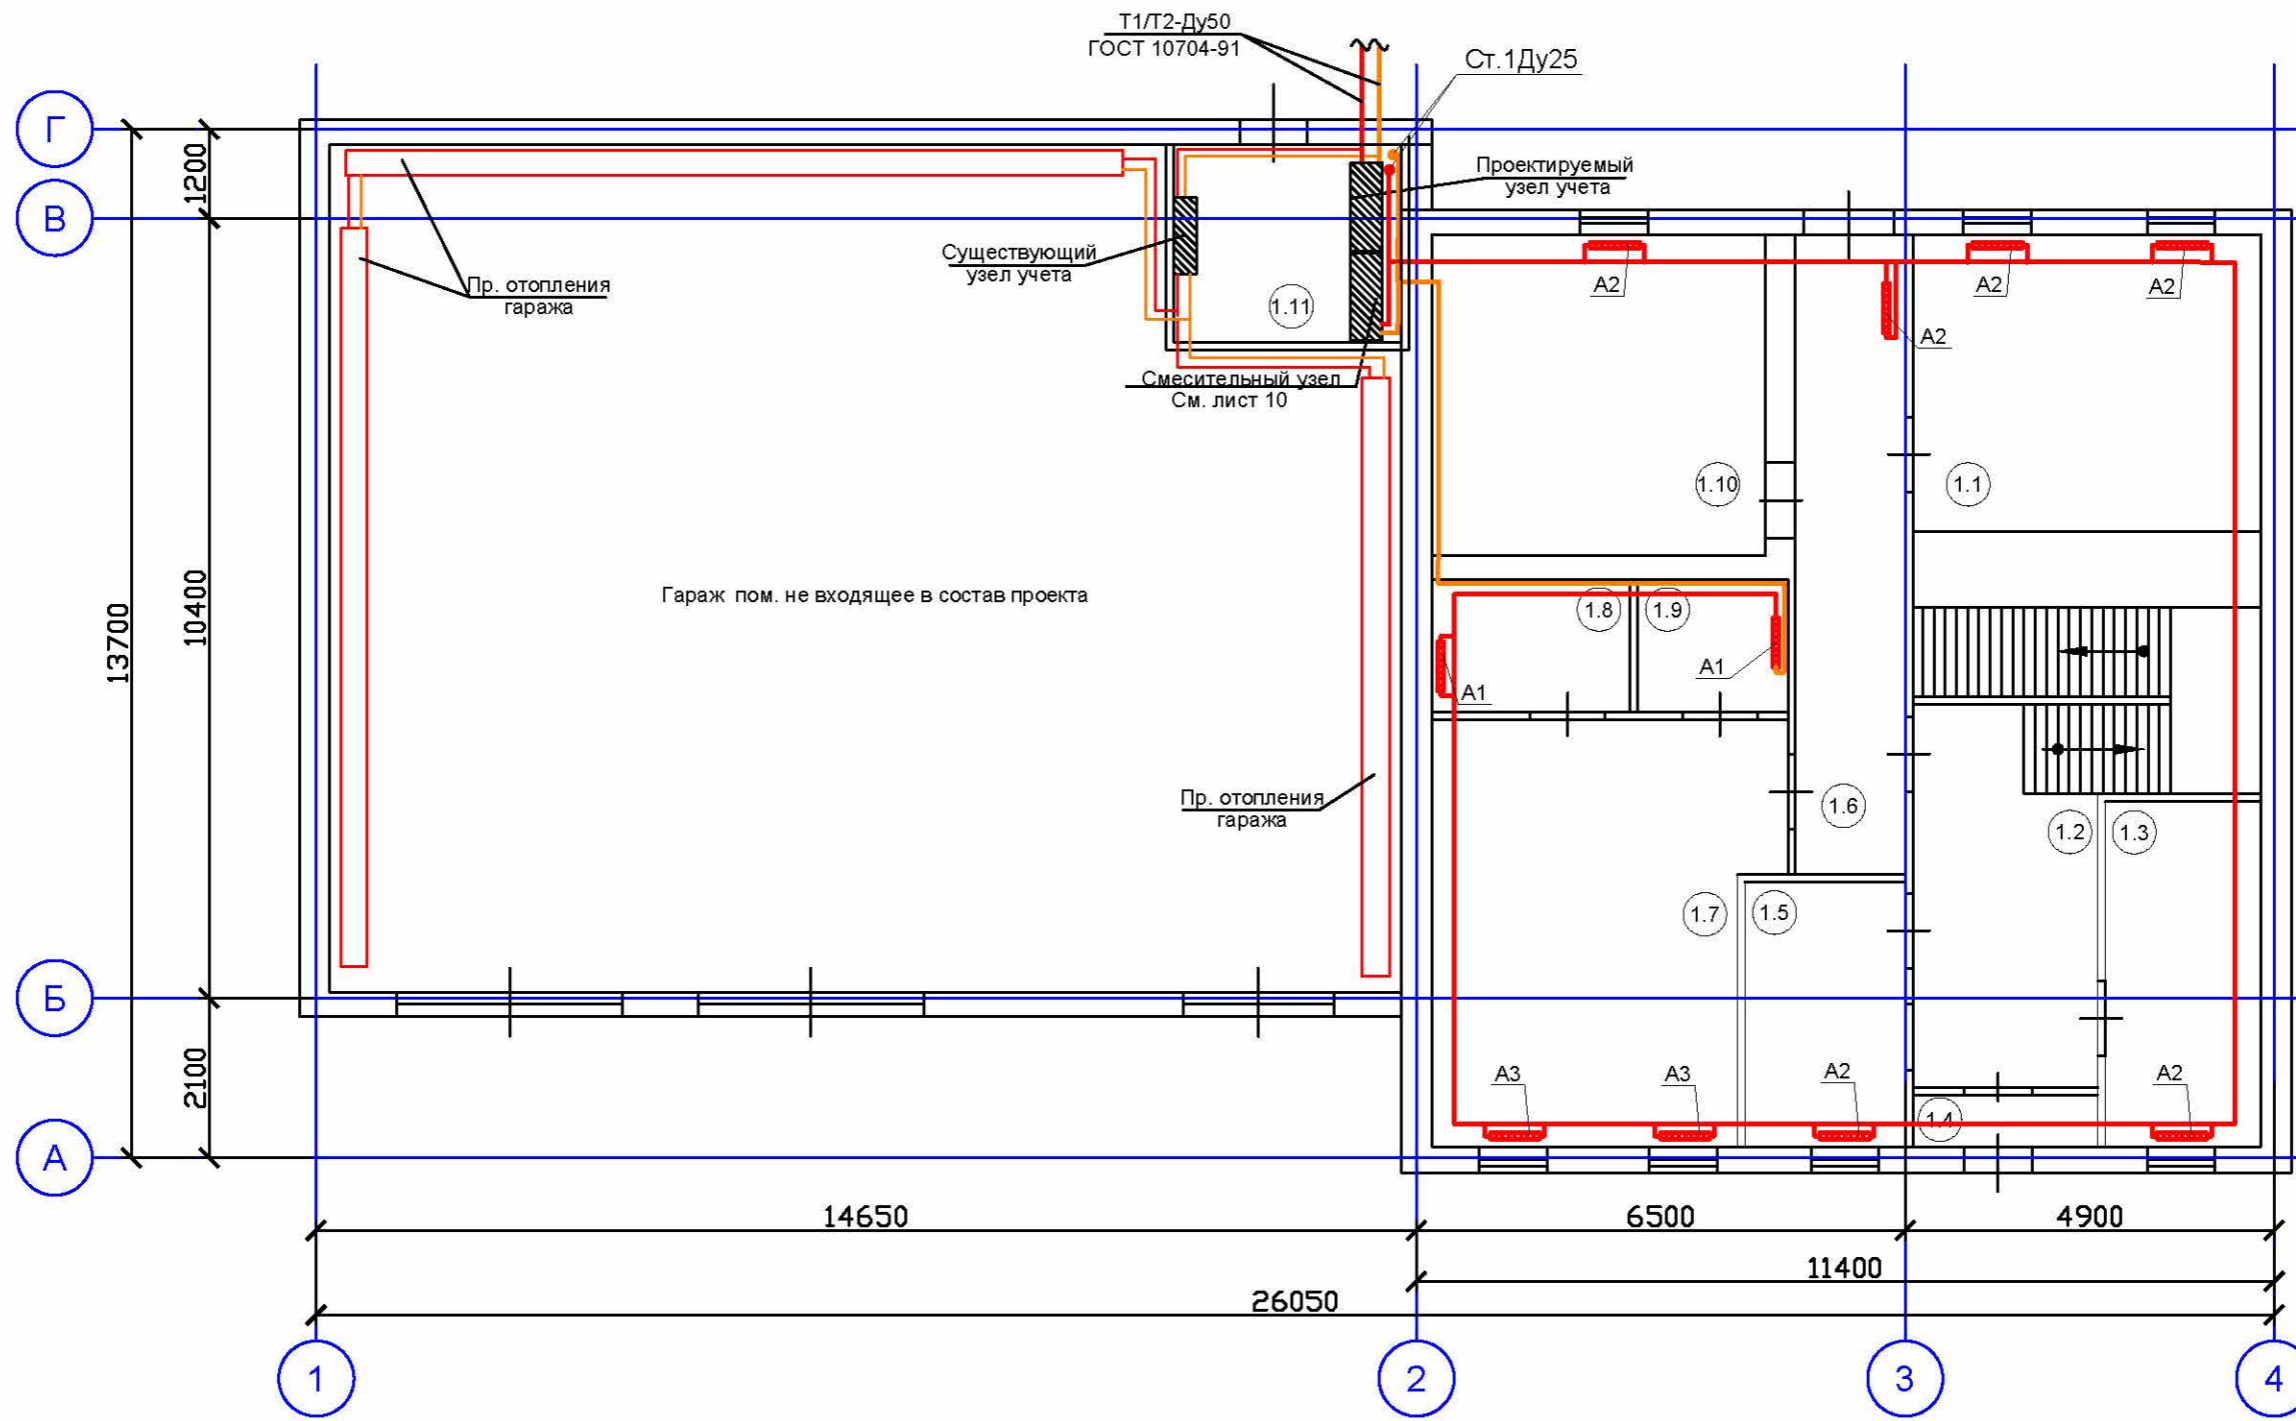

Согласовано

Ив. № подл.	Подп. и дата	Взам. инв. №

010514-ОВ									
Изм.	Кол. уч.	Лист	№ док.	Подп.	Дата	Отопление и вентиляция	Стадия	Лист	Листов
ГИП							Р	3	
Выполнил						План отопления 1-ого этажа.			
Н. контр.									