


Аксонометрия 1-го этажа

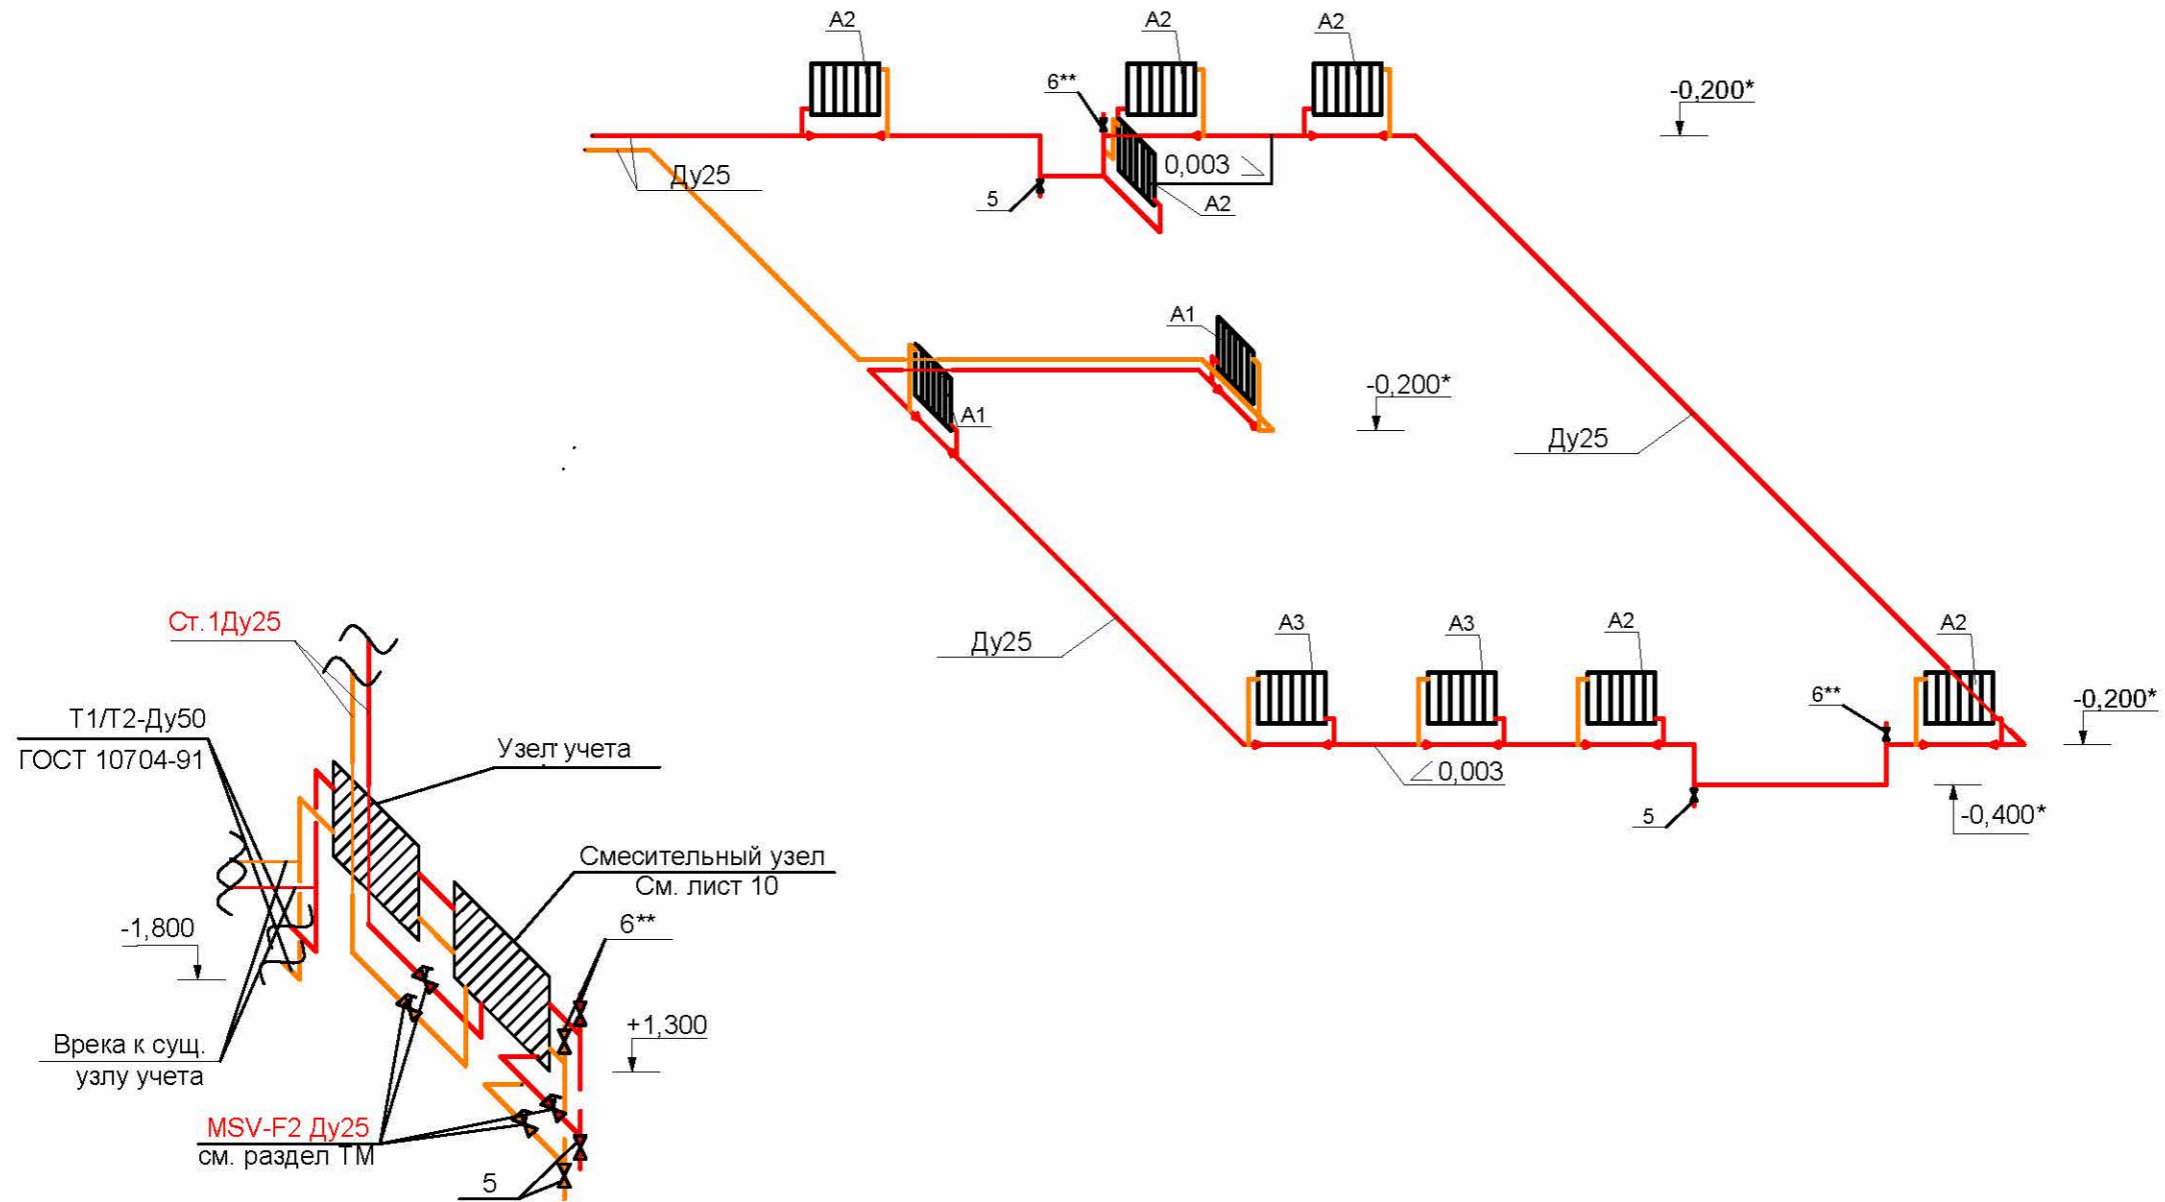

Примечание: Узел учета и смесительный узел показаны в разделе ...-ТМ  
 \* - уровень от чистого пола этажа;  
 \*\* - воздухоотводик Ду15

						010514-ОВ				
Изм.	Кол.уч.	Лист	№ док.	Подп.	Дата					
ГИП						Отопление и вентиляция		Стадия	Лист	Листов
Выполнил								Р	6	
Н. контр.						Аксонометрия 1-го этажа		стройинжиниринг"		

Согласовано

Взам. инв.

Подп. и дата

Инв. № подл.