



План типового этажа в осях 1-12 (на примере первого этажа).

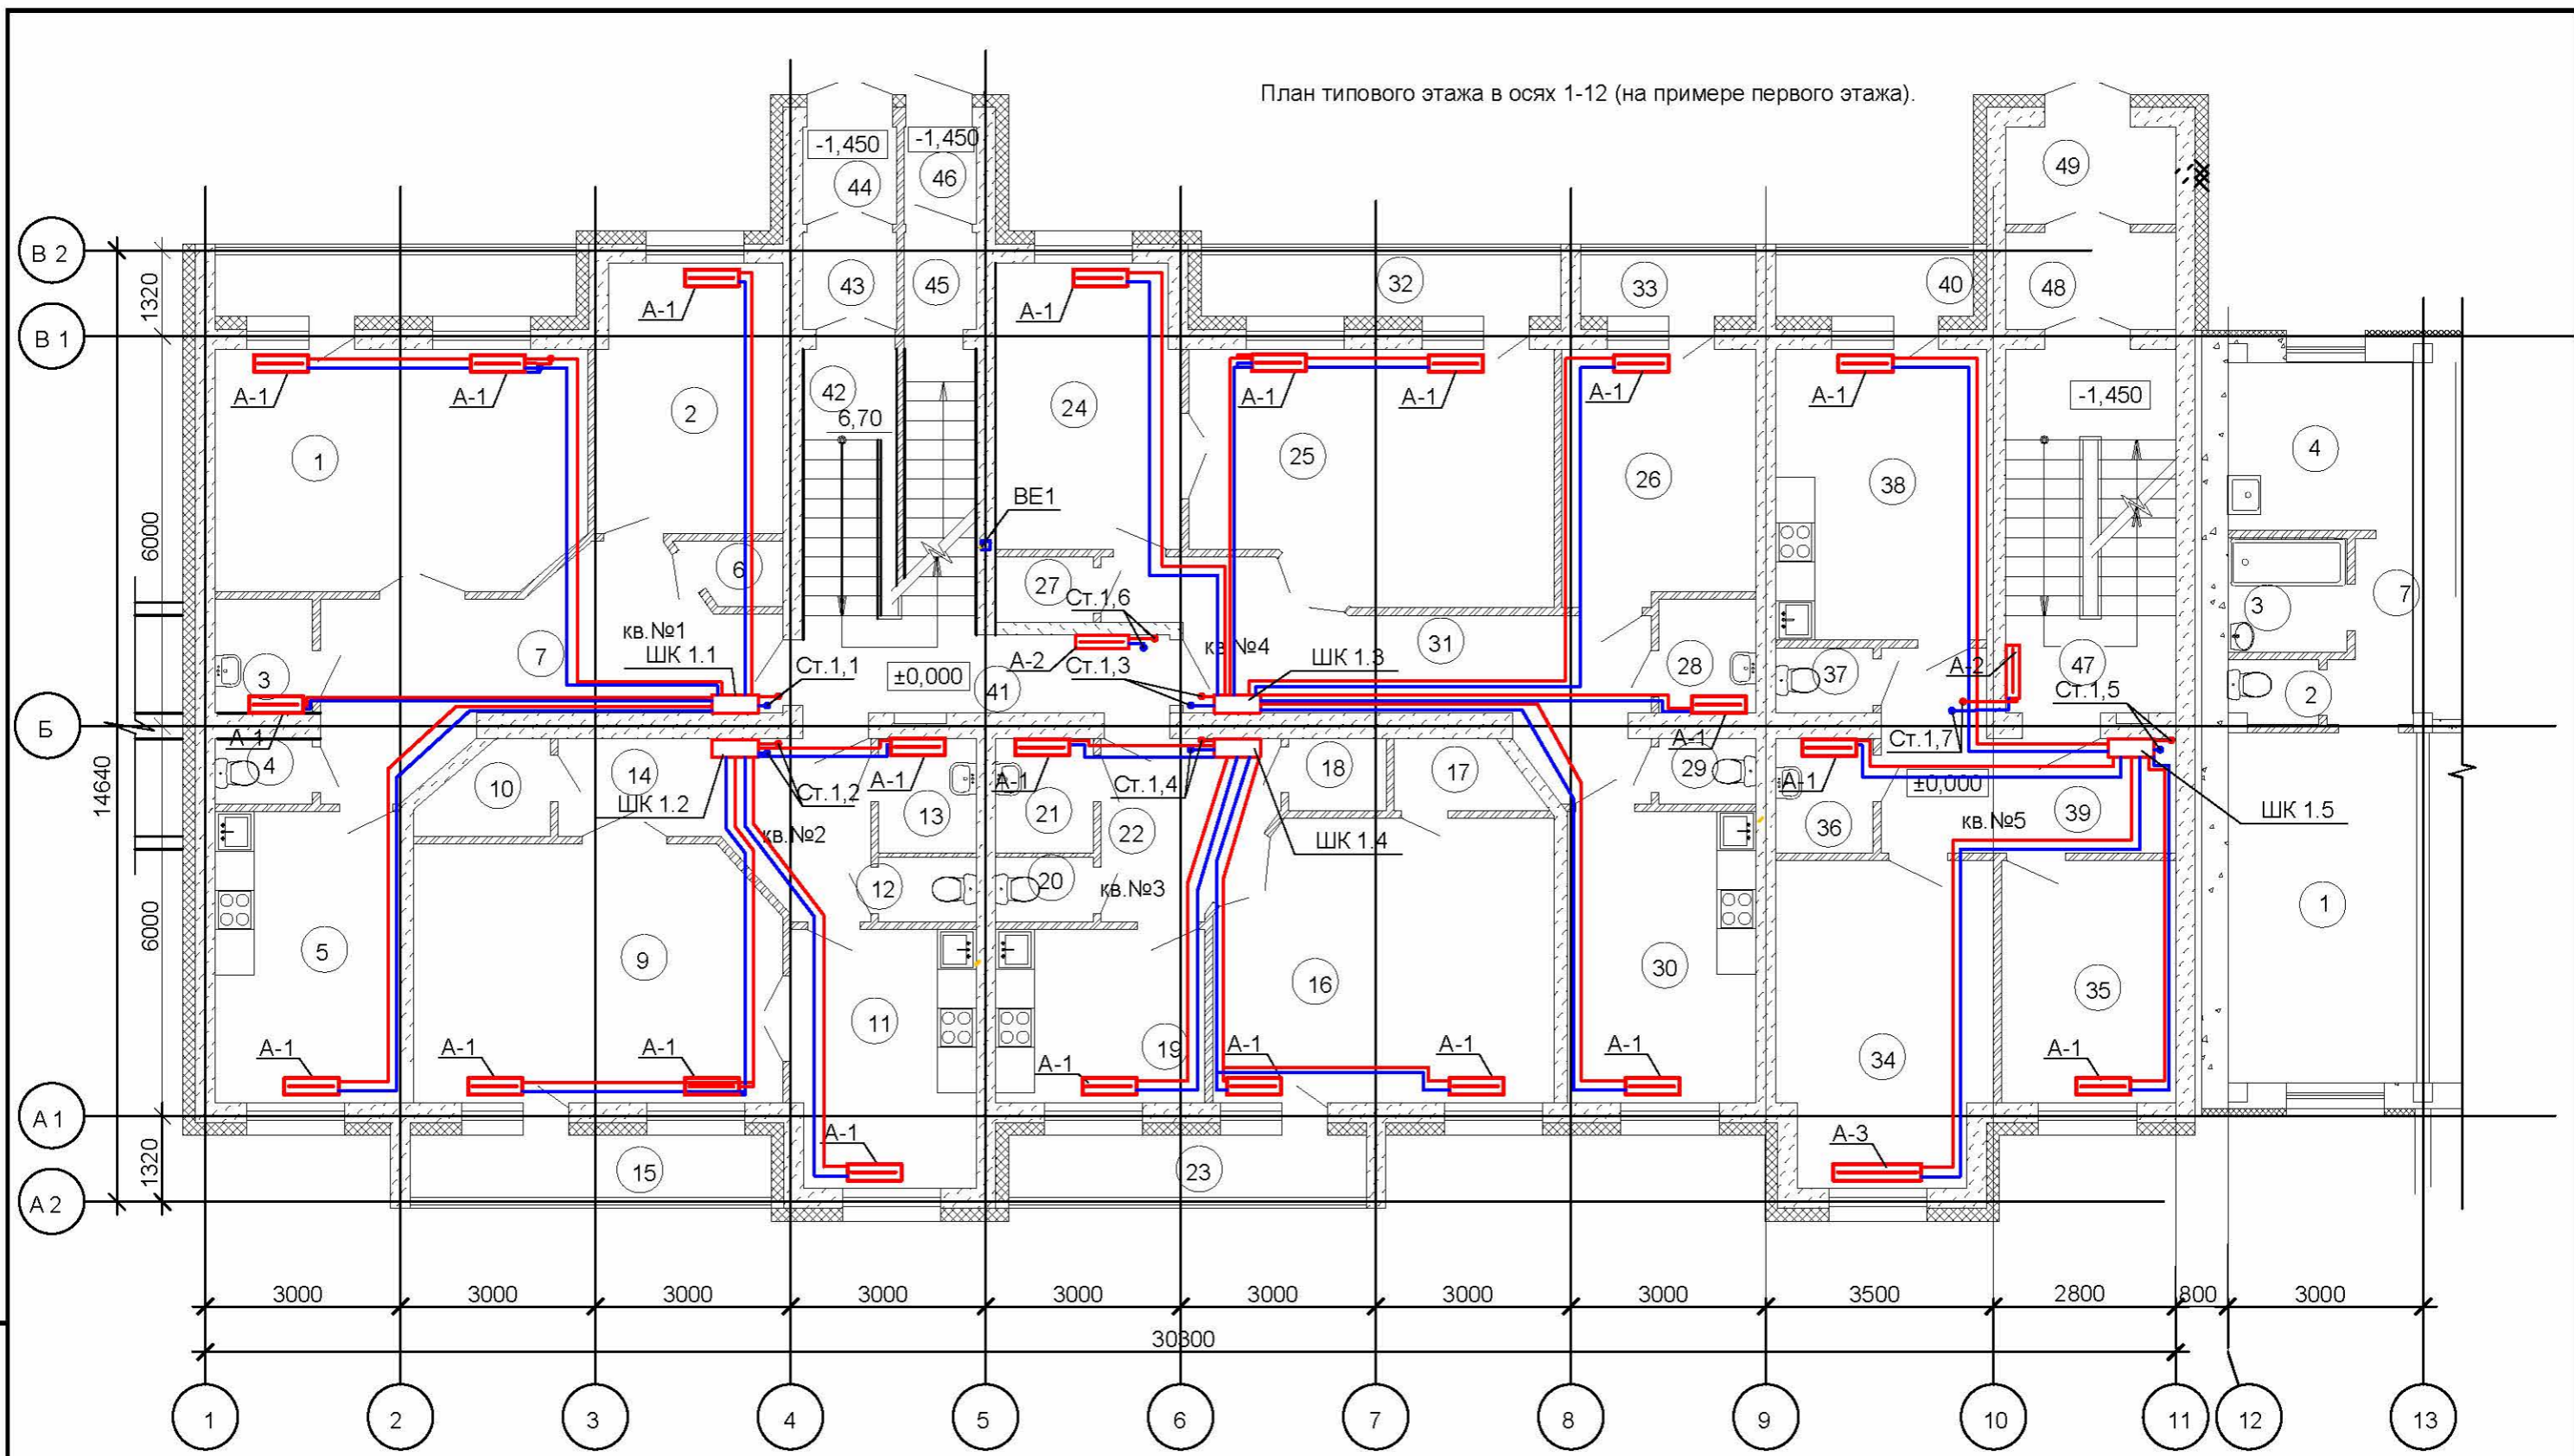

Инв. № подл.
Подп. и дата
Взам. инв. №

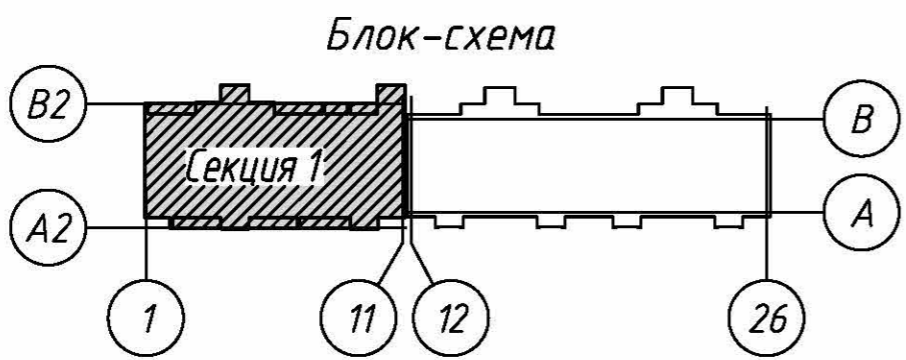

1709131-ОВ			
Отопление и вентиляция	Стадия	Лист	Листов
	Р	5,1	22
План типового этажа в осях 1-12 отопление (на примере первого этажа).			