



План типового этажа в осях 12-26 (на примере первого этажа).

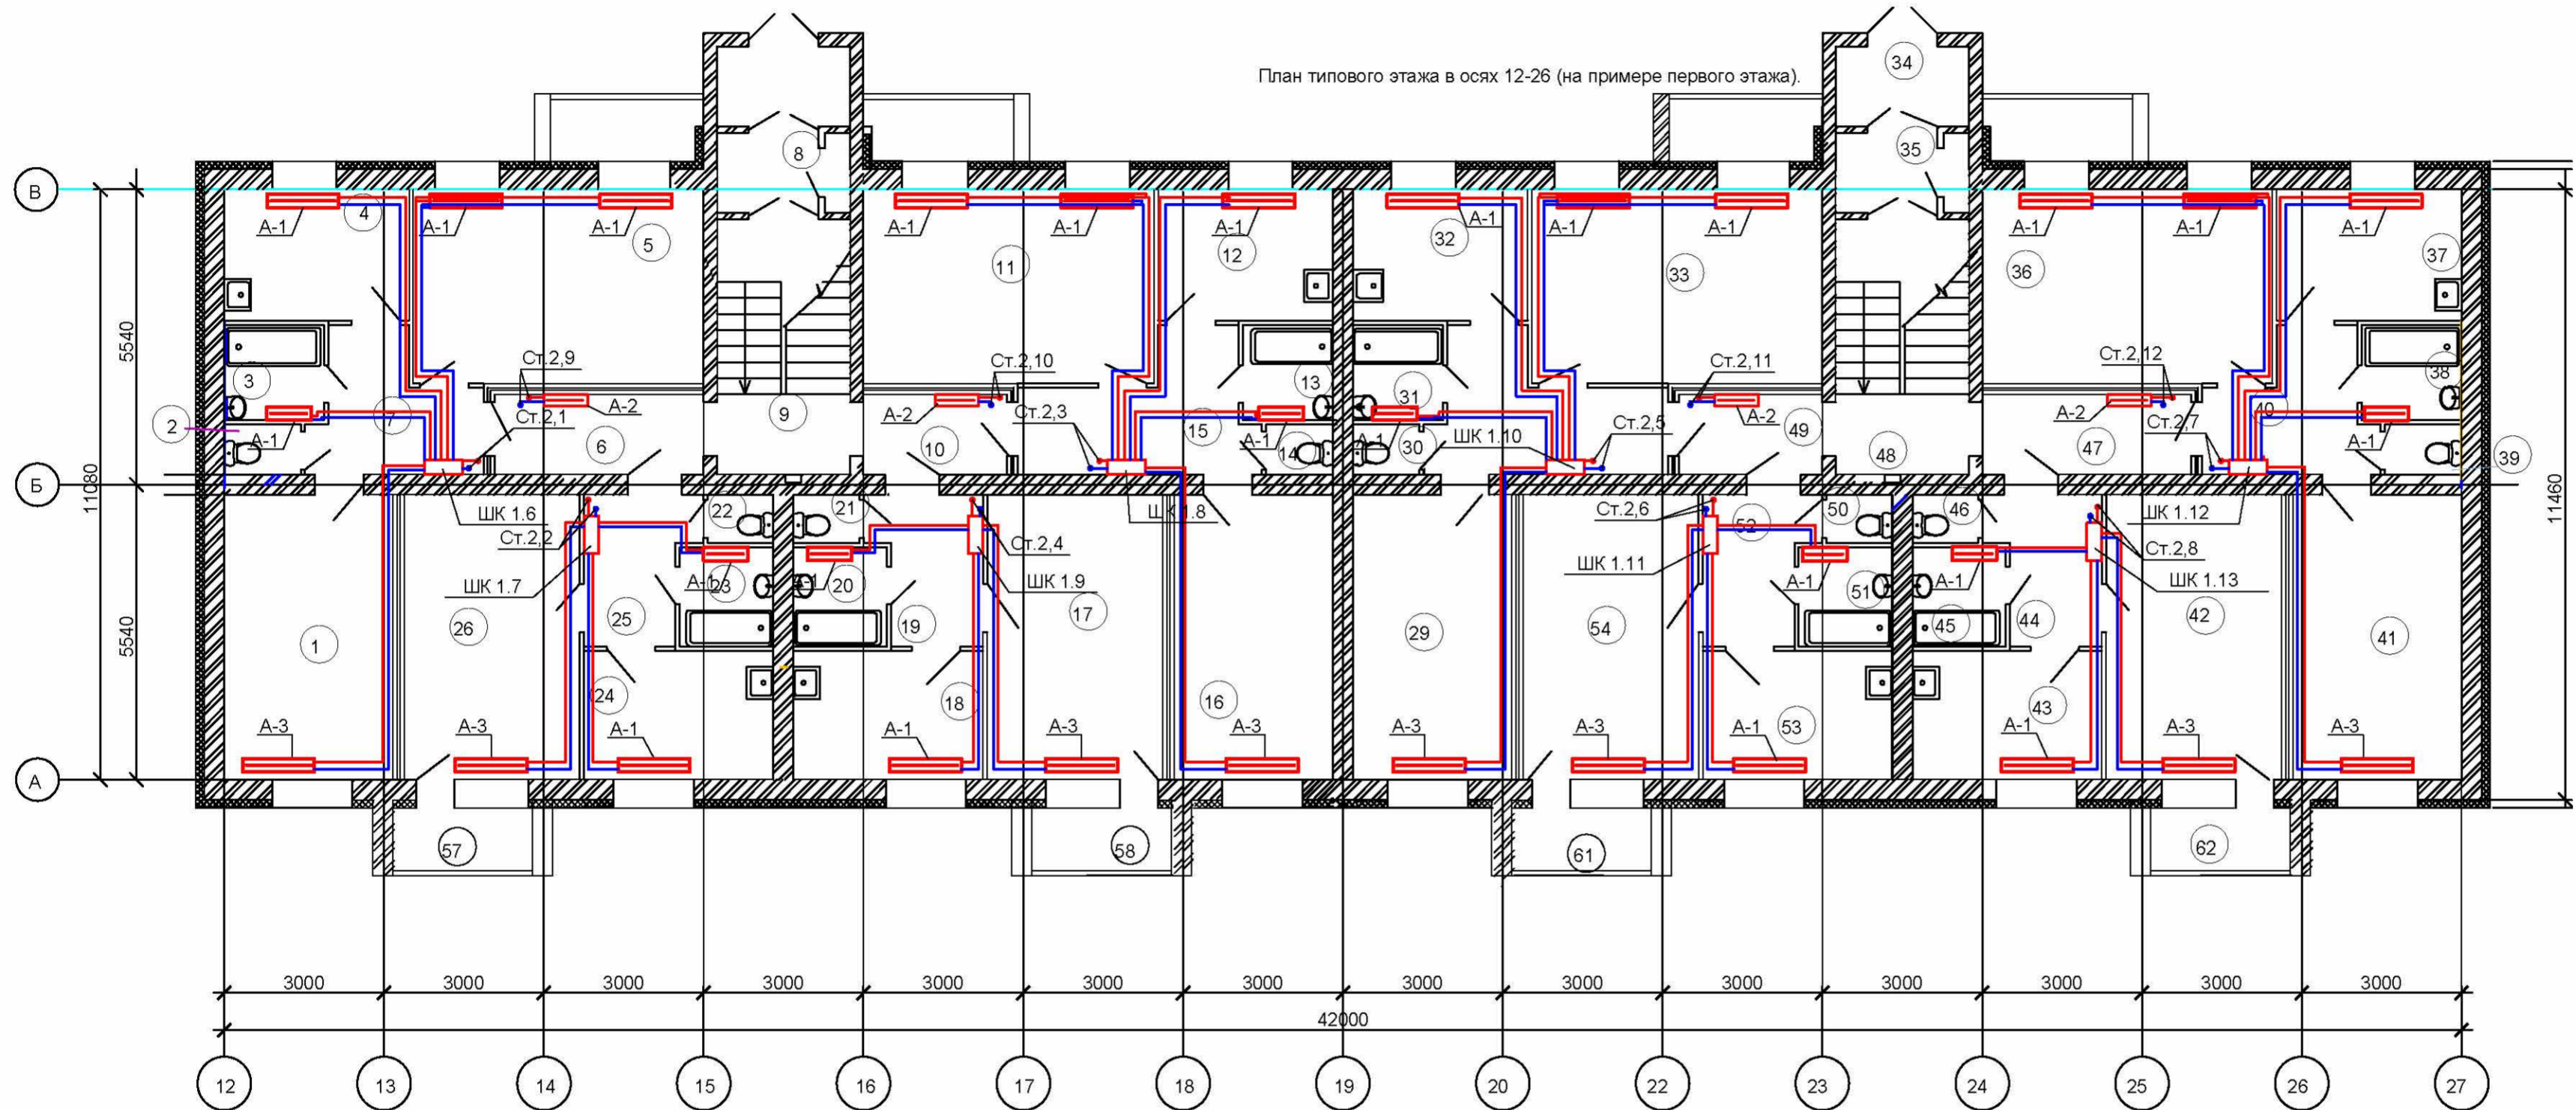

Блок-схема

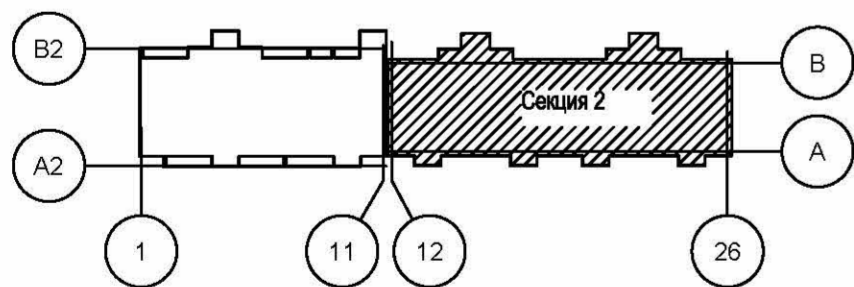

- Примечание:
- ШК 1.6 - Шкаф коллекторный (1-этаж; 6-поряд. номер)
 - Конвектор отопления
 - Полотенце сушитель
 - Шкаф коллекторный (1-этаж; 6-поряд. номер)
 - Шкаф коллекторный - Наборы коллекторные DN 25(6) + Шкафы колекторные705x1050мм Herz

1709131-ОВ				
Отопление и вентиляция		Стадия	Лист	Листов
План типового этажа в осях 12-26 отопление (на примере первого этажа).		Р	6,1	22

Копировал

А3

Взам. инв. №
Подп. и дата
Инв. № подл.