



План типового этажа в осях 12-26 (на примере первого этажа).

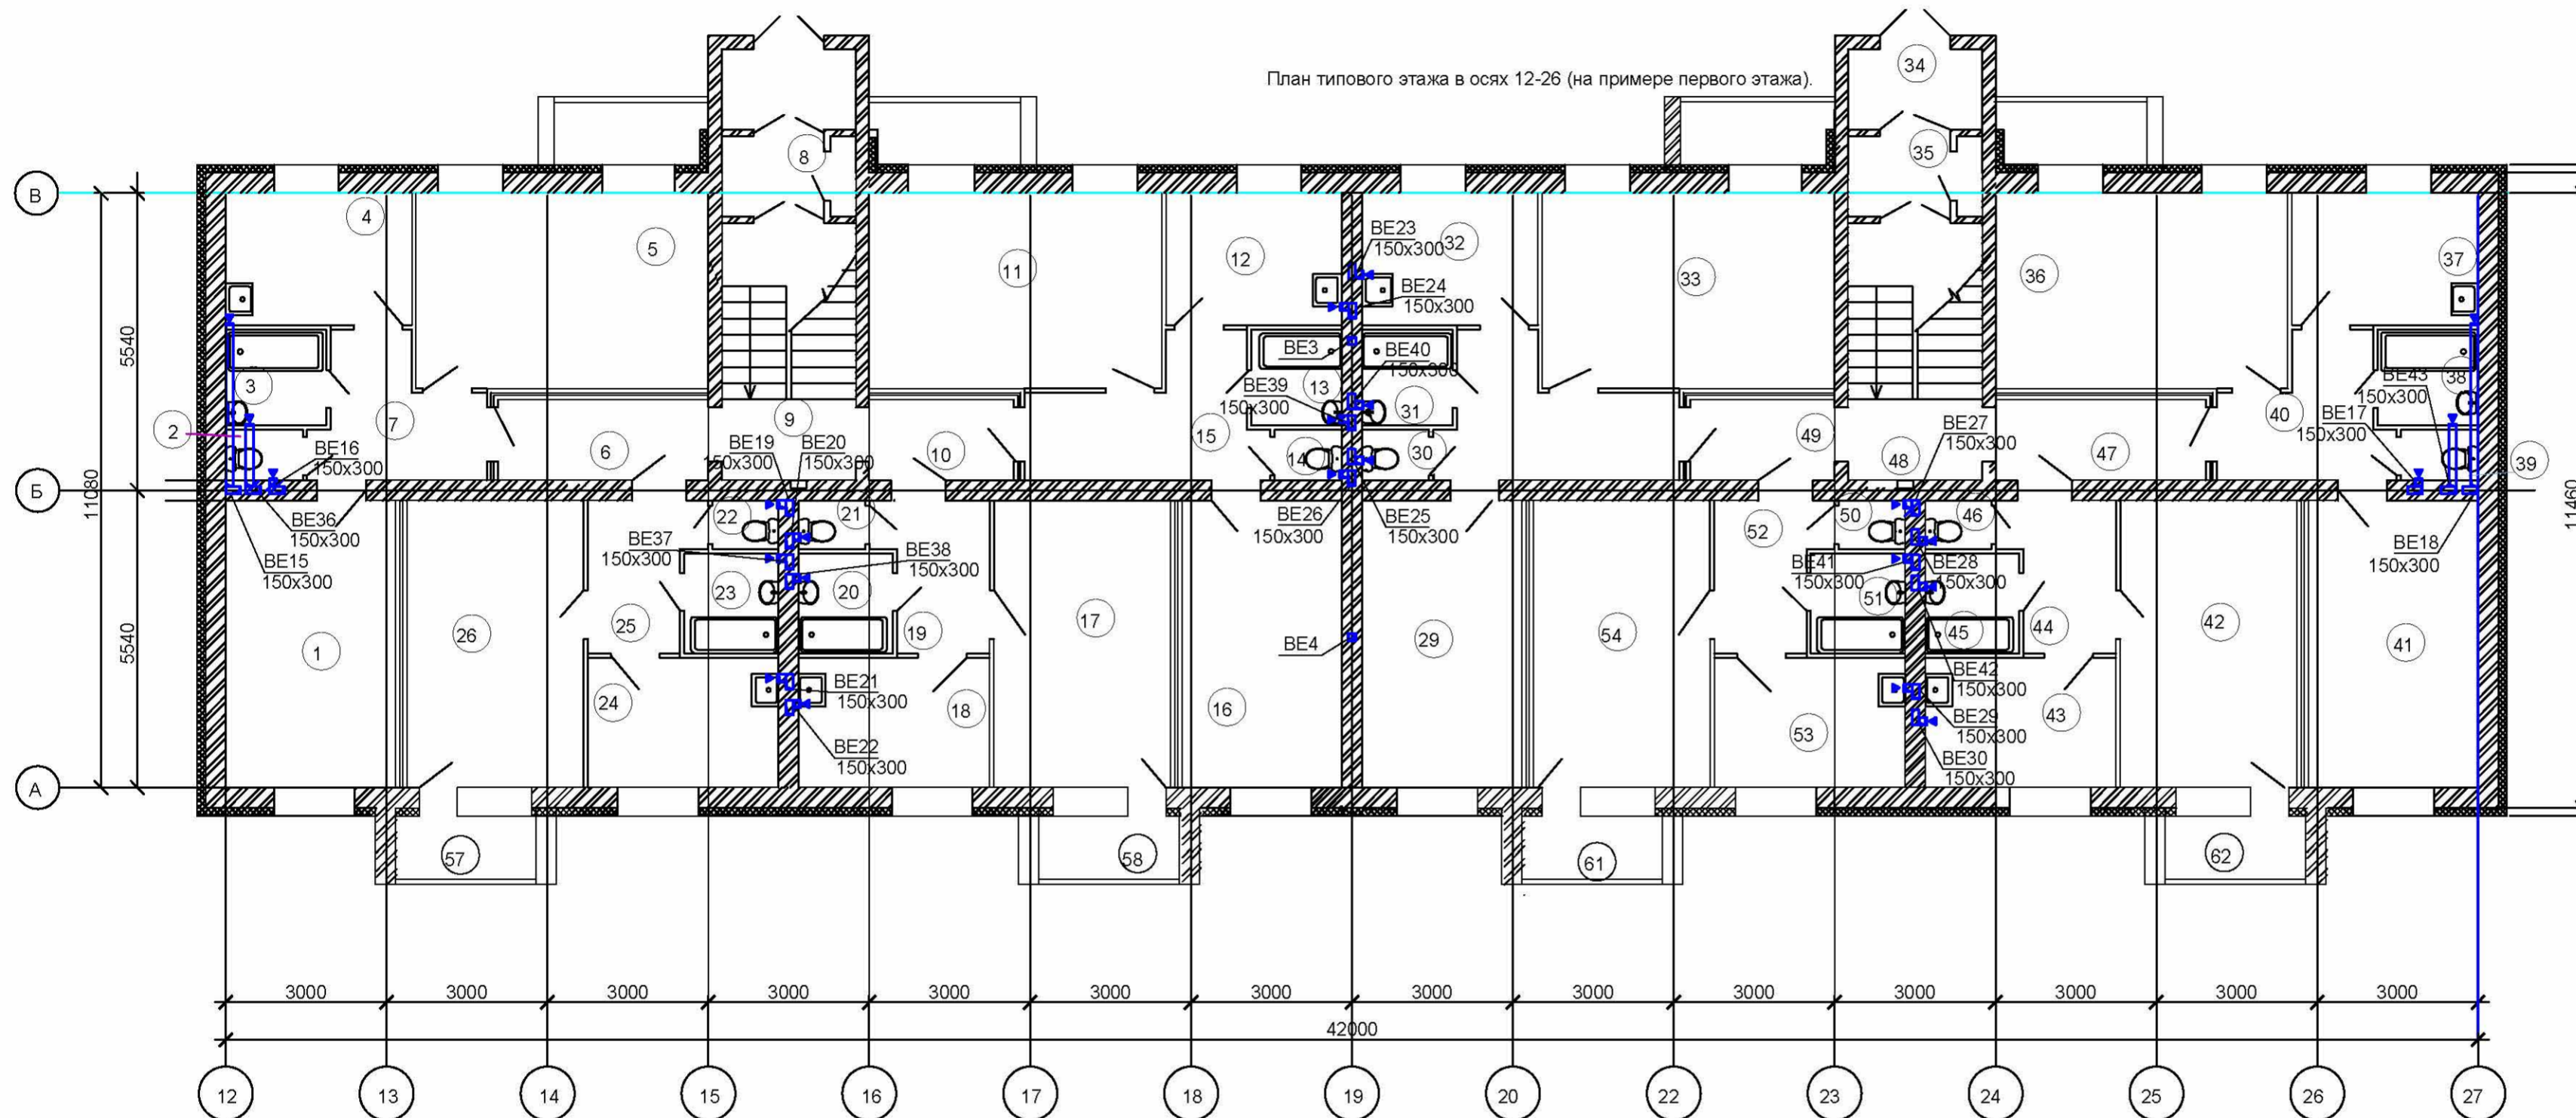

Блок-схема

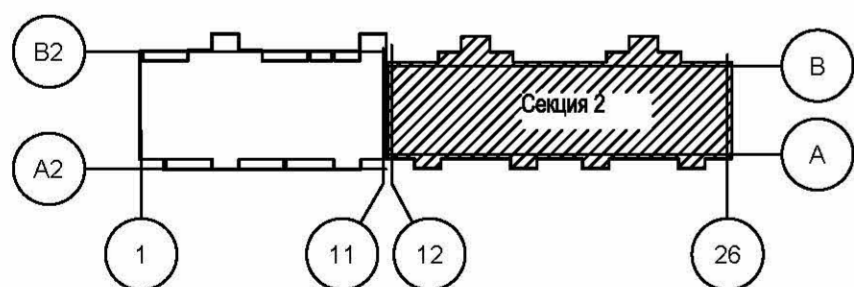

- Примечание:
- ШК 1.6 - Шкаф коллекторный ( 1-этаж; 6-поряд. номер)
  - ☐ - Конвектор отопления
  - ☐ - Полотенце сушитель
  - ☐ - Шкаф коллекторный ( 1-этаж; 6-поряд. номер)
- Шкаф коллекторный - Наборы коллекторные DN 25(6) + Шкафы коллекторные 705x1050мм Herz

1709131-ОВ			
Отопление и вентиляция			
Стадия	Лист	Листов	
Р	6,2	22	
План типового этажа в осях 12-26 вентиляция (на примере первого этажа).			

Копировал

А3

Изм. № подл. Подп. и дата. Взам. инв. №