



План чердака в осях 1-12

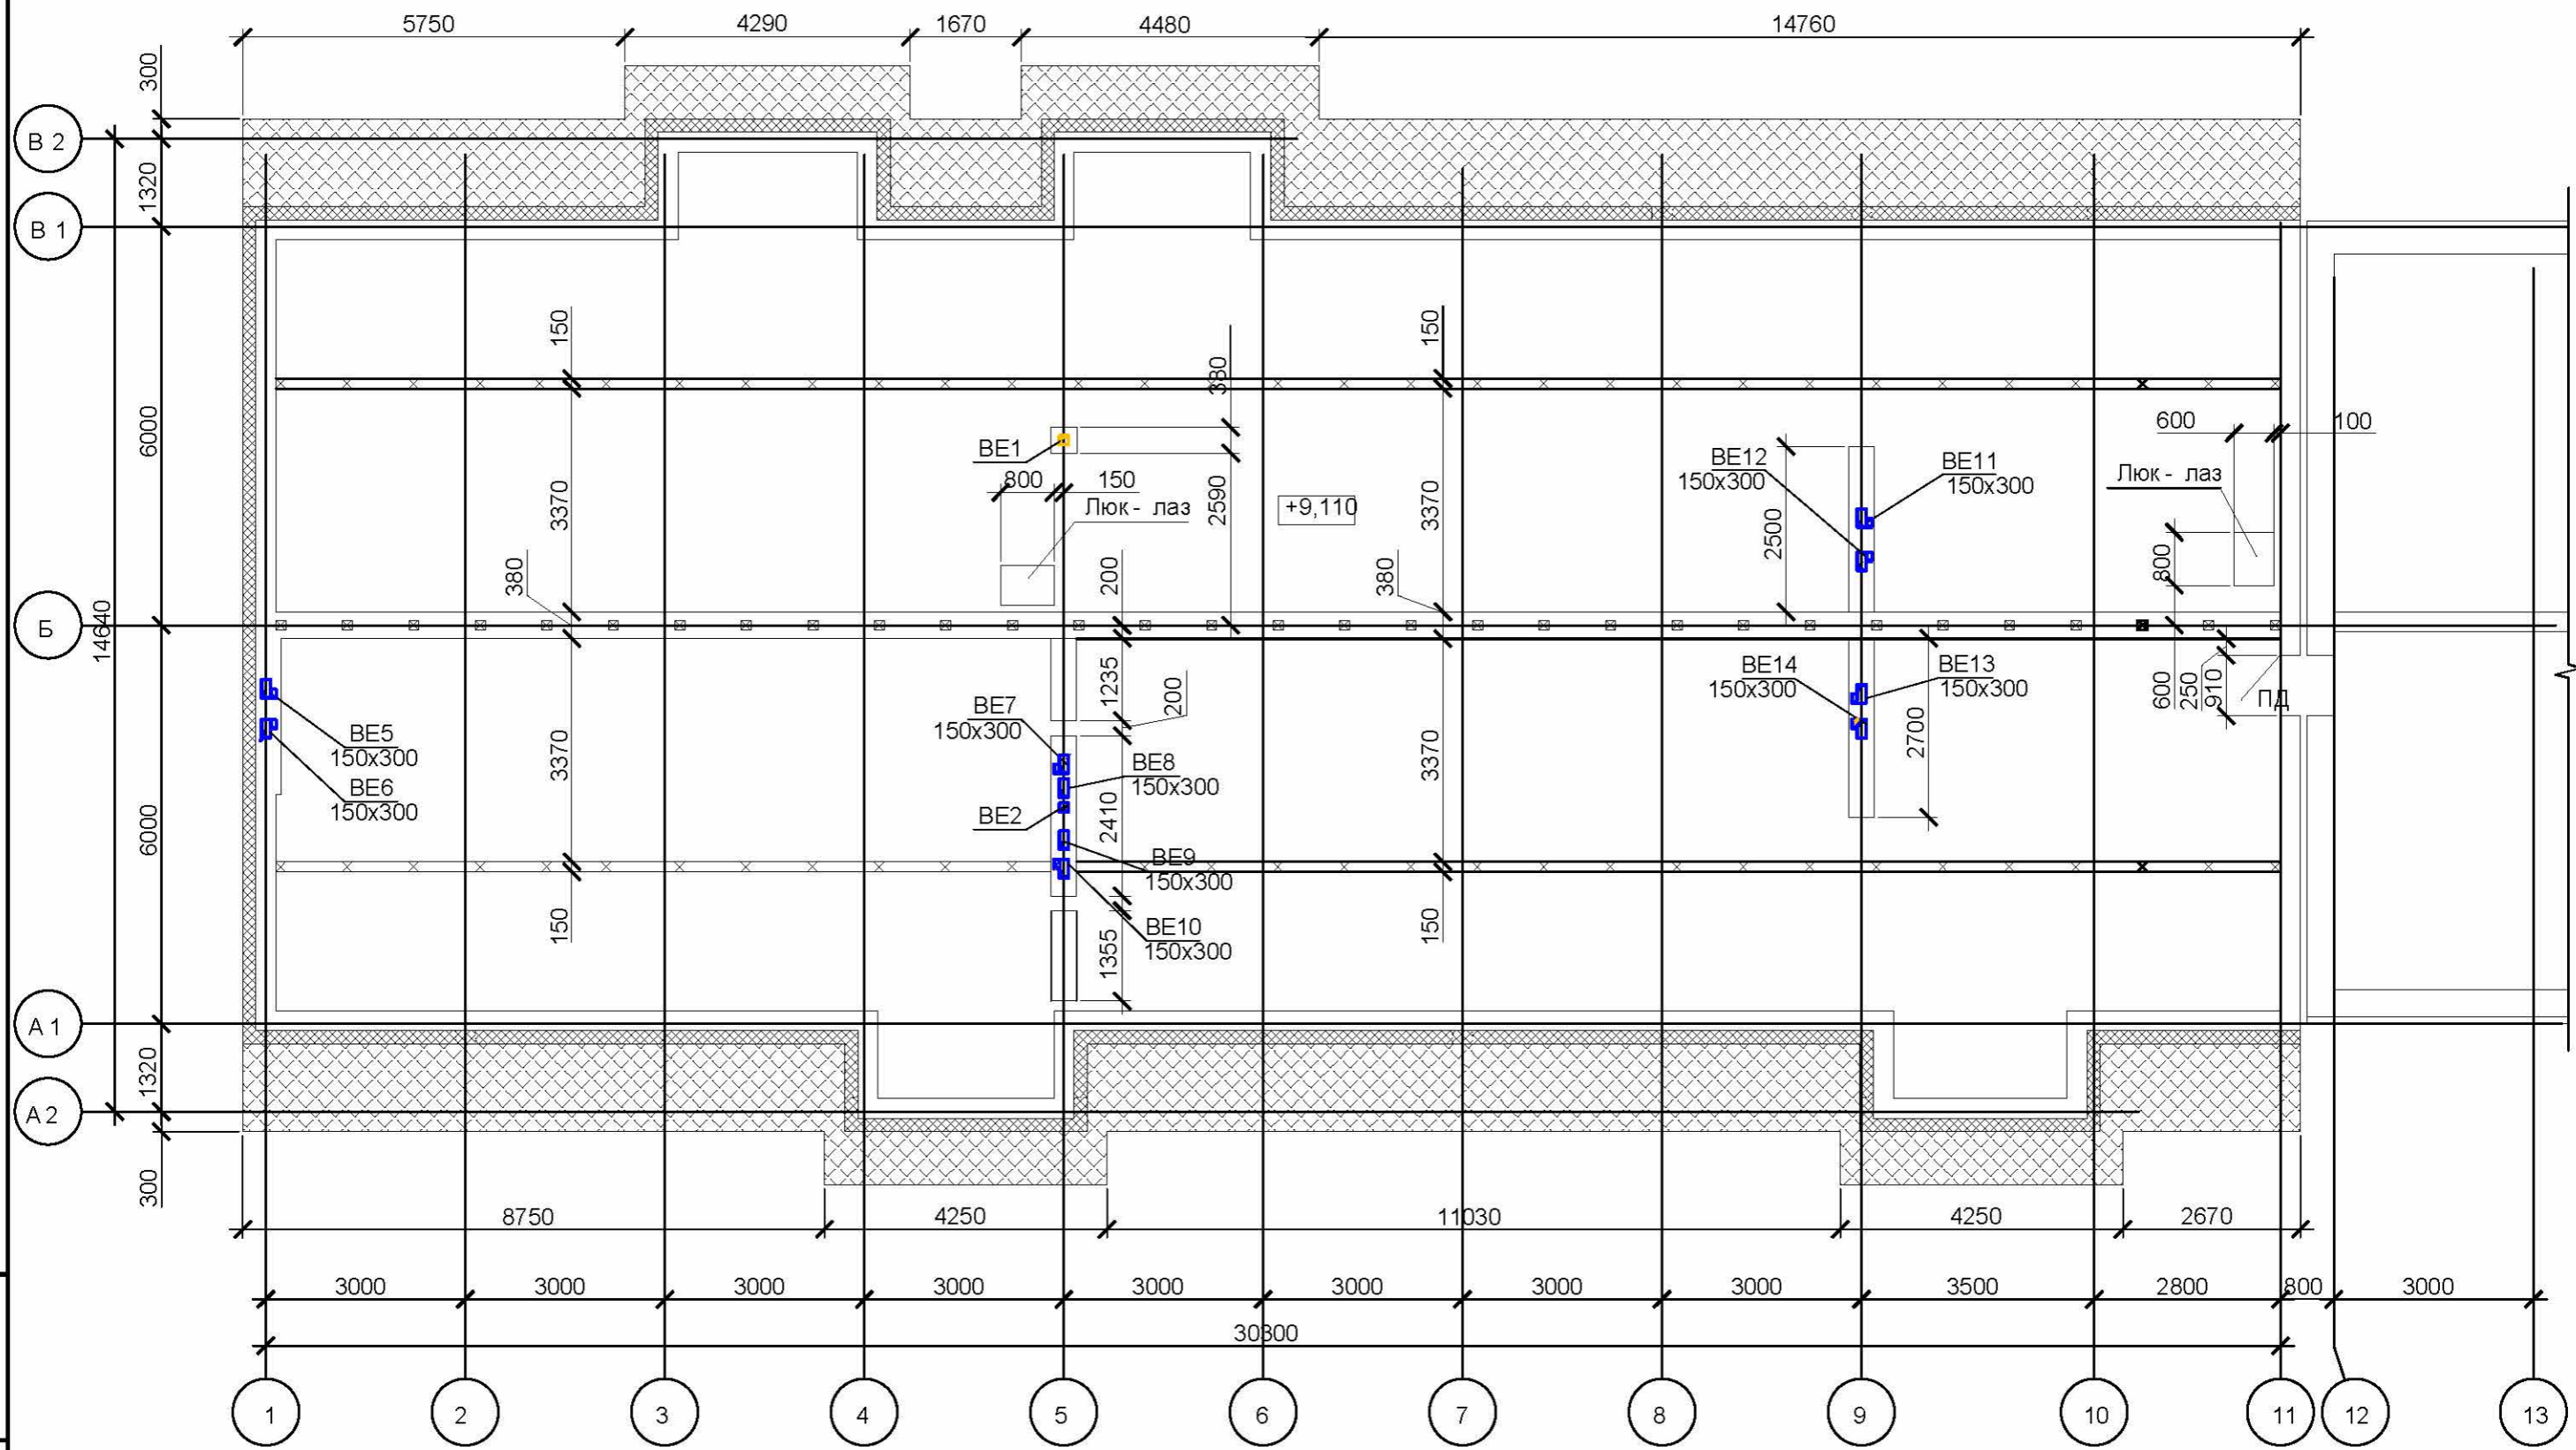

Блок-схема

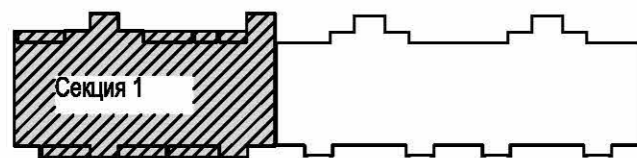

Инд. № подл. Подп. и дата Взам. инв. №

1709131-ОВ			
Отопление и вентиляция	Стадия	Лист	Листов
	Р	7	22
План чердака 1-12 ось			