



План чердака в осях 12-27

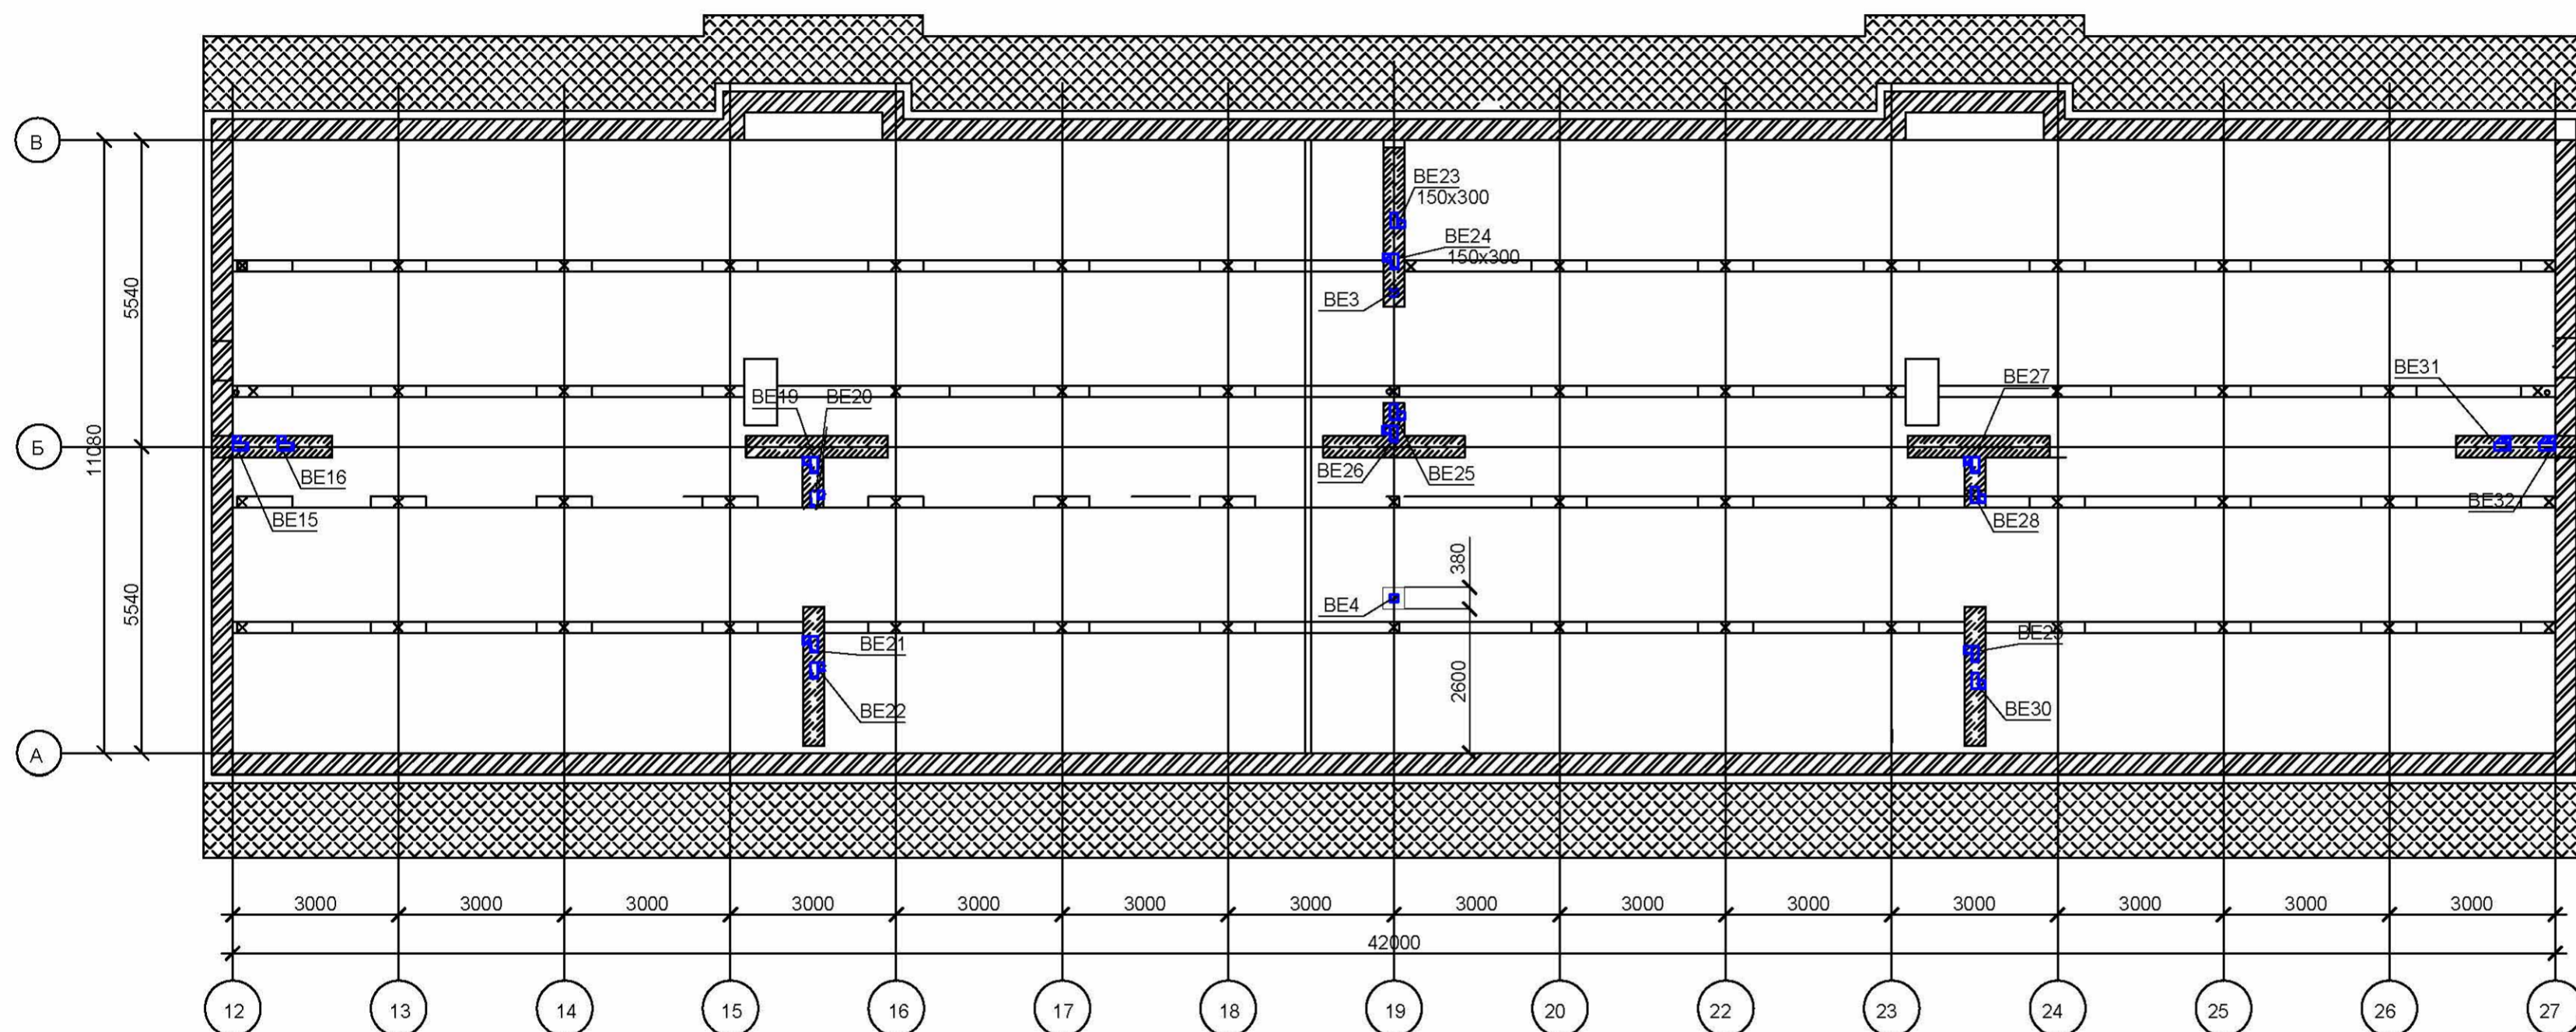

Принципиальная схема
вентиляции 1 лист.

Блок-схема

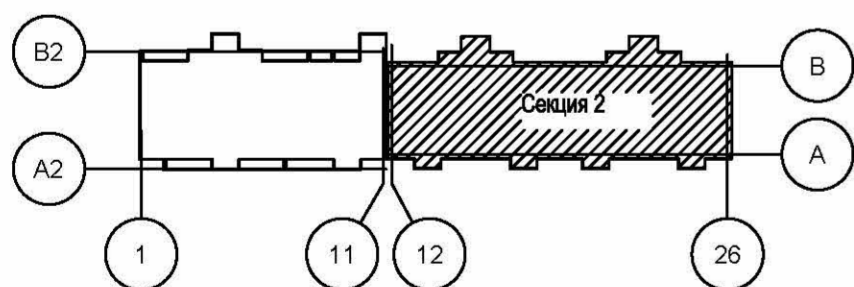

1709131-OB			
Отопление и вентиляция			
Стадия	Лист	Листов	
Р	8	22	
План чердака 12 -28 ось			

Копировал

A3

Изм. № подл. Подп. и дата. Взам. инв. №