



СХЕМА ОБВЯЗКИ  
Шкаф коллекторный

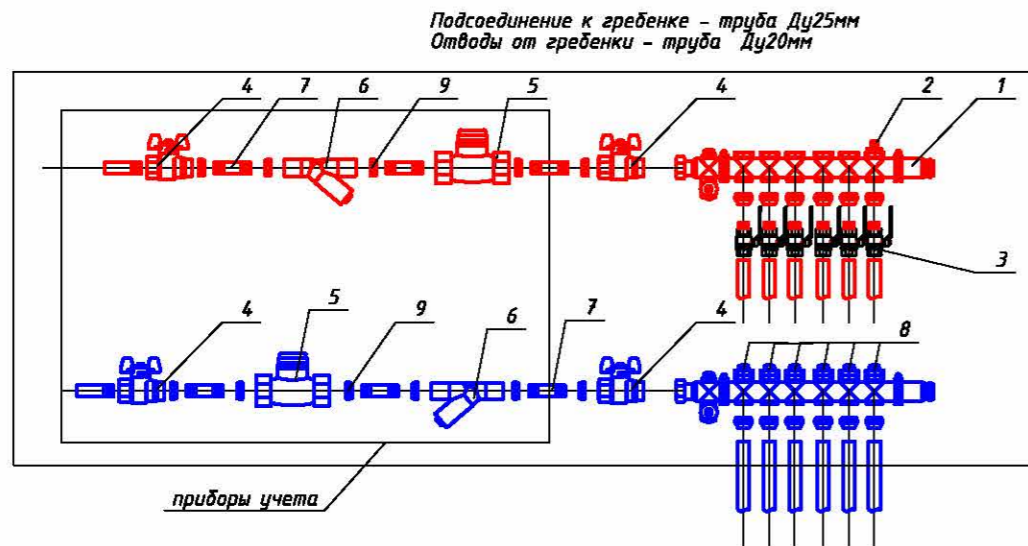


Экспликация оборудования

Взам. инв. №	Услов. обозн. по плану	Наименование оборудования	Тип обозначение	Кол-во шт.	Примечание
	1	Наборы коллекторные DN 25	Herz	53	
	2	Воздухоотводчик	DN 15	53	
	3	Труба 16мм	Pe-RT/Al/Pe-HD	1500м	
	4	Кран шаровой "Optibal"	DN 25	220	
	5	Прибор учета тепла	Тритон Ду15	104	
	6	Фильтр ФММ	DN 25	104	
	7	Резьба 100мм	DN 25	300	
	8	Балансировочный вентиль	DN 20	320	
Инв. № подл.	9	Гайка	DN 25	600	

Узел подключения конвекторов  
(проходной)

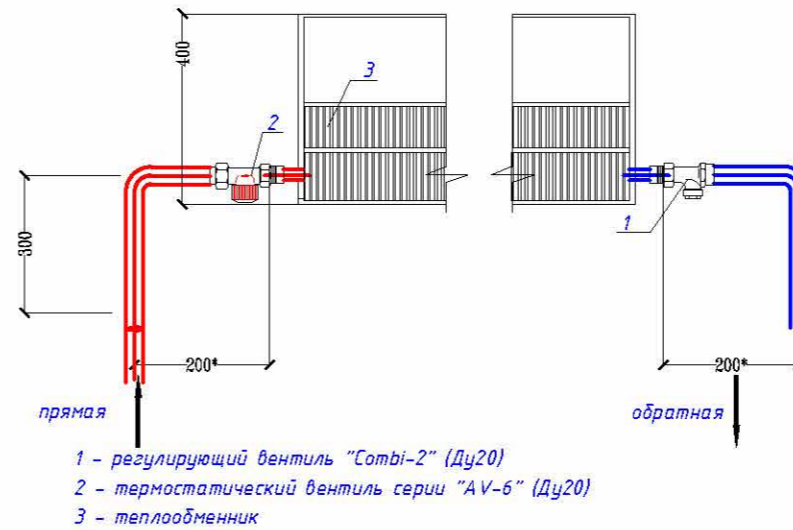

Узел подключения конвекторов  
(концевой)\*

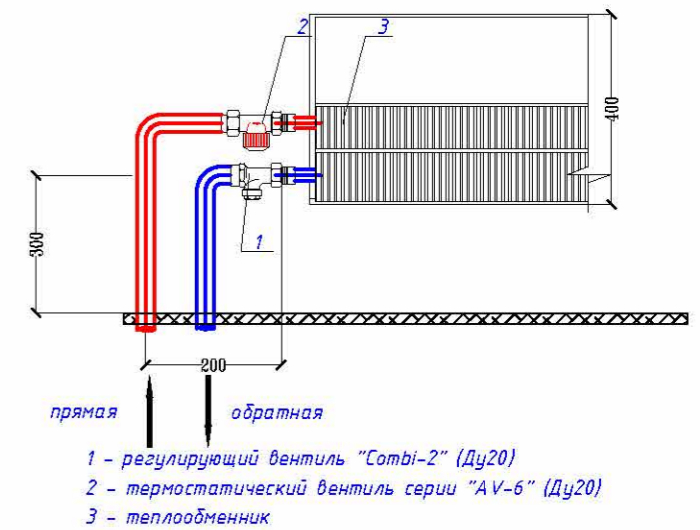

\* на отопительных приборах устанавливаемых на лестничной клетке регулирующие и запорные вентили не устанавливаются.

Экспликация оборудования

Услов. обозн. по плану	Наименование оборудования	Тип обозначение	Кол-во шт.	Примечание
A-1	Конвектор Универсал "КНУ-С"	КСК 20-1,226 П	67	
A-1	Конвектор Универсал "КНУ-С"	КСК 20-1,226 К	156	
A-2	Конвектор Универсал "КНУ-С"	КСК 20-1,716 К	24	
A-3	Конвектор Универсал "КНУ-С"	КСК 20-2,328 К	32	

1709131-ОВ				
Отопление и вентиляция		Стадия	Лист	Листов
		Р	13	22
Схема подключения. Экспликация оборудования.				