



Ст.2,1; Ст.2,5; (Ст. 2,3н;Ст.2,7н)

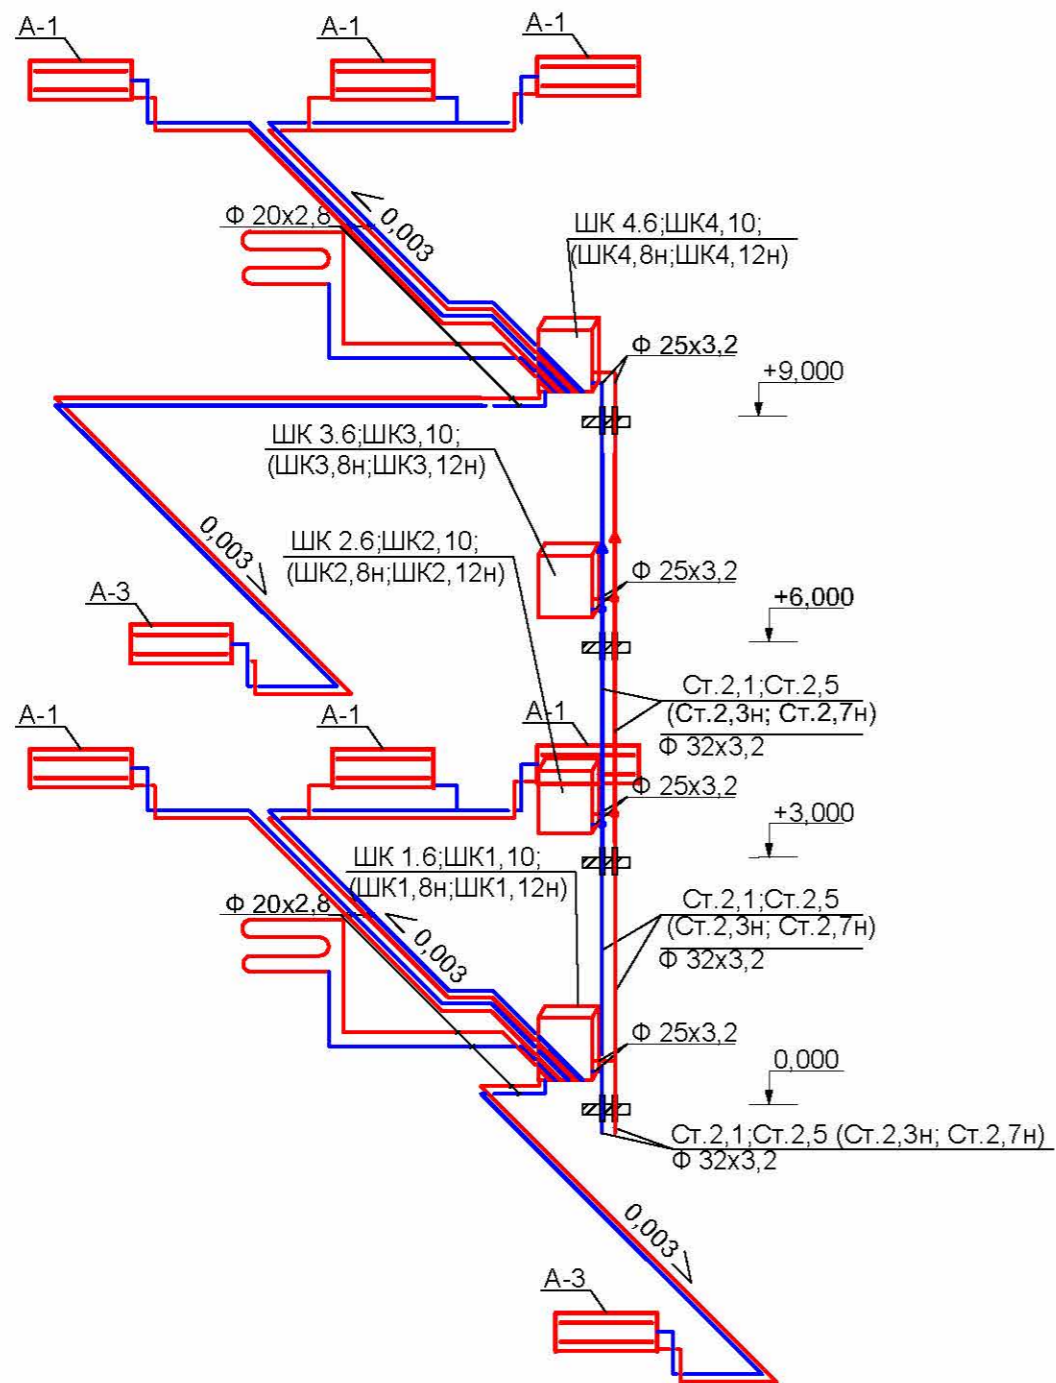

Ст.2,2;Ст.2,6
(Ст.2,4н; Ст. 2,8н)

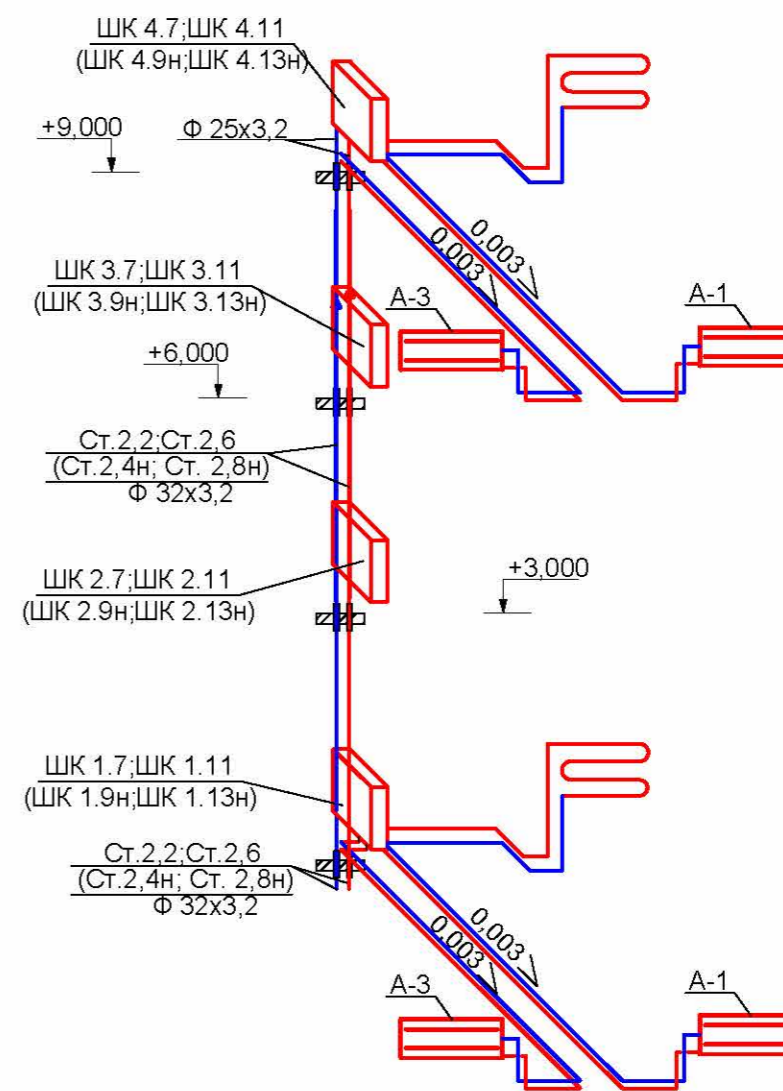

Инв. № подл.	
Подп. и дата	
Взам. инв. №	

				1709131-ОВ		
				Отопление и вентиляция		
				Стадия	Лист	Листов
				Р	20	22
				Принципиальная схема отопления Ст.2,1; Ст.2,5; (Ст. 2,3н;Ст.2,7н) Ст.2,2;Ст.2,6; (Ст.2,4н; Ст. 2,8н)		