


План цокольного этажа

пол цокольного этажа  
-3.620  
117.125

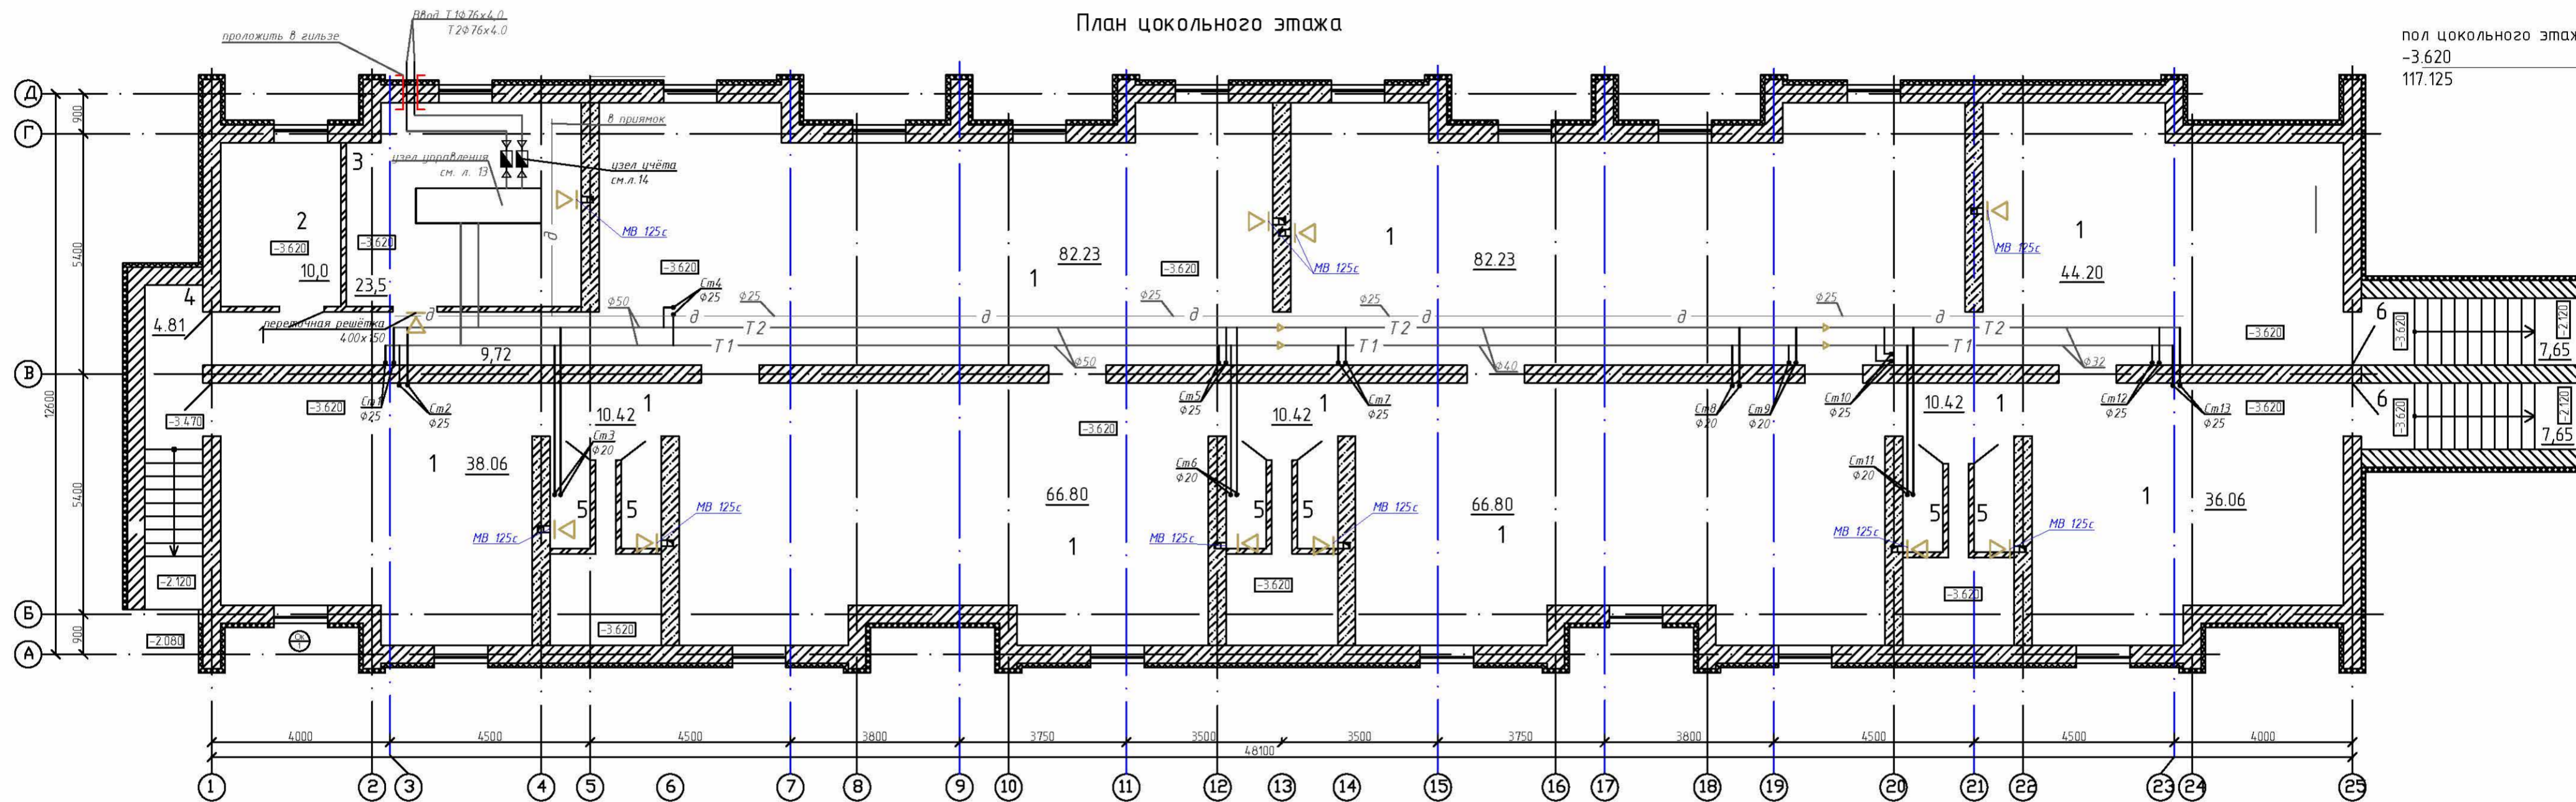

Экспликация помещений

№	Наименование помещений	Площадь
1	Вспомогательные помещения	426,1м2
2	Электрощитовая	10,0м2
3	Тепловой узел	23,5м2
4	Лестница №1	4,81м2
5	Туалет	10,8м2
6	Лестница №2	15,3м2

1. Трубопроводы показаны условно, проложить вдоль стен.

					МИТ 03-13-0В			
Изм.	Кол.	Лист	№ док.	Подп.	Дата			
						Трехэтажный жилой дом		
						Стадия	Лист	Листов
						ПД	3	
						План цокольного этажа. Отопление.		
ГИП								
Разработал								
Норм. конт.								