


План цокольного этажа

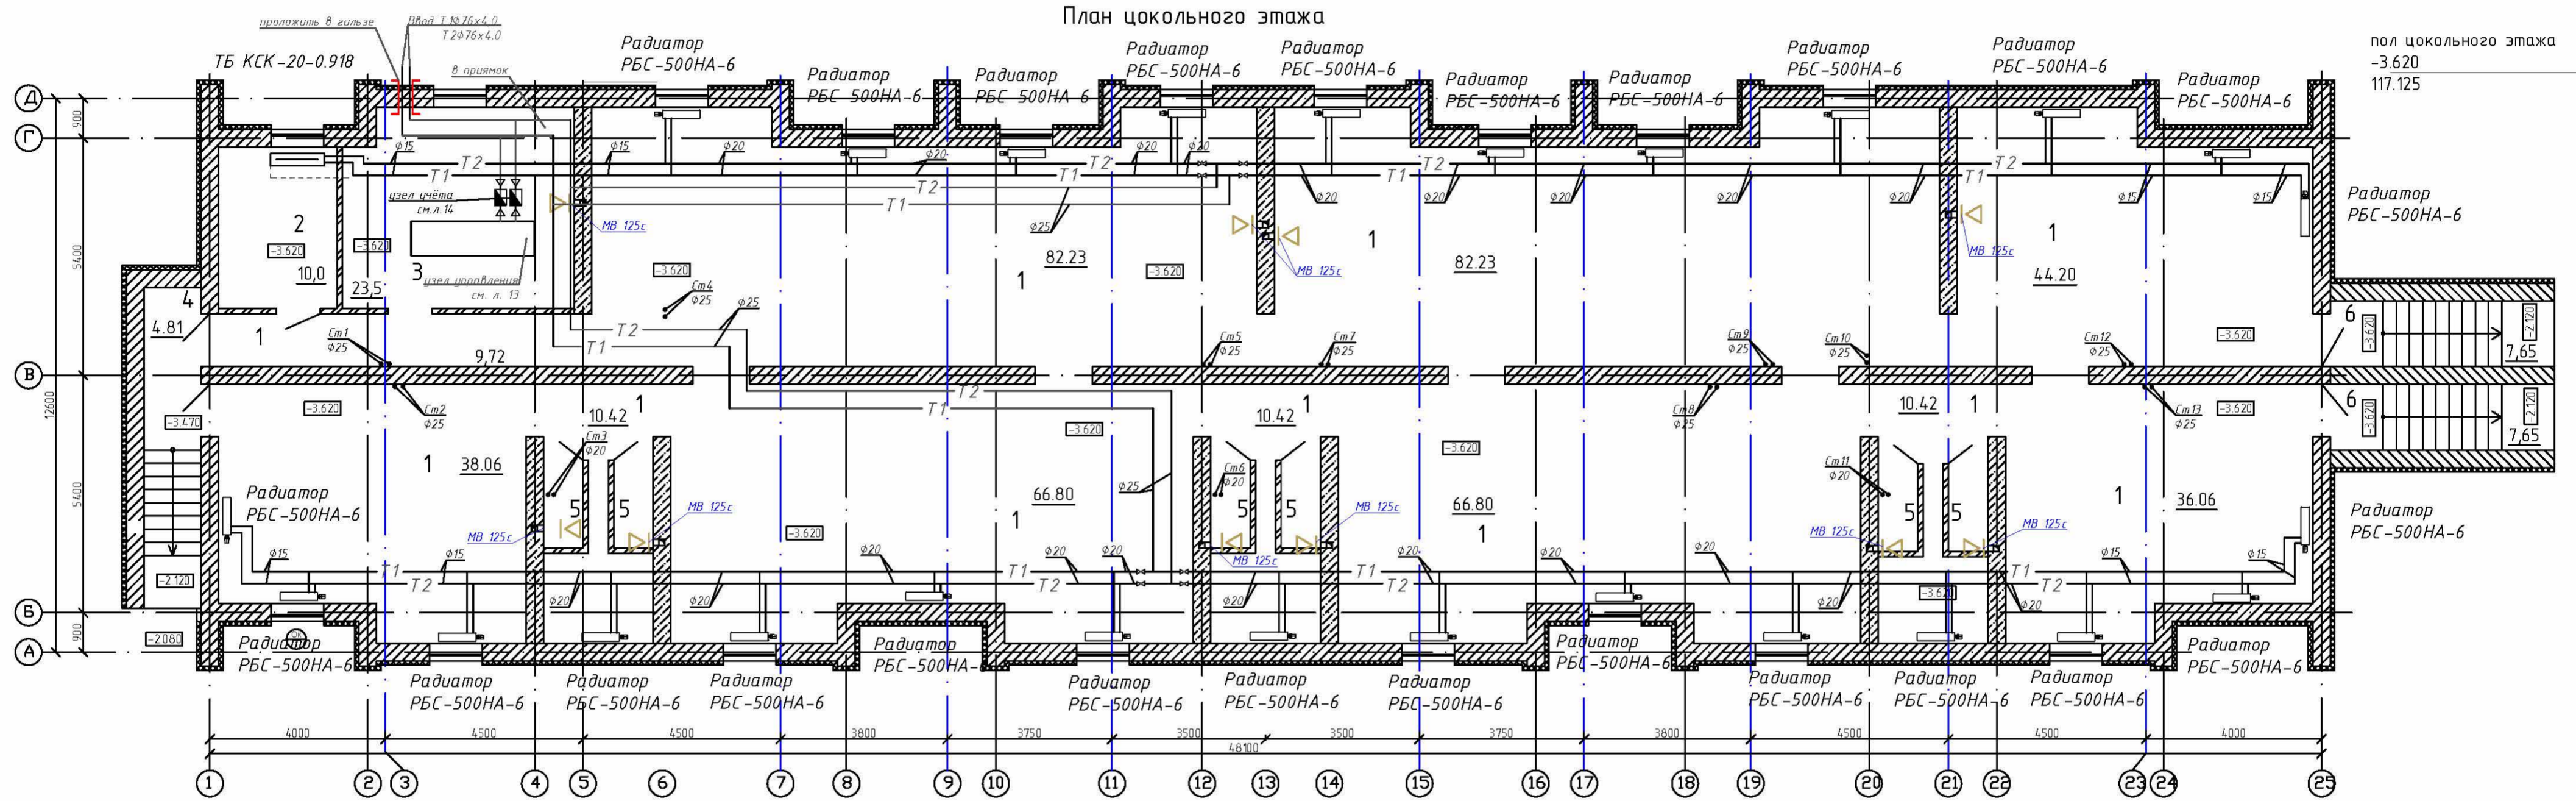

Экспликация помещений

№	Наименование помещений	Площадь
1	Вспомогательные помещения	426,1м2
2	Электрощитовая	10,0м2
3	Тепловой узел	23,5м2
4	Лестница №1	4,81м2
5	Туалет	10,8м2
6	Лестница №2	15,3м2

1. Трубопроводы показаны условно, проложить вдоль стен.
2. Трубопроводы в местах прохода через стены проложить в гильзах.

МИТ 03-13-0В						
Изм.	Кол.	Лист	№ док.	Подп.	Дата	
Трехэтажный жилой дом				Стадия	Лист	Листов
ГИП				ПД	4	
Разработал				План цокольного этажа.		
Норм. конт.				Отопление помещений.		