


# План 4-го этажа

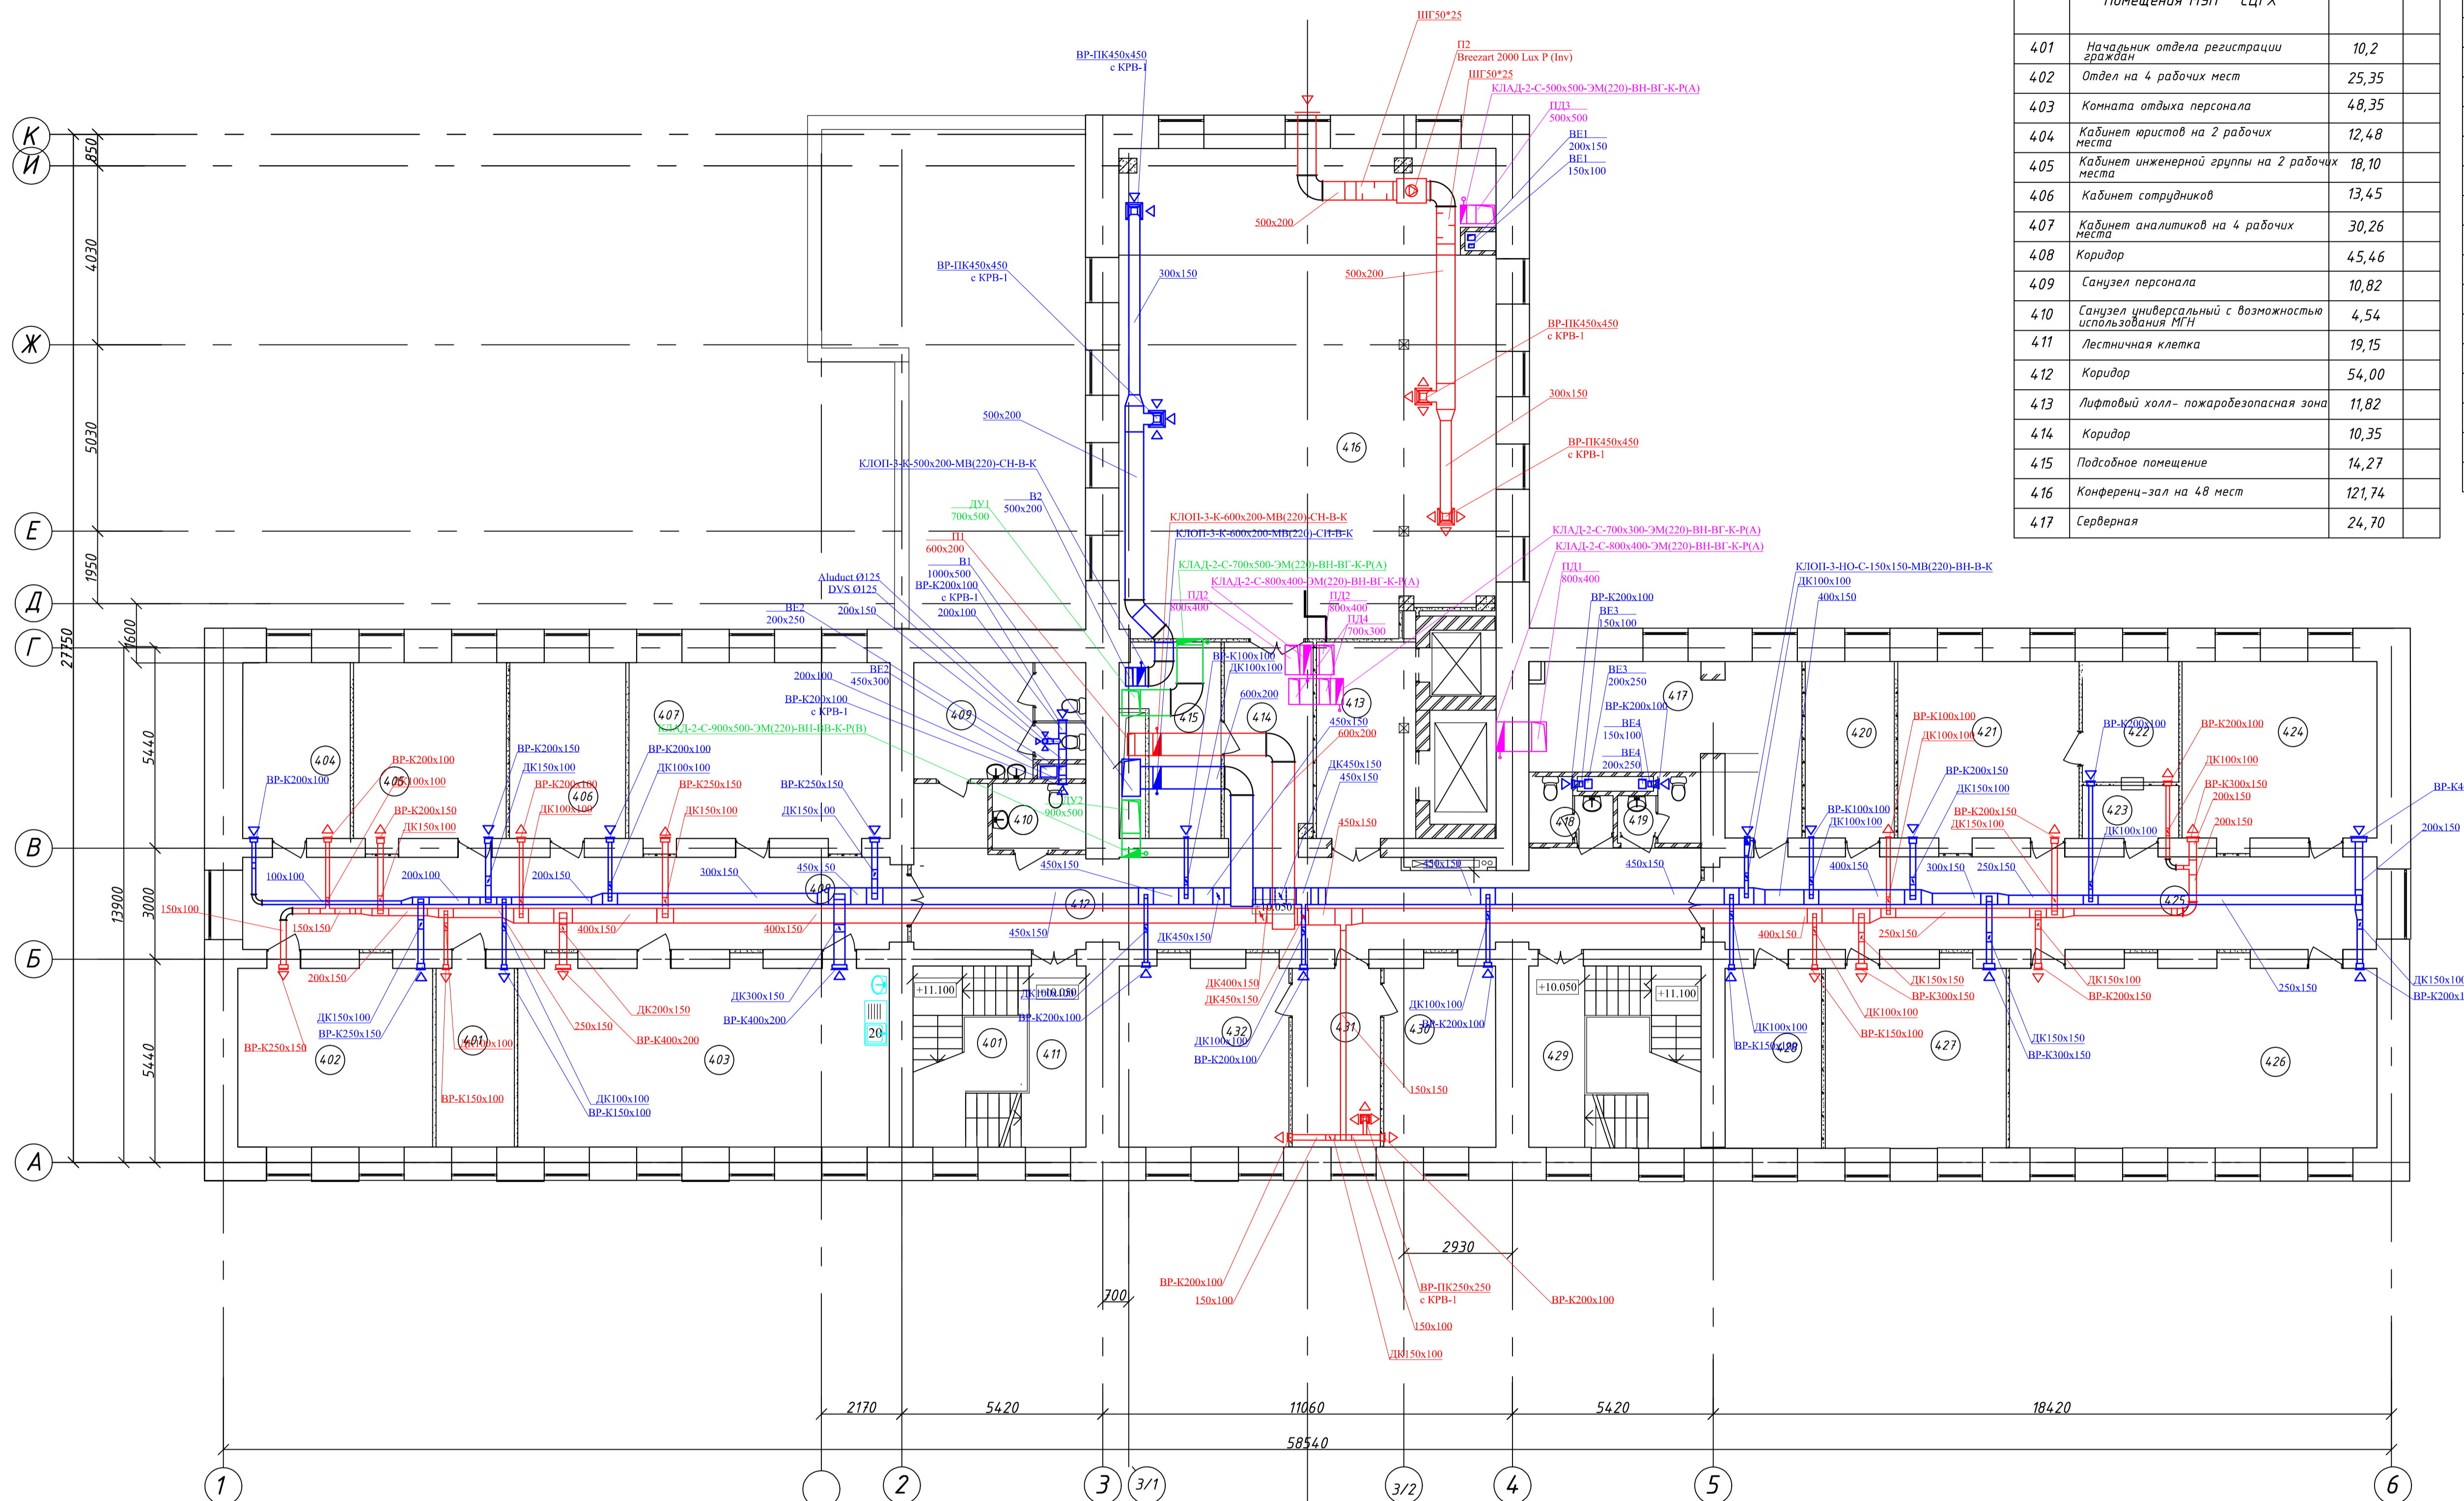

Экспликация помещений

| № помещ              | Наименование   | Площадь м <sup>2</sup> | Категория |
|----------------------|--|------------------------|-----------|
| 1                    | 2  | 3                      | 4         |
| Помещения МУП "СЦГХ" |  |                        |           |
| 401                  | Начальник отдела регистрации граждан                   | 10,2                   |           |
| 402                  | Отдел на 4 рабочих мест                                | 25,35                  |           |
| 403                  | Комната отдыха персонала                               | 4,8,35                 |           |
| 404                  | Кабинет юристов на 2 рабочих места                     | 12,48                  |           |
| 405                  | Кабинет инженерной группы на 2 рабочих места           | 18,10                  |           |
| 406                  | Кабинет сотрудников                                    | 13,45                  |           |
| 407                  | Кабинет аналитиков на 4 рабочих места                  | 30,26                  |           |
| 408                  | Коридор  | 45,46                  |           |
| 409                  | Санузел персонала                                      | 10,82                  |           |
| 410                  | Санузел универсальный с возможностью использования МПН | 4,54                   |           |
| 411                  | Лестничная клетка                                      | 19,15                  |           |
| 412                  | Коридор  | 54,00                  |           |
| 413                  | Лифтовый холл - пожаробезопасная зона                  | 11,82                  |           |
| 414                  | Коридор  | 10,35                  |           |
| 415                  | Подсобное помещение                                    | 14,27                  |           |
| 416                  | Конференц-зал на 48 мест                               | 121,74                 |           |
| 417                  | Серверная  | 24,70                  |           |

| 1   | 2                                  | 3     | 4 |
|-----|------------------------------------|-------|---|
| 418 | Санузел посетителей                | 3,20  |   |
| 419 | Санузел посетителей                | 3,19  |   |
| 420 | Архив бухгалтерии                  | 10,35 |   |
| 421 | Бухгалтерия(4 рабочих места)       | 21,47 |   |
| 422 | Группа оплаты (2 рабочих места)    | 7,26  |   |
| 423 | Тамбур                             | 3,68  |   |
| 424 | Помещение для множительной техники | 23,04 |   |
| 425 | Коридор                            | 46,82 |   |
| 426 | Архив                              | 43,81 |   |
| 427 | Отдел на 5 рабочих мест            | 21,57 |   |
| 428 | Начальник расчетного отдела        | 10,11 |   |
| 429 | Лестничная клетка                  | 19,15 |   |
| 430 | Кабинет зам. директора             | 11,18 |   |
| 431 | Приемная                           | 10,36 |   |
| 432 | Кабинет директора                  | 18,35 |   |

СОГЛАСОВАНО:  
Имя, № подл., Подпись и дата  
Взамен ив. №

|                                       |             |      |        |         |
|---------------------------------------|-------------|------|--------|---------|
| Заказчик: ООО "Континент" 22/12-19081 |             |      |        |         |
| Объект: Административное здание       |             |      |        |         |
| Изм.                                  | Кол.        | Лист | № док  | Подпись |
| Директор                              |             |      |        |         |
| ГАП                                   |             |      |        |         |
| Гл. спец. ОП                          |             |      |        |         |
| Выполнил                              | Зайцев А.В. |      |        |         |
| Н.контр.                              | Зайцев А.В. |      |        |         |
| Вентиляция и кондиционирование        |             |      | стадия | лист    |
| Вентиляция.                           |             |      | Р      | 5       |
| План 4-го этажа                       |             |      |        |         |