


ЩУНО
(пост охраны)
 $P_p = 11,61 \text{ кВт}$
 $I_p = 19,2 \text{ А}$

рис.1 Расчетная схема сети наружного освещения.

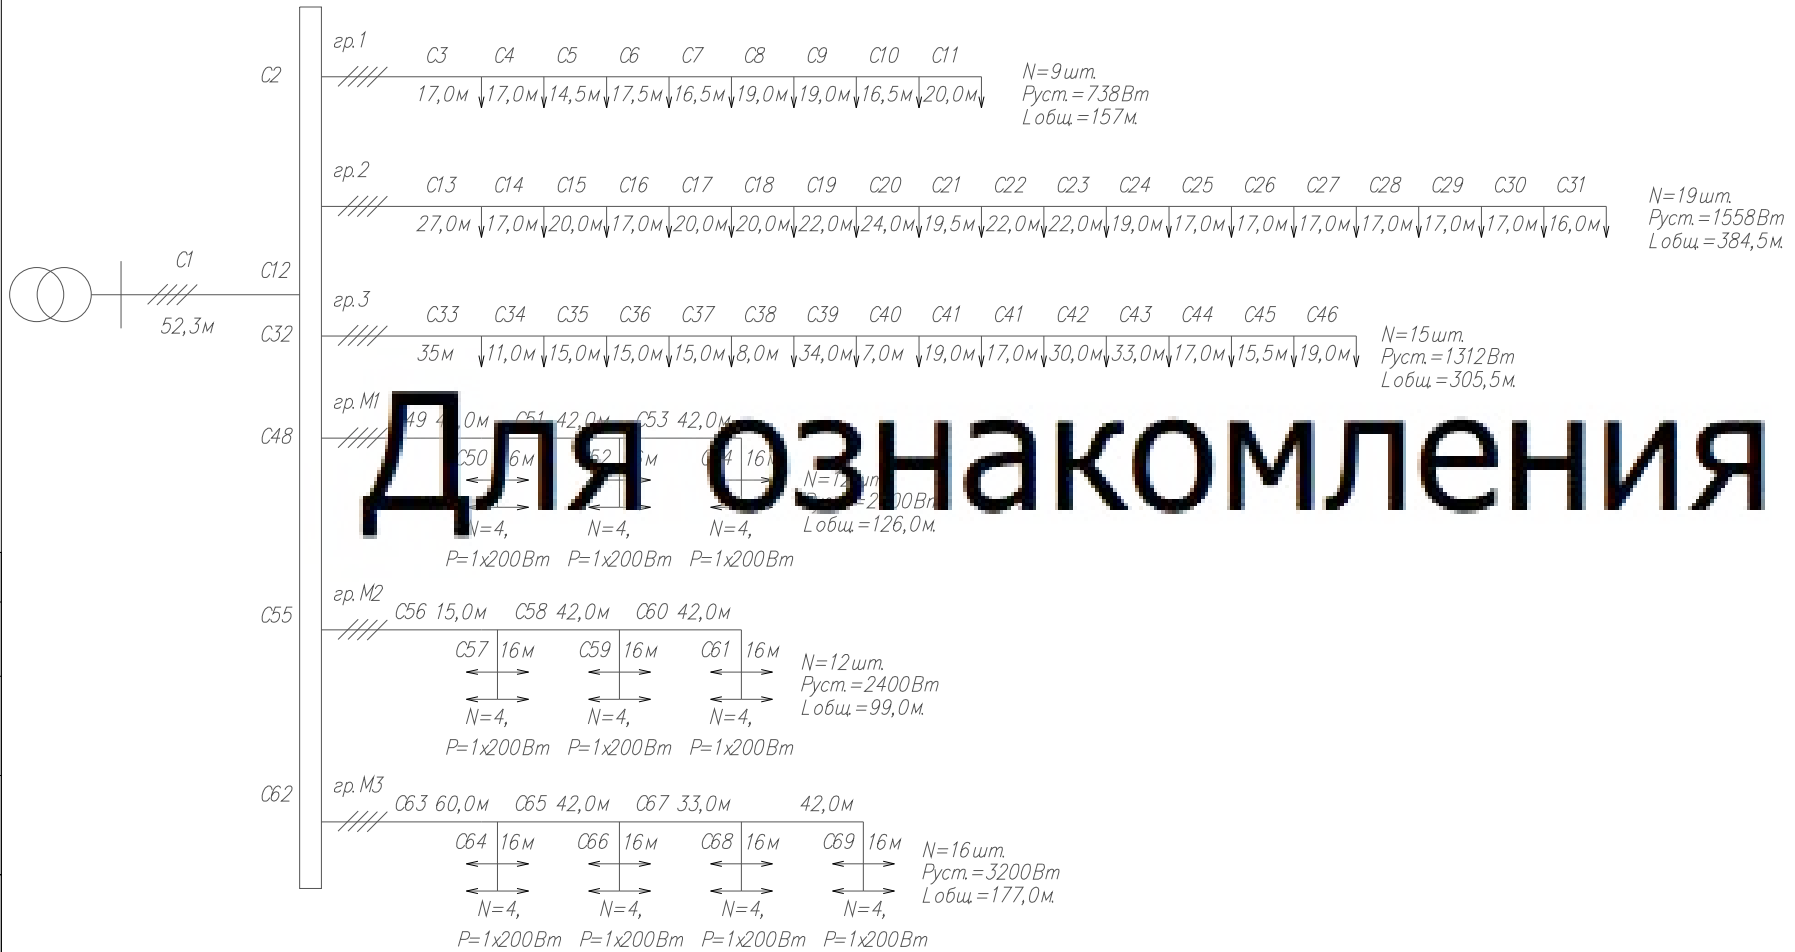

Для ознакомления

Согласовано

Взам. инв. №

Подп. и дата

Инв. № подл.

Шифр: П.014.СГГ.ГК.0914000-ИОС1

Изм.	Коп.уч.	Лист	№ док.	Подпись	Дата
ГИП					
Проверил					
Разработал	Власюк				
Н.контр.					

"Наружное электроосвещение".	Стадия	Лист	Листов
	П	9	
Расчетная схема сети наружного освещения.			