


Согласовано

Взам. инв. №

Подп. и дата

Инв. № подл.

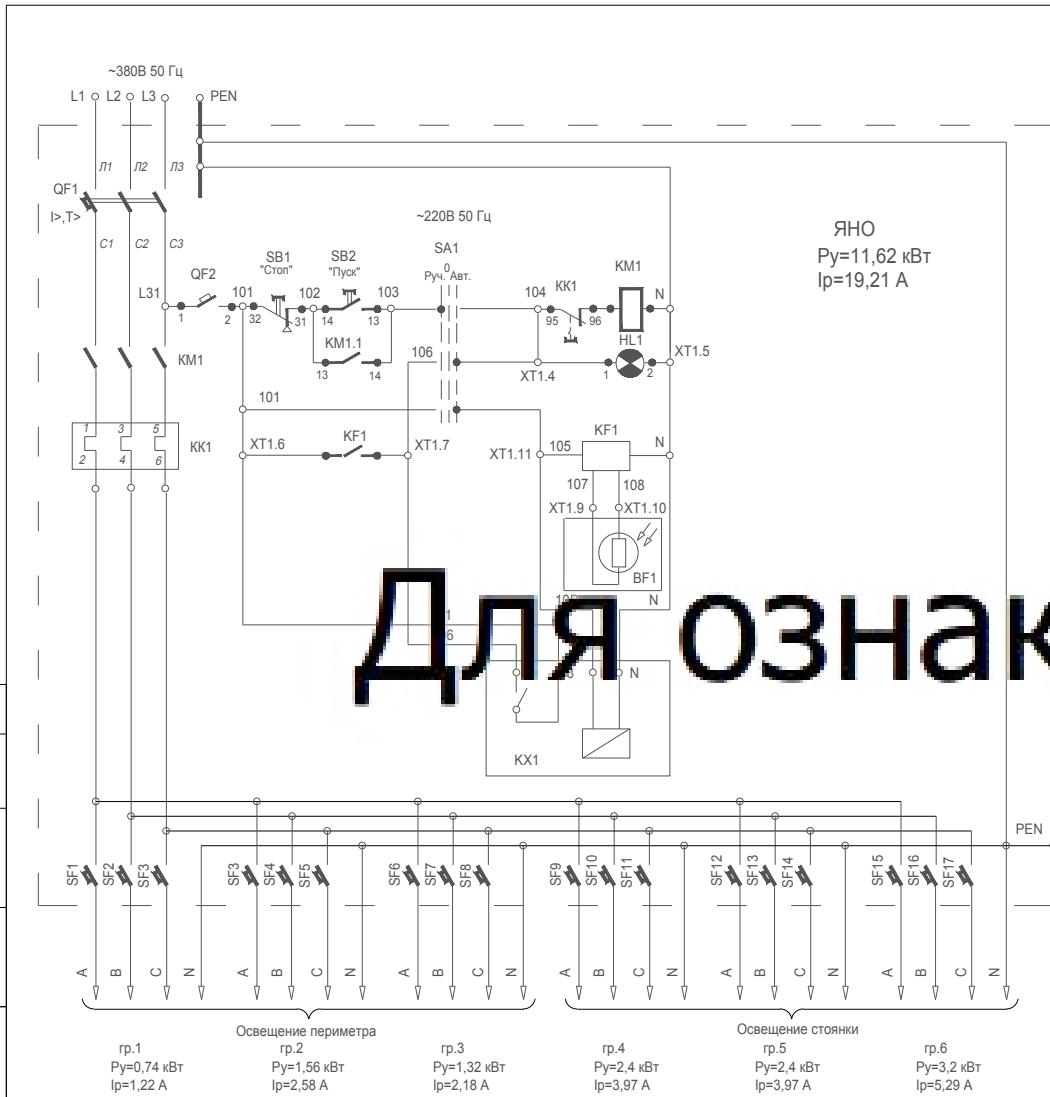

Поз. обознач.	Наименование	Кол.	Примечание
<u>Пост охраны</u>			
ЯНО	Ящик управления освещением ЯУО9602-3474 21УХЛ4, Ин-25А; ввод снизу-4 сальника PG16, ТУ У 24254314.004-97	1	шт.
QF1	Автоматический выключатель однополюсный I <sub>p</sub> =25 А,	1	шт.
QF2	Автоматический выключатель однополюсный I <sub>p</sub> =3 А,	1	шт.
SF1-SF3	Автоматический выключатель однополюсный I <sub>p</sub> =3 А,	3	шт.
SF4-SF8	Автоматический выключатель однополюсный I <sub>p</sub> =6 А,	6	шт.
SF9-SF17	Автоматический выключатель однополюсный I <sub>p</sub> =10 А,	9	шт.
KM1	Контакты малогабаритные серии КМИ КKM21-025-230-10	1	шт.
	Электрические реле времени BR	1	шт.
	контакты (разр. U=220 В 16А на ин-реле КС 204245R0601)		
SA1	Переключатель IEK ALCLR-22 на 3 фиксир. положения I-O-II с длинной рукояткой 1з+1р D22 черный	1	шт.
<u>На фасаде</u>			
BF1	Выносная фотоголовка с фоторезистором ( поставляется комплектно с ящиком управления освещением).	1	шт.

Шифр: П.014.СГГ.ГК.0914000-ИОС1					
Изм.	Кол.уч.	Лист	№ док.	Подпись	Дата
ГИП					
Проверил					
Разработал	Власюк				
Н.контр.					
"Наружное электроосвещение".			Стадия	Лист	Листов
			П	15	
Электрическая схема ящика наружного освещения.					