

Содержание тома

04-15-1-ИОС5.5.1	Текстовая часть	Стр.
1.	Общие сведения.	6
2.	Сети связи.	6
3.	Радиофикация	6
	Графическая часть	
04-15-1-ИОС5.5.1	Схема организации телефонной связи.	1
04-15-1-ИОС5.5.1	КПП. План сети связи и радиофикации.	2
04-15-1-ИОС5.5.1	Производственный корпус. План сети связи и радиофикации 1-го этажа.	3
04-15-1-ИОС5.5.1	Производственный корпус. План сети связи и радиофикации 3-го этажа.	4
04-15-1-ИОС5.5.1	Производственный корпус. План сети связи и радиофикации 3-го этажа.	5
04-15-1-ИОС5.5.1	Склад. План сети связи и радиофикации.	6

Проект разработан в соответствии с государственными нормами, правилами, стандартами, исходными данными, а также техническими условиями и требованиями, выданными органами государственного надзора и заинтересованными организациями при согласовании места размещения объекта, и обеспечивает безопасную эксплуатацию зданий при соблюдении предусмотренных проектом мероприятий.

Главный инженер проекта

					04-15-1-ИОС5.5.1-ПЗ			
<i>Изм.</i>	<i>Лист</i>	<i>№ докум.</i>	<i>Подпись</i>	<i>Дата</i>				
						<i>Стадия</i>	<i>Лист</i>	<i>Листов</i>
						ПД	5	12
ГИП					Пояснительная запис- ка.	ООО "Гипроагрохим" г. Владимир		
Разработал	Выборнов							

Пояснительная записка.

1. Общие сведения.

Проект сетей связи Масло-сырзавода пос. Ставрово, Собинский район, Владимирская область, выполнен в соответствии задания на проектирование.

2. Сети связи.

Телефонная связь на объекте обеспечивается интернет провайдером по оптоволоконной линии. Проект и прокладку оптоволоконной линии выполняется интернет провайдером и проектом не разрабатывается.

Для обеспечения внутренней объектовой и оперативной связи предусмотрена система Серии SP-428 Plus.

Это беспроводная телефонная система, объединяющая в себе беспроводные телефоны стандарта DECT.

Подключение мини АТС к оптоволоконной линии производится через сплиттер (разветвитель), поддерживает 282 SLT (однолинейных телефонов) DECT.


При чрезвычайных ситуаций проектом предусмотрен резервный источник электроснабжения сети связи ДГУ ТСС АД-280С-Т400-2РМ5.

В качестве резервной связи проектом принята мобильная сотовая связь.




3. Радификация.


В связи с невозможностью подключения зданий объекта к проводной сети радиовещания проектом предусматривается установка радиоприемников эфирного радиовещания с функцией автоматического переключения на частоту ГО ЧС по сигналу «Лира РП-248-1».

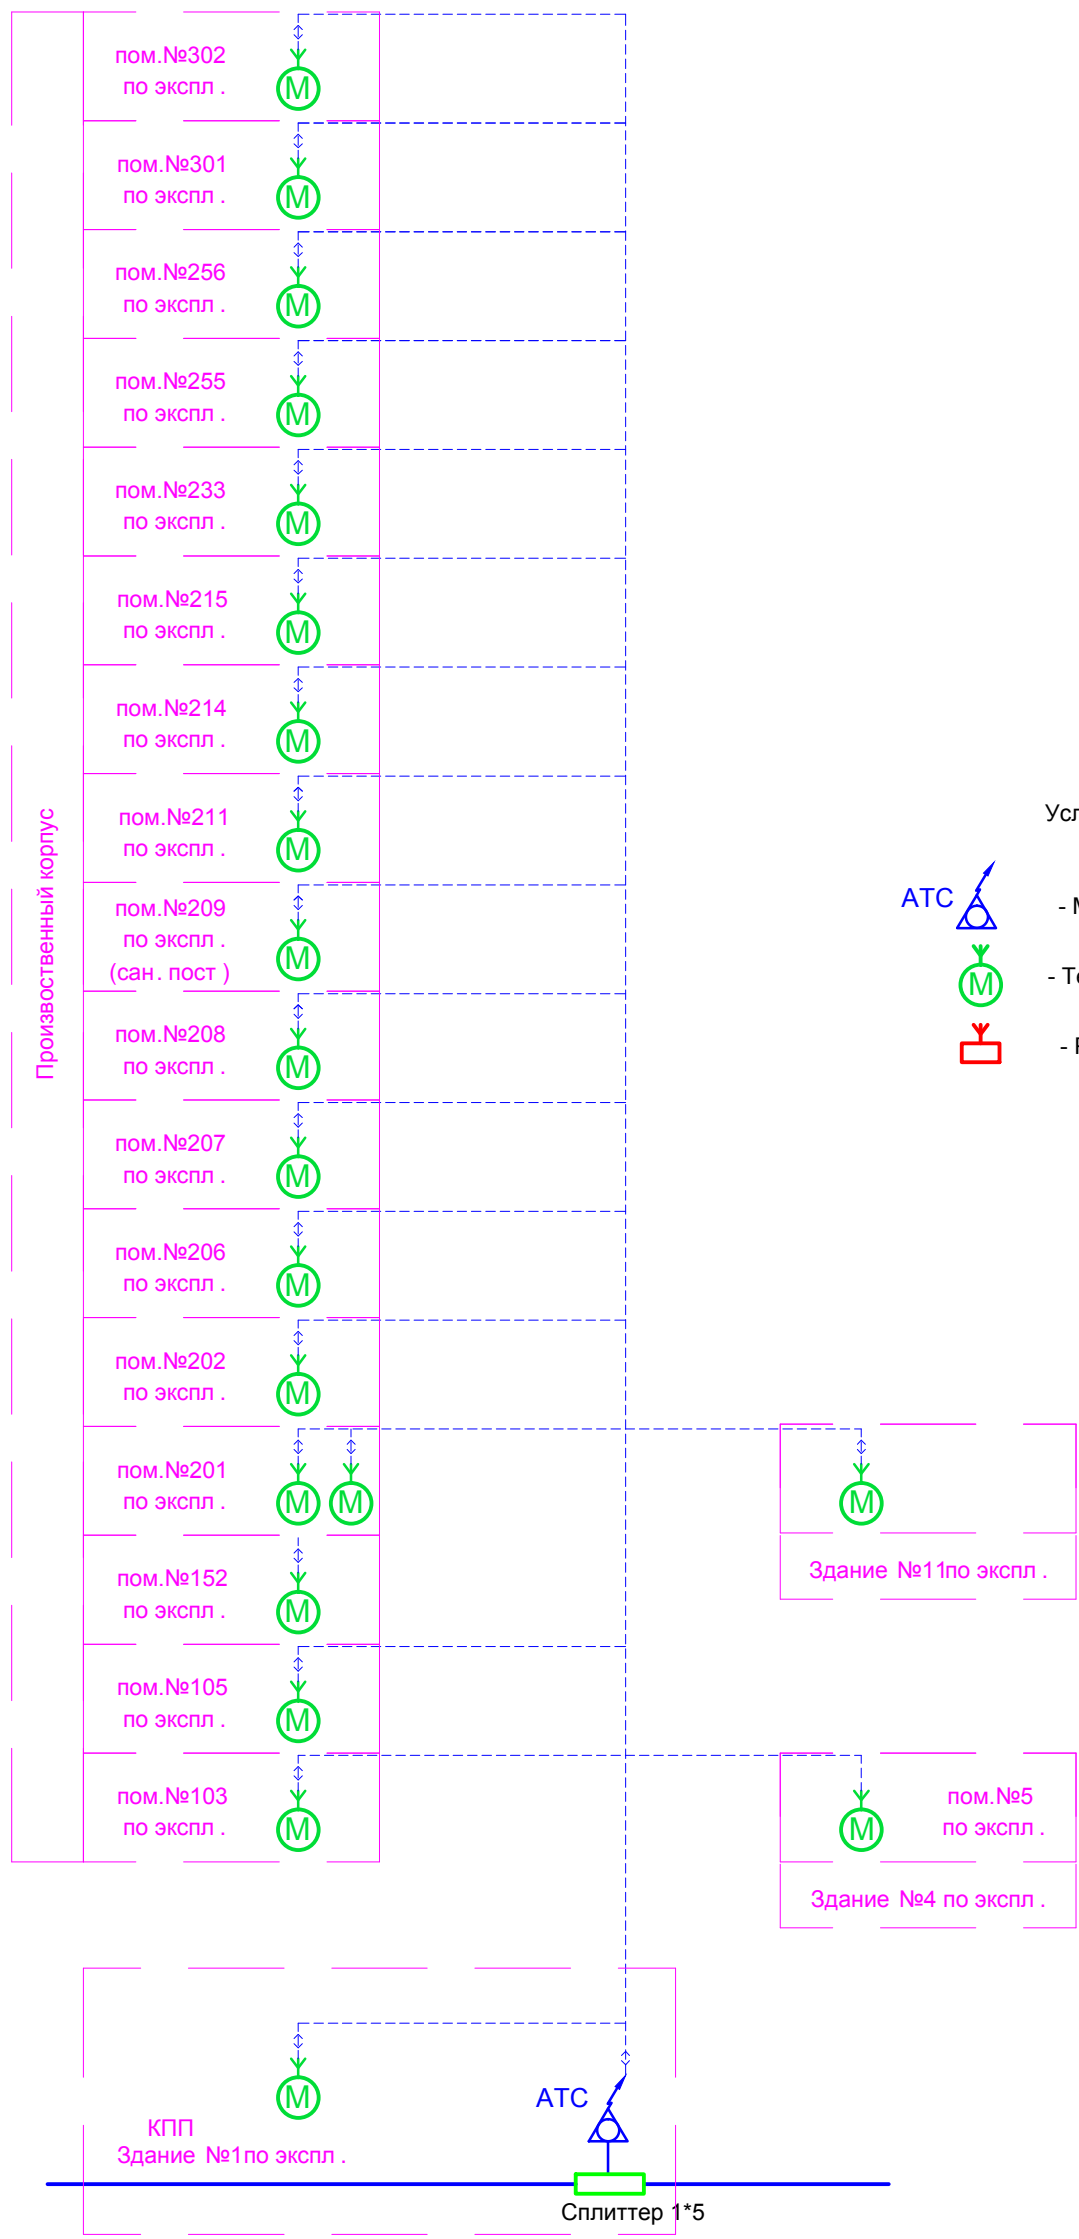
					04-15-1-ИОС5.5.1-ПЗ	Лист
Изм.	Лист	№ докум.	Подпись	Дата		6



Условные обозначения


-  - Мини АТС SP-428 Plus
-  - Телефонная радиотрубка DECT
-  - Радиоприемник «Лира РП-248-1»

						04-15-1- ИОС5.5.1				
						ООО «Управляющая компания «Агропромпарк Ставрово»» Масло - сырзавод пос. Ставрово, Собинский район, Владимирская область				
Изм.	Кол. уч.	Лист	№ док.	Подп.	Дата	Масло - сырзавод		Стадия	Лист	Листов
								П	1	
ГИП										
Разработал		Выборнов				Схема организации телефонной связи		ООО «Гипроагрохим» г. Владимир		

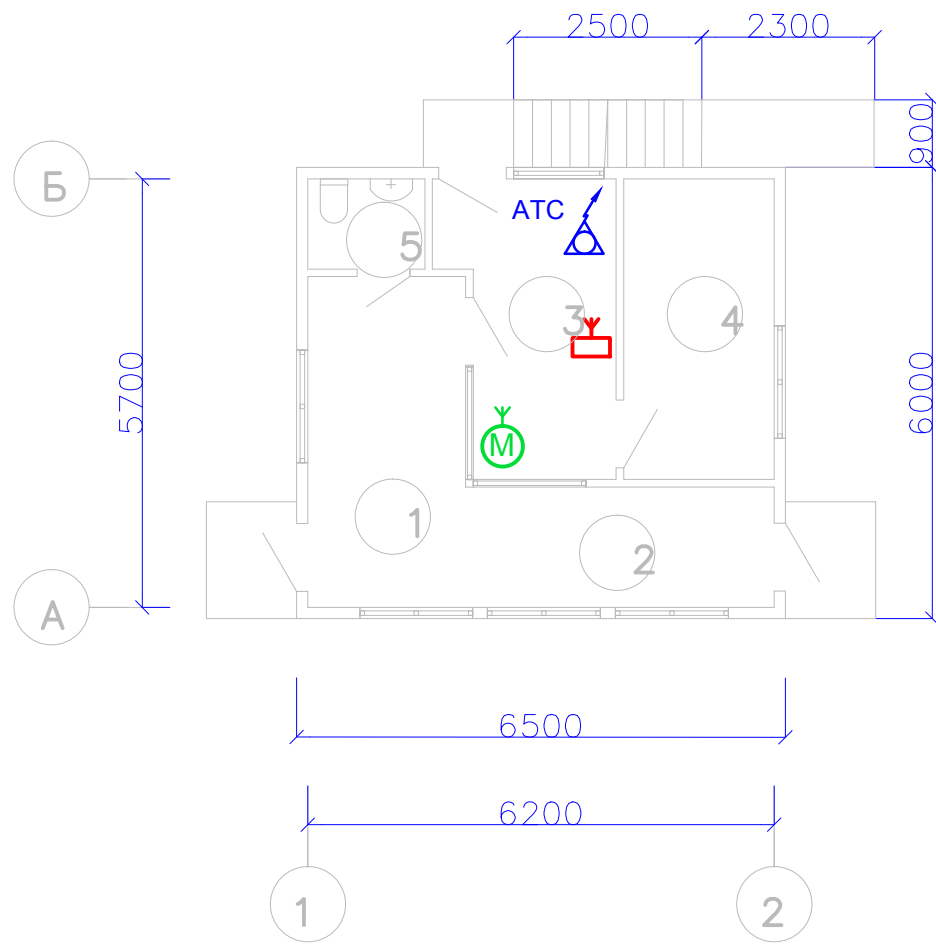

щения	Наименование	2	щения
1	Вестибюль	9,24	
2	Проход	6,56	
3	Бюро пропусков	8,24	
4	Комната отдыха	8,0	
5	Санузел	1,86	
		33,9	

						04-15-1- ИОС5.5.1			
						ООО «Управляющая компания «Агропромпарк Ставрово» Масло - сызавод пос . Ставрово , Собинский район , Владимирская область			
Изм.	Кол. уч.	Лист	№ док.	Подп.	Дата	КПП	Стадия	Лист	Листов
							П	2	
ГИП						План сети связи и радификации .	ООО «Гипроагрохим» г . Владимир		
Разработал	Выборнов								

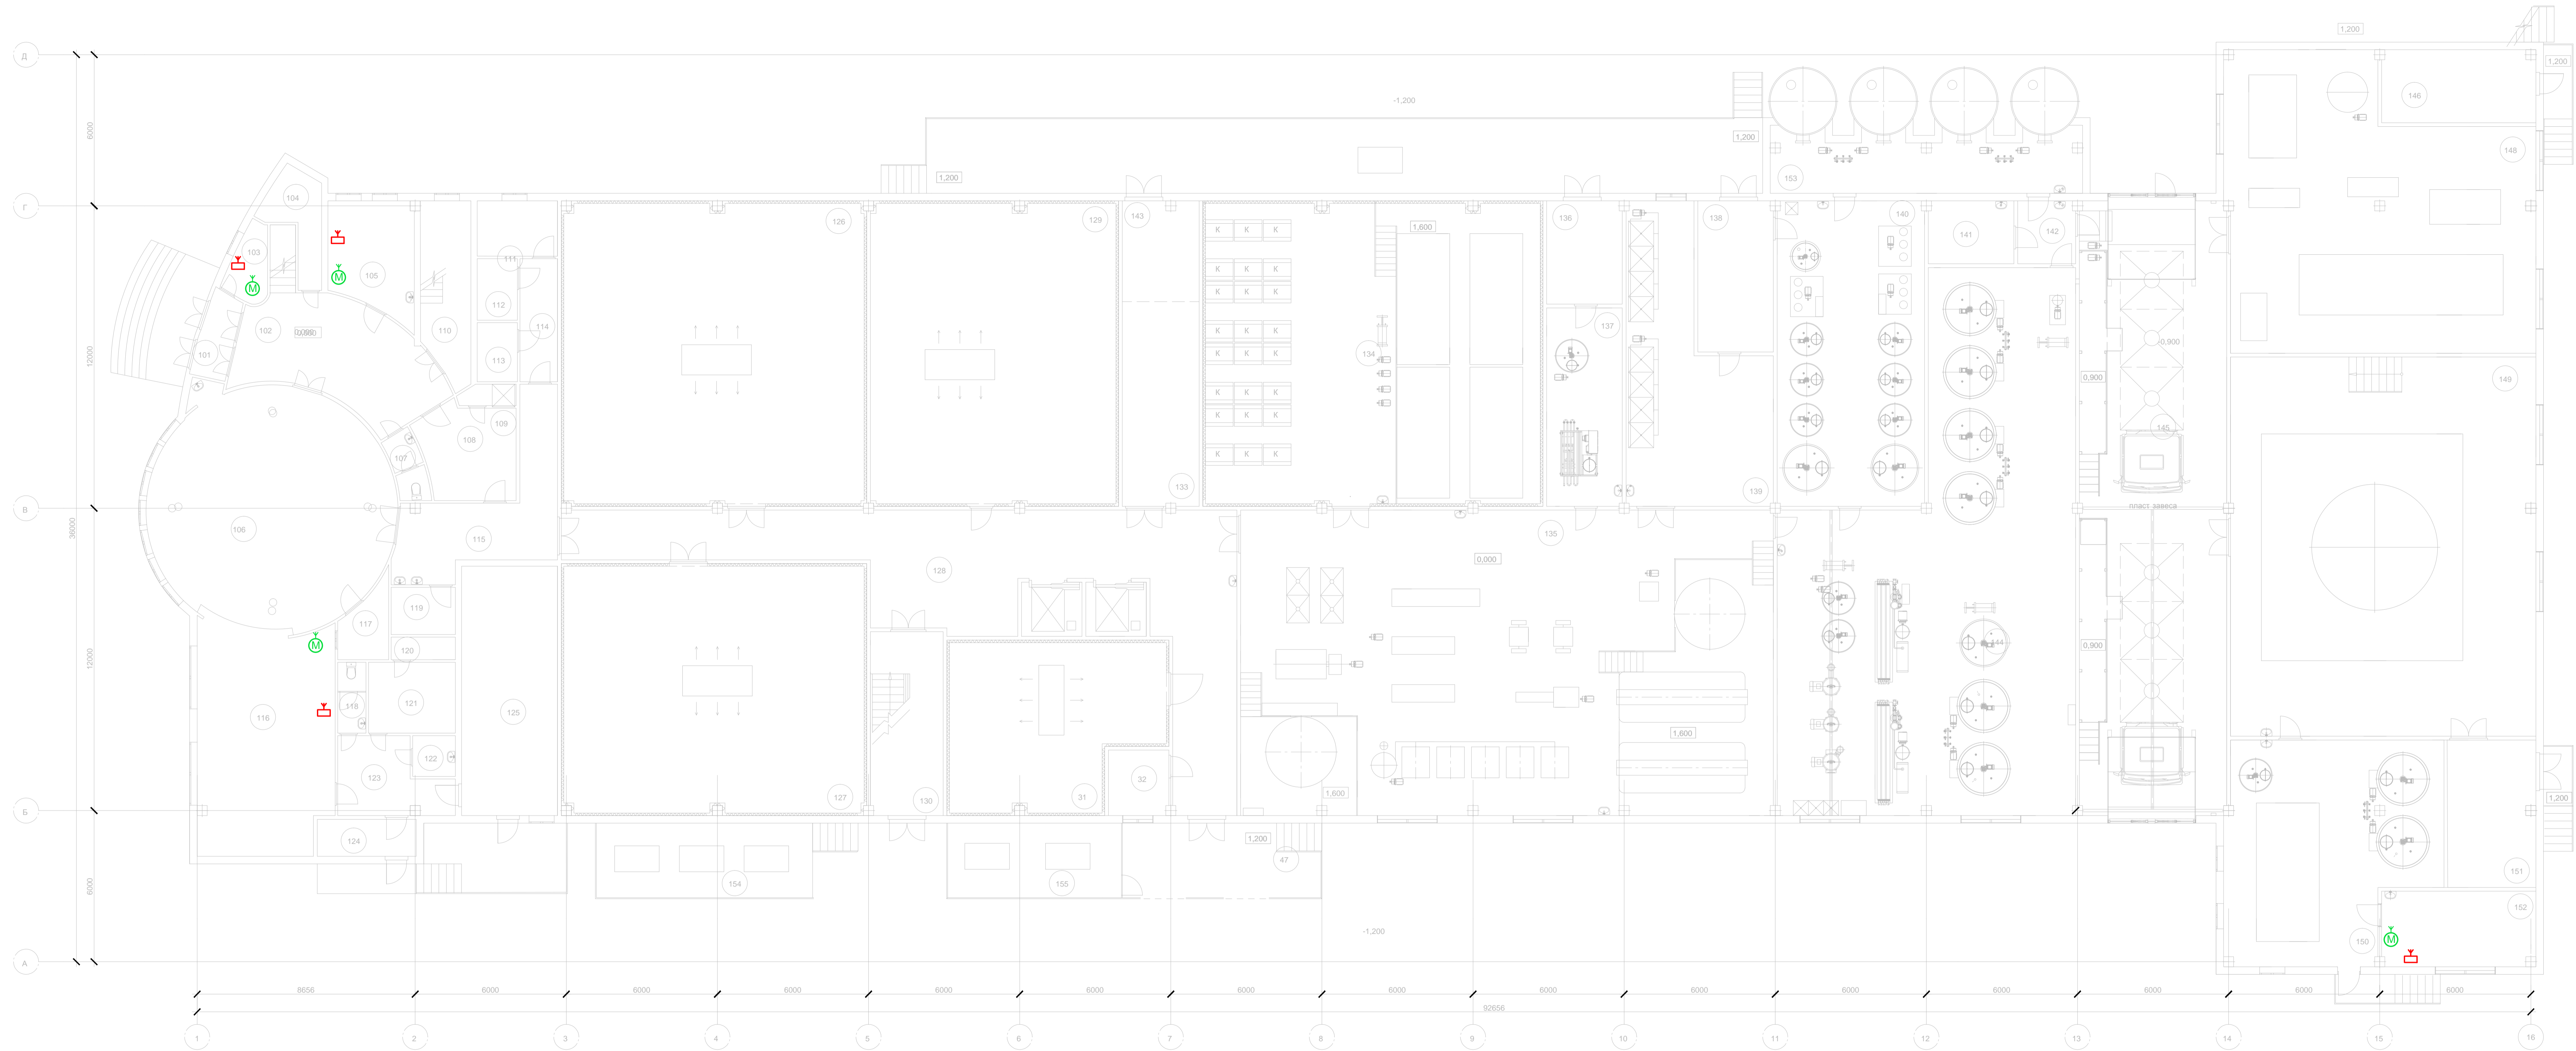


Экспликация помещений (начало)			Экспликация помещений (продолжение)			Экспликация помещений (продолжение)			Экспликация помещений (продолжение)			Экспликация помещений (окончание)			
Номер помещения	Наименование	Площадь м²	Кат. помещения	Номер помещения	Наименование	Площадь м²	Кат. помещения	Номер помещения	Наименование	Площадь м²	Кат. помещения	Номер помещения	Наименование	Площадь м²	Кат. помещения
101	Тамбур	4,66		113	Кладовая грязного белья	3,03	В-2	125	Кладовая сухих продуктов	37,65	В-3	137	Отделение наведения рассола	23,61	Д
102	Вестибиль	30,05		114	Коридор	5,91		126	Камера созревания сыра	141,62	В-4	138	Склад моющих средств	17,95	Д
103	Бюро пропусков	4,15		115	Коридор	23,64		127	Камера созревания сыра	116,42	В-4	139	Отделение мойки сырных форм	51,48	Д
104	Комната уборочного инвентаря	7,23		116	Договочная	47,37	Г	128	Производственный коридор	106,28		140	Отделение централизованной мойки	70,80	Д
105	Медкабинет	14,91		117	Моечная	4,89	Д	129	Камера созревания сыра	114,70	В-4	141	Примемая лаборатория	8,50	Д
106	Зал столовой	78,54		118	Санузел	3,14		130	ЛК	20,25		142	Тамбур	5,75	Д
107	Санузел	3,40		119	Гардероб верхней спецодежды	4,77		131	Камера экспедиции готовой продукции	52,01	В-3	143	Участок мойки поддонов	11,73	Д
108	Гардероб	14,01		120	Душевая	2,30		132	Комната экспедитора	8,90		144	Аппаратное отделение	202,48	Д
109	Душевая	1,81		121	Гардероб	9,70		133	Оперативный склад хранения поддонов	25,25	В-3	145	Отделение приема молока и мойки автоцистерн	139,14	
110	ЛК	13,75		122	Кладовая уборочного инвентаря	2,74	В-4	134	Солевое отделение	157,90	В-4	146	Тепловой пункт	19,11	
111	Постирочная	10,01	В-4	123	Коридор	11,58		135	Цех по производству сыров	252,00	В-4	147	Отгрузочная рама		
112	Кладовая чистого белья	3,11	В-2	124	Тамбур	5,75		136	Склад соли	12,30	В-4	148	Холодильно-компрессорное отделение	129,04	В-4

						04-15-1- ИОС.5.1					
						ООО "Управляющая компания «Агропромпарк Ставрополье» Масло-сыроварный цех, Ставропольский район, Владимирская область					
Изм.	Вкл.	Лист	№ док.	Подп.	Дата	Производственный корпус			Страницы	Лист	Листов
									П	3	
Разработал						План сети связи и радиодиффузия					
Выборное						1-го					
						г. Владимир					



Экспликация помещений (начало)				Экспликация помещений (продолжение)				Экспликация помещений (продолжение)				Экспликация помещений (продолжение)				Экспликация помещений (окончание)			
Номер помещения	Наименование	Площадь м²	Кат. помещения	Номер помещения	Наименование	Площадь м²	Кат. помещения	Номер помещения	Наименование	Площадь м²	Кат. помещения	Номер помещения	Наименование	Площадь м²	Кат. помещения	Номер помещения	Наименование	Площадь м²	Кат. помещения
201	Офис	55,62		213	Отдел чистых культур	14,10	В-4	225	Душ	3,70		237	Отделение выдува ПЭТ	71,52	В-2	249	Морозильная камера	9,87	Д
202	Кабинет директора	40,23		214	Химическая лаборатория	10,08	В-4	226	Санузел	3,42		238	Склад гипоматериалов	15,77	В-2	250	Цех цельномолочной продукции	544,63	В-3
203	Санузел	3,42		215	Бактериологическая лаборатория	14,28	В-4	227	Гардероб спецодежды	31,15		239	Цех колчения	32,05	В-3	251	Венткамера	35,02	
204	Санузел	2,67		216	Кладовая	5,72	В-4	228	Коридор	17,19		240	Цех плавяных сыров	39,15	В-3	252	Венткамера	33,48	
205	Гардероб верхней спецодежды	4,22		217	Коридор	14,19		229	Гардероб верхней одежды	48,77		241	Холодильная камера	105,09	В-3	253	Кладовая упаковочных материалов	16,40	В-3
206	Кабинет зав. складом	10,37		218	Тамбур	4,87		230	Душ	5,16		242	Заказочная часть культур	35,73	Д	254	Кладовая упаковочных материалов	16,63	В-3
207	Кабинет главного механика	10,30		219	Бокс	1,48	В-4	231	Санузел	3,34		243	Моечная	10,72	Д	255	Кабинет	12,89	
208	Кабинет начальника производства	12,25		220	Бокс	1,48	В-4	232	Гардероб спецодежды	42,86		244	Кефирная заказочная	17,10	Д	256	Кабинет	12,48	
209	Производственный коридор	172,86		221	Предбоксик	1,41	В-4	233	Кабинет наладчиков и КиПа	17,87	В-4	245	Тамбур	6,57		257	Подсобное	8,42	В-4
210	Делустановочный зал	16,15		222	Предбоксик	1,41	В-4	234	Инструментальная	24,19	В-3	246	Электрощитовая	28,35		258	Подсобное	8,94	В-4
211	Кабинет зав. лабораторией	10,41		223	Гардероб верхней одежды	26,76		235	Компрессорное отделение	34,50	В-4	247	Оперативный склад хранения упаковки	18,65	В-2	259	Кладовая уборочного инвентаря	9,74	В-4
212	Моечная	8,50	Д	224	ПК	12,81		236	Кладовая прайформ	33,35	В-2	248	Холодильная камера	33,51	В-3	260	Венткамера	36,37	


04-15-1- ИОС.5.1					
ООО "Управляющая компания «Агропромпарк Ставропо...» Масло - сыроварод пос. Ставропо, Собинский район, Владимирская область					
Изм.	Кол. л.	Лист	№ док.	Подп.	Дата
Производственный корпус				Страниц	Листов
				П	4
Разработал				Выборное	
План сети связи и радиолокации				2-го	г. Владимир

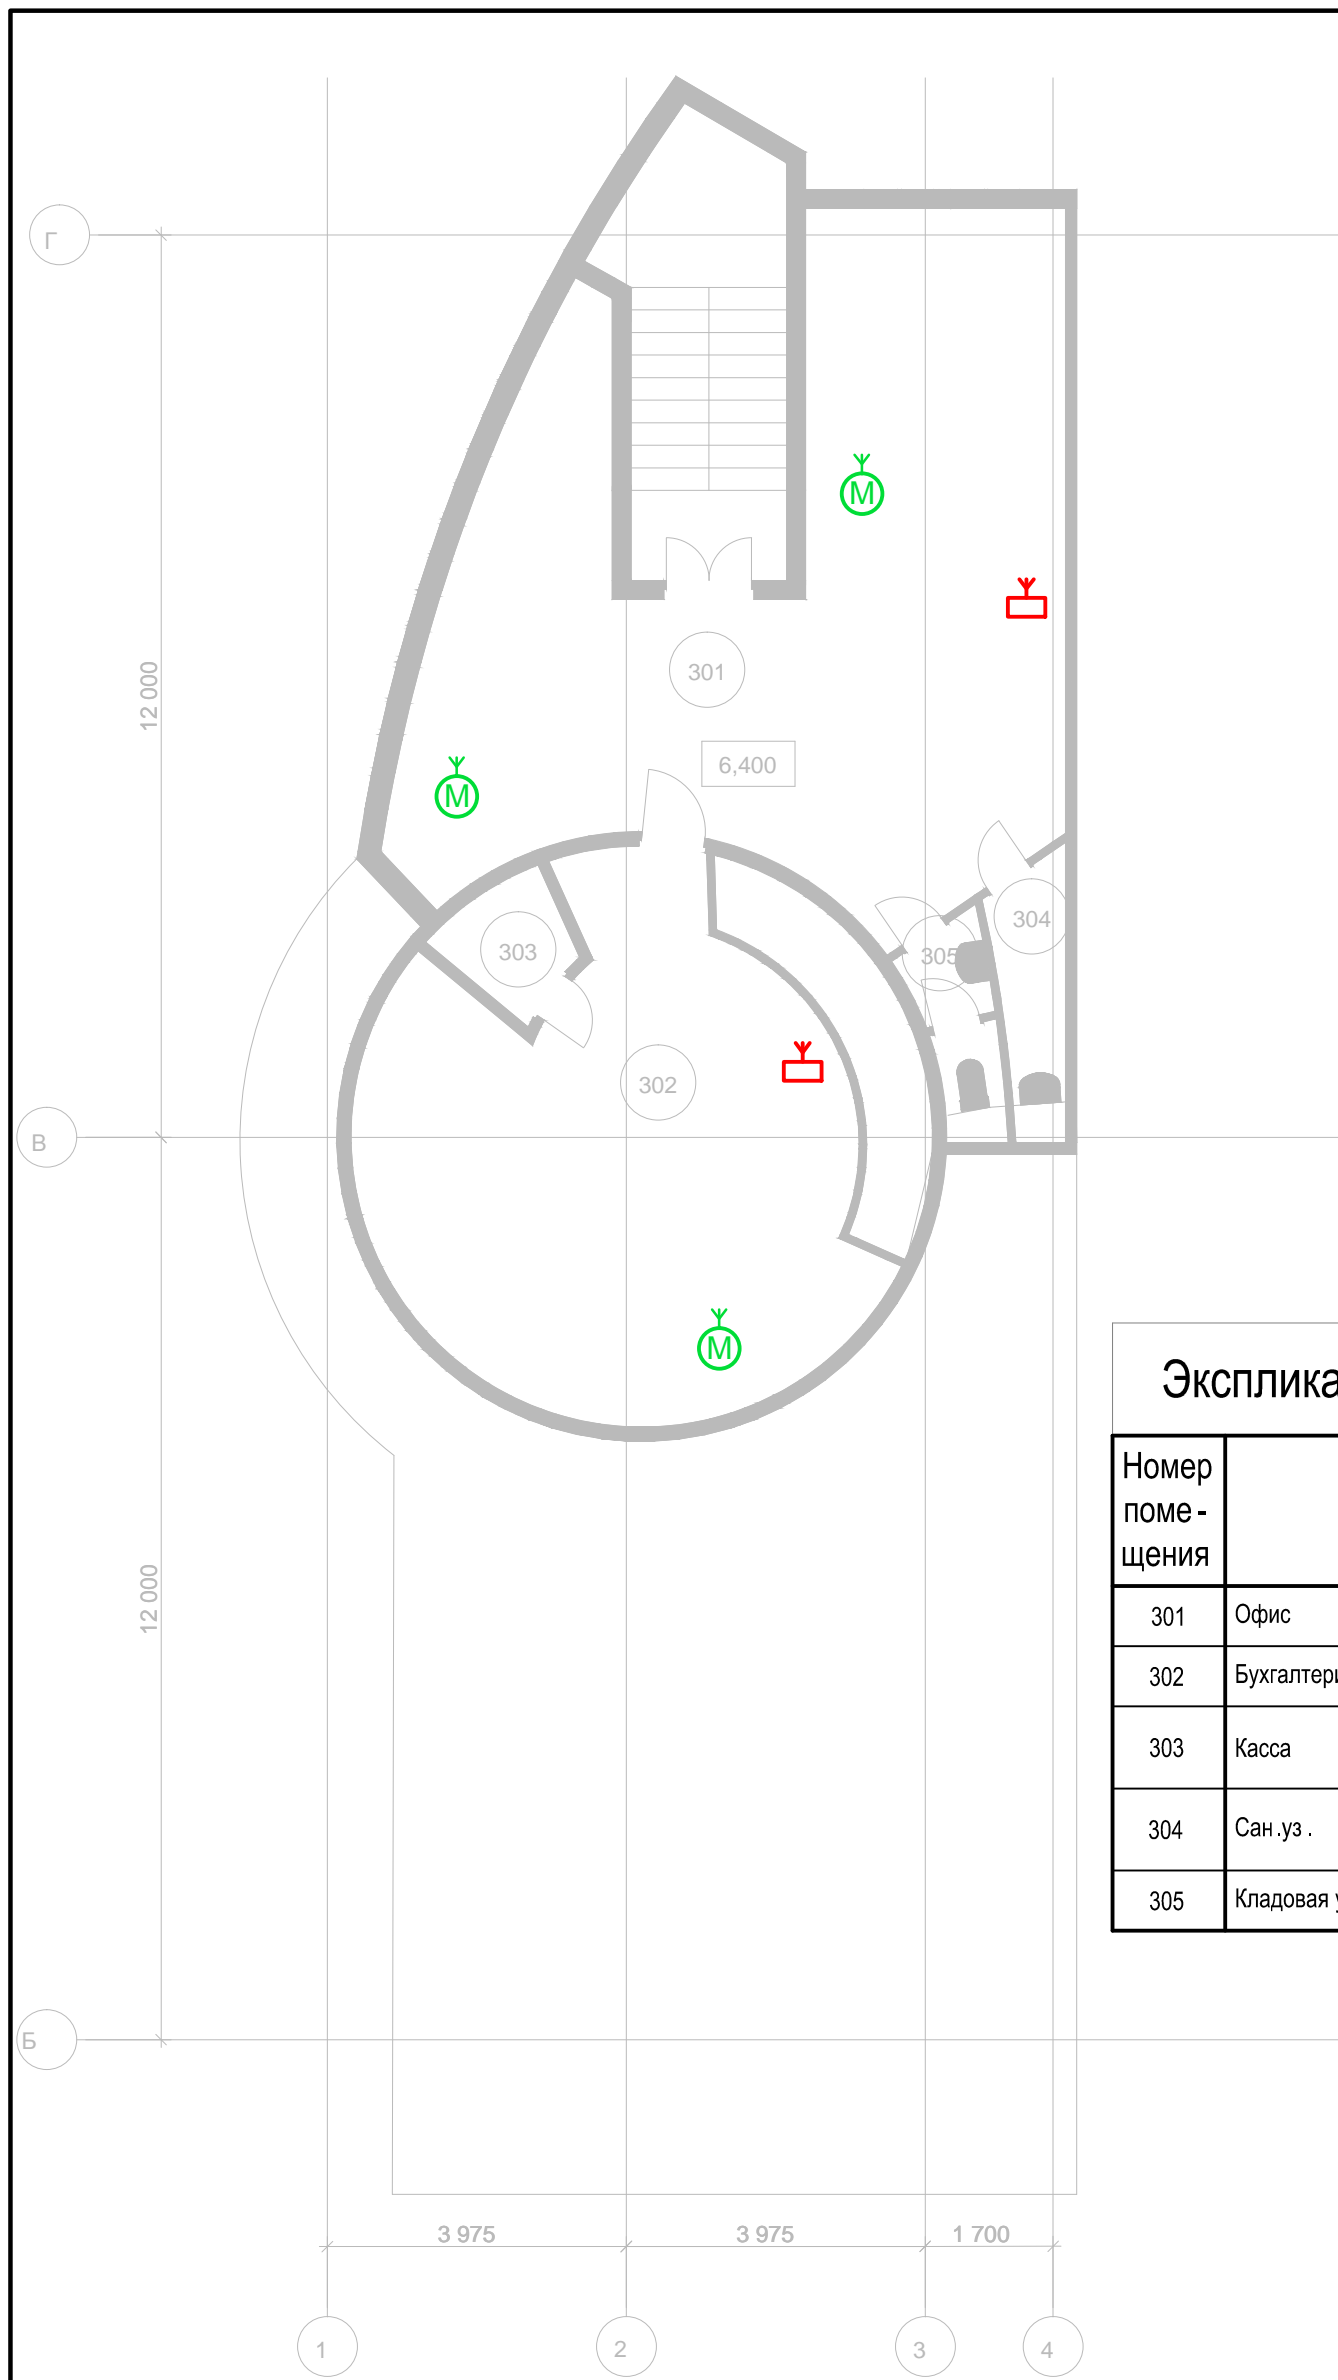

Экспликация помещений (окончание)

Номер помещения	Наименование	Площадь, м ²	Кат. * помещения
301	Офис	41,52	
302	Бухгалтерия	2,37	
303	Касса	3,14	
304	Сан.уз.	2,74	
305	Кладовая уборочного инвентаря	107,98	В-4

						04-15-1- ИОС5.5.1		
						ООО «Управляющая компания «Агропромпарк Ставрово» Масло-сырзавод пос. Ставрово, Собинский район, Владимирская область		
Изм.	Кол. уч.	Лист	№ док.	Подп.	Дата			
						Производственный корпус		Стация
								Лист
								Листов
ГИП								П
								5
Разработал	Выборнов					План сети связи и радификации этажа .		3- го
								ООО «Гипроагрохим» г. Владимир

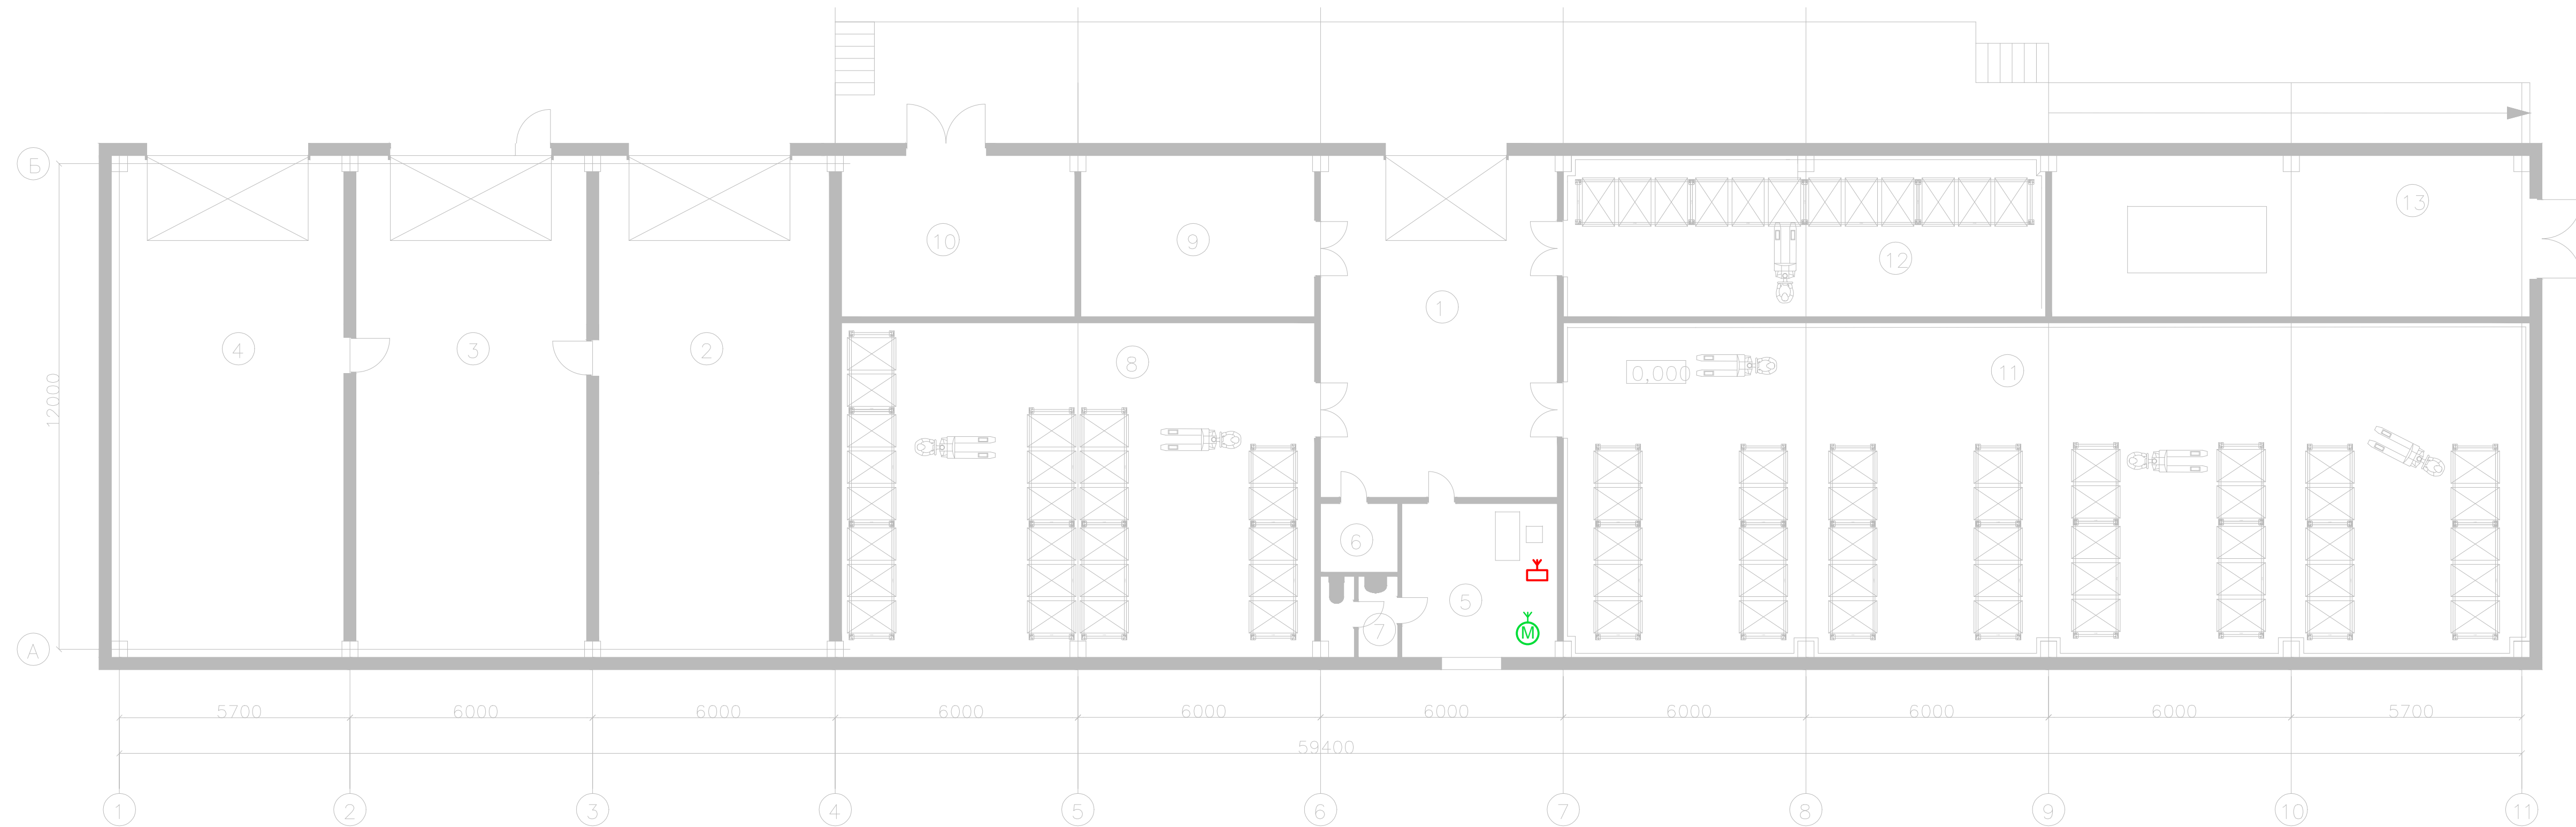

Номер	Наименование	Площадь	Категор
1	Загрузочная	49,46	В-2
2	Бокс	25,31	
3	Бокс	498,84	
4	Бокс	75,82	
5	Комната персонала	13,85	
6	Электрощитовая	3,27	
7	Санузел	3,79	
8	Склад тары и упаковки	96,35	В-2
9	Материальный склад	23,02	В-3
10	Склад моющих средств	23,04	В-3
11	Камера хранения молочной продукции	191,15	В-2
12	Камера хранения масла	47,15	В-4
13	Помещение холодильной компрессорной	47,10	В-4
Итого			

						04-15-1- ИОС5.1					
						ООО "Управляющая компания «Агропромпарк Ставрово»" Масло - сыровзвод пос . Ставрово , Собинский район , Владимирская область					
Изм.	Кол. уч.	Лист	№ док.	Подп.	Дата	Склад			Стадия	Лист	Листов
						ГИП			п	6	
Разработал						Выборнов	План сети связи и радиификации			ООО "Гипроагрохим" г. Владимир	