


СОГЛАСОВАНО

Инф.№ подл. Подпись и дата. Взам. инб.№

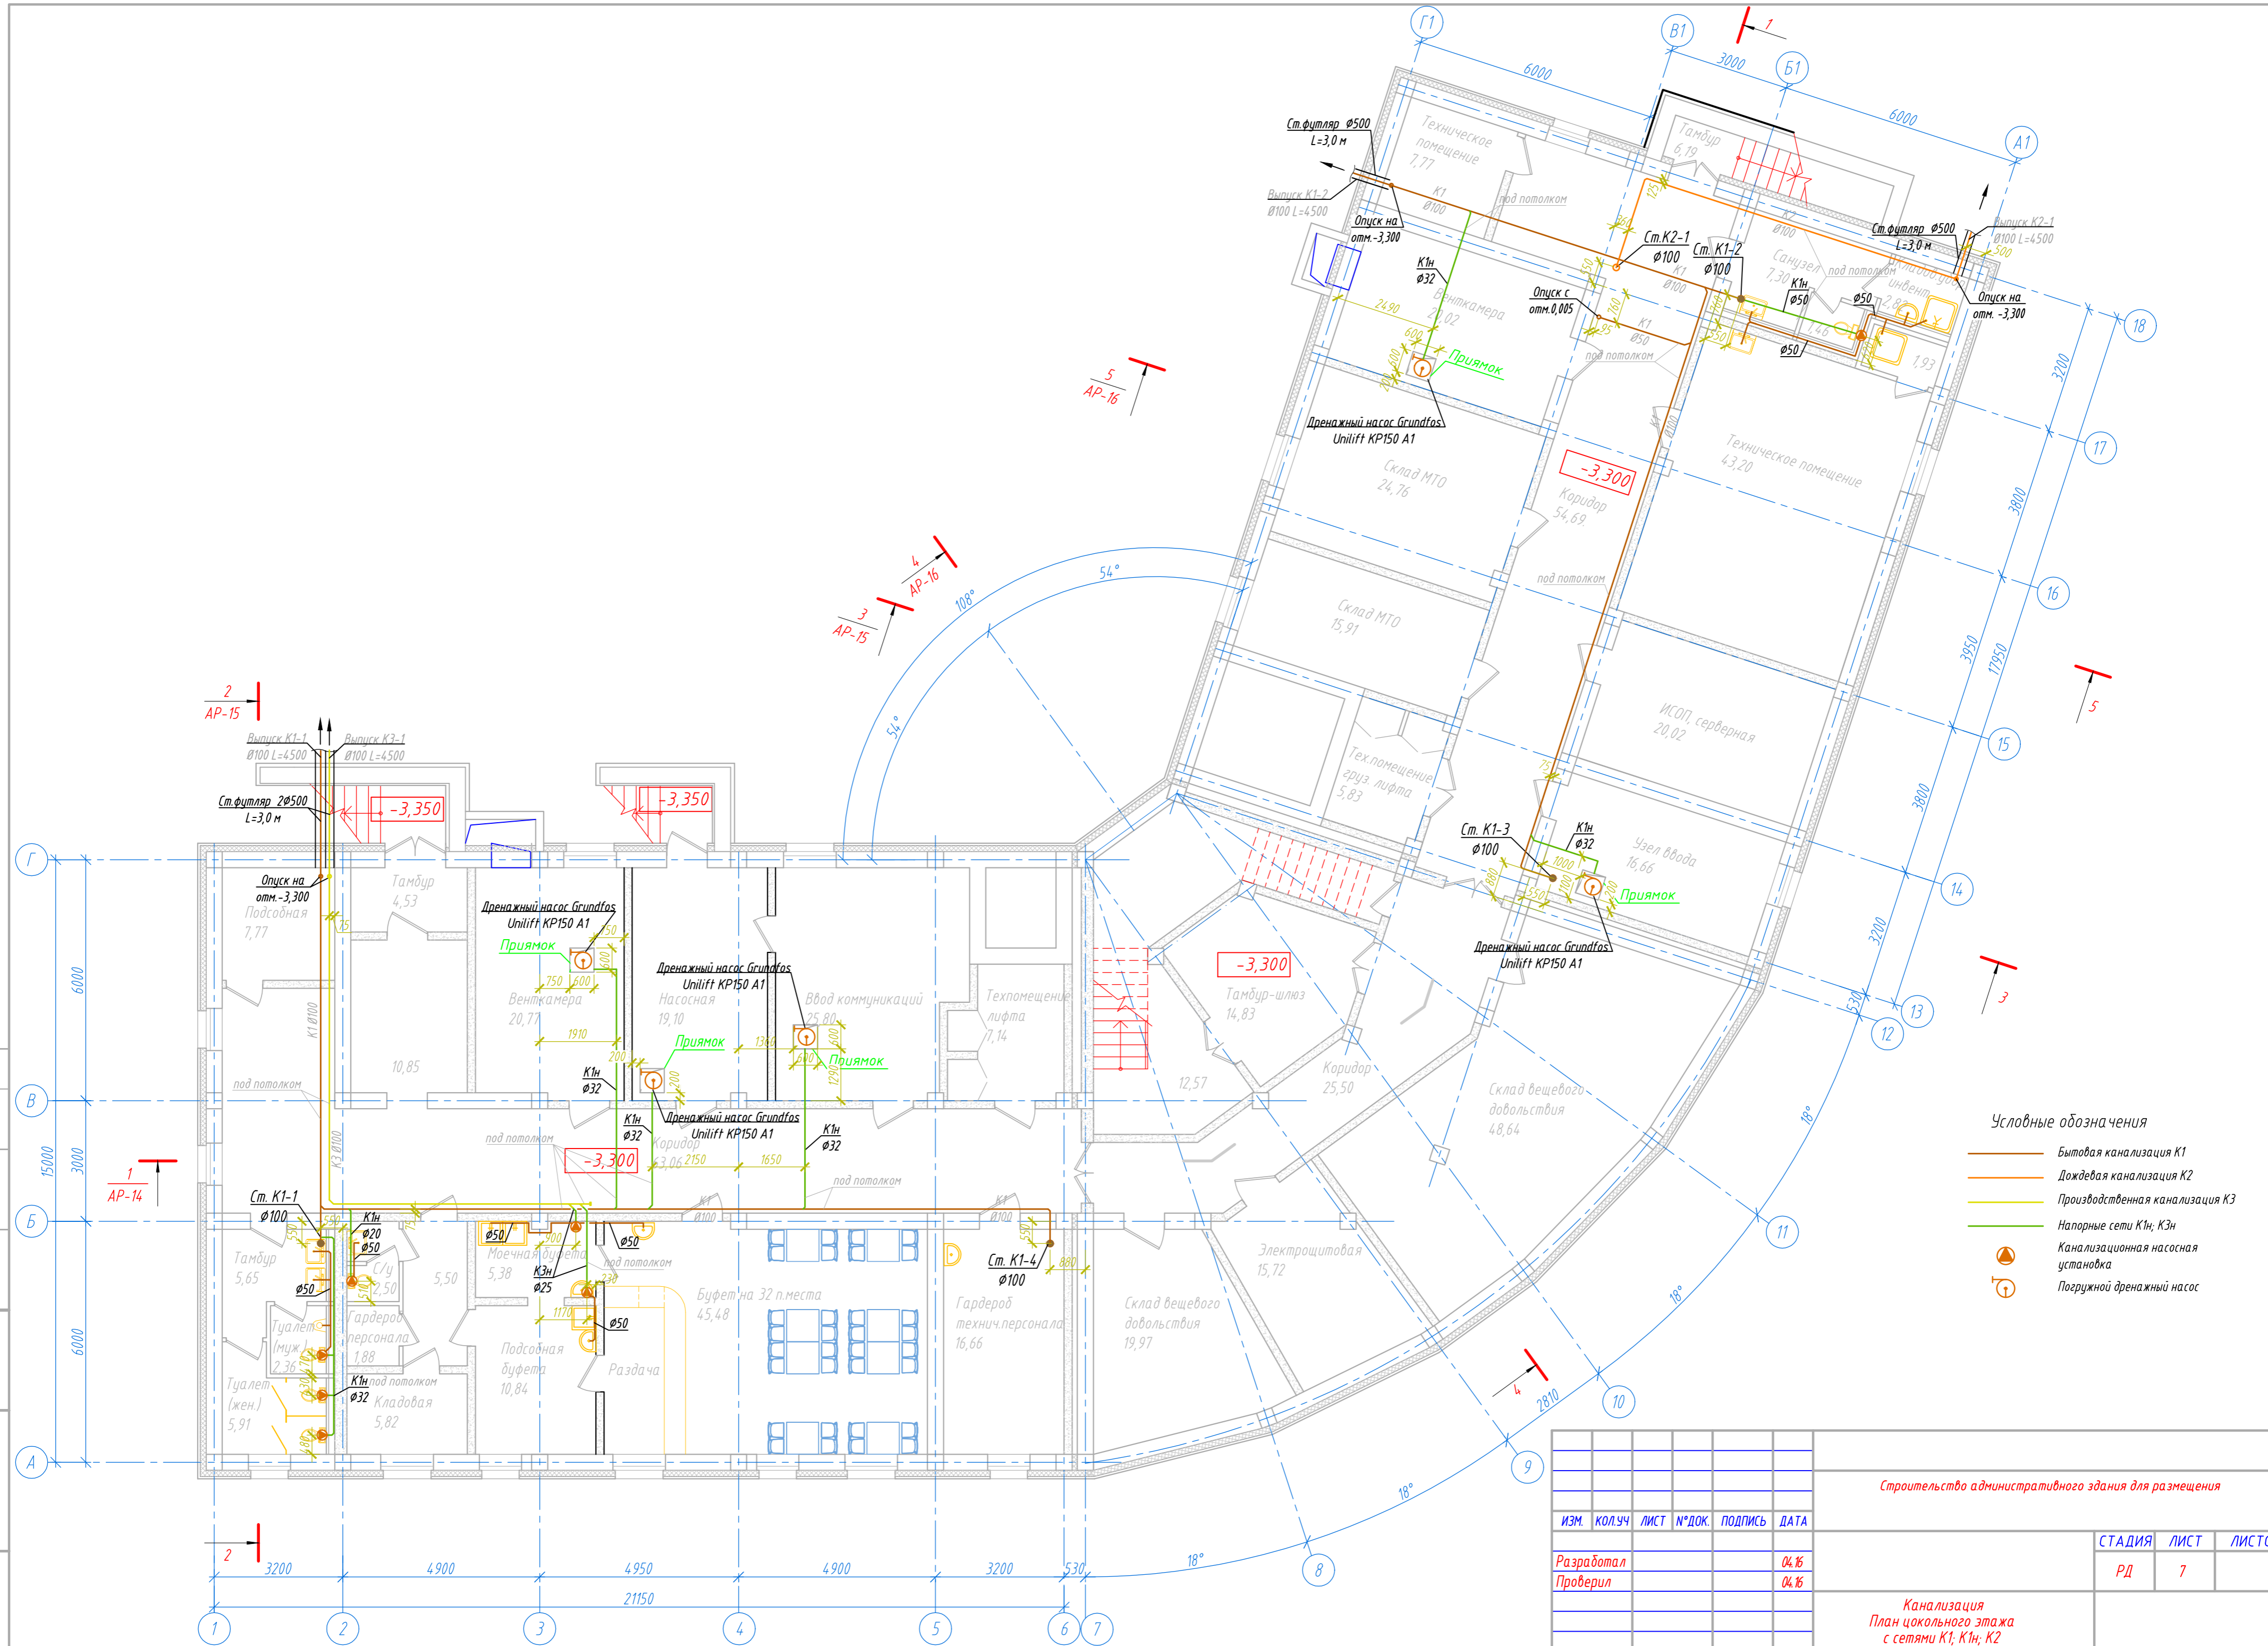

- Условные обозначения
- Бытовая канализация K1
  - Дождевая канализация K2
  - Производственная канализация K3
  - Напорные сети К1н, К3н
  - Канализационная насосная установка
  - Погружной дренажный насос

Строительство административного здания для размещения					
ИЗМ.	КОЛУЧ	ЛИСТ	№ ДОК.	ПОДПИСЬ	ДАТА
Разработал					04.16
Проверил					04.16
Канализация План цокольного этажа с сетями K1, К1н, K2					
СТАДИЯ	ЛИСТ	ЛИСТОВ			
РД	7				

ФОРМАТ А2 (420x594)