



План подвала

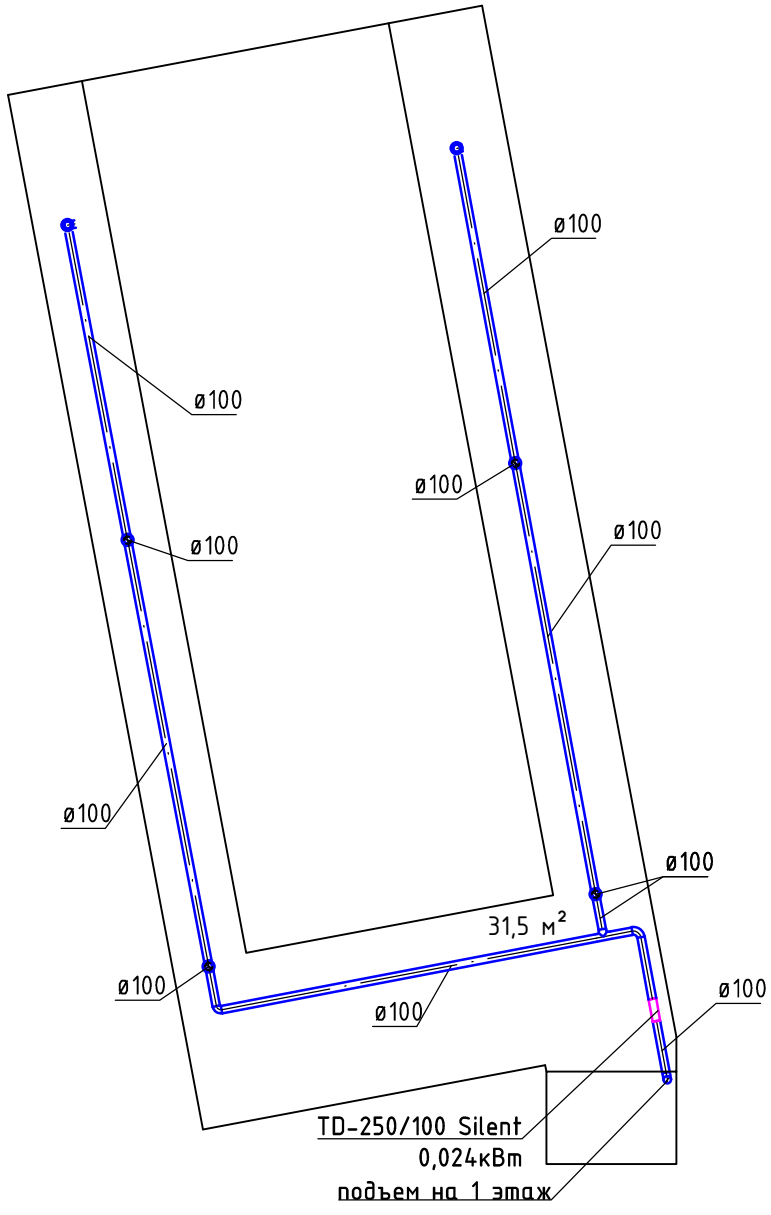

План 1 этажа

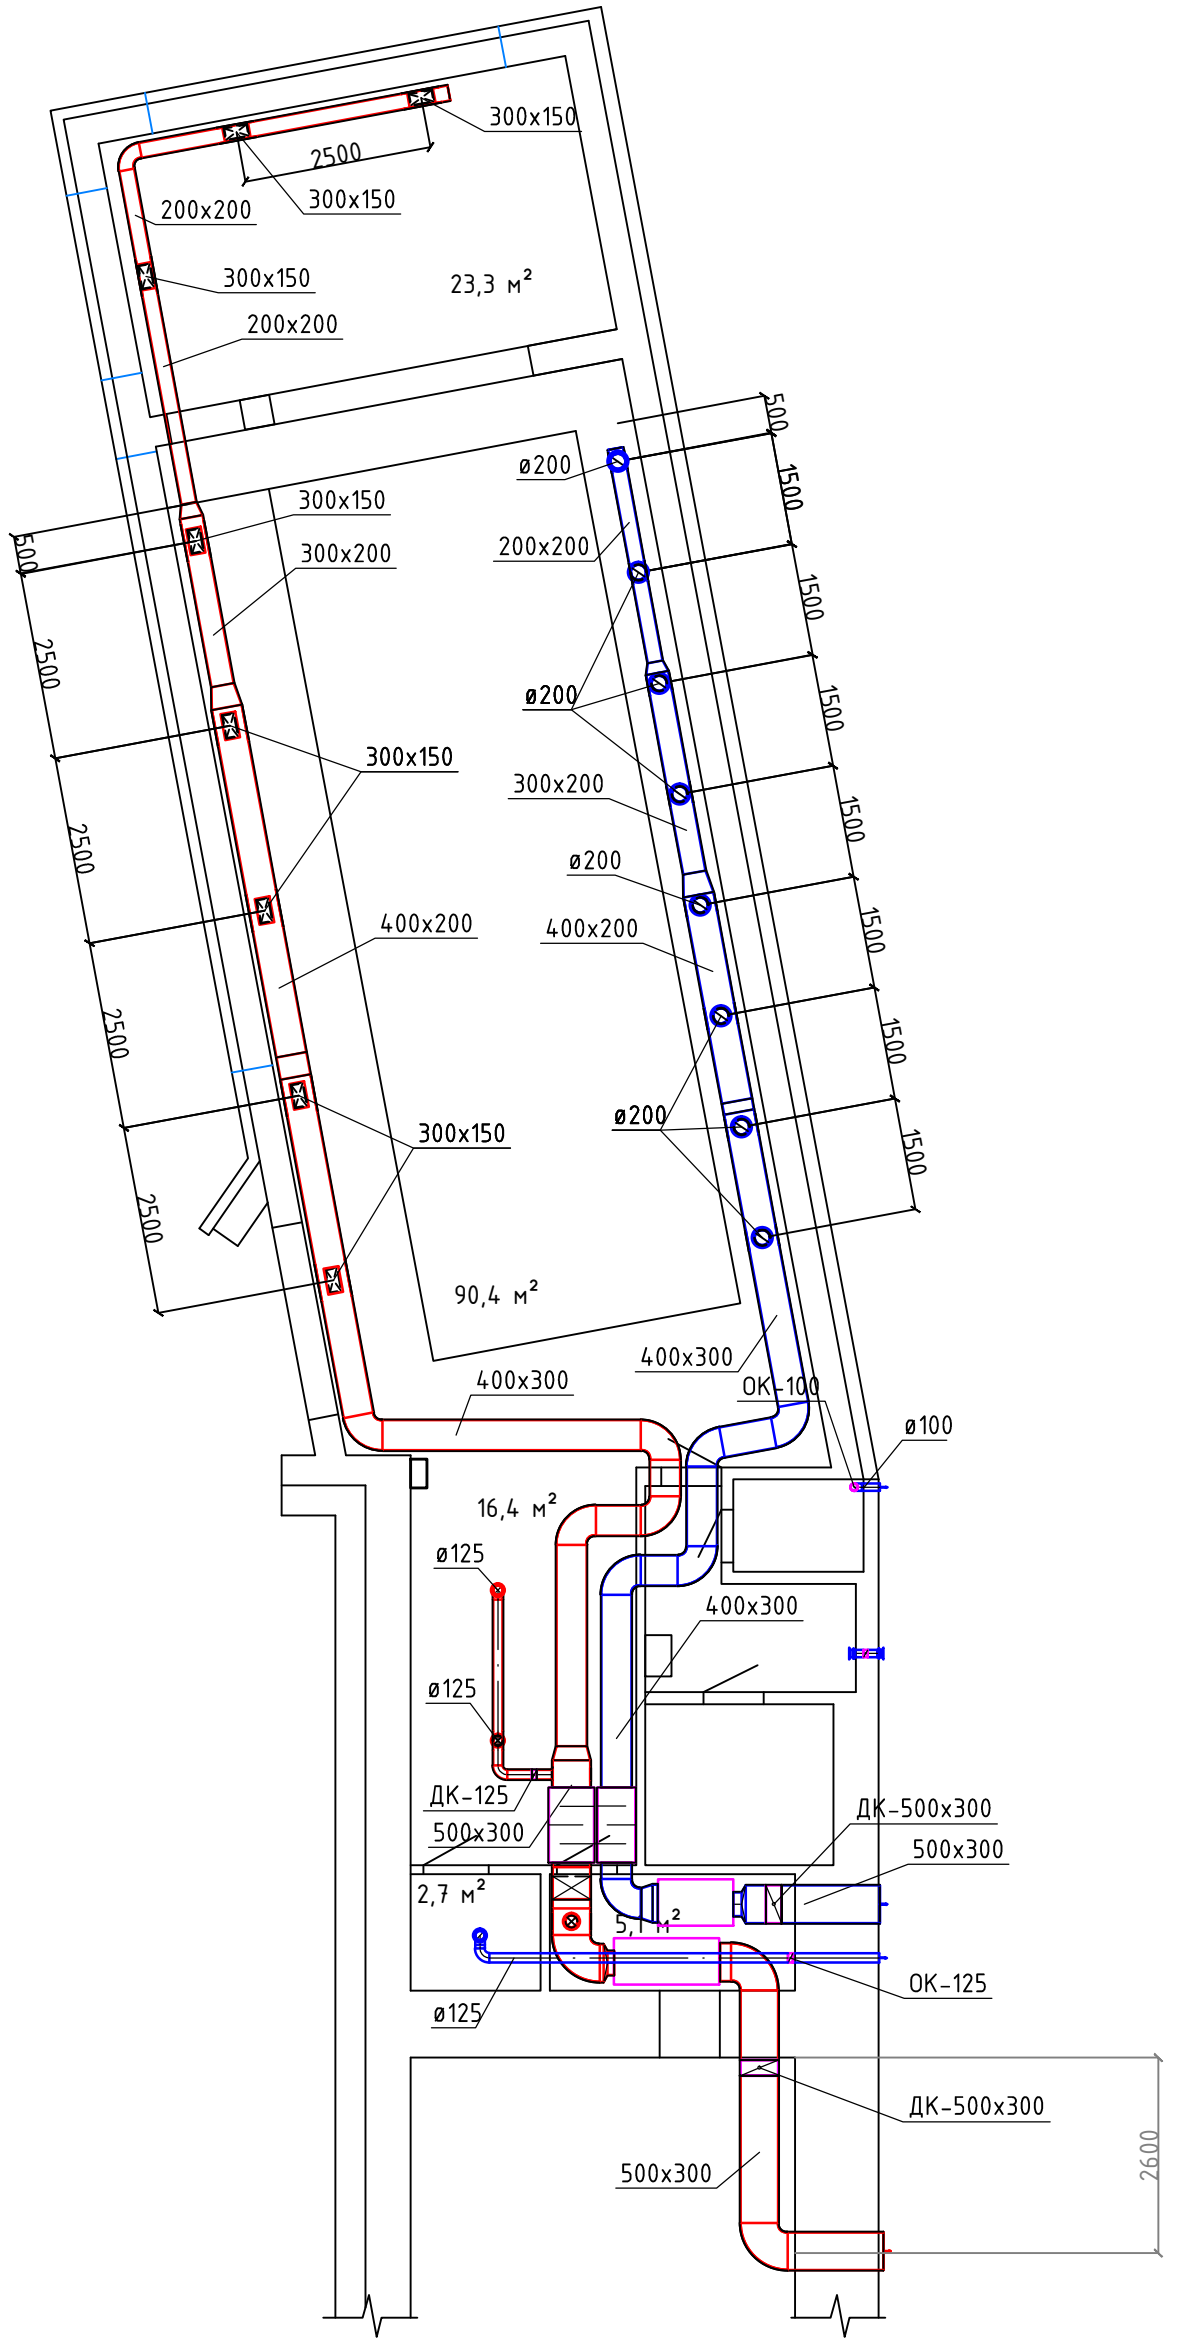


Согласовано

Инв. № подл.	Подп. и дата	Взам. инв. №


Изм.	Кол. уч.	Лист	№ док.	Подп.	Дата	Стадия	Лист	Листов
Разработал				Лисицкая	09.17	Р	1	
Проверил					09.17			
Н. контр.					09.17			

План подвала.
План 1 этажа.

П1

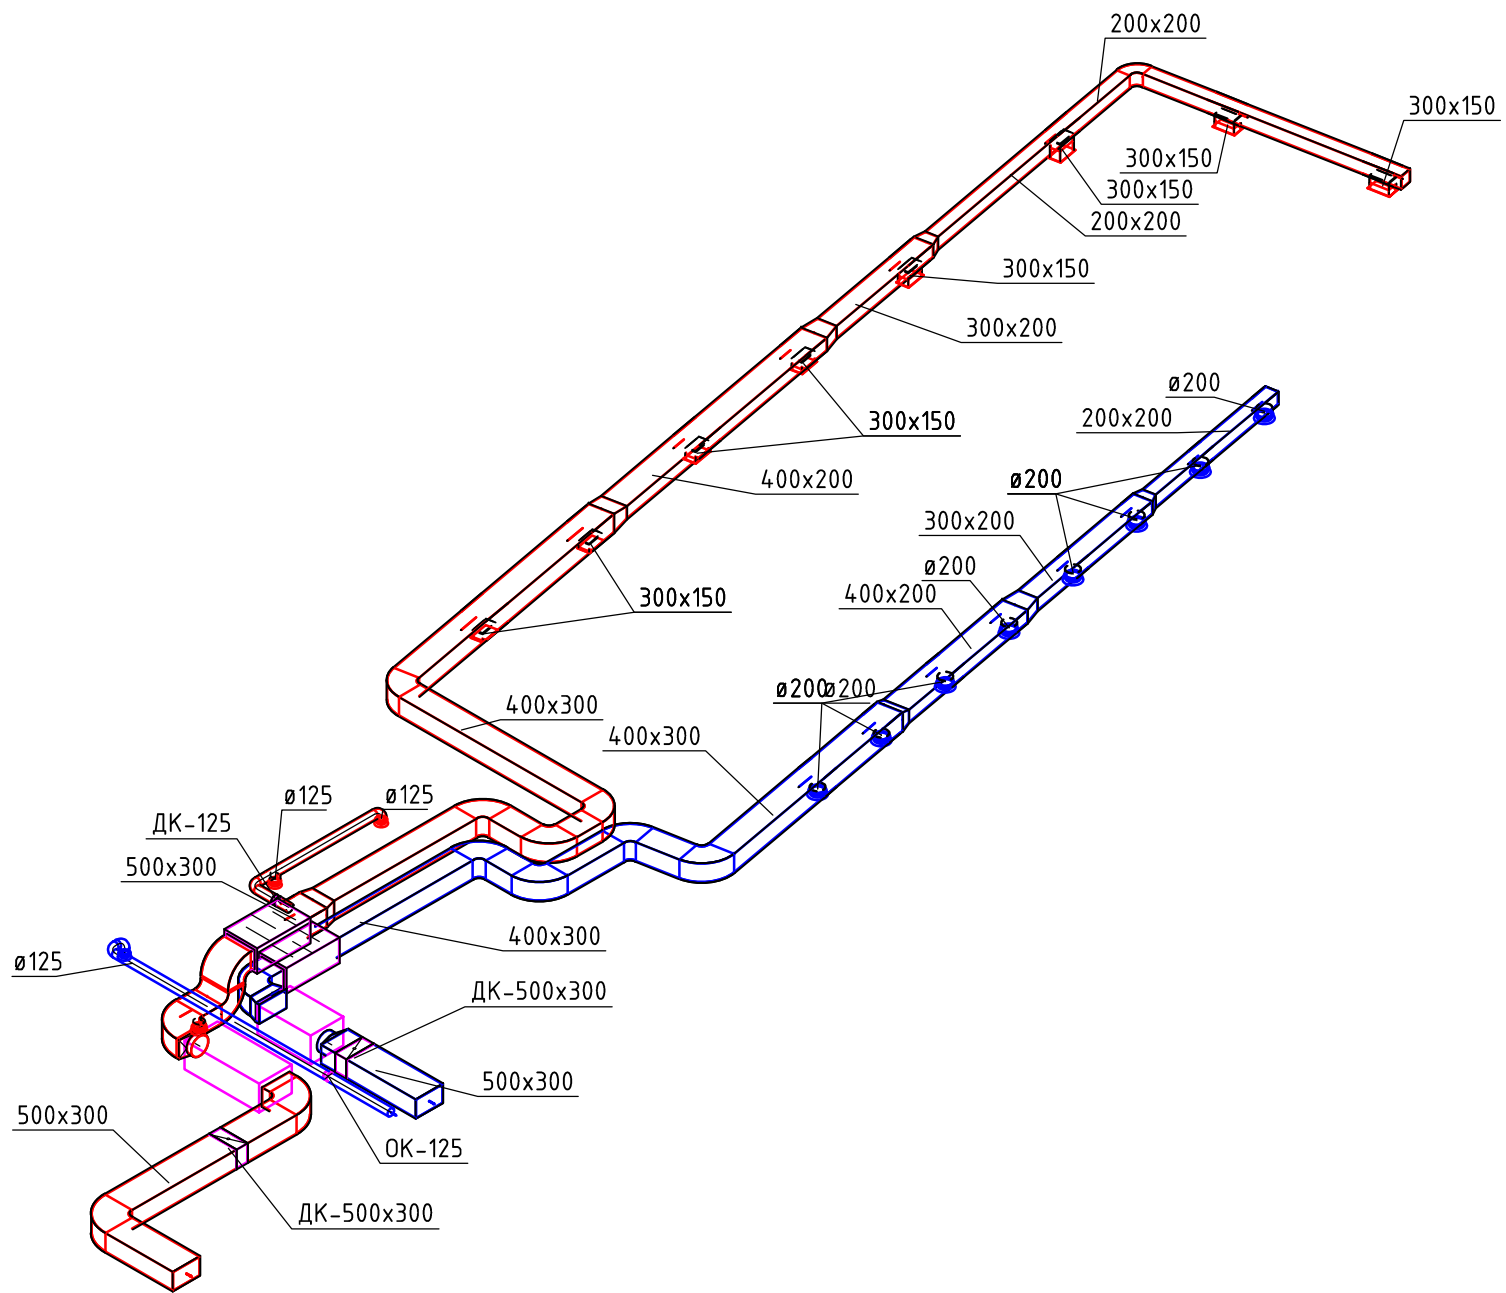

В1

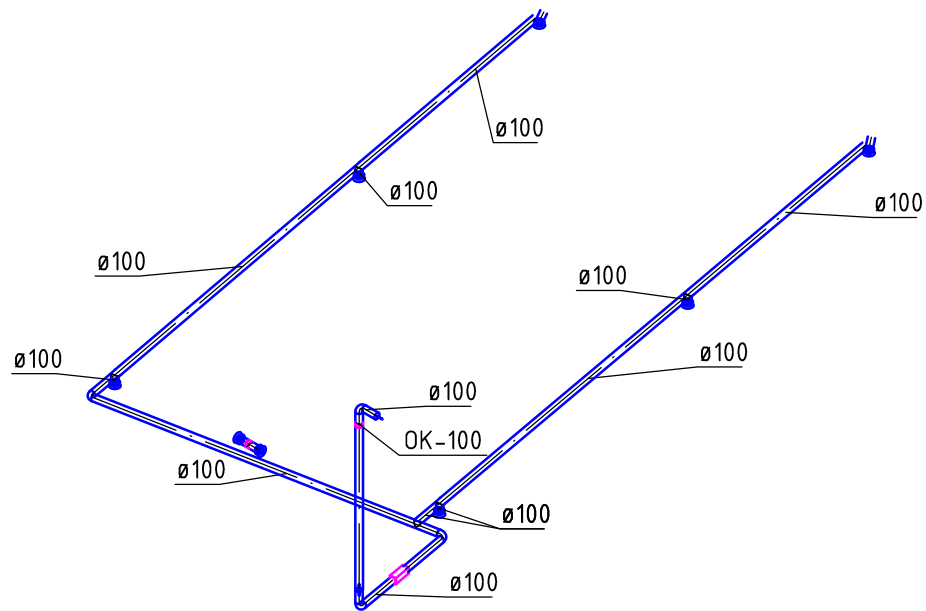

Согласовано			
Инв. № подл.	Подп. и дата	Взам. инв. №	

Изм.	Кол. уч.	Лист	№ док.	Подп.	Дата	Стадия	Лист	Листов
Разработал			Лисицкая		09.17	Р	2	
Проверил					09.17			
Н. контр.					09.17	Схема систем вентиляции		ООО "ПП Благовест С+"