
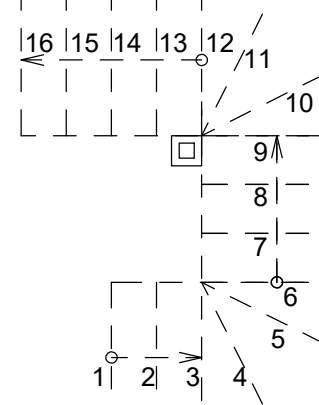


План стен 1-го этажа. Трассы воздуховодов. М1:50

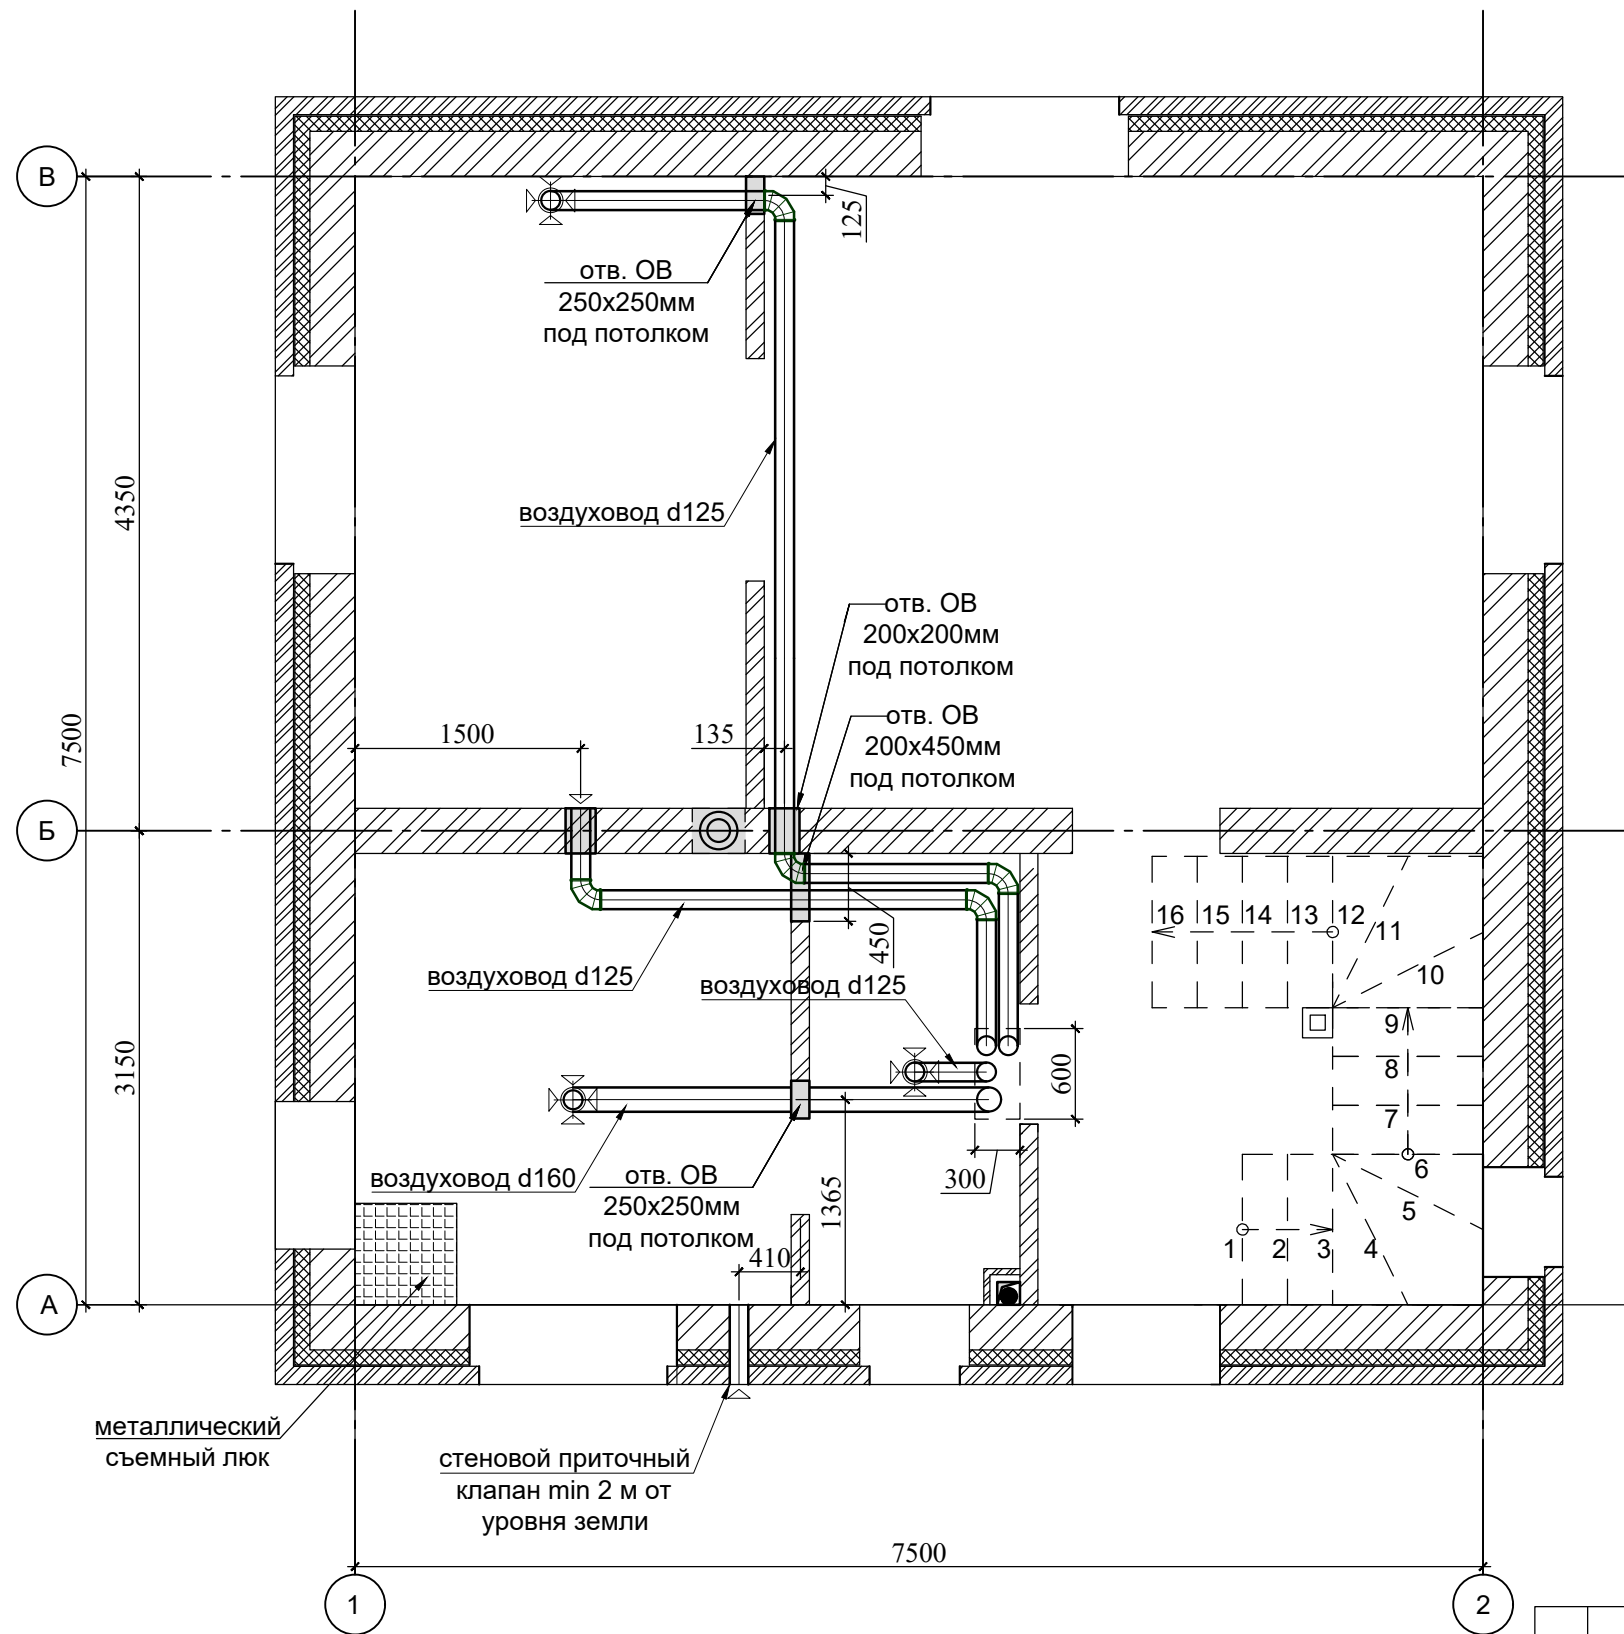

Согласовано:	
Взам. инв. №	
Подпись	
Инв. № подл.	

- Воздуховоды оцинкованные:
- d125мм - 35 м.п.;
 - d160мм - 10 м.п.;
- Отводы:
- d125мм (90 град.)- 8 шт.;
 - d160мм (90 град.)- 1 шт.;
- Канальный вентилятор - 3шт;
- Вытяжные вентиляторы ванной - 2шт.
- Стеновой приточный клапан - 1шт.

					Заказчик: Скубачевский А.Л.	КР		
					Проект загородного дома по адресу: Московская область, ст. Купавна, СНТ Минвуз, уч. 207.			
Изм. Кол.уч.	Лист	№ док.	Подпись	Дата	КОНСТРУКТИВНЫЕ РЕШЕНИЯ	Стадия	Лист	Листов
Конструктор	Клоков И.Р.		<i>И.Р. Клоков</i>	18.12.17		РД	17	
					План стен 1-го этажа. Трассы воздуховодов. Отверстия в стенах. М1:50			