


Условные обозначения трубопроводов

— V1 — - хозяйственно-питьевой водопровод

1. Высота стяжки принята 160 мм.
2. За отм. 0,000 принята отметка вверху стяжки.
3. Сеть V1 прокладывается из труб d16 из металлополимерных труб Rexay (RAUTITAN stabil) в изоляции, ось трубы располагается на отм.-0,100

						ВК		
						Перепланировка нежилого помещения с целью организации стоматологической клиники по адресу: г.Москва, Ленинский проспект, д.103		
Изм	Кол.уч	Лист	N док	Подпись	Дата			
Выполнил	Стародумов	Стар				Водопровод и канализация	Стадия Р	Лист 1
Технолог	Жигунова А.И.					План с системами V1 в полу	ООО "ПРО-МЕД ГРУПП"	

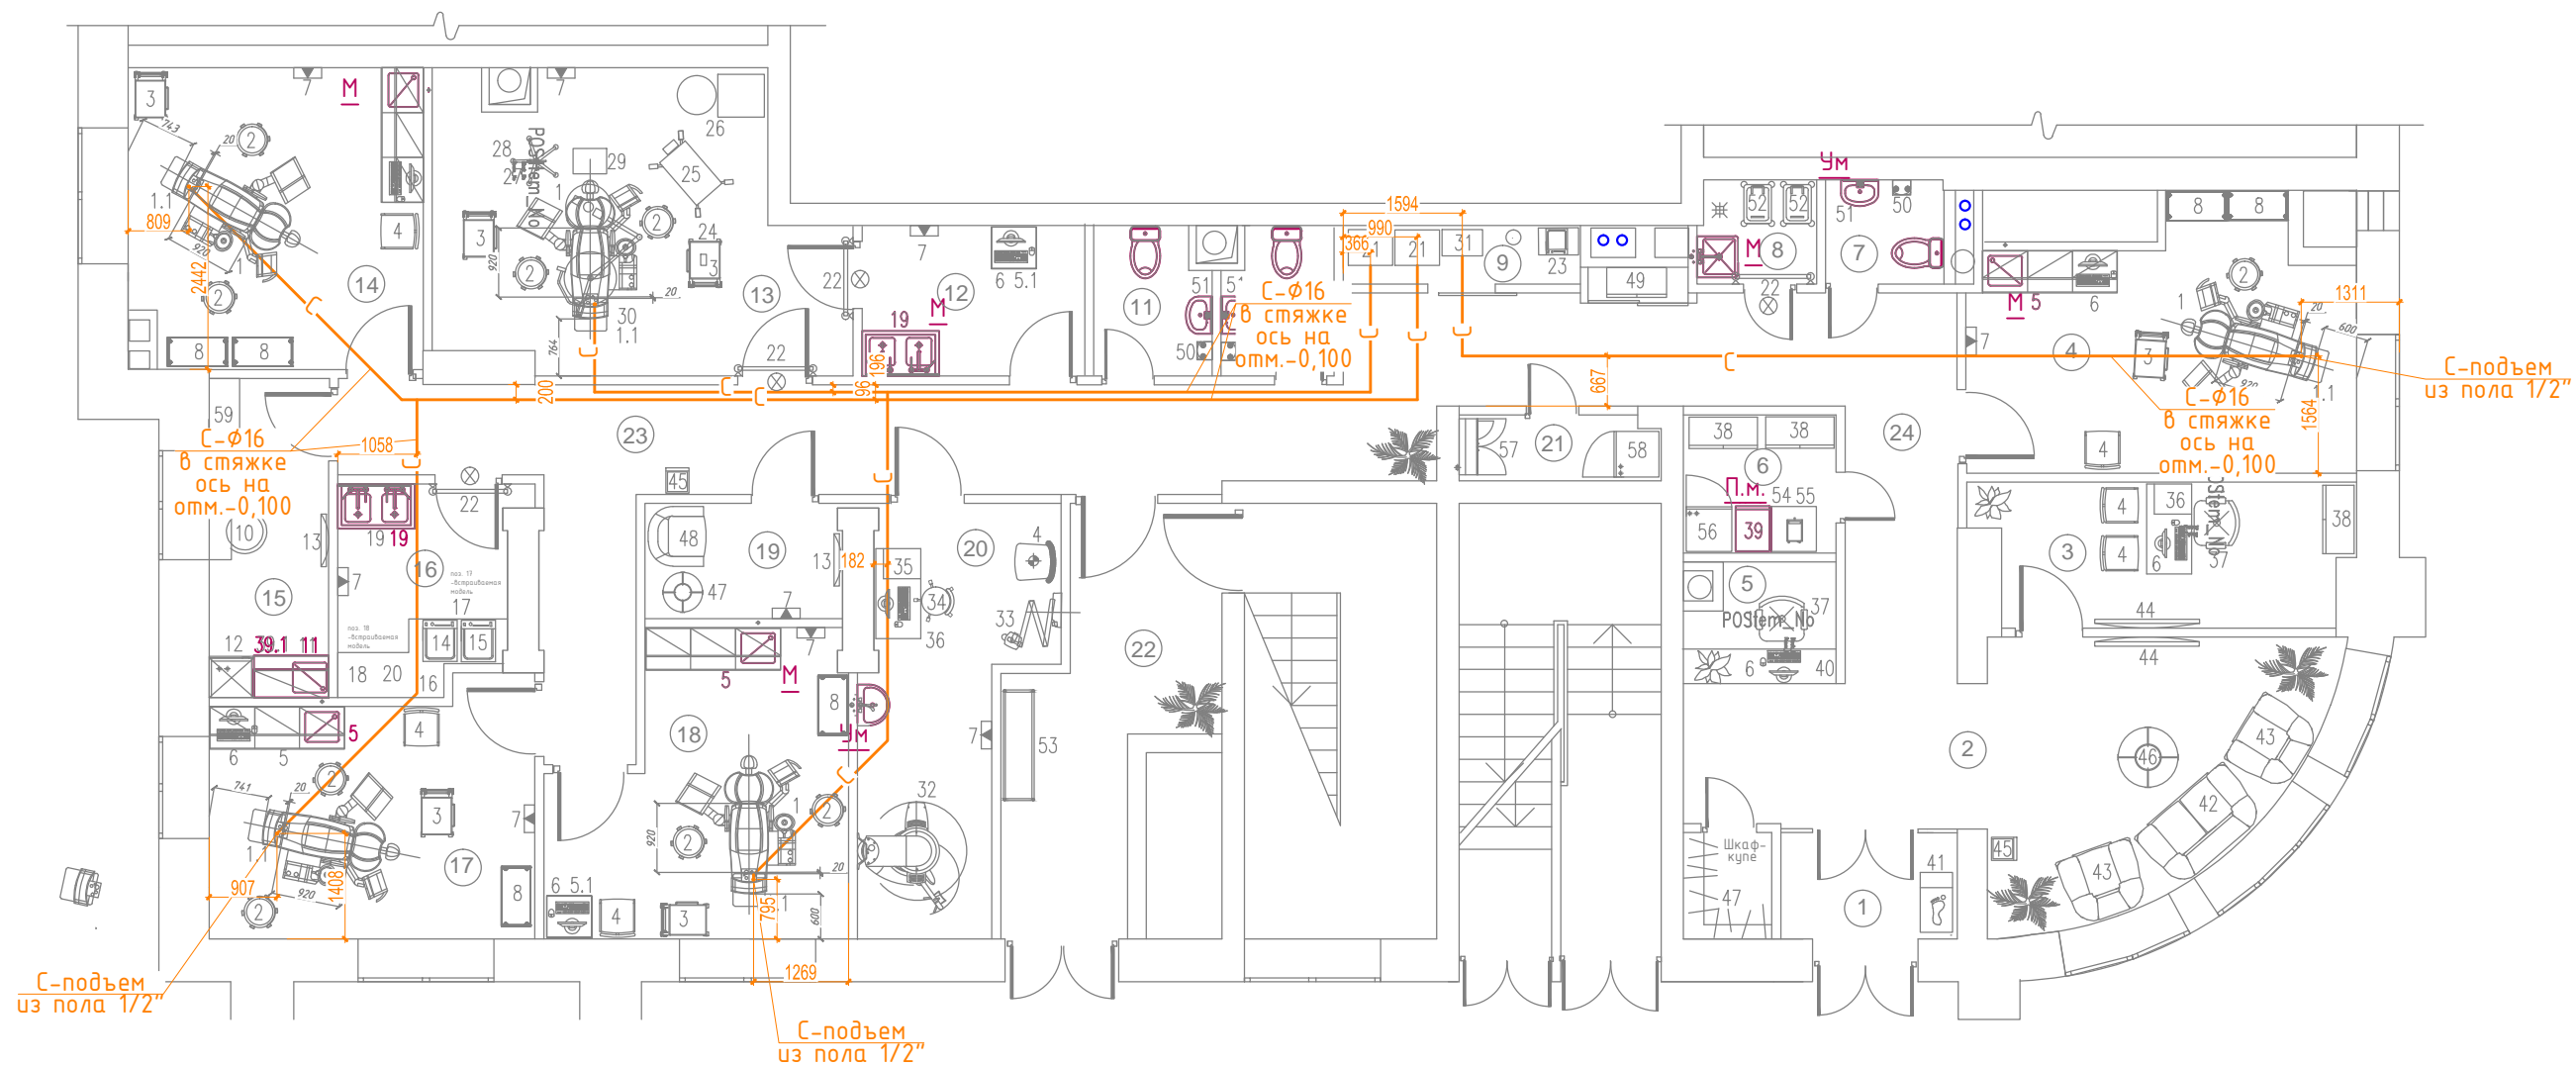


Условные обозначения трубопроводов

— C — - сжатый воздух

1. Высота стяжки принята 160 мм.
2. За отм. 0,000 принята отметка вверху стяжки.
3. Сеть C прокладывается из труб d16 из металлополимерных труб Rehau (RAUTITAN stabil) в изоляции, ось трубы располагается на отм.-0,100

						ВК				
						Перепланировка нежилого помещения с целью организации стоматологической клиники по адресу: г.Москва, Ленинский проспект,д.103				
Изм	Кол.уч	Лист	№ док	Подпись	Дата	Водопровод и канализация		Стадия Р	Лист 2	Листов
				Стар		План с системами C в полу		ООО "ПРО-МЕД ГРУПП"		
				Жигунова А.И.						

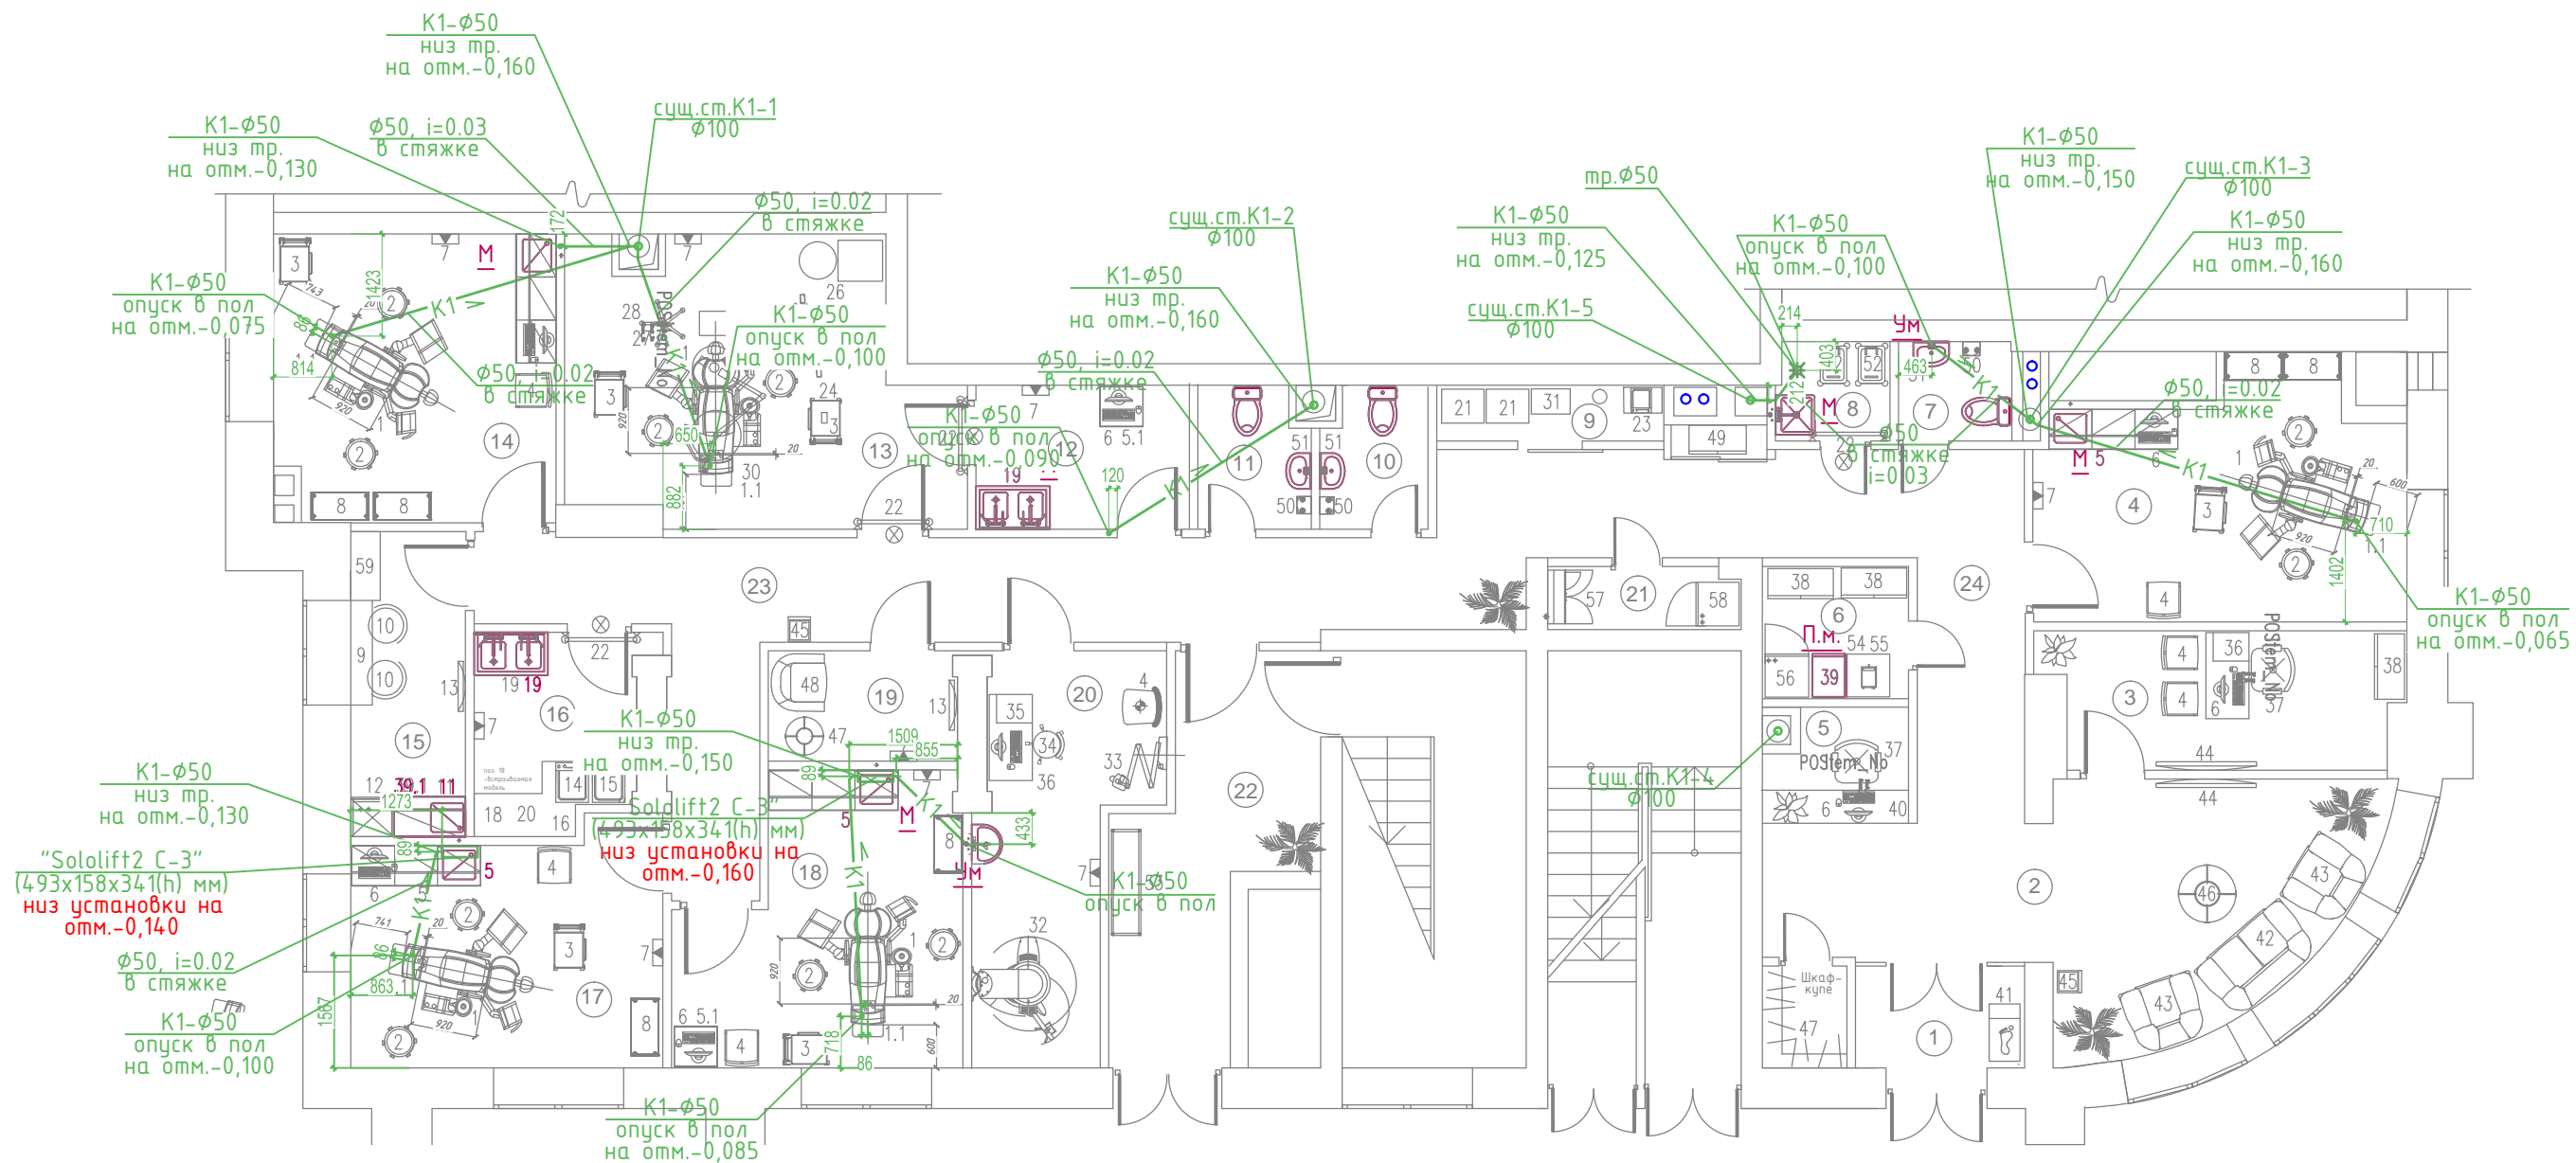

Условные обозначения трубопроводов

— K1 — - хоз-бытовая канализация

1. Высота стяжки принята 160 мм.
2. За отм. 0,000 принята отметка вверху стяжки.
3. Сеть K1 прокладывается из труб d50 из полипропилена Rexau (шумопоглощающая канализация RAUPIANO PLUS),(RAUTITAN stabil)
4. Отметки показаны для низа труб

						ВК		
						Перепланировка нежилого помещения с целью организации стоматологической клиники по адресу: г.Москва, Ленинский проспект,д.103		
Изм	Кол.уч	Лист	№ док	Подпись	Дата	Стадия	Лист	Листов
Выполнил	Стародумов	Стар				Водопровод и канализация	Р	3
Технолог	Жигунова А.И.					План с системами K1 в полу	ООО "ПРО-МЕД ГРУПП"	