



Экспликация помещений без отделки 2 этаж. 4 секция

Проектный номер апартаменты	Проектная площадь, кв.м	Количество комнат в апартаменте	Наименование помещения
№1059	36,87	1	Апартамент
№1060	35,05	1	Апартамент
№1061	51,18	2	Апартамент
№1062	50,31	2	Апартамент
№1063	63,79	2	Апартамент
№1064	74,48	2	Апартамент
№1065	48,71	2	Апартамент
№1066	46,94	2	Апартамент
№1067	46,00	2	Апартамент
№1068	47,12	2	Апартамент
№1069	48,02	2	Апартамент
№1070	48,20	2	Апартамент
№1071	79,81	3	Апартамент
№1072	66,89	2	Апартамент
№1073	48,26	2	Апартамент
№1074	46,99	2	Апартамент
№1075	48,48	2	Апартамент
№1076	48,44	2	Апартамент
№1077	53,78	2	Апартамент
№1078	39,25	1	Апартамент
№1080	100,55	2	Апартамент
№1081	54,40	2	Апартамент
№1082	53,29	2	Апартамент
№1083	56,64	2	Апартамент
№1084	29,43	1	Апартамент
№1085	32,92	1	Апартамент
№1089	35,85	1	Апартамент
1 391,65 м ²			

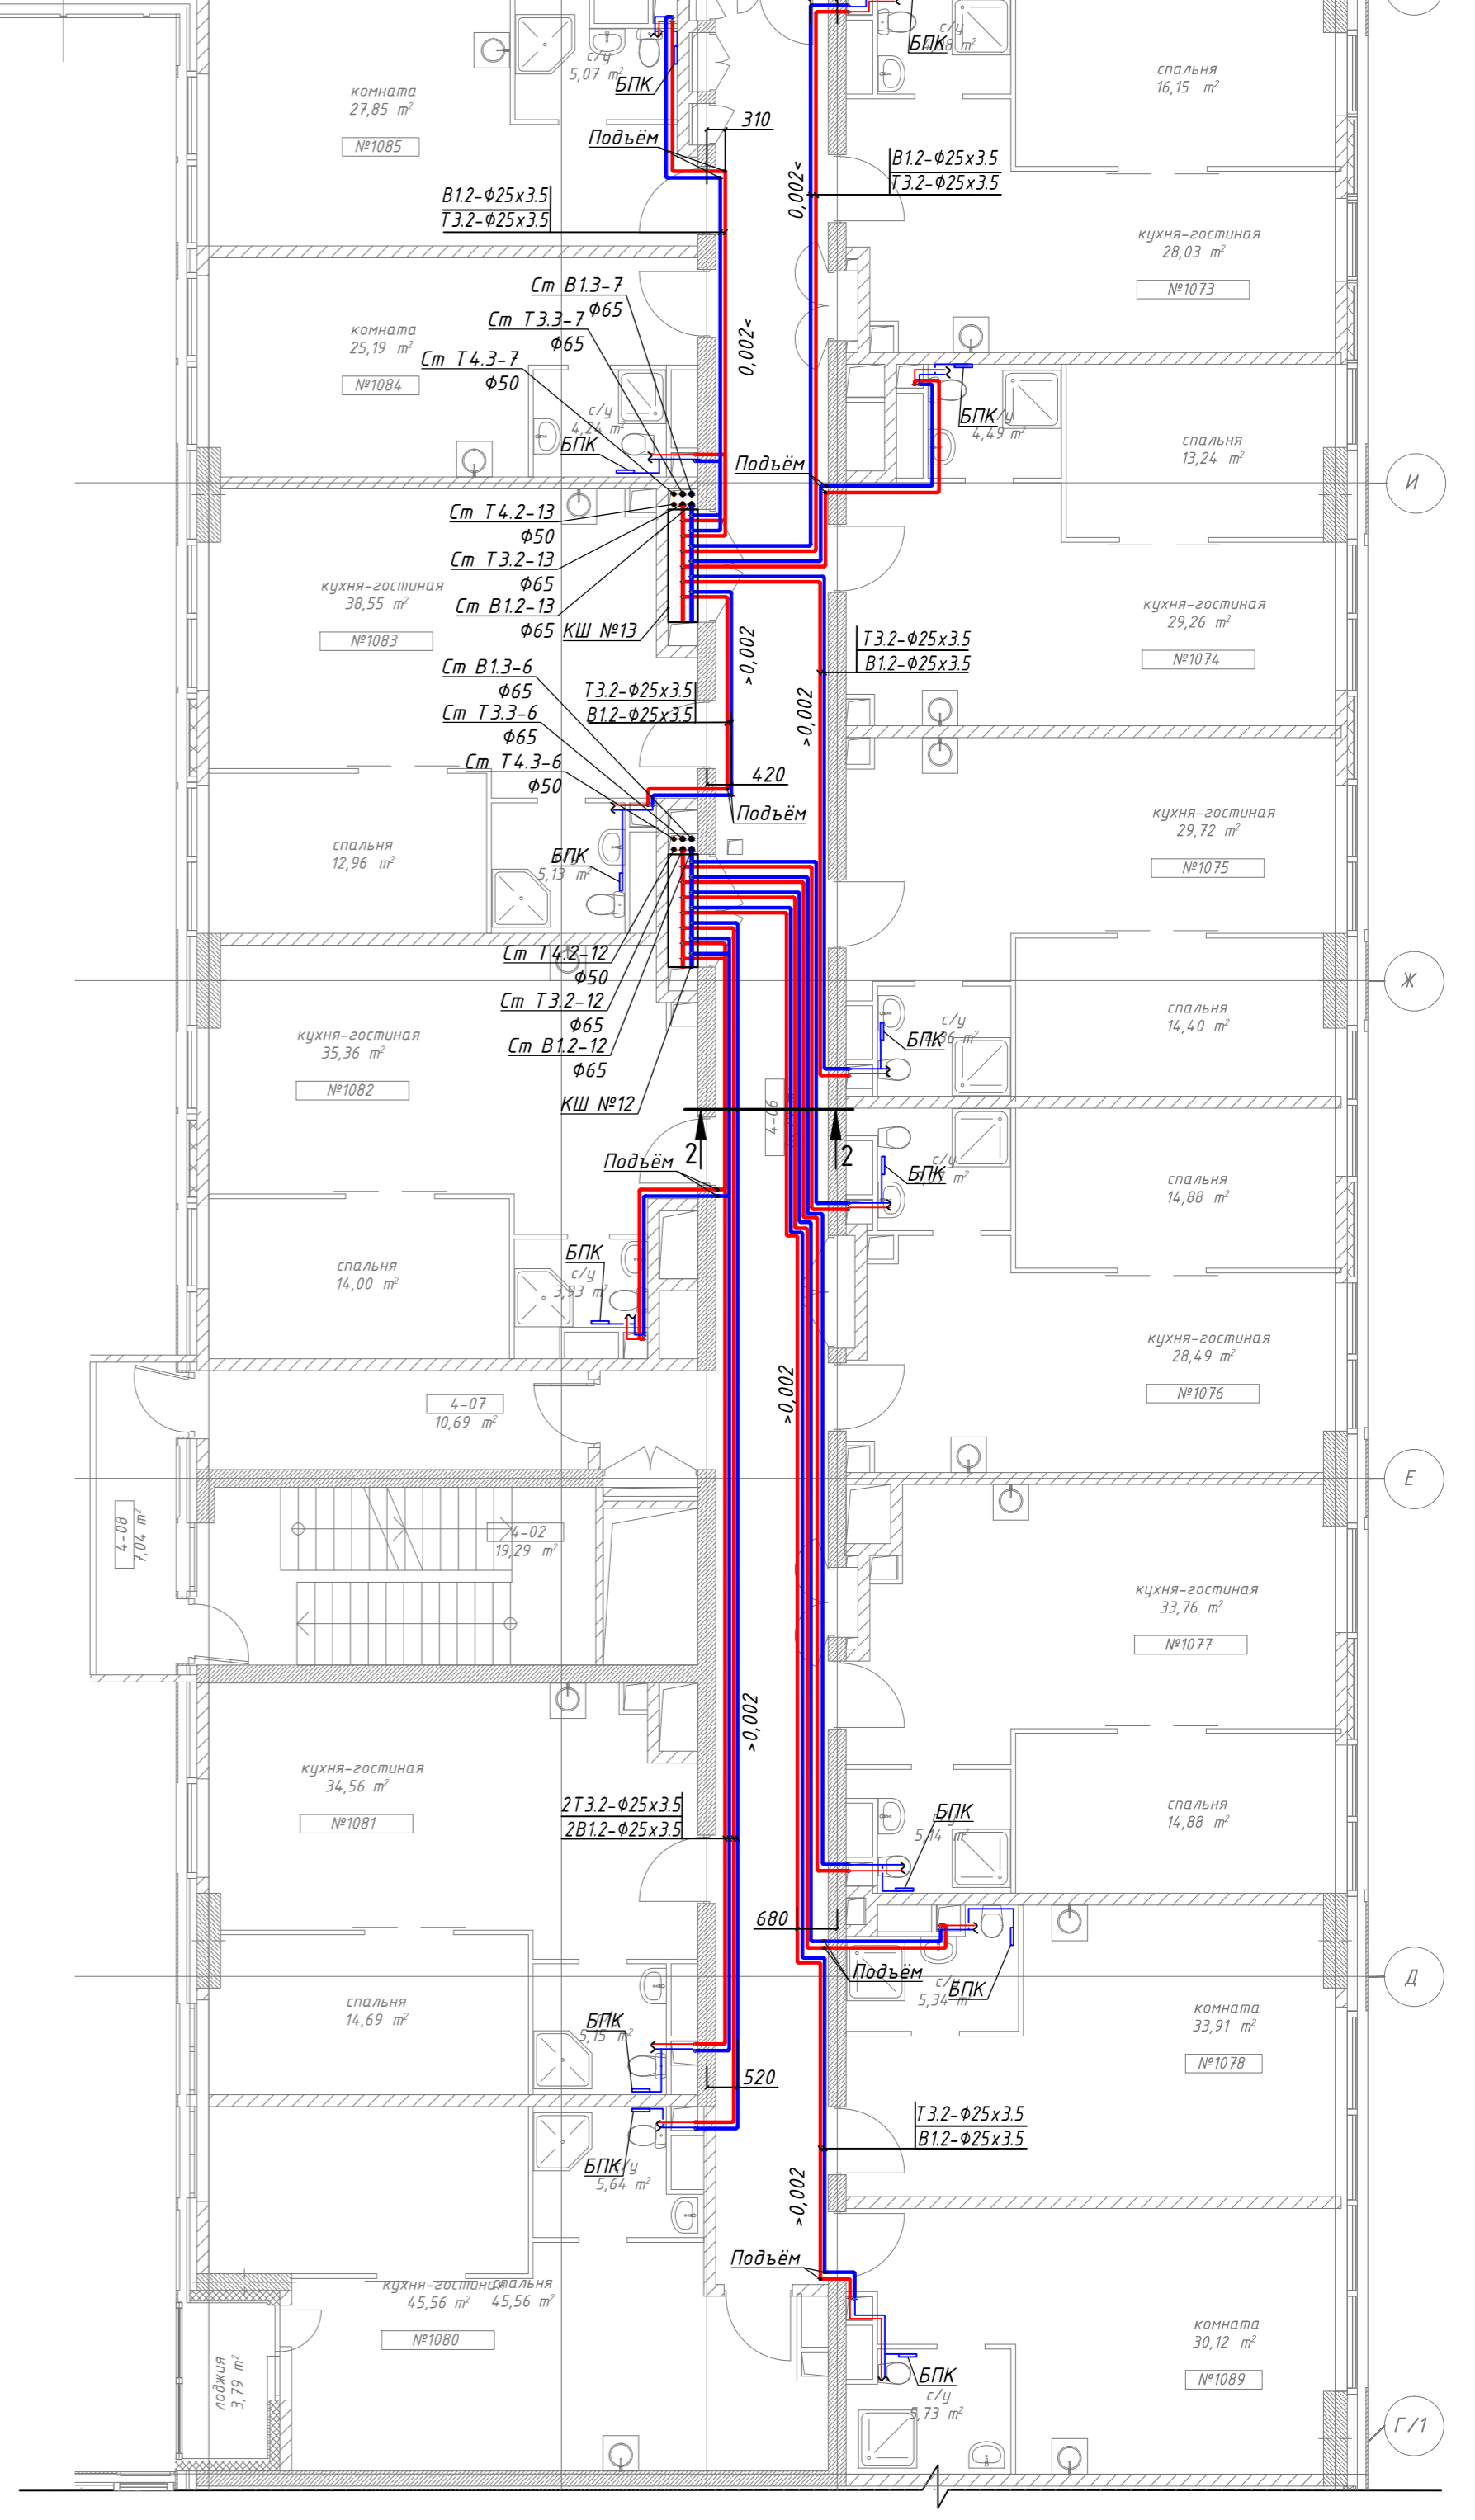

План-схема

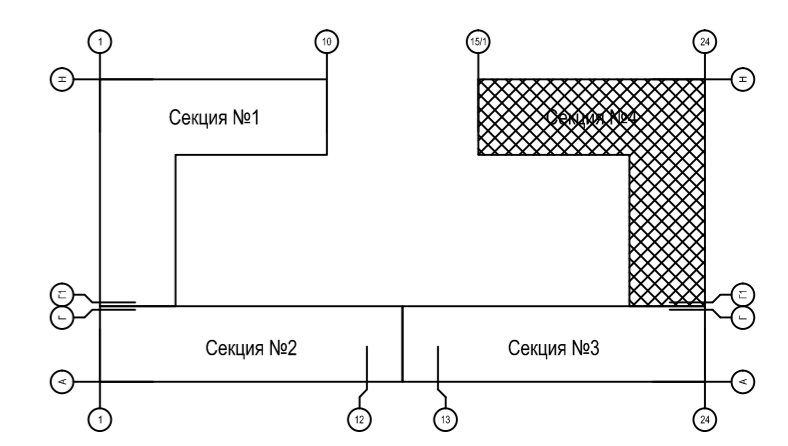

±0,000=140,50

- Примечания:
- Трубы проложить с уклоном $i=0,002$ в сторону коллекторного шкафа.
 - Отметки трубопроводов см. аксонометрические схемы (Листы 44, 49, 50).
 - Узлы коллекторных шкафов (КШ) см. листы 57, 58.
 - Трубопроводы изолируются теплоизоляцией Energraflex толщиной 13мм.
 - Расположение БПК в апартаментах показано условно и может быть скорректировано в ходе монтажа.
 - Условные обозначения см. Лист 2

№	Изм.	Кол.ч.	Лист № док.	Подпись	Дата	Стадия	Лист	Листов
1	-	Зам.	03-17					
Разраб.	-							
Проб.	-							
И. контр.	-							
ГИП	-							

План 2 этажа с системами водоснабжения. Секция 4.

Формат А1

Имя, И.И. Фамилия, И.И. Имя, И.И. Фамилия, И.И. Имя, И.И. Фамилия