

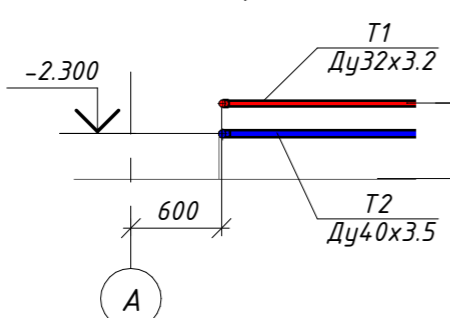


Разрез 1-1

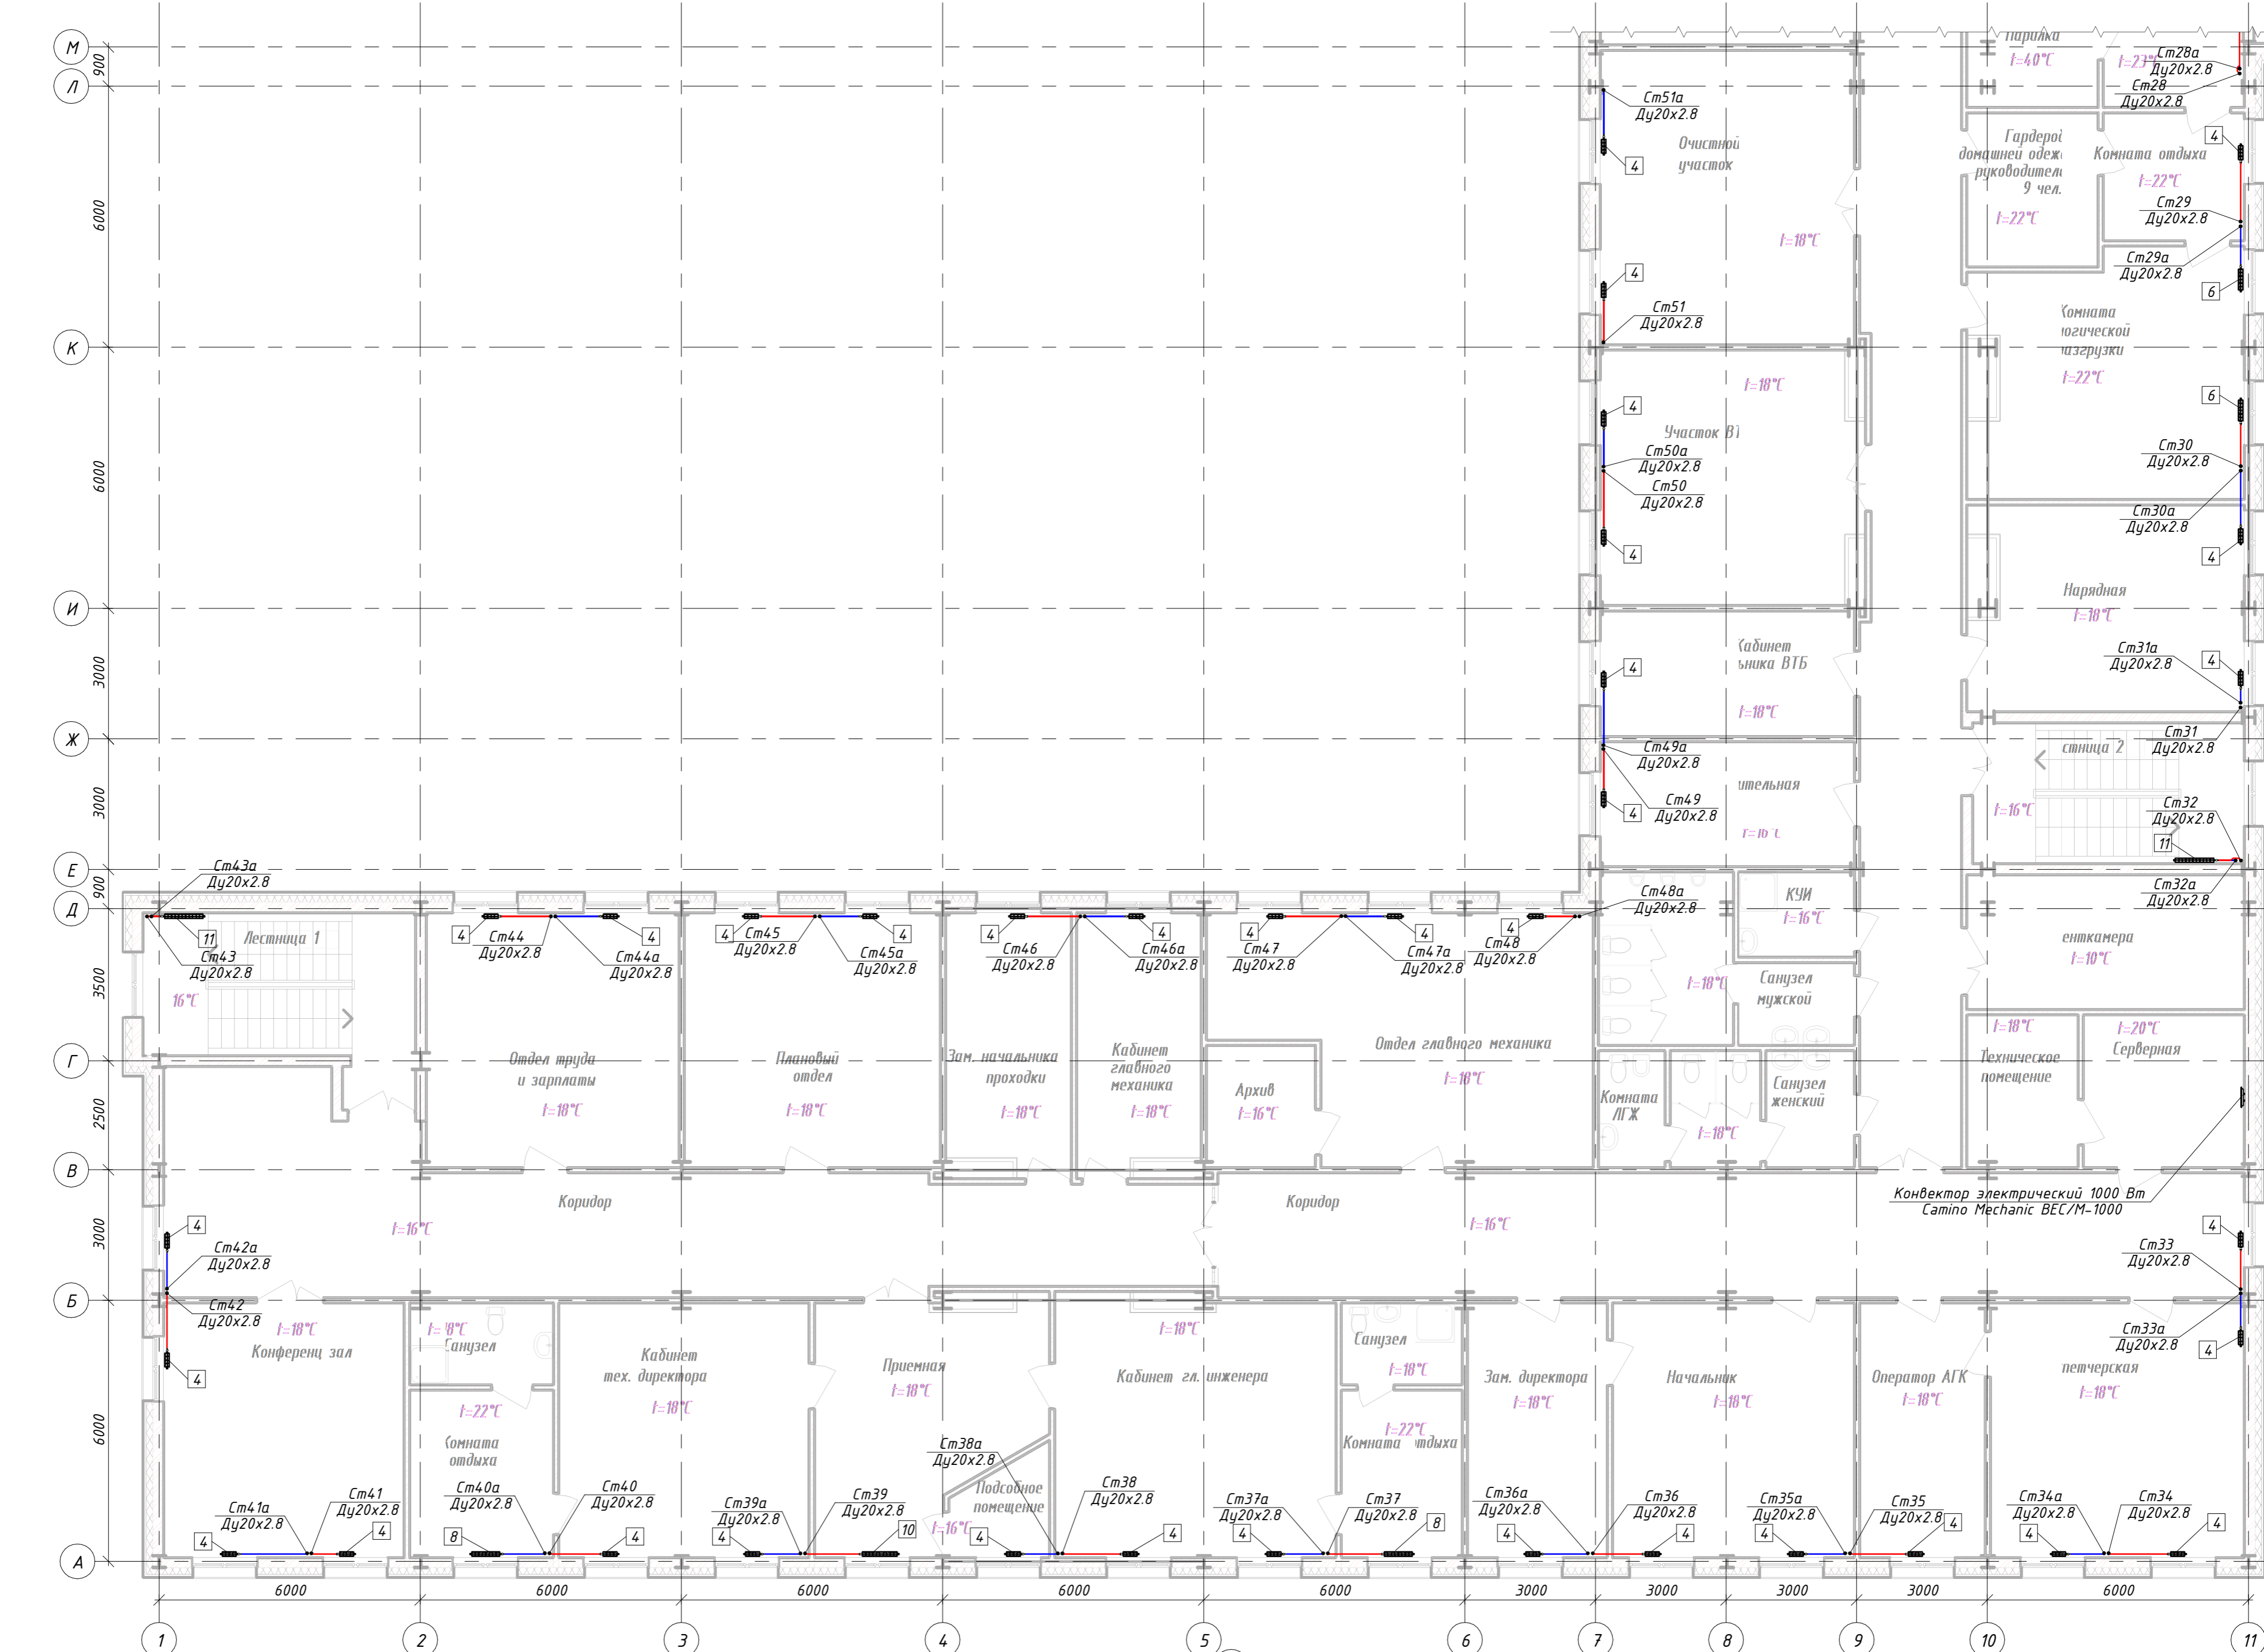

ЭКС201712-01-ИОС4			
Корректировка документации "Строительство АБК "Шахта "Костромовская" на площадке шахты." Проектная документация. Рабочая документация.			
Изм.	Колуч.	Лист № док.	Подпись Дата
Разраб.	Вайнов В.С.		
ГИП	Карачунин		
Отопление. План техподполья, 1 этажа в осях 1-11/ А-М			Стадия Лист Листов
			П 1
			000 "Экострой"
Н. контр.			

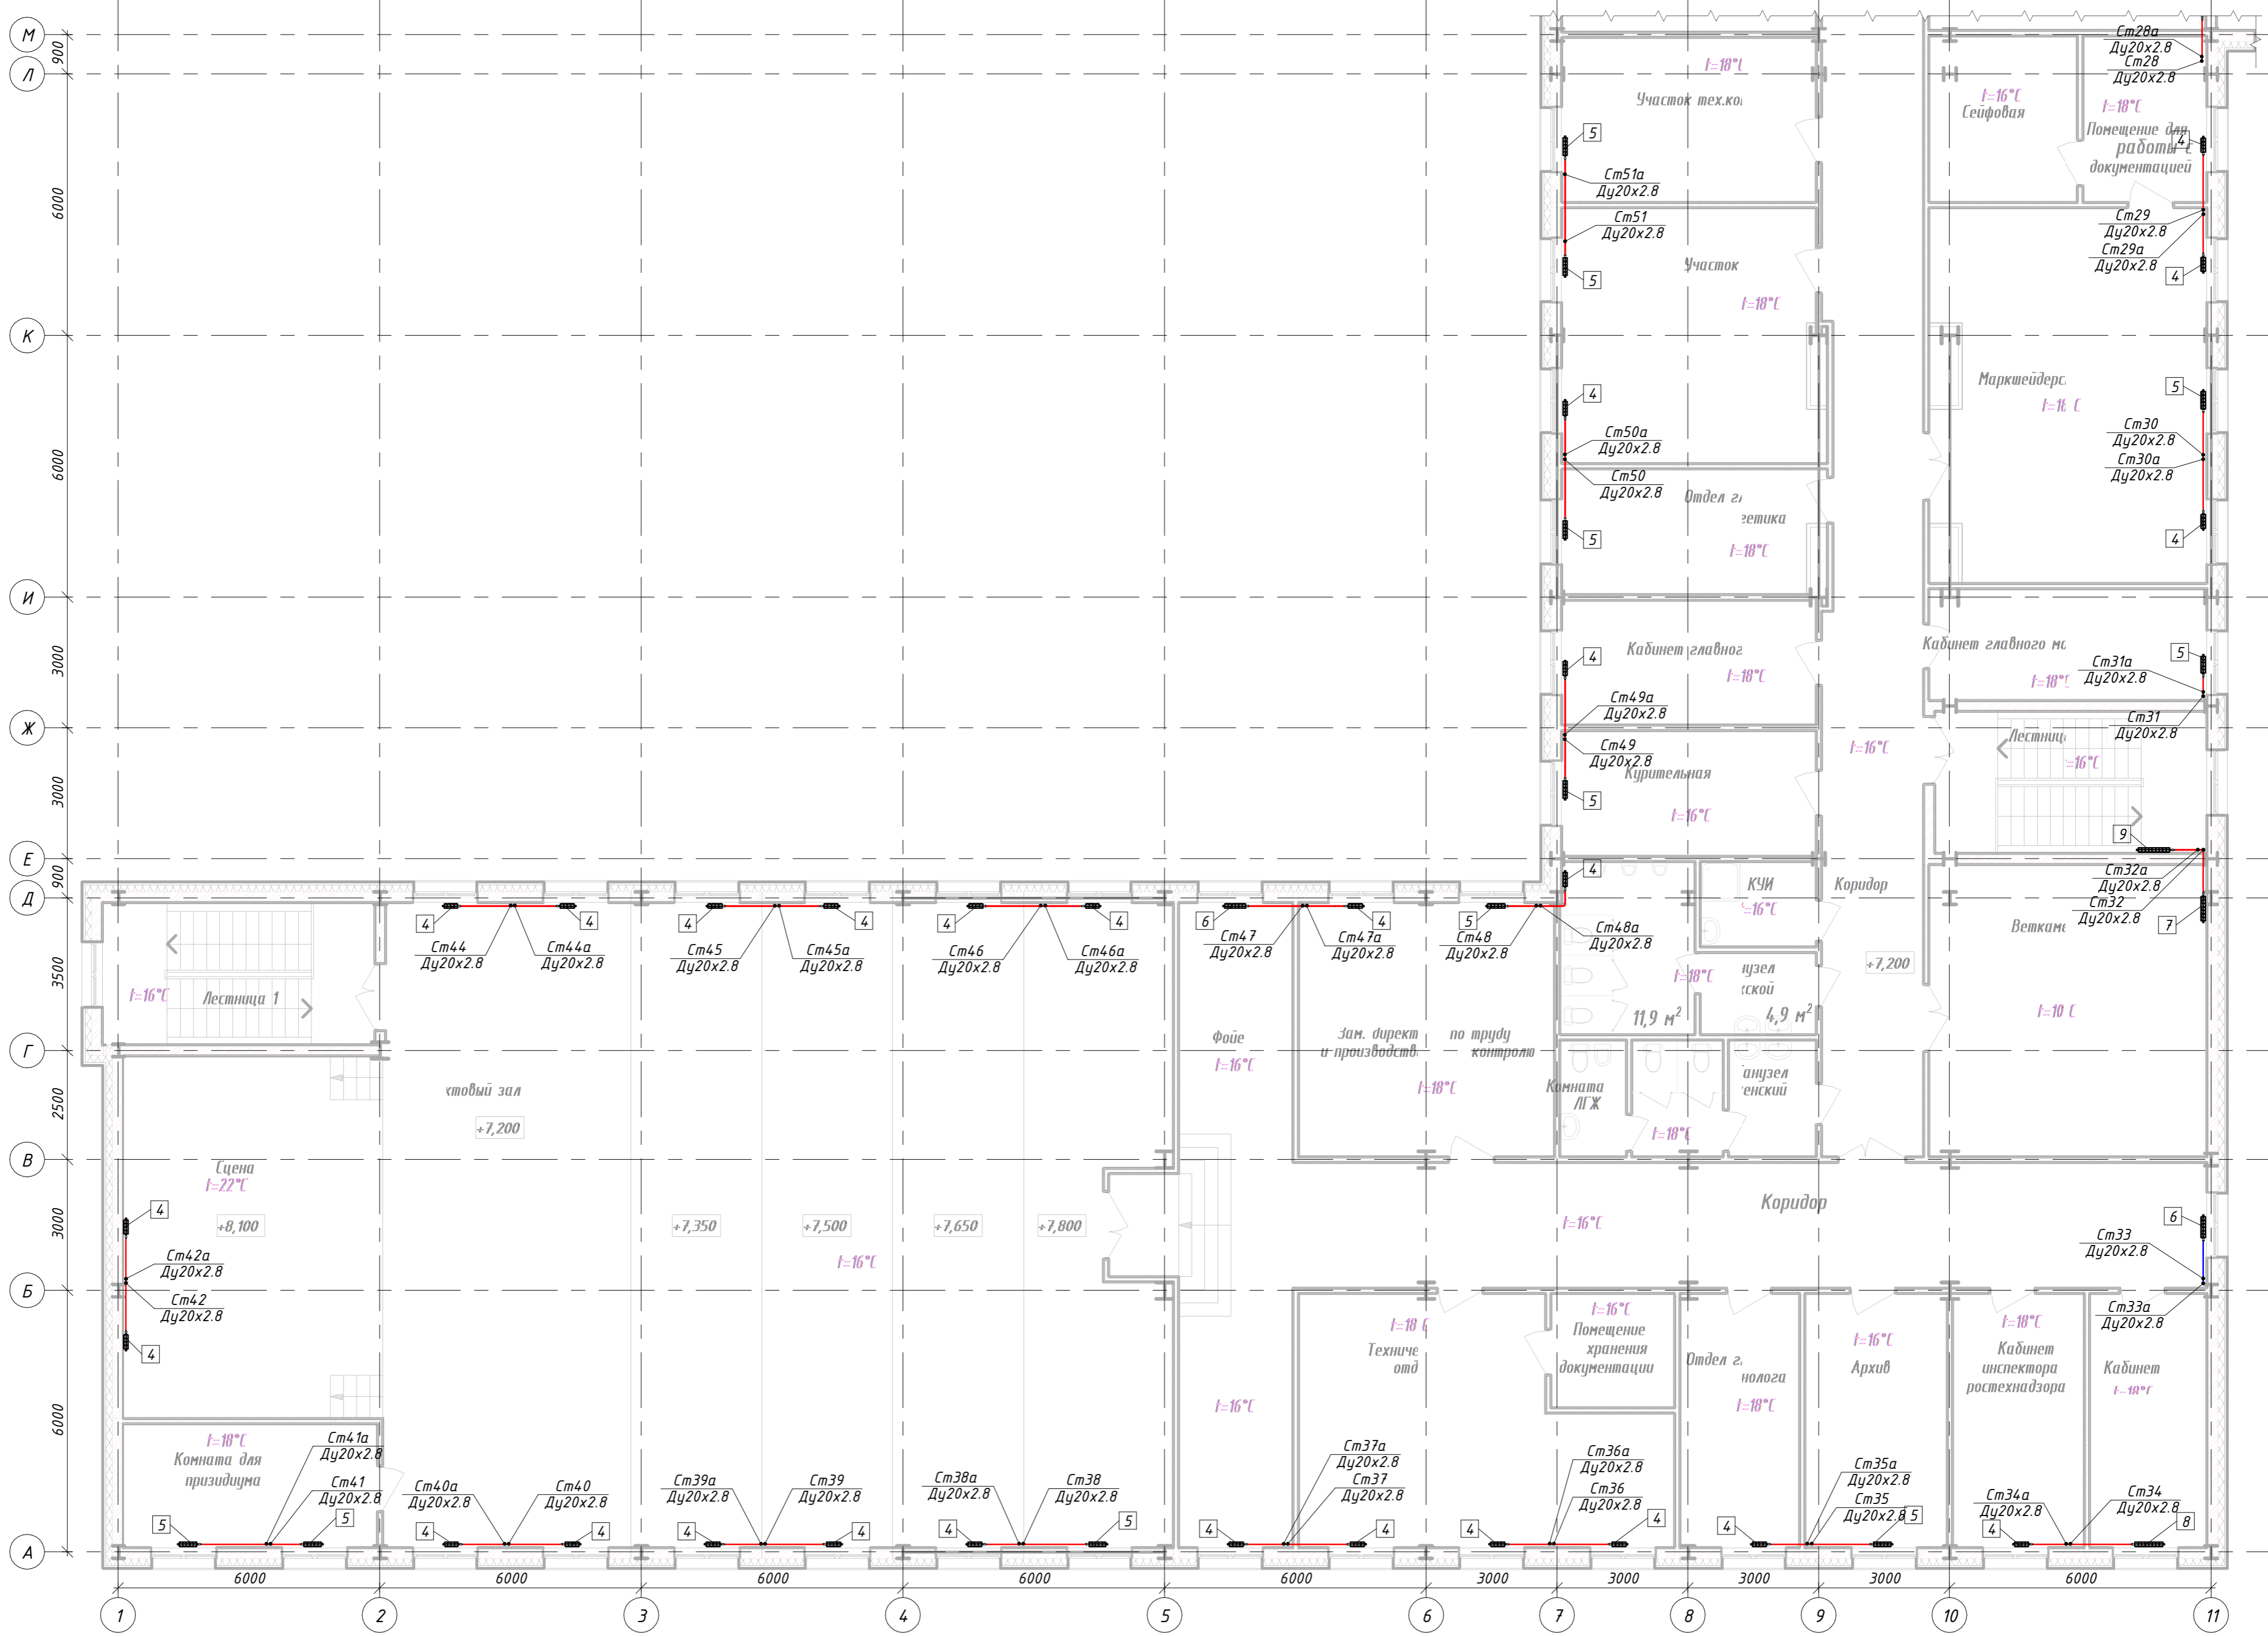

ЭКС201712-01-ИОС4

Корректировка документации "Строительство АБК "Шахта "Костромовская" на площадке шахты." Проектная документация. Рабочая документация.



Изм.	Колуч.	Лист	№ док.	Подпись	Дата
Разраб.	Вайнов В.С.				
ГИП	Карацупин				
Н. контр.					

Стадия	Лист	Листов
П	2	2

Отопление. План 2 и 3 этажей в осях 1-11/А-М



000 "Экстрой"

-3,600 в осях 7-20/М-У

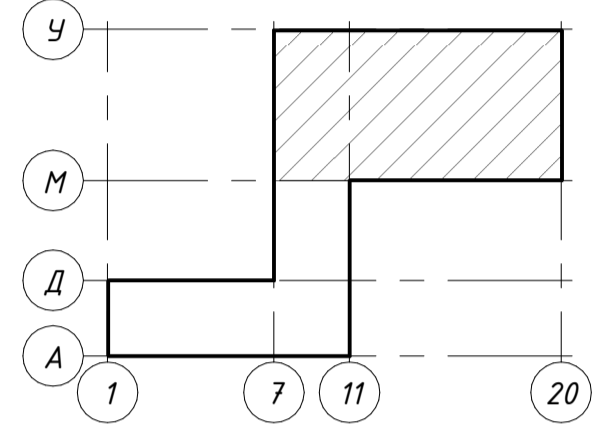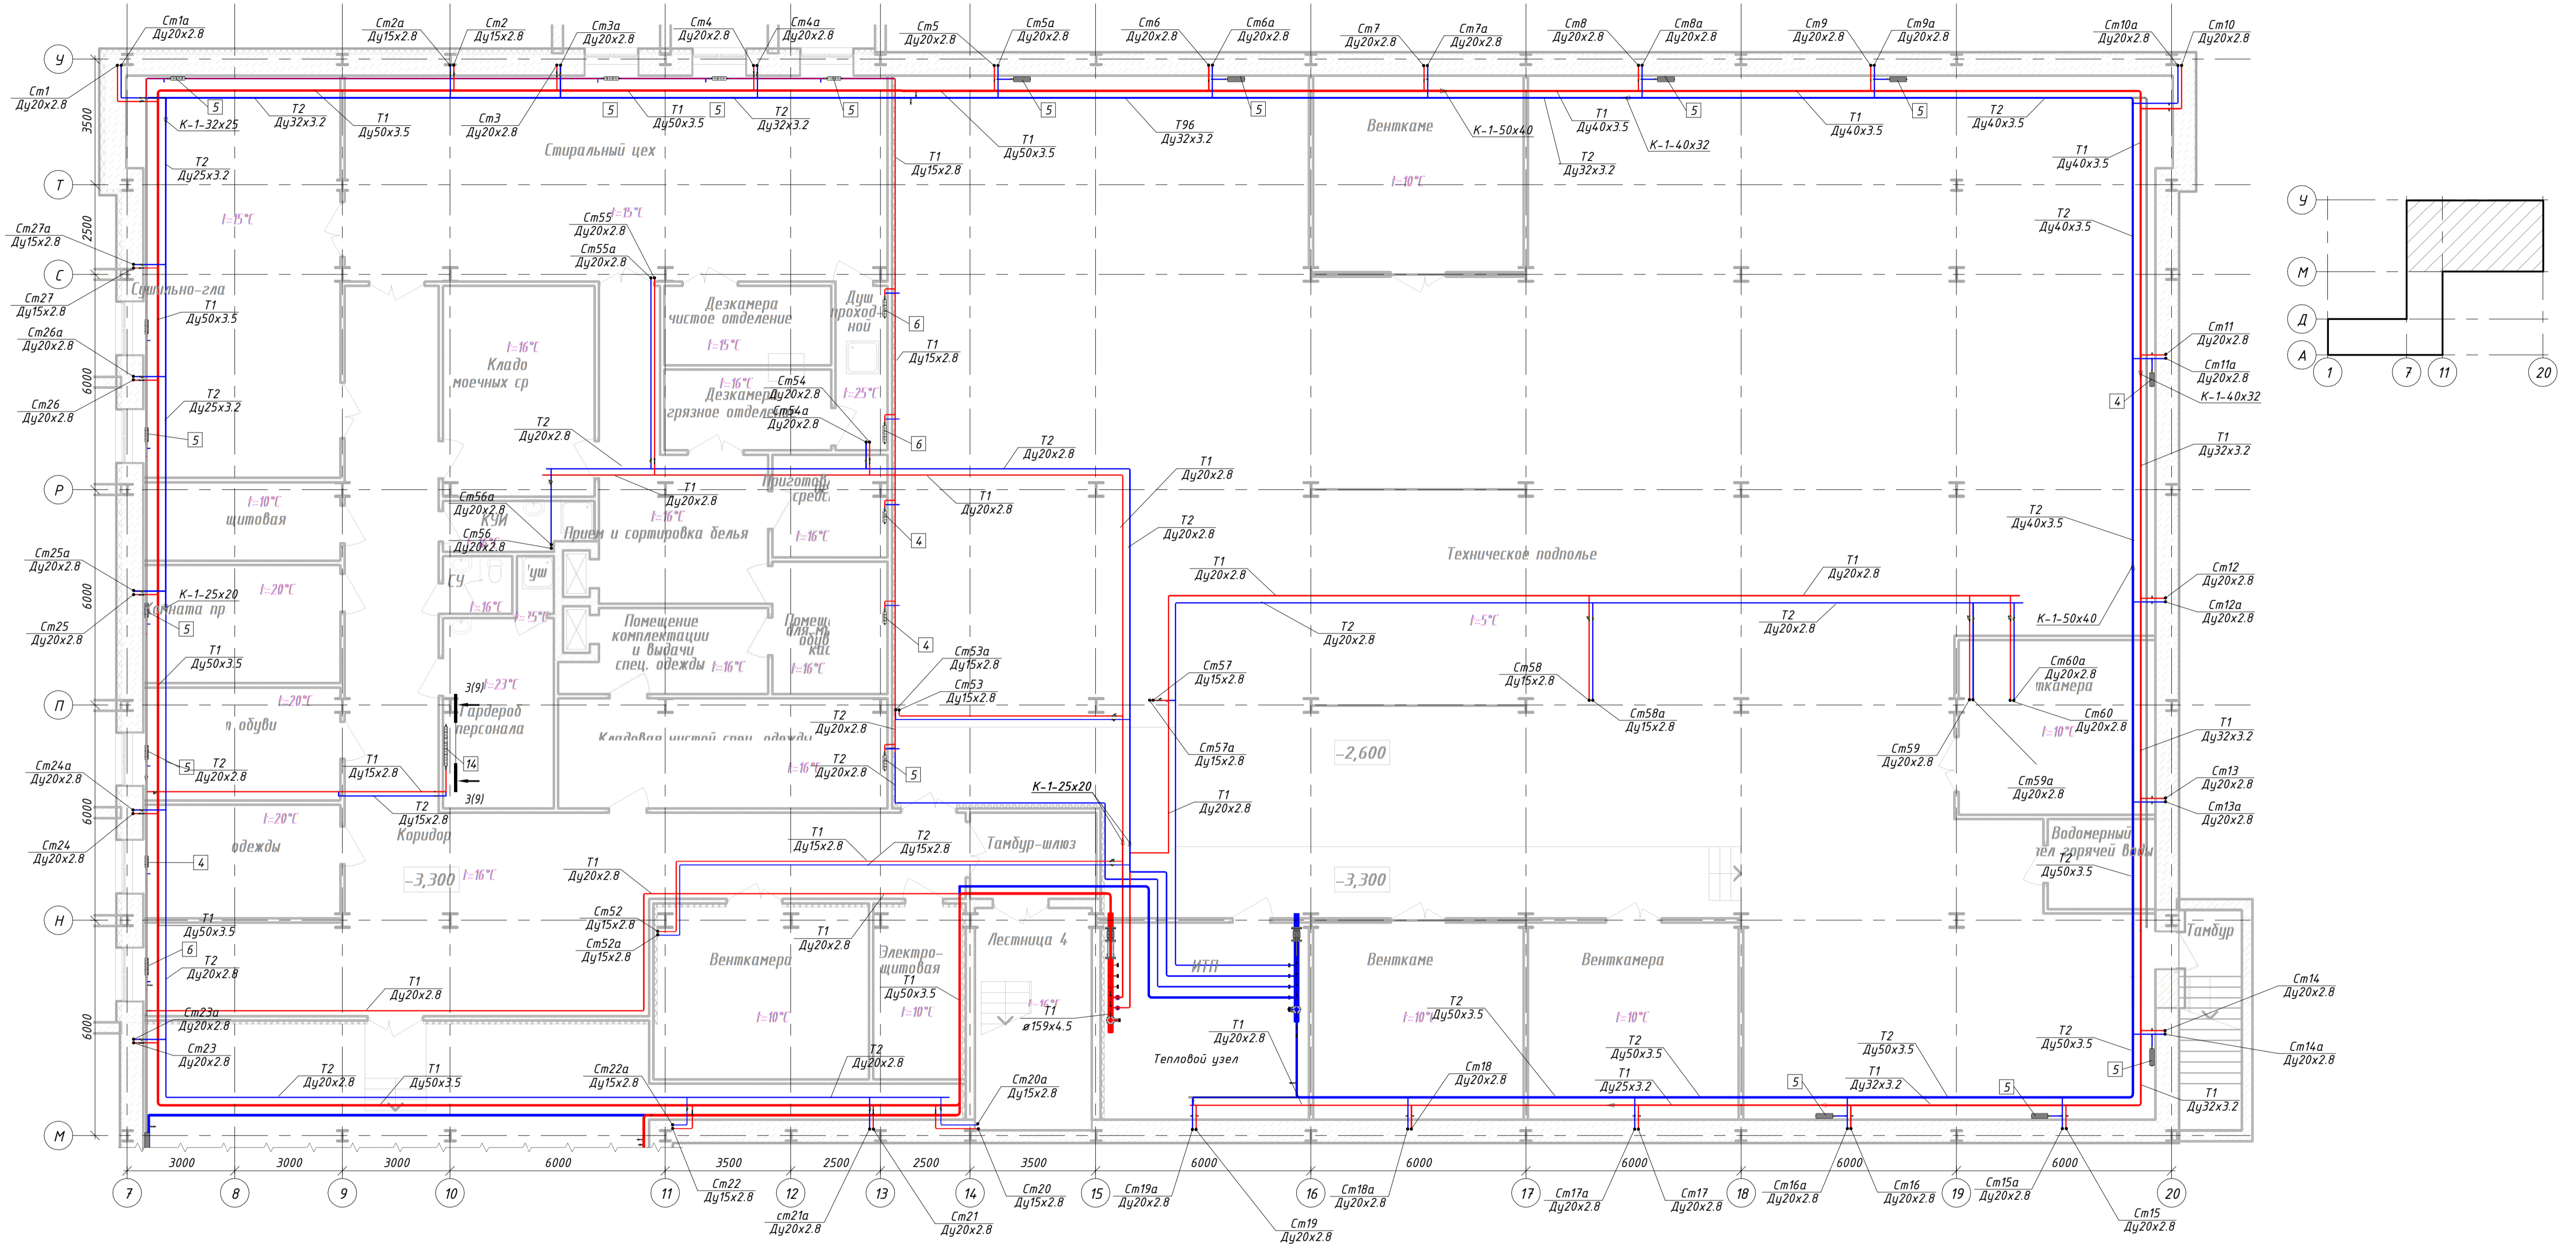



				ЭКС201712-01-ИОС4		
				Корректировка документации "Строительство АБК "Шахта "Костромская" на прилегающей шахты." Проектная документация. Рабочая документация		
Изм.	Колуч.	Лист № док.	Подпись	Дата	Стадия	Лист
					П	3
				Отопление. План техподполья в осях 7-20/М-У		
				000 "Экострой"		

0,000 в осях 7-20/М-У

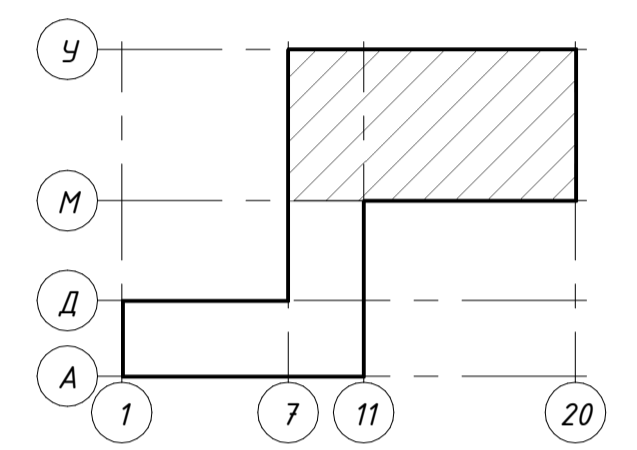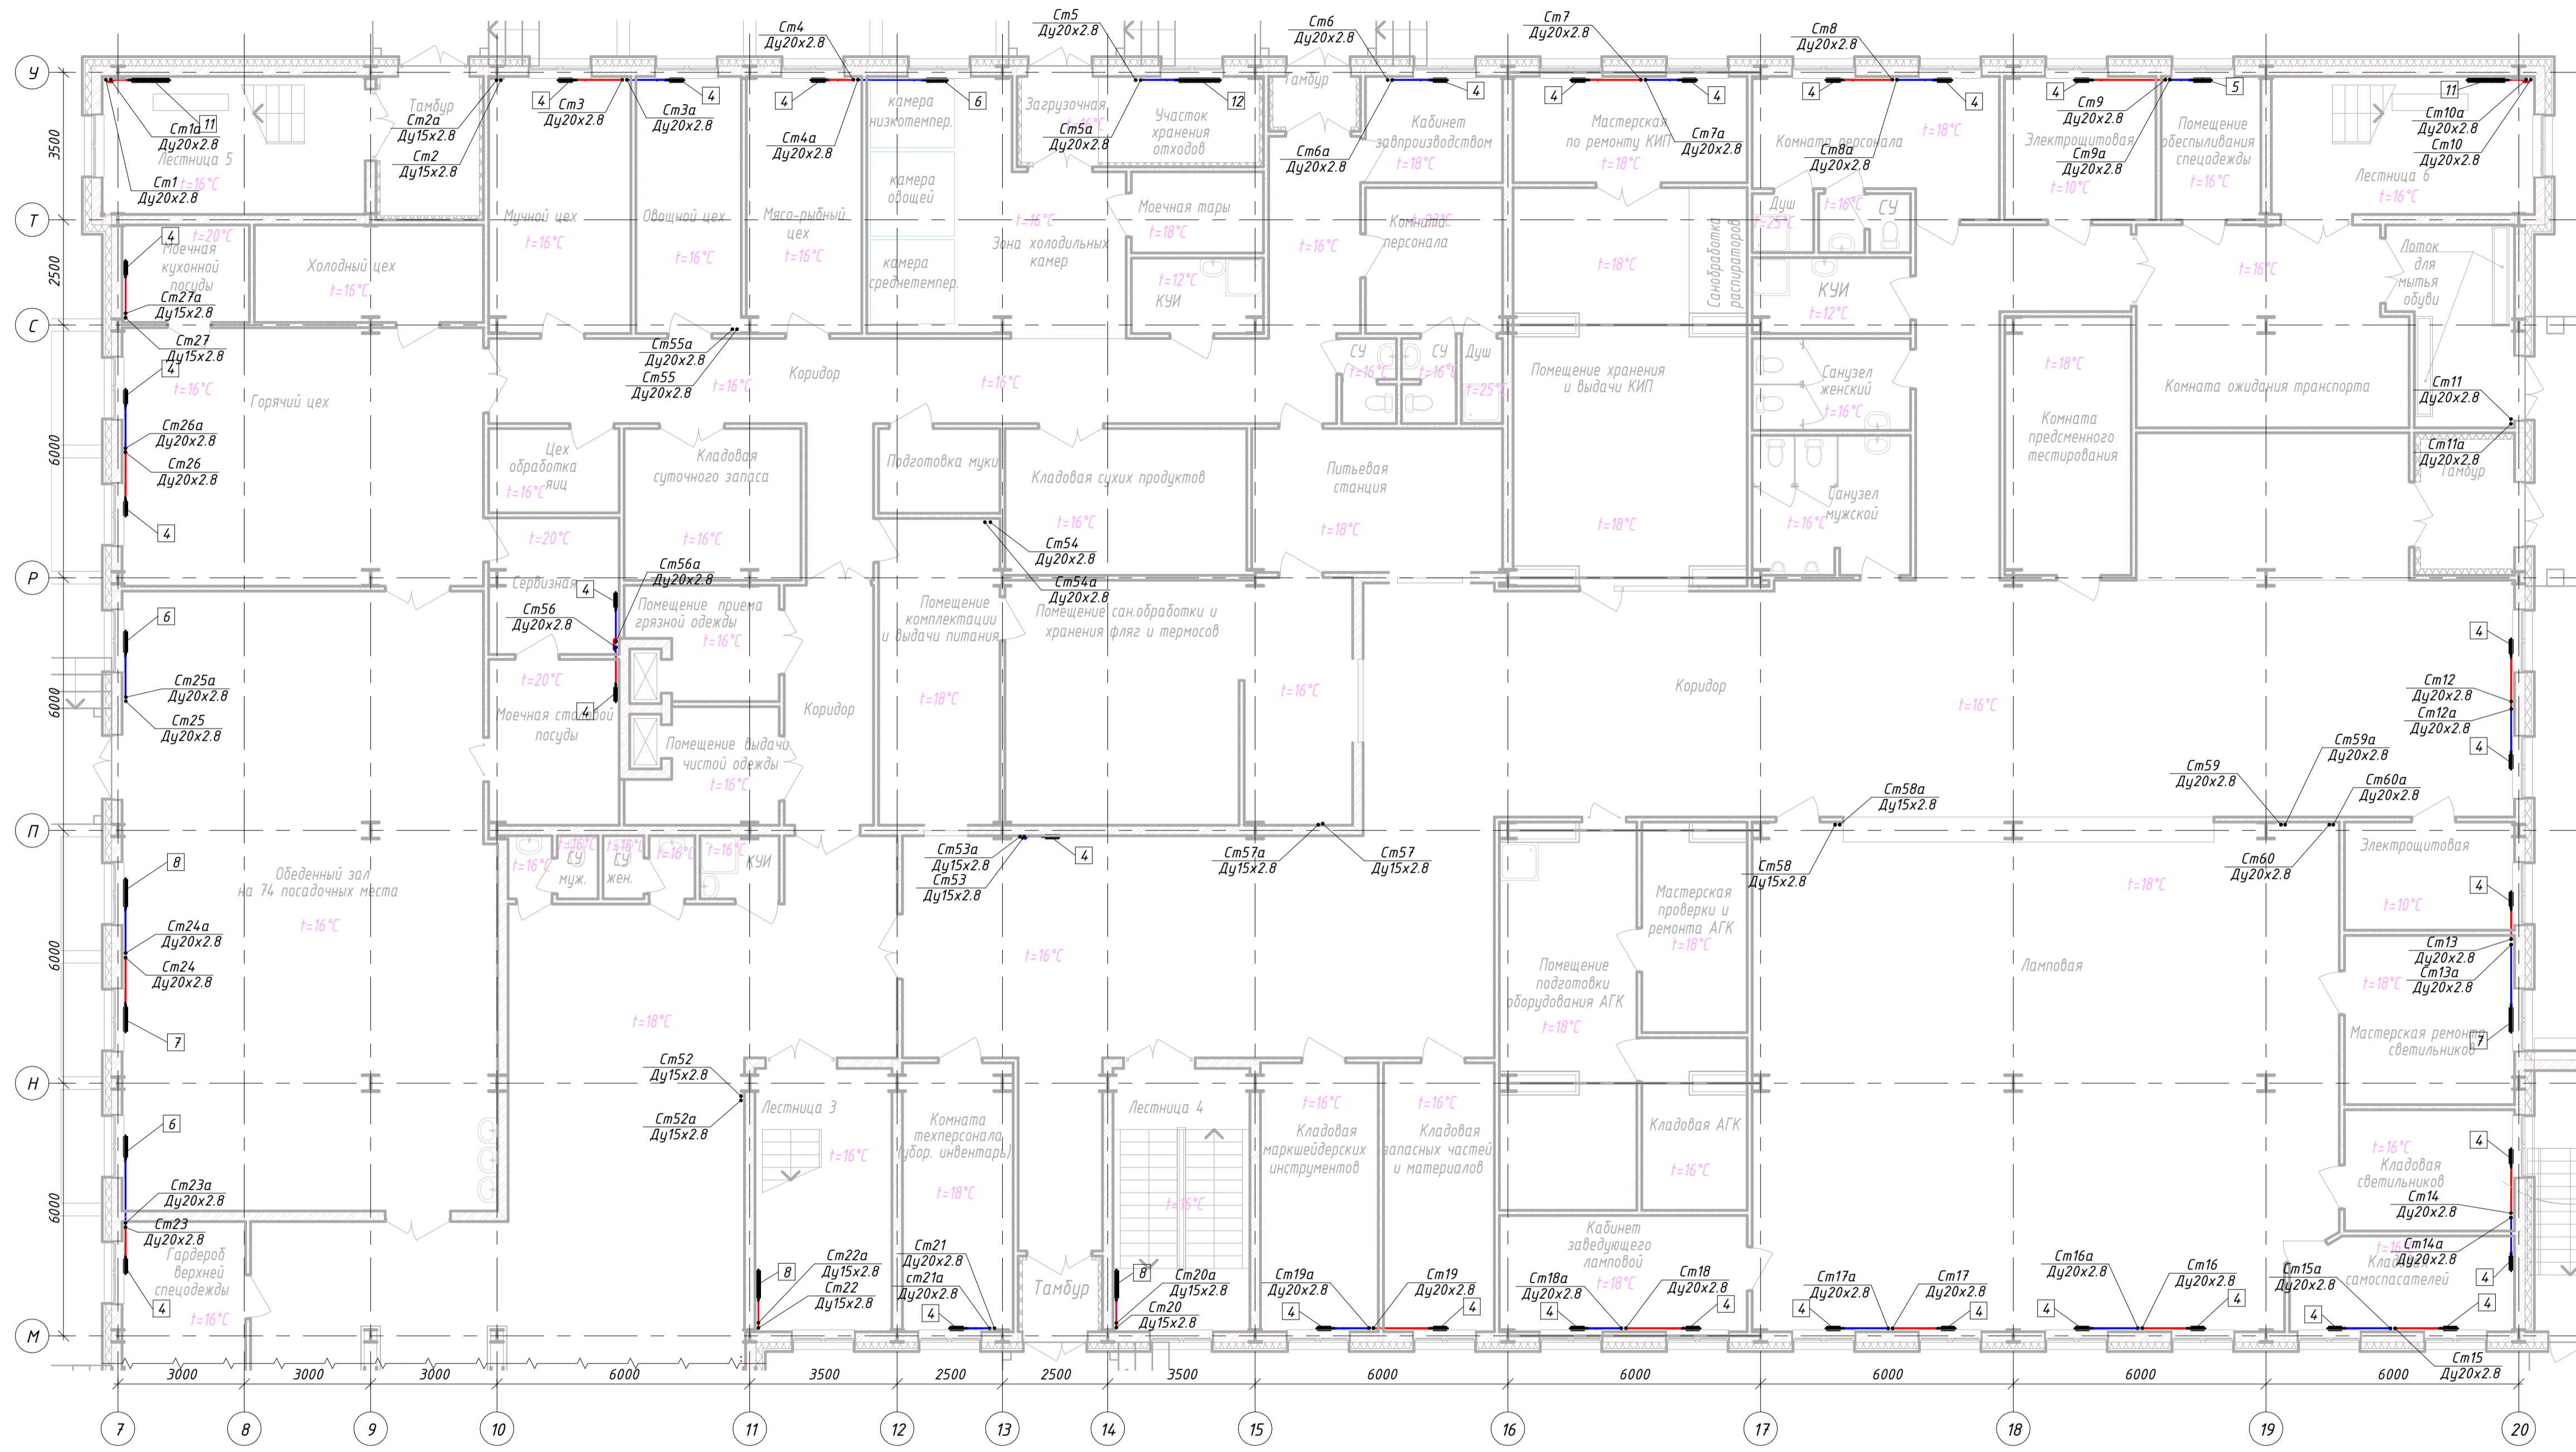





				ЭКС201712-01-ИОС4		
				Корректировка документации "Строительство АБК "Шахта "Костромовская" на территории шахты." Проектная документация. Рабочая документация		
Изм.	Колуч.	Лист № док.	Подпись	Дата	Стадия	Лист
					П	4
				Отопление. план 1 этажа в осях 7-20/М-У		
				000 "Экострой"		

+3,600 в осях 7-20/М-У

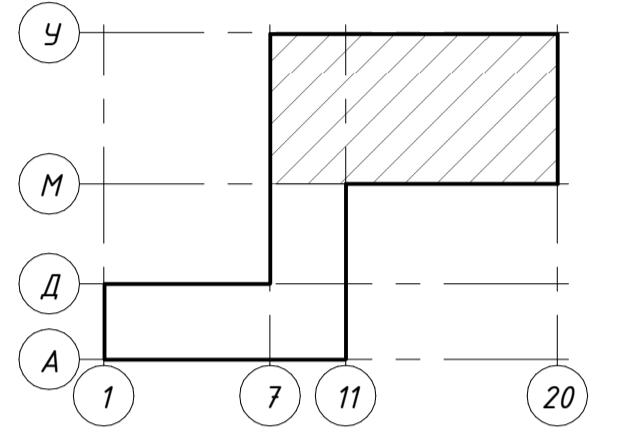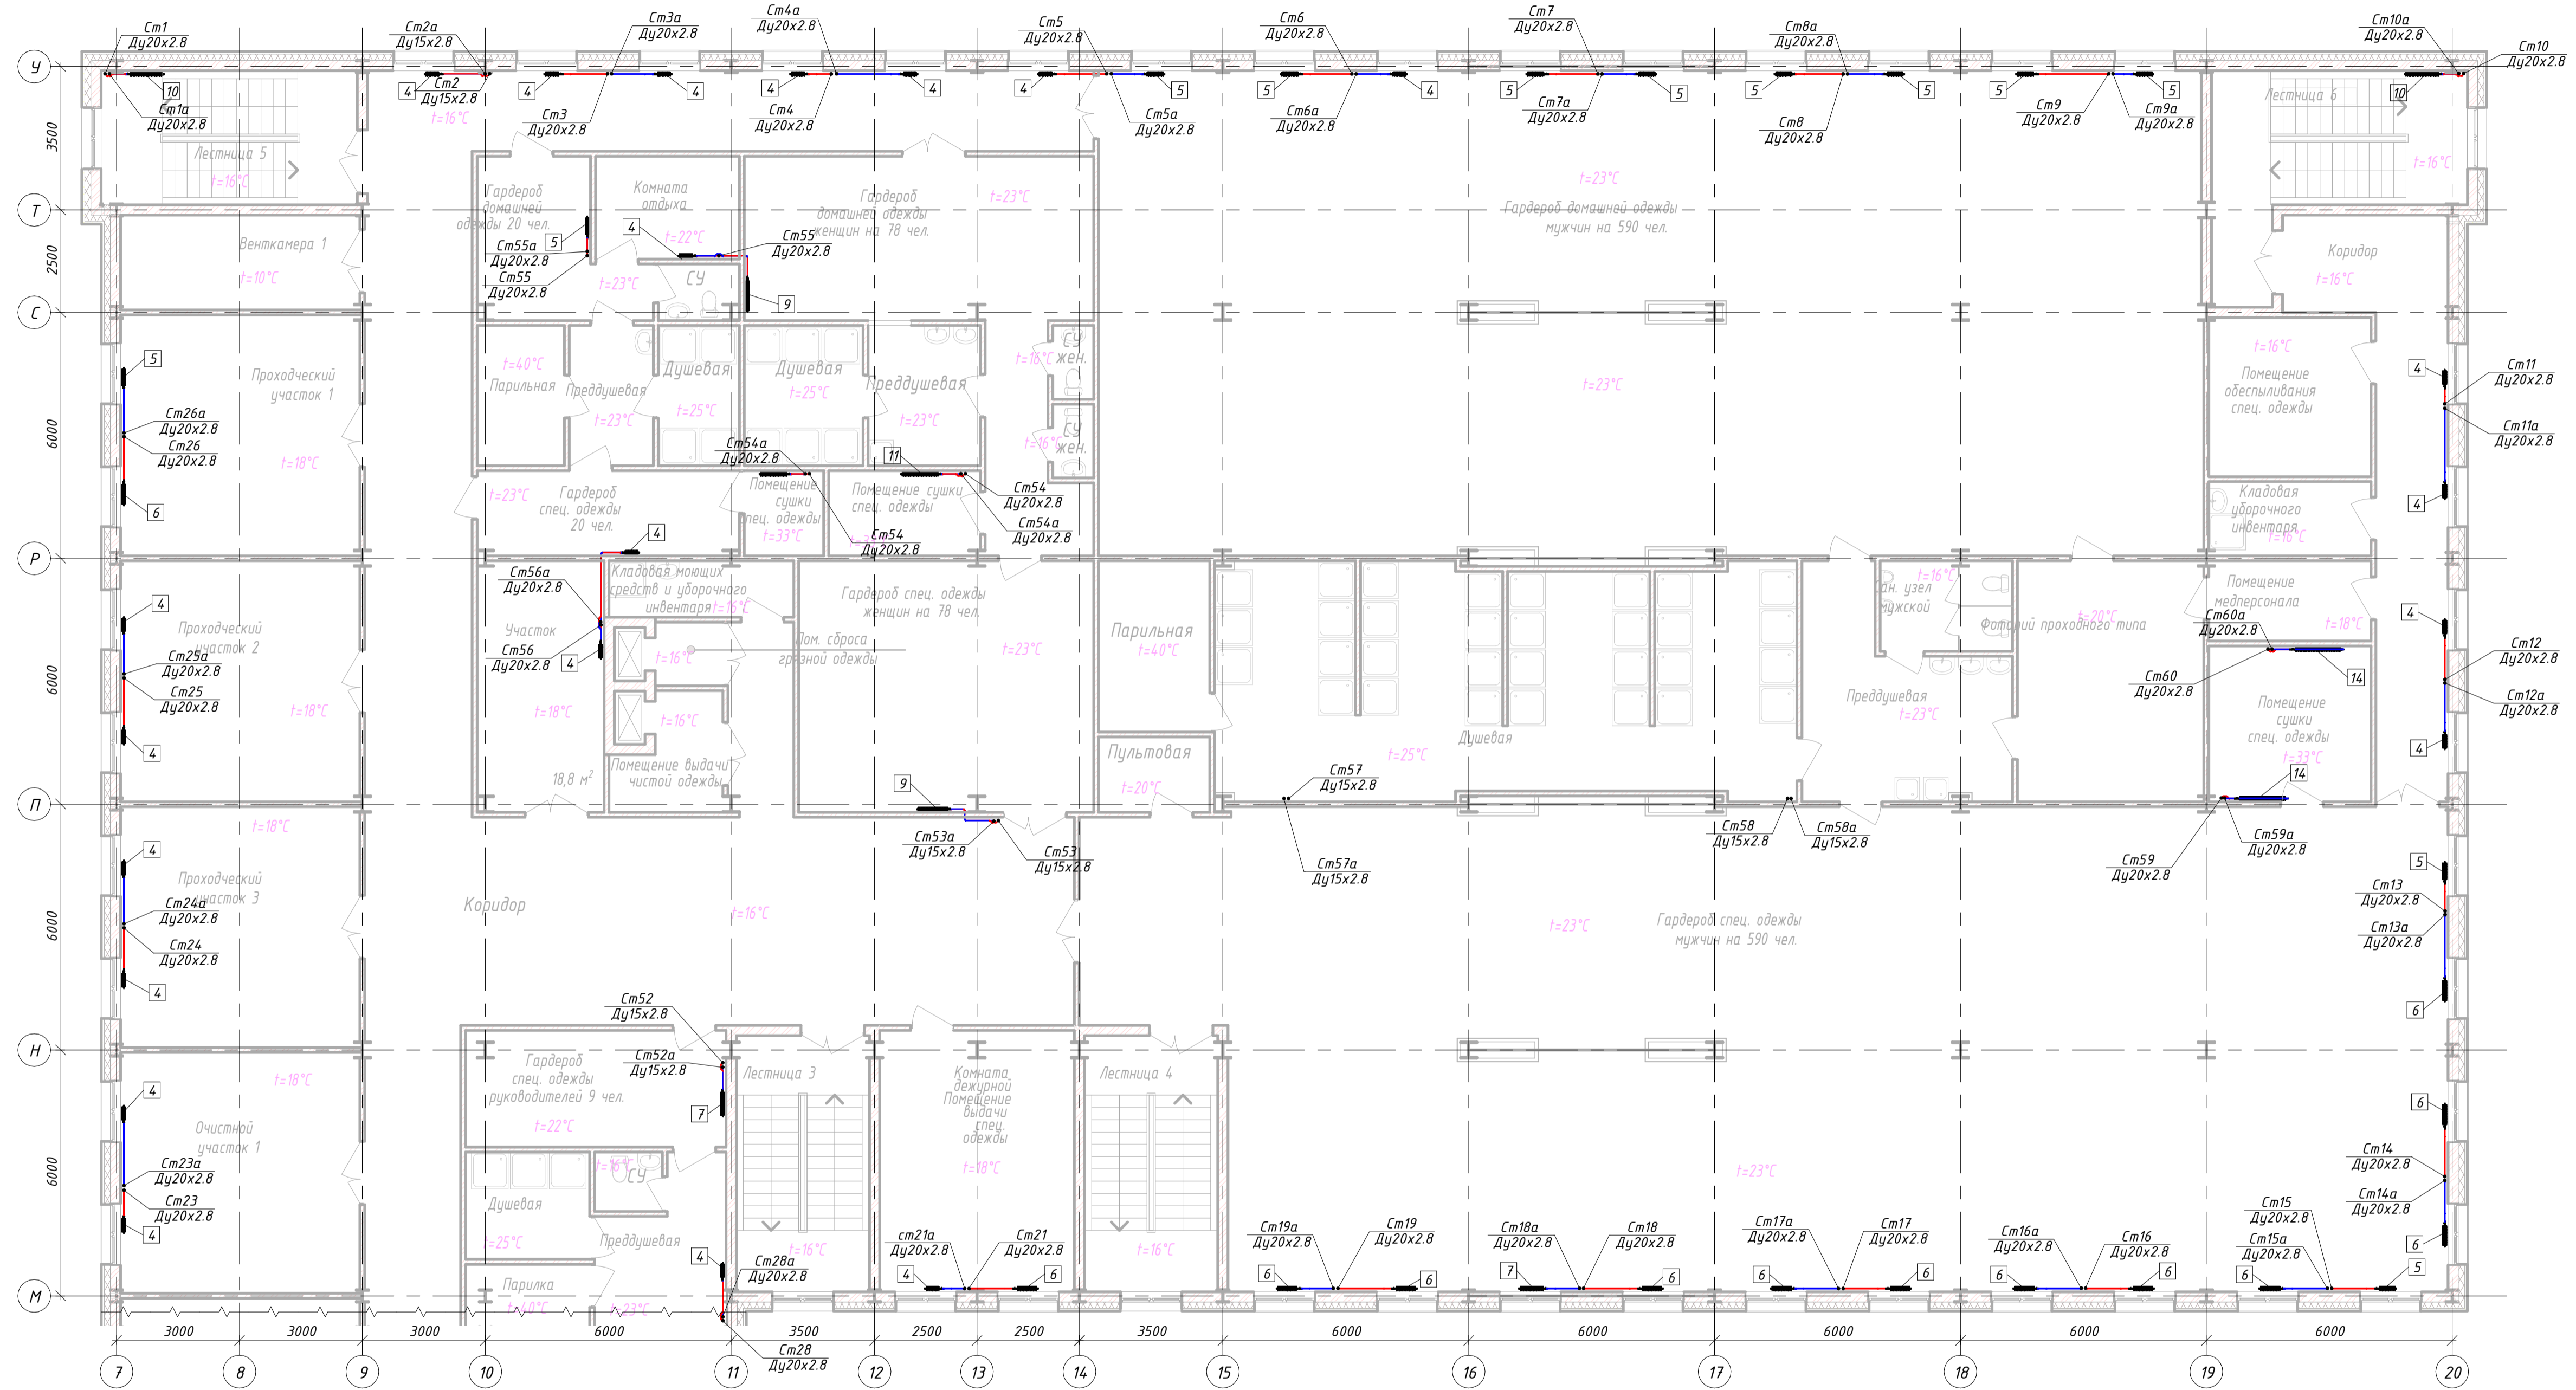



				ЭКС201712-01-ИОС4		
				Корректировка документации "Строительство АБК "Шахта "Костромовская" на территории шахты." Проектная документация. Рабочая документация		
Изм.	Колуч.	Лист № док	Подпись	Дата	Стадия	Лист
					П	5
				Отопление. План 2 этажа в осях 7-20/М-У		
				000 "Экострой"		

АксонOMETрический вид системы отопления в осях 1-11/А-М

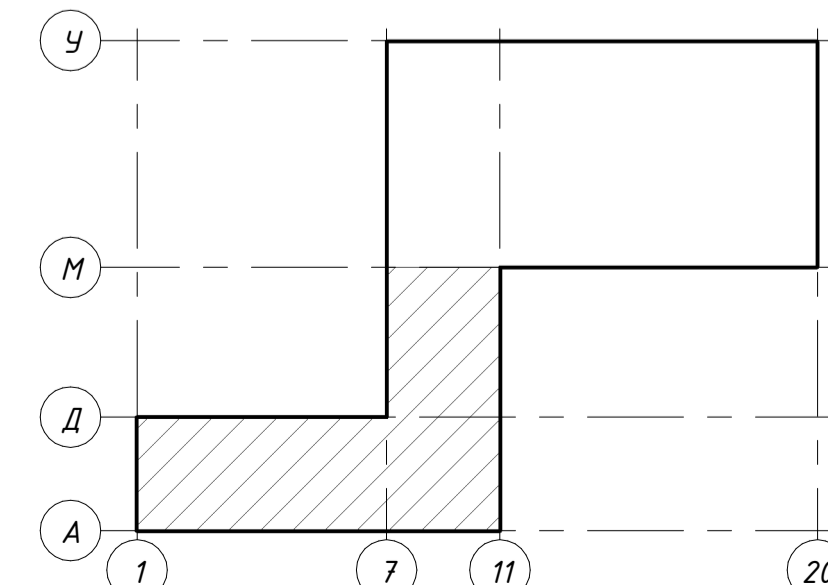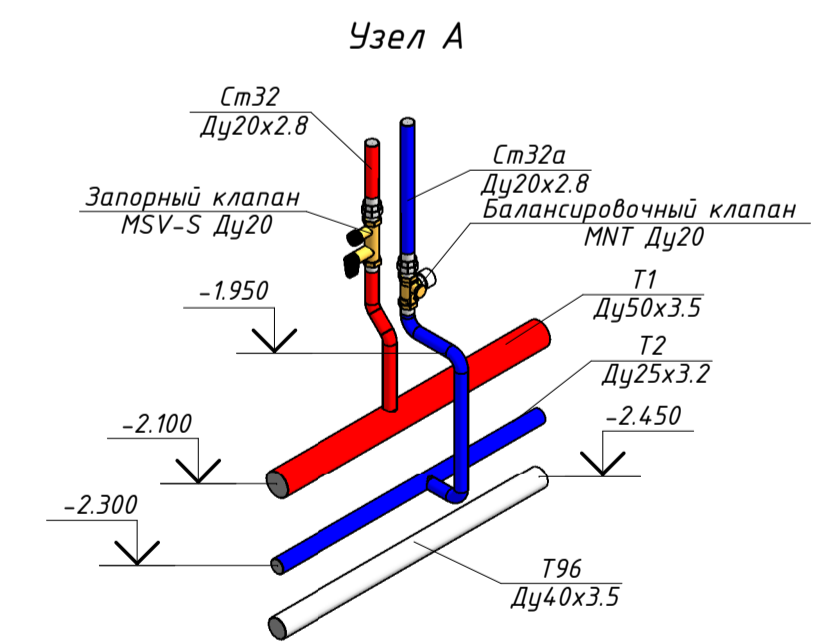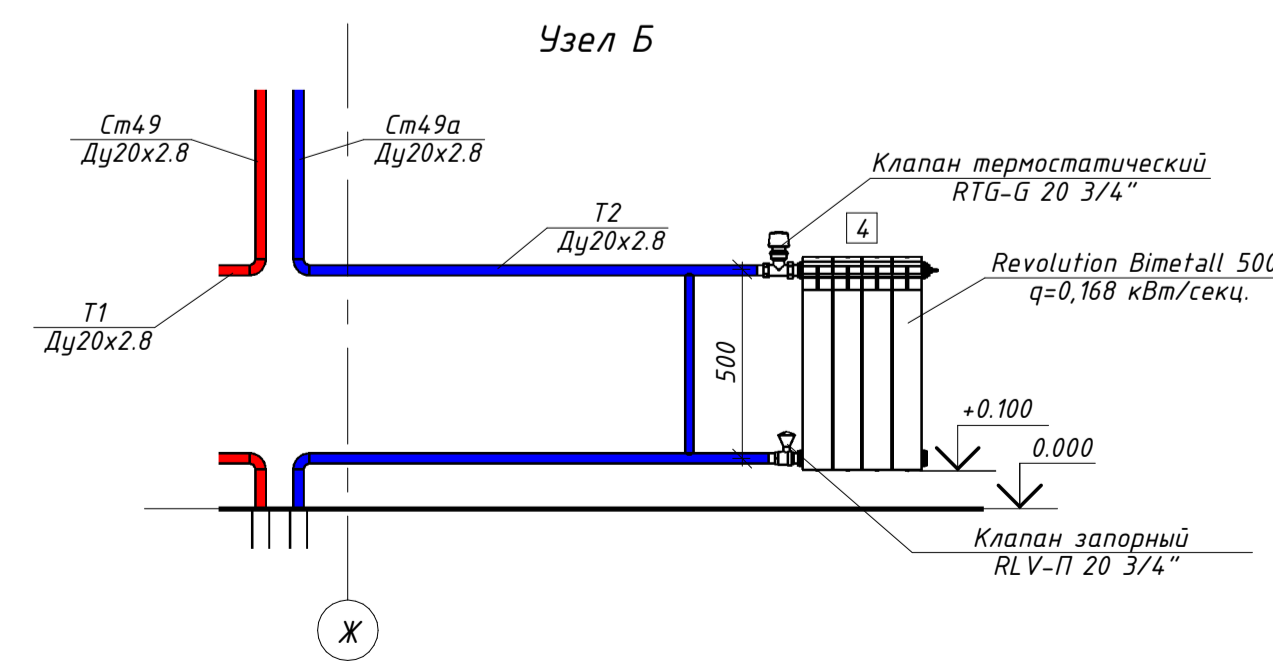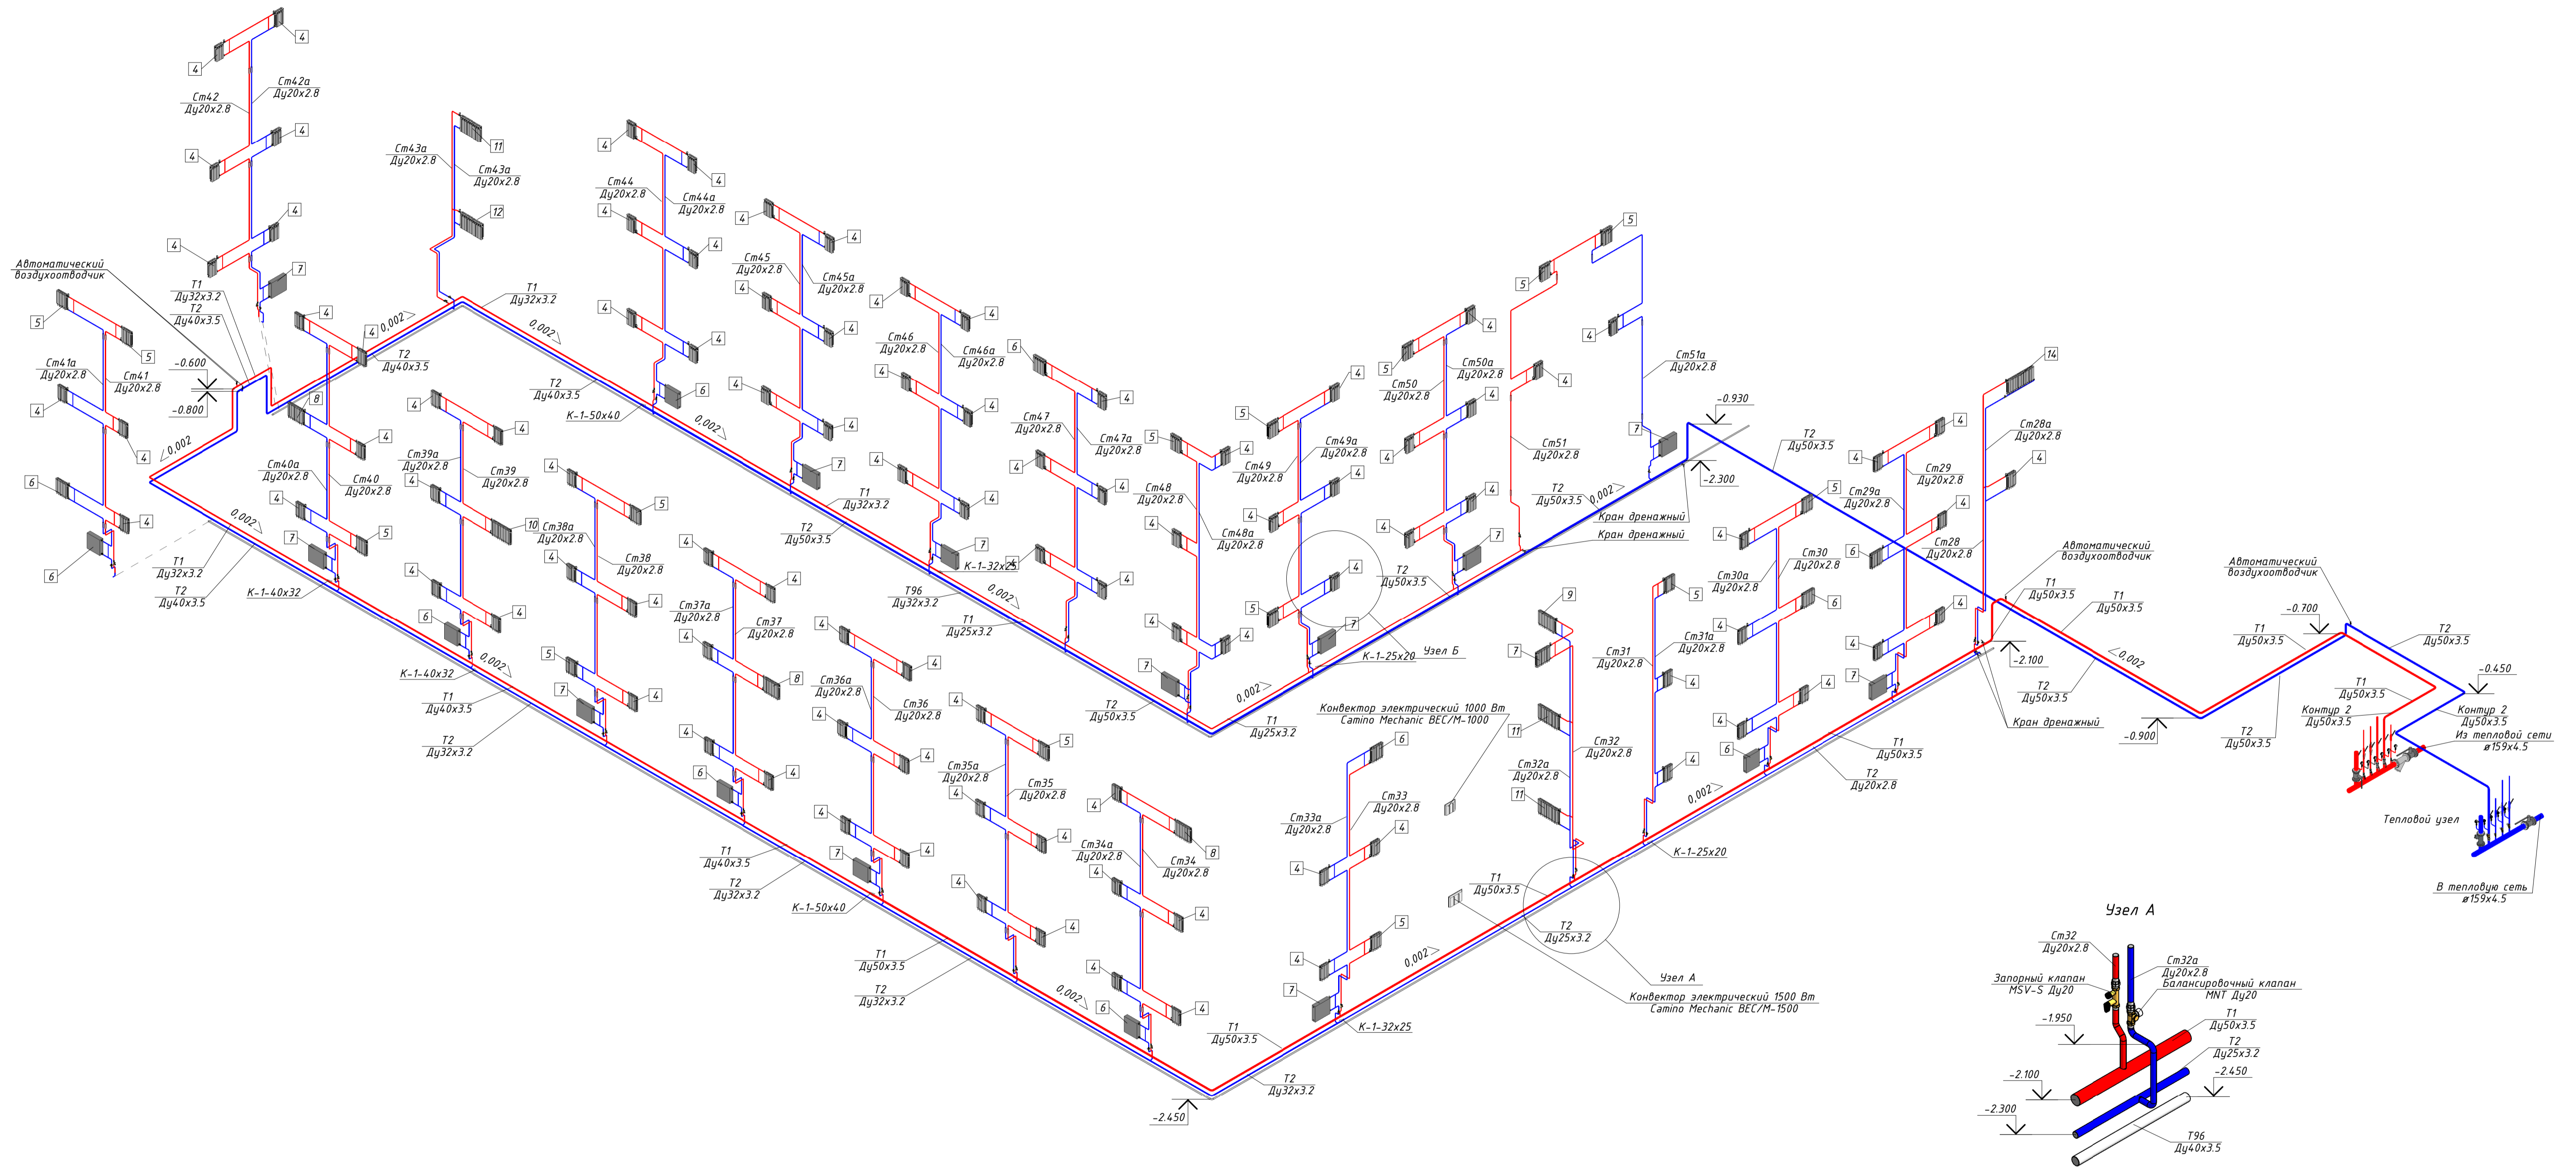



				ЭКС201712-01-ИОС4		
				Корректировка документации "Строительство АБК "Шахта "Костромская" на территории шахты." Проектная документация. Рабочая документация		
Изм.	Колуч.	Лист № док.	Подпись	Дата	Стадия	Лист
			Войнов В.С.		П	7
			Карачупин			
				АксонOMETрический вид системы отопления в осях 1-11/А-М Узел А, Б		
				000 "Экострой"		
				Н. контр.		

АксонOMETрический вид системы отопления в осях 7-20/М-У

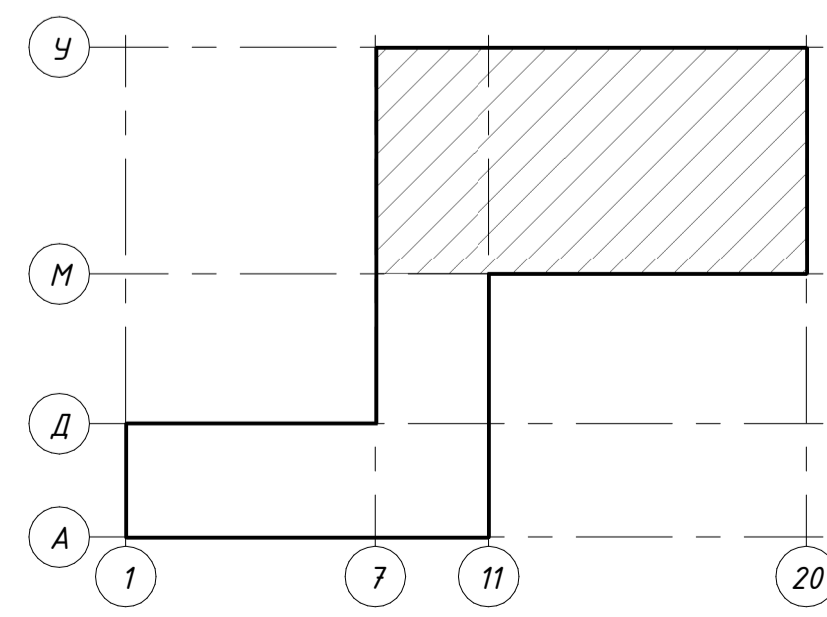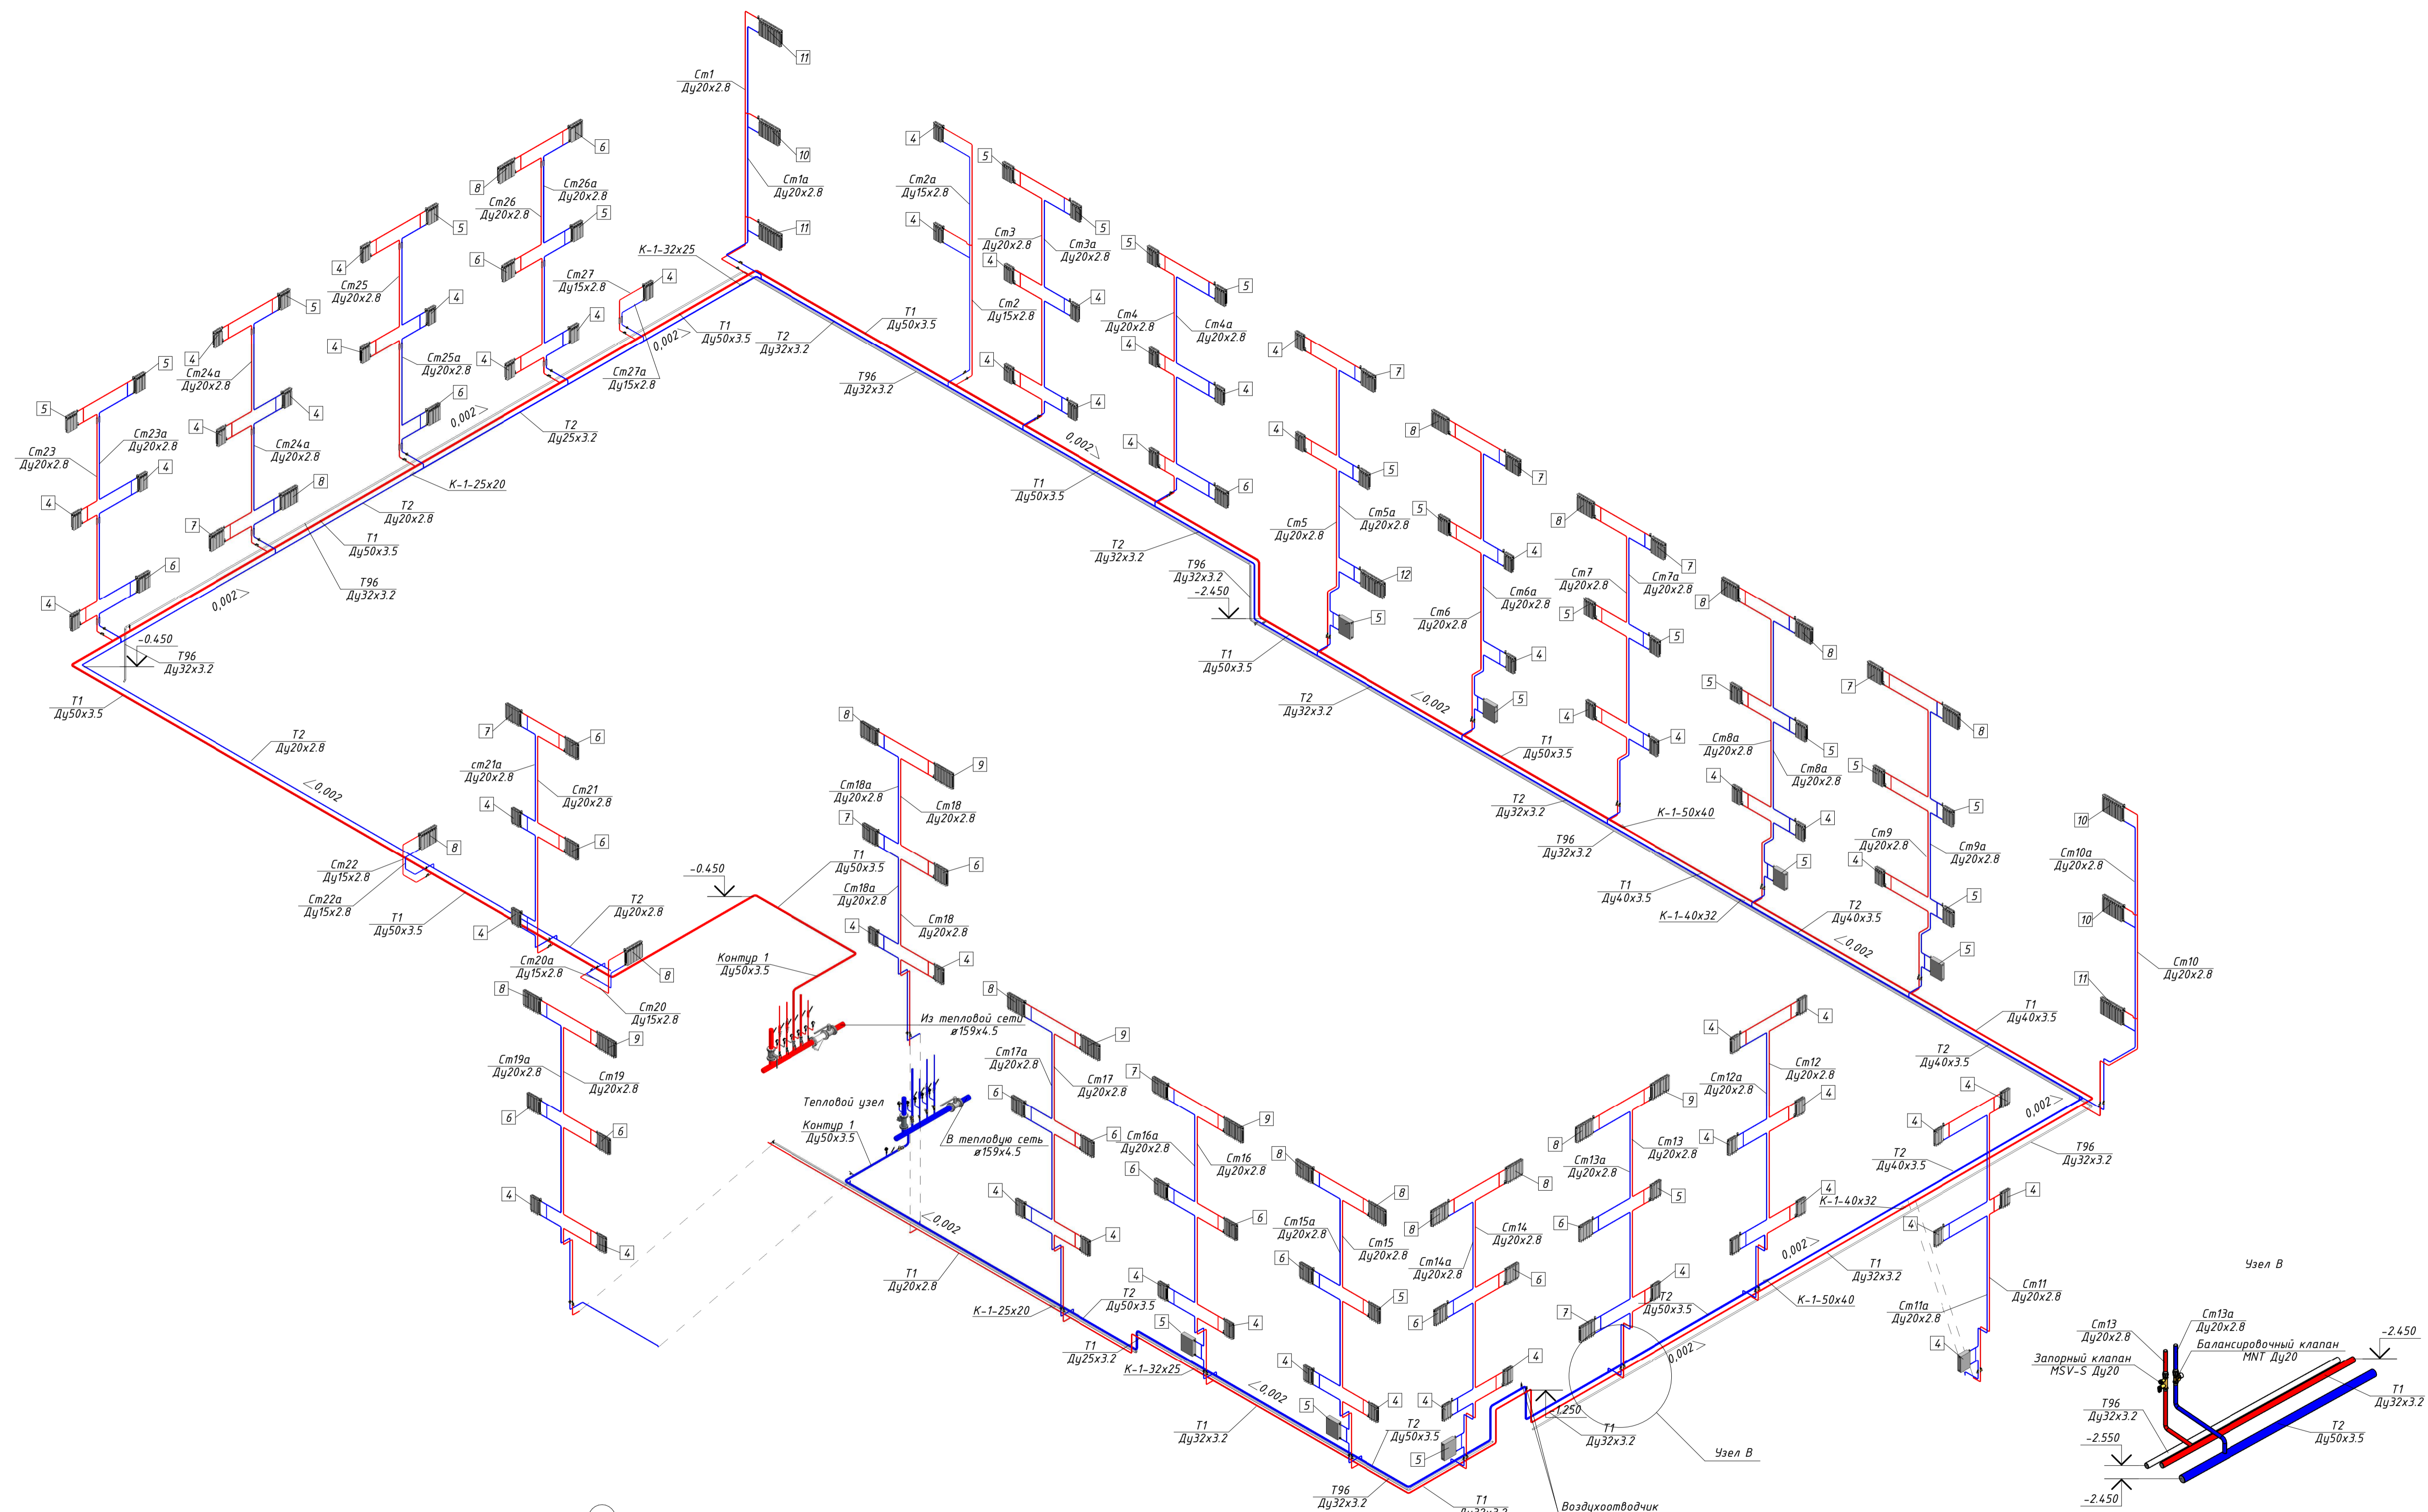

				ЭКС201712-01-ИОС4		
				Корректировка документации "Строительство АБК "Шахта "Костромовская" на территории шахты." Проектная документация. Рабочая документация		
Изм.	Колуч.	Лист № док.	Подпись	Дата	Стадия	Лист
Разраб.	Войнов В.С.					
ГИП	Карацупин				П	8
Н. контр.				АксонOMETрический вид системы отопления в осях 7-20/М-У		
				000 "Экострой"		


АксонOMETрический вид системы отопления служебных помещений техподполья в осях 7-16/М-У

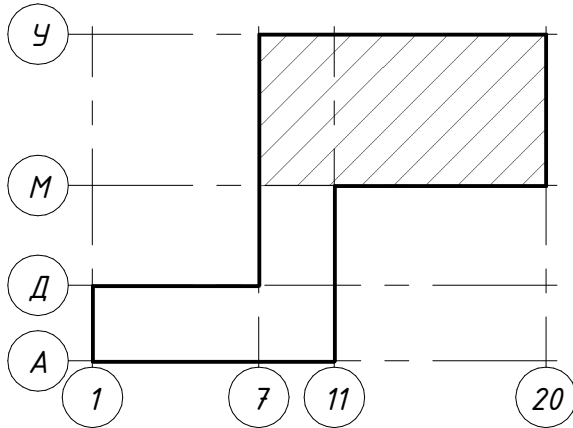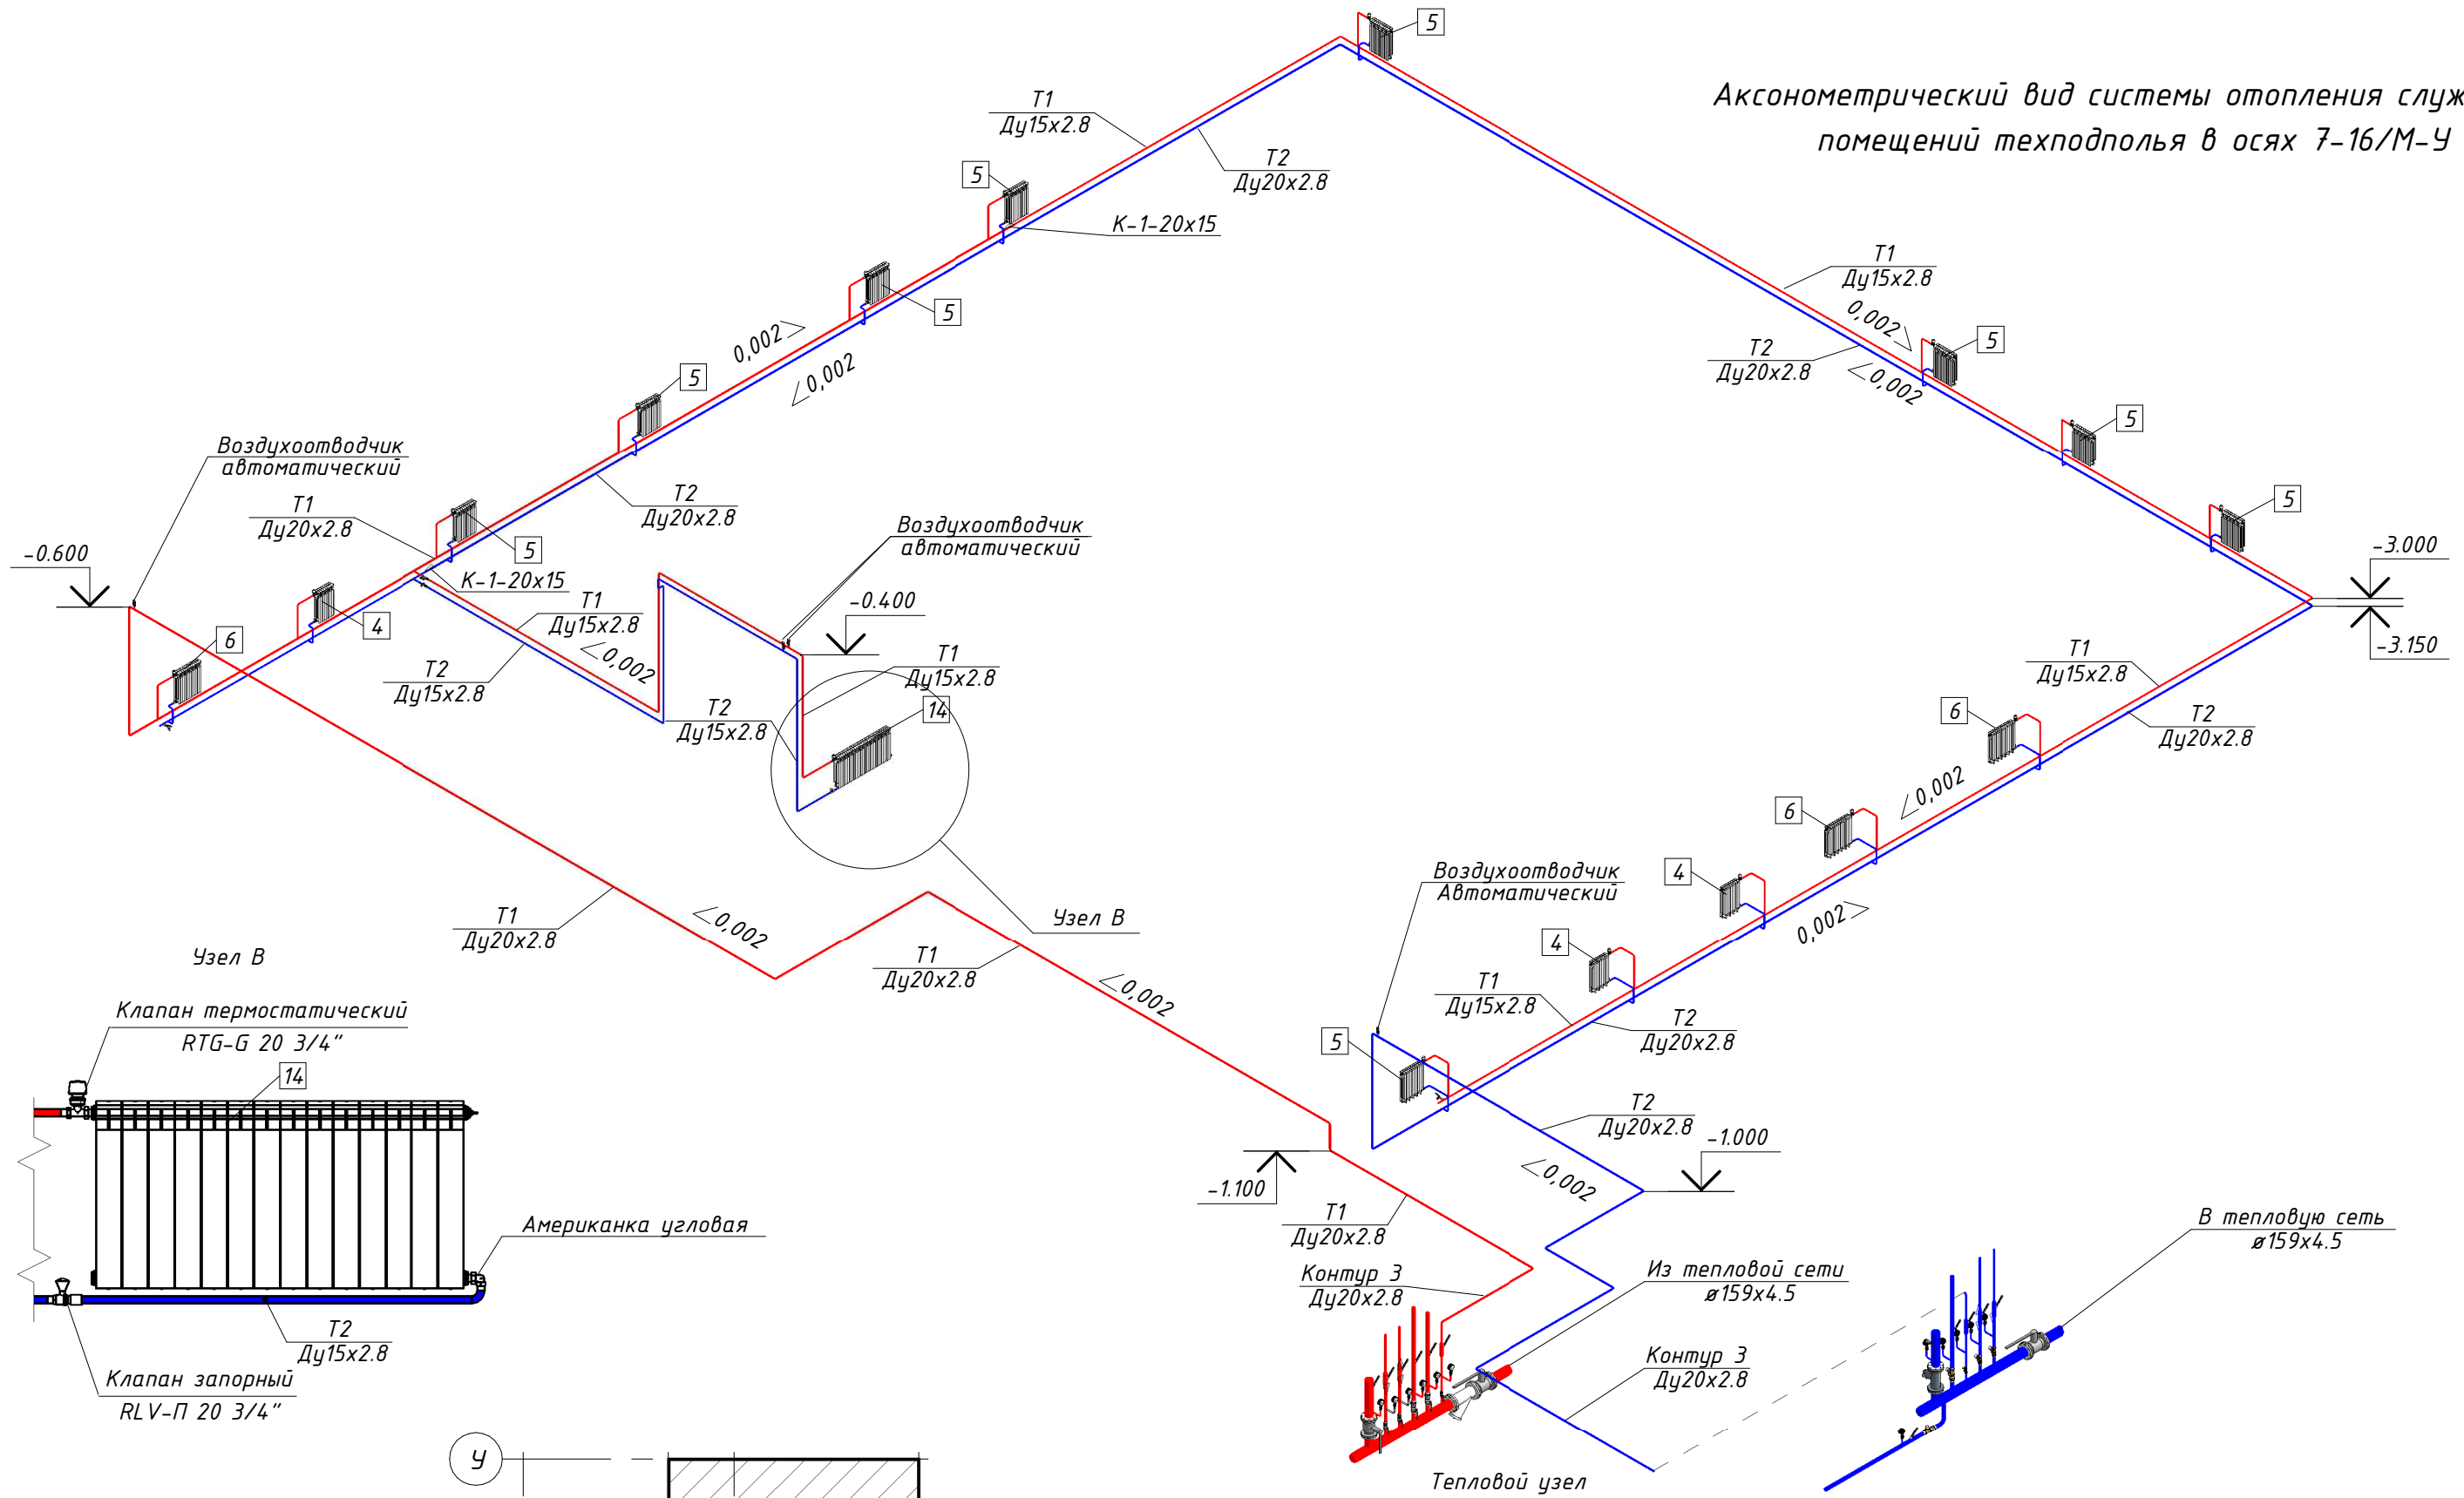


ЭКС201712-01-ИОС4						Корректировка документа "Строительство АБК "Шахта "Костромовская" на промплощадке шахты." Проектная документация. Рабочая документация		
Изм.	Кол.уч.	Лист	№ док.	Подпись	Дата	Стадия	Лист	Листов
Разраб.				Войнов В.С.		П	9	
ГИП				Карацупин				
Н. контр.						000 "Экострой"		

АксонOMETрический вид системы отопления служебных помещений техподполья в осях 7-16/М-У


АксонOMETрический вид системы отопления центральных помещений в осях 7-20/М-У

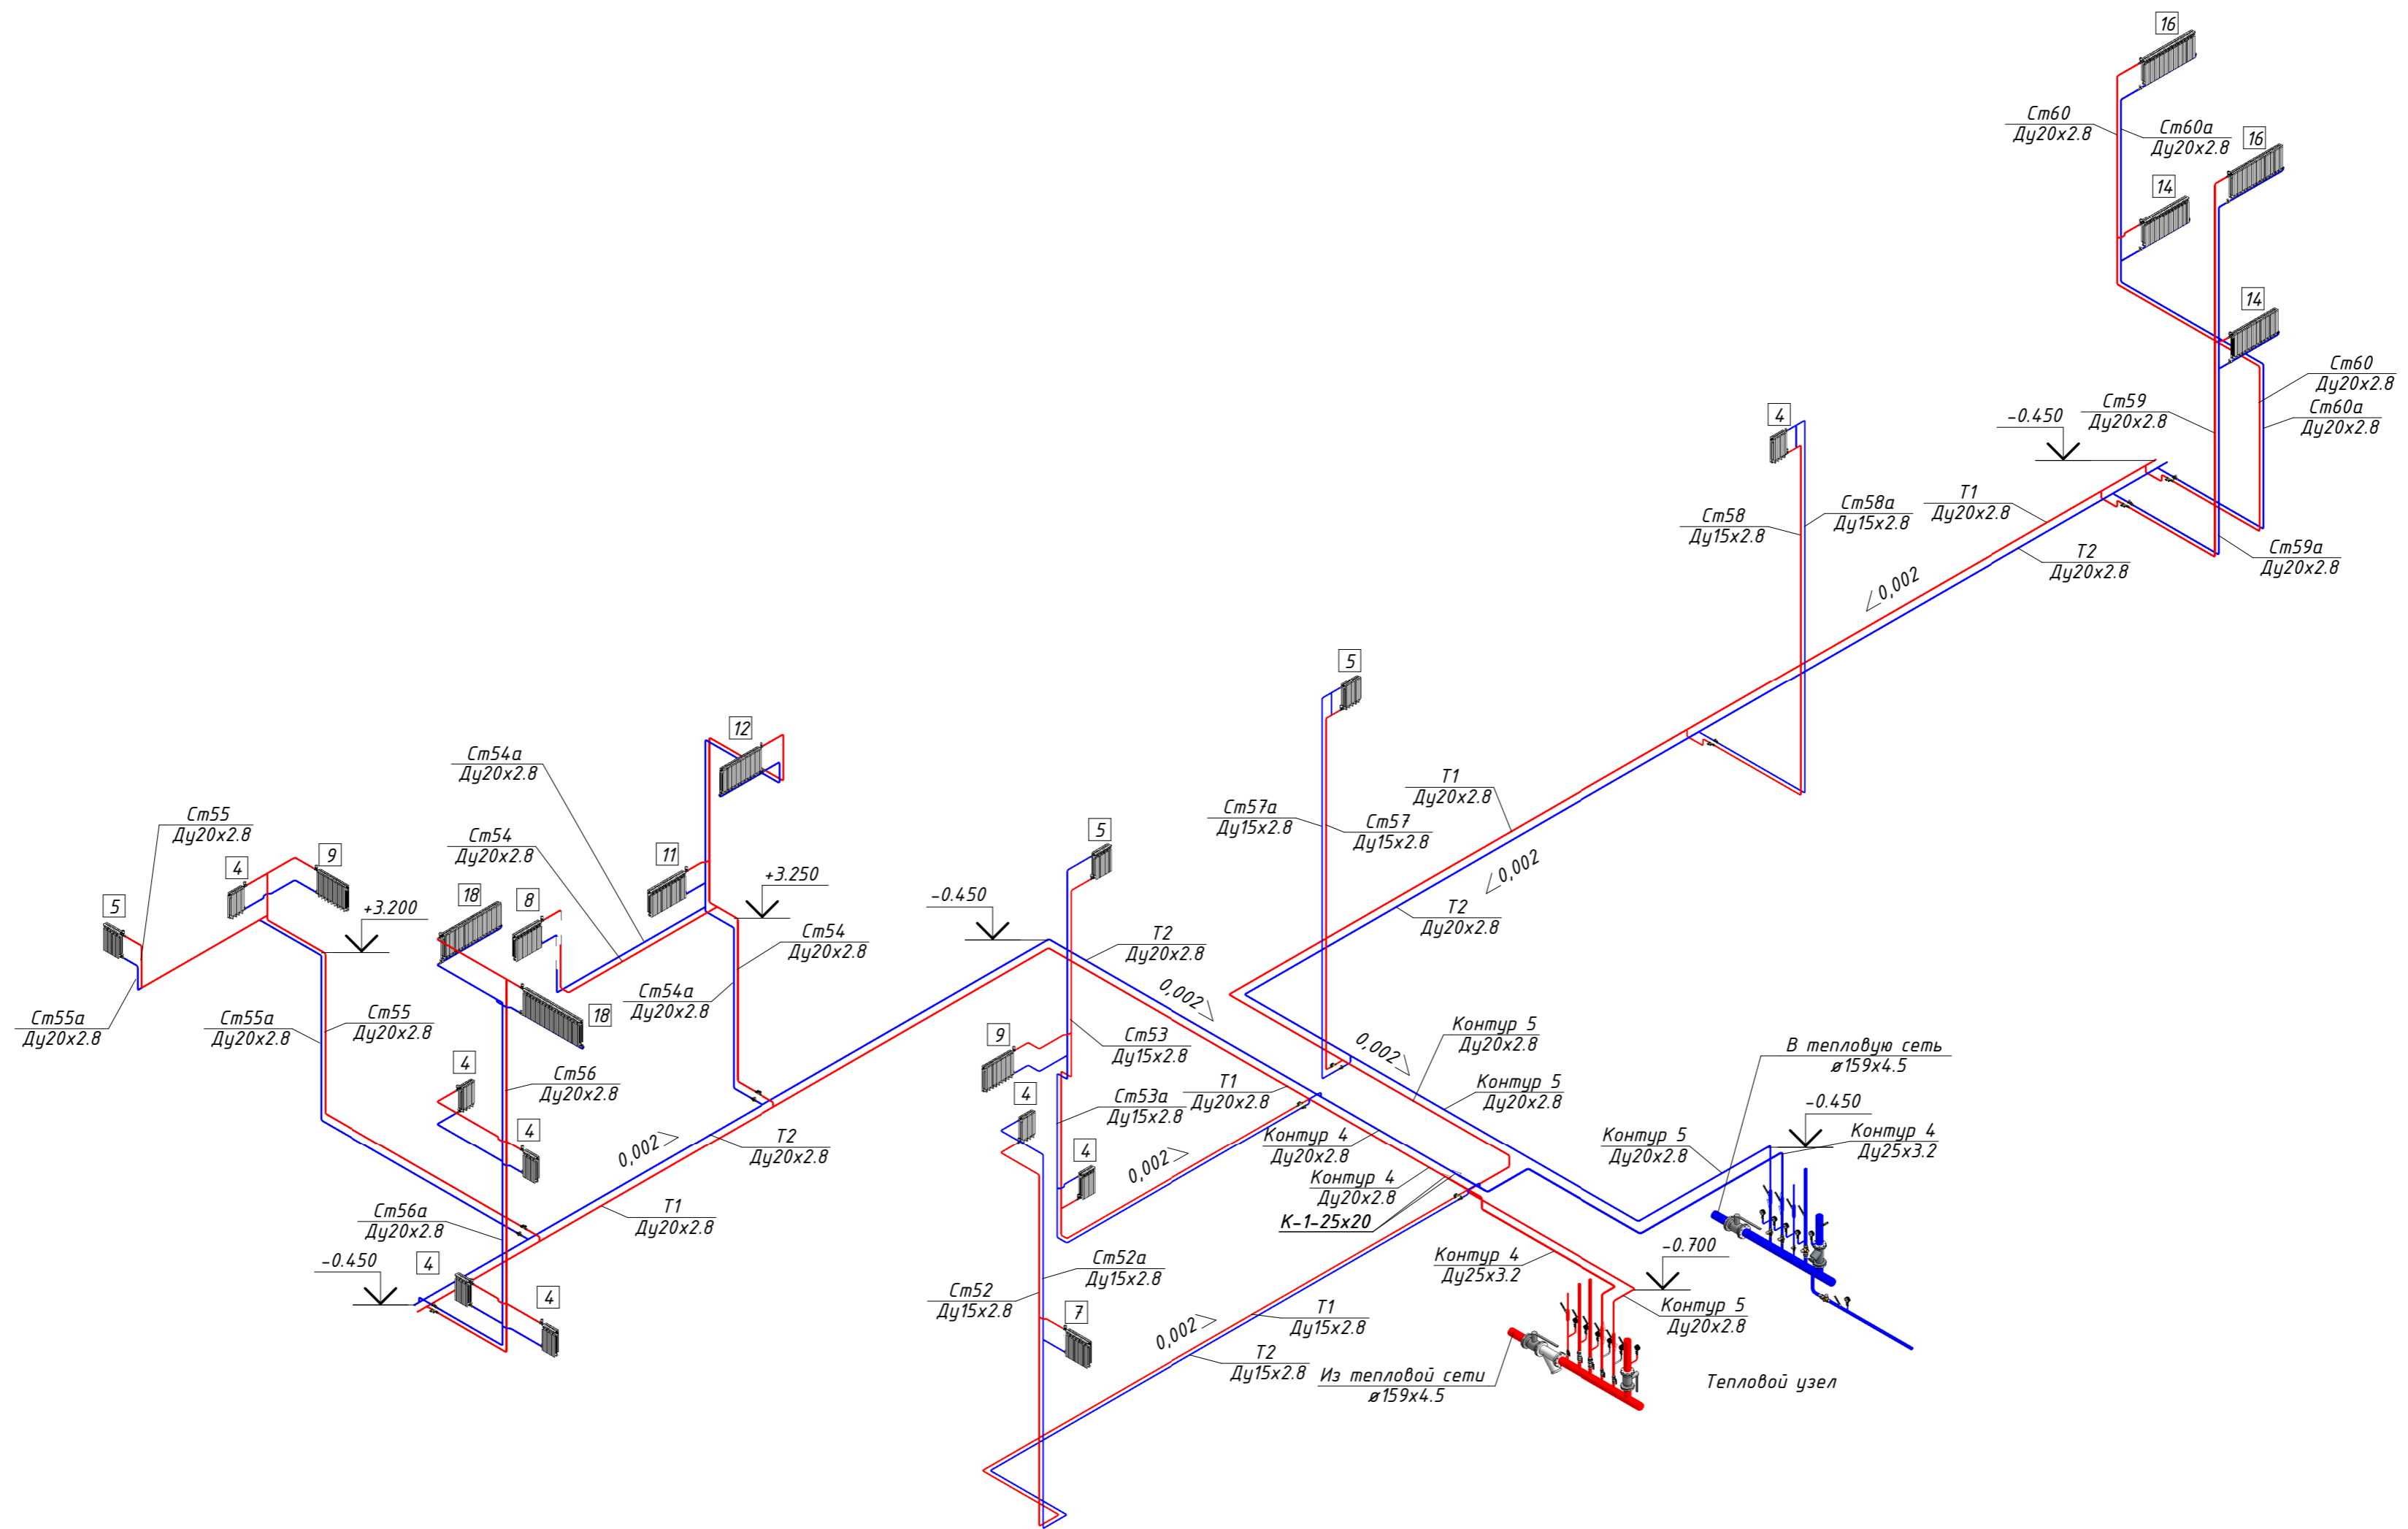

Тепловой узел

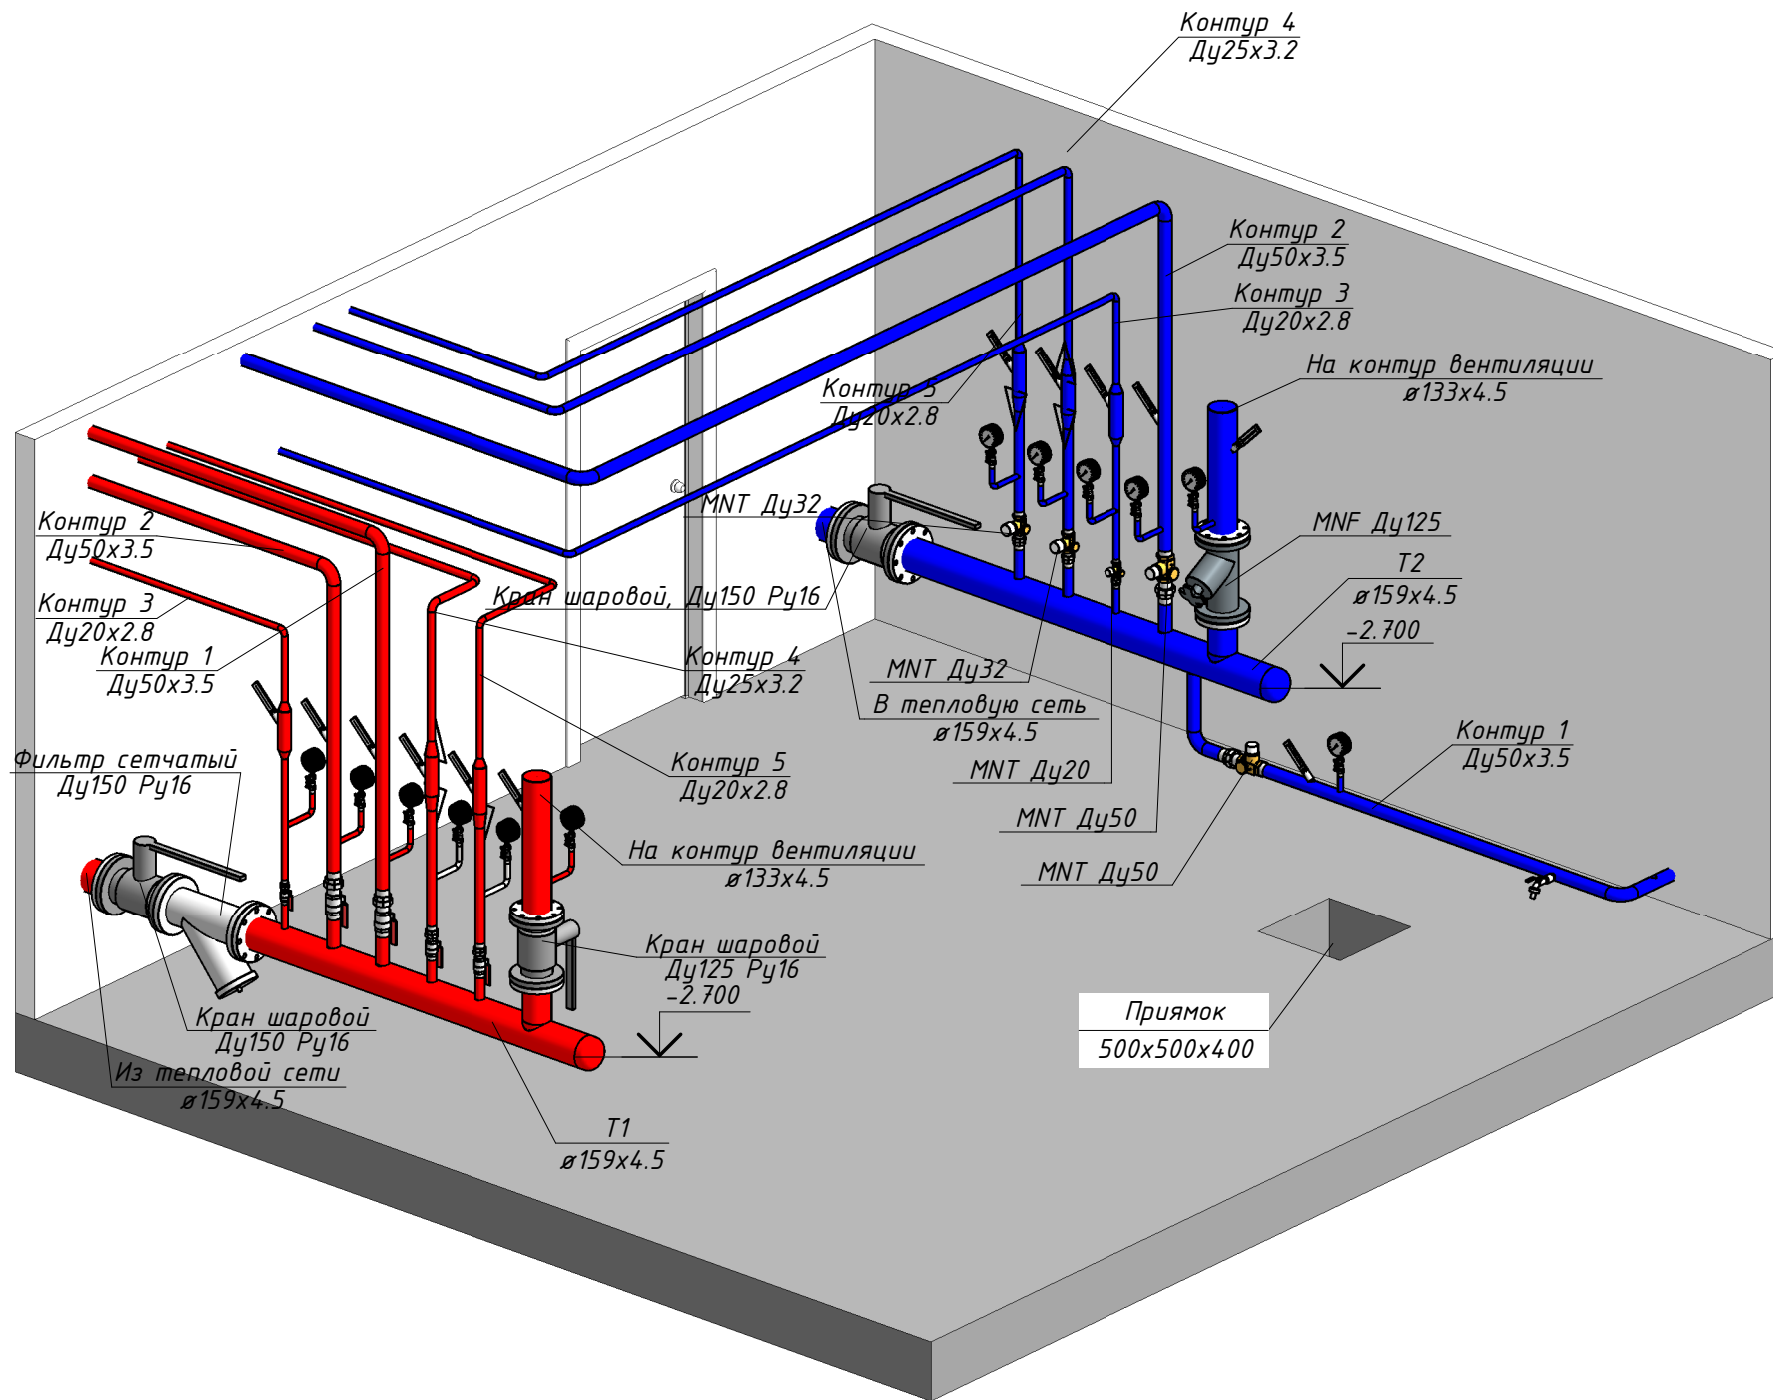

План теплового узла

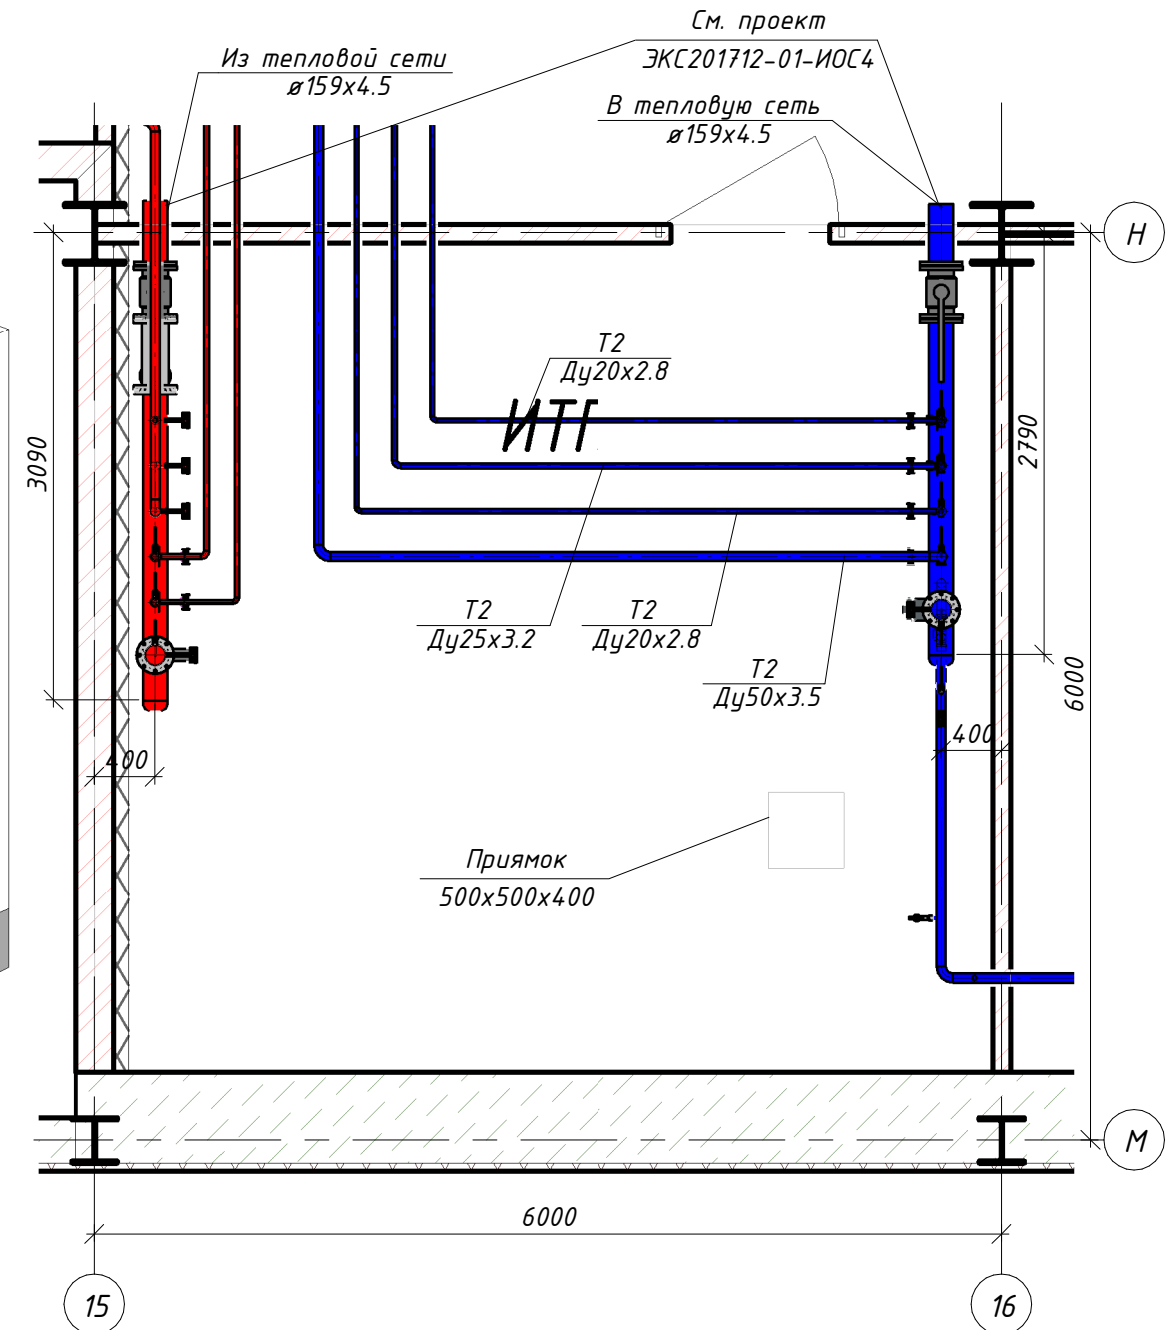

						ЭКС201712-01-ИОС4		
						Корректировка документа "Строительство АБК "Шахта "Костромовская" на промплощадке шахты." Проектная документация. Рабочая документация		
Изм.	Кол.уч.	Лист	№ док.	Подпись	Дата			Стадия
Разраб.	Войнов В.С.							Лист
ГИП	Карацупин							Листов
								П
								11
						План теплового узла. Тепловой узел		ООО "Экострой"
Н. контр.								