


Экспликация помещений		
Номер помещения	Наименование	Площадь, м²
101	Входной тамбур	6.95
102	Шоу-рум	358.13
103	Бытовое помещение работников демонстрационного зала	6.98
103.1	Электрическая	5.84
104	Коридор	4.10
105	Лестница для клиентов и офисных работников	13.89
105.1	Входной тамбур	3.17
106	Санузел женский	5.15
107	Санузел мужской	5.06
108	Санузел для ИТН	3.06
108.1	Помещение уборочного инвентаря	2.60
109	Коридор	11.42
110	Коридор	5.36
111	Тамбур кассы	3.27
112	Касса	4.55
113	Помещение охраны	7.38
114	Шоу-рум	66.46
115	ИТП + оборудование мойки	31.20
116	Технологическая мойка легковых автомобилей	47.27
117	Диагностика легковых автомобилей	128.99
118	Входной тамбур	4.37
119	Лестничная клетка для сотрудников	17.56
120	Склад масел	18.61
121	Помещение вспомогательной загрузки	3.98
122	Ремонтная зона	631.31
123	Санузел	9.62
124	Компрессорная	84.3
125	Склад инструмента и запчастей	76.64
126	Автоматная	17.54
127	Шоу-рум	47.10
128	Технологическая мойка грузовых автомобилей	61.66
129	Технологическая мойка грузовых автомобилей	73.20
Итого:		1690.85

ПС/15-ЛЦ-ИОС2.1					
«Логистический центр» по адресу: Московская область, Ступинский муниципальный район, в районе с. Сидорово					
Изм.	Кол.	Лист	№ Док	Подпись	Дата
Разраб.	Ильин				2015
Проверил	Ильязанц				2015
ГИП	Артемьев				2015
Центр продаж и технического обслуживания автомобилей				Стадия	Лист
Система водоснабжения				П	1
План 1 этажа				Листов	8
ООО «ПАРТНЕР-СТРОЙ»					




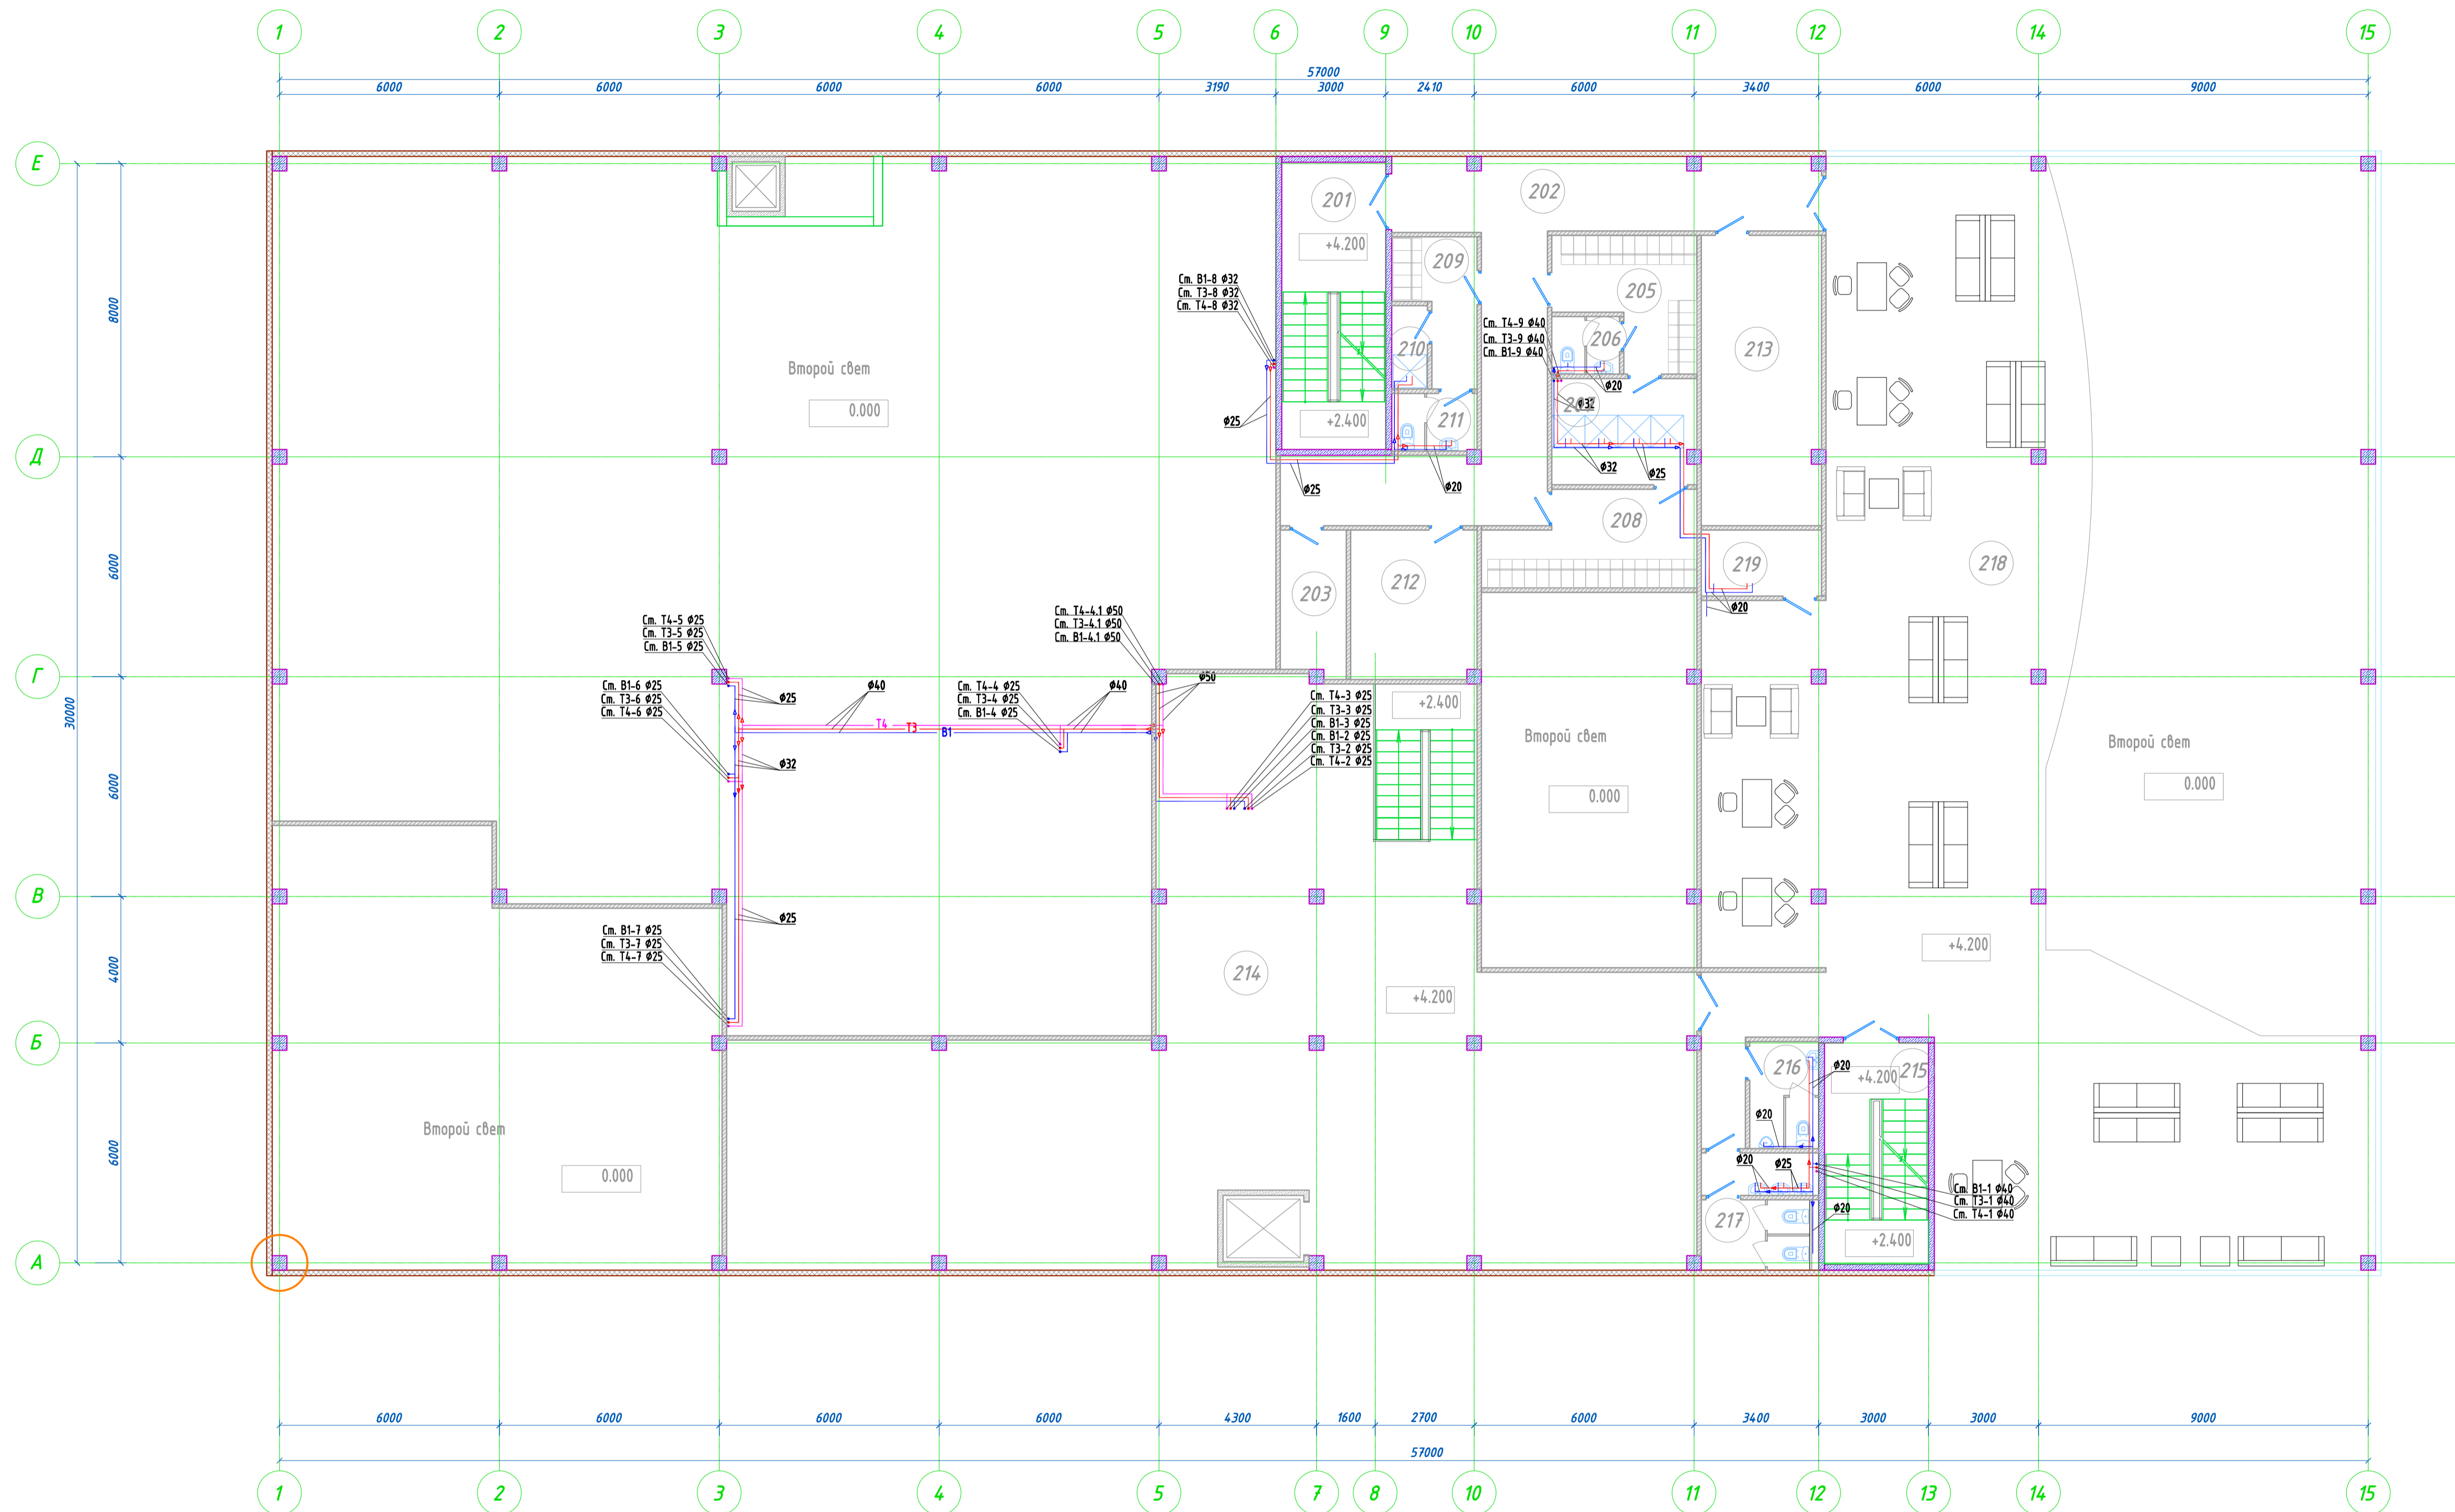

Экспликация помещений		
Номер помещения	Наименование	Площадь, м <sup>2</sup>
201	Лестничная клетка для сотрудников	18.97
202	Коридор	43.79
203	Кладовая спецодежды	4.49
204	Помещение сушки спецодежды	4.49
205	Мужская гардеробная	11.68
206	Санузел при гардеробной	2.85
207	Душ при гардеробной	11.37
208	Мужская гардеробная	13.71
209	Женская гардеробная	7.06
210	Душ при гардеробной	2.22
211	Санузел при гардеробной	3.60
212	Комната мастера	16.47
213	Учебный класс	25.88
214	Склад	205.21
215	Лестничная клетка для сотрудников и клиентов	13.74
216	Санузел	5.48
217	Санузел	9.49
218	Зона ожидания клиентов	286.75
219	Помещение уборочного инвентаря	5.90
Итого:		693.16

ПС/15-ЛЦ-ИОС2.1					
«Логистический центр» по адресу: Московская область, Ступинский муниципальный район, в районе с. Сидорово					
Изм.	Кол-во	Лист	№ Док	Подпись	Дата
Разраб.	Ильин				2015
Проверил	Ильянц				2015
ГИП	Артемьев				2015
Центро продаж и технического обслуживания автомобилей				Стадия	Лист
Система водоснабжения План 2 этажа				П	2
				ООО «ПАРТНЕР-СТРОЙ»	


Экспликация помещений		
Номер помещения	Наименование	Площадь м <sup>2</sup>
301	Лестница для клиентов и офисных работников	16.07
302	Переговорная	36.74
303	Бухгалтерия	25.31
304	Офис	74.87
305	Коридор	43.04
306	Заместитель директора	25.98
307	Серверная	18.07
308	Приемная	19.00
309	Тамбур при санузле	3.31
310	Санузел	5.39
311	Тамбур при санузле	2.85
312	Санузел	4.81
313	Кабинет директора	25.23
314	Комната отдыха	32.51
314.1	Санузел+душ при комнате отдыха	4.40
315	Охрана	12.05
316	Санузел+душ охраны	6.62
317	Помещение для хранения инвентаря	8.72
318	Комната отдыха	25.78
319	Санузел+душ при комнате отдыха	4.40
320	Комната отдыха	31.46
321	Санузел+душ при комнате отдыха	4.40
322	Помещение для приема пищи	25.26
323	Кафе	199.43
324	Детская комната	46.79
325	Офис	51.54
326	Офис	61.66
327	Коридор	58.71
328	Лестничная клетка для сотрудников	16.18
329	Санузел	7.92
330	Помещение для приема пищи	59.51
331	Венткамера	22.09
332	Тамбур	3.98
333	Коридор	35.46
334	Коридор	31.60
335	Санузел	9.98
Итого:		1061.12

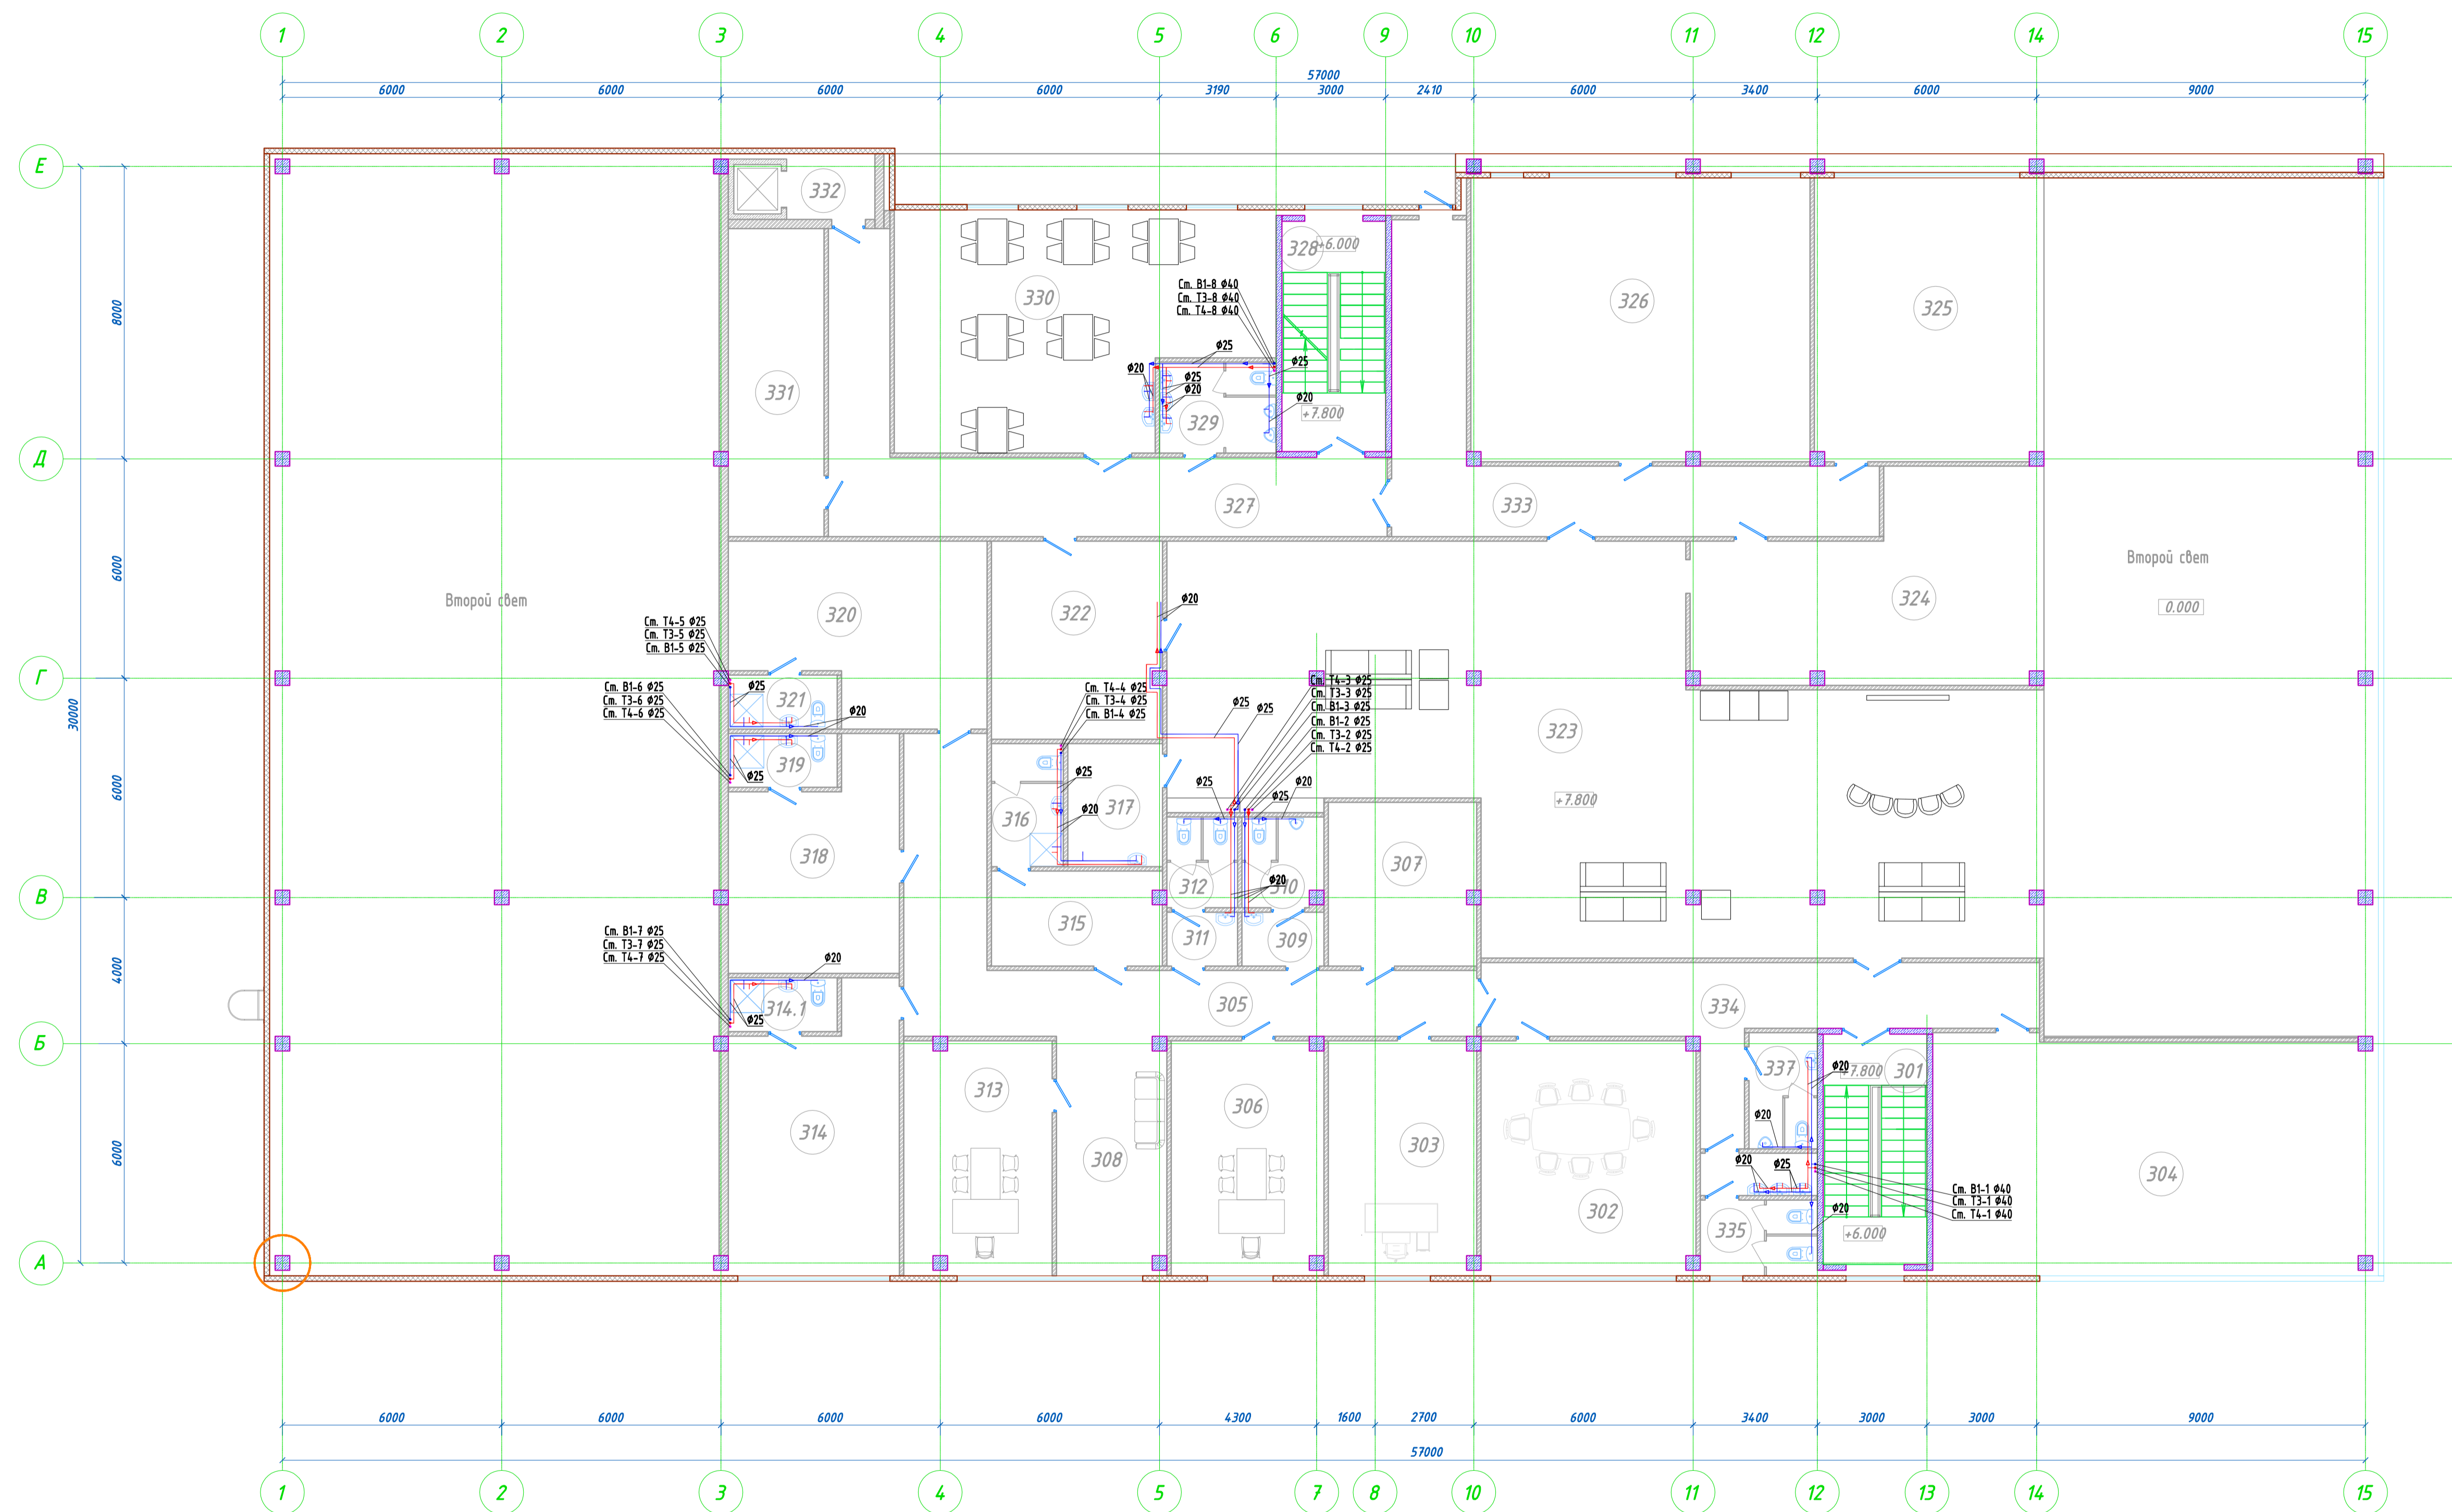


ПС/15-ЛЦ-ИОС2.1					
«Логистический центр» по адресу: Московская область, Ступинский муниципальный район, в районе с. Сидорово					
Изм.	Кол.	Лист	№ Док.	Подпись	Дата
Центр продаж и технического обслуживания автомобилей				Стация	Лист
Система водоснабжения План 3 этажа				П	3
Разработчик	Ильин		2015		
Проверил	Ильязанц		2015		
ГИП	Артемьев		2015		
				ООО «ПАРТНЕР-СТРОЙ»	




Принципиальная схема системы В1

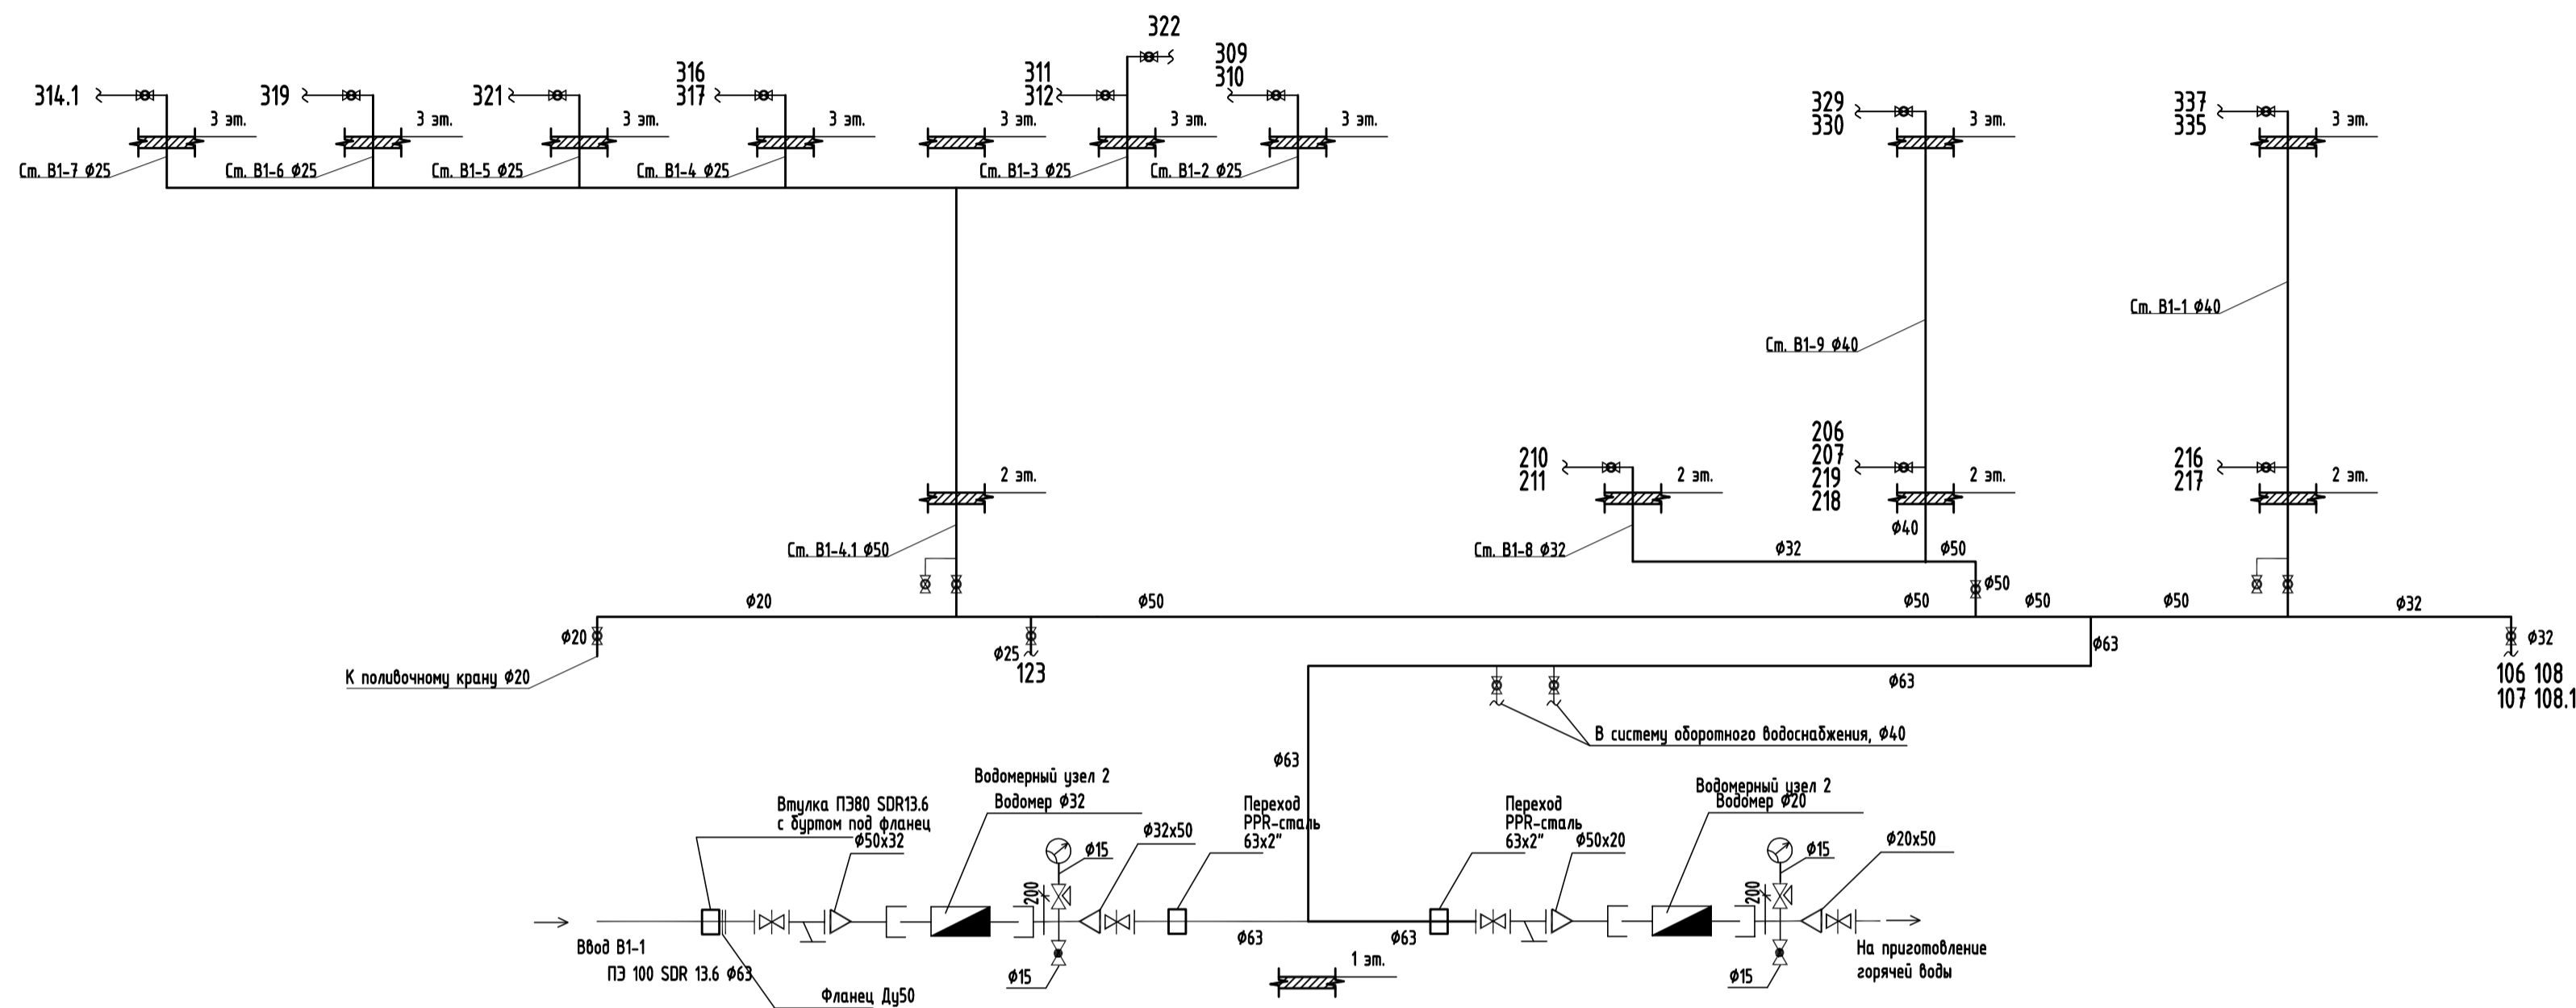

Принципиальная схема системы Т3, Т4

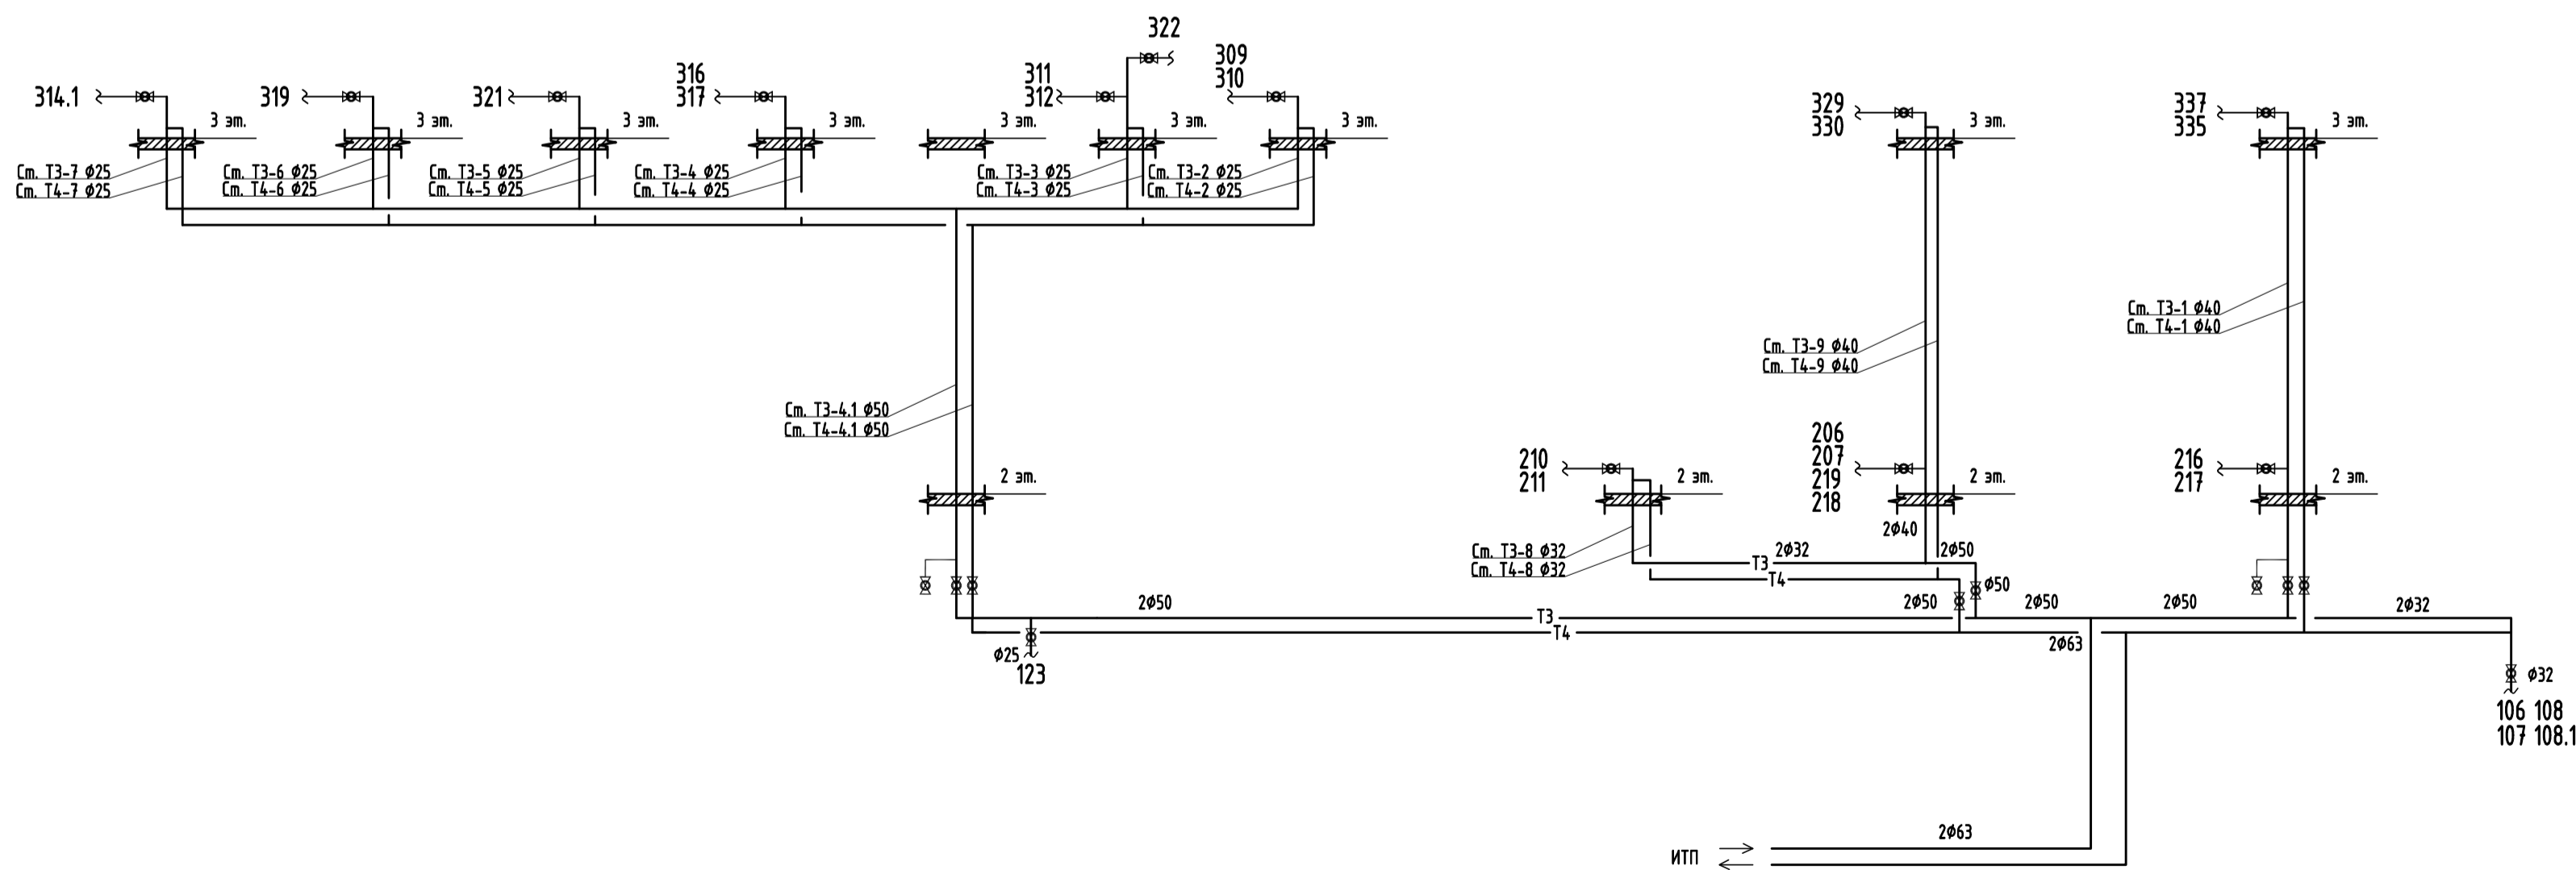

Принципиальная схема системы В4

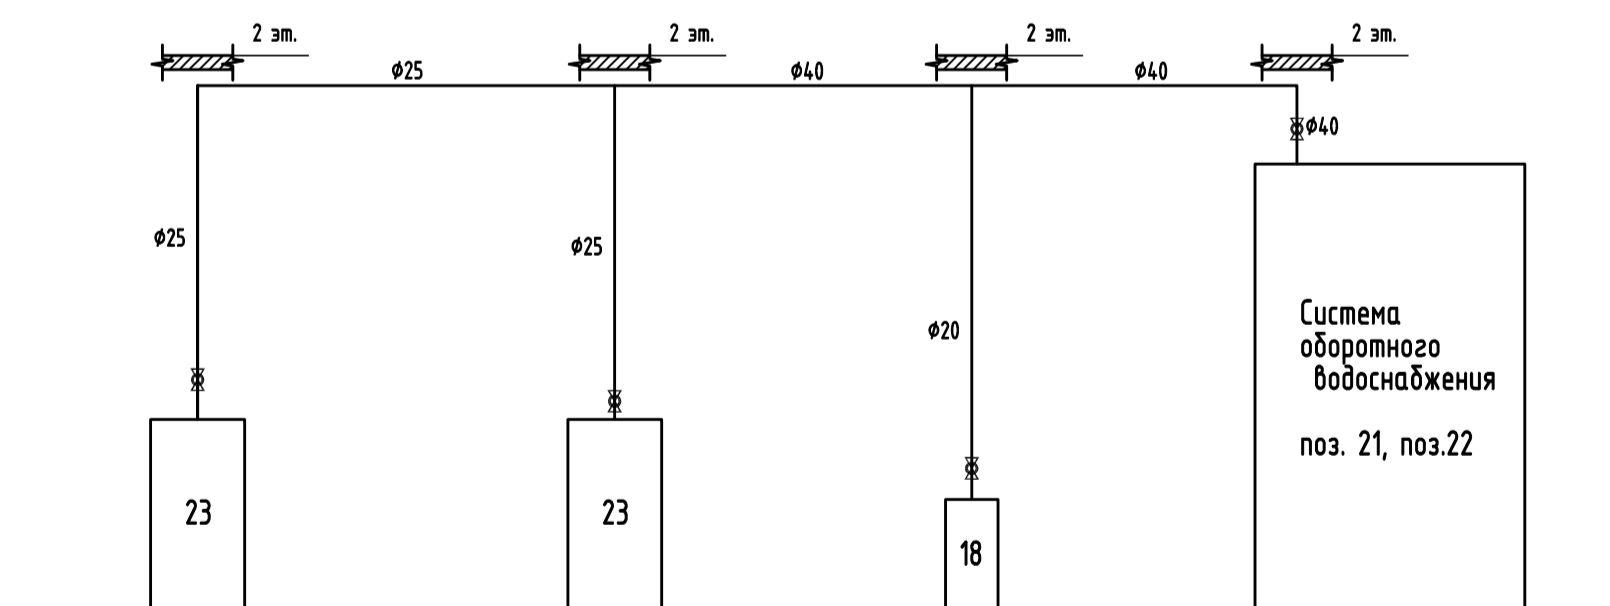


Поз. 18 и 23 – насосы высокого давления для автоматки (см. раздел ТХ)

Экспликация помещений		
Номер помещения	Наименование	Площадь, м²
101	Входной тамбур	6.95
102	Шоу-рум	358.13
103	Бытовое помещение работников демонстрационного зала	6.98
103.1	Электрощитовая	5.84
104	Коридор	4.10
105	Лестница для клиентов и офисных работников	13.89
105.1	Входной тамбур	3.17
106	Санузел женский	5.15
107	Санузел мужской	5.06
108	Санузел для ИТН	3.06
108.1	Помещение уборочного инвентаря	2.60
109	Коридор	11.42
110	Коридор	5.36
111	Тамбур кассы	3.27
112	Касса	4.55
113	Помещение охраны	1.38
114	Шинный зал	66.46
115	ИТП + оборудование мойки	312.00
116	Технологическая мойка легковых автомобилей	42.27
117	Диагностика легковых автомобилей	128.99
118	Входной тамбур	4.37
119	Лестничная клетка для сотрудников	17.56
120	Склад масла	18.61
121	Помещение вспомогательной загрузки	3.98
122	Ремонтная зона	631.31
123	Санузел	9.62
124	Компрессорная	8.43
125	Склад инструмента и запчастей	76.64
126	Агрегатная	17.54
127	Шономонтаж	47.10
128	Технологическая мойка грузовых автомобилей	61.66
129	Технологическая мойка грузовых автомобилей	73.20
Итого:		1690.85

Экспликация помещений		
Номер помещения	Наименование	Площадь, м²
201	Лестничная клетка для сотрудников	18.97
202	Коридор	43.79
203	Кладова спецодежды	4.49
204	Помещение сушки спецодежды	4.49
205	Мужская гардеробная	11.68
206	Санузел при гардеробной	2.85
207	Душ при гардеробной	11.37
208	Мужская гардеробная	13.71
209	Женская гардеробная	7.06
210	Душ при гардеробной	2.22
211	Санузел при гардеробной	3.60
212	Комната мастера	16.47
213	Учебный класс	25.88
214	Склад	205.21
215	Лестничная клетка для сотрудников и клиентов	13.74
216	Санузел	5.48
217	Санузел	9.49
218	Зона ожидания клиентов	286.75
219	Помещение уборочного инвентаря	5.90
Итого:		693.16

Экспликация помещений		
Номер помещения	Наименование	Площадь, м²
301	Лестница для клиентов и офисных работников	16.07
302	Переговорная	36.74
303	Бухгалтерия	25.31
304	Офис	74.87
305	Коридор	43.04
306	Заместитель директора	25.98
307	Серверная	18.07
308	Приемная	19.00
309	Тамбур при санузле	3.31
310	Санузел	5.39
311	Тамбур при санузле	2.85
312	Санузел	4.81
313	Кабинет директора	25.23
314	Комната отдыха	32.51
314.1	Санузел+душ при комнате отдыха	4.40
315	Охрана	12.05
316	Санузел+душ охраны	6.62
317	Помещение уборочного инвентаря	8.72
318	Комната отдыха	25.78
319	Санузел+душ при комнате отдыха	4.40
320	Комната отдыха	31.46
321	Санузел+душ при комнате отдыха	4.40
322	Помещение для приема пищи	25.26
323	Кафе	199.43
324	Детская комната	46.79
325	Офис	51.54
326	Офис	61.66
327	Коридор	58.71
328	Лестничная клетка для сотрудников	16.18
329	Санузел	7.92
330	Помещение для приема пищи	59.51
331	Венткамера	22.09
332	Тамбур	3.98
333	Коридор	35.46
334	Коридор	31.60
335	Санузел	9.98
Итого:		1061.12


ПС/15-ЛЦ-ИОС2.1							
«Логистический центр» по адресу: Московская область, Ступинский муниципальный район, в районе с. Сидорова							
Изм.	Кол-во	Лист	№ Док	Подпись	Дата		
Разраб.	Ильин				2015		
Проверил	Ильязяц				2015		
ГИП	Артемьев				2015		
Центр продаж и технического обслуживания автомобилей					Стация	Лист	Листов
Система водоснабжения					П	4	
Принципиальные схемы систем В1, В4, Т3, Т4					ООО «ПАРТНЕР-СТРОЙ»		

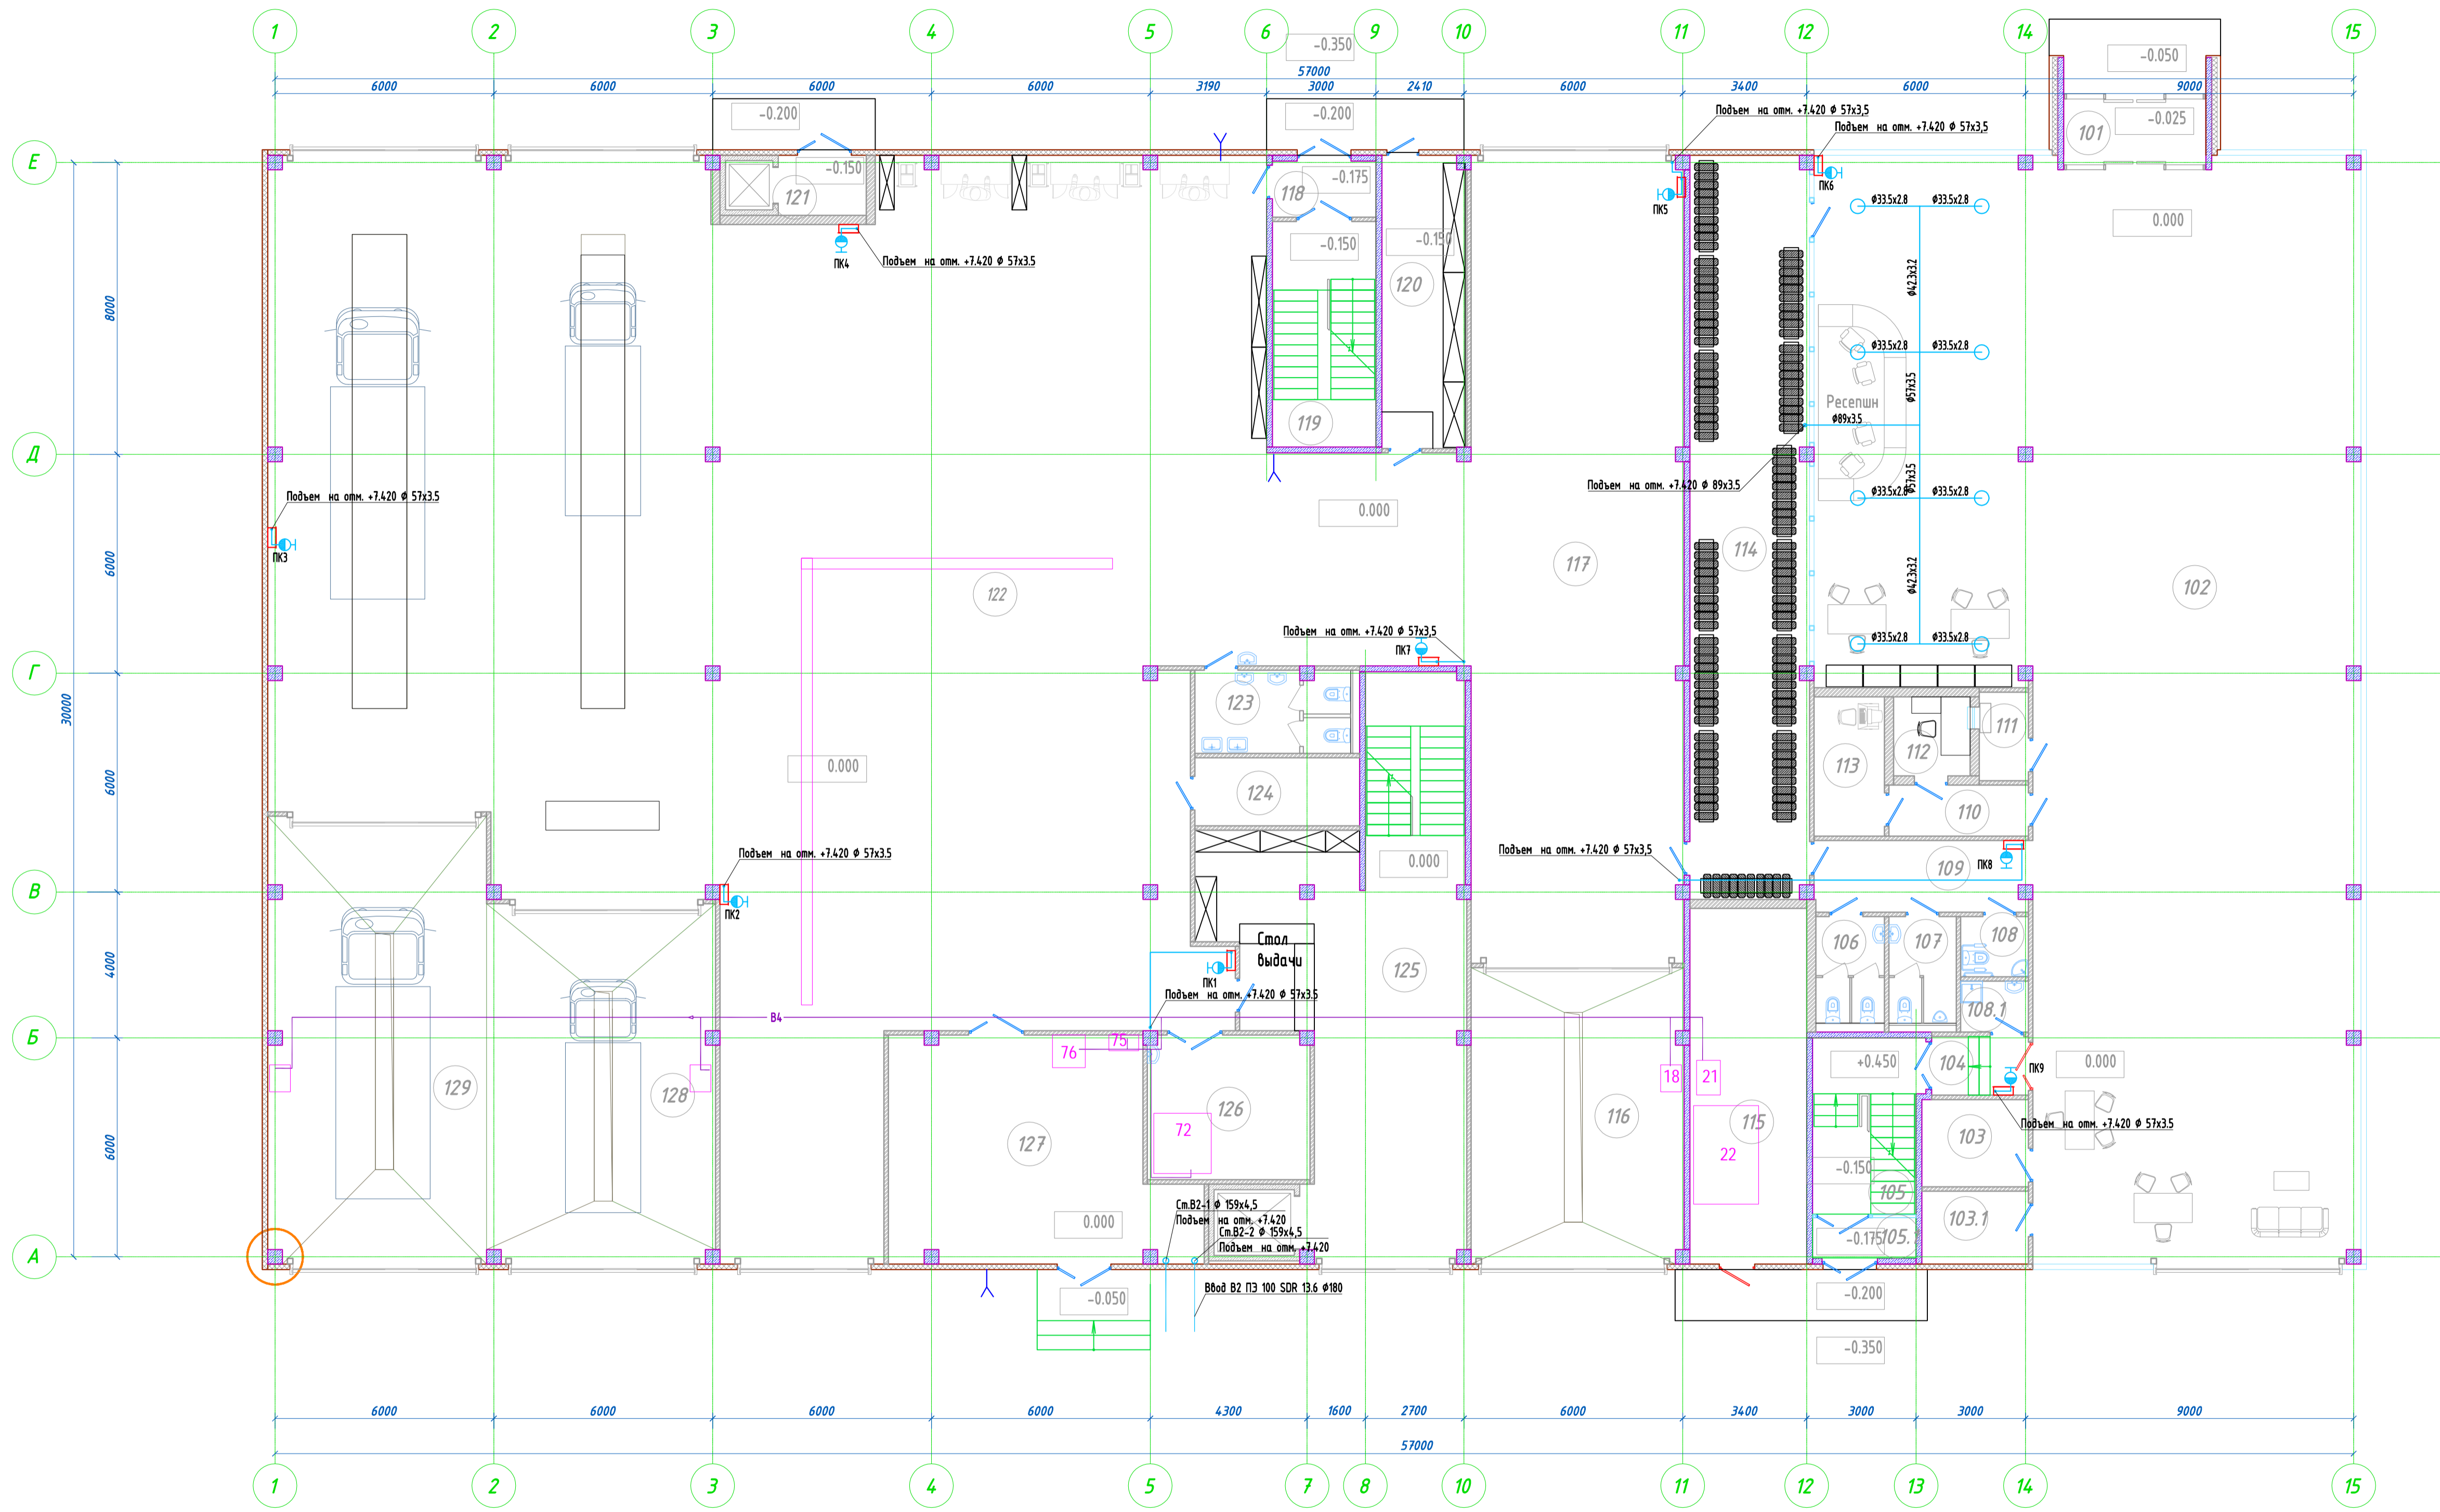

Экспликация помещений		
Номер помещения	Наименование	Площадь, м²
101	Входной тамбур	6.95
102	Шоу-рум	358.13
103	Бытовое помещение работников демонстрационного зала	6.98
103.1	Электрическая	5.84
104	Коридор	4.10
105	Лестница для клиентов и офисных работников	13.89
105.1	Входной тамбур	3.17
106	Санузел женский	5.15
107	Санузел мужской	5.06
108	Санузел для ИТН	3.06
108.1	Помещение уборочного инвентаря	2.60
109	Коридор	11.42
110	Коридор	5.36
111	Тамбур кассы	3.27
112	Касса	4.55
113	Помещение охраны	7.38
114	Шоу-рум	66.46
115	ИТП + оборудование мойки	31.20
116	Технологическая мойка легковых автомобилей	47.27
117	Диагностика легковых автомобилей	128.99
118	Входной тамбур	4.37
119	Лестничная клетка для сотрудников	17.56
120	Склад масел	18.61
121	Помещение вспомогательной загрузки	3.98
122	Ремонтная зона	631.31
123	Санузел	9.62
124	Компрессорная	8.43
125	Склад инструмента и запчастей	76.64
126	Автоматная	17.54
127	Шоу-рум	47.10
128	Технологическая мойка грузовых автомобилей	61.66
129	Технологическая мойка грузовых автомобилей	73.20
Итого:		1690.85

ПС/15-ЛЦ-ИОС2.1					
«Логистический центр» по адресу: Московская область, Ступинский муниципальный район, в районе с. Сидорово					
Изм.	Кол.	Лист	№ Док	Подпись	Дата
Центр продаж и технического обслуживания автомобилей				Стадия	Лист
				П	5
Система пожаротушения План 1 этажа				ООО «ПАРТНЕР-СТРОЙ»	
Разработчик	Ильин		2015		
Проверил	Ильянец		2015		
ГИП	Артемьев		2015		




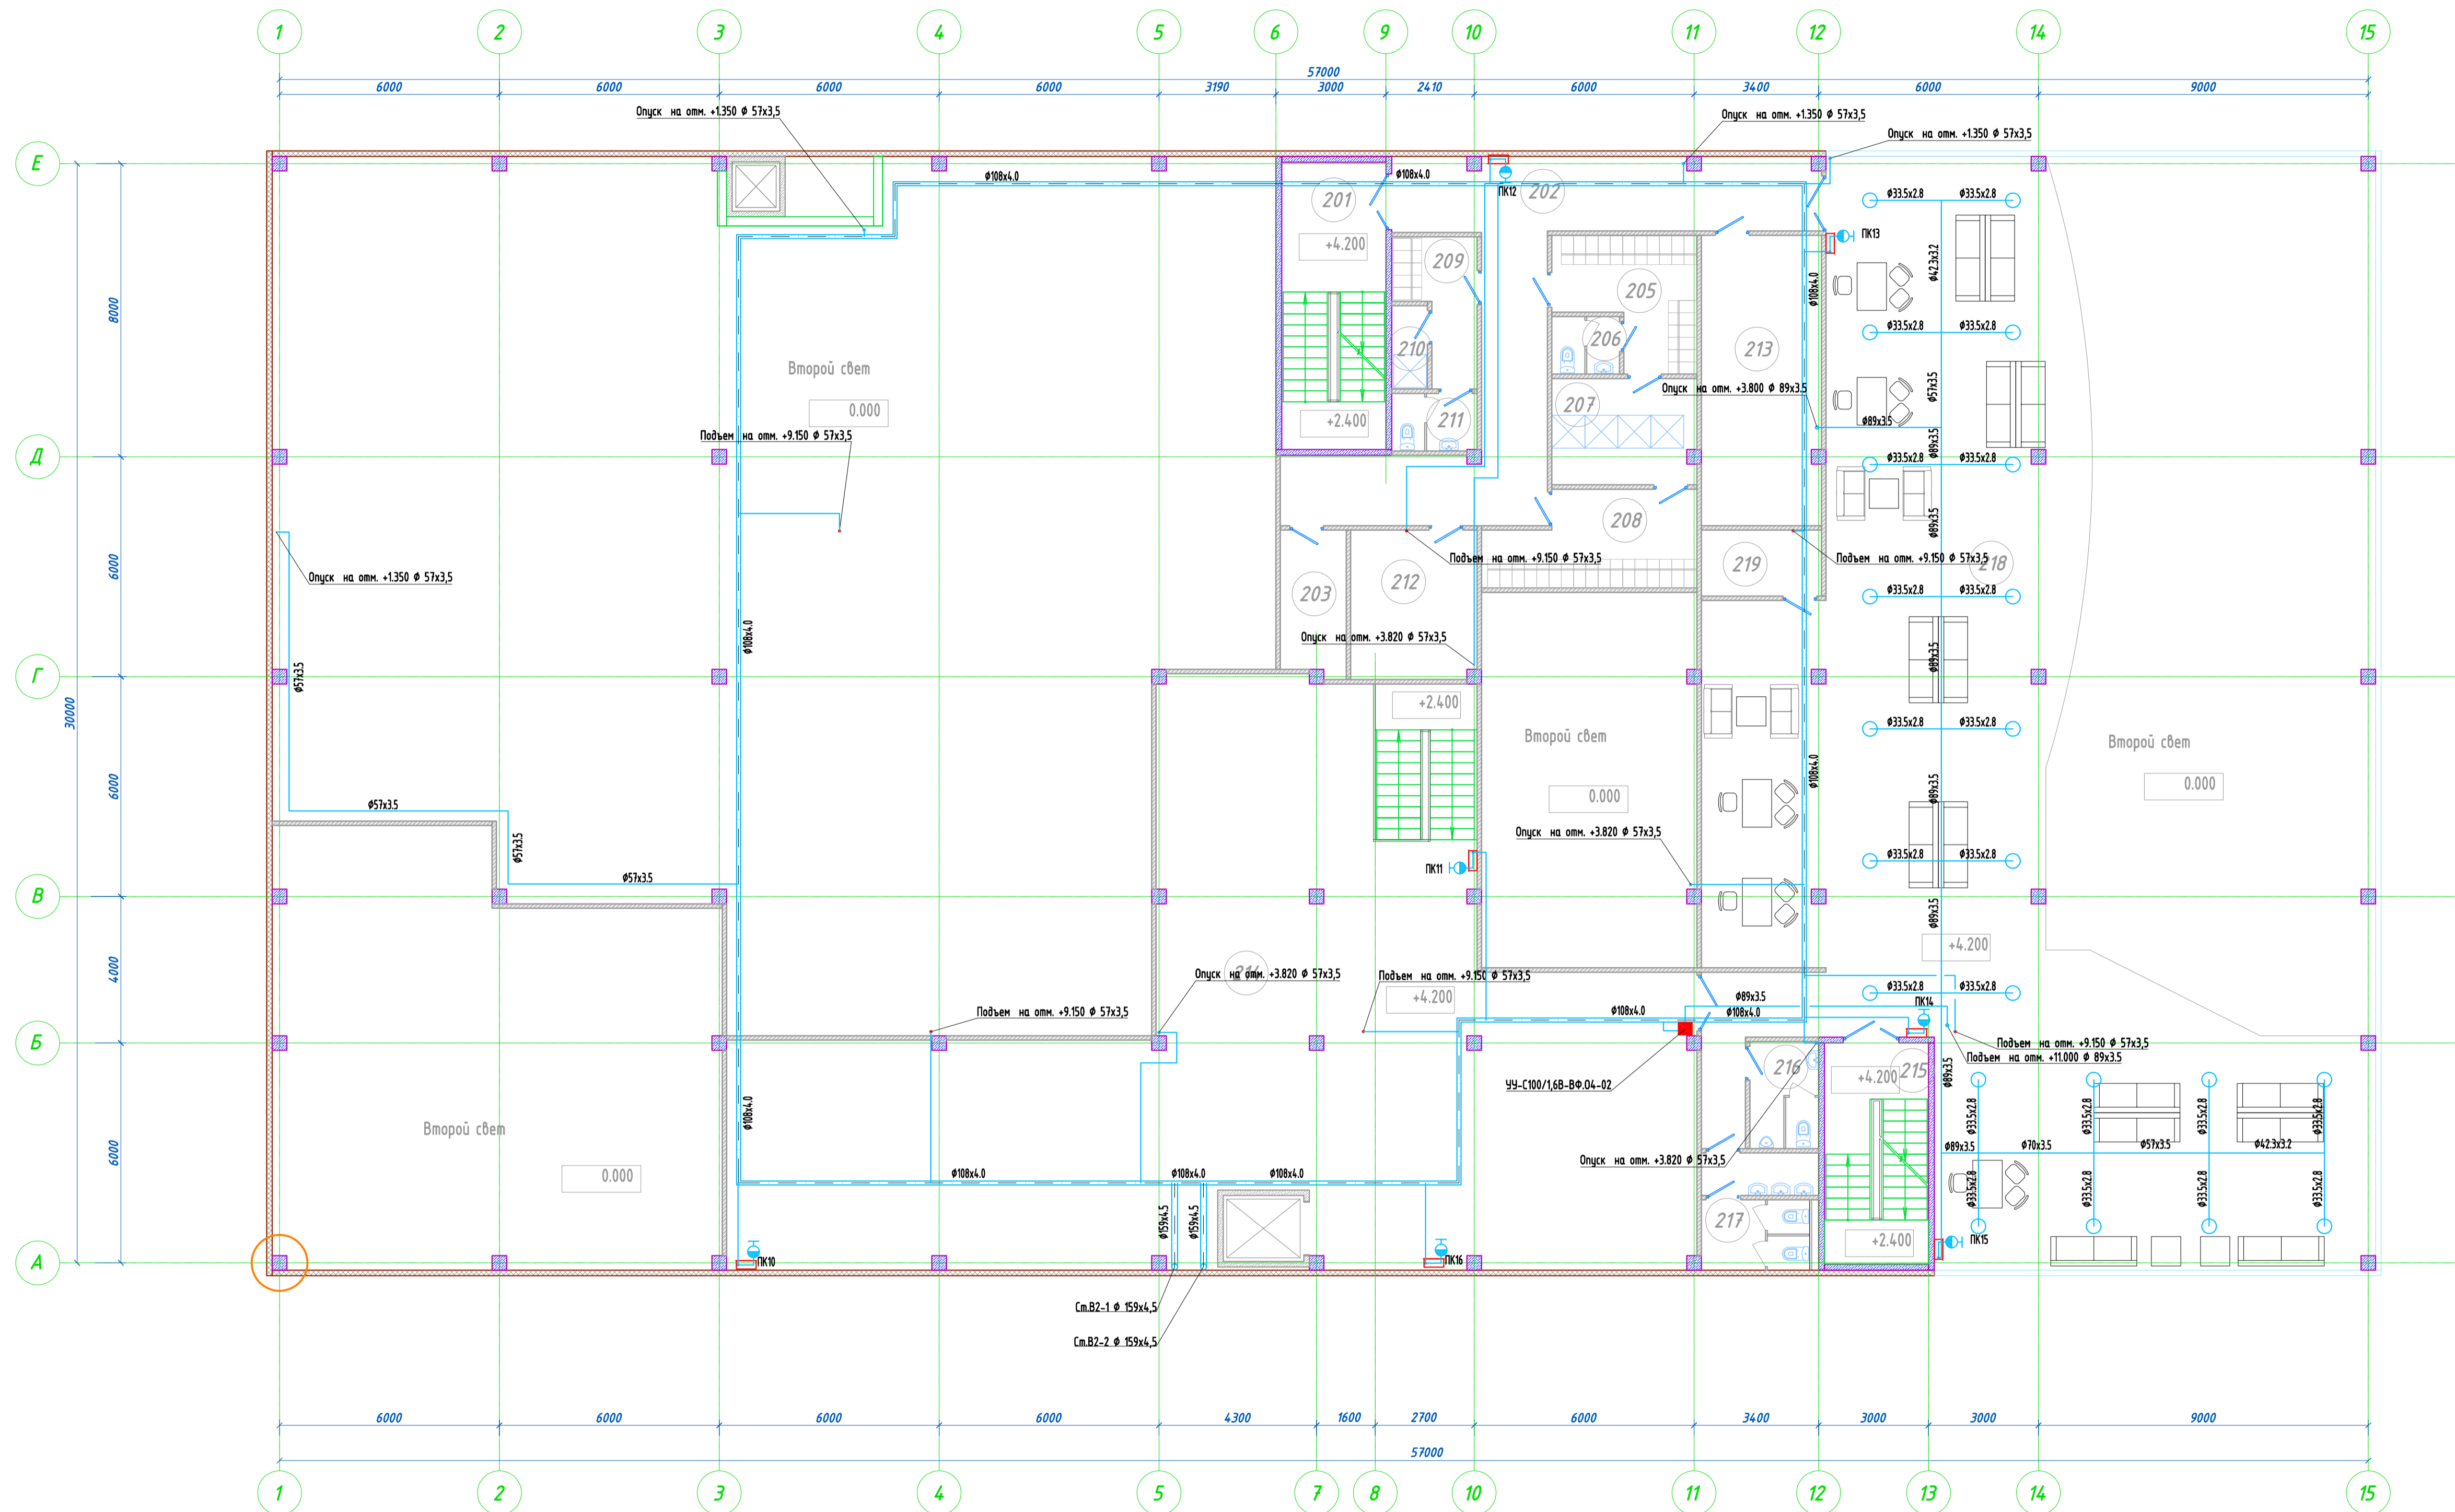

Экспликация помещений		
Номер помещения	Наименование	Площадь, м <sup>2</sup>
201	Лестничная клетка для сотрудников	18.97
202	Коридор	43.79
203	Кладовая спецодежды	4.49
204	Помещение суши спецодежды	4.49
205	Мужская гардеробная	11.68
206	Санузел при гардеробной	2.85
207	Душ при гардеробной	11.37
208	Мужская гардеробная	13.71
209	Женская гардеробная	7.06
210	Душ при гардеробной	2.22
211	Санузел при гардеробной	3.60
212	Комната мастера	16.47
213	Учебный класс	25.88
214	Склад	205.21
215	Лестничная клетка для сотрудников и клиентов	13.74
216	Санузел	5.48
217	Санузел	9.49
218	Зона ожидания клиентов	286.75
219	Помещение уборочного инвентаря	5.90
Итого:		693.16


ПС/15-ЛЦ-ИОС2.1					
«Логистический центр» по адресу: Московская область, Ступинский муниципальный район, в районе с. Сидорово					
Изм.	Кол.	Лист	№ Док	Подпись	Дата
Центр продаж и технического обслуживания автомобилей				Стация	Лист
				П	6
Система пожаротушения План 2 этажа				ООО «ПАРТНЕР-СТРОЙ»	
Разраб.	Ильин		2015		
Проверил	Ильянец		2015		
ГИП	Артемьев		2015		

Экспликация помещений		
Номер помещения	Наименование	Площадь м <sup>2</sup>
301	Лестница для клиентов и офисных работников	16.07
302	Переговорная	36.74
303	Бухгалтерия	25.31
304	Офис	74.87
305	Коридор	43.04
306	Заместитель директора	25.98
307	Серверная	18.07
308	Приемная	19.00
309	Тамбур при санузле	3.31
310	Санузел	5.39
311	Тамбур при санузле	2.85
312	Санузел	4.81
313	Кабинет директора	25.23
314	Комната отдыха	32.51
314.1	Санузел+душ при комнате отдыха	4.40
315	Охрана	12.05
316	Санузел+душ охраны	6.62
317	Помещение уборочного инвентаря	8.72
318	Комната отдыха	25.78
319	Санузел+душ при комнате отдыха	4.40
320	Комната отдыха	31.46
321	Санузел+душ при комнате отдыха	4.40
322	Помещение для приема пищи	25.26
323	Кафе	199.43
324	Детская комната	46.79
325	Офис	51.54
326	Офис	61.66
327	Коридор	58.71
328	Лестничная клетка для сотрудников	16.18
329	Санузел	7.92
330	Помещение для приема пищи	59.51
331	Венткамера	22.09
332	Тамбур	3.98
333	Коридор	35.46
334	Коридор	31.60
335	Санузел	9.98
Итого:		1061.12

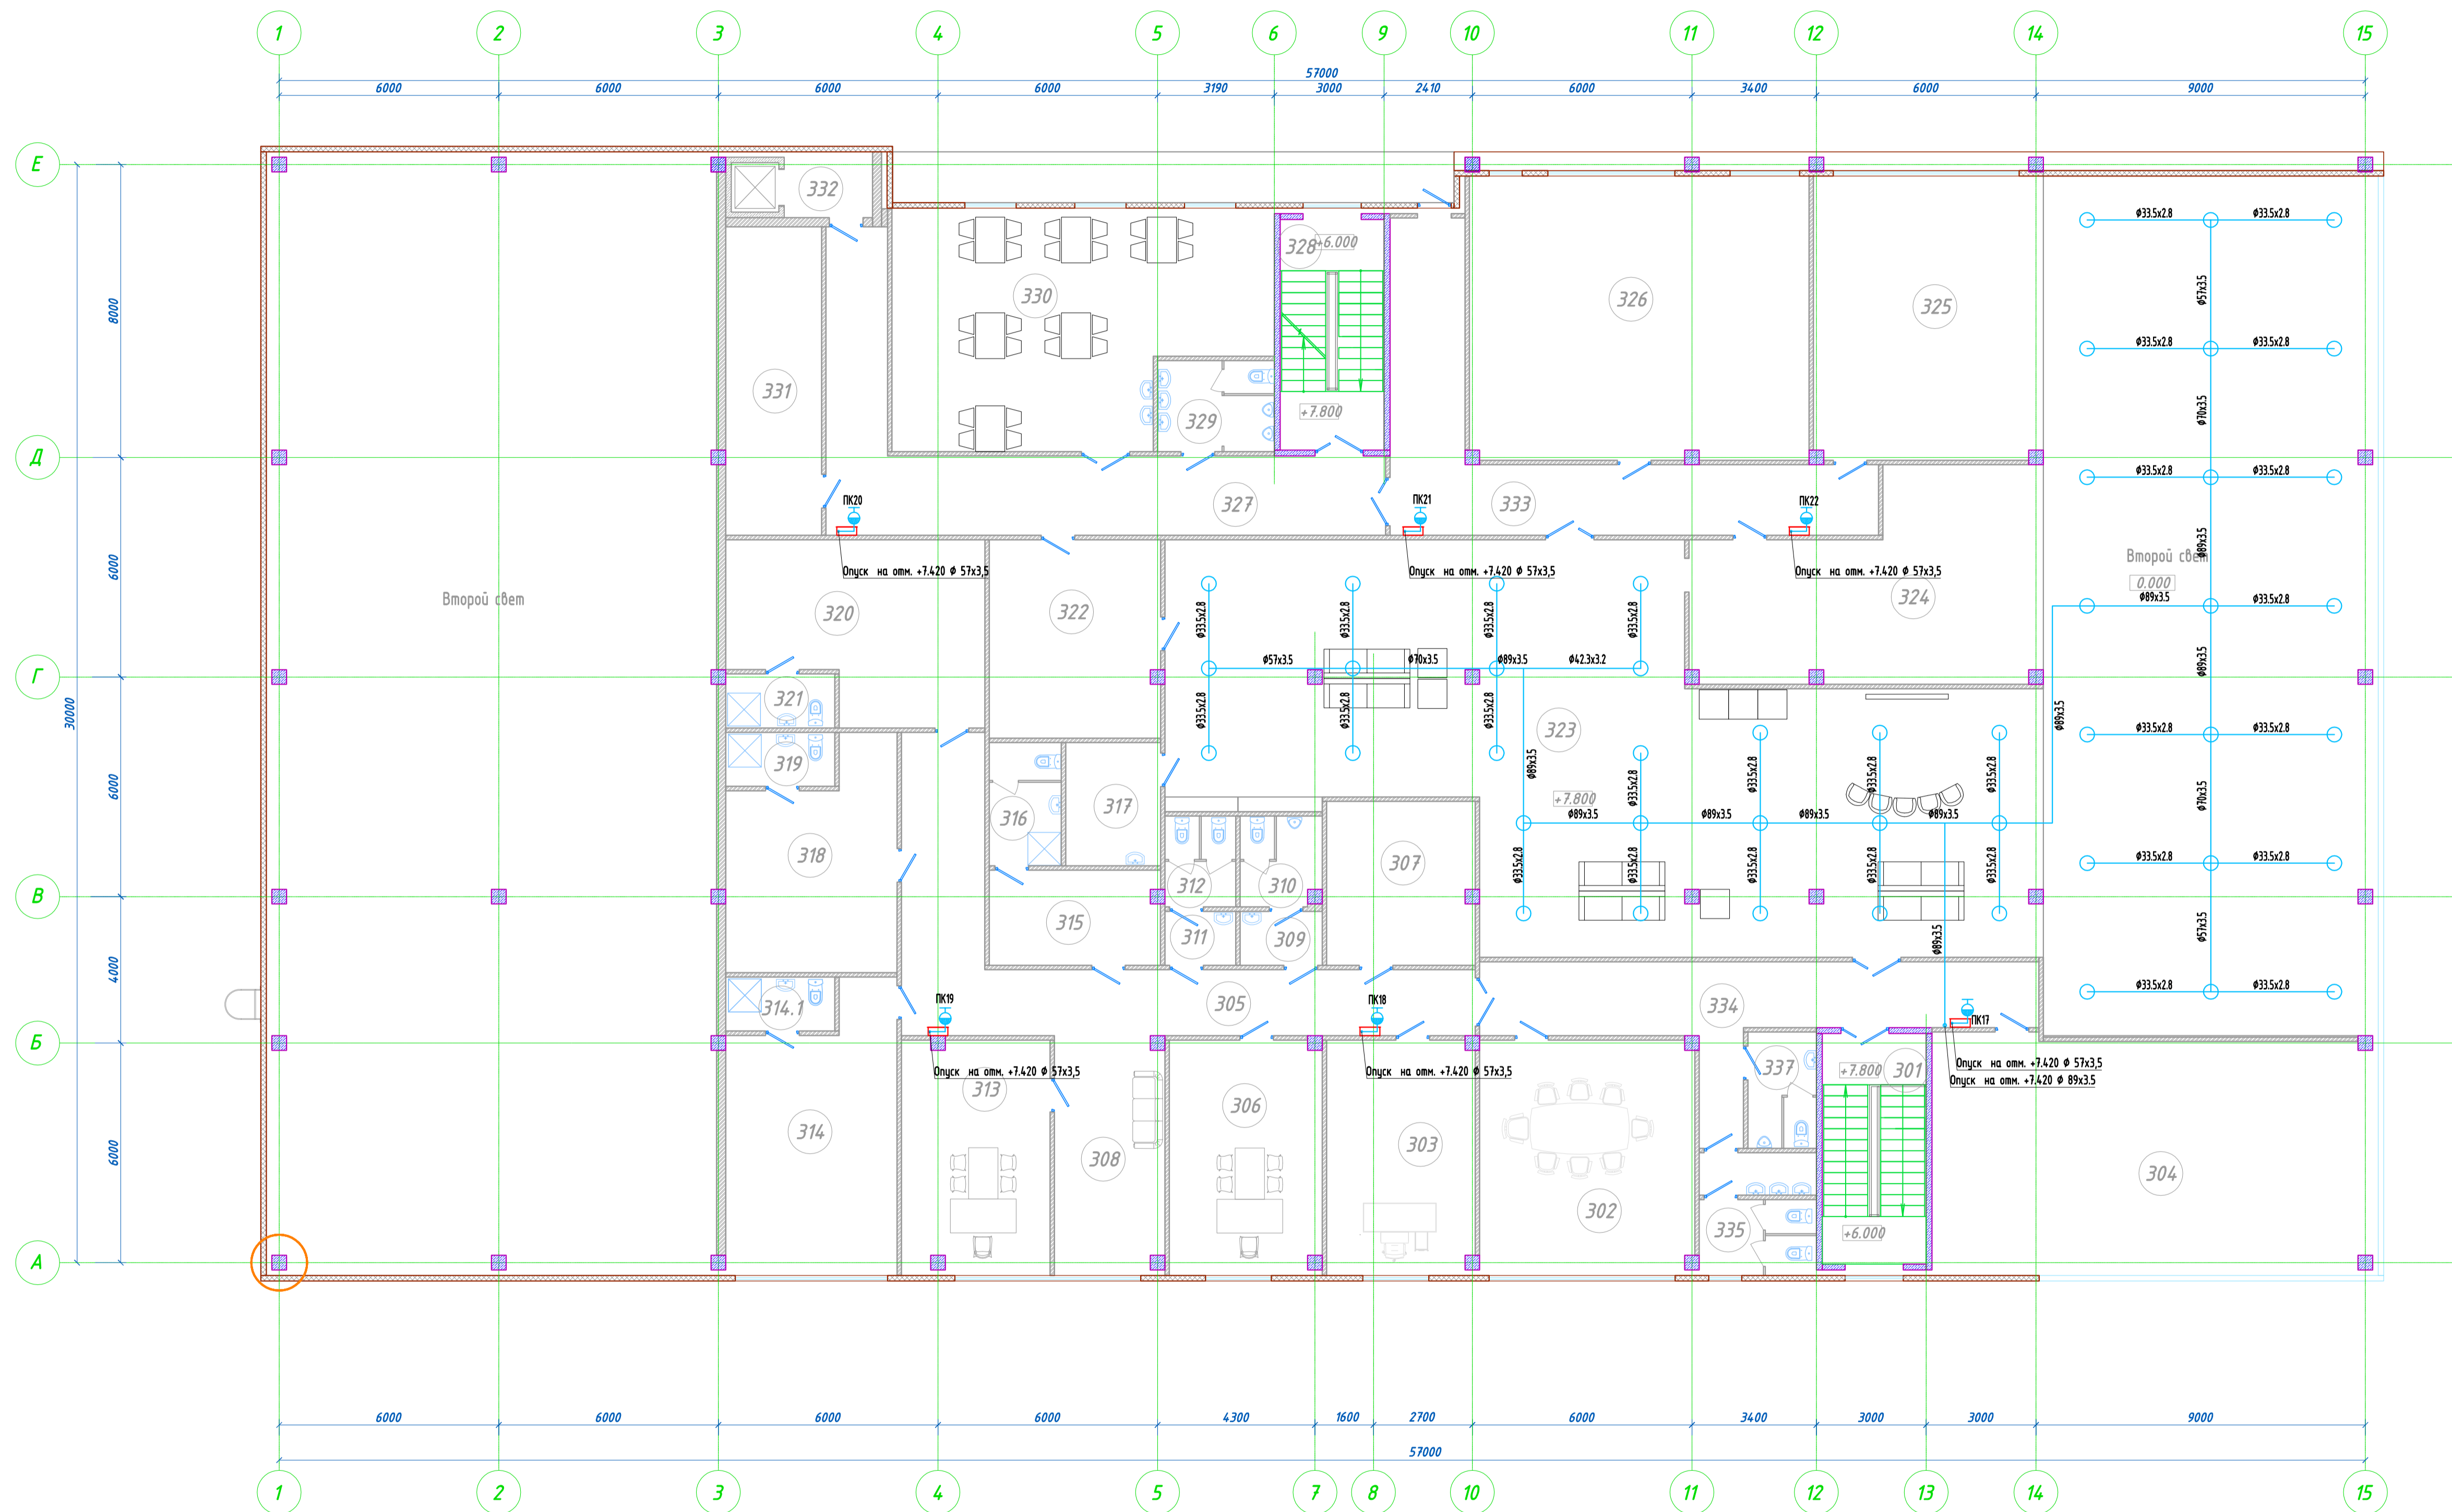

ПС/15-ЛЦ-ИОС2.1					
«Логистический центр» по адресу: Московская область, Ступинский муниципальный район, в районе с. Сидорова					
Изм.	Кол.	Лист	№ Док.	Подпись	Дата
Разраб.	Ильин				2015
Проверил	Ильянц				2015
ГИП	Артемьев				2015
Центр продаж и технического обслуживания автомобилей				Стадия	Лист
Система пожаротушения План 3 этажа				П	7
				Листов	
				ООО «ПАРТНЕР-СТРОЙ»	



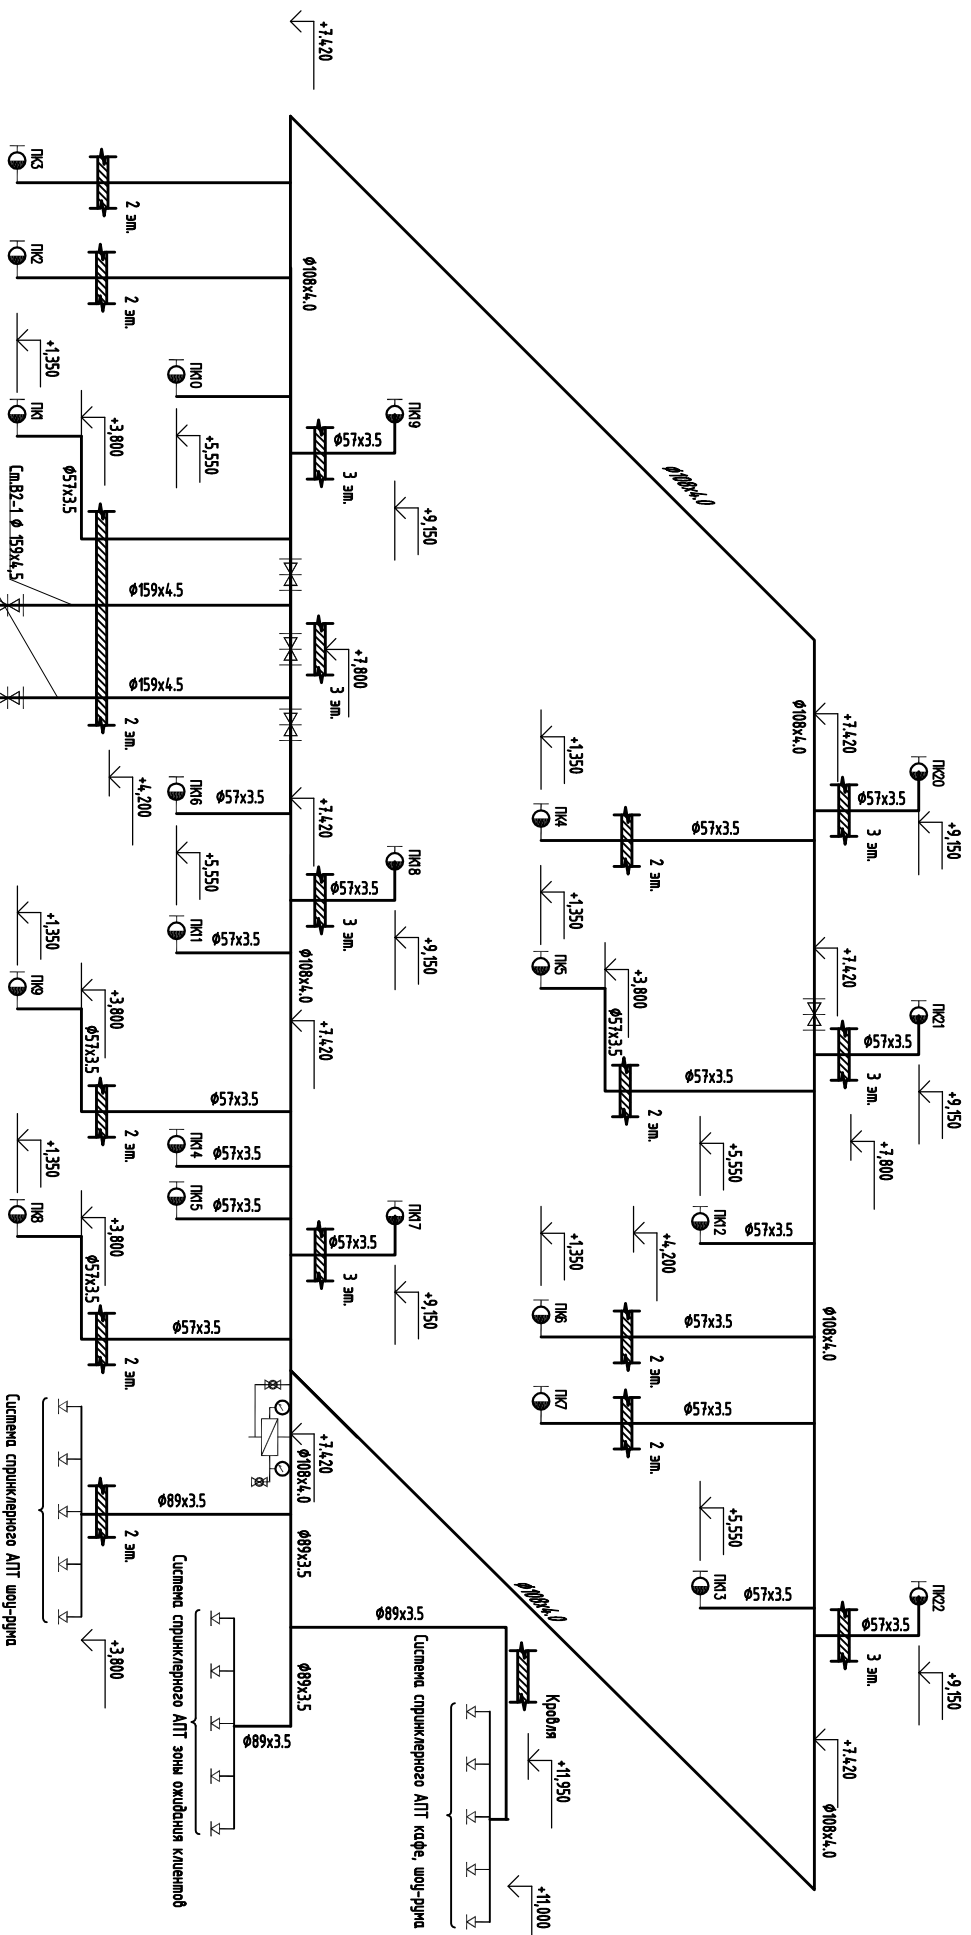

ПС/15-ЛЦ-ИОС2.1

«Логистический центр» по адресу: Московская область,  
Ступинский муниципальный район, в районе с. Сидорово

Центр продаж  
и технического обслуживания  
автомобилей

Разраб.	Ильин	2015	Принципиальная схема системы пожаротушения	000 «ПАРТНЕР-СТРОЙ»
Проверил	Ильязянд	2015		
Гип	Арменьев	2015		

Изм.	Кол./Исп.	№ Док.	Подпись	Дата