


ЭКСПЛИКАЦИЯ ПЛОЩАДОК


НОМЕР НА ПЛАНЕ	НАИМЕНОВАНИЕ	ПЛОЩАДЬ НОРМАТИВНАЯ/ПРОЕКТНАЯ, кв.м
Д	ДЕТСКАЯ ПЛОЩАДКА	68.60 / 200.00
Ф	ПЛОЩАДКА ДЛЯ ЗАНЯТИЙ ФИЗКУЛЬТУРОЙ	196.00 / 300.00
В	ПЛОЩАДКА ДЛЯ ОТДЫХА ВЗРОСЛОГО НАСЕЛЕНИЯ	9.80 / 35.00
Х	ПЛОЩАДКА ДЛЯ ХОЗЯЙСТВЕННЫХ ЦЕЛЕЙ	29.40 / 30.00
М	ПЛОЩАДКА ДЛЯ КОНТЕЙНЕРОВ ТБО	
П	ПЛОЩАДКИ ДЛЯ ПАРКОВКИ АВТОТРАНСПОРТА (45м/м)	

Условные обозначения:

- К1 — Канализация бытовая
- В1 — Водопровод хозяйственно-питьевой

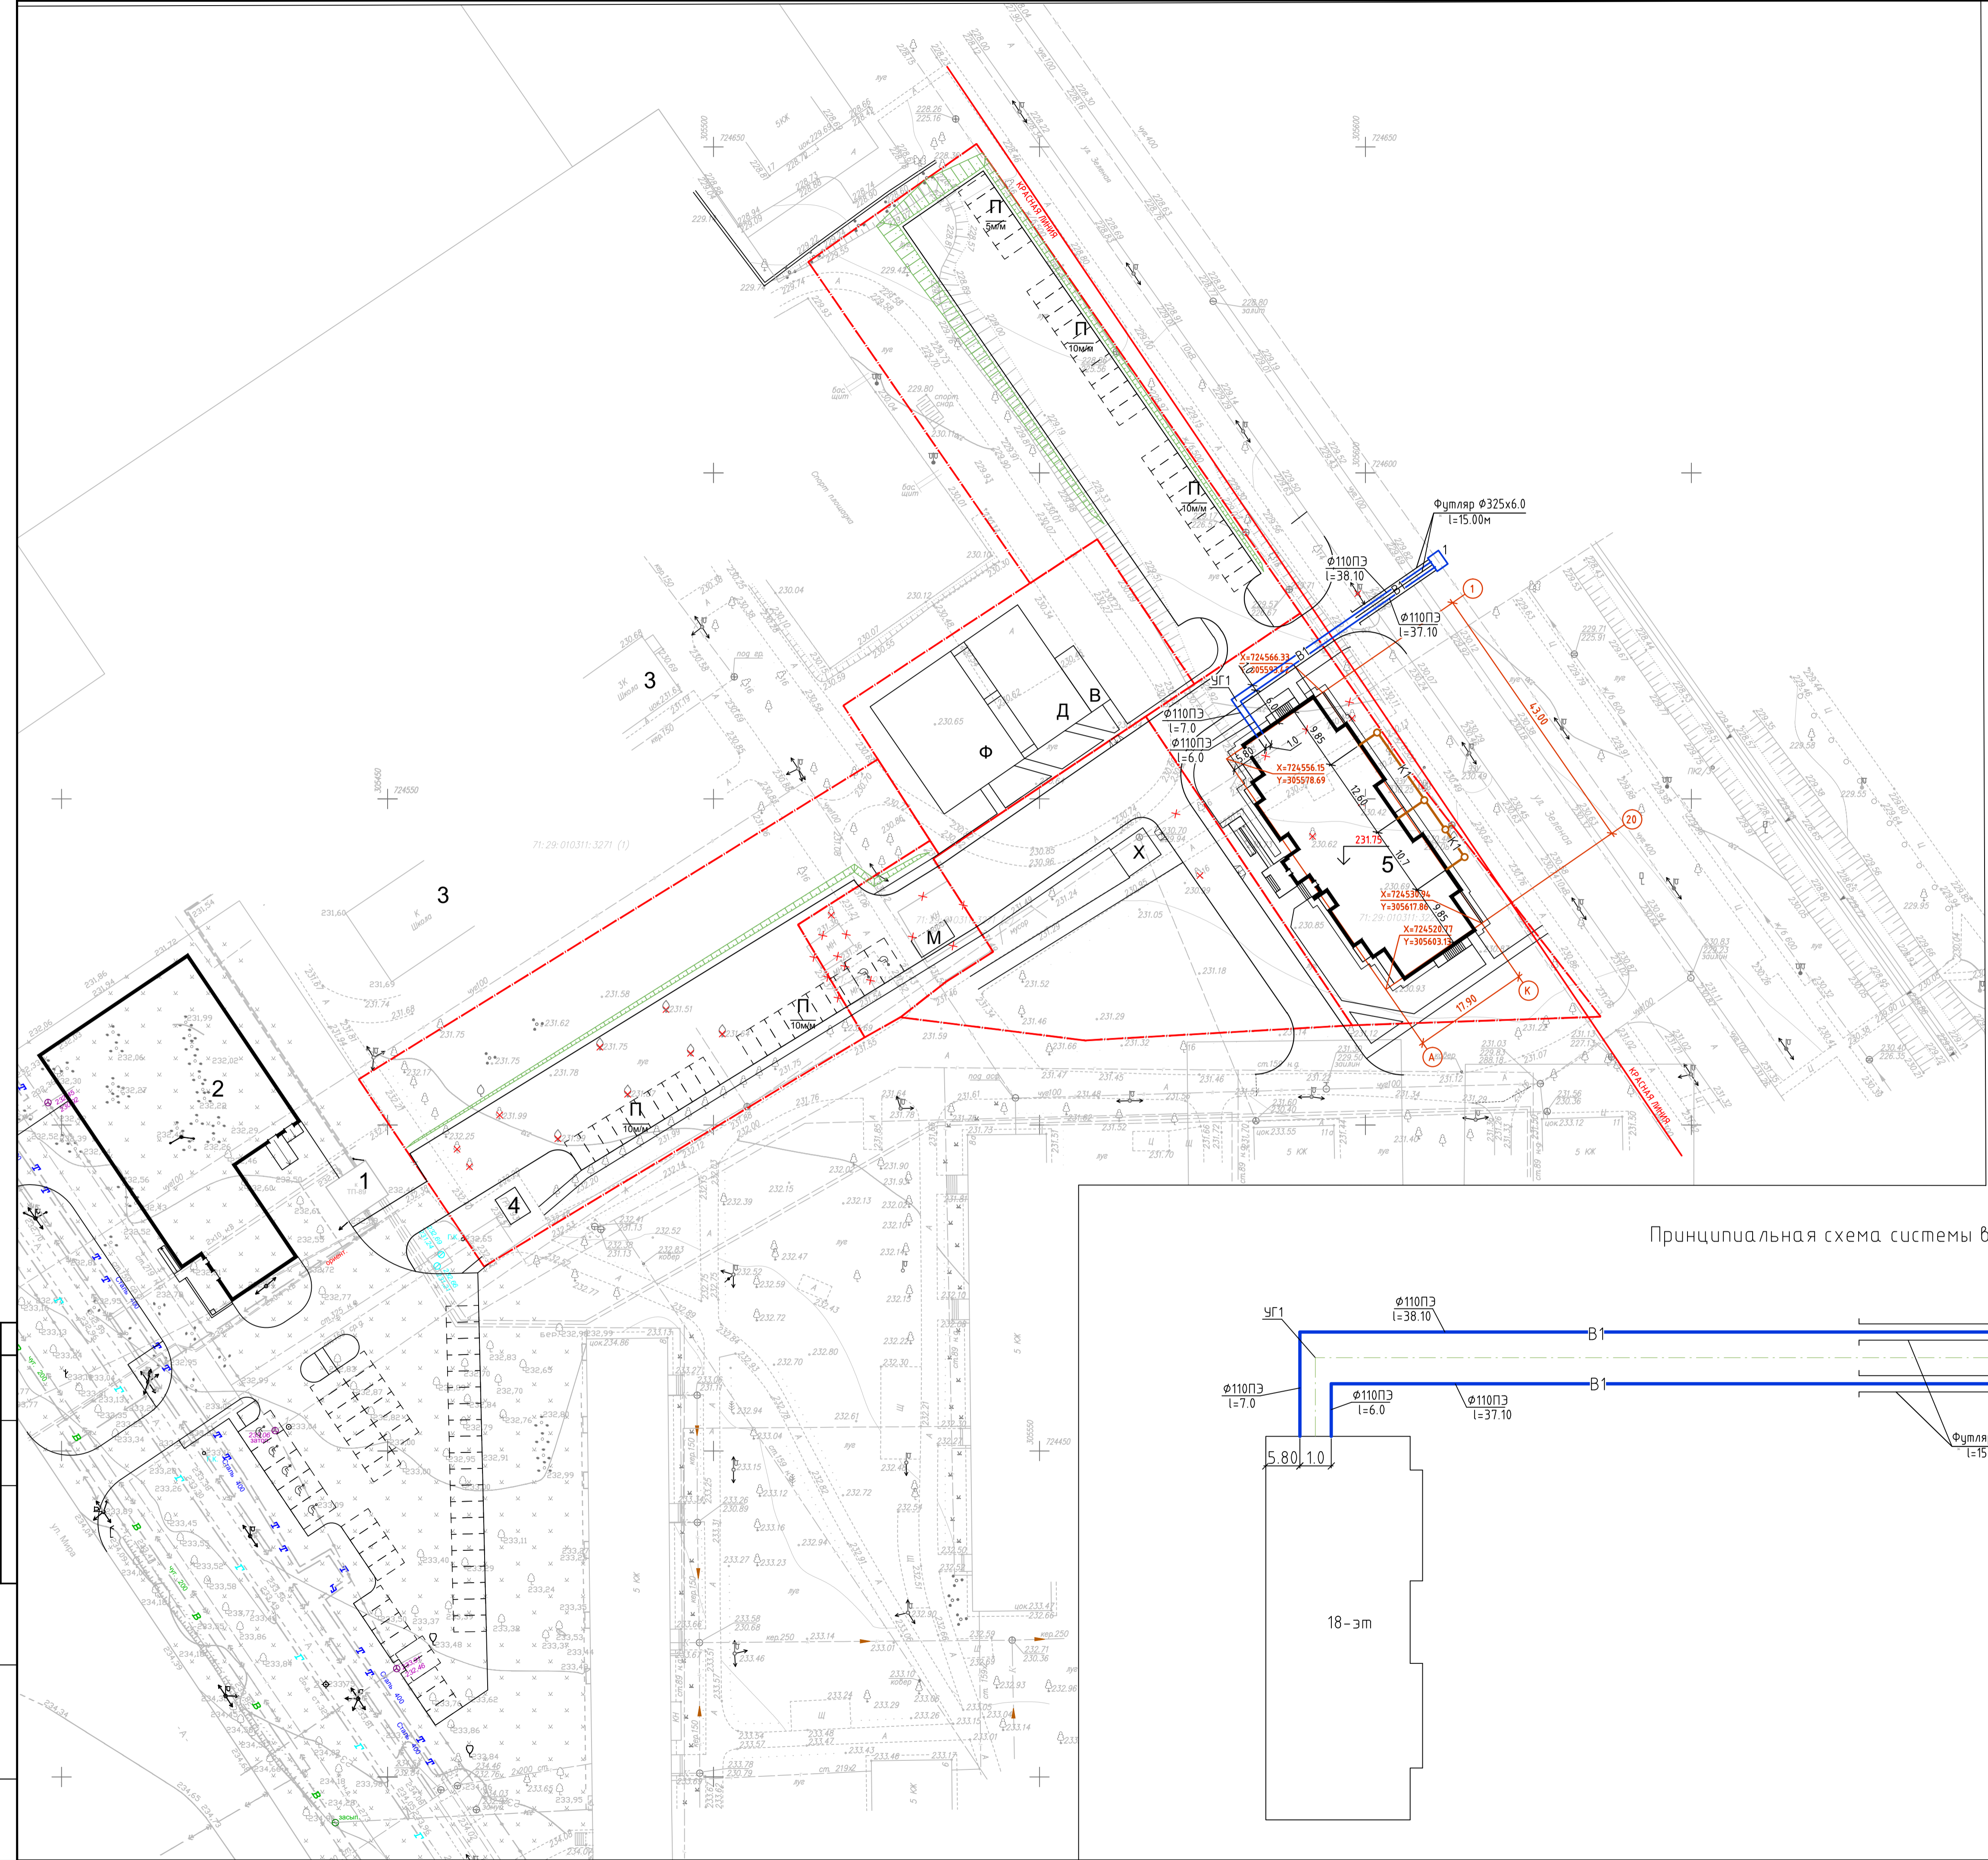


Принципиальная схема системы водоснабжения

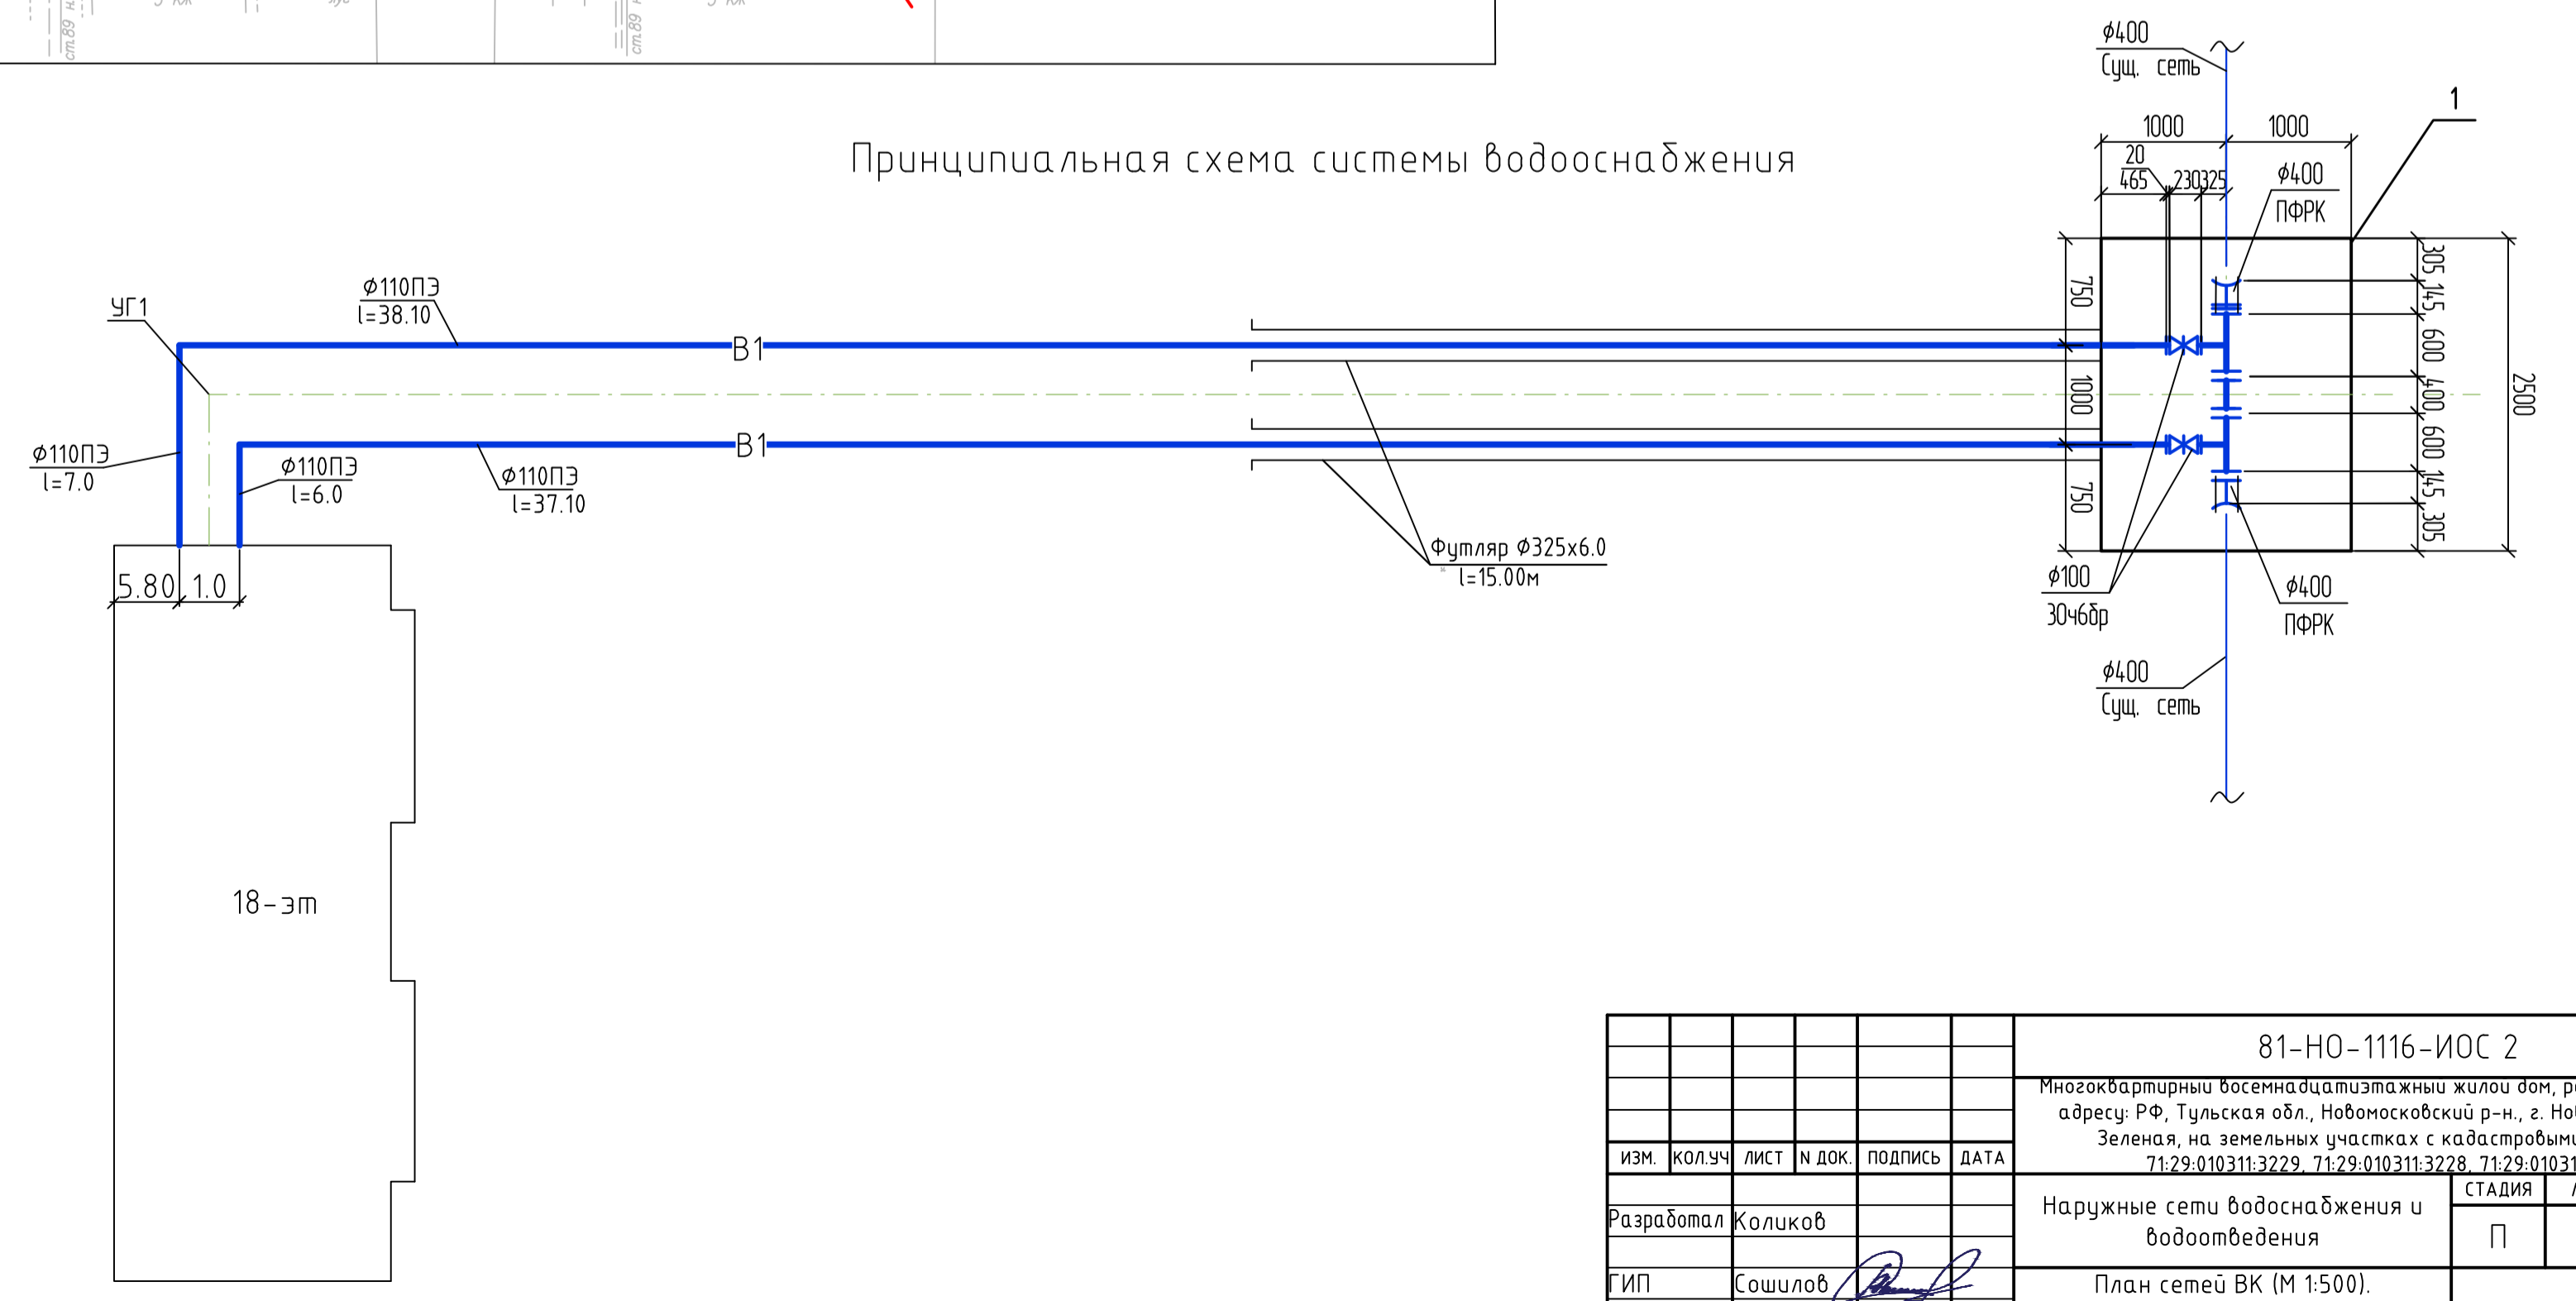

					81-НО-1116-ИОС 2			
					Многоквартирный бесподъездный жилой дом, расположенный по адресу: РФ, Тульская обл., Новомосковский р-н, г. Новомосковск, ул. Зелёная, на земельных участках с кадастровыми номерами 71:29:010311:3229, 71:29:010311:3228, 71:29:010311:3314.			
ИЗМ.	КОЛ-Ч	ЛИСТ	№ ДОК.	ПОДПИСЬ	ДАТА	СТАДИЯ	ЛИСТ	ЛИСТОВ
						П	1	
Разработал	Сошилов					Наружные сети водоснабжения и водоотведения		
ГИП	Сошилов					План сетей ВК (М 1:500).		
Инж.контр.	Сошилов					Принципиальная схема системы водоснабжения		

СОГЛАСОВАНО
 ВЗАМ. ИНЖ. Н.
 ПОДП. И ДАТА
 ИНЖ. И ПОДП.

План подвала на отм. -3.000
Системы В1, В2, Т3, Т4.

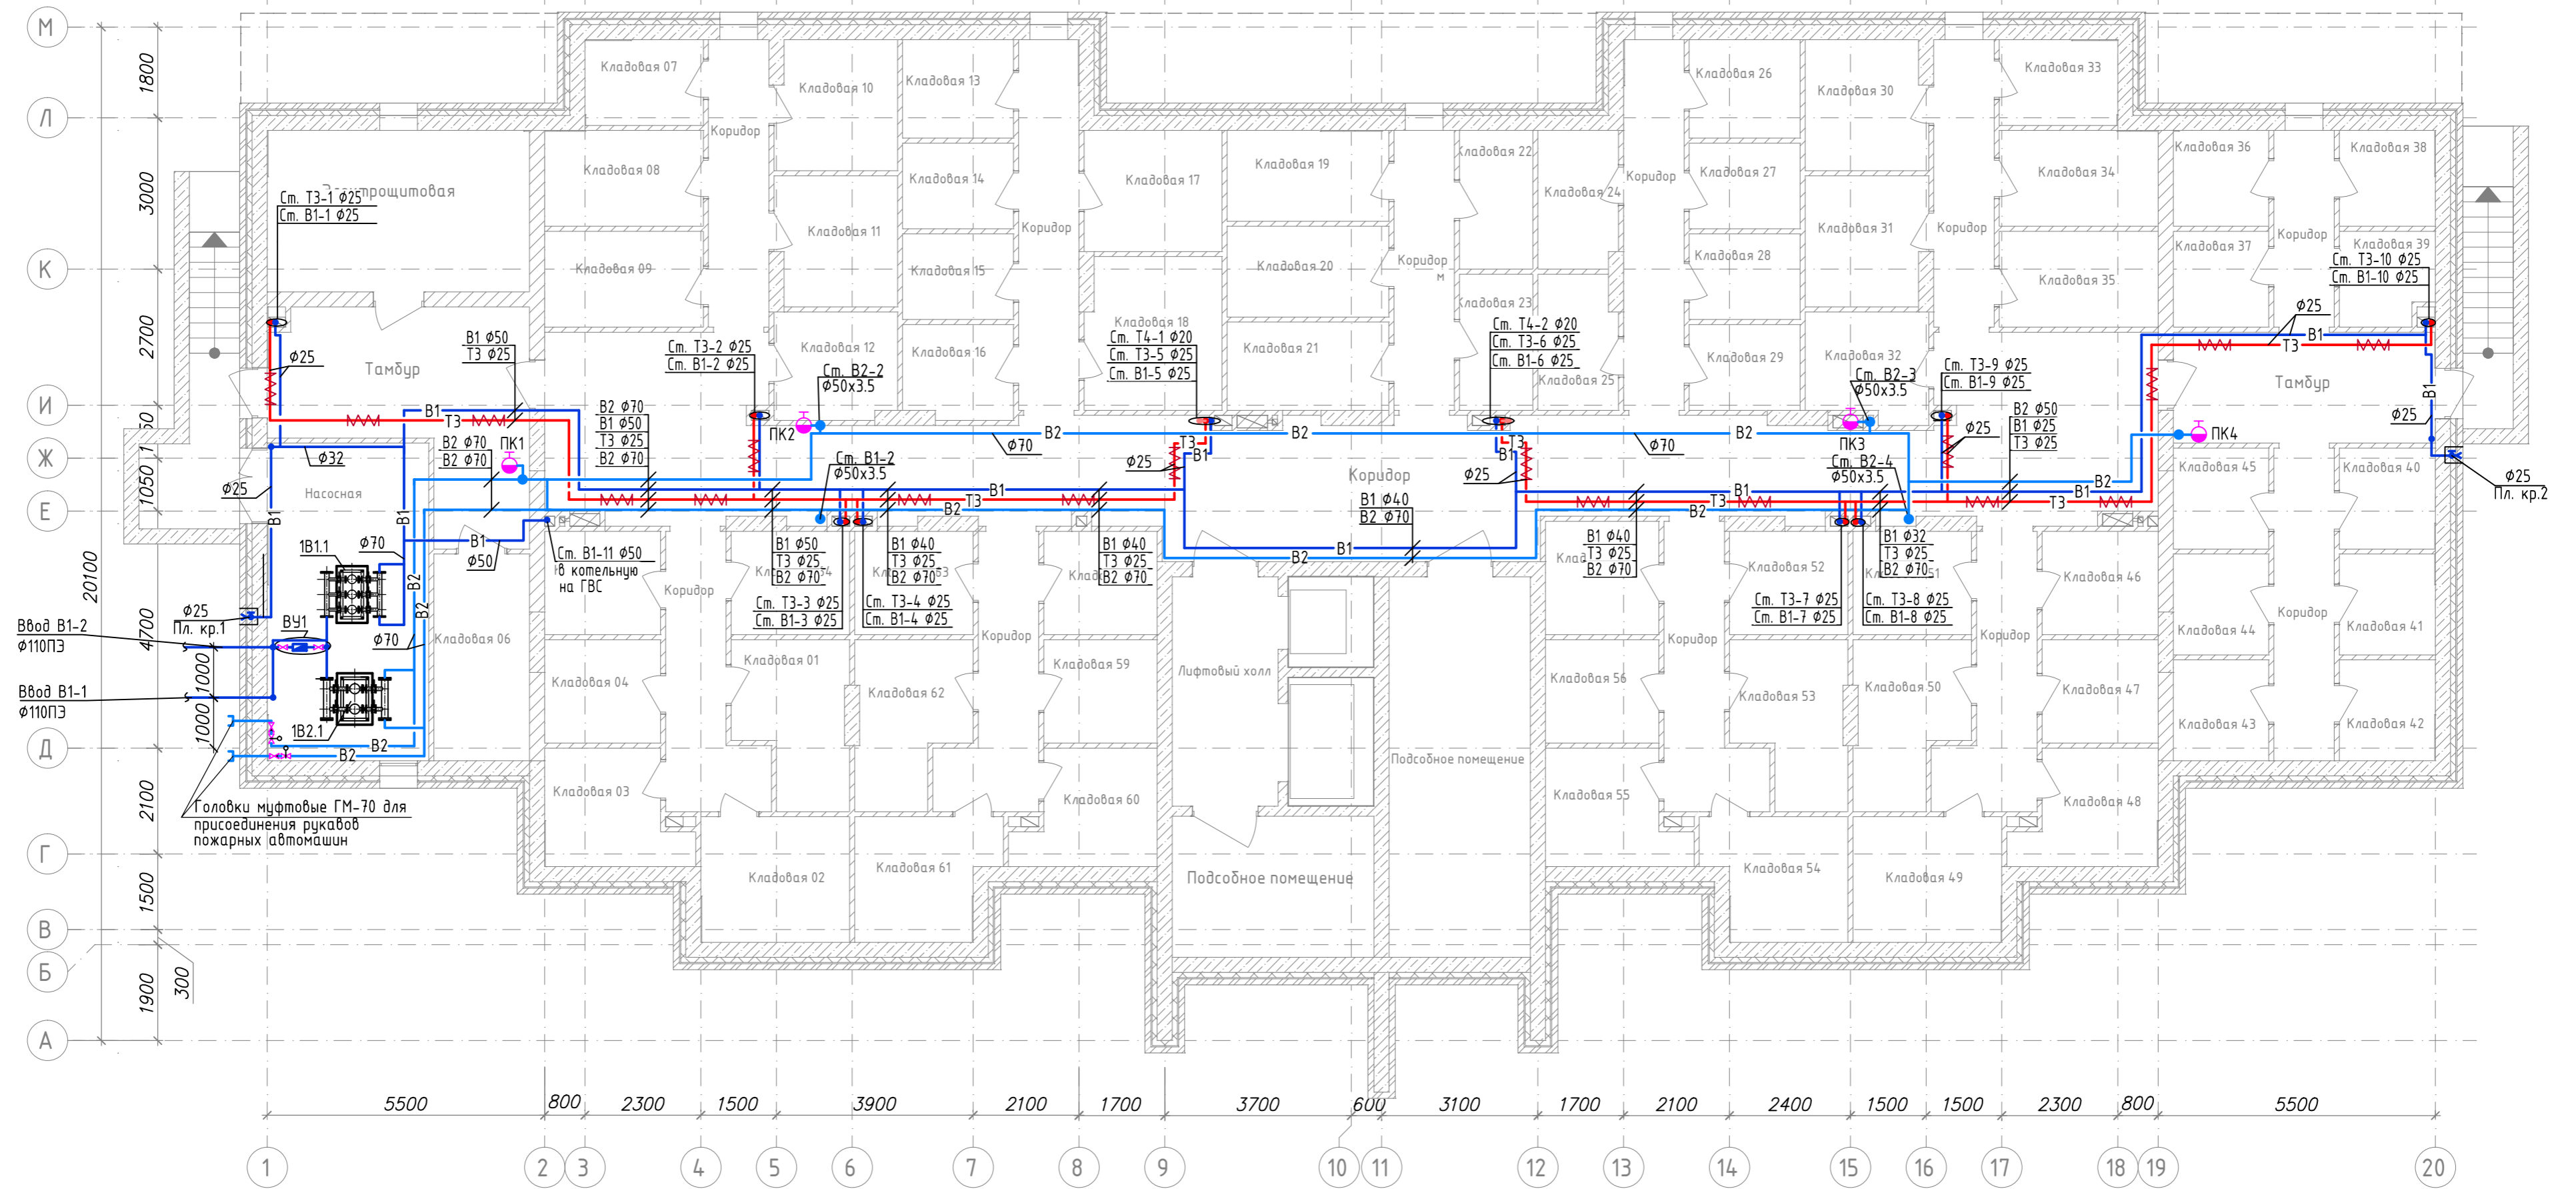


Спецификация установок систем водопровода

Поз.	Обозначение	Наименование	Кол.	Масса, ед., кг	Примечание
		1В2			
1В1.1	АНУ 3 CR 10	Автоматизированная насосная	1	343	2раб.+1рез.
	РКЧ-02-03-04 (CR10-8)	установка типа АНУ-СР, с частотным регулированием			
	Компания "LINAS"				
		Q=5-24м³/ч; Н=81-46м; N=3х3,0кВт, P _у =1,6МПа			
1В2.1	АНПУ 2 CR15	Автоматизированная пожарная насосная	1	363	1раб.+1рез.
	РКП-02-03 (CR15-7)	установка типа АНПУ-СР			
	Компания "LINAS"				
		Q=18,9м³/ч; Н=73м; N=2х5,5кВт, P _у =1,6МПа			

81-НО-1116-ИОС2				
Многоквартирный восемнадцатизэтажный жилой дом, расположенный по адресу: РФ, Тульская обл., Новомосковский р-н., г. Новомосковск, ул. Зеленая, на земельных участках с кадастровыми номерами 71:29:010311:3229, 71:29:010311:3228, 71:29:010311:3314				
Изм.	Кол.лч	Лист	Издок.	Подп.
Разраб.	Коликов			
Пров.	Коликов			
Водоснабжение и канализация			Стадия	Лист
			П	2
План подвала на отм. -3.000 Системы В1, В2, Т3, Т4.				
ГИП	Сошилов			
Н.контр.	Сошилов			

Инв. N подл. Подп. и дата. Взам. инв. N


Принципиальная схема хозяйственно-питьевого и противопожарного водоснабжения.

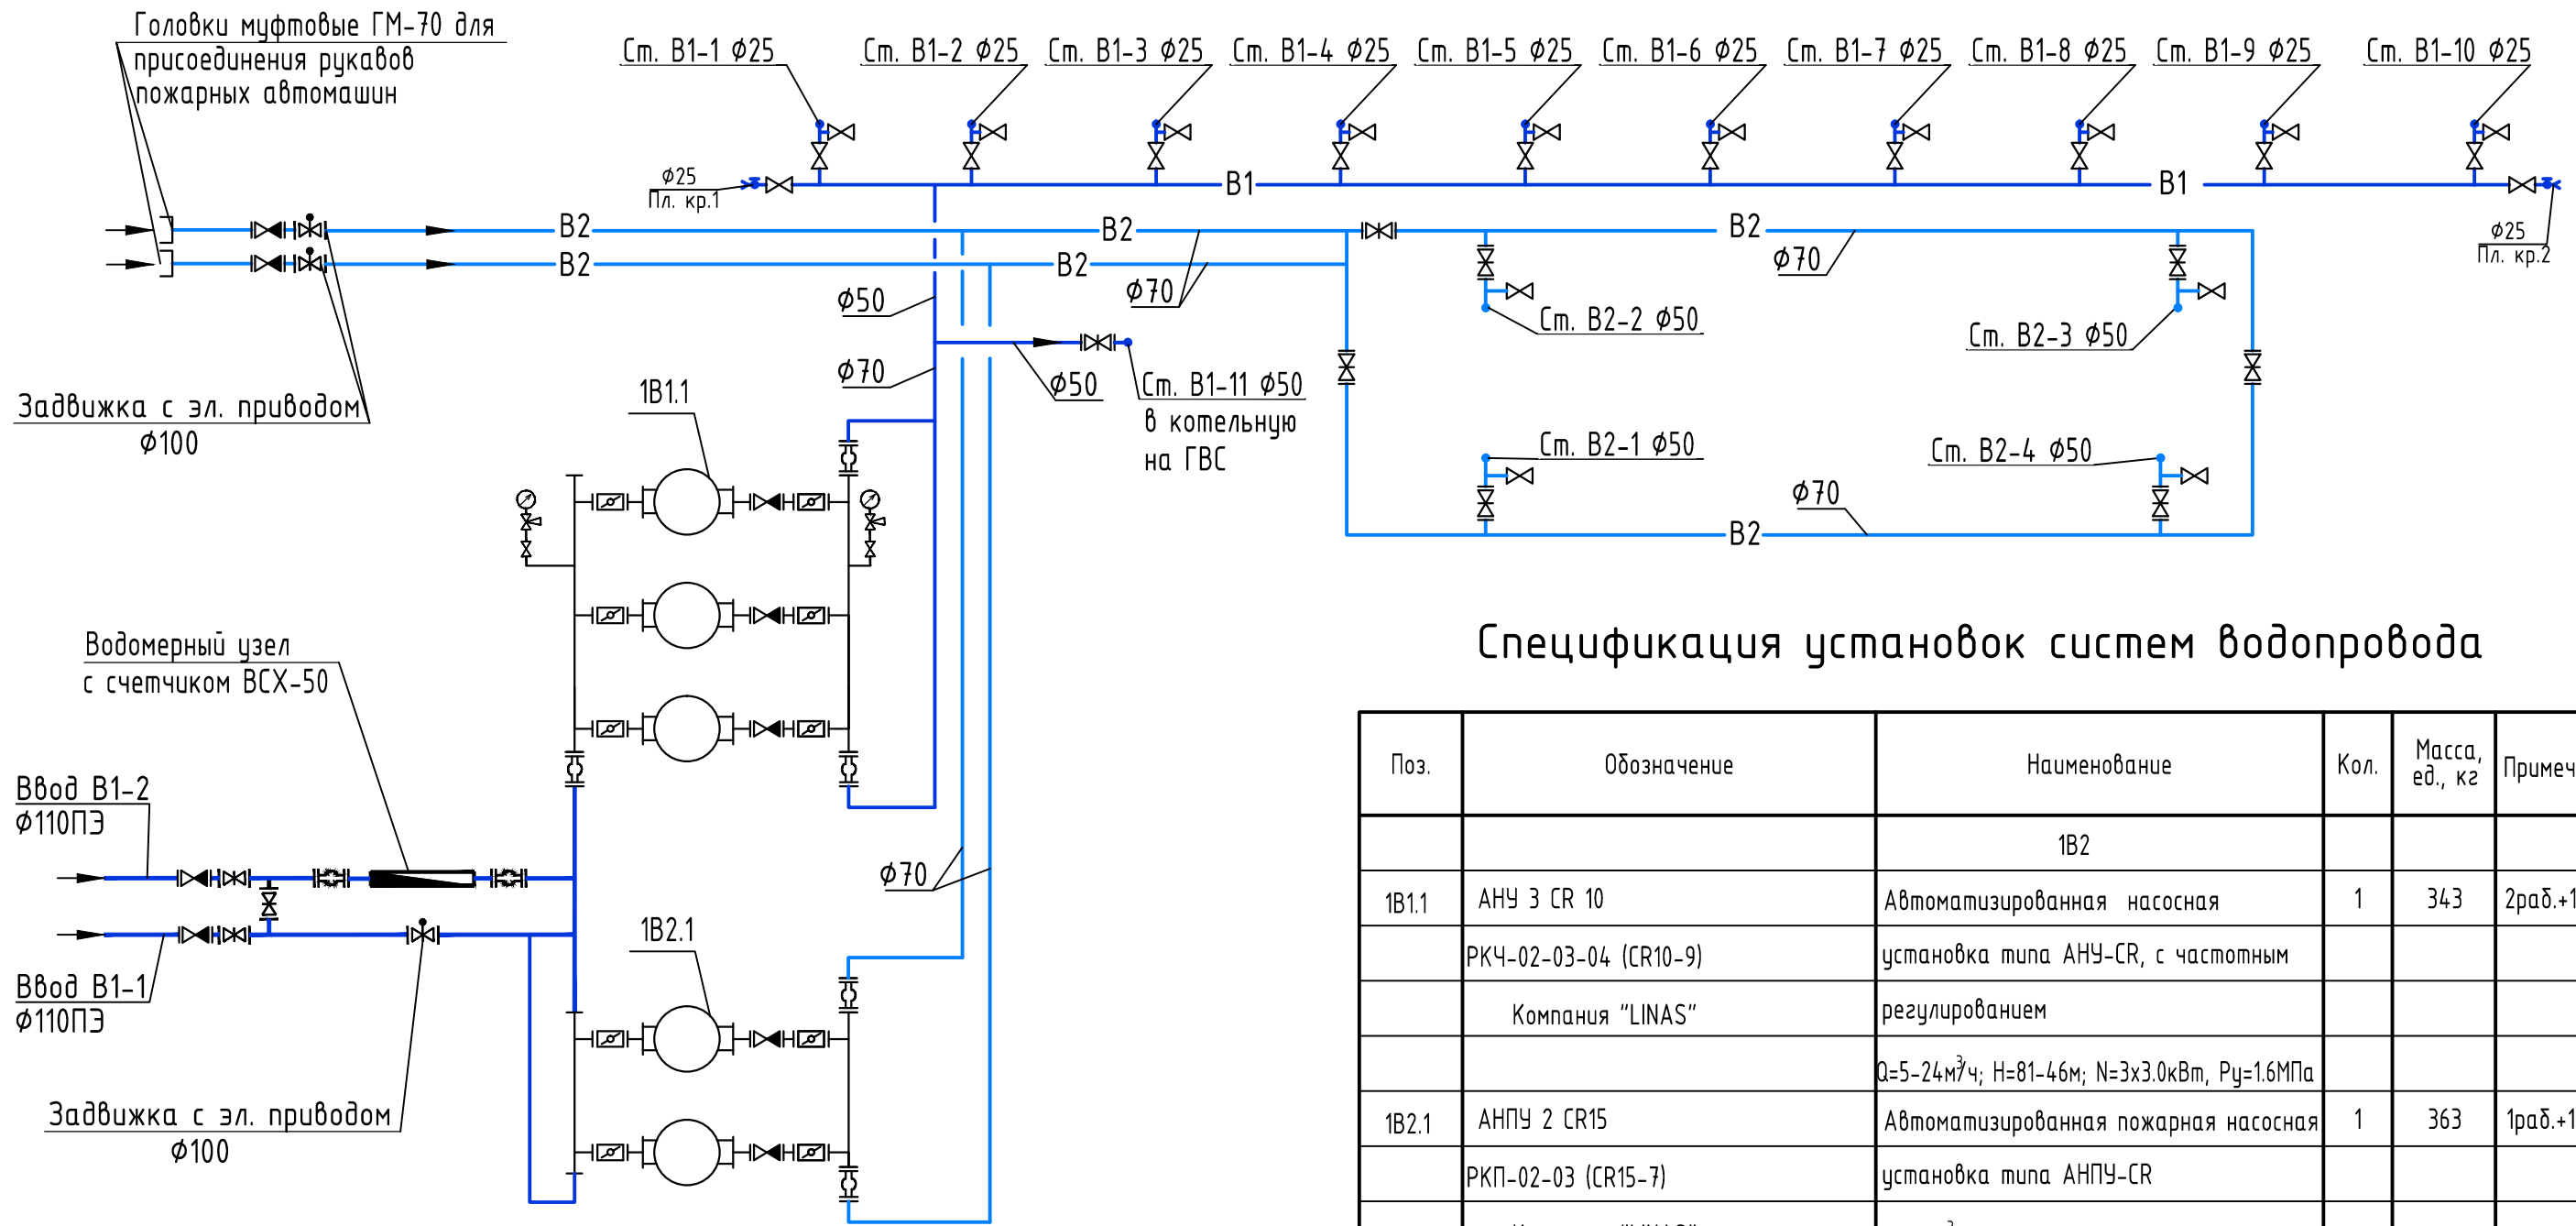

Спецификация установок систем водопровода

Поз.	Обозначение	Наименование	Кол.	Масса, ед., кг	Примечание
		1В2			
1В1.1	АНУ 3 CR 10 РКЧ-02-03-04 (CR10-9) Компания "LINAS"	Автоматизированная насосная установка типа АНУ-CR, с частотным регулированием	1	343	2раб.+1рез.
		Q=5-24м³/ч; H=81-46м; N=3x3.0кВт, Ру=1.6МПа			
1В2.1	АНПУ 2 CR15 РКП-02-03 (CR15-7) Компания "LINAS"	Автоматизированная пожарная насосная установка типа АНПУ-CR	1	363	1раб.+1рез.
		Q=18.9м³/ч; H=75м; N=2x5,5кВт, Ру=1.6МПа			


Схема водомерного узла

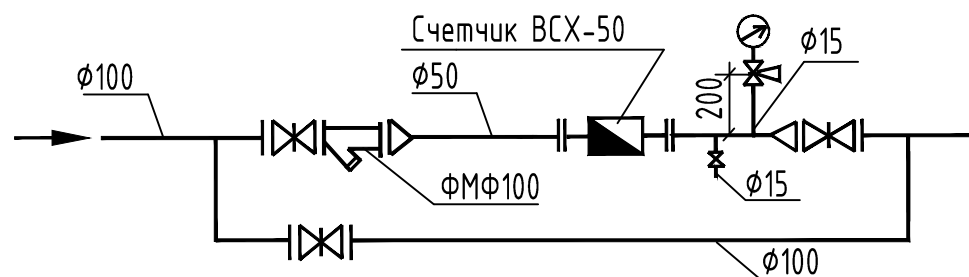

81-НО-1116-ИОС2					
Многоквартирный восемнадцатизэтажный жилой дом, расположенный по адресу: РФ, Тульская обл., Новомосковский р-н., г. Новомосковск, ул. Зеленая, на земельных участках с кадастровыми номерами 71:29:010311:3229, 71:29:010311:3228, 71:29:010311:3314					
Изм.	Кол.уч	Лист	Ндок.	Подп.	Дата
Разраб.	Коликов				
Пров.	Коликов				
Водоснабжение и канализация				Стадия	Лист
				П	7
Принципиальная схема хозяйственно-питьевого и противопожарного водоснабжения.					
ГИП	Сошилов				
Н.контр.	Сошилов				

Взам. инв. N	
Подп. и дата	
Инв. N подл.	

Принципиальная схема горячего водоснабжения.

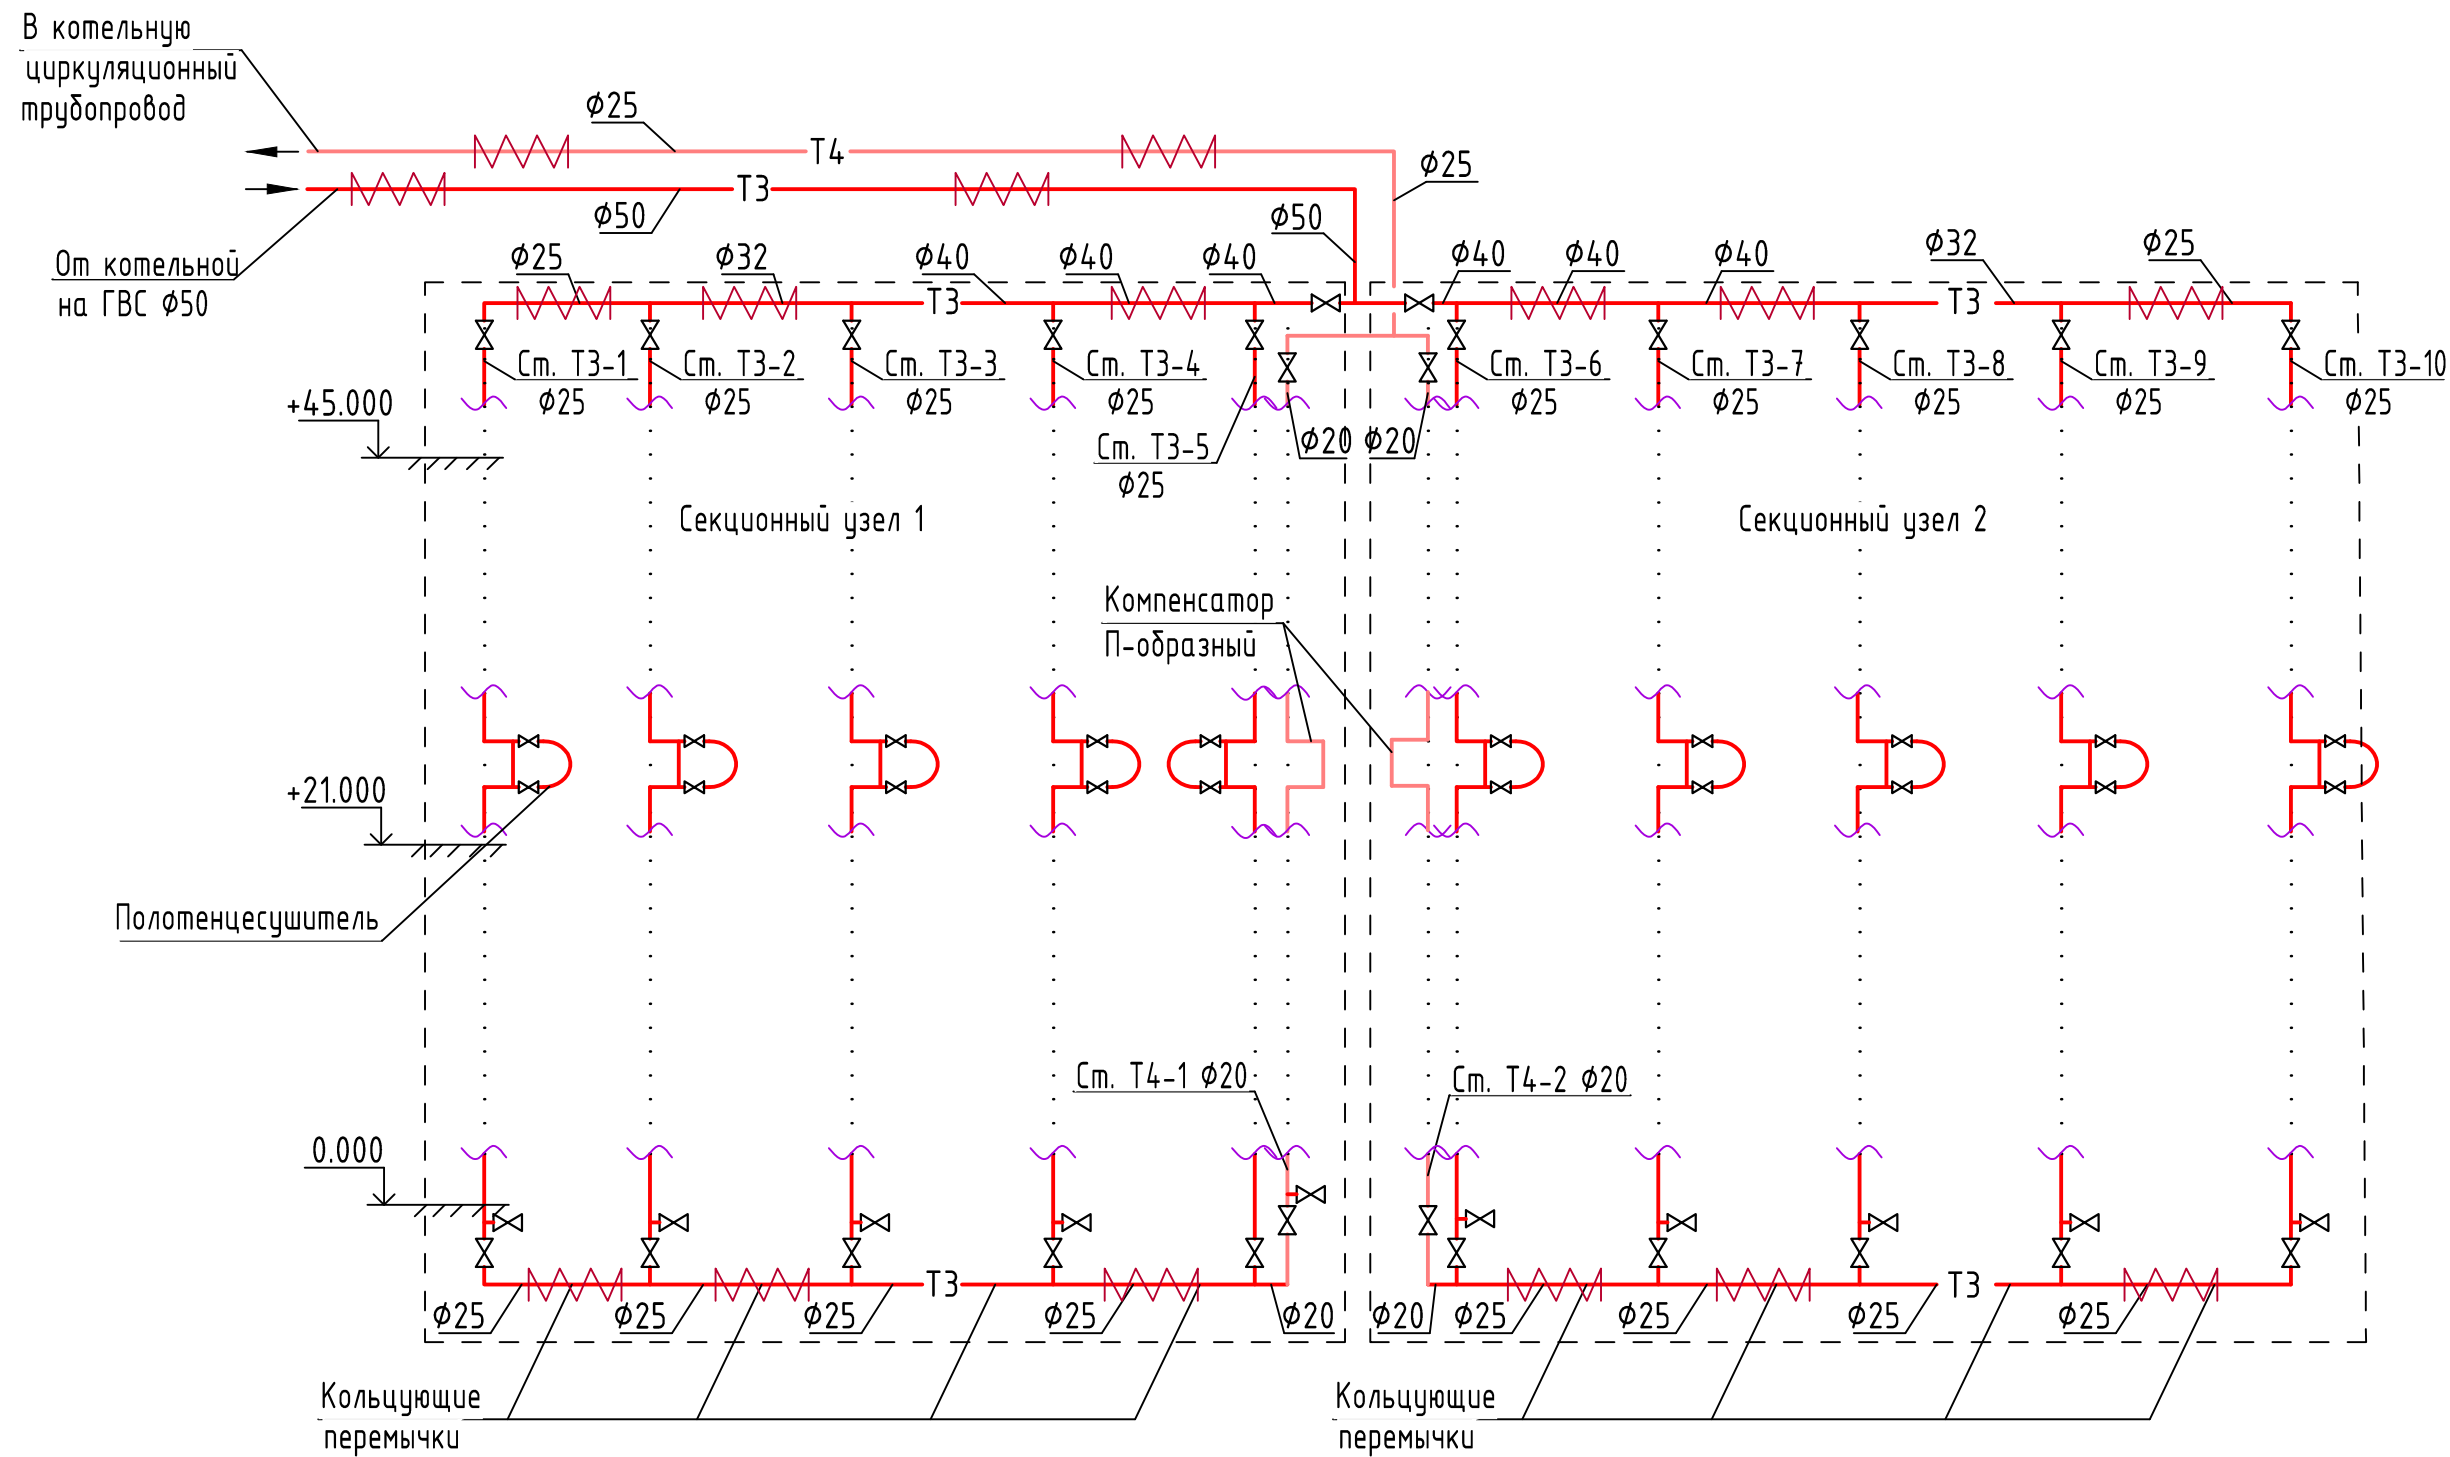

Инв. N подл.	
Подп. и дата	
Взам. инв. N	

						81-НО-1116-ИОС2			
						Многоквартирный восемнадцатизэтажный жилой дом, расположенный по адресу: РФ, Тульская обл., Новомосковский р-н, г. Новомосковск, ул. Зеленая, на земельных участках с кадастровыми номерами 71:29:010311:3229, 71:29:010311:3228, 71:29:010311:3314			
Изм.	Кол.уч	Лист	Ндок.	Подп.	Дата	Водоснабжение и канализация	Стадия	Лист	Листов
Разраб.	Коликов						П	8	
Пров.	Коликов					Принципиальная схема горячего водоснабжения.			
ГИП	Сошилов								
Н.контр.	Сошилов								




ЭКСПЛИКАЦИЯ ПЛОЩАДОК

НОМЕР НА ПЛАНЕ	НАИМЕНОВАНИЕ	ПЛОЩАДЬ НОРМАТИВНАЯ/ПРОЕКТНАЯ, кв.м
Д	ДЕТСКАЯ ПЛОЩАДКА	68.60 / 200.00
Ф	ПЛОЩАДКА ДЛЯ ЗАНЯТИЙ ФИЗКУЛЬТУРОЙ	196.00 / 300.00
В	ПЛОЩАДКА ДЛЯ ОТДЫХА ВЗРОСЛОГО НАСЕЛЕНИЯ	9.80 / 35.00
Х	ПЛОЩАДКА ДЛЯ ХОЗЯЙСТВЕННЫХ ЦЕЛЕЙ	29.40 / 30.00
М	ПЛОЩАДКА ДЛЯ КОНТЕЙНЕРОВ ТБО	
П	ПЛОЩАДКИ ДЛЯ ПАРКОВКИ АВТОТРАНСПОРТА (45м/м)	

Условные обозначения:

- К1 — Канализация бытовая
- В1 — Водопровод хозяйственно-питьевой


Принципиальная схема системы водоотведения.

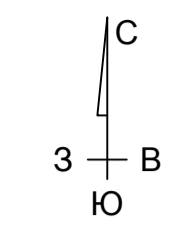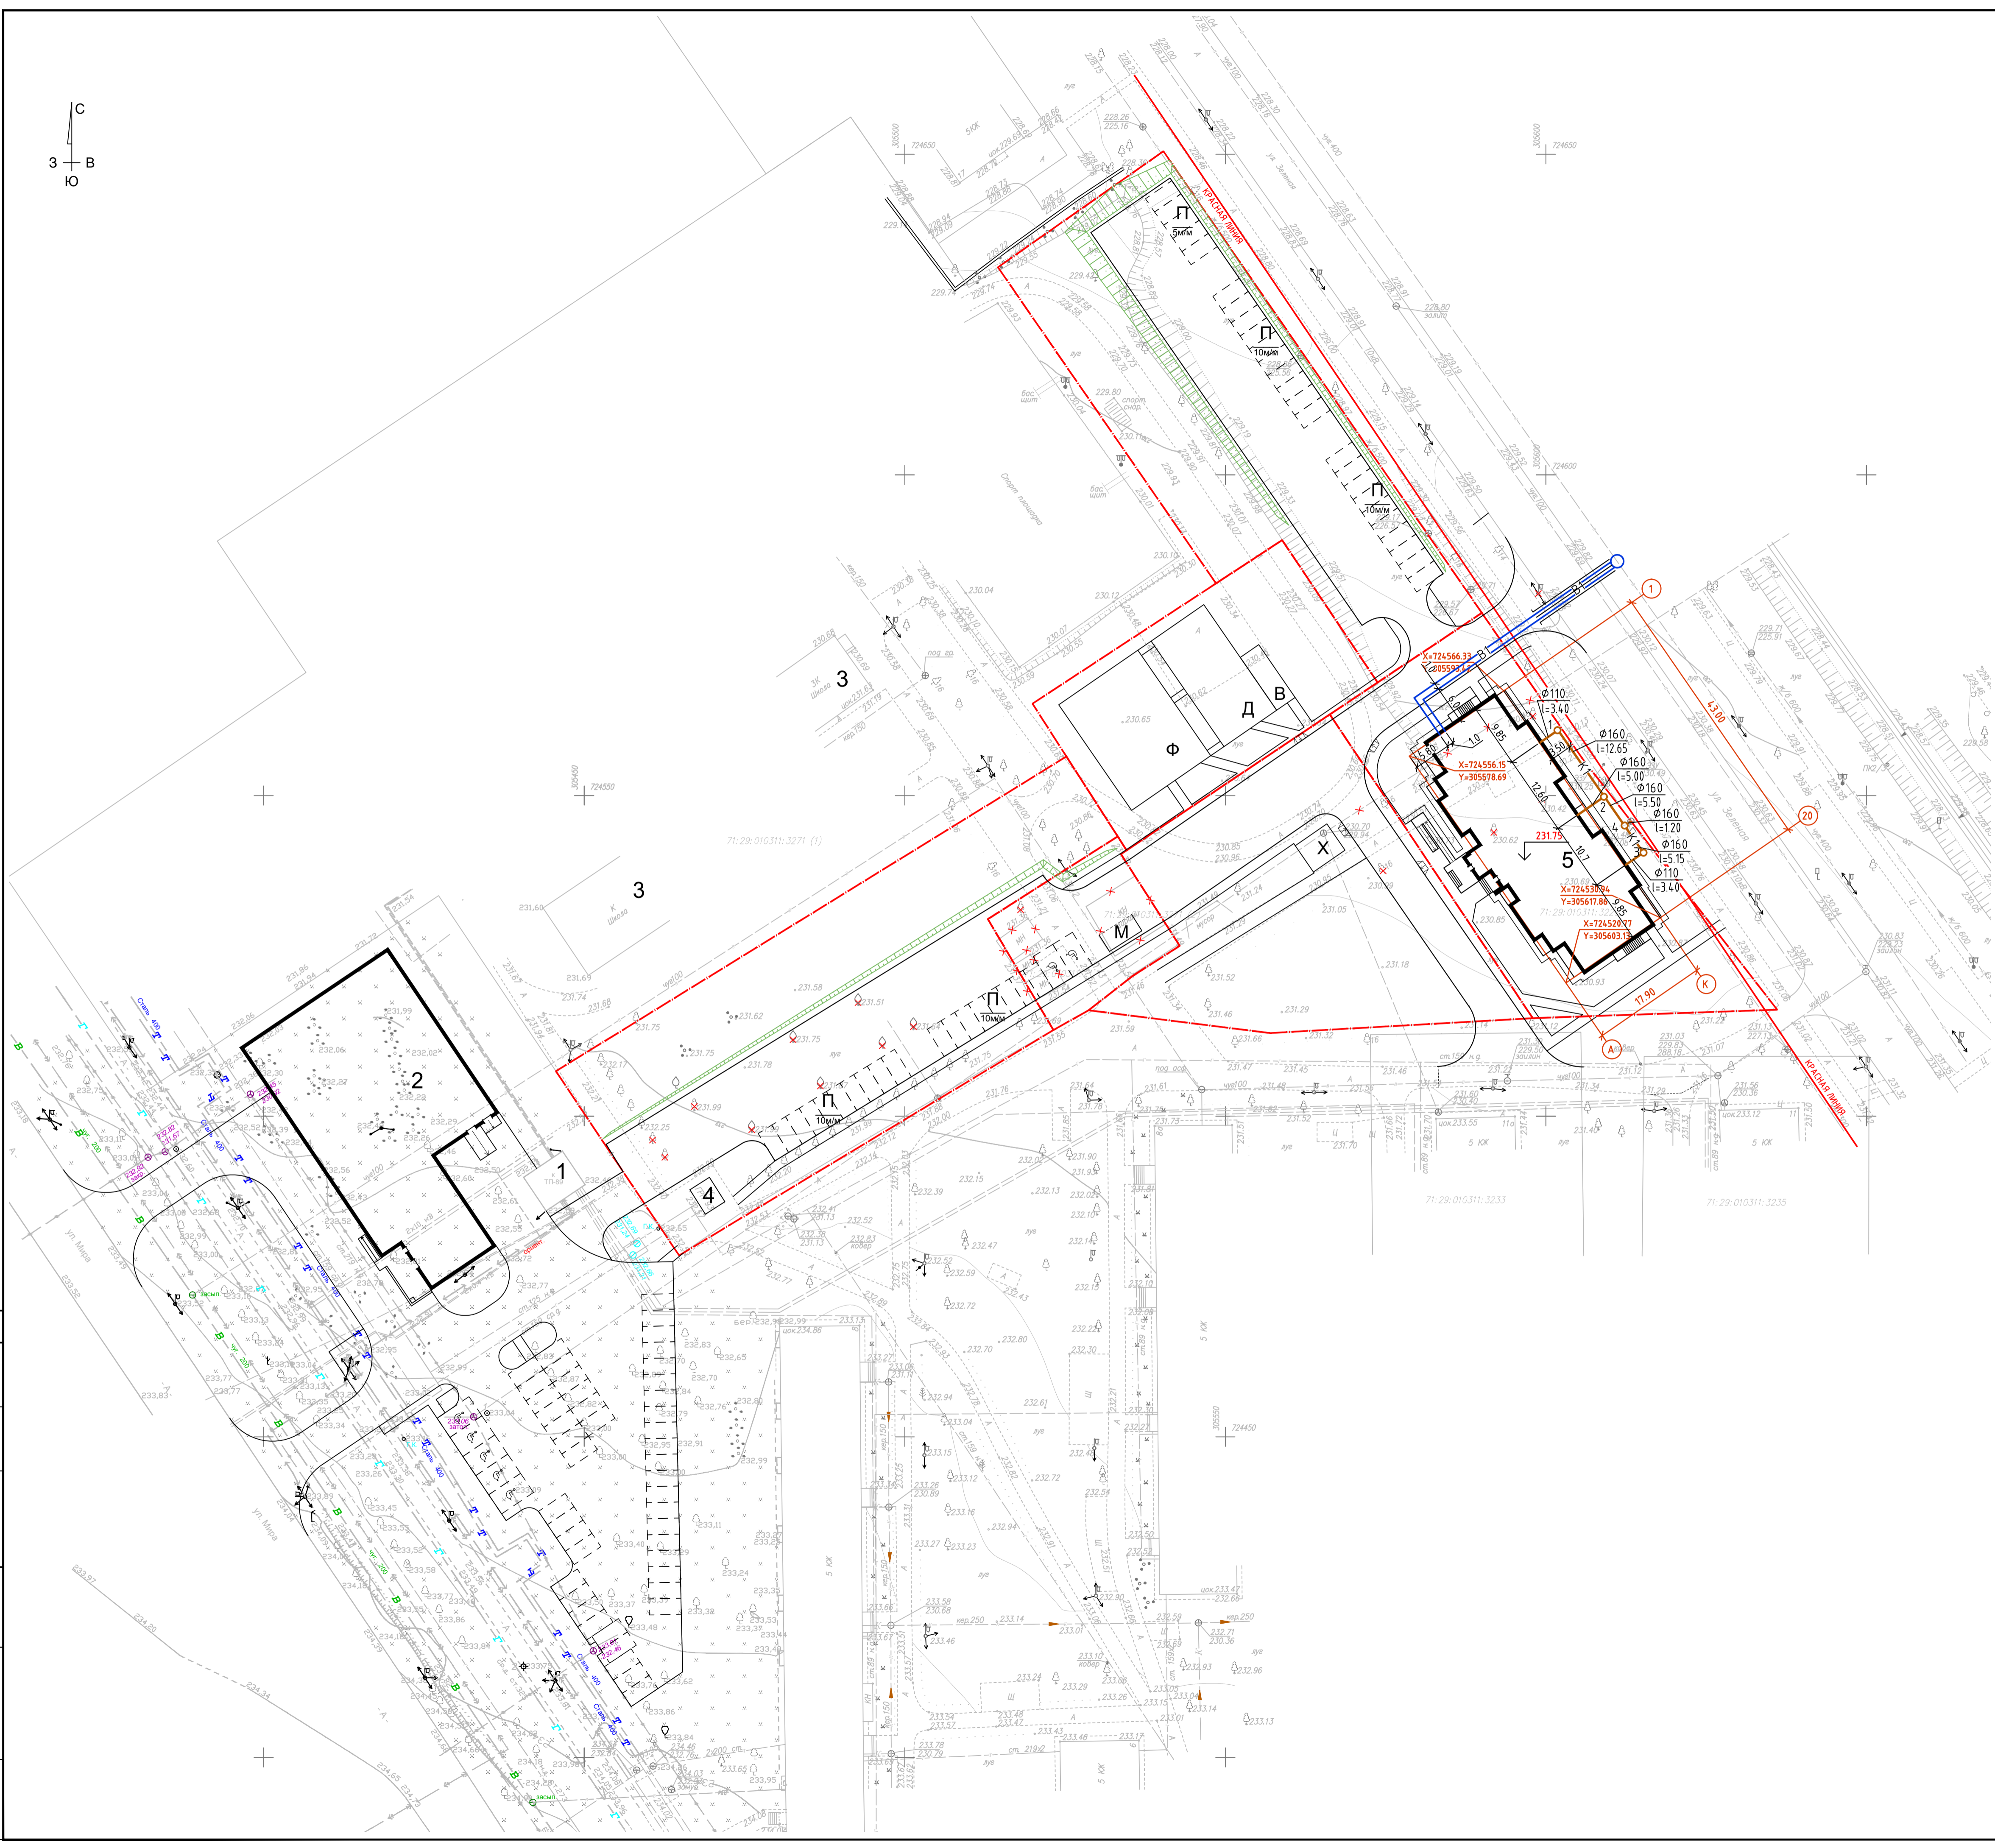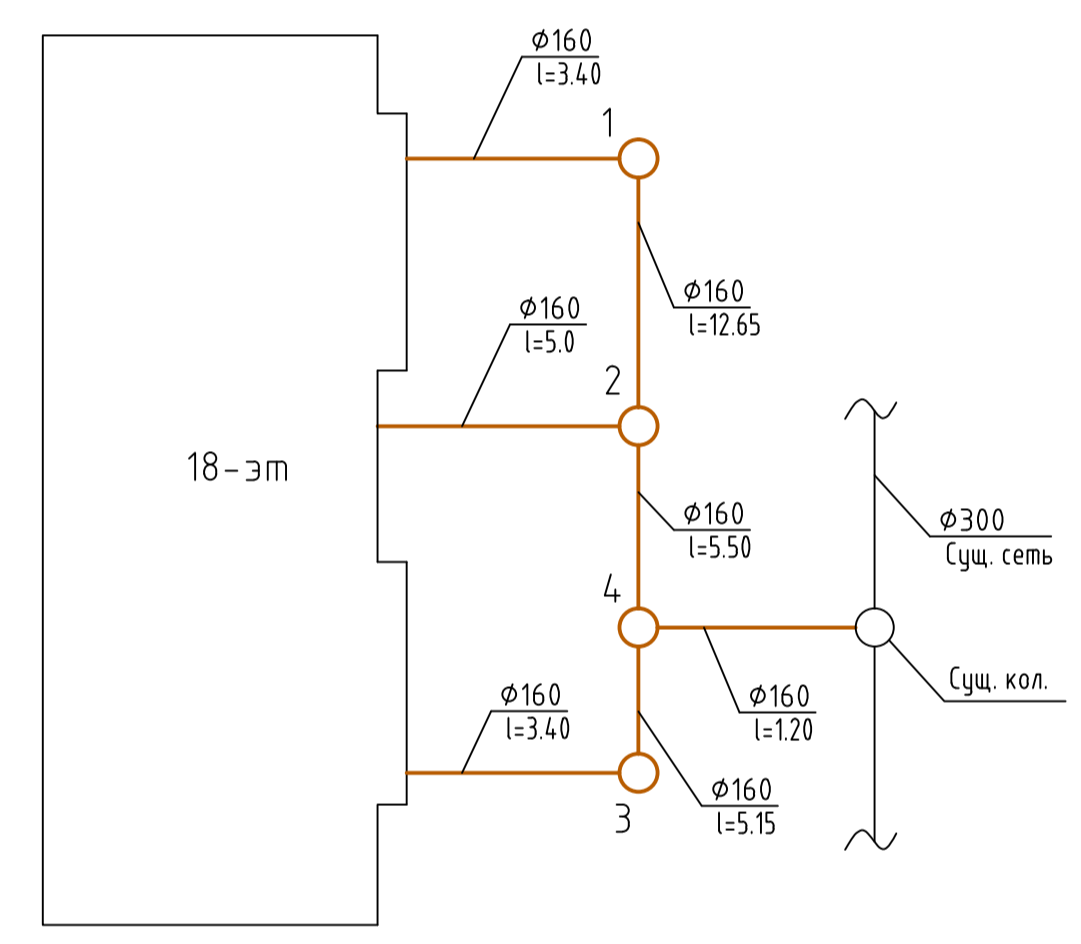

ИНВ. И ПОДЛ.	ПОДП. И ДАТА	ВЗЯМ. ИНВ. N
СВ. РАССКАЗЫВАЮ		

81-НО-1116-ИОС 3						
Многоквартирный сезонно-адаптивный жилой дом, расположенный по адресу: РФ, Тульская обл., Новомосковский р-н, г. Новомосковск, ул. Зелёная, на земельных участках с кадастровыми номерами 71:29:010311:3229, 71:29:010311:3228, 71:29:010311:3314.						
ИЗМ.	КОЛ. Ч.	ЛИСТ	№ ДОК.	ПОДПИСЬ	ДАТА	
Разработал	Коликов					
ГИП	Сошилов					
И.контр.	Сошилов					
Наружные сети водоснабжения и водоотведения				СТADIЯ	ЛИСТ	ЛИСТОВ
План сетей ВК (М 1:500). Принципиальная схема системы водоотведения.				П	1	

План подвала на отм. -3.000
Системы К1, К2.

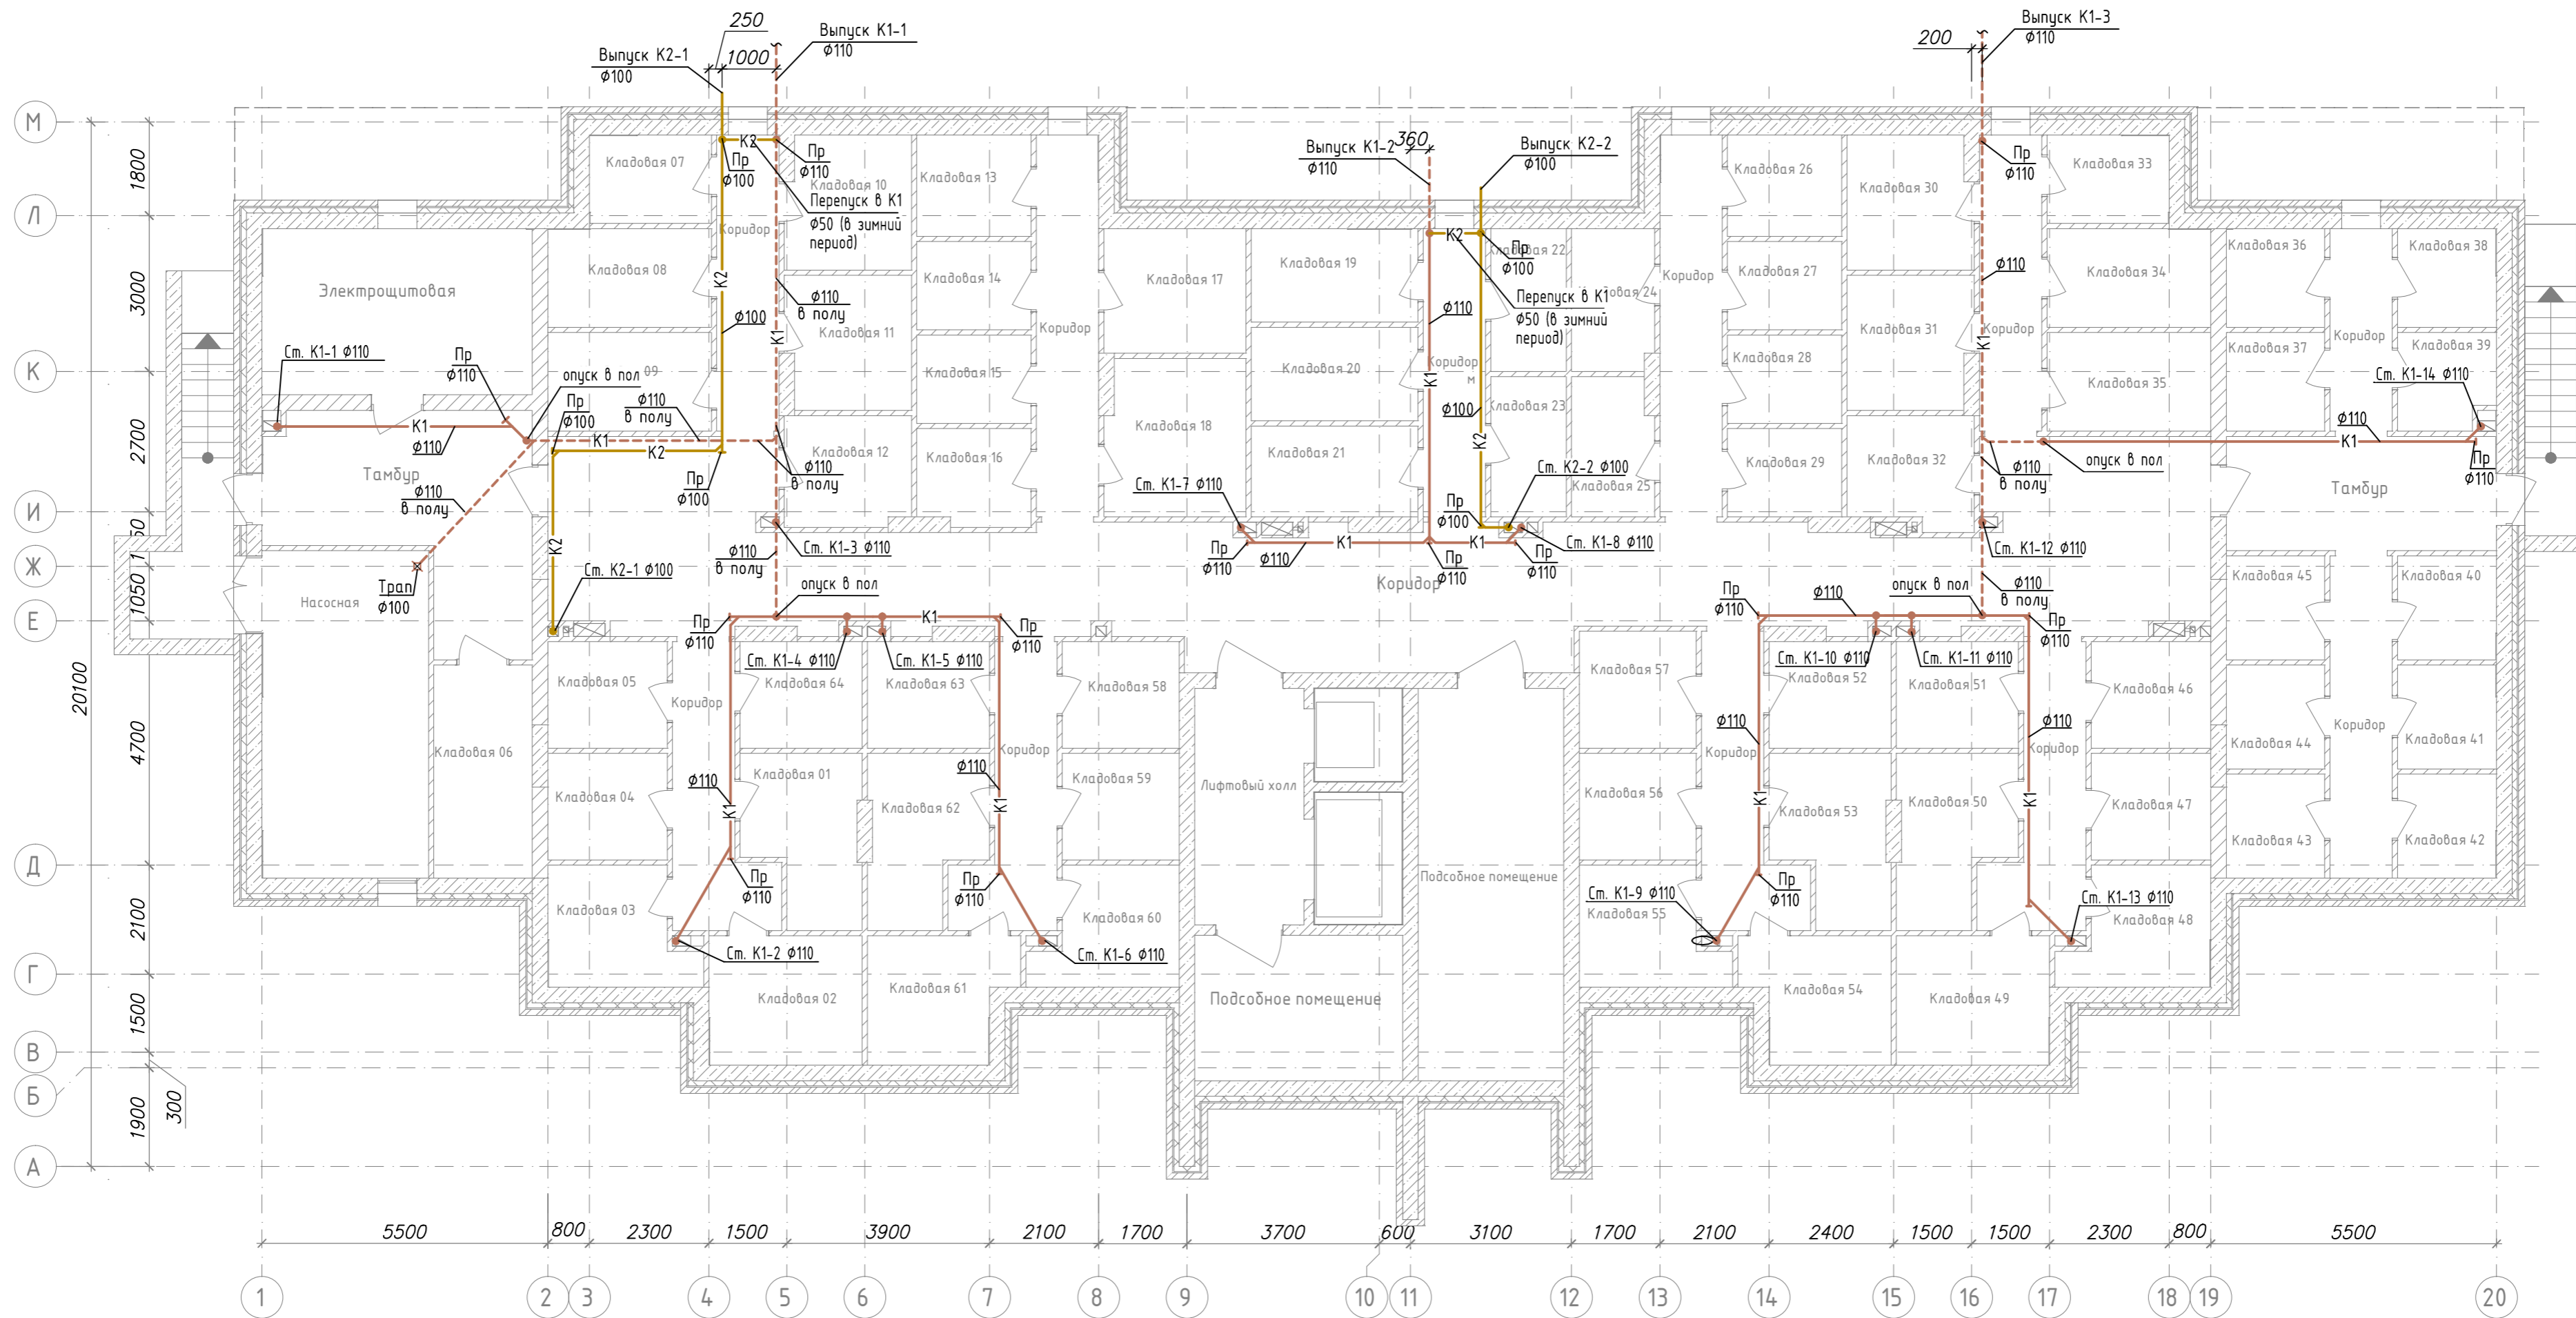

Инв. № подл. Подп. и дата. Взам. инв. №

					81-НО-1116-ИОСЗ				
					Многоквартирный восемнадцатипятиэтажный жилой дом, расположенный по адресу: РФ, Тульская обл., Новомосковский р-н., г. Новомосковск, ул. Зеленая, на земельных участках с кадастровыми номерами 71:29:010311:3229, 71:29:010311:3228, 71:29:010311:3314				
Изм.	Кол.уч.	Лист	Ндок.	Подп.	Дата	Водоснабжение и канализация	Стадия	Лист	Листов
Разраб.	Проб.	Коликов	Коликов				П	2	
					План типового этажа на отм. +3.000...+45.000 Системы К1, К2.				
ГИП	Сошилов								
Н.контр.	Сошилов								