


Экспликация первого этажа

№	Наименование помещения	Площадь, м ²	Кол-во сотрудников	Категория помещения
101	ЛК	16,62	-	-
102	ЛК	22,69	-	-
103	ЛК	22,69	-	-
104	Лифтовый холл	15,90	-	-
105	Холл	338,49	-	-
106	Тамбур	81,96	-	-
107	Охрана. Комната охранников	20,12	2	ВЗ
108	Охрана. Бюро пропусков	8,30	2	ВЗ
109	С/У	2,17	-	Д
110	С/У	2,02	-	Д
111	Подсобное помещение актового зала	19,89	-	ВЗ
112	Актовый зал на 252 места	215,66	-	-
113	Женский С/У	1,92	-	Д
114	Мужской С/У	2,36	-	Д
115	Атриум	198,71	-	-
116	Столовая. Обеденный зал	223,53	-	ВЗ
117	Столовая. Кухня	191,68	7	ВЗ
119	Столовая. Коридор	24,52	-	ВЗ
120	Столовая. Кладовая	12,91	-	ВЗ
121	Столовая. Холодная кладовая	19,46	-	ВЗ
122	Тамбур	6,19	-	-
123	Коридор	5,91	-	-
124	Столовая. Администрация	17,90	1	-
125	Столовая. Раздевалка	17,17	-	-
126	Столовая. Душ	2,64	-	Д
127	Столовая. С/У	2,79	-	Д
128	Столовая. Пом.Убор.Инвент.	3,17	-	ВЗ
129	Венткамера	15,24	-	ВЗ
130	Управление безопасности. Кабинет	36,54	6	-
131	Управление безопасности. Начальник	21,04	1	-
132	Управление безопасности. Кабинет	12,33	2	-
133	Управление безопасности. Кабинет	18,13	2	-
134	ЛК	12,10	-	-
135	Служба клининга. Раздевалка	11,92	-	-
136	С/У	2,05	-	Д
137	Душевая	1,85	-	Д
138	Пункт видеонаблюдения	19,02	1	-
139	Переговорная	17,97	-	-
140	Серверная	16,72	-	ВЗ
141	Отдел контроля ТУ	30,76	3	-
142	Отдел дополнительных услуг	48,18	5	-
143	Клиентский офис	44,04	5	-
144	Клиентский офис. Помещение операторов	35,33	4	-
145	Приемная потребителей услуг	82,70	-	-
146	Касса	9,90	1	-
147	Тамбур	6,71	-	-
148	С/У	3,57	-	Д
149	С/У	4,10	-	Д
150	Охрана	2,69	1	-
151	Тамбур	6,51	-	-
152	ЛК	2,64	-	-
153	Электрощитовая	6,02	-	ВЗ
154	Коридор	7,74	-	-
155	Мужской С/У	2,09	-	Д
156	Женский С/У	2,20	-	Д
157	Женский С/У	2,20	-	Д
158	Пом.Убор.Инвент.	3,26	-	ВЗ
159	Венткамера	11,08	-	ВЗ
		1 994,00 м ²	43	

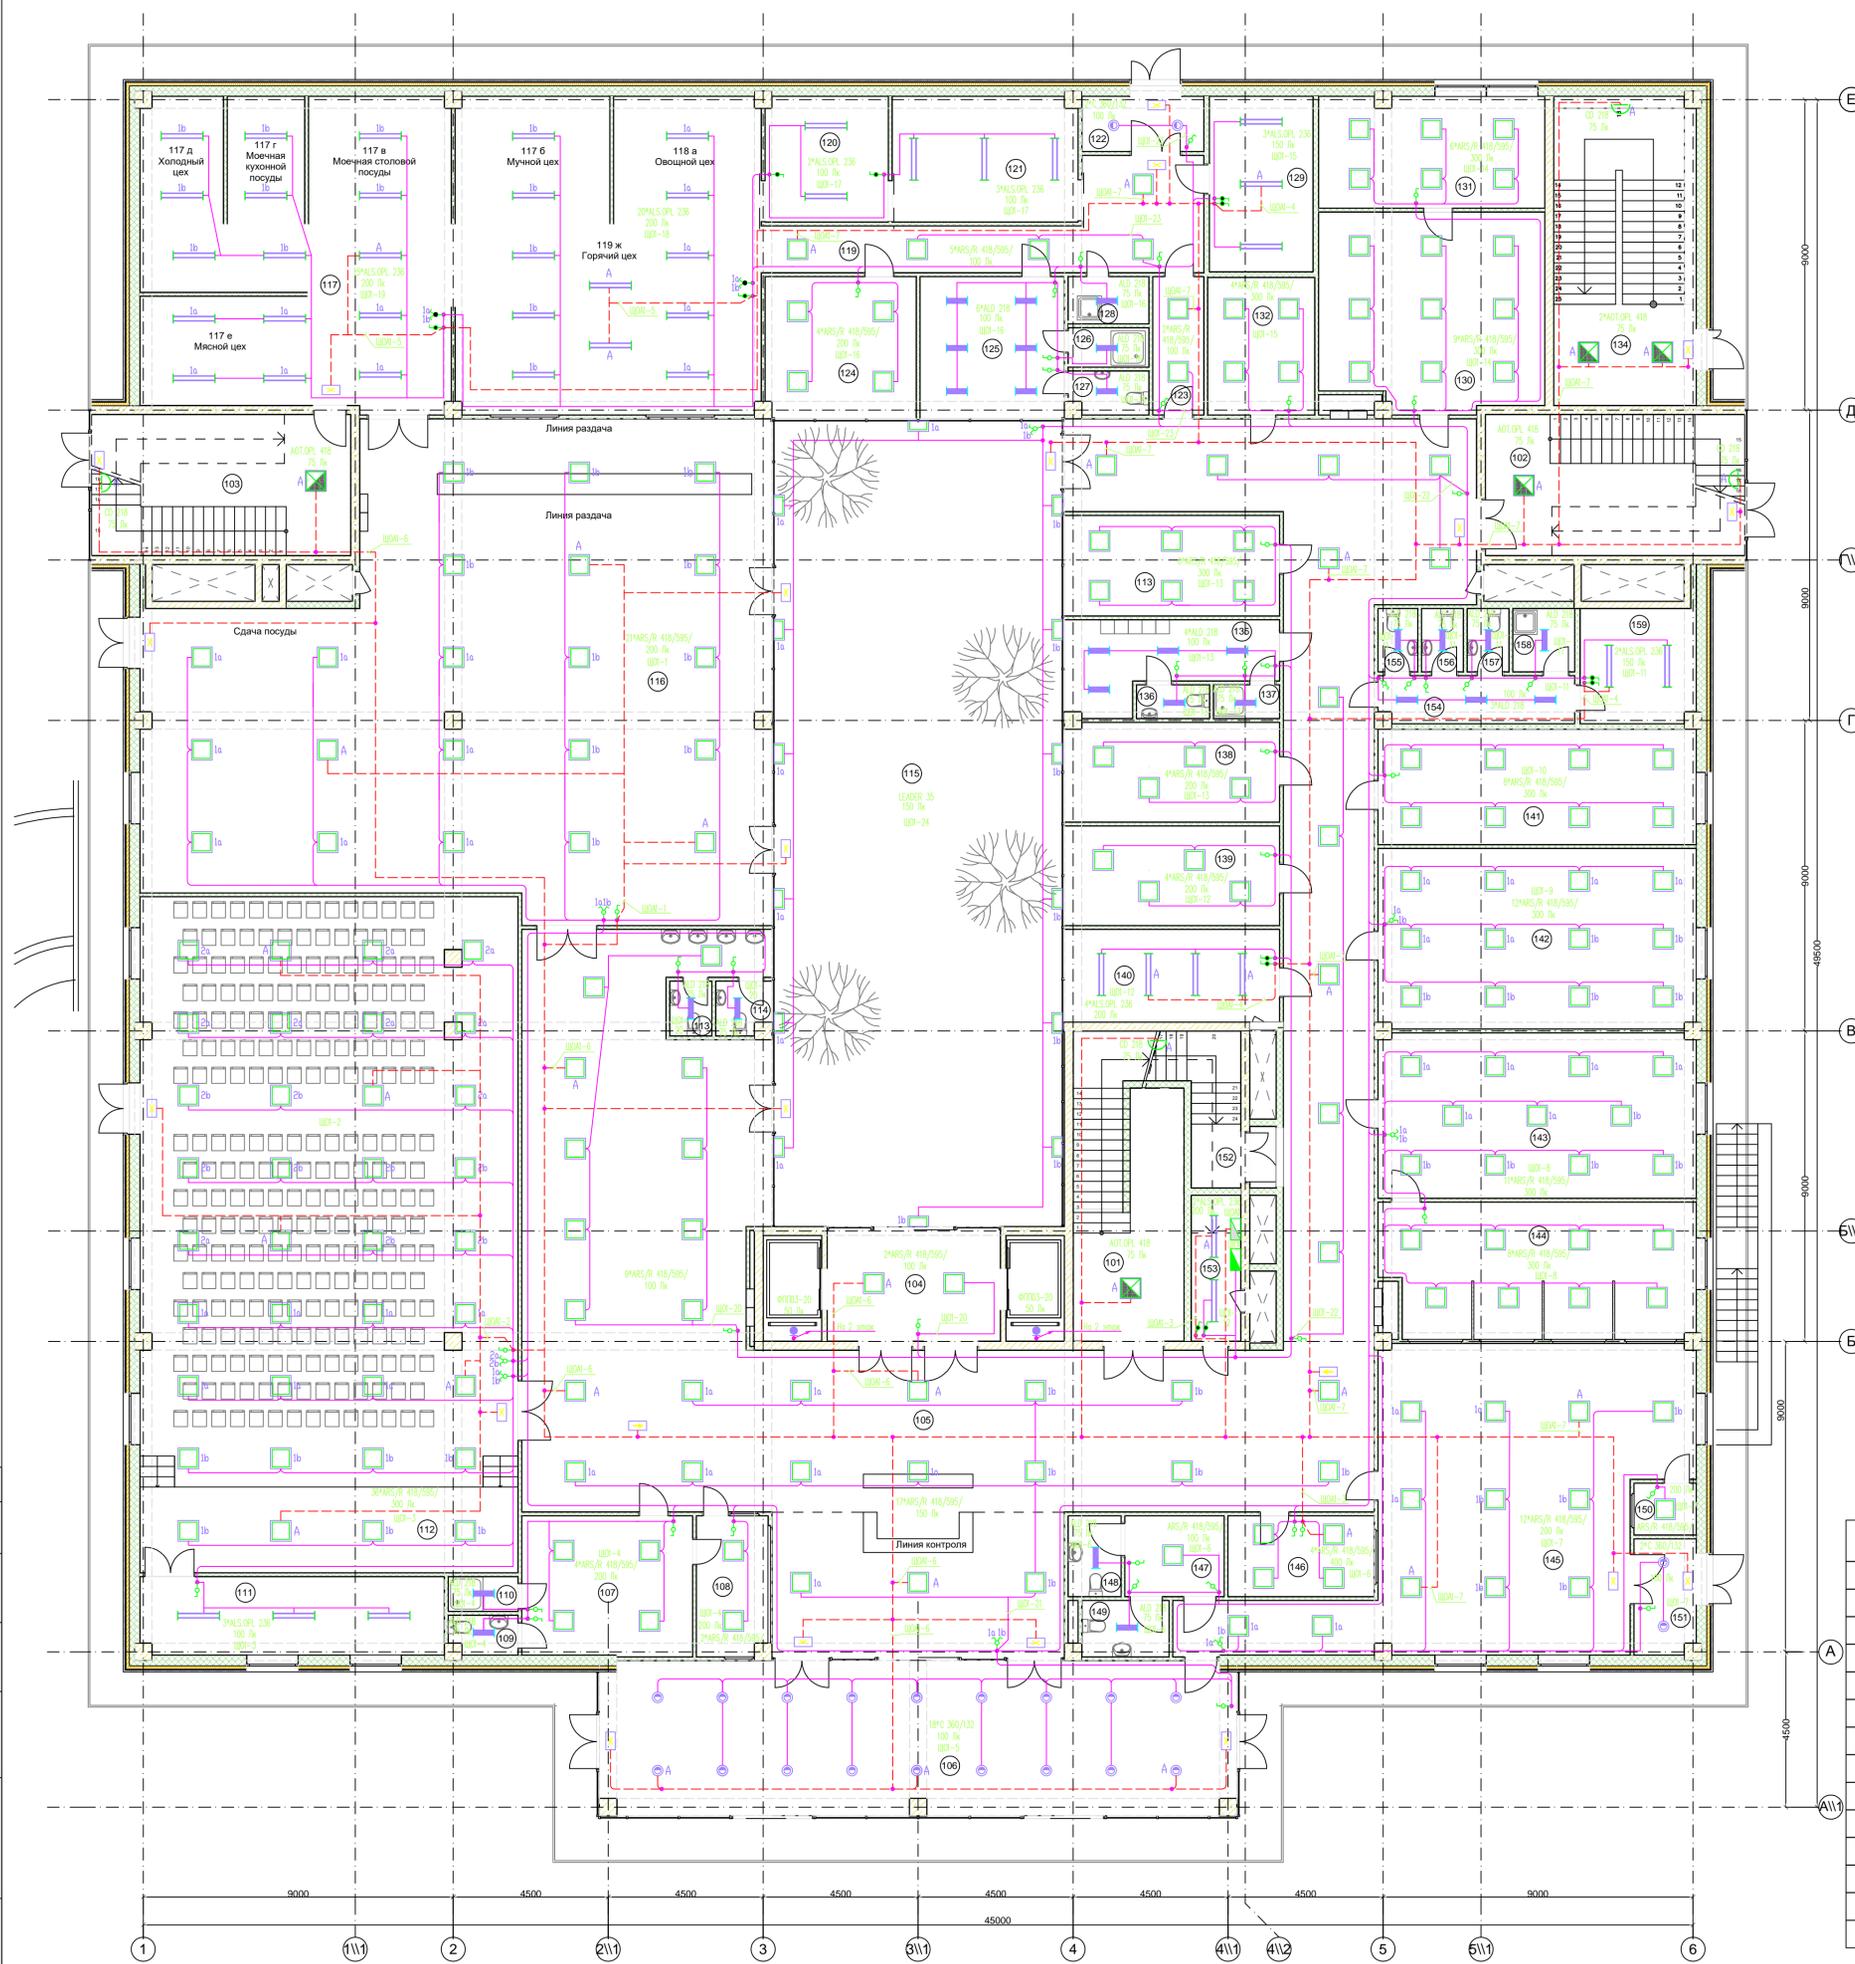



УСЛОВНЫЕ ОБОЗНАЧЕНИЯ

	Щит освещения
	Щит оборотной освещения
	Обозначение люминесцентной ALSOPL 236
	Обозначение люминесцентной ALD 218
	Обозначение люминесцентной ARS/R 418/595/
	Обозначение люминесцентной AOT.OPL 418
	Обозначение люминесцентной OD 218
	Обозначение люминесцентной S 380/132
	Обозначение люминесцентной ФПТО-20
	Обозначение двери "Ваню"
	Обозначение двери "Ваню" / "Зирикс"
	Выходные знаки/обозначения
	Выходные знаки/обозначения
	Дверь

Примечания:
 1. Выключатели, кнопки и переключатели монтируются на высоте 1,05 м над уровнем чистого пола.
 2. Оплеточные коробки монтируются на высоте 0,20 м от нижней плоскости потолка с учетом професии потолка.
 3. Выключатели, кнопки и переключатели устанавливаются на расстоянии 150 мм от двери.
 4. Расстояние между выключателями, кнопками и переключателями 100 мм.
 5. В случае если местоположение светильников совпадает с кранами, вентиляторами, то расстояние может быть выбрано на месте.
 6. Рабочее освещение выполняется кабелями марки ВВГнг-LS. Аварийное освещение выполняется кабелями марки ВВГнг-FRLS.
 7. Проектирование вилки питания осуществляется открыто и открыто с использованием прот. и в кабелях-вилках.

Согласовано
 Имя, № подл., Подпись и дата
 Взам. инв. №

Изм.	Колуч.	Лист	Индок.	Подп.	Дата	Реконструкция административно-технического здания для нужд ЗЭС - филиала (1-я очередь)	Стадия	Лист	Листов
Разраб.	Антонов	-		03.15					
ГИП				03.15					
Н.контр.				03.15					
Утв.				03.15	План 1-го этажа. Освещение	P	52		

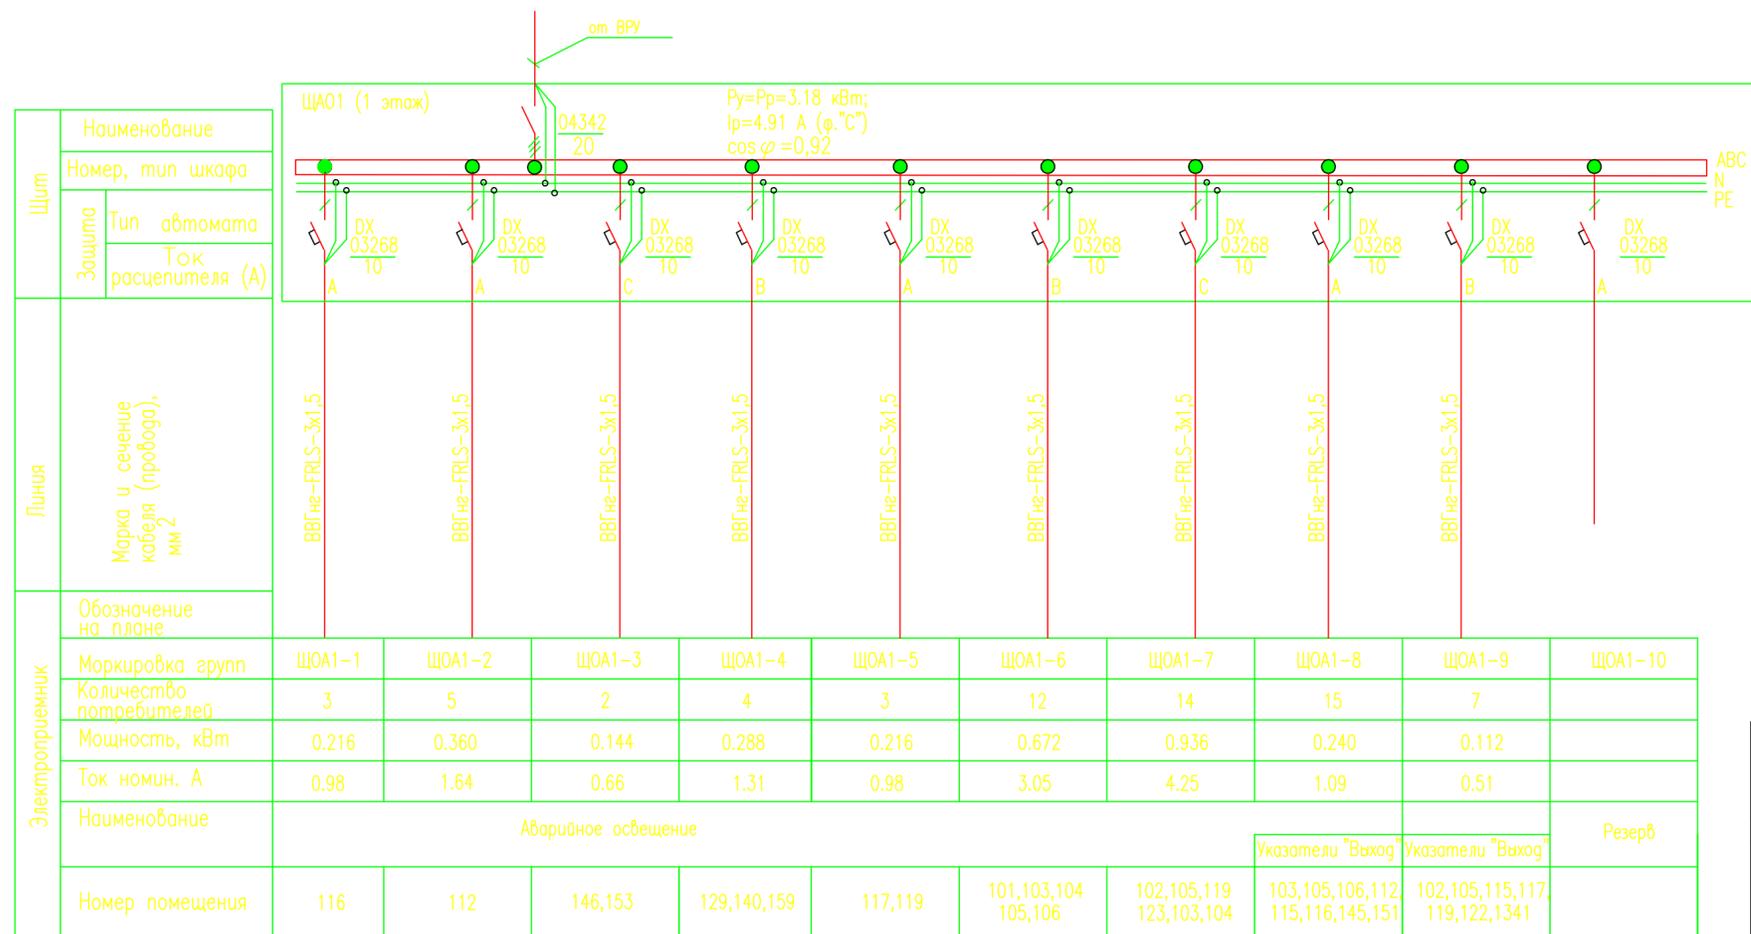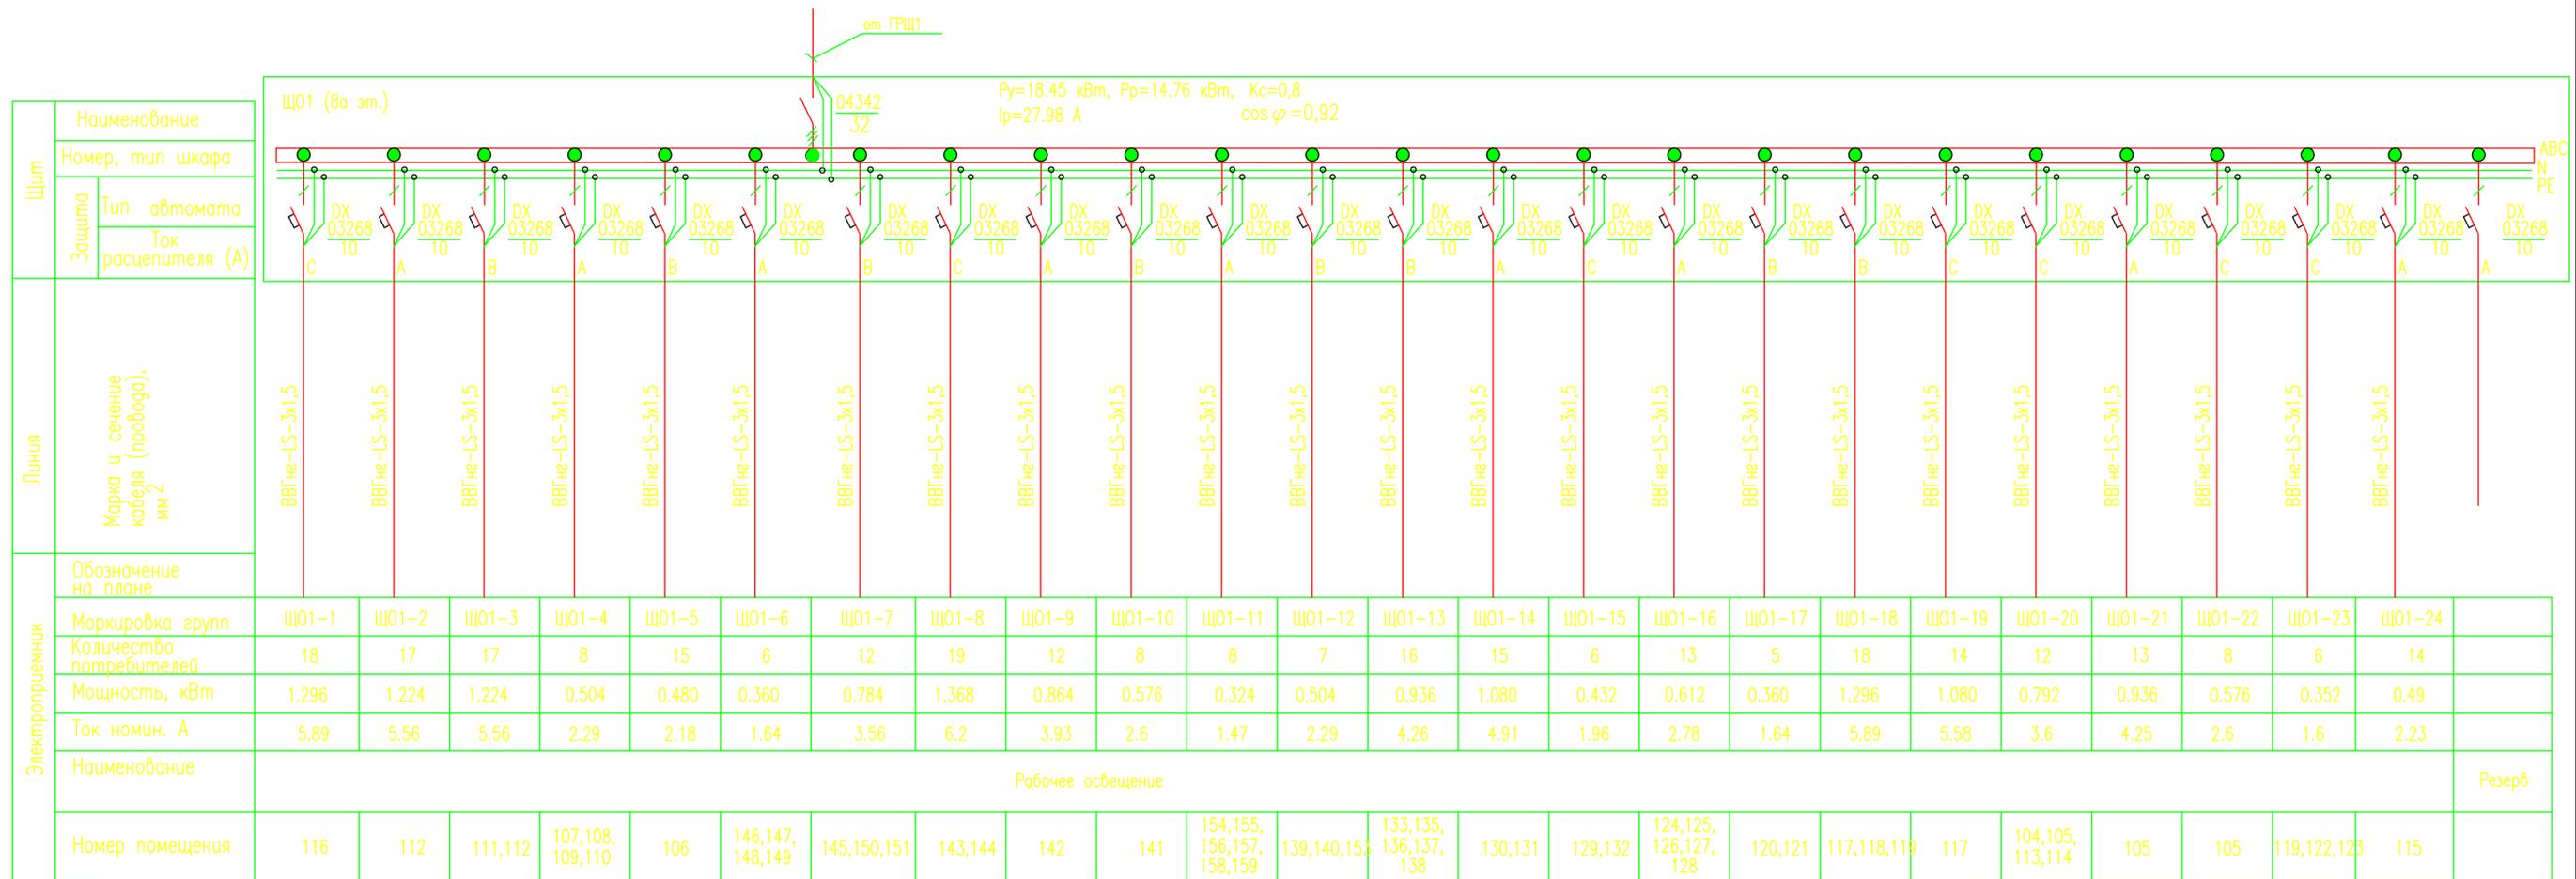

Изм.	Колуч.	Лист	Ндок.	Подп.	Дата	Реконструкция административно-технического здания для нужд ЗЭС - филиала (1-я очередь)	Стадия	Лист	Листов
Разраб.	Антонов				03.15		П	61	
ГИП					03.15				
Н.контр.					03.15				
Утв.					03.15	Щиты ЩО1, ЩОА1. Схема электрическая принципиальная			