

Условные обозначение:




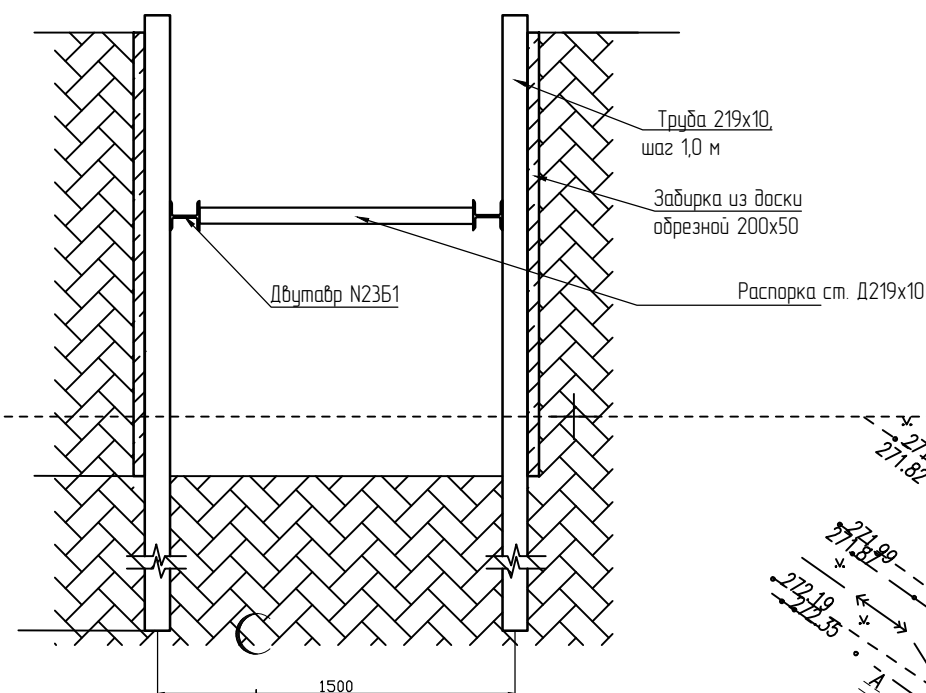



Схема защитного ограждения
существующих деревьев

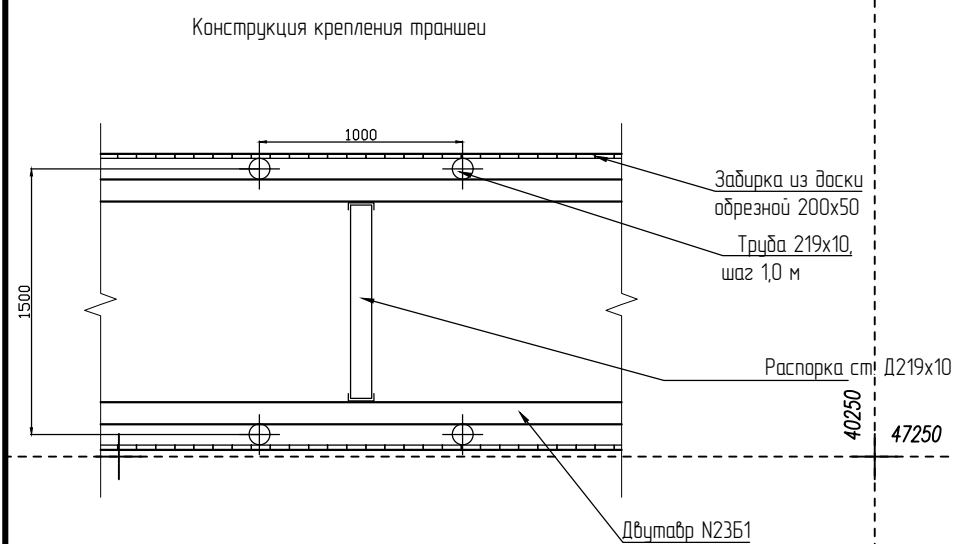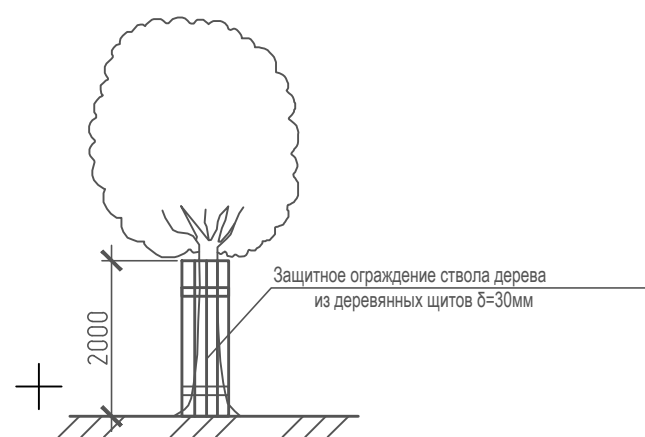

Устройство траншеи

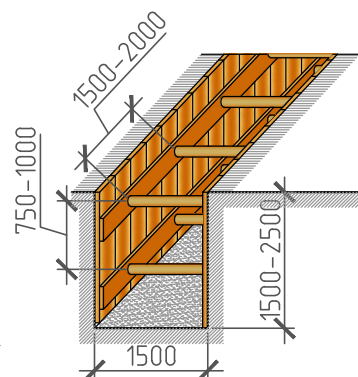

**Информационный
стенд**

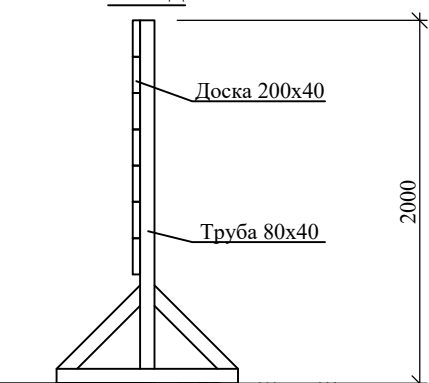

Пожарный стенд



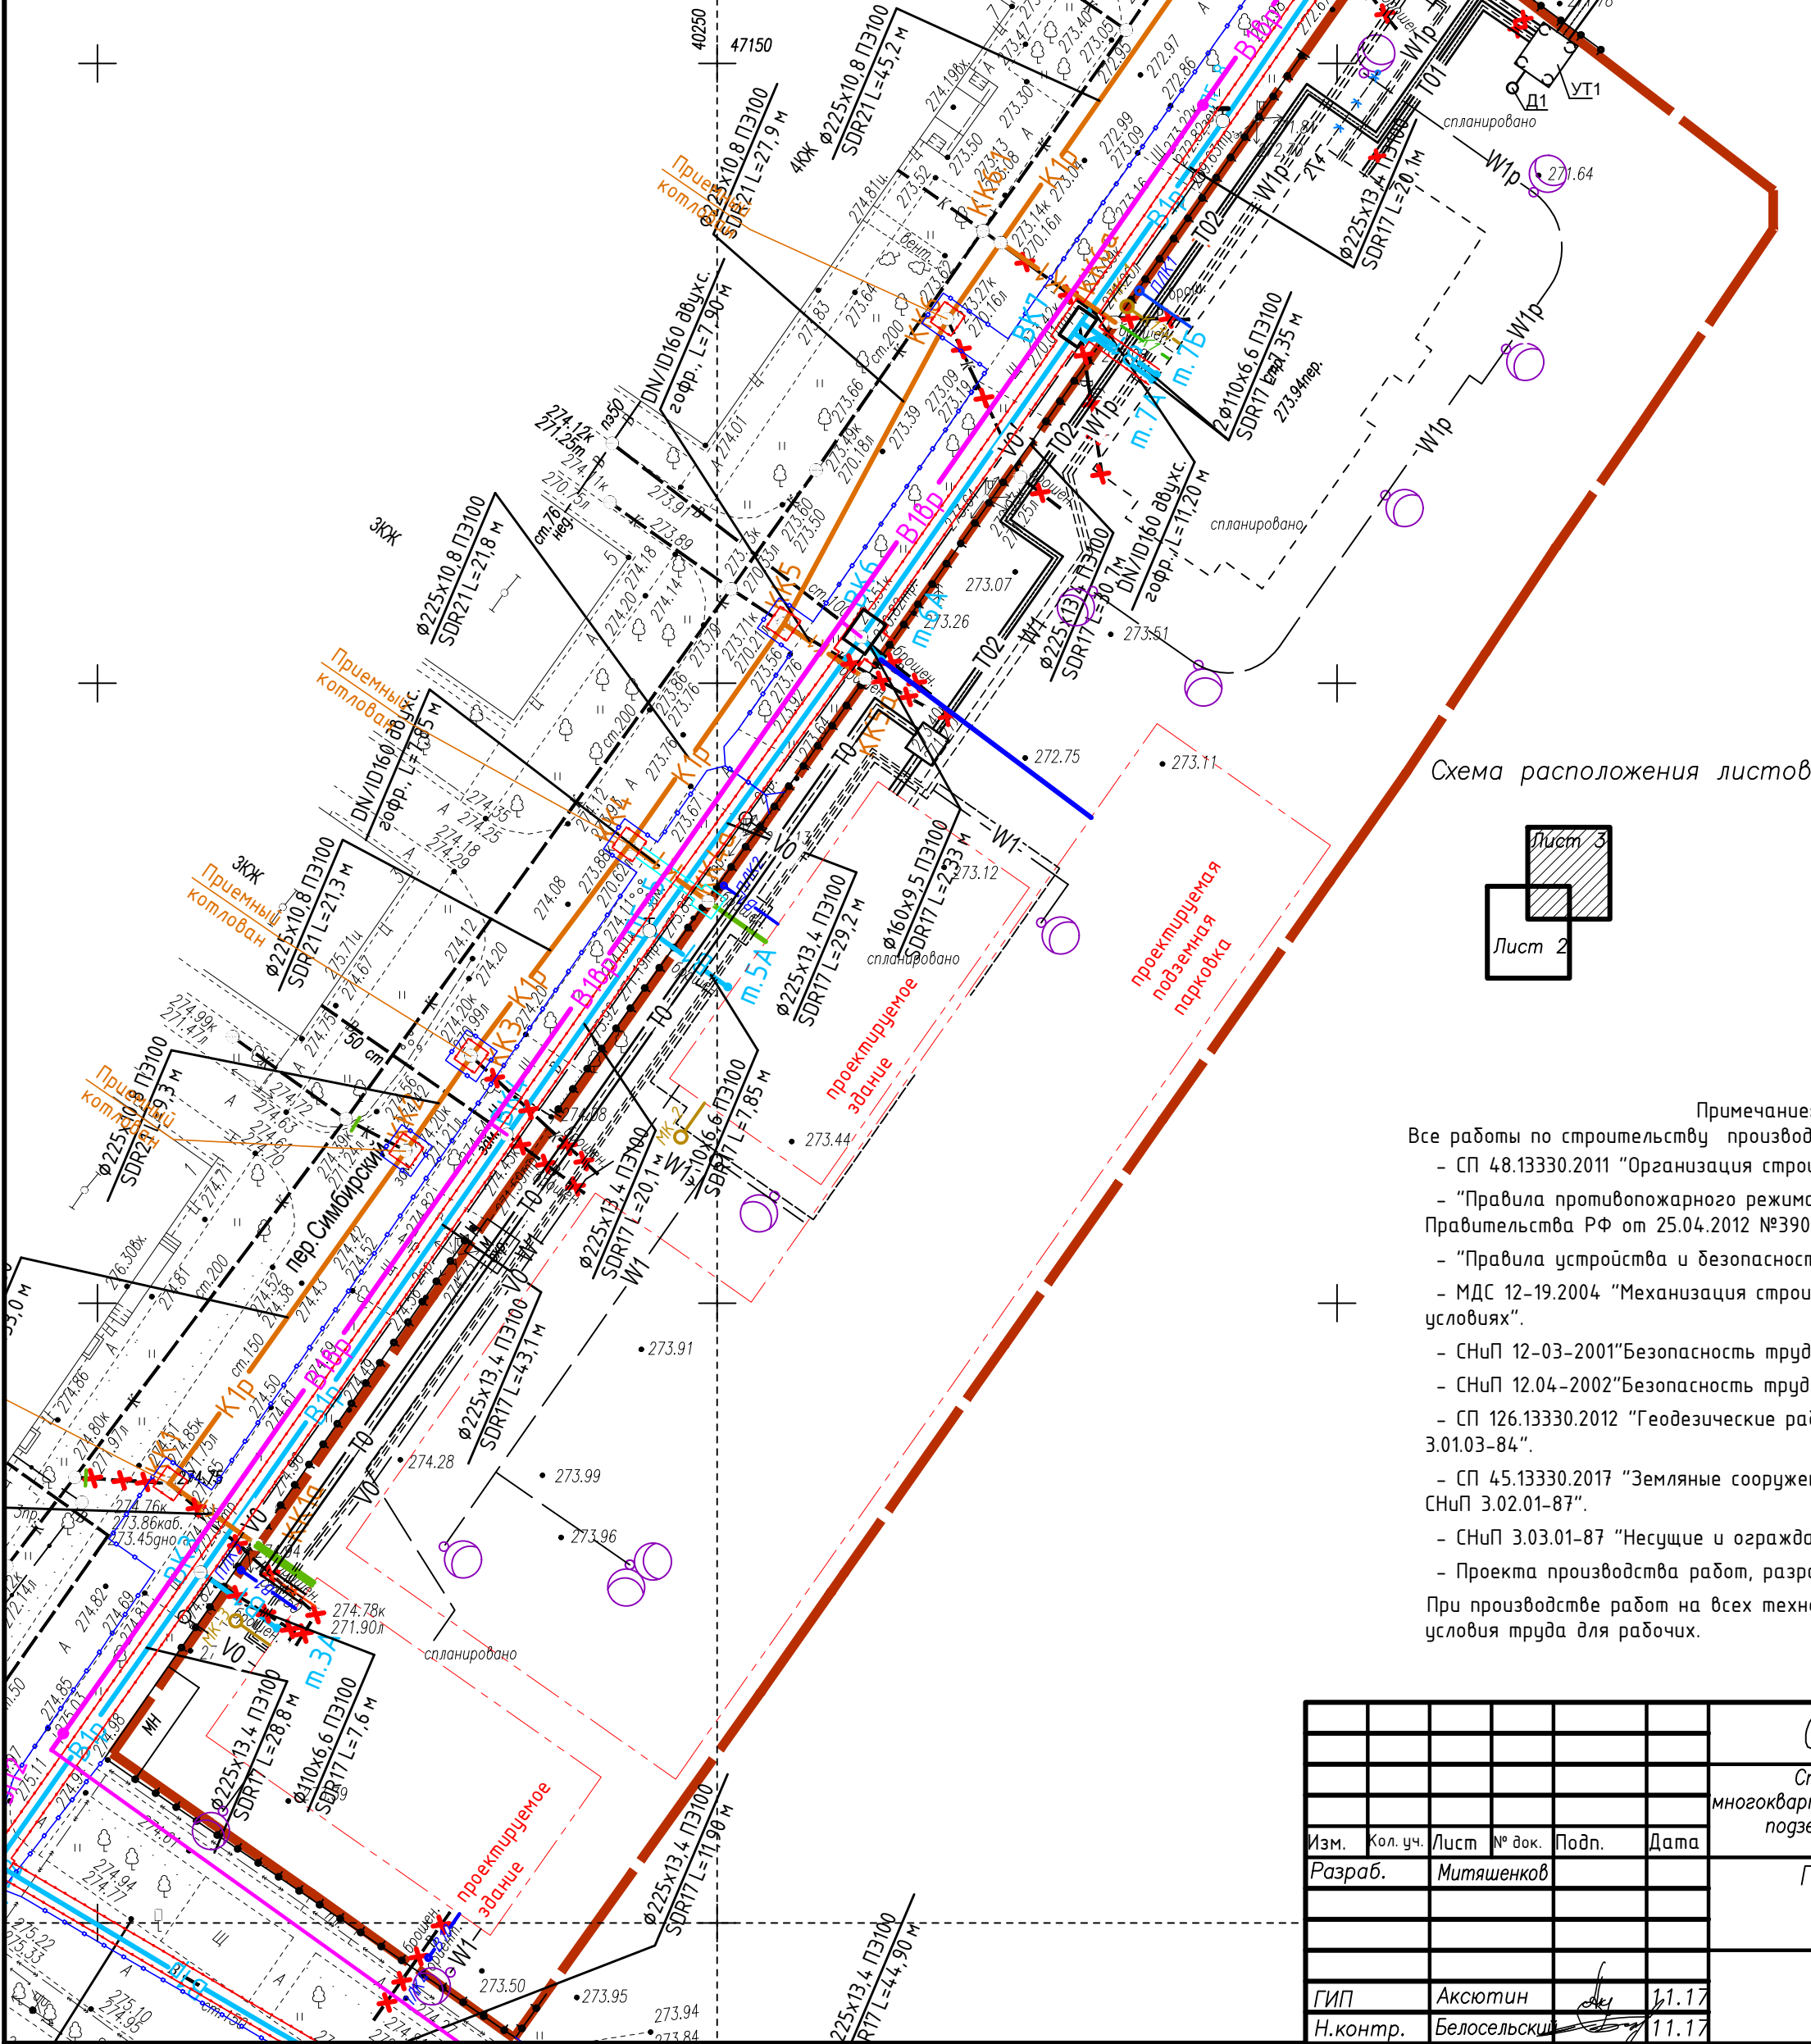


Схема расположения листов

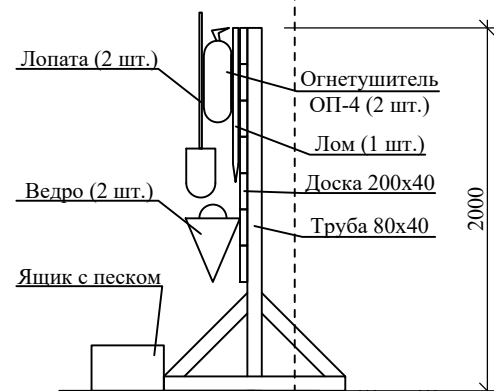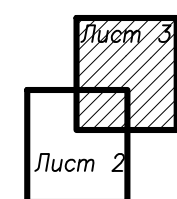

Условные обозначения:

Проектируемые сети

В1 объединенный хозяйственно-противопожарный водопровод

К1 хозяйственно-бытовая канализация

Существующие сети

— **В** — объединенный
хозяйственно-противопожарный
водопровод

— **К** — хозяйственно-бытовая канализация

— **Г** — газопровод

— **Т** — тепловые сети

Демонтируемые сети

—X—B—X— объединенный
хозяйственно-противопожарный
водопровод

~~—К—~~ хозяйственно-бытовая канализация

Сети, проектирование которых
предусмотрено проектом 1.2016–ПК1,
ПК2, ПК3–НВК

 хозяйственно-бытовая канализация

—T1,T2— тепловые сети
—B1— объединенный хозяйственно-противопожарный водопровод

Система координат – местная.
Система высот – Балтийская.

Примечание:

Все работы по строительству производятся в строгом соответствии с требованиями:

- СП 4.8.13330.2011 "Организация строительства. Актуализированная редакция СНиП 12-01-2004";
- "Правила противопожарного режима в Российской Федерации", утвержденные Постановлением Правительства РФ от 25.04.2012 №390
- "Правила устройства и безопасности эксплуатации грузоподъёмных кранов" ПБ 10-382-00
- МДС 12-19.2004 "Механизация строительства. Эксплуатация башенных кранов в тесненных условиях".
- СНиП 12-03-2001"Безопасность труда в строительстве" часть 1 "Общие требования".
- СНиП 12.04-2002"Безопасность труда в строительстве" часть 2.
- СП 126.13330.2012 "Геотехнические работы в строительстве. Актуализированная редакция СНиП 3.01.03-84".
- СП 45.13330.2017 "Земляные сооружения, основания и фундаменты. Актуализированная редакция СНиП 3.02.01-87".
- СНиП 3.03.01-87 "Несущие и ограждающие конструкции".
- Проекта производства работ, разработанного специализированной организацией.

При производстве работ на всех технологических процессах необходимо обеспечить безопасные условия труда для рабочих.

						02-11-17-ПОС			
						Строительство сетей водоснабжения и водоотведения к многоквартирным жилым домам со встроенными нежилыми помещениями и подземной автостоянкой по пер. Симбирский-ул. Кировградская			
Изм.	Кол.уч.	Лист	№ док.	Подп.	Дата	Проект организации строительства	Стадия	Лист	Листов
Разраб.		Митяшенков					Р	3	
						Стройгенплан М1:500		ООО "Строительные технологии Проф"	
ГИП		Аксютин		11.17					
Н.контр.		Белосельский		11.17					