



# План тех. подполья М 1:75

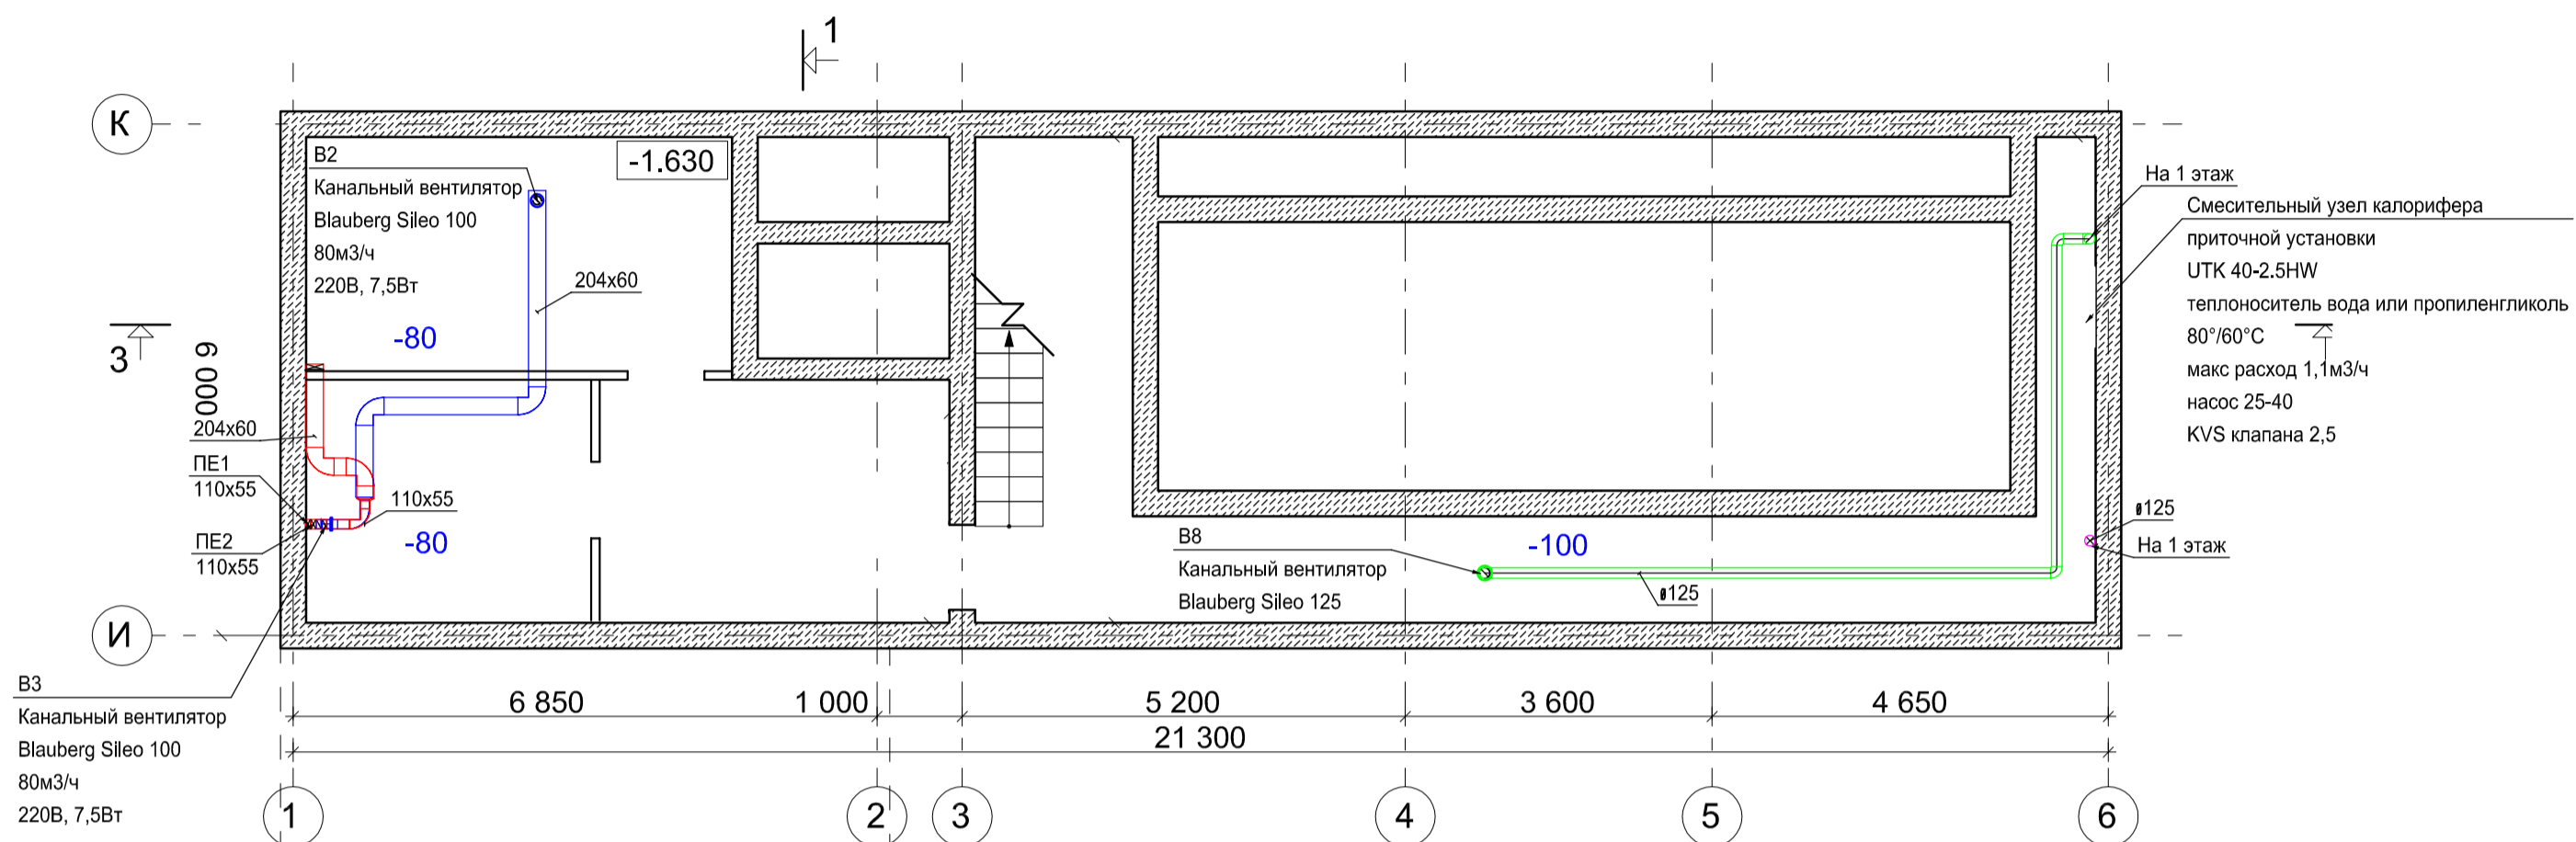

- Воздуховод круглый
- Воздуховод круглый в теплоизоляции
- Воздушная заслонка
- Шумоглушитель круглого сечения
- Шумоглушитель прямоугольного сечения
- Вентилятор канальный
- Диффузор вентиляционный, круглый
- Решетка вентиляционная
- +100** - Воздухообмен, м3/ч
- + Приток**
- 100** - Вытяжка

						Заказчик:	ОВ		
						Московская обл., Дмитровский р-н, кп. "Яхромские горки-2", уч.25			
Изм.	Кол. уч.	Лист	№ док.	Подп.	Дата	Проект гостевого дома с баней и бассейном	Стадия	Лист	Листов
							Р	1	0
ГИП						Вентиляция. План тех. подполья			
Разраб.		Живин А.Г.		25.05.19					
Н.контр.				25.05.19					

# План 1 этажа М 1:75

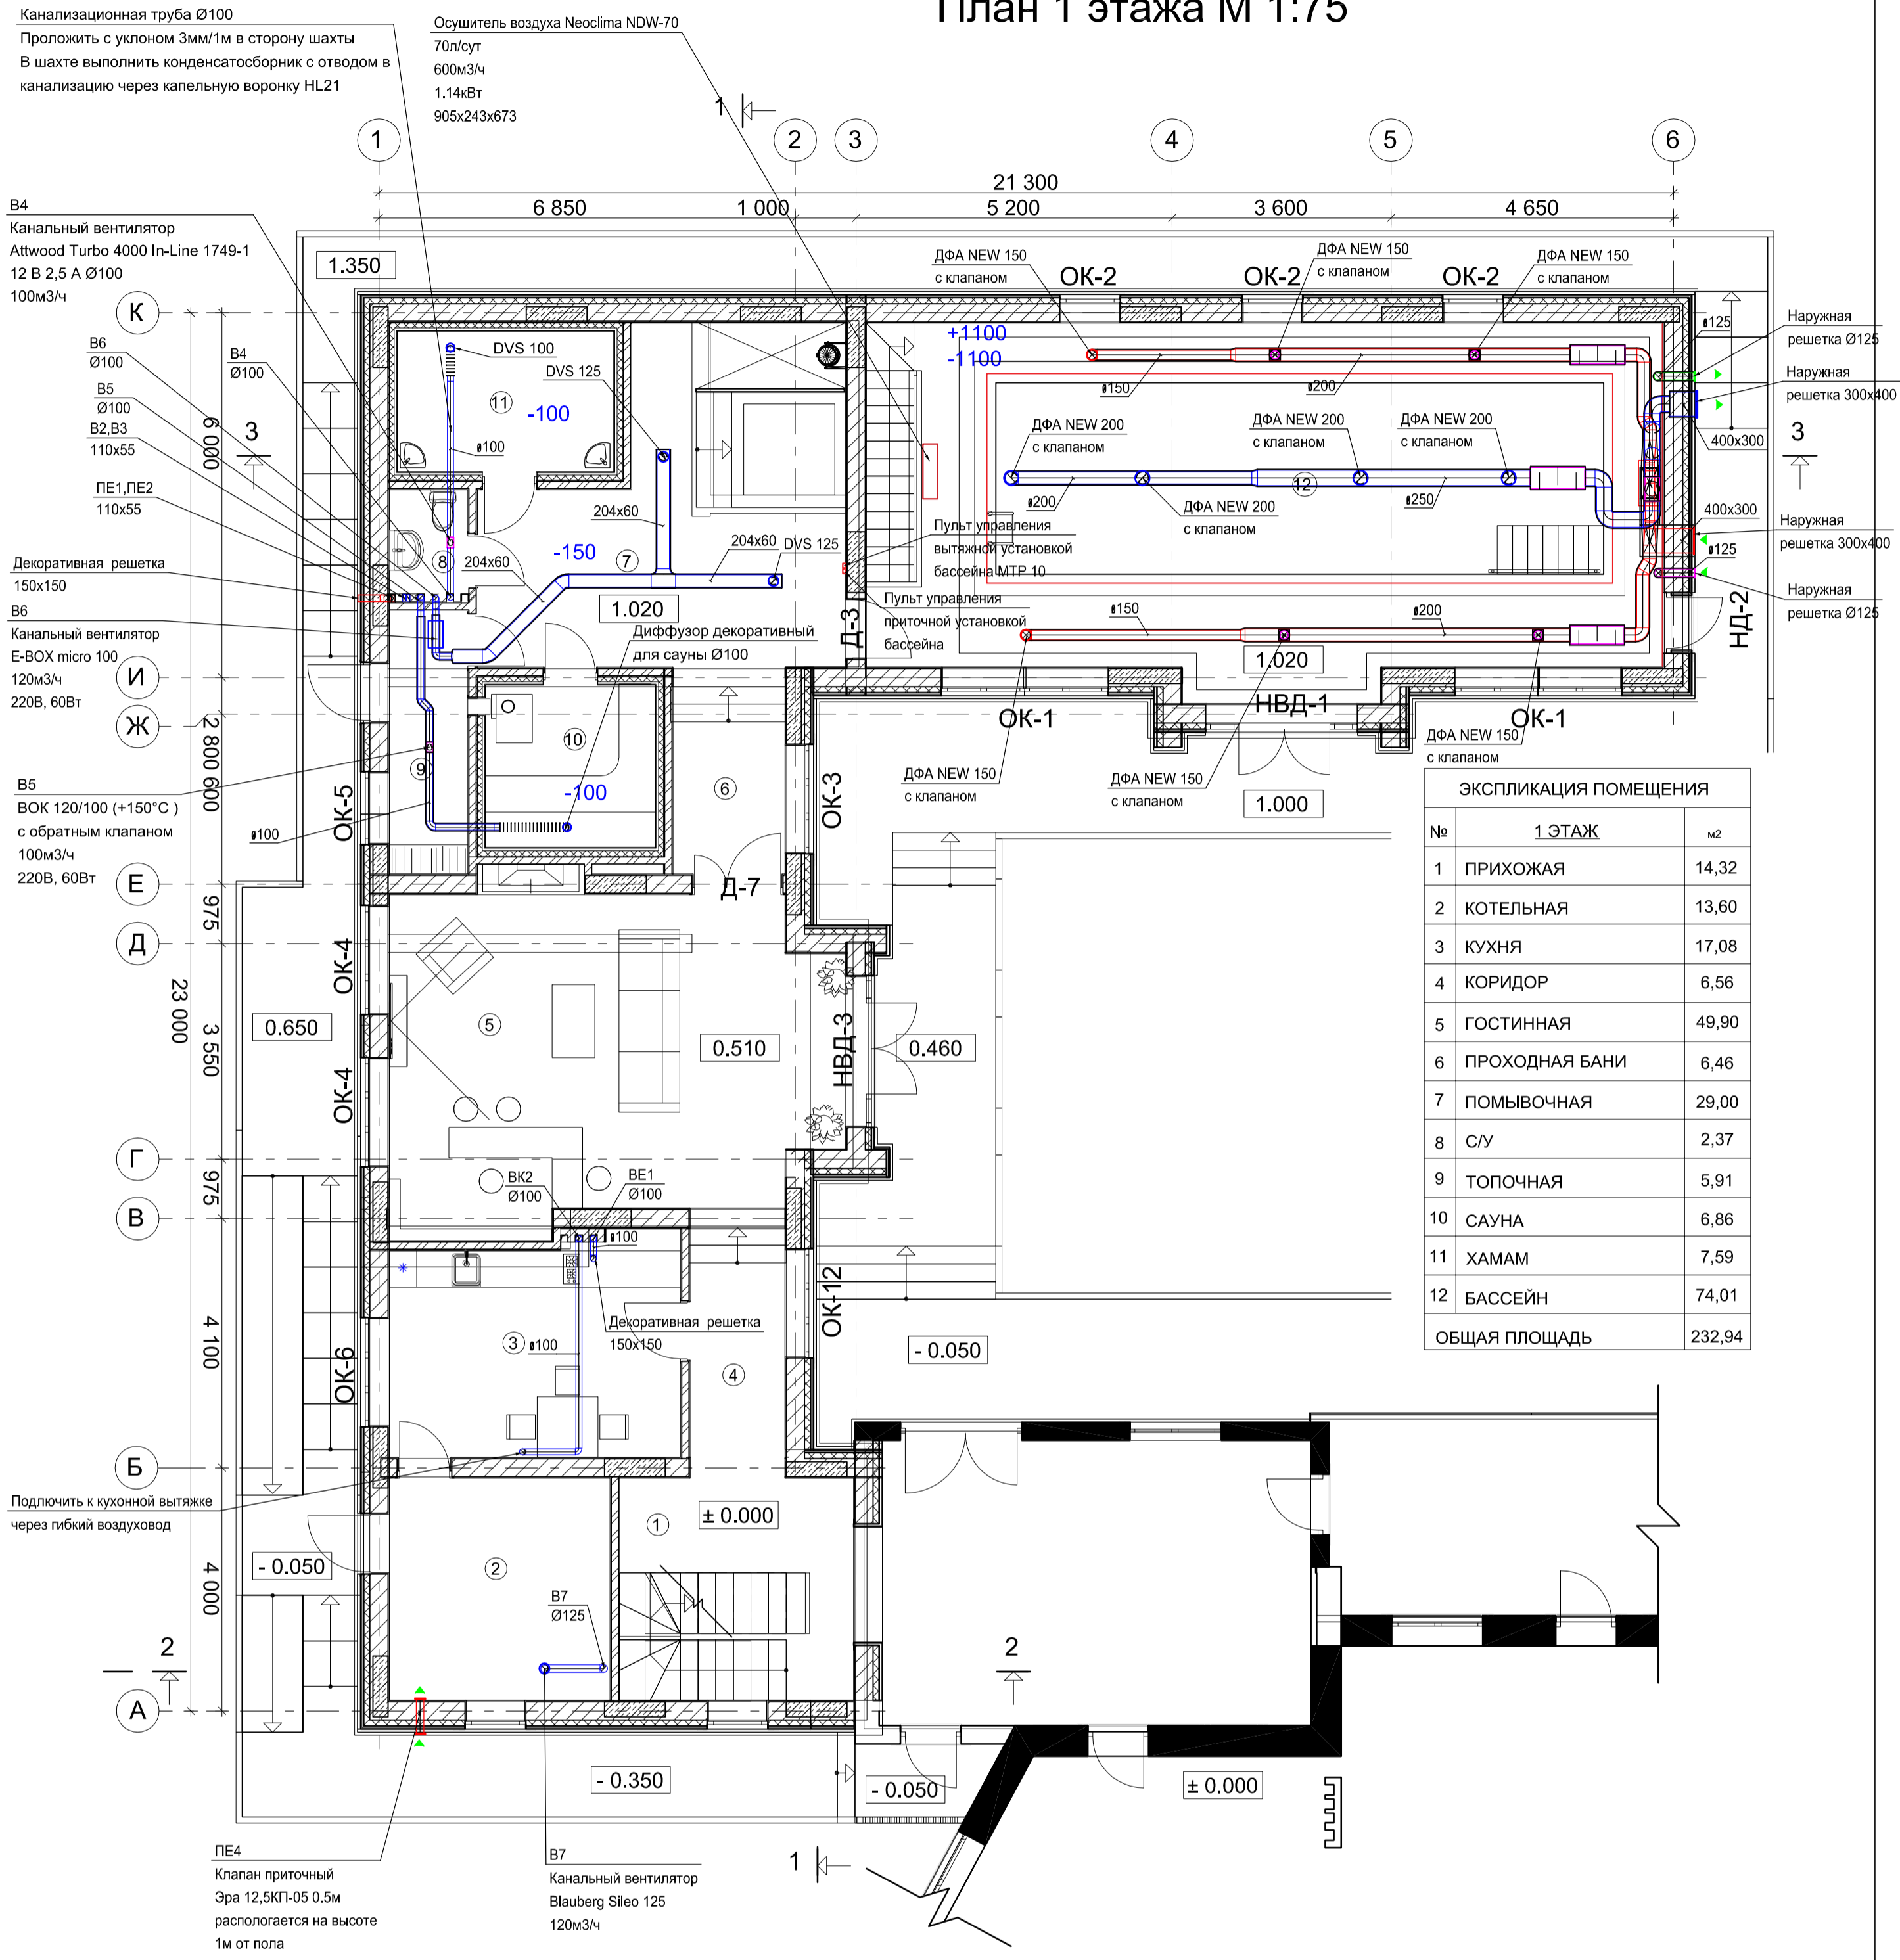


ЭКСПЛИКАЦИЯ ПОМЕЩЕНИЯ		
№	1.ЭТАЖ	м2
1	ПРИХОЖАЯ	14,32
2	КОТЕЛЬНАЯ	13,60
3	КУХНЯ	17,08
4	КОРИДОР	6,56
5	ГОСТИНАЯ	49,90
6	ПРОХОДНАЯ БАНИ	6,46
7	ПОМЫВОЧНАЯ	29,00
8	СУ	2,37
9	ТОПОЧНАЯ	5,91
10	САУНА	6,86
11	ХАМАМ	7,59
12	БАССЕЙН	74,01
ОБЩАЯ ПЛОЩАДЬ		232,94

За отметку 0,000 принята высота чистого пола прихожей 1 этажа

Заказчик:						ОВ
Московская обл., Дмитровский р-н, кп. "Яхромские горки-2", уч.25						
Изм.	Кол. уч.	Лист	№ док.	Подп.	Дата	
Проект гостевого дома с баней и бассейном						Стадия
						Р
						Лист
						2
						Листов
						0
ГИП						
Разраб. Живин А.Г.						25.05.19
Н.контр.						25.05.19
Вентиляция. План 1 этажа						


# План 2 этаж М 1:75

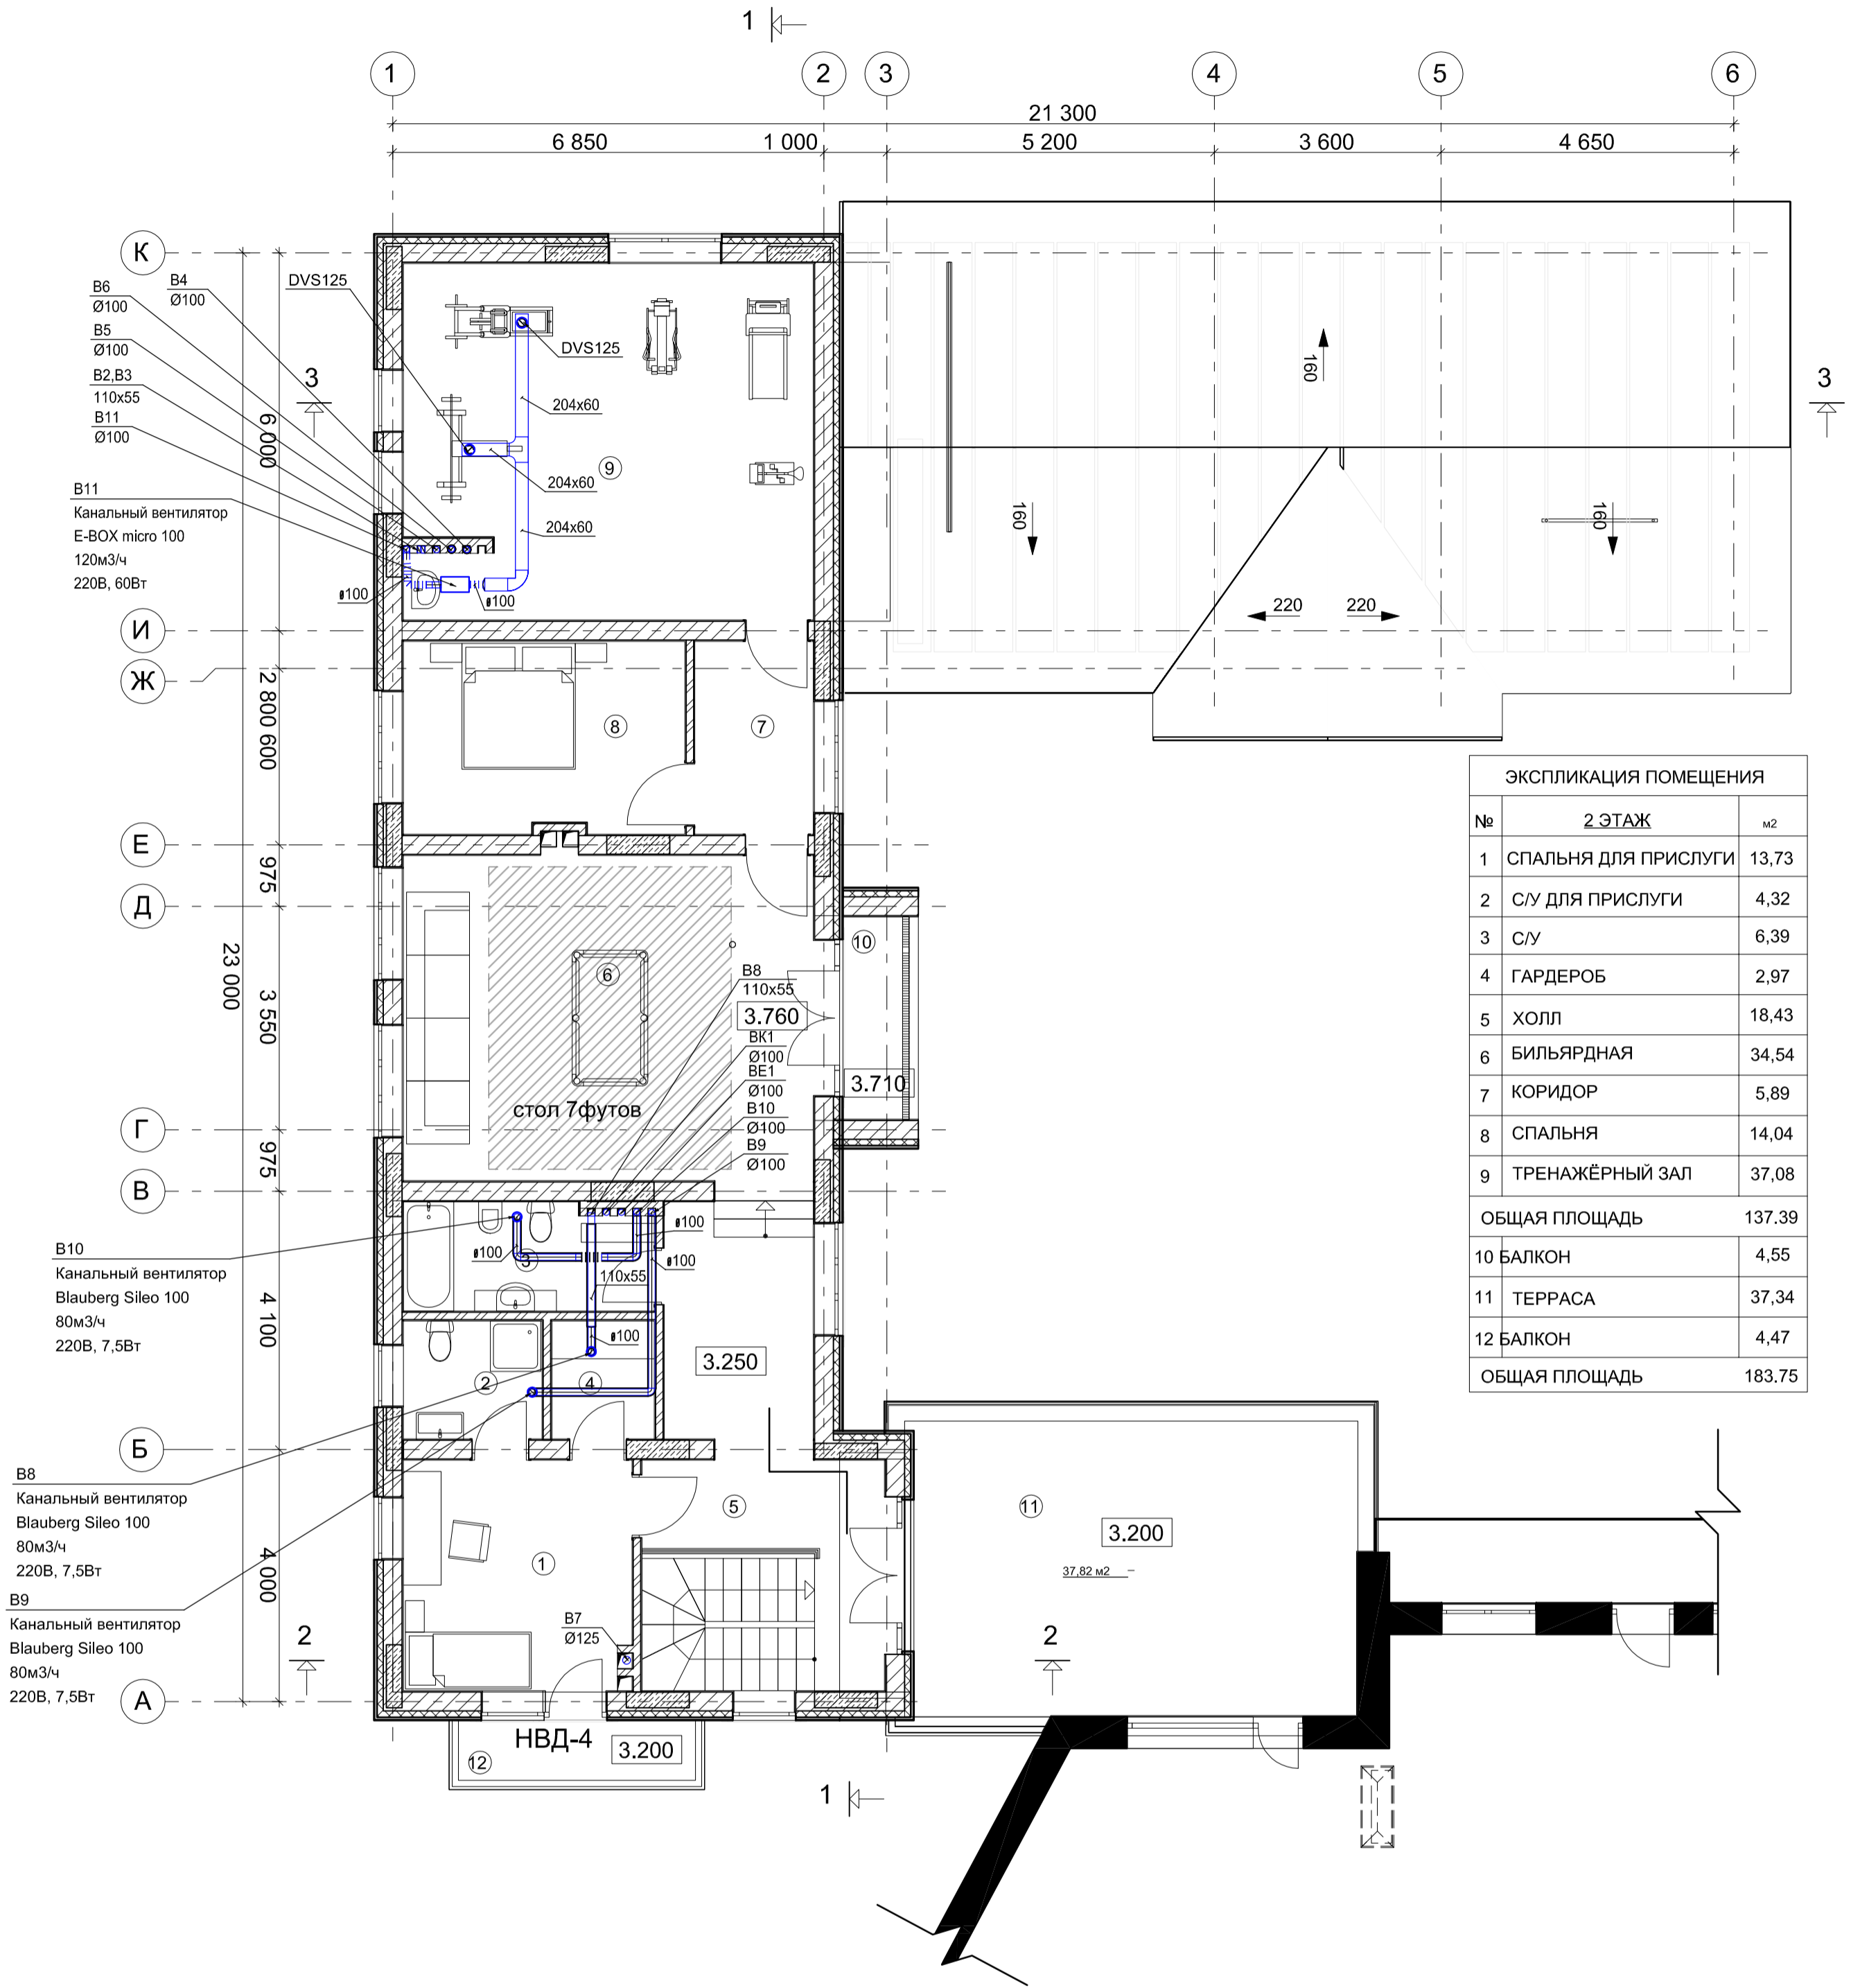

За отметку 0,000 принята высота чистого пола прихожей 1 этажа


Заказчик:						ОВ
Московская обл., Дмитровский р-н, кп. "Яхромские горки-2", уч.25						
Изм.	Кол. уч.	Лист	№ док.	Подп.	Дата	
Проект гостевого дома с баней и бассейном						Стадия
						Р
						Лист
						3
						Листов
						0
Вентиляция. План 2 этажа						
ГИП						
Разраб. Живин А.Г.						25.05.19
Н.контр.						25.05.19

# План кровли М 1:100

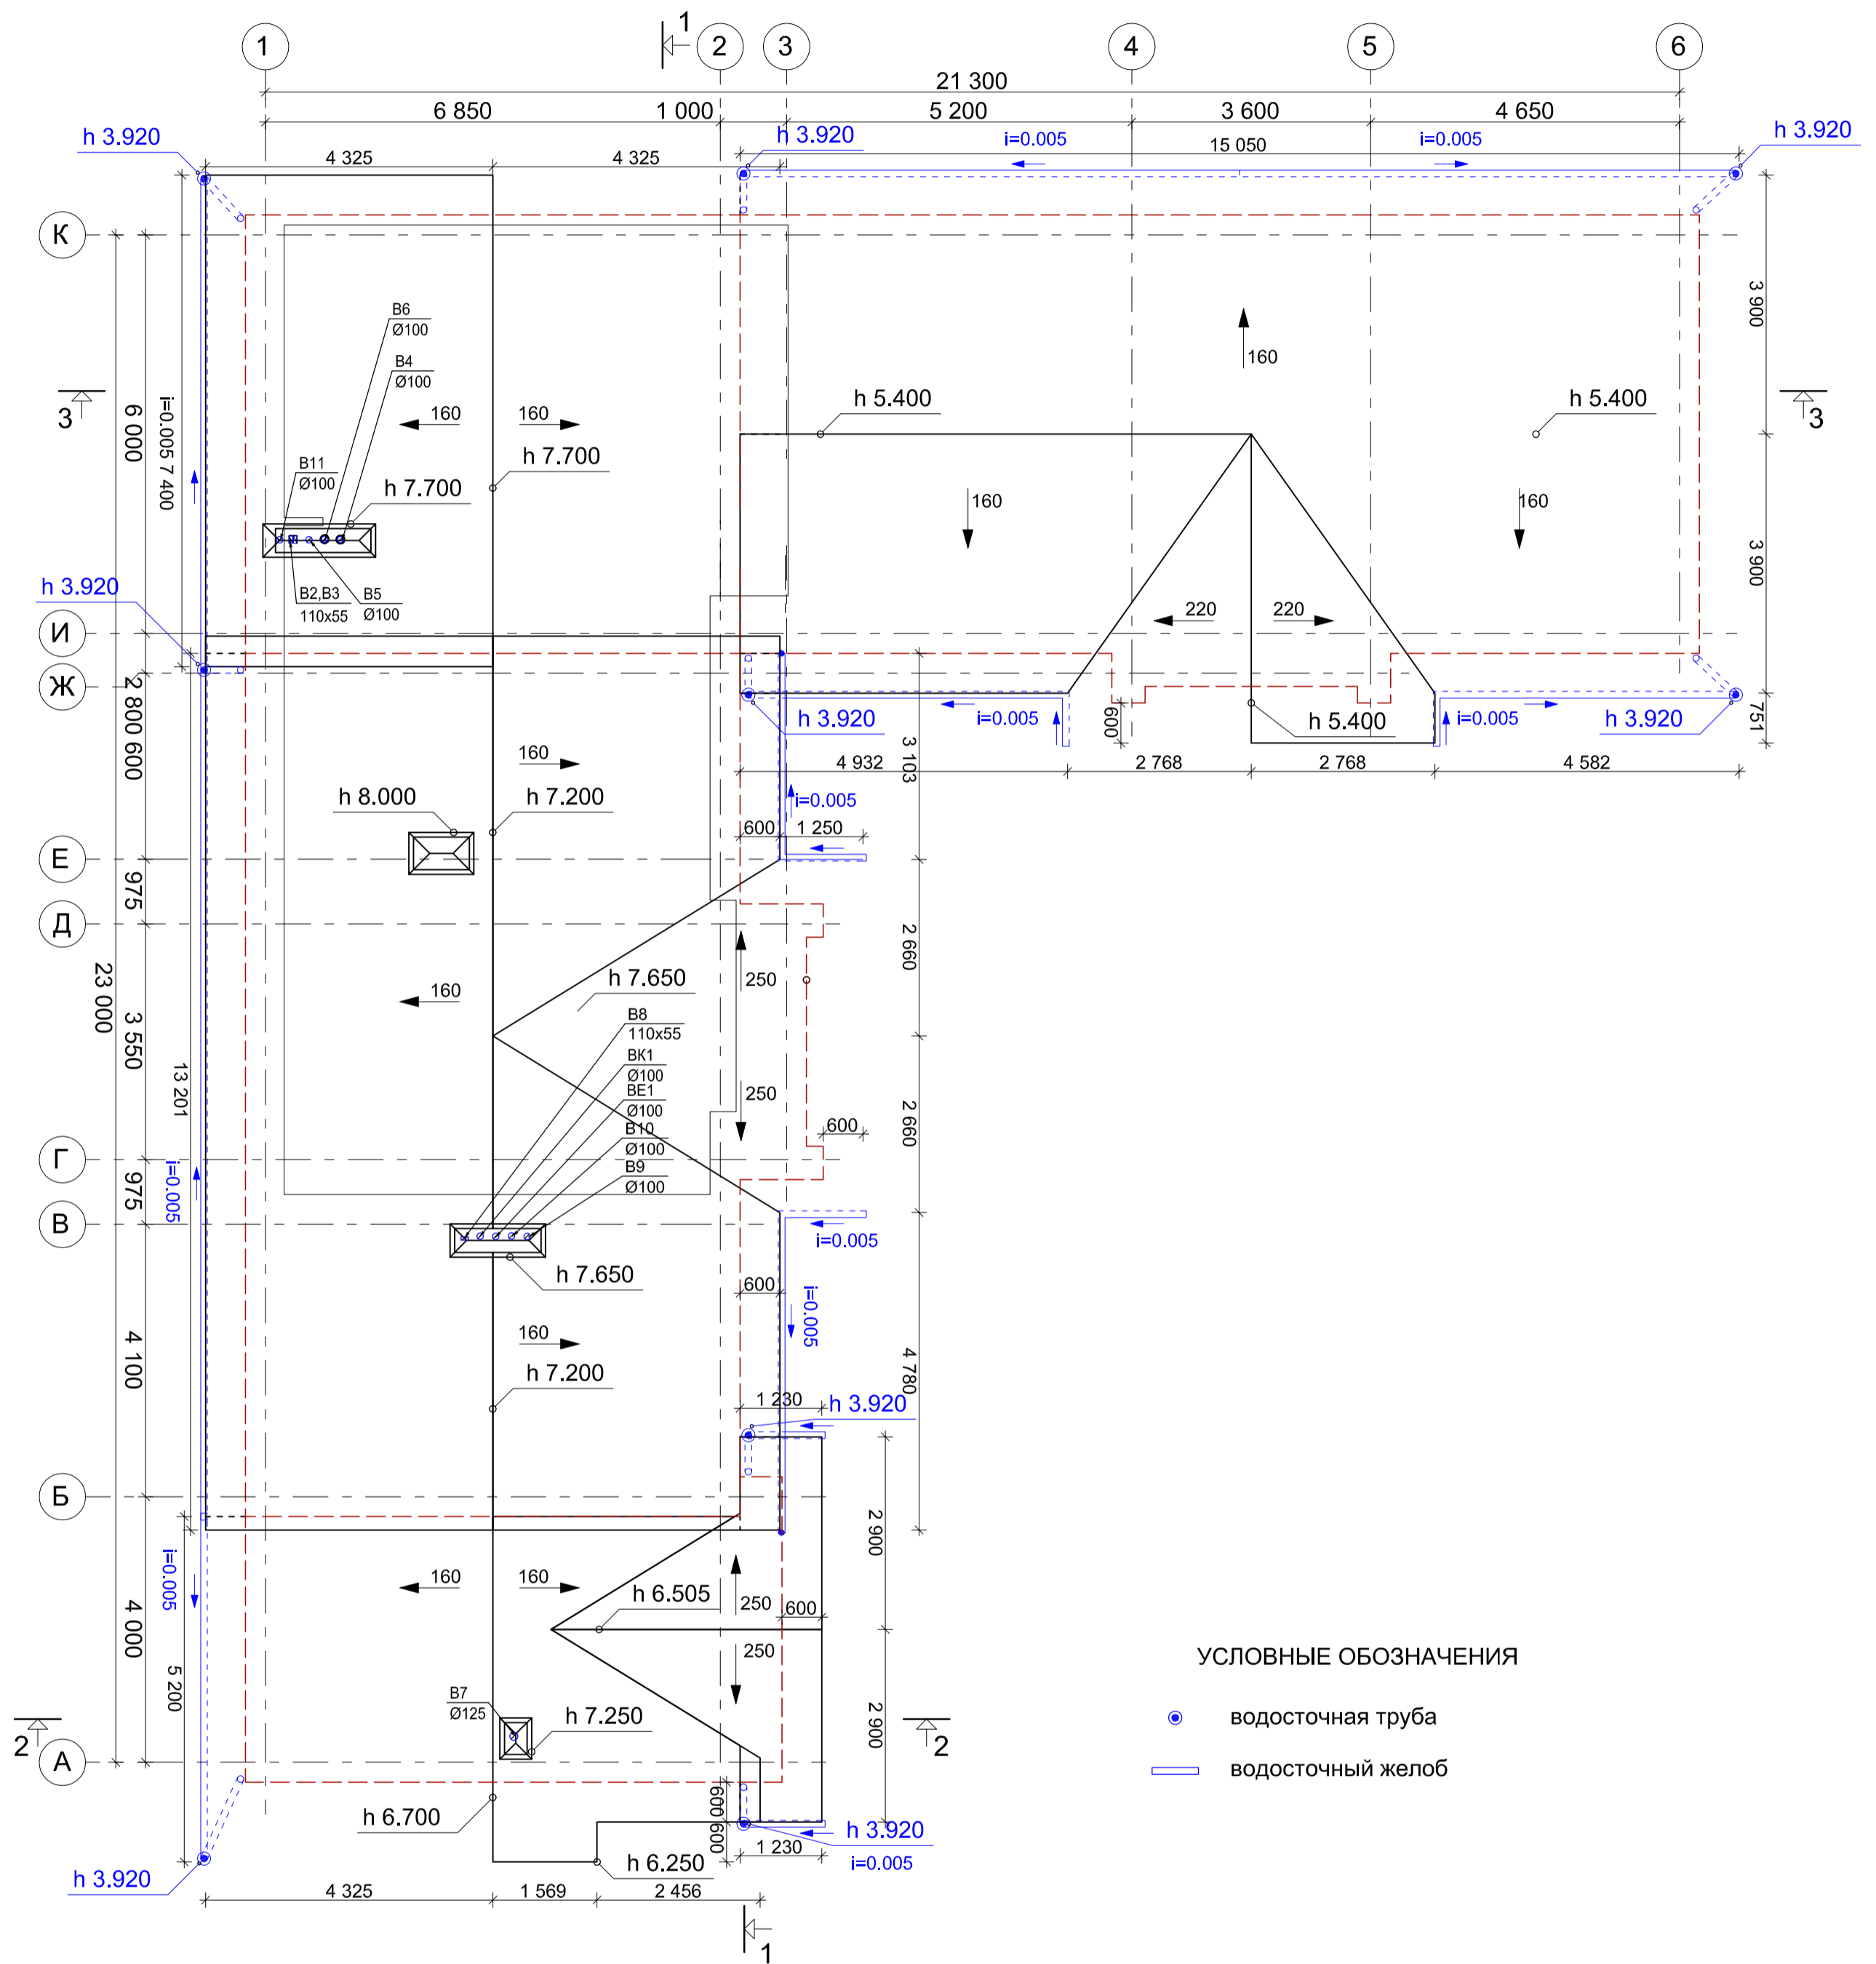


Заказчик:						ОВ
Московская обл., Дмитровский р-н, кп. "Яхромские горки-2", уч.25						
Изм.	Кол. уч.	Лист	№ док.	Подп.	Дата	
Проект гостевого дома с баней и бассейном					Стадия	Лист
					Р	4
Вентиляция. План кровли					Листов	0
ГИП						
Разраб. Живин А.Г.					25.05.19	
Н.контр.					25.05.19	

## Разрез 3-3 М 1:75

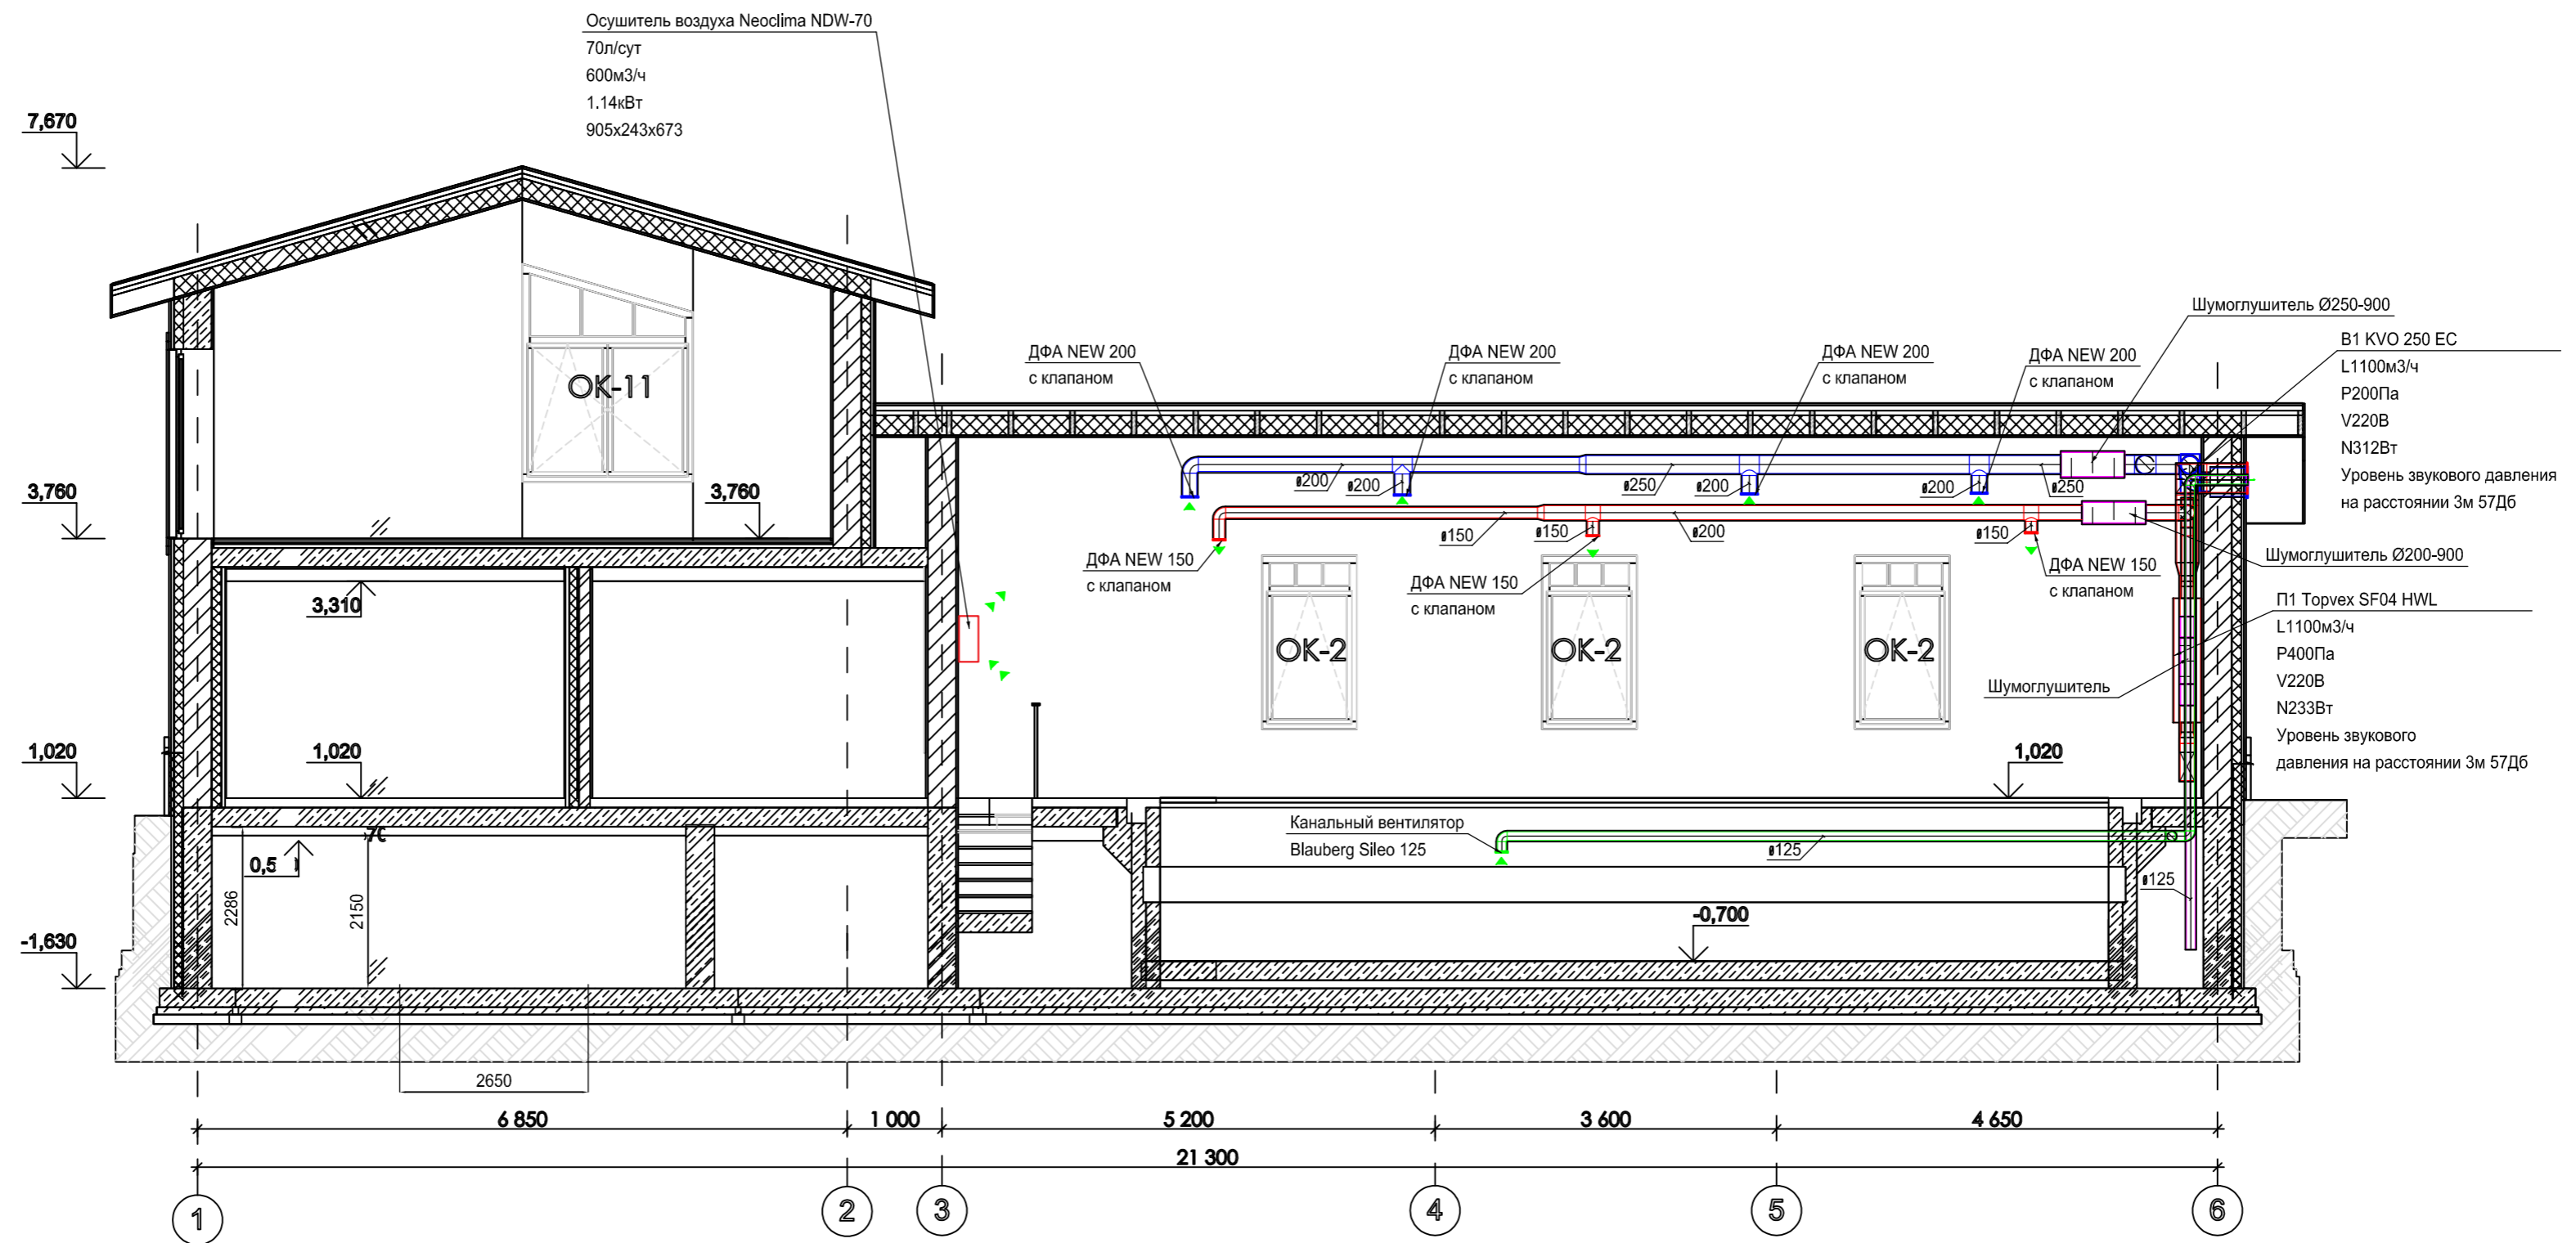


Заказчик:						ОВ
Московская обл., Дмитровский р-н, кп. "Яхромские горки-2", уч.25						
Изм.	Кол. уч.	Лист	№ док.	Подп.	Дата	
Проект гостевого дома с баней и бассейном				Стадия	Лист	Листов
				Р	5	0
Вентиляция. Разрез 3-3						
ГИП						
Разраб.		Живин А.Г.		25.05.19		
Н.контр.				25.05.19		


Фасад в осях А-К М 1:75

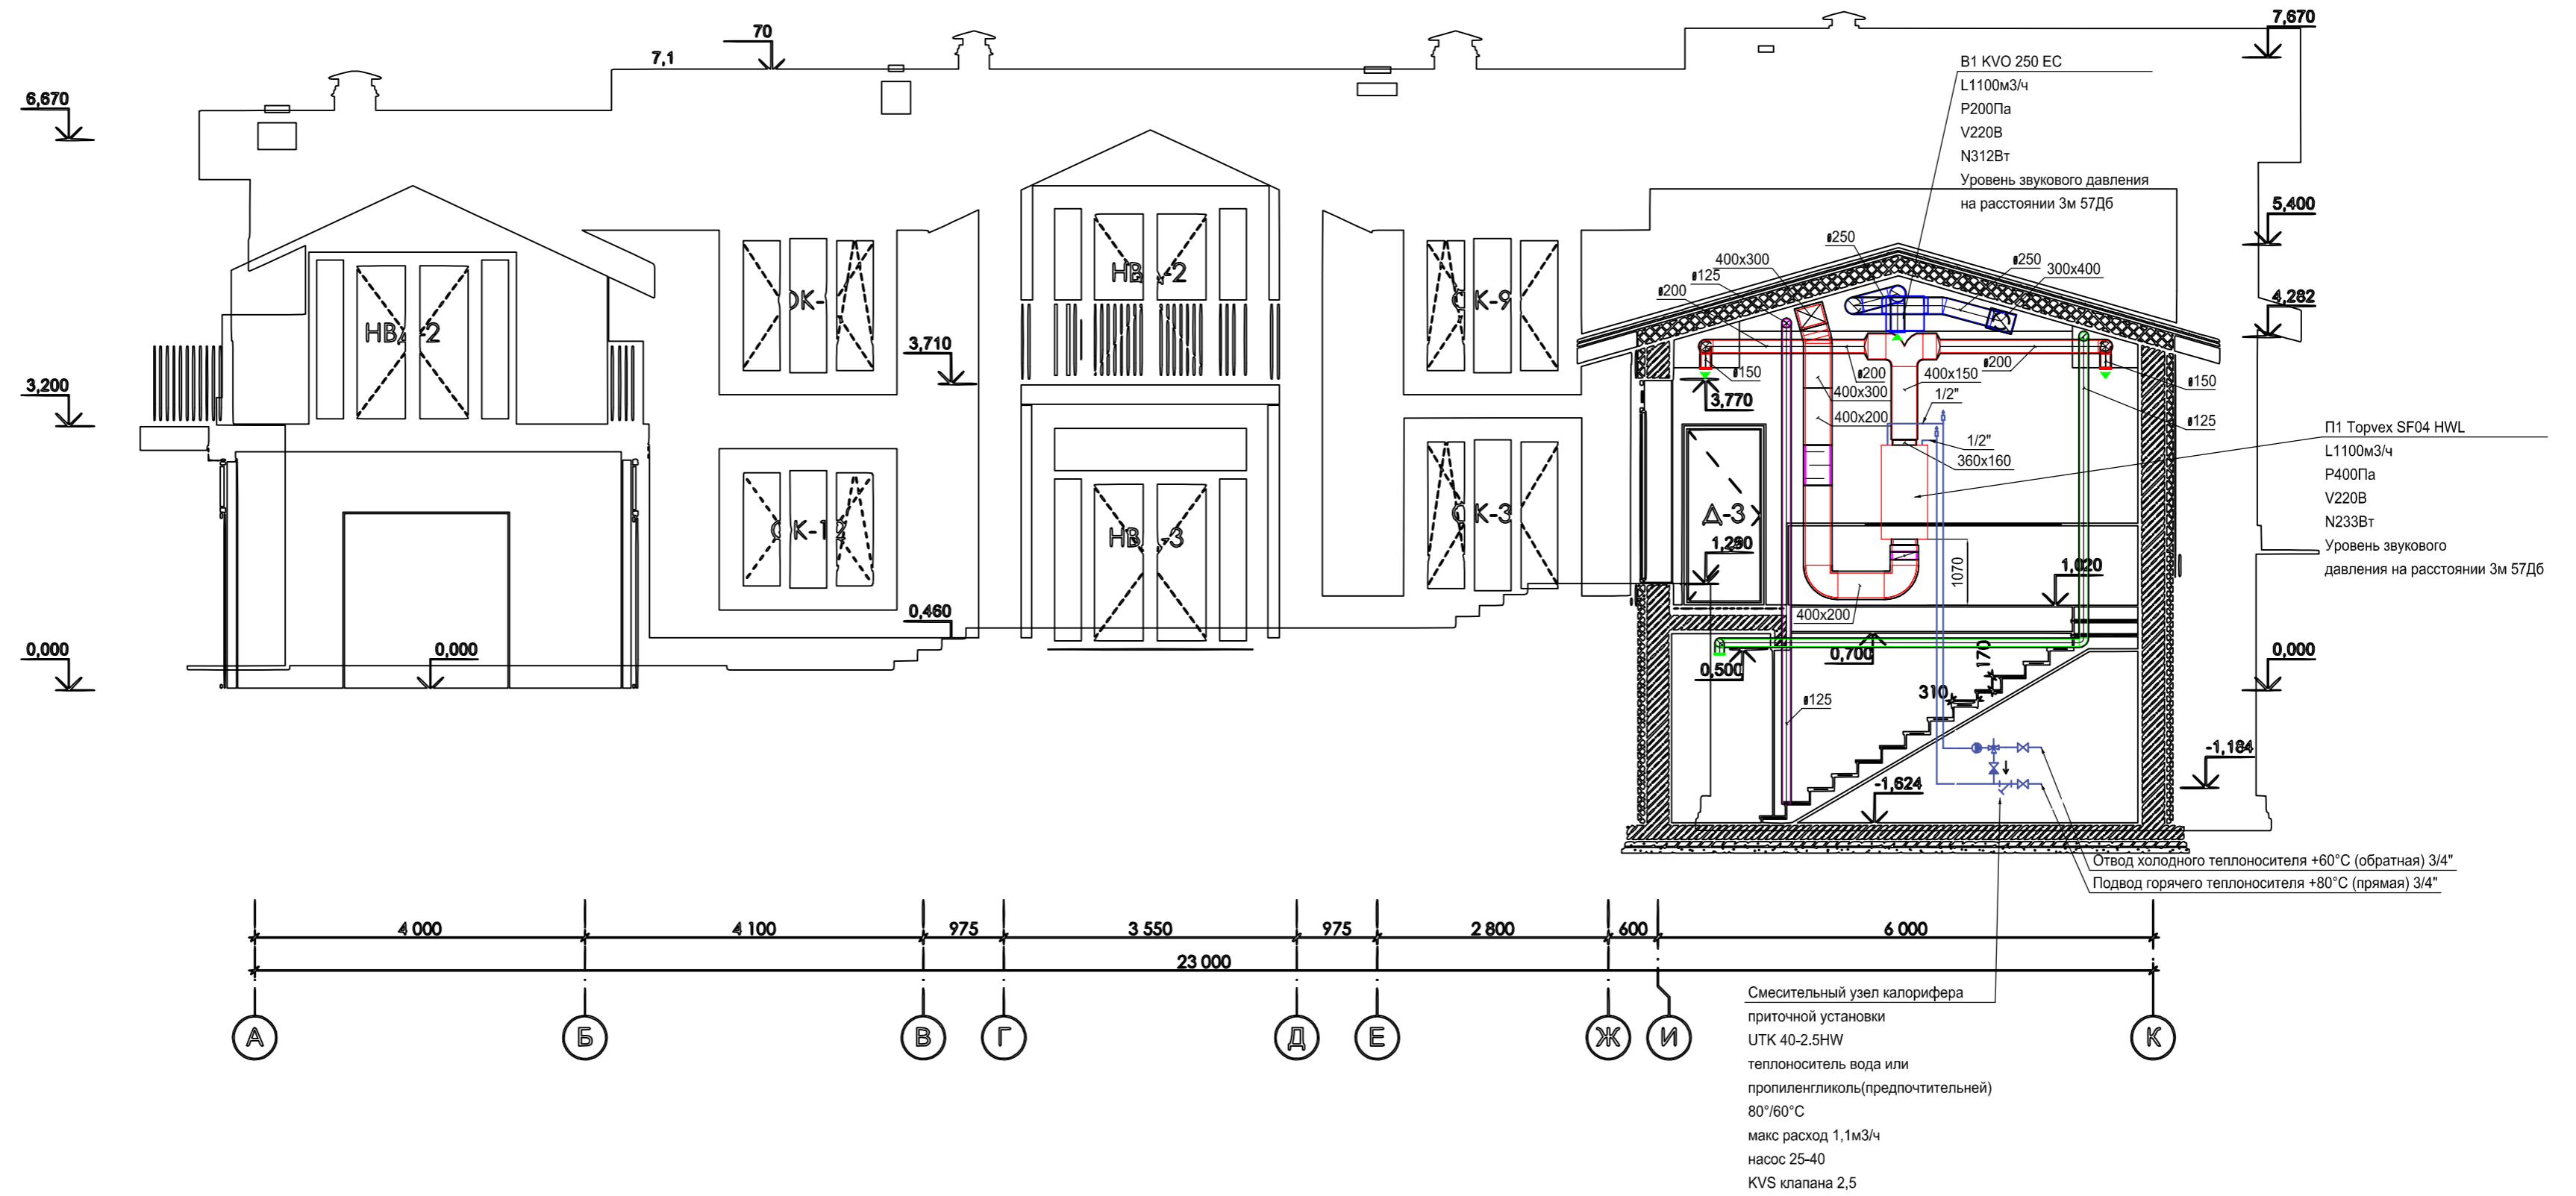

					Заказчик:	ОВ
					Московская обл., Дмитровский р-н, кп. "Яхромские горки-2", уч.25	
Изм.	Кол. уч.	Лист	№ док.	Подп.	Дата	
					Проект гостевого дома с баней и бассейном	Стадия Р
						Лист 6
						Листов 0
ГИП						
Разраб.		Живин А.Г.		25.05.19		
Н.контр.					25.05.19	
					Вентиляция. Фасад в осях А-К	

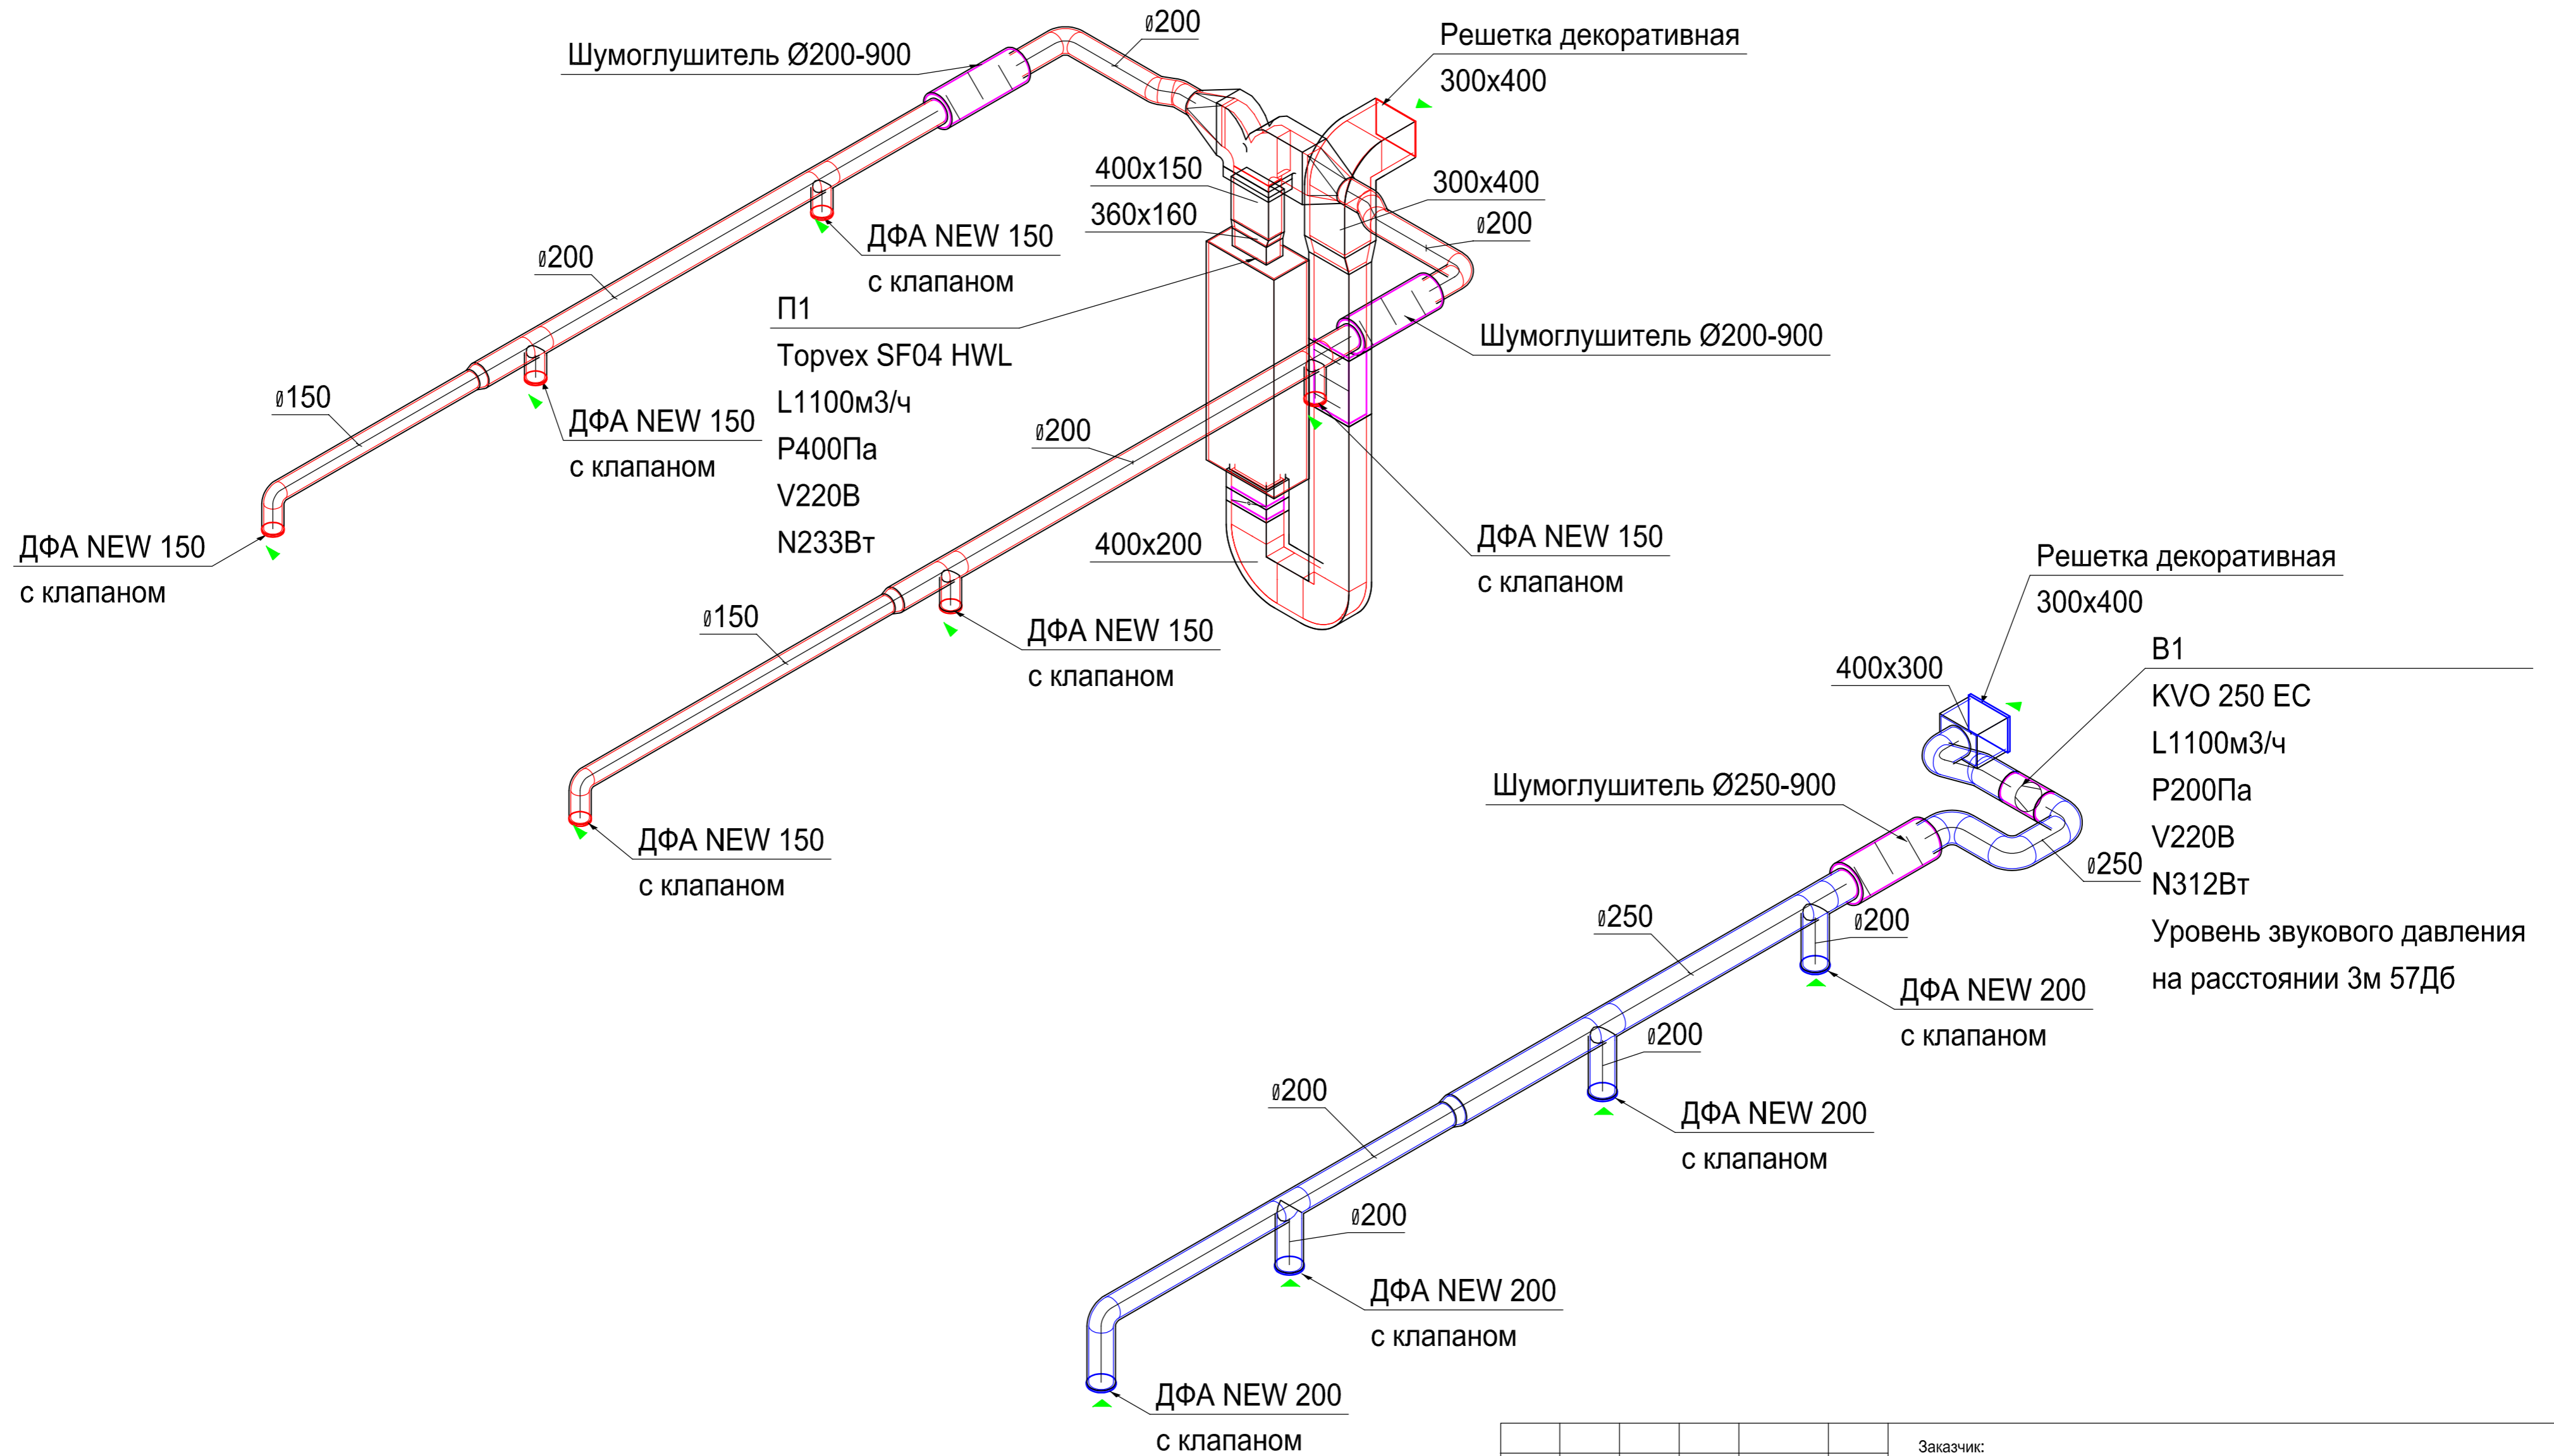


						Заказчик:	ОВ		
						Московская обл., Дмитровский р-н, кп. "Яхромские горки-2", уч.25			
Изм.	Кол. уч.	Лист	№ док.	Подп.	Дата	Проект гостевого дома с баней и бассейном	Стадия	Лист	Листов
							Р	7	0
ГИП						Вентиляция. Схемы систем П1, В1			
Разраб.		Живин А.Г.			25.05.19				
Н.контр.					25.05.19				

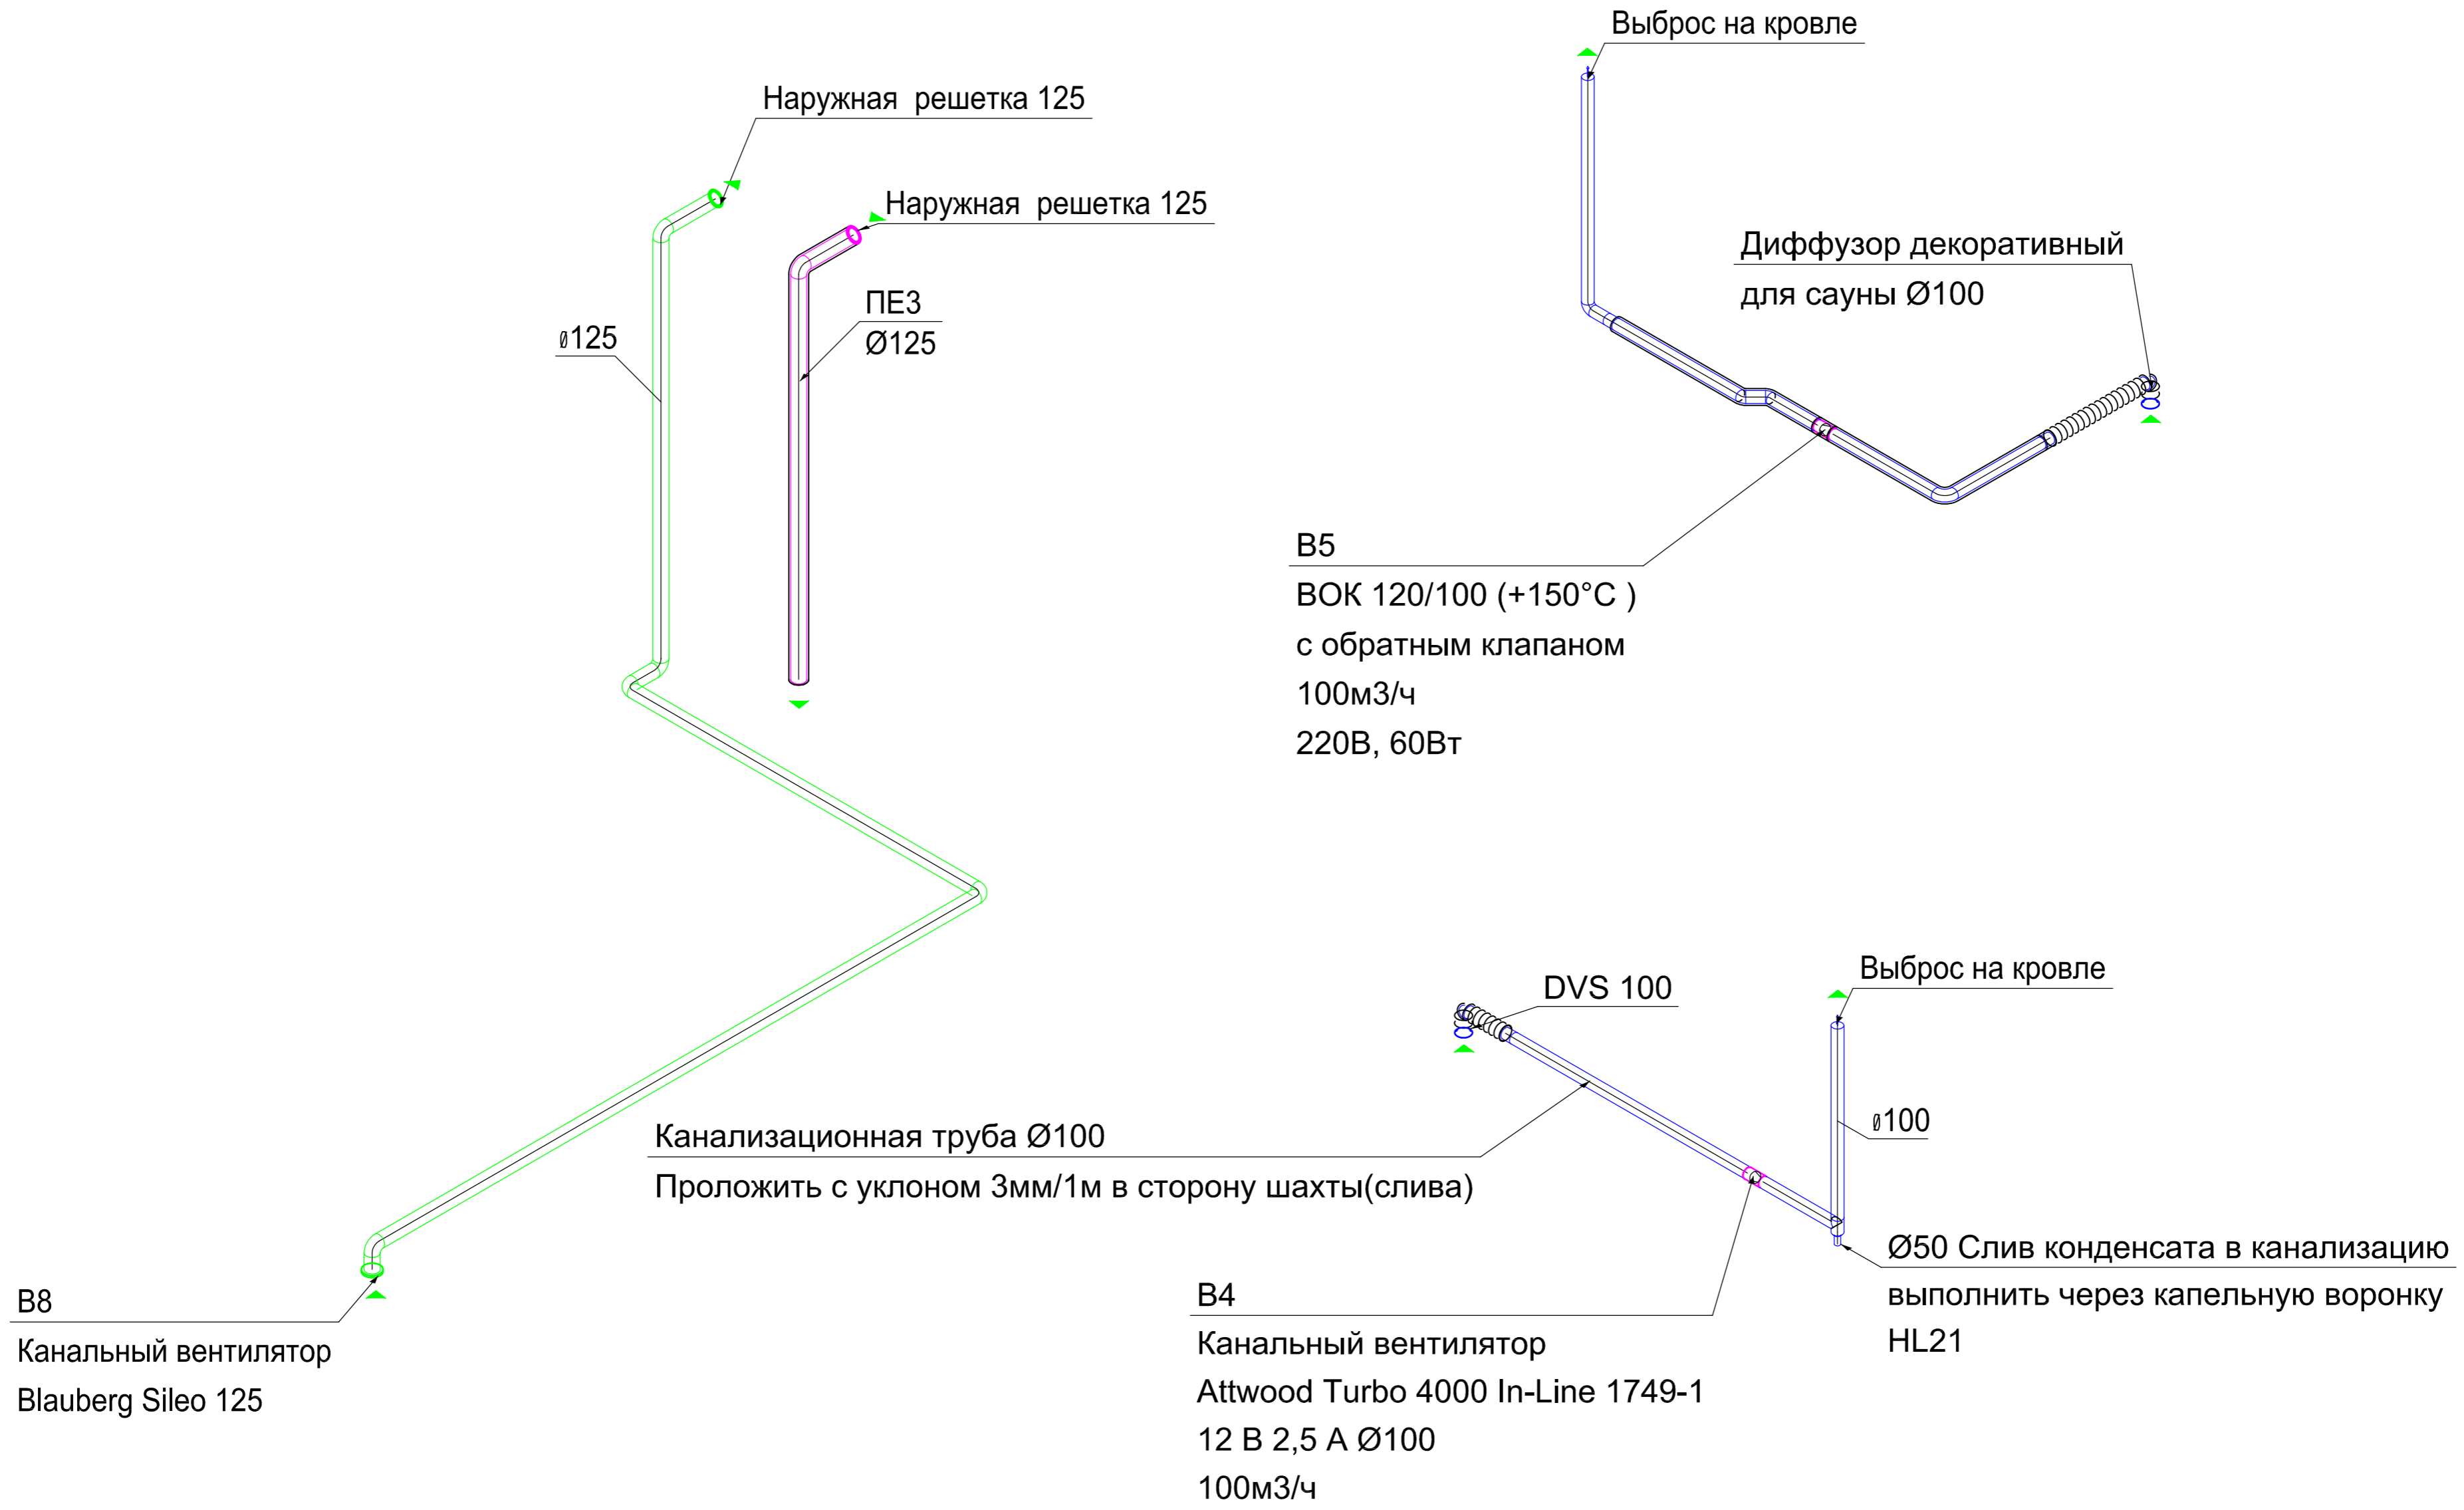


						Заказчик:	ОВ		
						Московская обл., Дмитровский р-н, кп. "Яхромские горки-2", уч.25			
Изм.	Кол. уч.	Лист	№ док.	Подп.	Дата	Проект гостевого дома с баней и бассейном	Стадия	Лист	Листов
							Р	8	0
ГИП						Вентиляция. Схемы систем ПЕ3, В4, В5, В8			
Разраб.		Живин А.Г.		25.05.19					
Н.контр.				25.05.19					




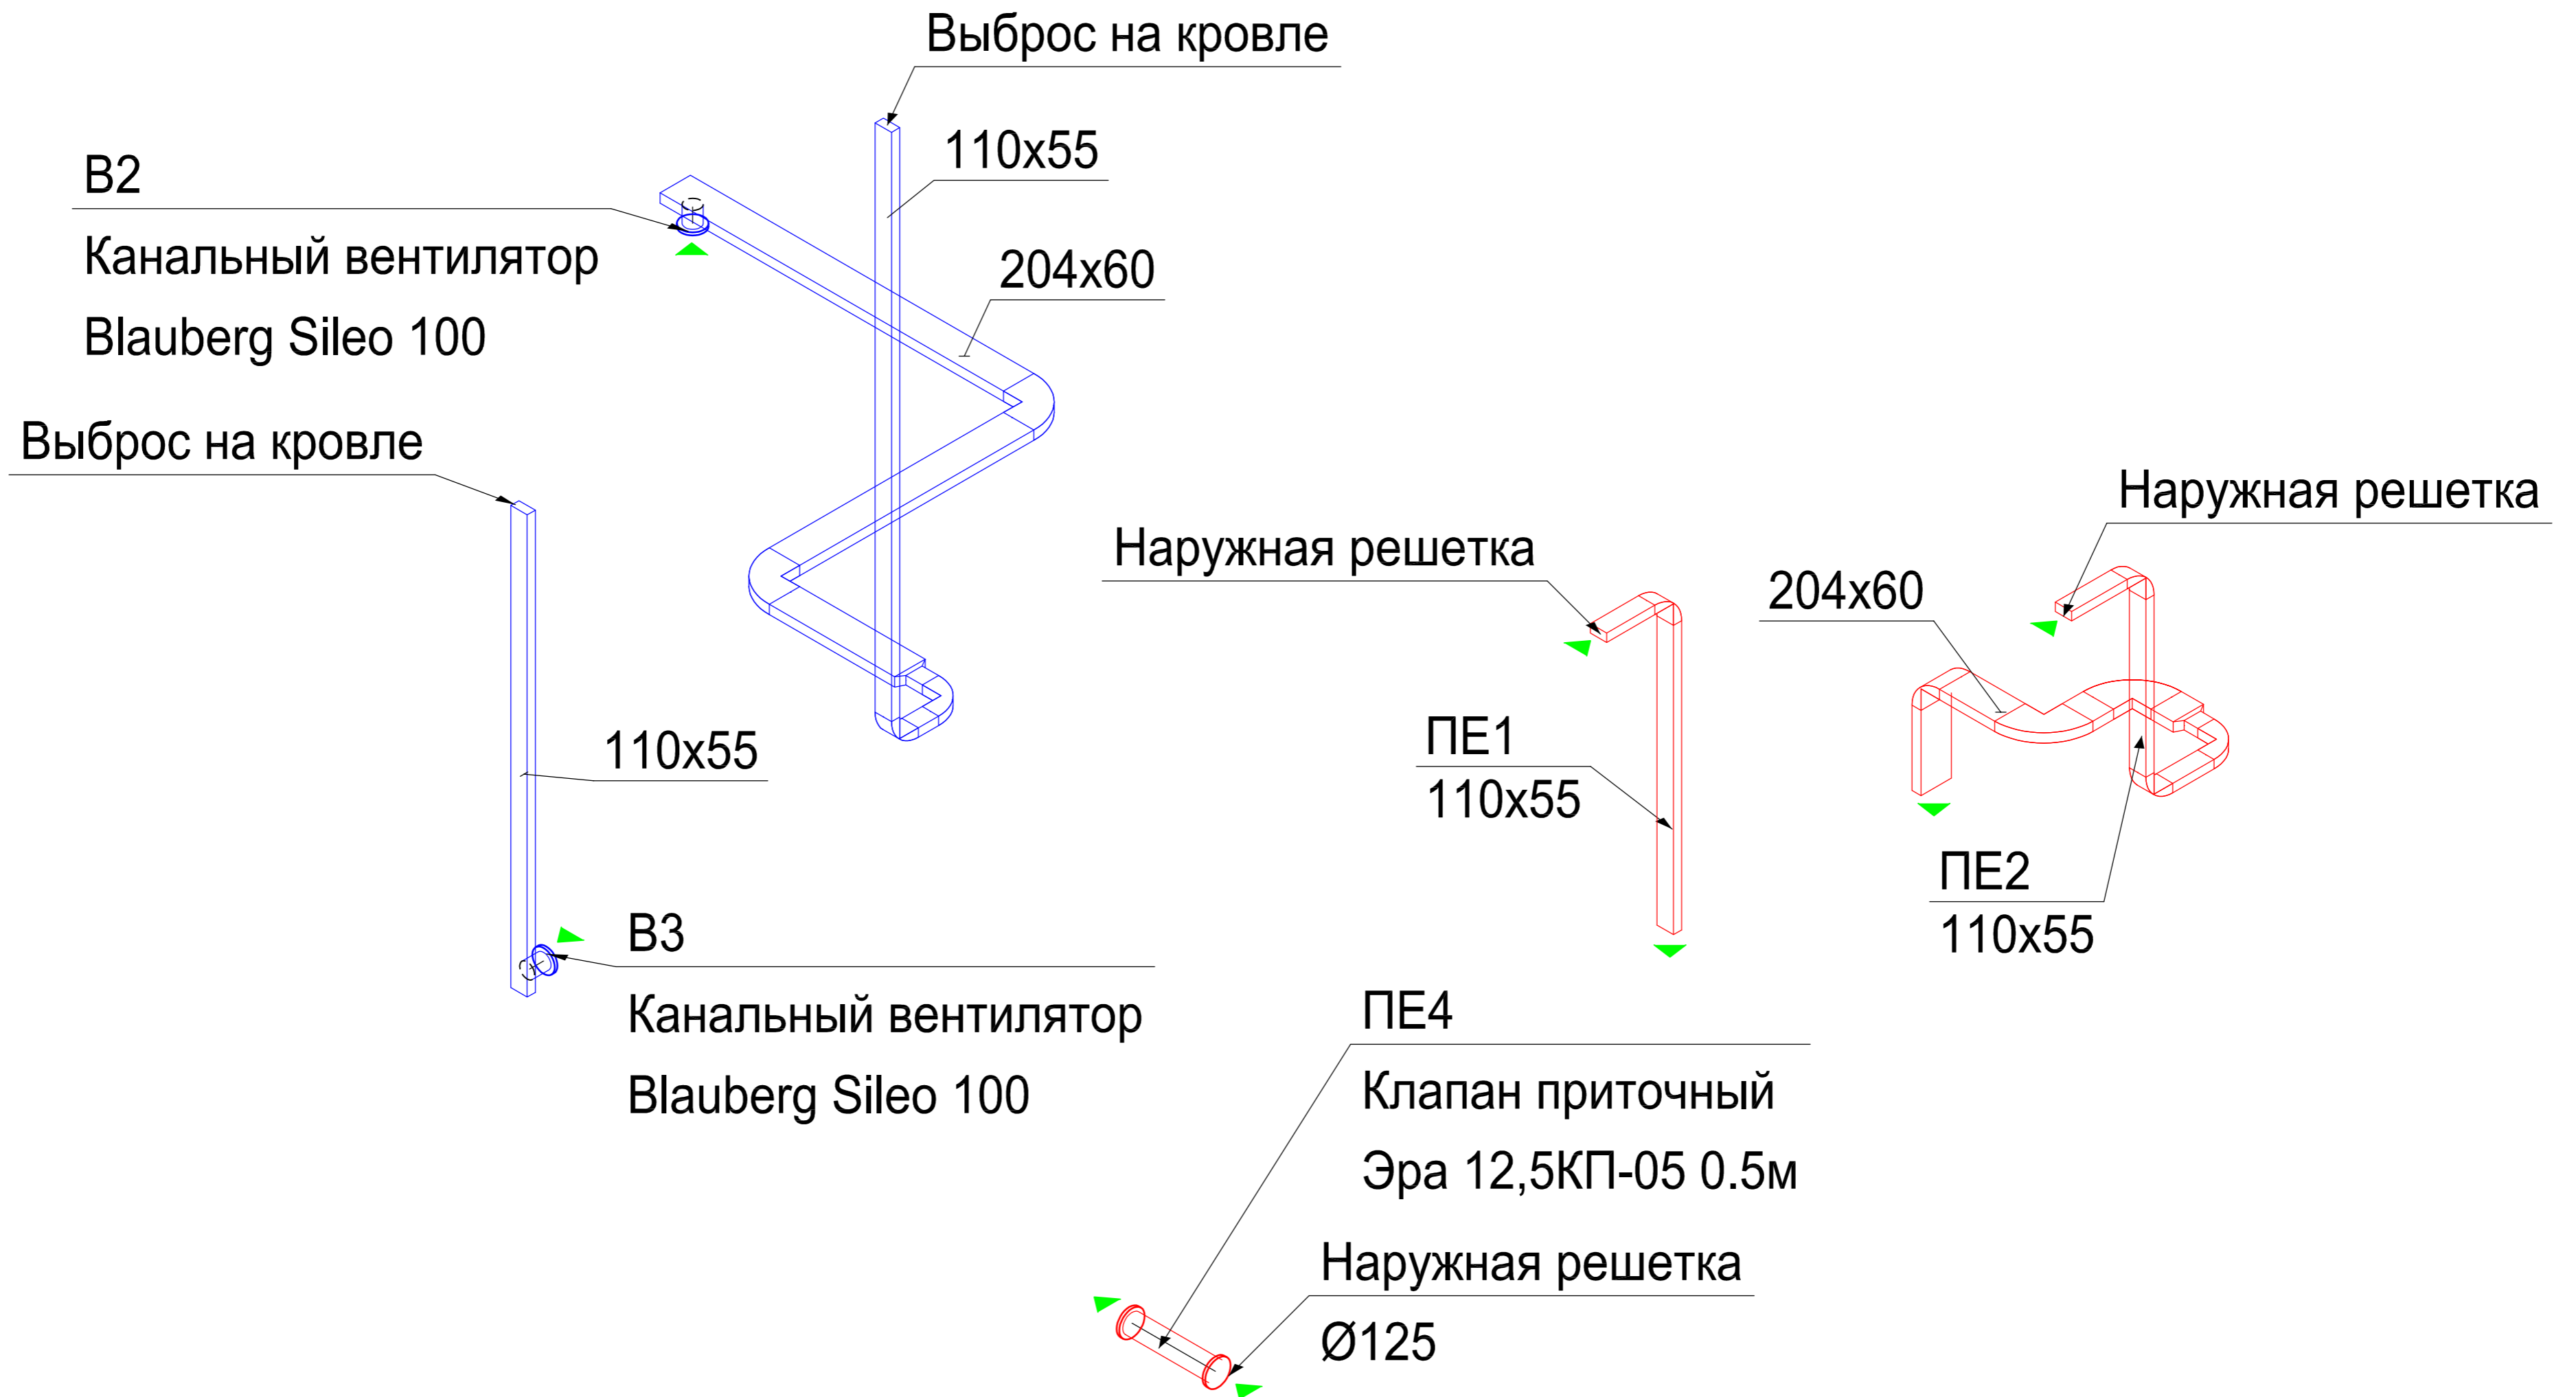


						Заказчик:	ОВ		
						Московская обл., Дмитровский р-н, кп. "Яхромские горки-2", уч.25			
Изм.	Кол. уч.	Лист	№ док.	Подп.	Дата	Проект гостевого дома с баней и бассейном	Стадия	Лист	Листов
							Р	9	0
ГИП						Вентиляция. Схемы систем В2,В3,PE1,PE2,PE4			
Разраб.		Живин А.Г.			25.05.19				
Н.контр.					25.05.19				

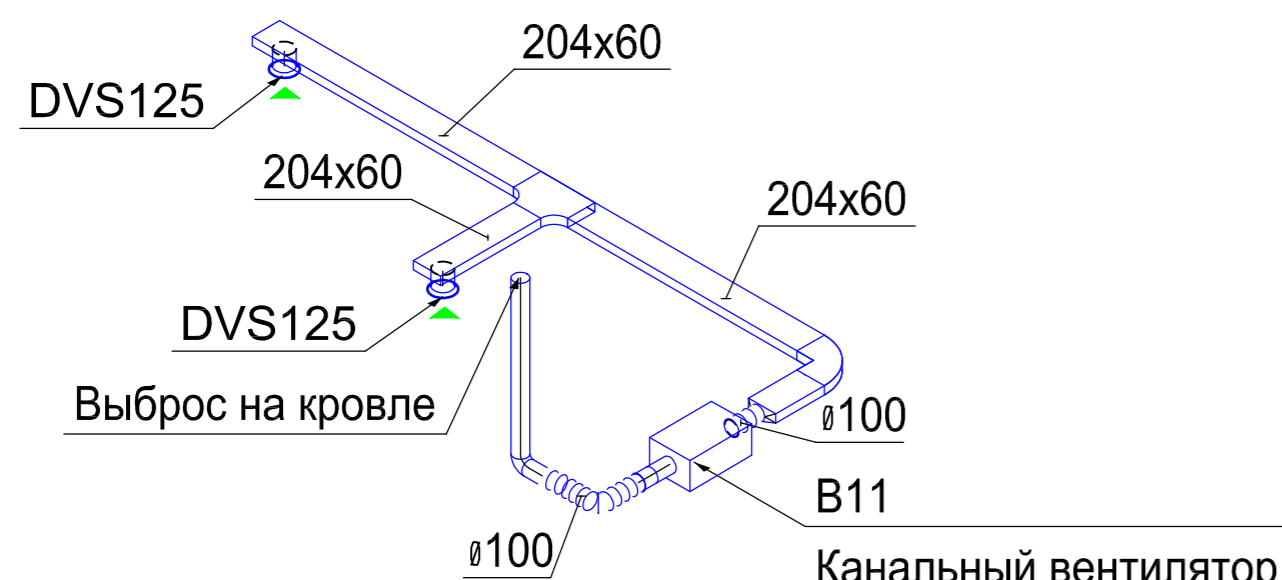


Канальный вентилятор  
E-BOX micro 100  
120м3/ч  
220В, 60Вт

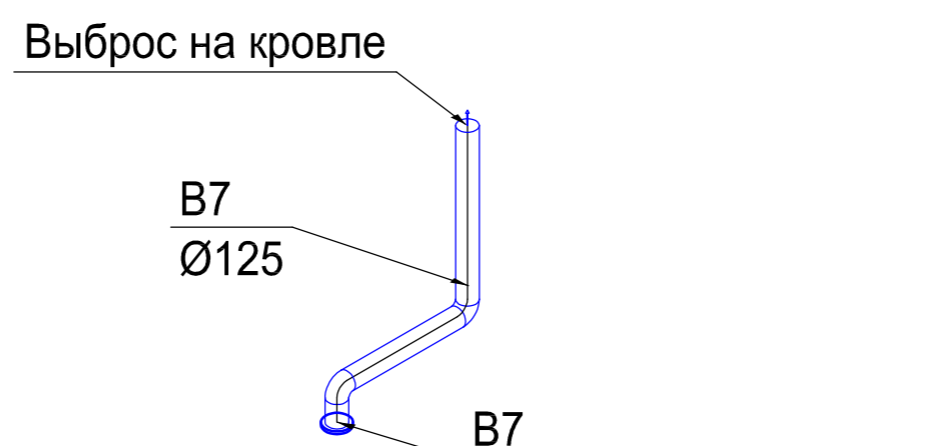

Канальный вентилятор  
Blauberg Sileo 125  
120м3/ч

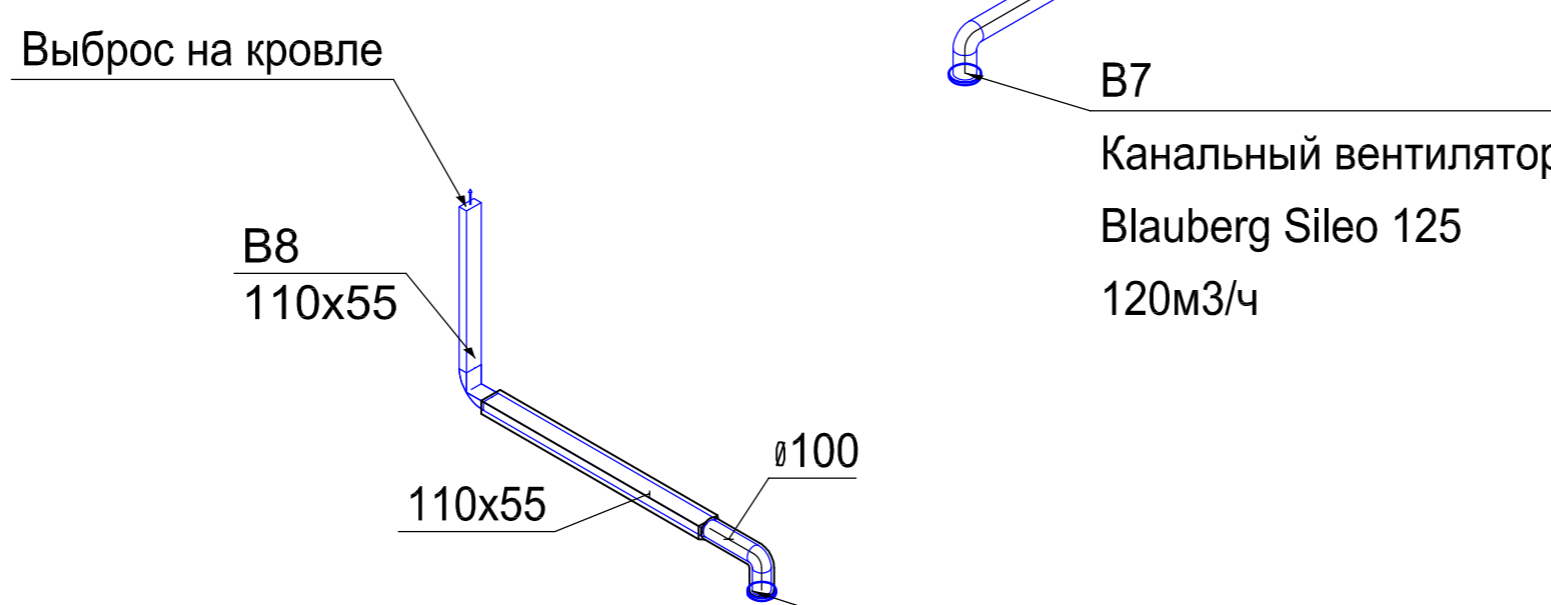


Канальный вентилятор  
Blauberg Sileo 100  
80м3/ч  
220В, 7,5Вт

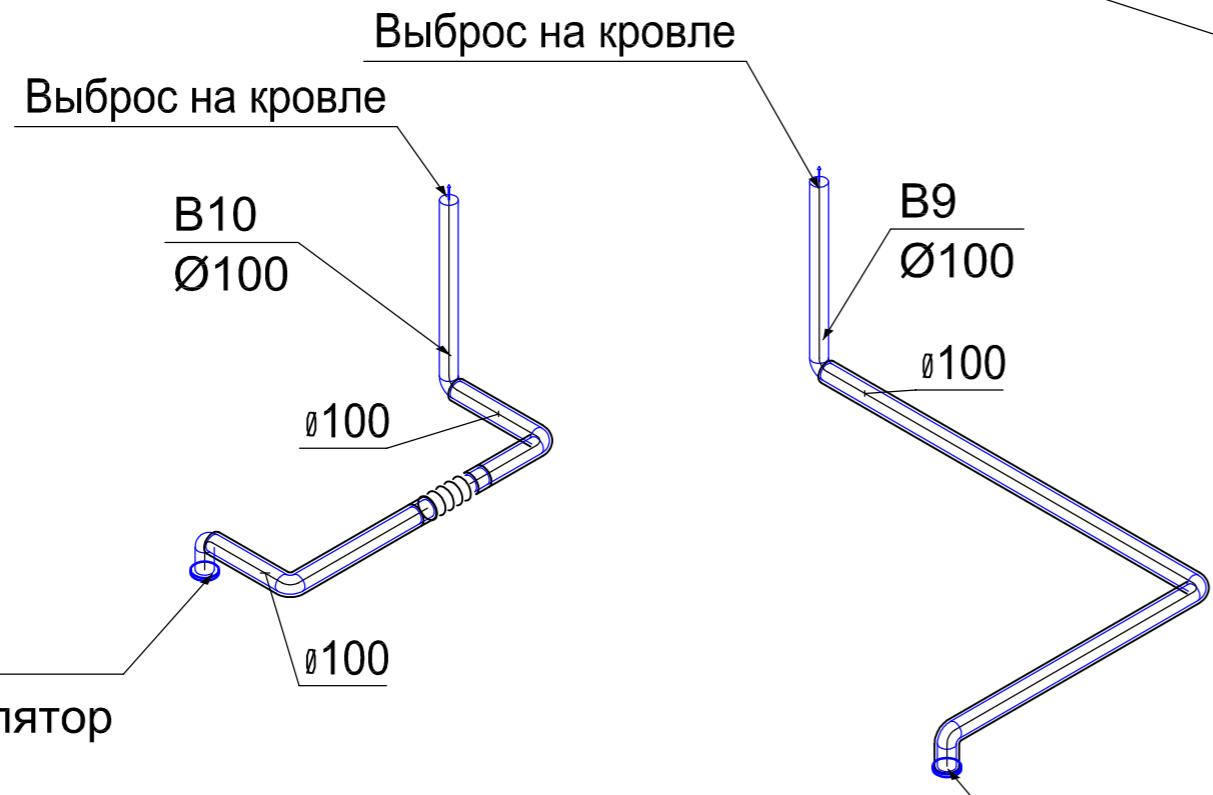


Канальный вентилятор  
Blauberg Sileo 100  
80м3/ч  
220В, 7,5Вт

Канальный вентилятор  
Blauberg Sileo 100  
80м3/ч  
220В, 7,5Вт

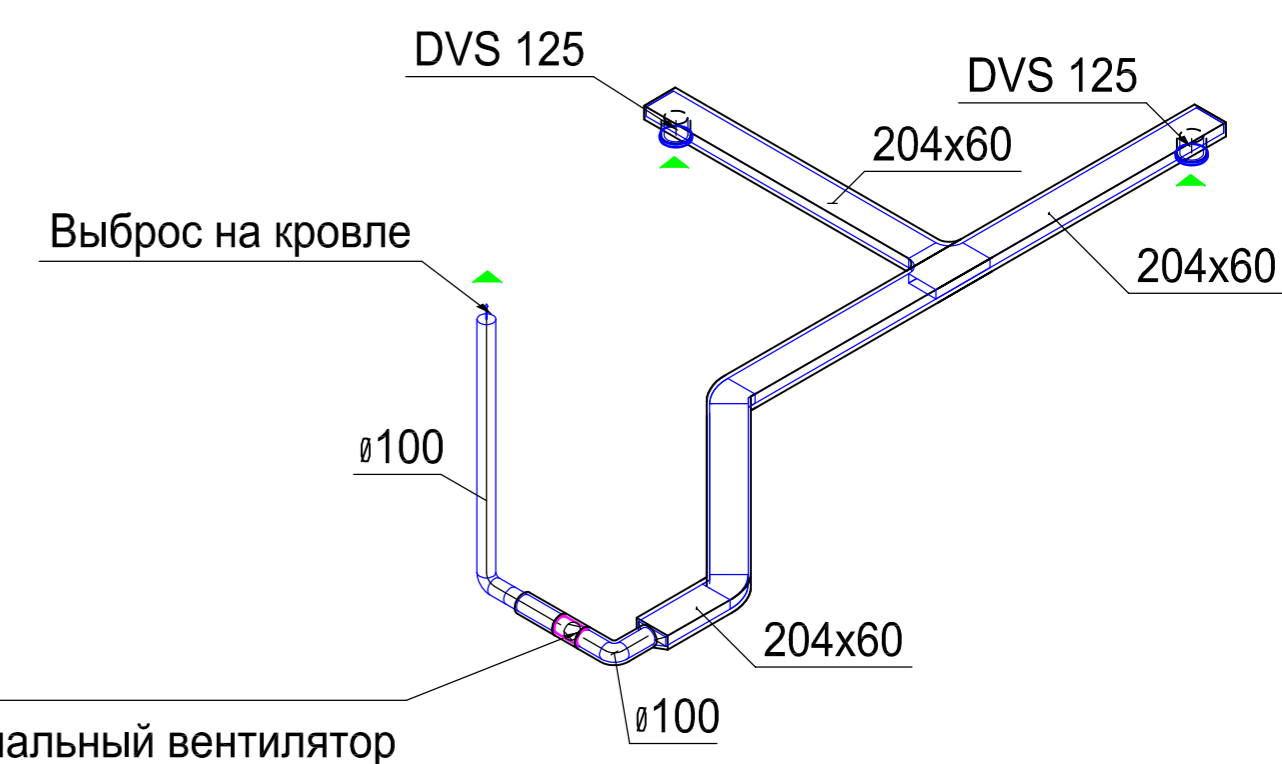

Канальный вентилятор  
E-BOX micro 100  
120м3/ч  
220В, 60Вт

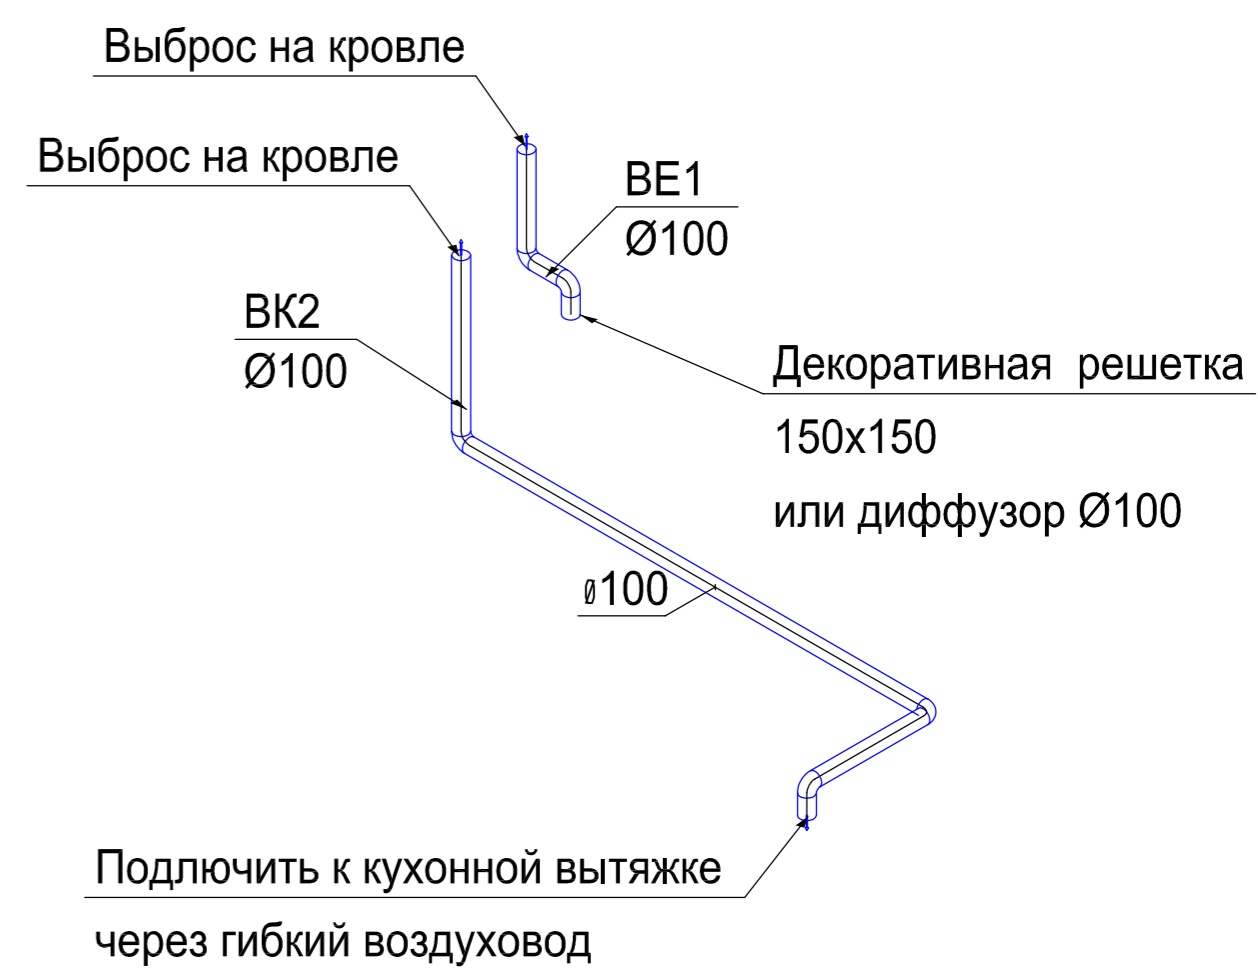

Подключить к кухонной вытяжке  
через гибкий воздуховод

						Заказчик:	ОВ		
						Московская обл., Дмитровский р-н, кп. "Яхромские горки-2", уч.25			
Изм.	Кол. уч.	Лист	№ док.	Подп.	Дата	Проект гостевого дома с баней и бассейном	Стадия	Лист	Листов
							Р	9	0
ГИП						Вентиляция. Схемы систем В6-В11, ВК1, ВЕ1			
Разраб.									
Н.контр.									