



№	п/п	Наименование здания	Примечания
1		Отопительно-производственная газовая котельная	Проектируемое

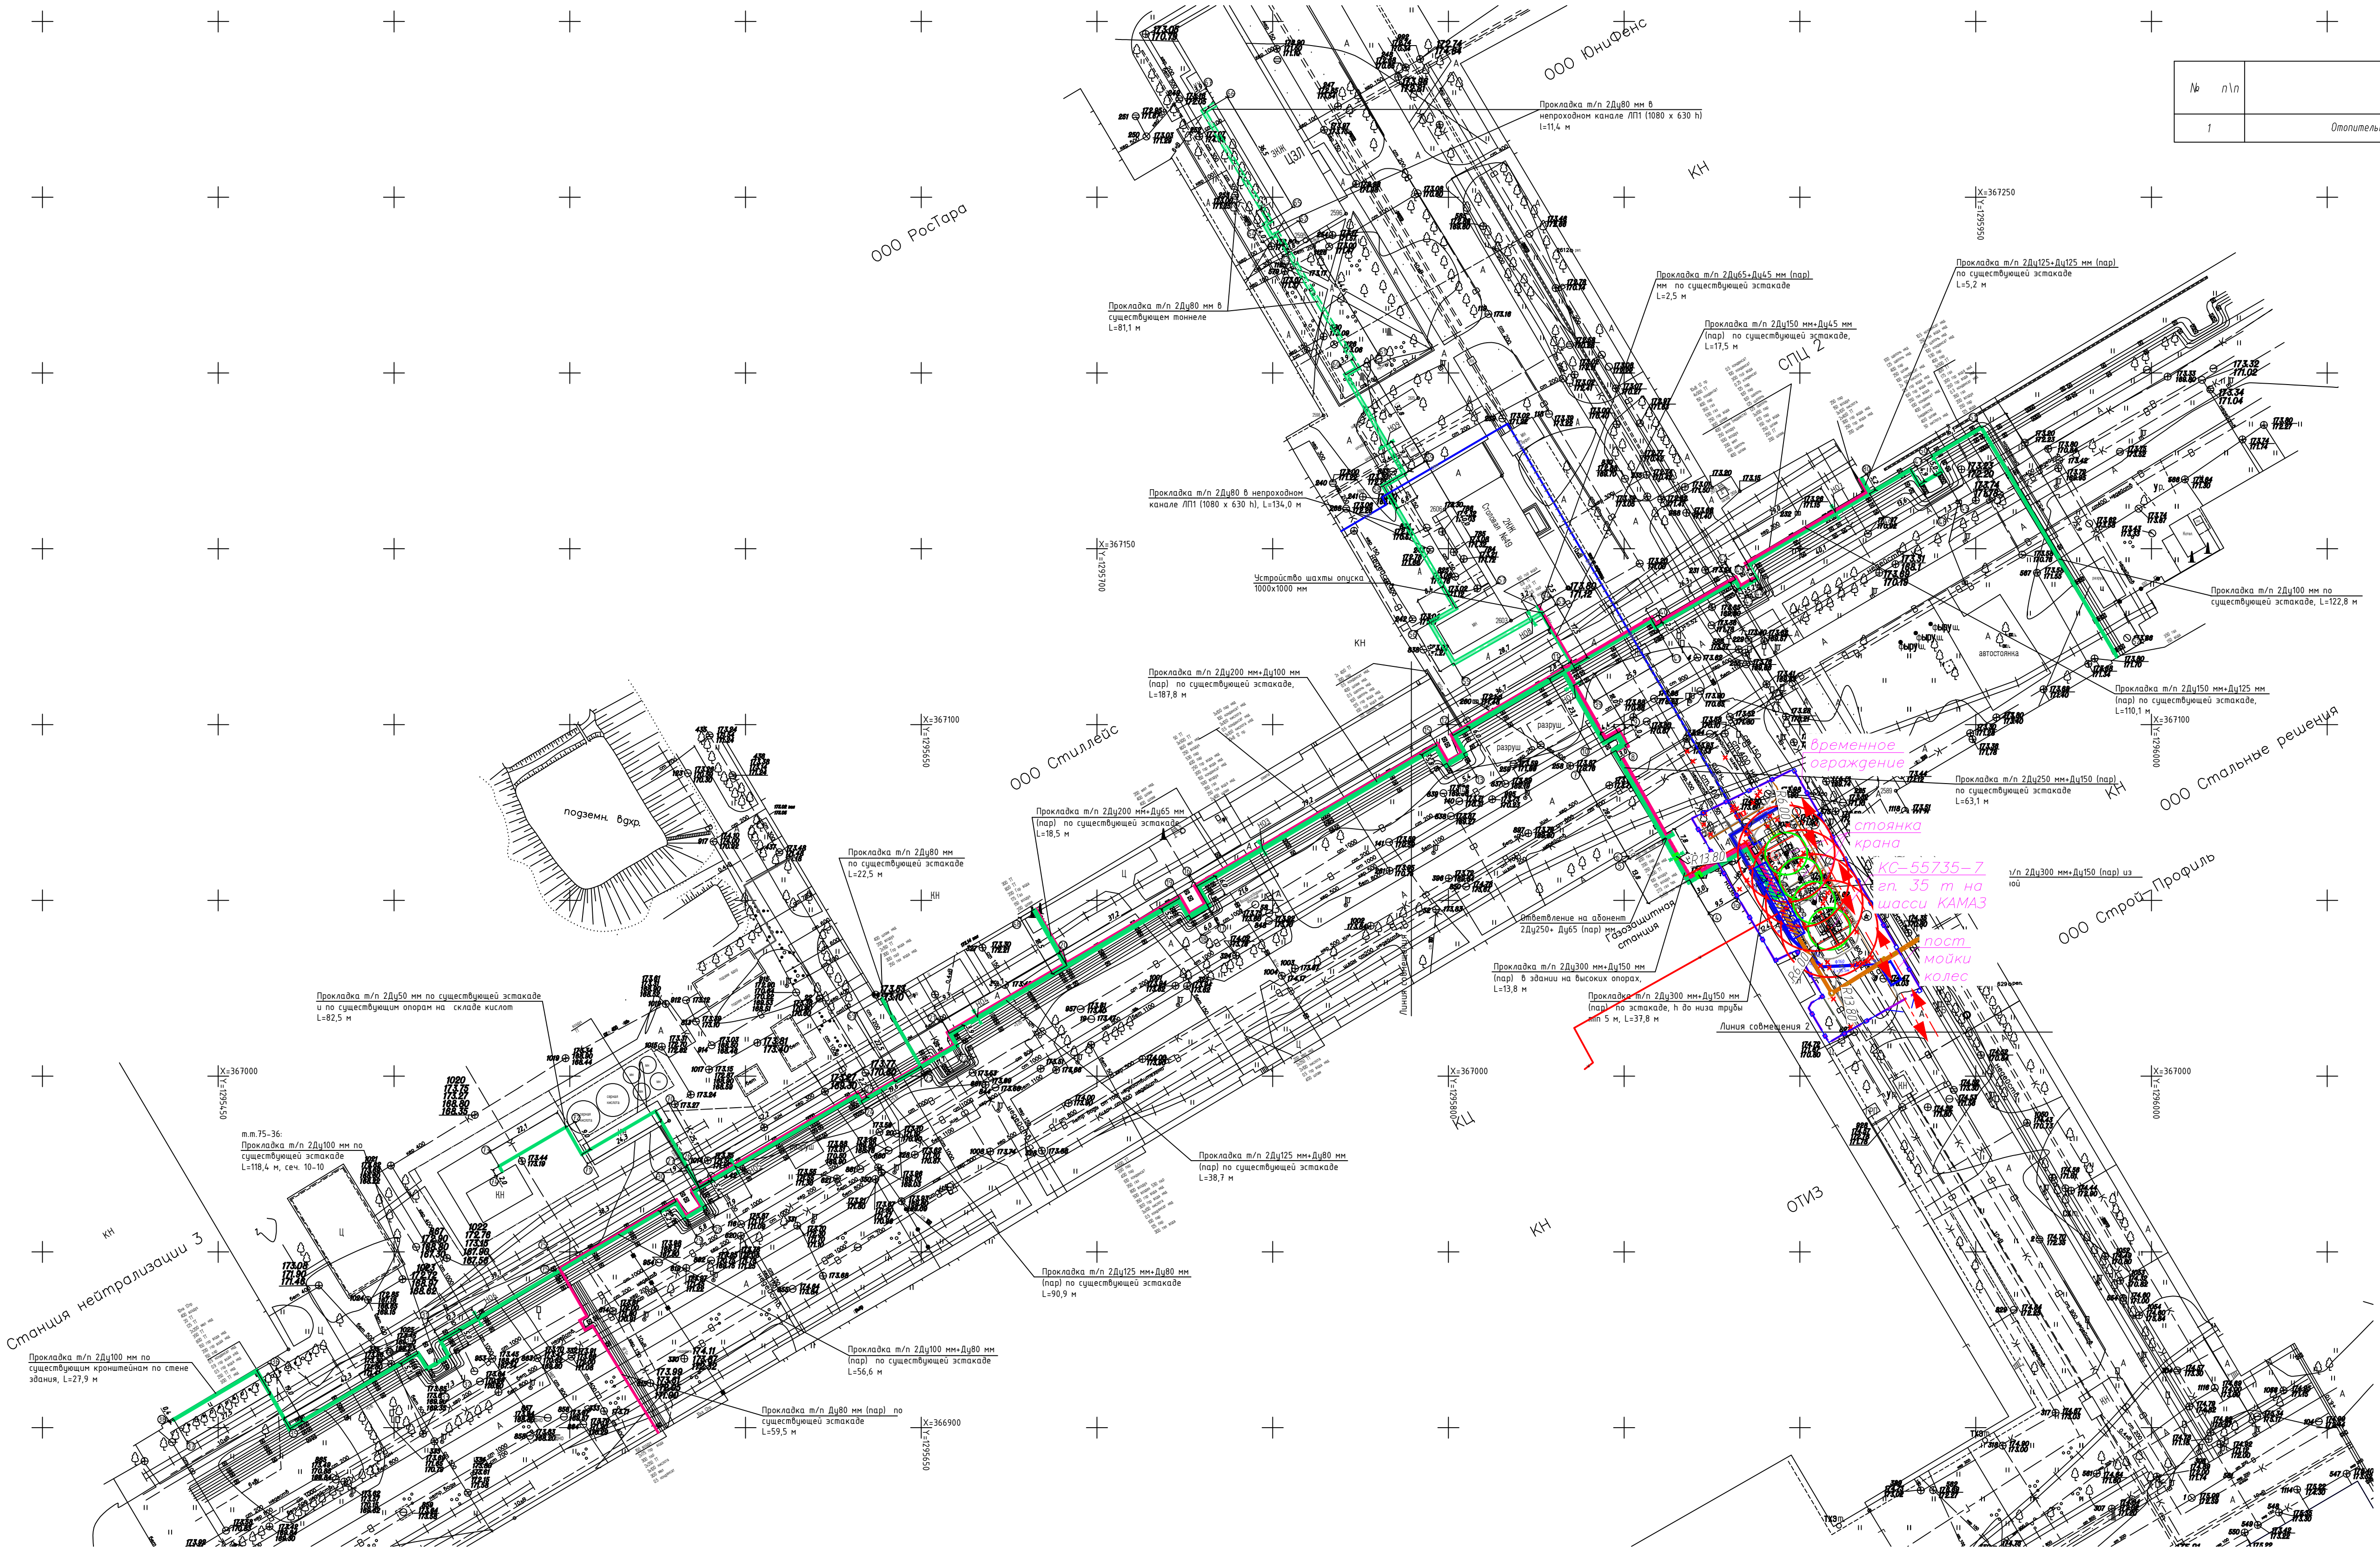

Грузовысотные характеристики автокрана КС-55735-7 грузоподъемностью 35 т на шасси КАМАЗ

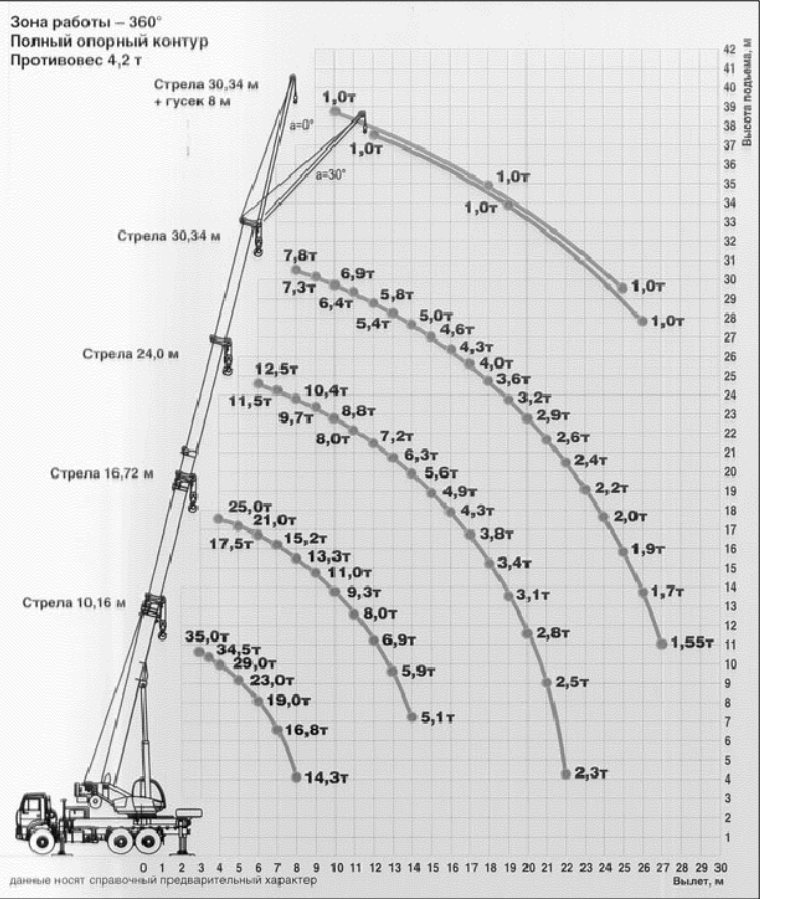

Условные обозначения:

- Проектируемые сети электроснабжения 0.4кВ. Прокладка по существующим конструкциям здания
- Проектируемые сети газоснабжения среднего давления (до 0.3МПа) прокладка на общей эстакаде с другими сетями
- Проектируемые сети канализации
- Прокладка сетей канализации в футляре
- Вынос из-под "пятна застройки" противопожарного водопровода
- Прокладка водопровода в футляре
- Недействующие, демонтируемые и выводящиеся из эксплуатации инженерные сети
- Прокладка водопровода в проходном канале
- Прокладка водопровода в непроходном канале

Условные обозначения:

- проектируемые водные тепловые сети, наземная прокладка;
- проектируемые водные тепловые сети, прокладка в непроходном канале;
- проектируемые водные тепловые сети, прокладка в существующем тоннеле;
- проектируемые паровые тепловые сети, наземная прокладка;
- проектируемая шахта опуски;
- проектируемая опора;
- существующая опора;
- неподвижная опора.

Условные обозначения:

- Площадка временного складирования
- граница опасной зоны
- граница зоны обслуживания крана
- Движение строительной техники
- Контейнер для бытовых отходов
- Контейнер для строительных отходов
- Пожарный щит, ящик с песком

				ЗД-01-ППР1		
				302209, Российская Федерация, Орловская область, Орловский р-н, Платоновское с/п, ул. Раздольная, д. 105 территория Орловского сталепрокатного завода (ОСПАЗ)		
Изм.	Кол.уч.	Лист	№ док.	Подп.	Дата	
Проверил	Шерпаев				10.2018	
Н. контр.	Ищенко				10.2018	
Разраб.	Митяшенков				10.2018	
				Проект производства работ		
				Стадия	Лист	Листов
				ППР	7	
				ООО "ТИРЭН" г. Москва		
				Стройгенплан М1500		
				Формат А1 М 1:500		