


Схема узла управления

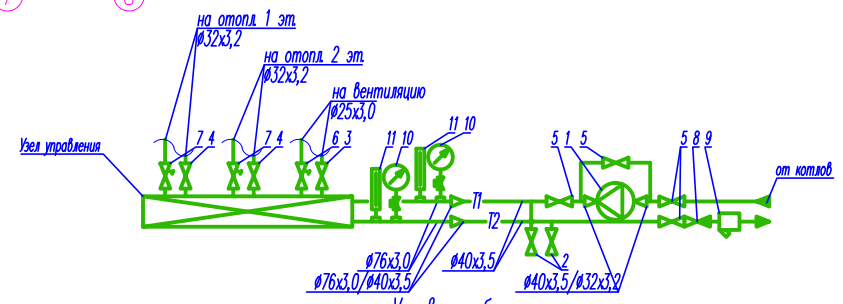

- Условные обозначения:
- Трубопровод прямой сетевой воды — Т1 —
 - Трубопровод обратной сетевой воды — Т2 —
 - Трубопровод прямой горячего водоразбора — Т3 —
 - Трубопровод циркуляционного горячего водоснабжения — Т4 —
 - Трубопровод напорных сливов — Т95 —
 - Трубопровод безнапорных сливов — Т96 —
 - Импульсные линии —

Экспликация помещений

Номер пом.	Наименование	Площадь м. кв.	Кат. помещ.
1.1	Гамбур	37,40	
1.2	Лестничная клетка	20,95	
1.3	Помещение со свободной планировкой под размещение стоматологического отделения	296,50	
1.4	Теплогенераторная	8,70	
1.5	С/узел	5,00	
1.6	С/узел	4,00	
1.7	С/узел для МГН	5,75	
1.8	Помещение для обслуживания МГН	10,60	
	Итого	388,90	

					27-3/18-0В			
					Здание амбулаторно-поликлинического обслуживания по адресу г.Иваново, ул.Радищева у дома №20			
Изм.	Колуч.	Лист	№ док.	Подп.	Дата	Стадия	Лист	Листов
	ГИП	Осетров			07.2018	Р	2	
	Исполнит.	Корнеев			07.2018			
План 1 этажа с сетями отопления и вентиляции						ООО "ВИКТОРИЯ-СТРОЙ" г.Иваново		
Формат А2								