

### План первого этажа


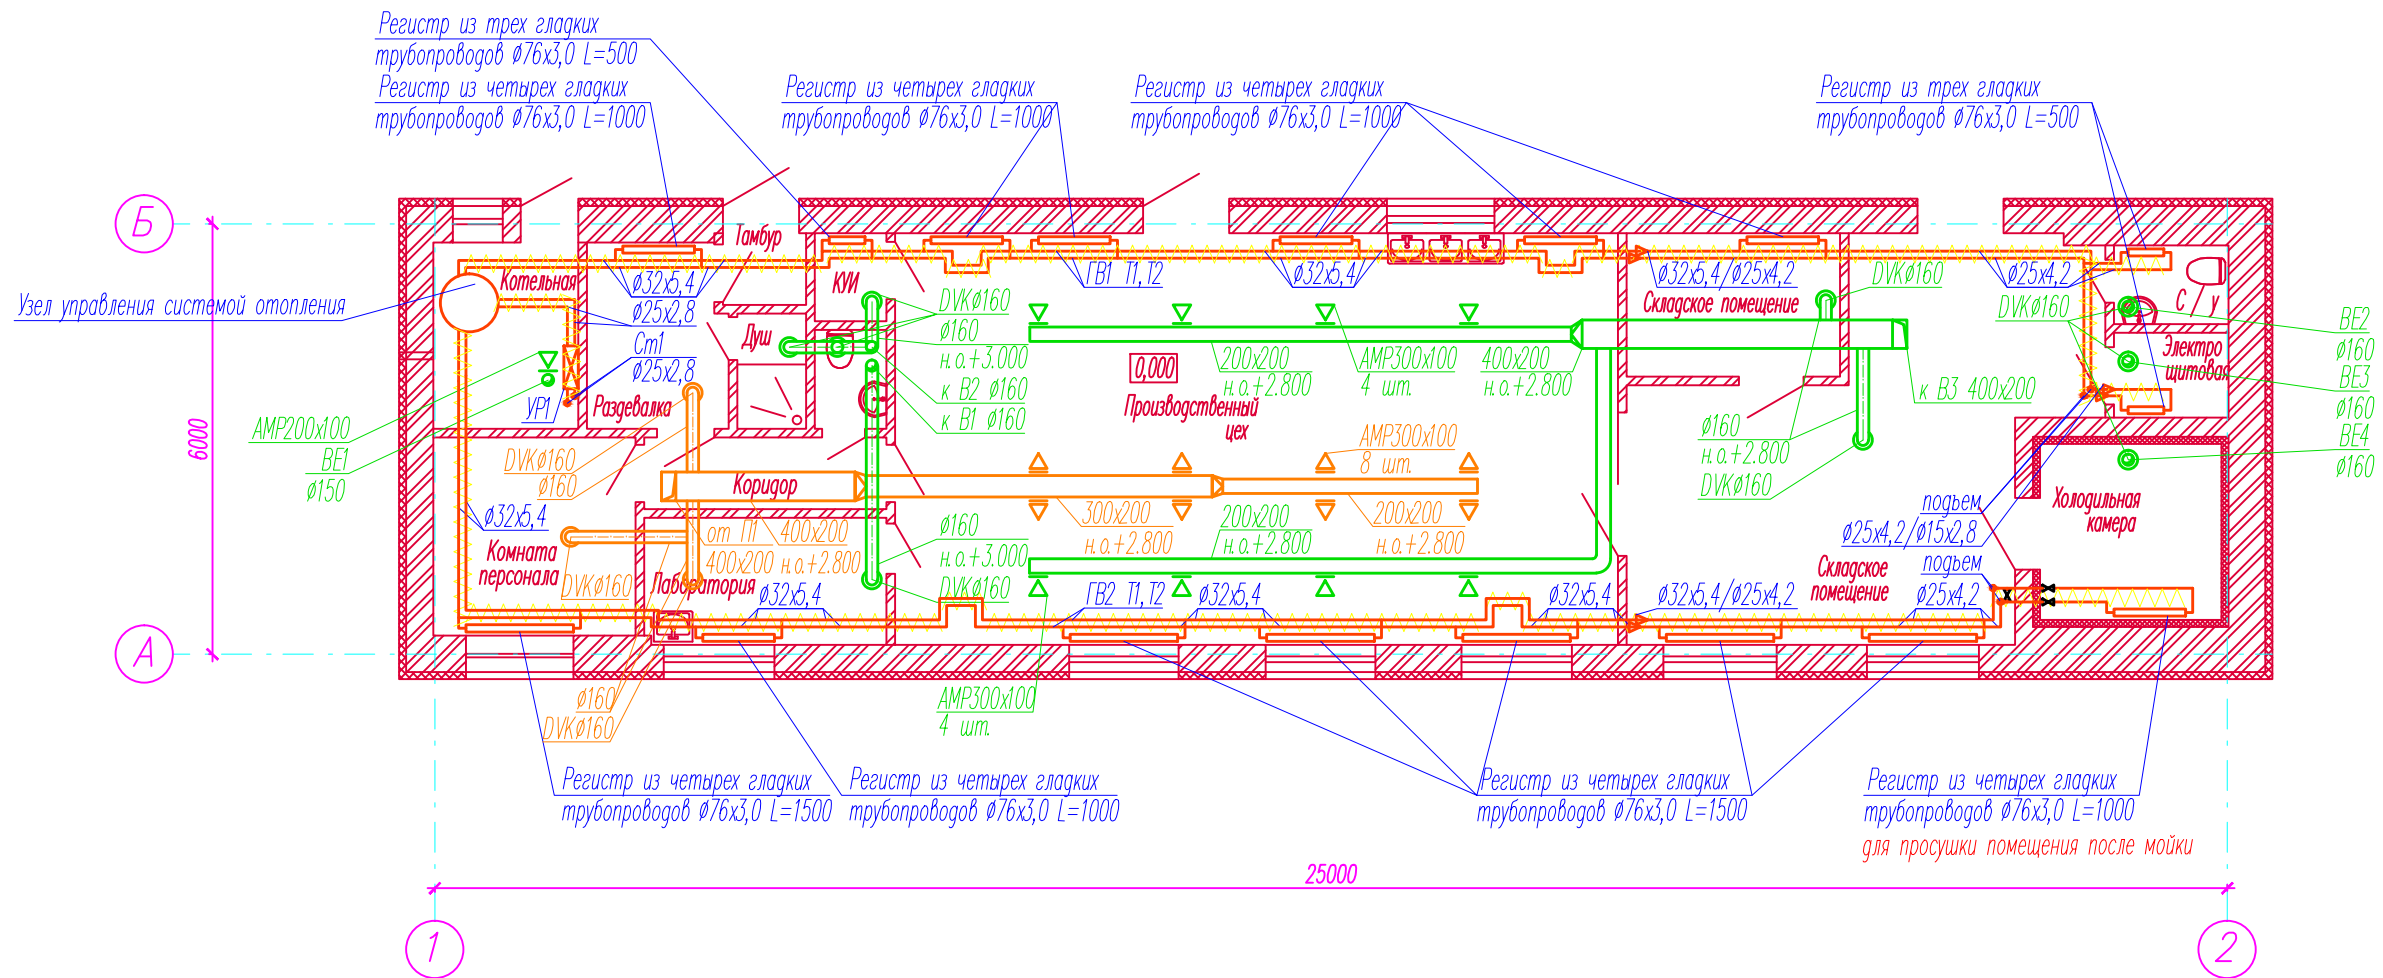


Схема узла управления системами отопления и вентиляции в котельной

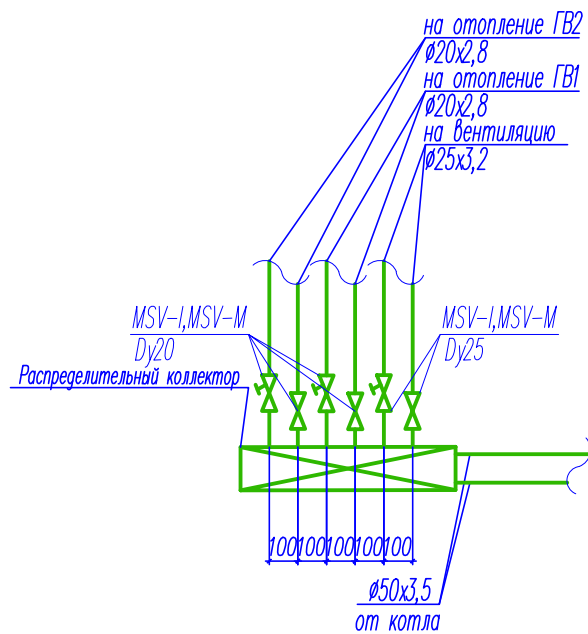

						11/16-0В		
						Цех по переработке молока по адресу: Ивановская область, Комсомольский район, дер. Михеево		
Изм.	Кол.уч.	Лист.	№ док.	Подп.	Дата	Стадия	Лист	Листов
						Р	2	
ГИП		Осетров			09.16	План первого этажа с сетями отопления и вентиляции		
Исполнитель		Корнеев			09.16			
						ООО "Виктория-Строй" г.Иваново		