

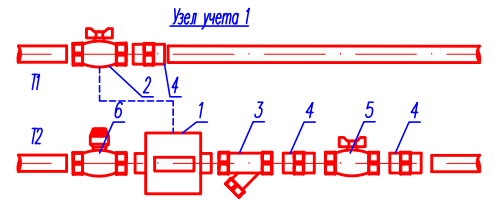
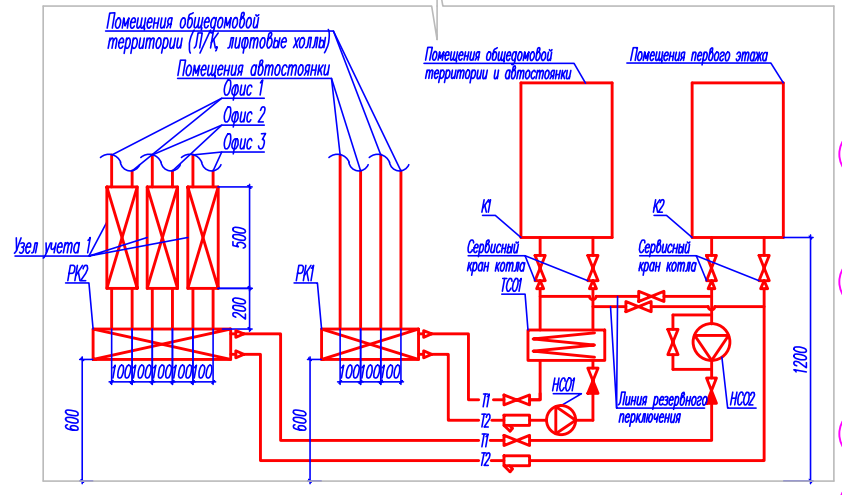


Схема узла управления системой отопления

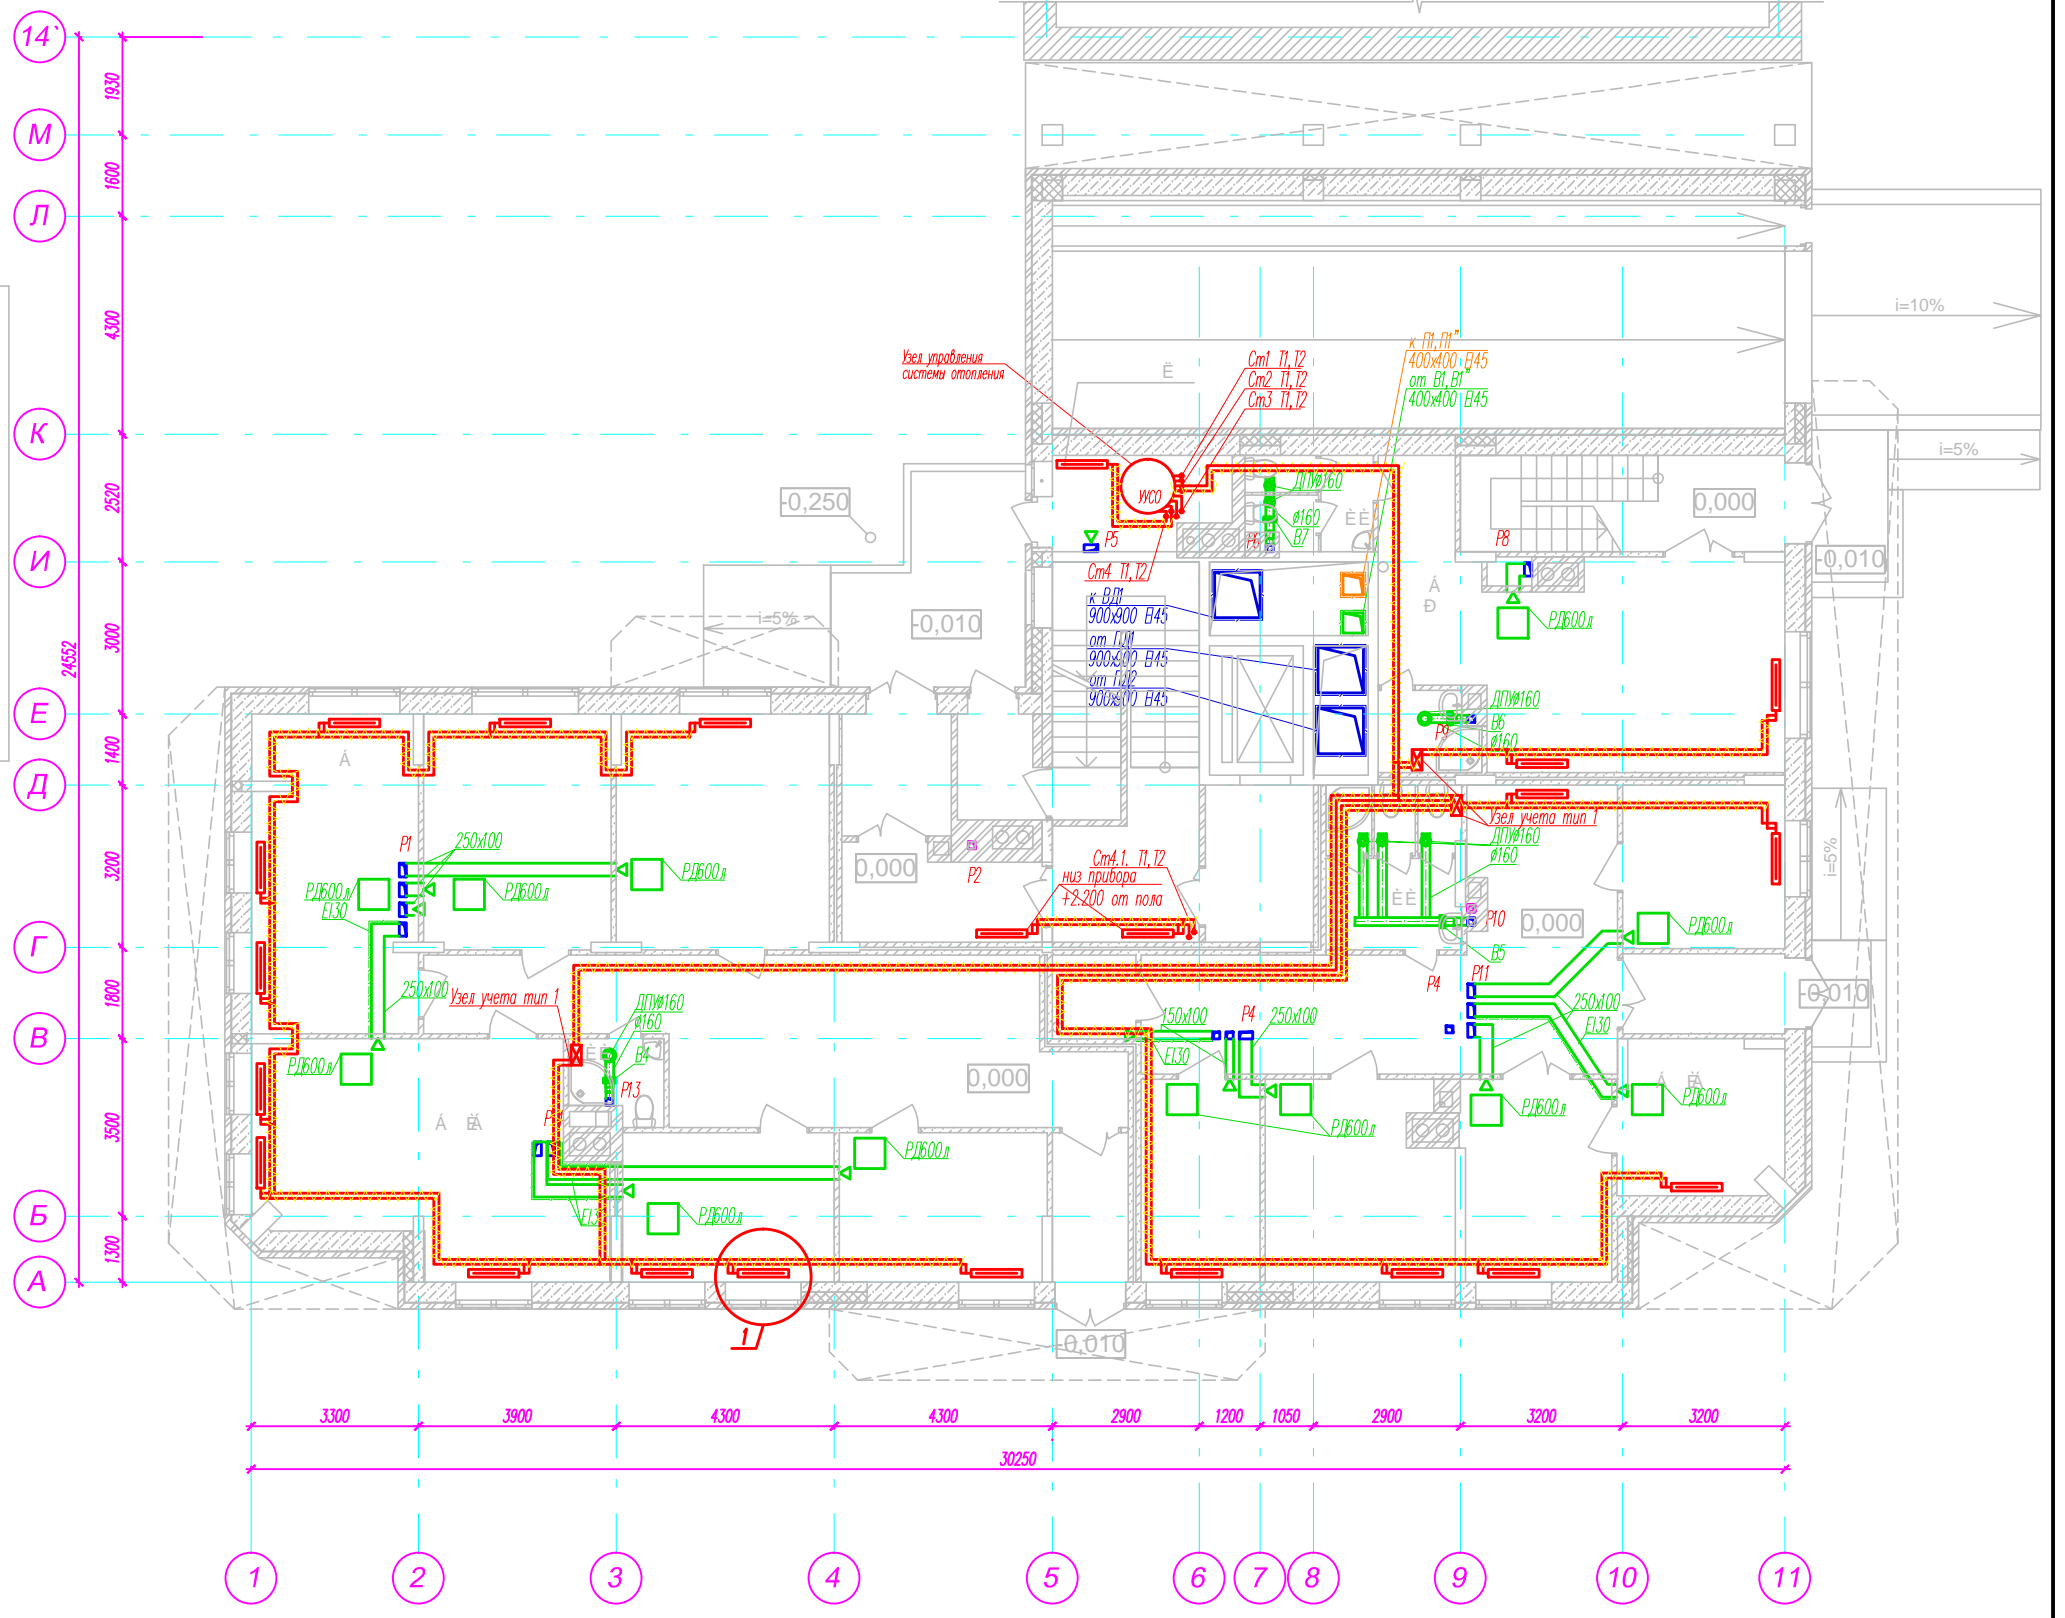

- Условные обозначения
1. Компактный теплосчетчик Карат компакт МБ
 2. Кран шаровый для подключения датчика температуры
 3. Фильтр сетчатый
 4. Ниппель (Ниппель-переход, муфта)
 5. Кран шаровый Project
 6. Клапан балансировочный ручной регулировки MSV-I

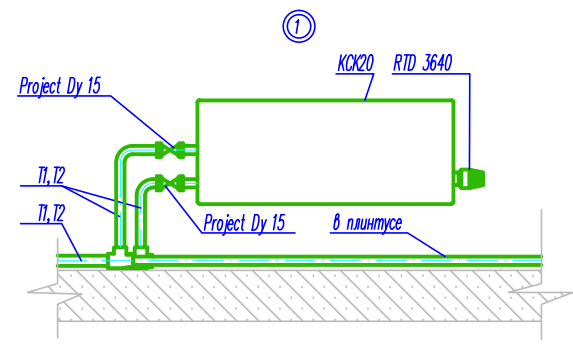

Примечание:

1. Для обозначения вентиляционных решеток используются цифровые значения : 1- MB250Pc
2. Развертки вентиляционных каналов см. часть "АР".
3. Трубопроводы условно отодвинуты от стен.
4. Полипропиленовые трубопроводы, прокладываемые в полу, уложить в изоляции.
6. Отверстия под трубопроводы выполнить по месту.

0010-КАСП-2015-ИОСА				
Реконструкция жилого дома по адресу: г.Рязань, ул.Горького, д.43				
Изм.	Код.уч.	Лист	№ док.	Подп.
Исполнитель	Корнеев	Шаф	07.2014	
ГИП	Забелин		06.2016	
Н.контр.	Глотов		06.2016	
Многоквартирный жилой дом			Стадия	Лист
			П	3
План первого этажа с сетями отопления и вентиляции			000	
			"ЭКОГАРАНТ-Инжиниринг"	

Согласовано

Изм. № подл.	Подп. и дата	Взам. инв. №