


Экспликация помещений			
Номер помещения	Наименование	Площадь м <sup>2</sup>	Кат. помещения
5	Лестничная клетка (тип И2)		
69	Лифтовый холл (зона безопасности для МГН)	11,0	
70	Коридор	52,8	
Квартира трехкомнатная			
71	Прихожая	5,9	
72	Кухня	8,6	
73	Комната	15,5	
74	Комната	14,3	
75	Комната	12,0	
76	Совмещенный санитарный узел	3,6	
77	Лоджия (отопливаемая)	2,6	
Квартира трехкомнатная			
78	Прихожая	7,8	
79	Кухня	14,3	
80	Комната	11,9	
81	Комната	16,0	
82	Комната	11,3	
83	Ванная	3,1	
84	Санитарный узел	1,5	
85	Лоджия (отопливаемая)	3,3	
Квартира трехкомнатная			
86	Прихожая	8,3	
87	Кухня	14,3	
88	Комната	12,1	
89	Комната	17,4	
90	Комната	12,4	
91	Ванная	2,9	
92	Санитарный узел	1,5	
93	Лоджия (отопливаемая)	3,3	
Квартира - студия			
94	Прихожая	3,3	
95	Общее помещение	15,0	
96	Совмещенный санитарный узел	3,1	
97	Лоджия (отопливаемая)	4,7	
Квартира - студия			
98	Прихожая	3,3	
99	Общее помещение	15,0	
100	Совмещенный санитарный узел	3,1	
101	Лоджия (отопливаемая)	4,7	
Квартира однокомнатная			
102	Прихожая	5,0	
103	Кухня	11,4	
104	Комната	17,7	
105	Совмещенный санитарный узел	3,3	
106	Кладовая	3,2	
107	Лоджия (отопливаемая)	3,8	
Квартира однокомнатная			
108	Прихожая	5,1	

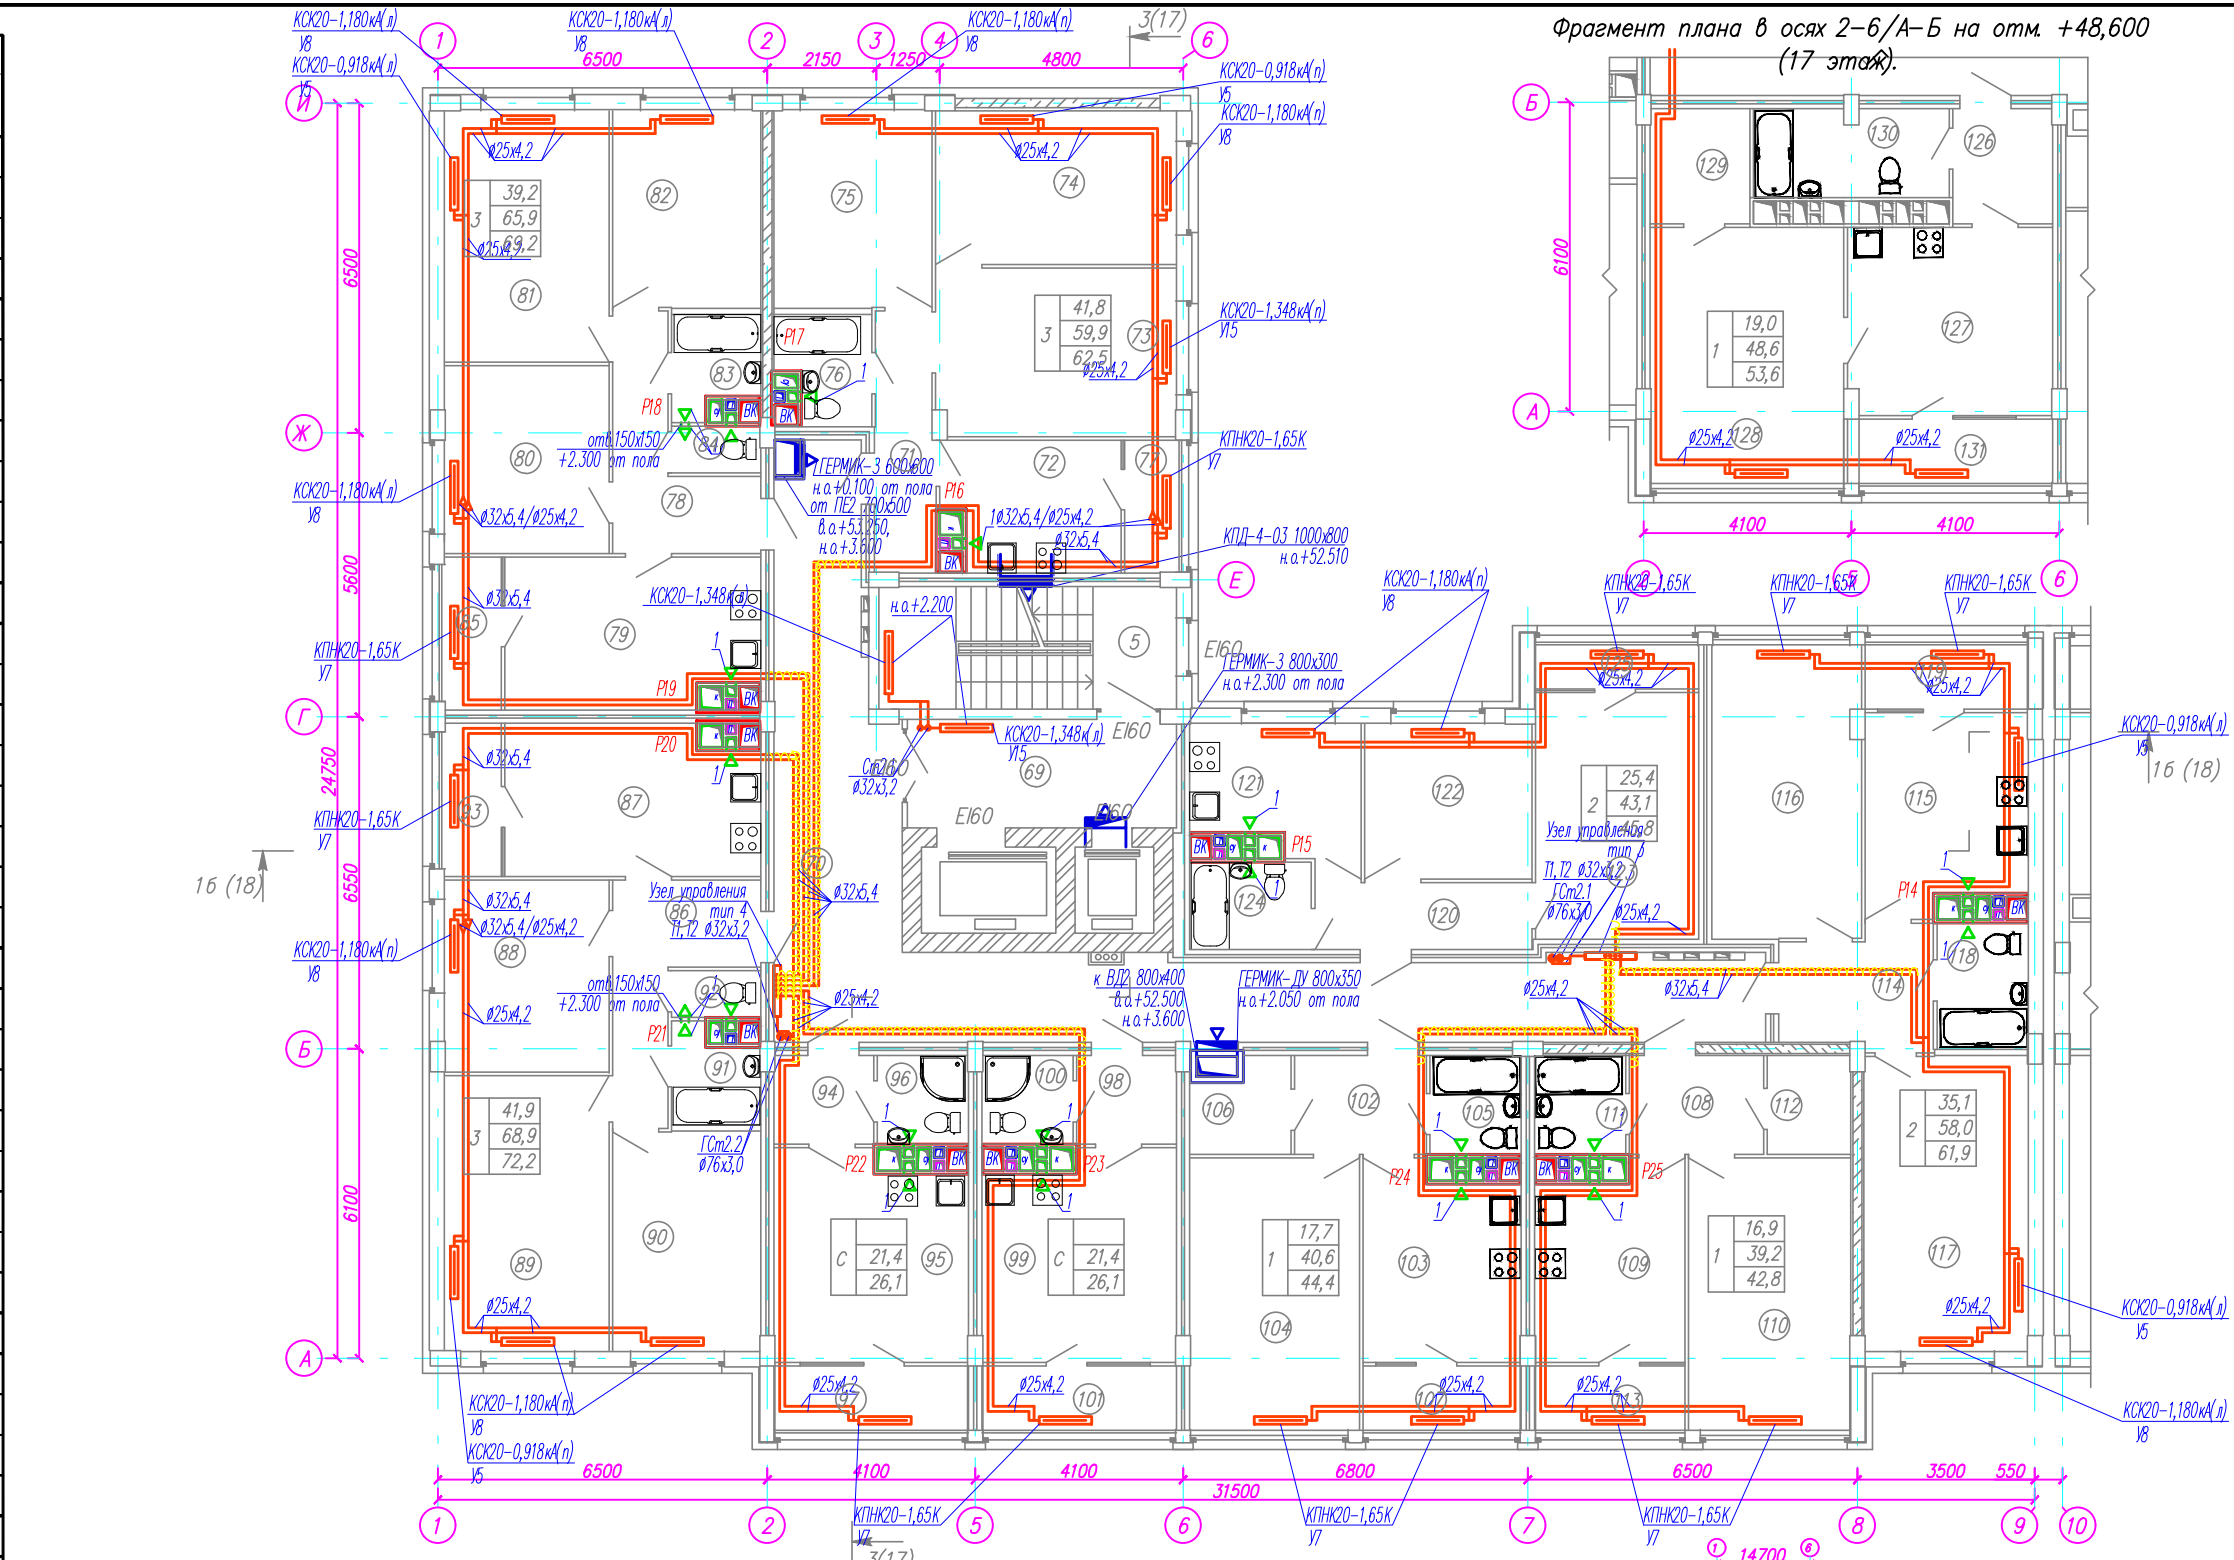

Экспликация помещений			
Номер помещения	Наименование	Площадь м <sup>2</sup>	Кат. помещения
109	Кухня	10,8	
110	Комната	16,9	
111	Совмещенный санитарный узел	3,3	
112	Кладовая	3,1	
113	Лоджия (отопливаемая)	3,6	
Квартира двухкомнатная			
114	Прихожая	6,7	
115	Кухня	12,0	
116	Комната	16,6	
117	Комната	18,5	

Экспликация помещений			
Номер помещения	Наименование	Площадь м <sup>2</sup>	Кат. помещения
118	Совмещенный санитарный узел	4,2	
119	Лоджия (отопливаемая)	3,9	
Квартира двухкомнатная			
120	Прихожая	5,5	
121	Кухня	8,2	
122	Комната	10,0	
123	Комната	15,4	
124	Совмещенный санитарный узел	4,0	
125	Лоджия (отопливаемая)	2,7	

Заказчик: ООО «ЖСК»				1-17/35-0В.2.		
Многоквартирный жилой дом со встроенными нежилыми помещениями по ул. 2-я Камвольная в г. Иваново, Литер "Е".						
Литер "Е"				Стадия	Лист	Листов
				Р	5	
План типового этажа в осях 1-9/А-И (3-17 этаж). Фрагмент плана в осях 2-6/А-Б на отм.+48,600 с системами отопления и вентиляции.						
ИП Шахматова Е.В.						

Согласовано

Взам. инв. №

Подп. и дата

Инв. № подл.