



План 1 этажа на отм.+0.000.

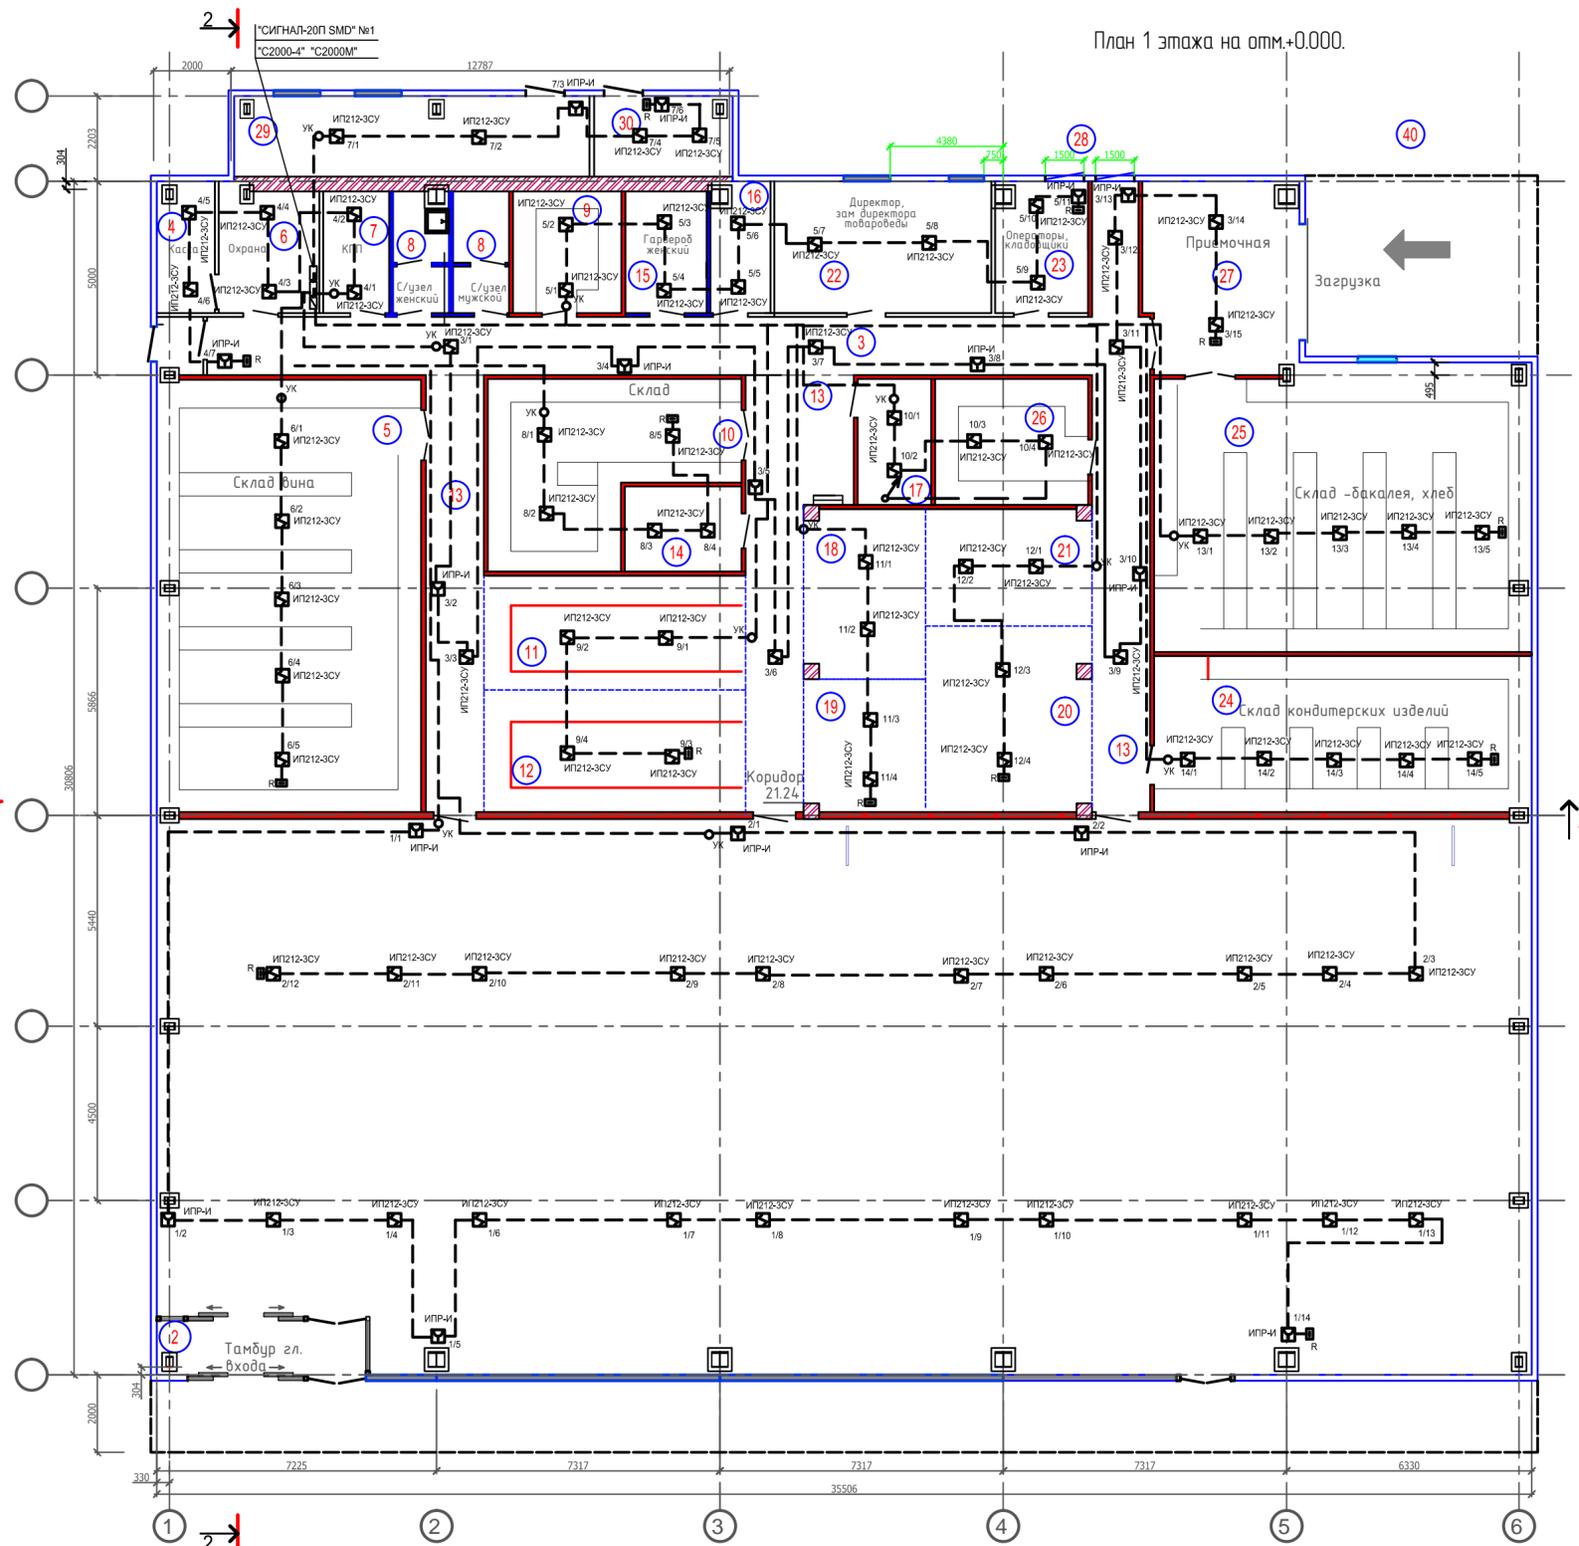

№ по пл.	Наименование	Категория помещ.	Площадь, м2	№ по пл.	Наименование	Категория помещ.	Площадь, м2
1	Торговый зал				Антресольный этаж		
2	Тамбур главного входа			31	Коридор		
3	Коридор			32	Машинное отделение холодильных камер		
4	Касса			33	Венткамера		
5	Склад вина	Н					
6	Охрана						
7	КПП						
8	Сан узлы						
9	Подсобное помещение						
10	Склад	Н					
11	Холодильная камера заморозки рыбы						
12	Холодильная камера заморозки						
13	Коридоры						
14	Фасовка рыбы	И					
15	Гардероб женский						
16	Гардероб мужской						
17	Фасовка фруктов	И					
18	Холодильная камера фруктов						
19	Холодильная камера заморозки филе лососевой рыбы						
20	Холодильная камера молочной продукции						
21	Холодильная камера гастрономии						
22	Директор, зам.директора, товароведы						
23	Комната кладовщика, оператора						
24	Склад кондитерских изделий	Н					
25	Склад -бакалея, хлеб	Н					
26	Склад сопутствующих товаров	Н					
27	Приемочная						
28	Эвакуационный выход						
29	Котельная, тепловой узел						
30	Электрощитовая	И					

План антресольного этажа на отм.+2.500.

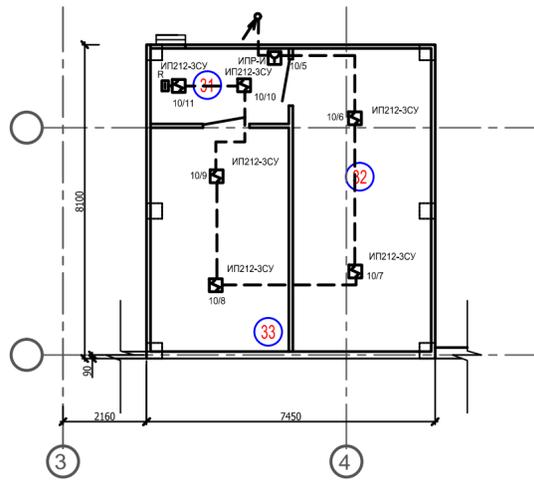

Общие указания см. ОПС-1
 Схему расположения устройств автоматической пожарной сигнализации см. л. ОПС-2, 3
 Условные обозначения см. л. ОПС-1
 Спецификацию см. л. ОПС С

17-27.10-2010 ОПС			
г. Омутнинск, Кировская область			
Изм.	Кол.	Лист	докум. Погр. Дата
Здание торгового назначения по ул. Свободы		Стадия	Лист
		Р	7
План расположения сетей автоматической пожарной сигнализации		ООО ПК-Проект+	
ГИП	Стародубцева		
Н.контр.	Стародубцева		
Разработал	Петров		

АА
ЕЕ
ЕЕ