


План типового этажа

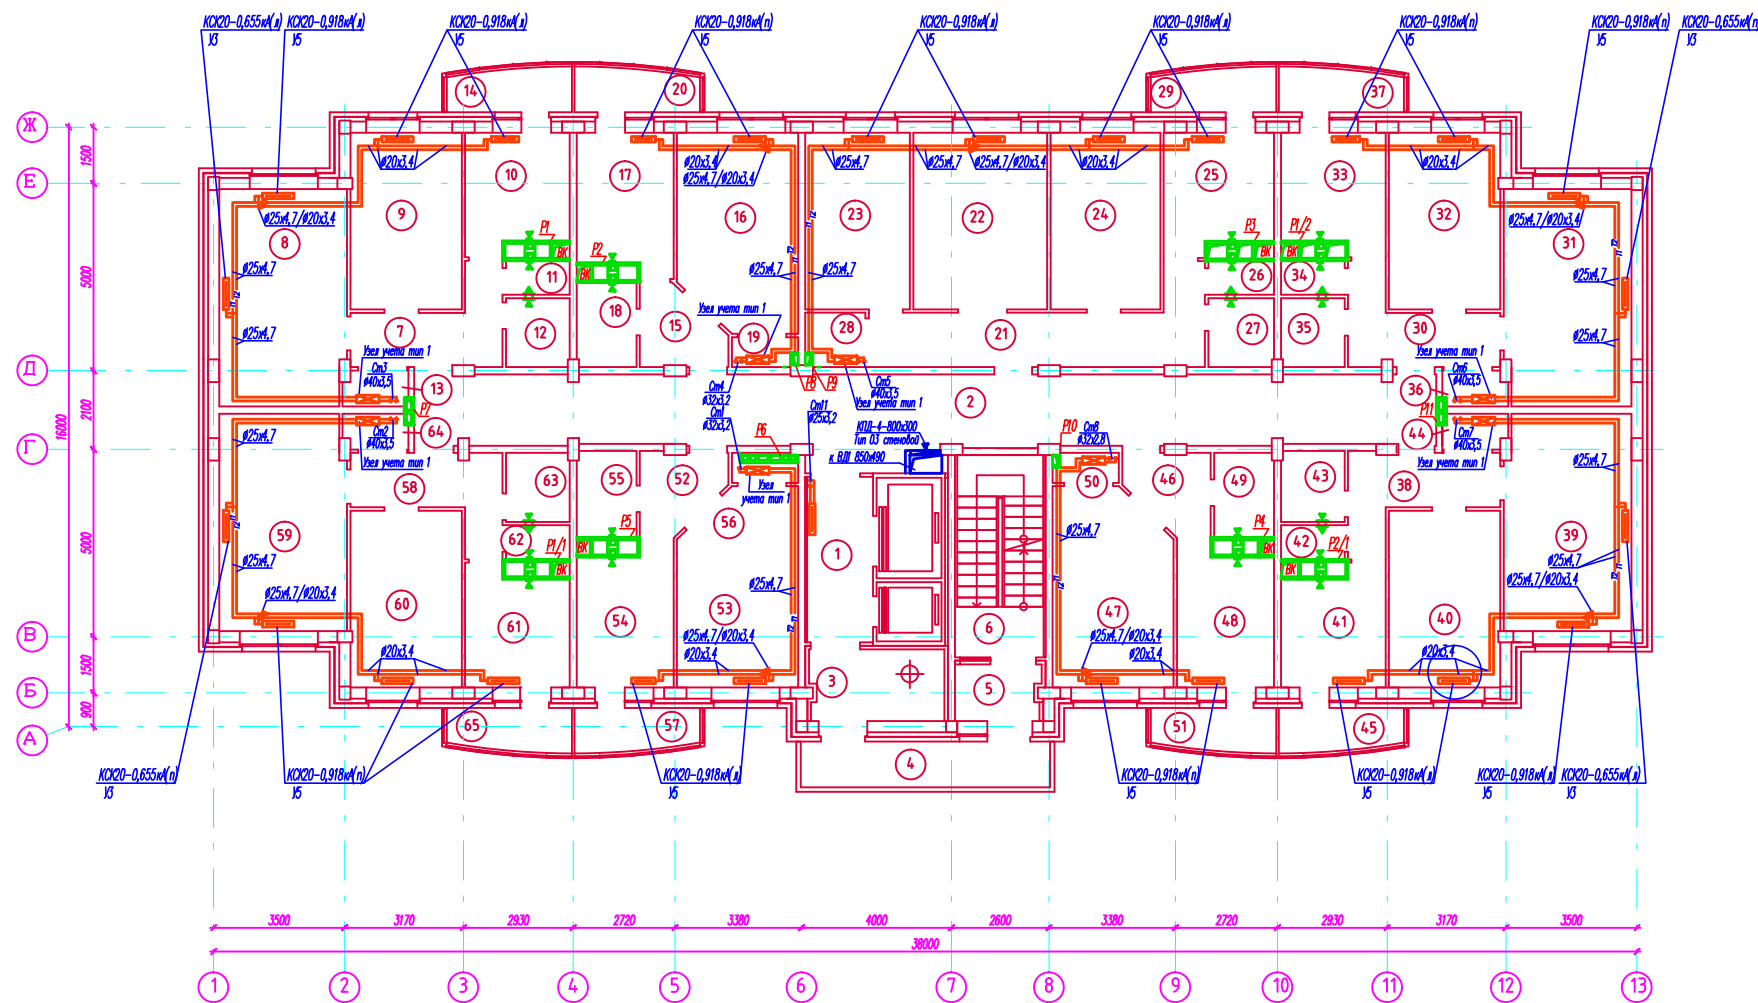

ЭКСПЛИКАЦИЯ ПОМЕЩЕНИЙ

п/п	Наименование	Площадь, м ²	Кат. помеще-ния
Квартира 2 комнатная тип 2			
1	Лифтовая холл	7,6	
2	Коридор	54,2	
3	Тамбур	6,3	
4	Балкон	8,0	
5	Тамбур	3,5	
6	Лестничная клетка	3,3	
Квартира 2 комнатная тип 1			
7	Прихожая	7,3	
8	Общая комната	19,4	
9	Комната	14,0	
10	Кухня	8,5	
11	Санузел	1,5	
12	Ванная	3,1	
13	Кладовая	1,6	
14	Балкон	1,1	
Квартира 1 комнатная тип 1			
15	Прихожая	4,3	
16	Комната	16,3	
17	Кухня	9,3	
18	Ванная	3,6	
19	Кладовая	1,3	
20	Балкон	1,1	
Квартира 3 комнатная тип 1			
21	Прихожая	14,6	
22	Общая комната	16,8	
23	Комната	13,1	
24	Комната	13,8	
25	Кухня	9,0	
26	Санузел	1,6	
27	Ванная	3,2	
28	Кладовая	2,2	
29	Балкон	1,1	
Квартира 1 комнатная тип 2			
30	Прихожая	7,3	
31	Общая комната	19,4	
32	Комната	14,0	
33	Кухня	8,5	
34	Санузел	1,5	
35	Ванная	3,1	
36	Кладовая	1,6	
37	Балкон	1,1	
Квартира 2 комнатная тип 3			
38	Прихожая	7,3	
39	Общая комната	19,4	
40	Комната	14,0	
41	Кухня	8,5	
42	Санузел	1,5	
43	Ванная	3,1	
44	Кладовая	1,6	
45	Балкон	1,1	
Квартира 1 комнатная тип 2			
46	Прихожая	4,3	
47	Комната	16,3	
48	Кухня	9,3	
49	Ванная	3,6	
50	Кладовая	1,3	
51	Балкон	1,1	
Квартира 1 комнатная тип 3			
52	Прихожая	4,3	
53	Комната	16,3	
54	Кухня	9,3	
55	Ванная	3,6	
56	Кладовая	1,3	
57	Балкон	1,1	
Квартира 2 комнатная тип 4			
58	Прихожая	7,3	
59	Общая комната	19,4	
60	Комната	14,0	
61	Кухня	8,5	
62	Санузел	1,5	
63	Ванная	3,1	
64	Кладовая	1,6	
65	Балкон	1,1	

Примечание:

1. Для обозначения вентиляционных решеток используются цифровые значения : 1- MB250Pc
2. Воздуходы дымоудаления изолировать негорючим материалом
3. Развертки вентиляционных каналов см. часть "АР".
4. Трубопроводы условно отодвинуты от стен.
5. В местах изгиба металлопластиковые трубопроводы уложить изоляцией (по 250мм в каждую сторону от места изгиба).

02-04-392/Пр/К-15-0В

Заказчик ООО "СТРОЙ-ЭКСПЕРТ"
Однокомнатный 17-ти этажный жилой дом по адресу:
Московская область, в Королев, ул.Органикидзе

Имя	Кол.	Лист	№ док.	Подп.	Дата	Стадия	Лист	Листов
ГИП	Соколов					Р	4	
Разработал	Корнеев							

Однокомнатный 17-ти этажный
жилье дом

План типового этажа
с сетями отопления и вентиляции

000 "Квартал"