


План 2-го этажа

Экспликация помещений

№	Наименование	Площадь	Кат.
1	Лестничная клетка	21,0	
2	Коридор	62,9	
3	Санузел посетителей	4,1	
4	Санузел персонала	3,5	
5	Техническое помещение	10,9	
6	Зал ожидания	16,4	
7	Женский зал для парикмахерских услуг	33,1	
8	Мужской зал для парикмахерских услуг	17,9	
9	Маникюрно-педикюрный зал	13,3	
10	Косметический кабинет	14,9	
11	Комната персонала	2,6	
12	Душевая	1,4	
13	Санузел для персонала	2,1	
14	Подсобное помещение	2,8	
15	Кладовая	2,5	
16	Помещение приема и выдачи вещей ателье	19,0	
17	Комната персонала	6,8	
18	Душевая	1,3	
19	Швейный участок	45,4	
		281,9 м ²	

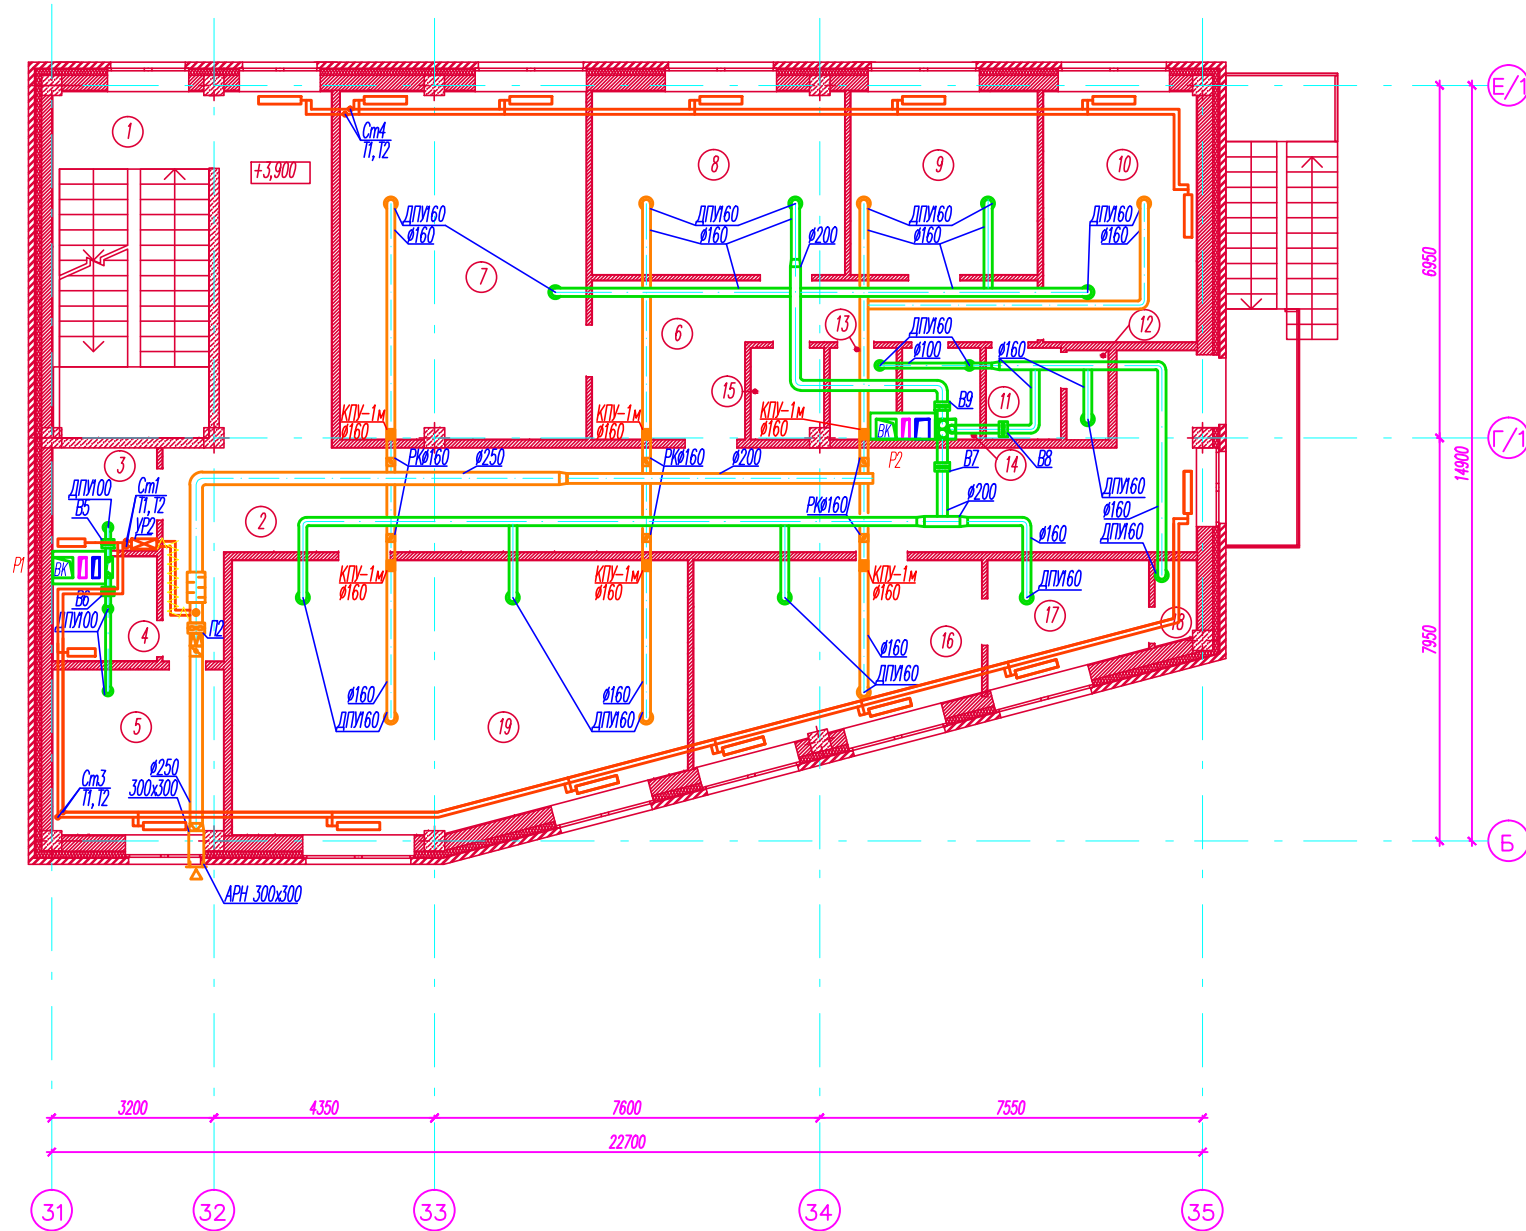

Примечания:

1. Трубопроводы условно отодвинуты от стен.
2. В местах изгиба металлопластиковые трубопроводы уложить изоляции (по 250мм в каждую сторону от места изгиба).
3. Приточные воздухопроводы теплоизолировать.
4. Трубопроводы теплоснабжения П1, П2 теплоизолировать.

Заказчик: ОАО "Энергострой - М.Н." 1-12/86-ИОС3.2							
9-12-14-ти этажный 3-х секционный жилой дом со встроенно-пристроенными нежилыми помещениями по адресу: г.Москва, с/п. Марушкинское, поселок совхоза Крекишино							
Изм.	Кол.уч.	Лист	№ док.	Подп.	Дата		
Здание бытового обслуживания населения					Стадия	Лист	Листов
ГИП Кочетков					П	4	
Разработал Корнеев					04.2013		
План 2-ого этажа с сетями отопления и вентиляции					ООО "Кварт "		

Согласовано

Взам. инв. №
Подп. и дата
Инв. № подл.

