


Экспликация помещений

Номер помещения	Наименование	Площадь м ²
1	Входной тамбур	4,8
2	Вестибюль	20,2
3	Коридор	10,9
4	Кабинет	13,3
5	Кабинет	13,3
6	Кабинет старшей мед. сестры	10,1
7	Кабинет УЗИ	12,1
8	Санузел	3,0
9	Кабинет офтальмолога	18,2
10	Темная комната офтальмолога	13,4
11	Санузел	3,8
12	Комната персонала	14,8
13	Коридор	23,0

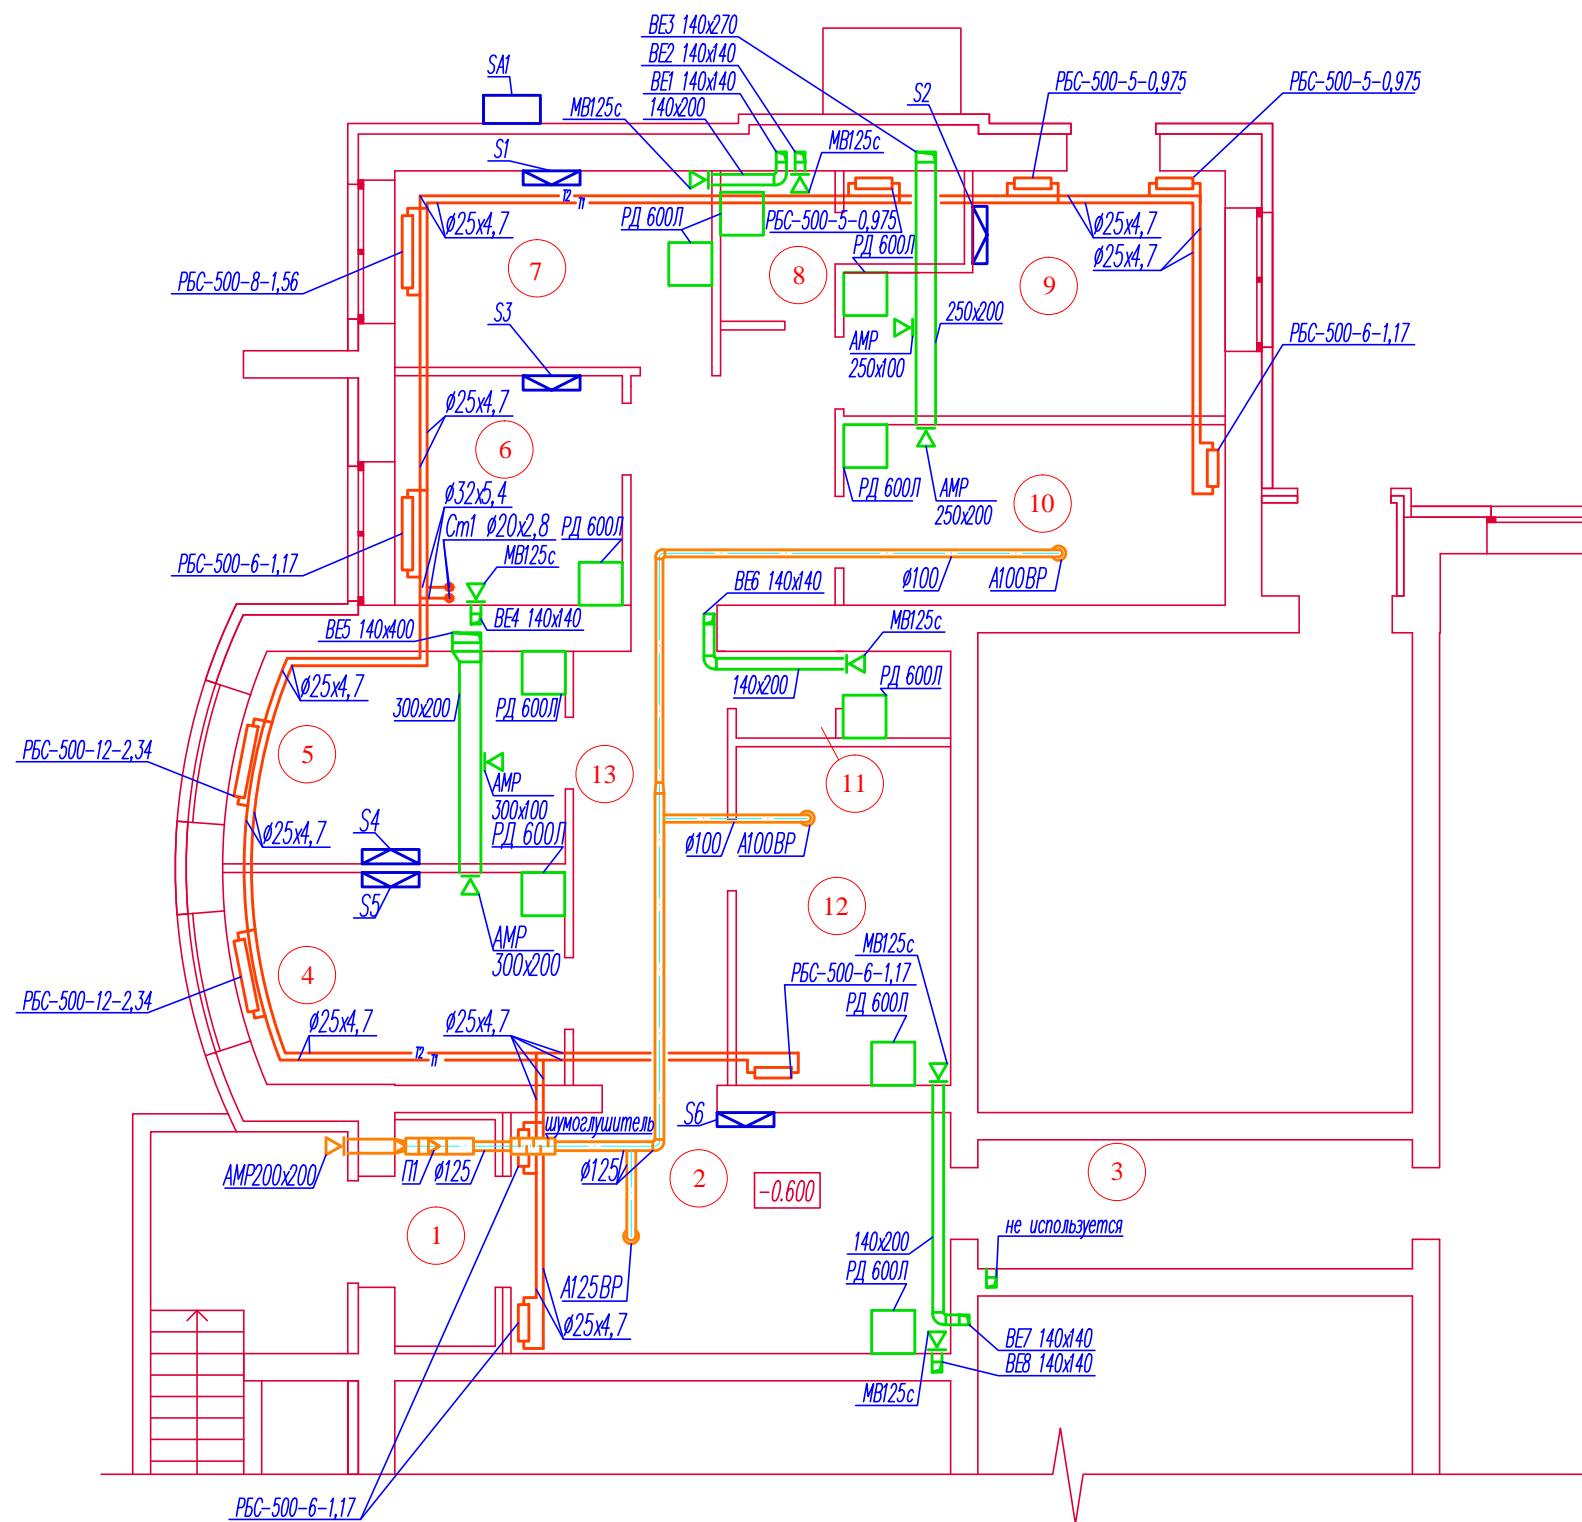

Примечание:

1. Трубопроводы условно отодвинуты от стен.
2. Стояки и магистральные трубопроводы теплоизолировать.
3. В местах изгиба полимерные трубопроводы уложить изоляционные цилиндры (по 250мм в каждую сторону от места изгиба).
4. Приточные воздуховоды теплоизолировать.
5. Вытяжные каналы в стенах – существующие (BE1–BE8).

						1-10/70-0B		
						ООО "ЖСК". Перепланировка и переустройство магазина, расположенного в блоке "А" многоквартирного жилого дома по ул. Лежневской в г. Иваново, под клинику "Миленарис".		
Изм.	Кол.уч.	Лист	№ док.	Подпись	Дата	Стадия	Лист	Листов
						Р	2	
						План этажа на отм. 0.000 с сетями отопления и вентиляции		
						ООО "Кварт"		

Согласовано

Взам. инв. N

Подп. и дата

Инв. N подл.