

План первого этажа

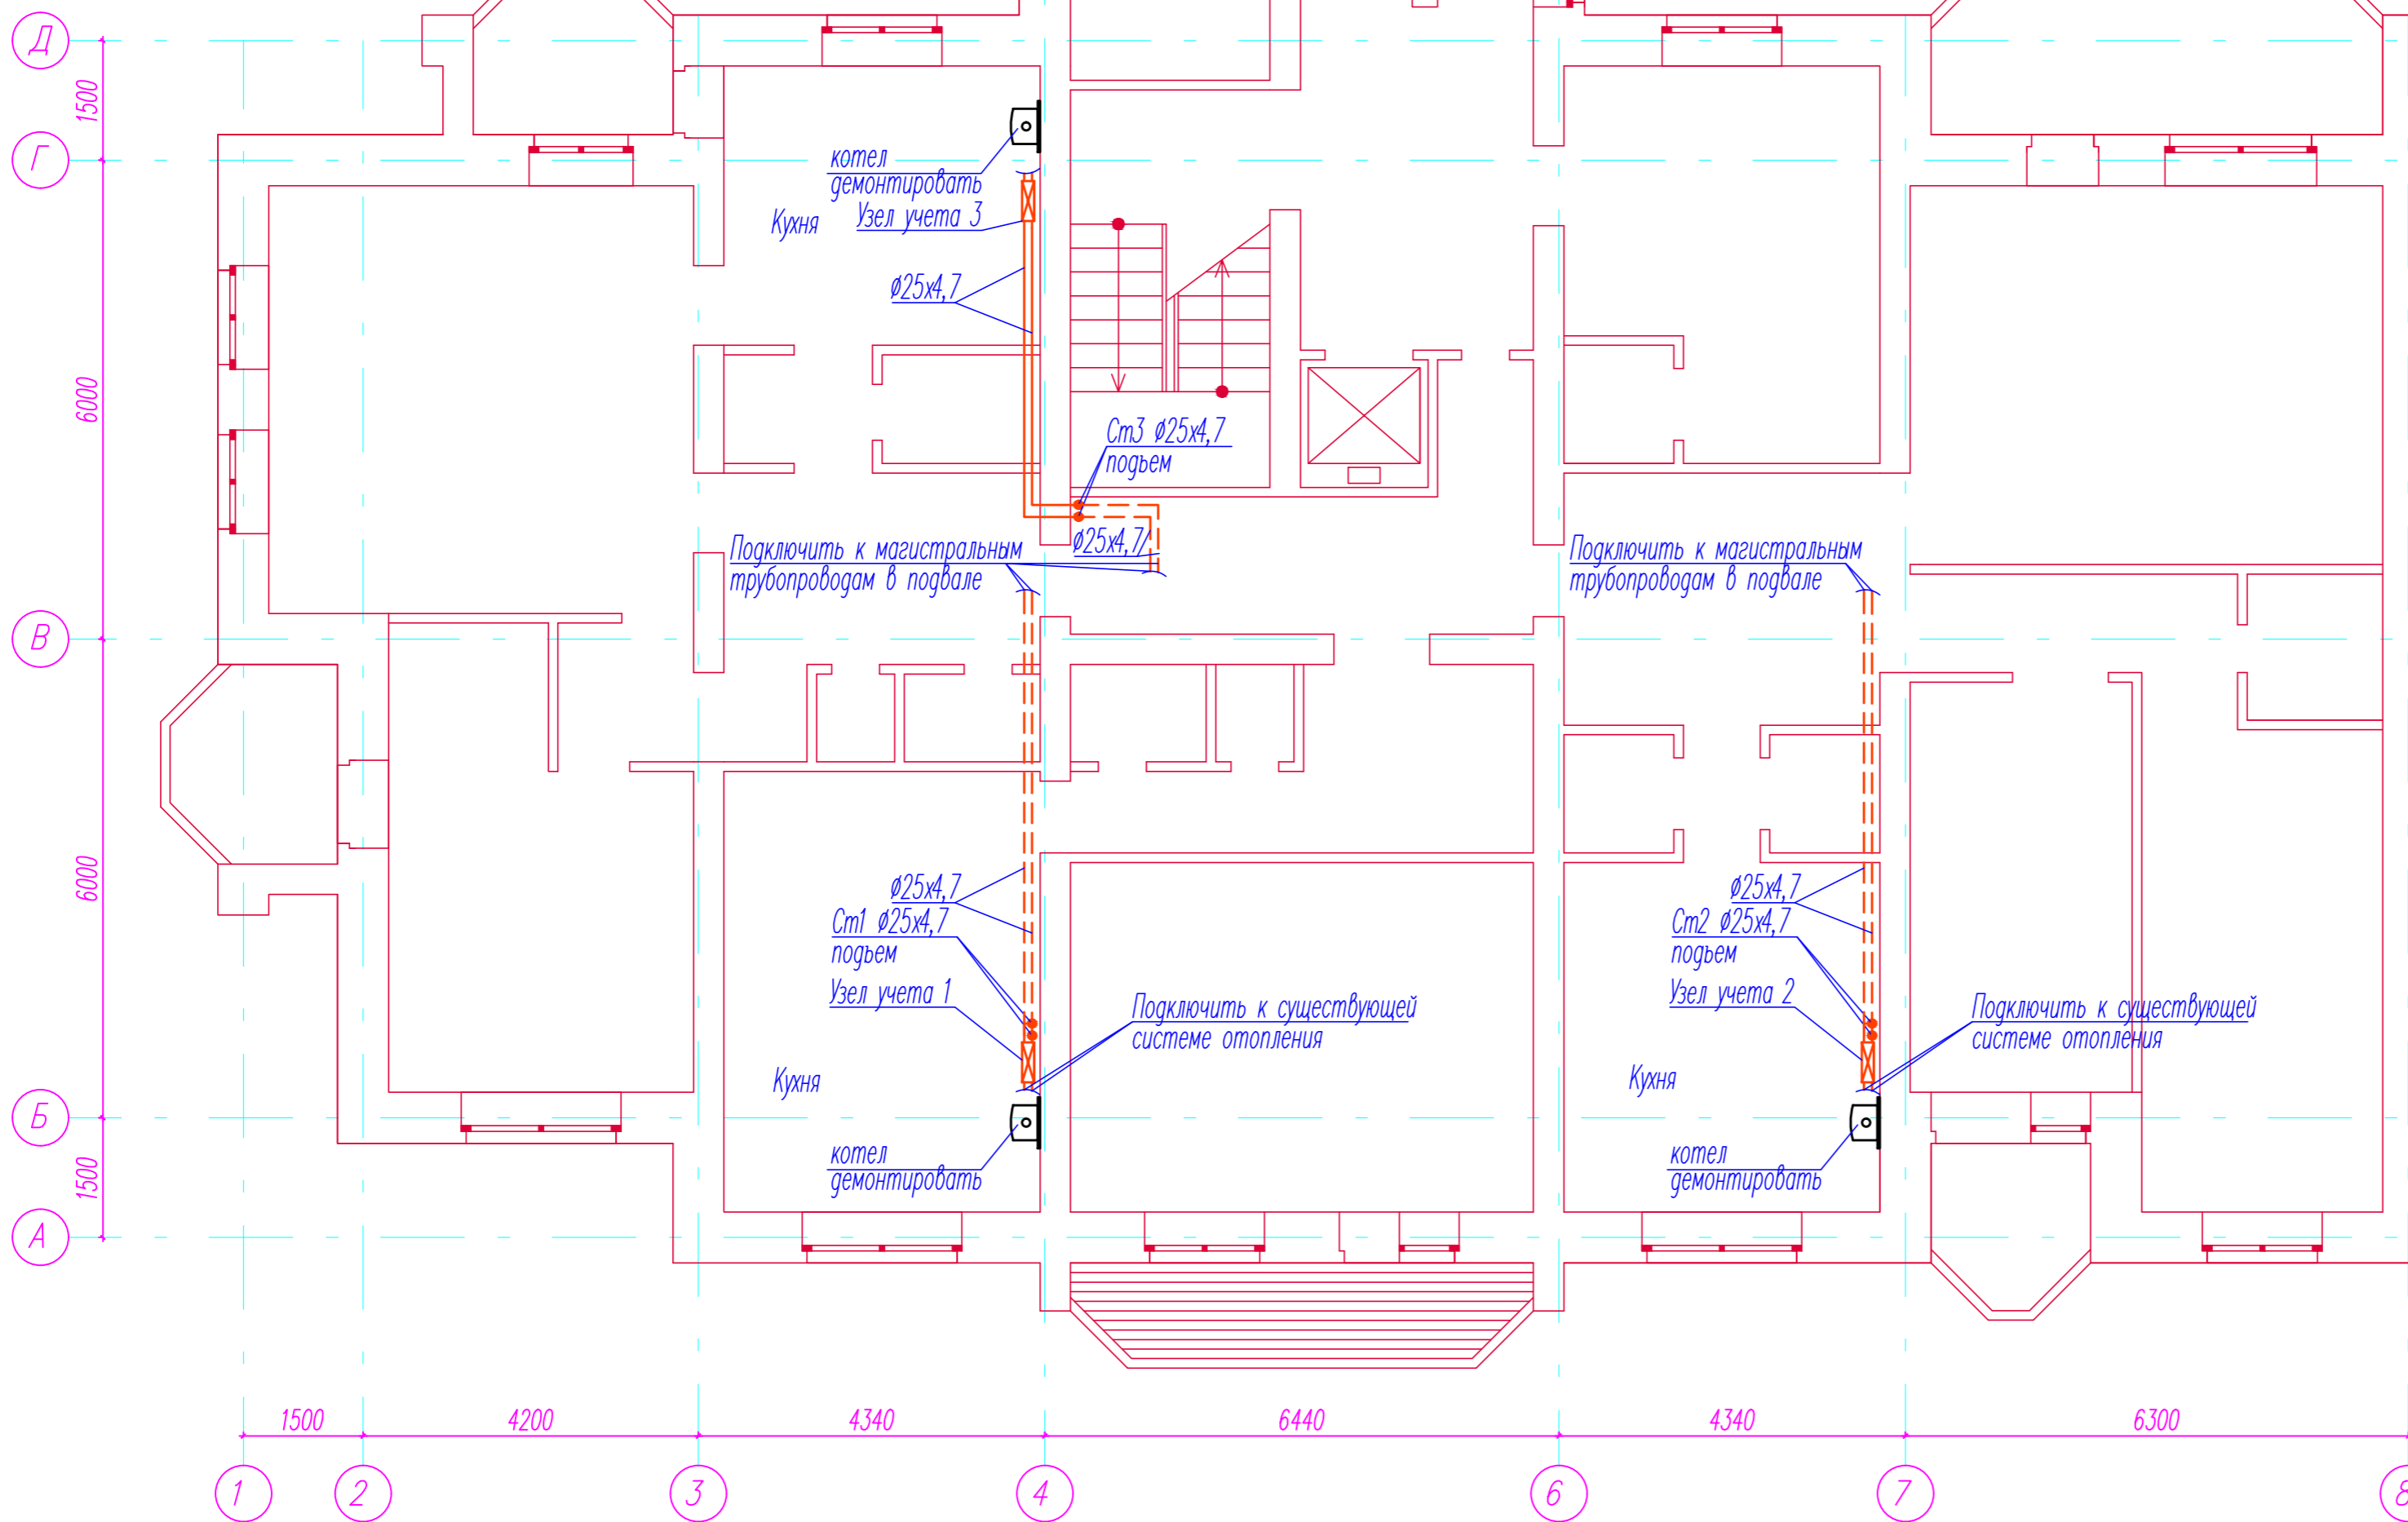


Схема подключения узла учета 1

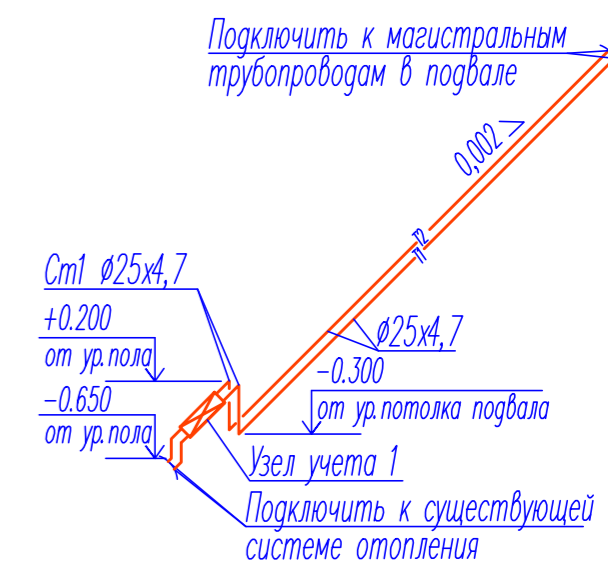


Схема подключения узла учета 2



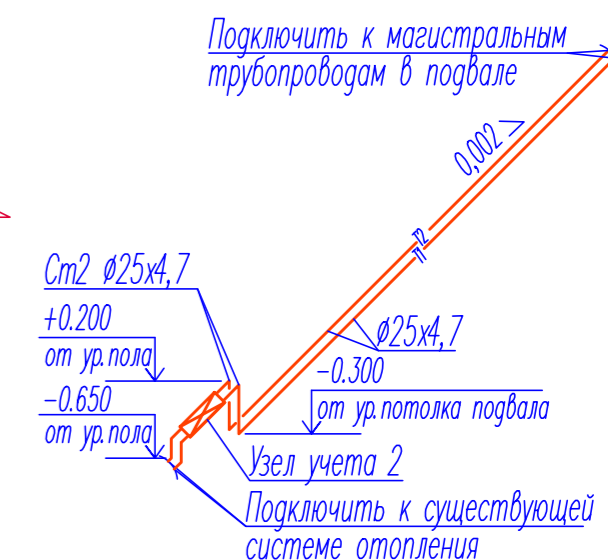


Схема подключения узла учета 3

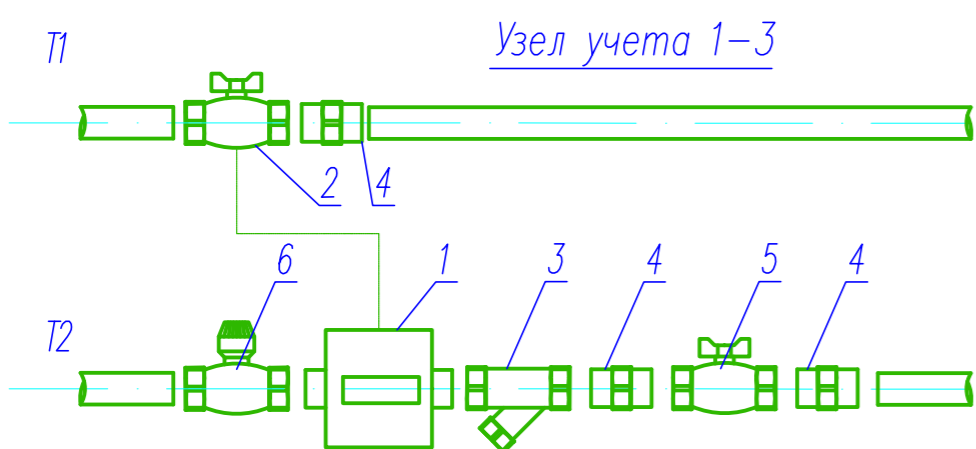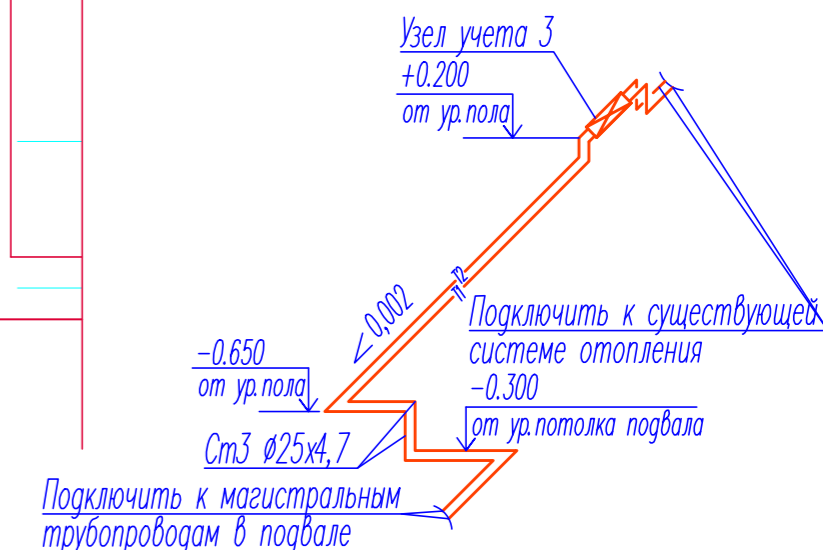

- Условные обозначения
1. Компактный теплосчетчик M-CAL Comtract
  2. Кран шаровой для подключения датчика температуры
  3. Фильтр сетчатый
  4. Ниппель (Ниппель-переход, муфта)
  5. Кран шаровой Project
  6. Клапан балансировочный ручной регулировки MSV-1

						1-10/83-0В		
						ООО "ЖСК". Переустройство жилых квартир, расположенных в многоквартирном жилом доме по ул. Танкиста Александрова, д.2а в г. Иваново, под помещения общественного назначения.		
Изм.	Кол.уч.	Лист	№ док.	Подпись	Дата	Стадия	Лист	Листов
ГИП		Соколов				Р	2	
Нач. отдела		Корнеев				ООО "Кварт"		
Исполнитель		Корнеев				План этажа на отм. 0.000 с сетями отопления. Схемы подключения узлов учета 1-3.		

Взам. инв. №  
Подп. и дата  
Инв. № подл.