


План в осях 1-2, А-Б на отм. 0,000.

Номер помещения	Наименование	Площадь м ²	Кат. помещения
1	Центральный тепловой пункт	61,69	Д
2	Кладовая хранения инструмента	1,47	
3	Умывальник	1,47	
4	Насосная холодного водоснабжения	46,39	
5	Кладовая хранения инструмента	1,47	
6	Умывальник	1,47	

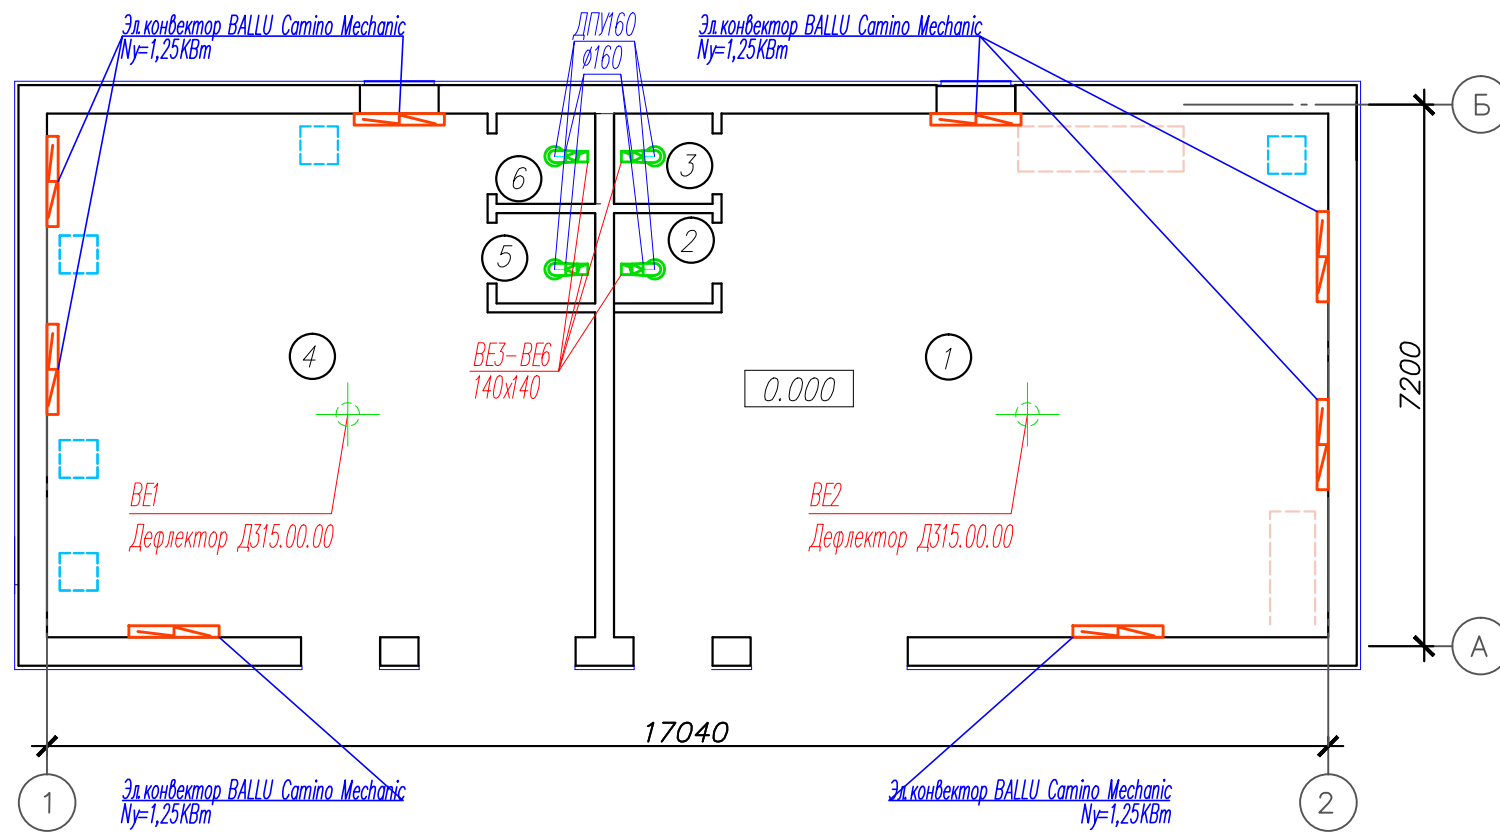

План кровли.

Схема ВЕ1, ВЕ2



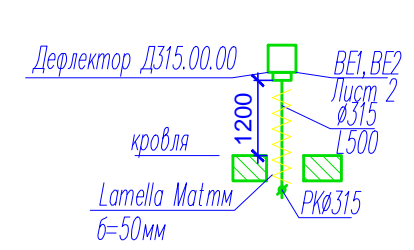


Схема ВЕ3-ВЕ6

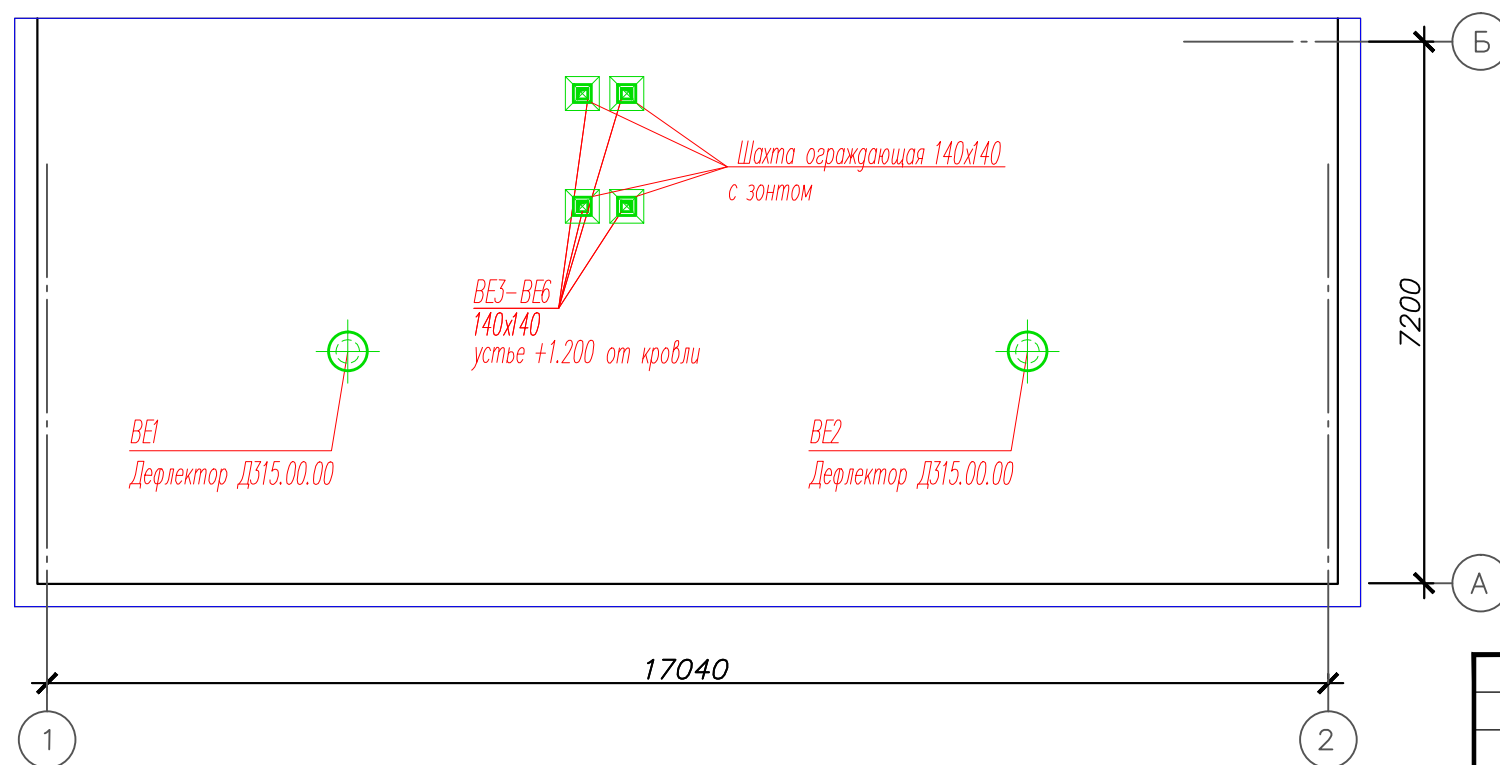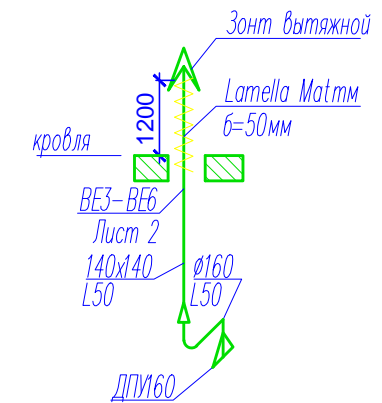

План шахты.

Изм.	Кол.уч.	Лист. N док.	Подп.	Дата	Заказчик ООО "СтройКонсалт"	1-03/15-0В
					Комплексная жилая застройка по адресу: Московская область, г.а. Химки, микрорайон Подрезково в границах улица Нагорная – граница микрорайона Сходня – территория жилой застройки по ул. Мира	
					Центральный тепловой пункт для теплоснабжения комплексной жилой застройки 1 очередь строительства	Стадия Лист Листов Р 2
					План этажа на отм. 0,000 с сетями отопления и вентиляции. Схемы ВЕ1-ВЕ6.	ООО "Кварт"

Согласовано

Взам. инв. N

Подп. и дата

Инв. N подл.