


План техподполья
М 1:100

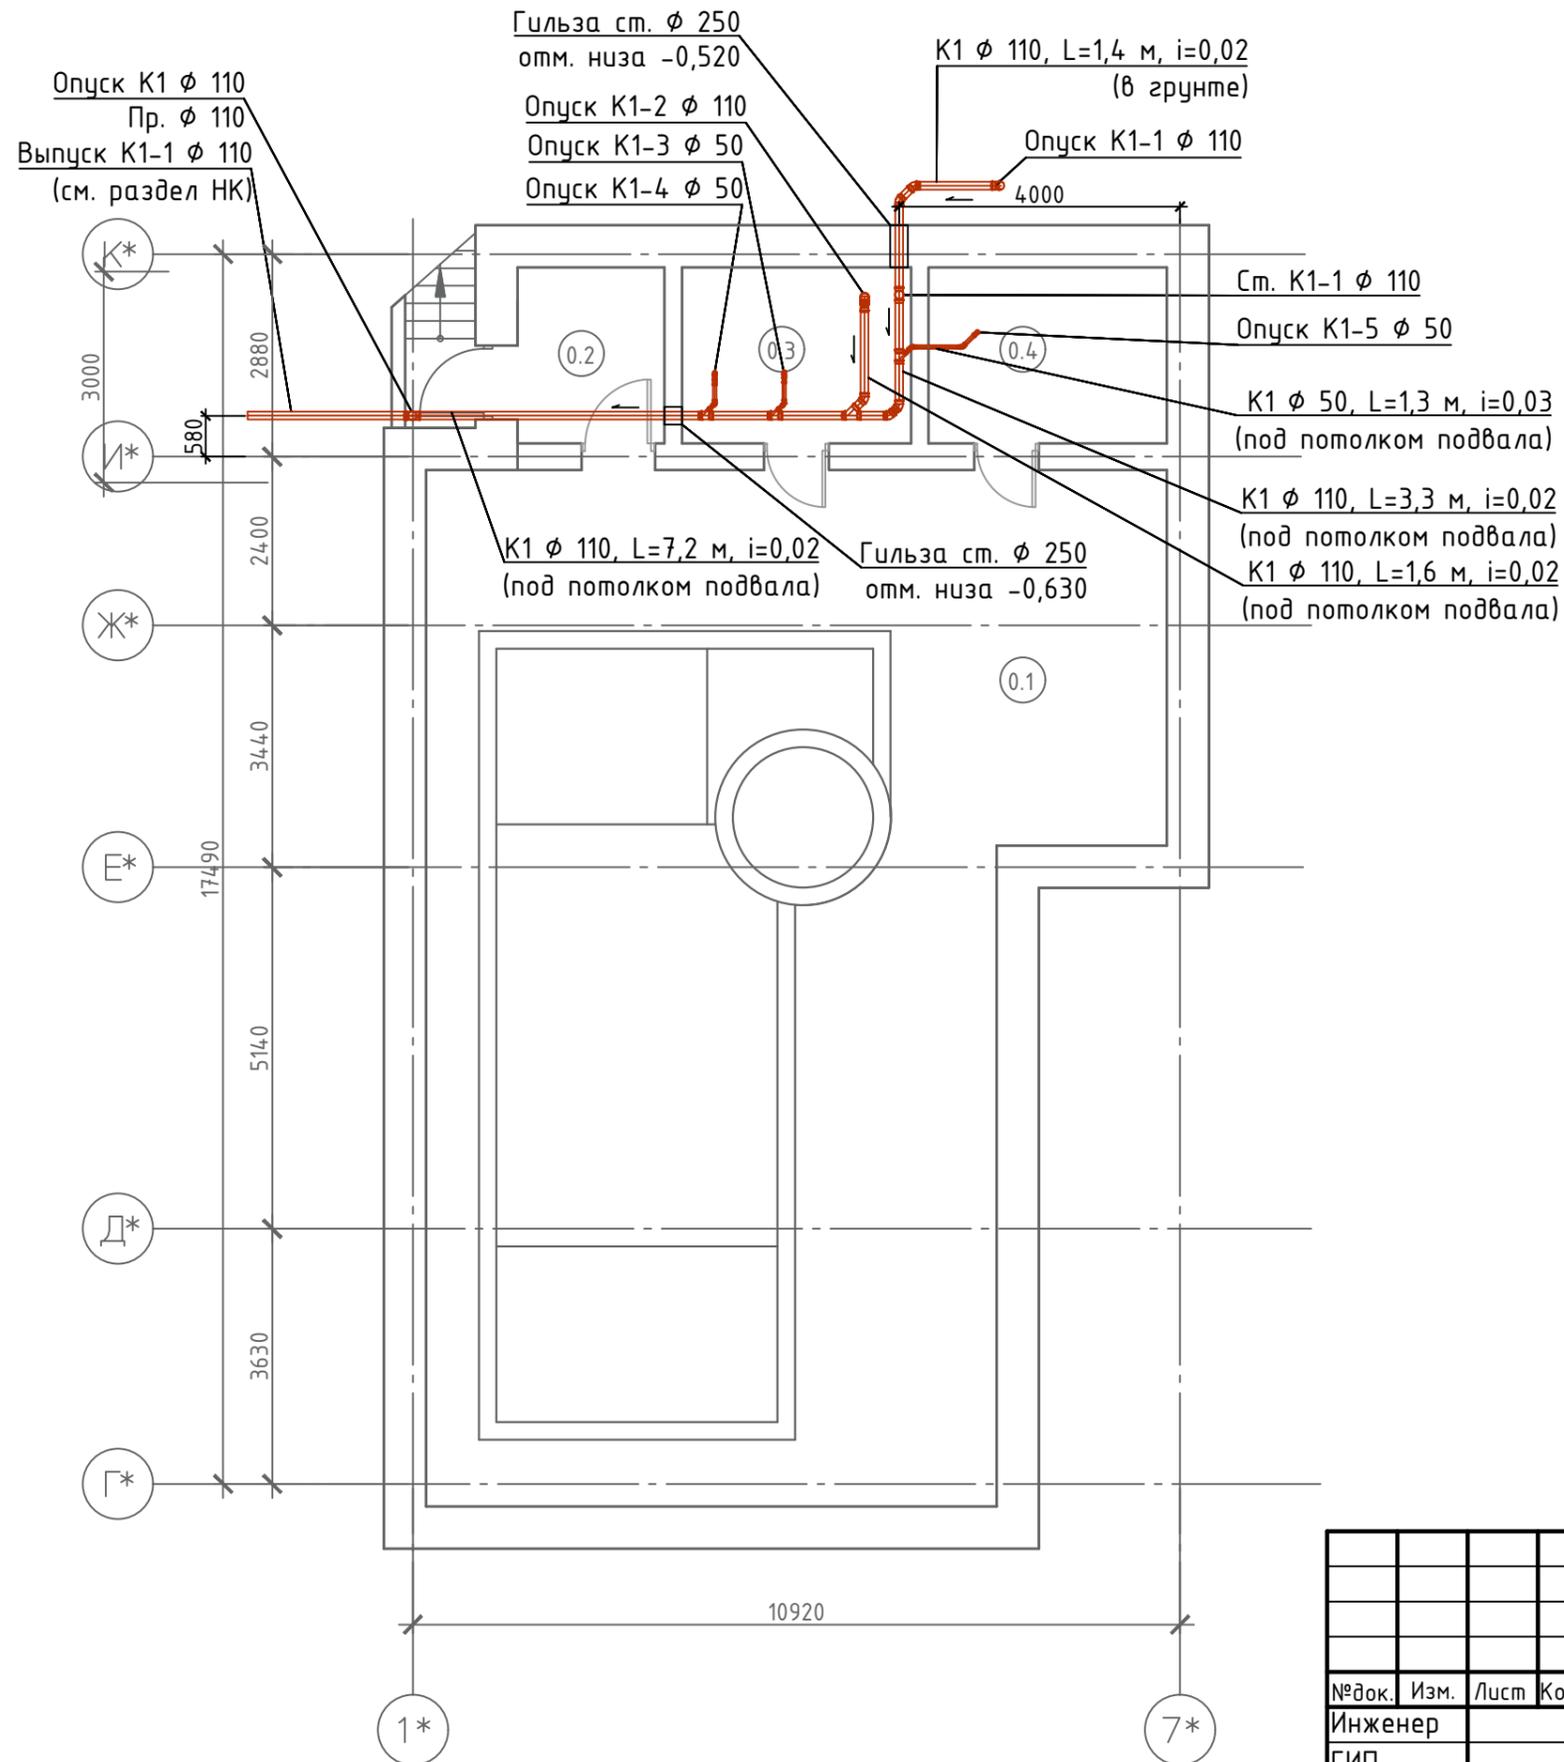

Экспликация помещений


Номер помещения	Наименование	Площадь м ²
0.1	Техническое помещение	132,6
0.2	Тамбур	4,5
0.3	Техническое помещение	8,0
0.4	Техническое помещение	7,9
	Общая площадь этажа	153,0

						Жилой дом на уч-ке ... к.п. Миллениум парк			
№ док.	Изм.	Лист	Кол.уч.	Подп.	Дата	Водоснабжение и канализация	Стадия	Лист	Листов
Инженер							Р		
ГИП						Система канализации			
						План техподполья			

План первого этажа
М 1:150

Экспликация помещений


Номер помещения	Наименование	Площ., м ²	Номер помещения	Наименование	Площ., м ²
1.1	Холл	32,0	1.1	Бассейн с зоной отдыха	137,4
1.2	Лестничный холл	36,7	1.2	Тренажерный зал	46,2
1.3	Гостиная-каминная	55,1	1.3	Санузел	4,7
1.4	Кухня-столовая	48,8	1.4	Хаммам	8,7
1.5	Гараж	40,0	1.5	Санузел	2,3
1.6	Котельная	19,0	1.6	Сауна	5,2
1.7	Спальня гостевая	41,5	1.7	Душ	0,95
1.8	Санузел	6,8	1.8	Душ	0,95
1.9	Санузел	3,3	1.9	Техническое помещение	3,7
1,10	Чайная комната	21,2	1,10	Тамбур	3,3
1,11	Оранжерея	16,1	1,11	Коридор	3,4
	Общая площадь главного дома	320,5	1.12	Санузел	3,2
			1.13	Помещение садового инвентаря	10,0
			1.14	Комната садовника	10,0
			1.15	Тамбур	3,2
			1.16	Помещение персонала	16,3
			1.17	Постирочная	10,0
			1.18	Коридор	9,7
			1.19	Санузел	2,7
				Общая площадь СПА Зоны	281,9

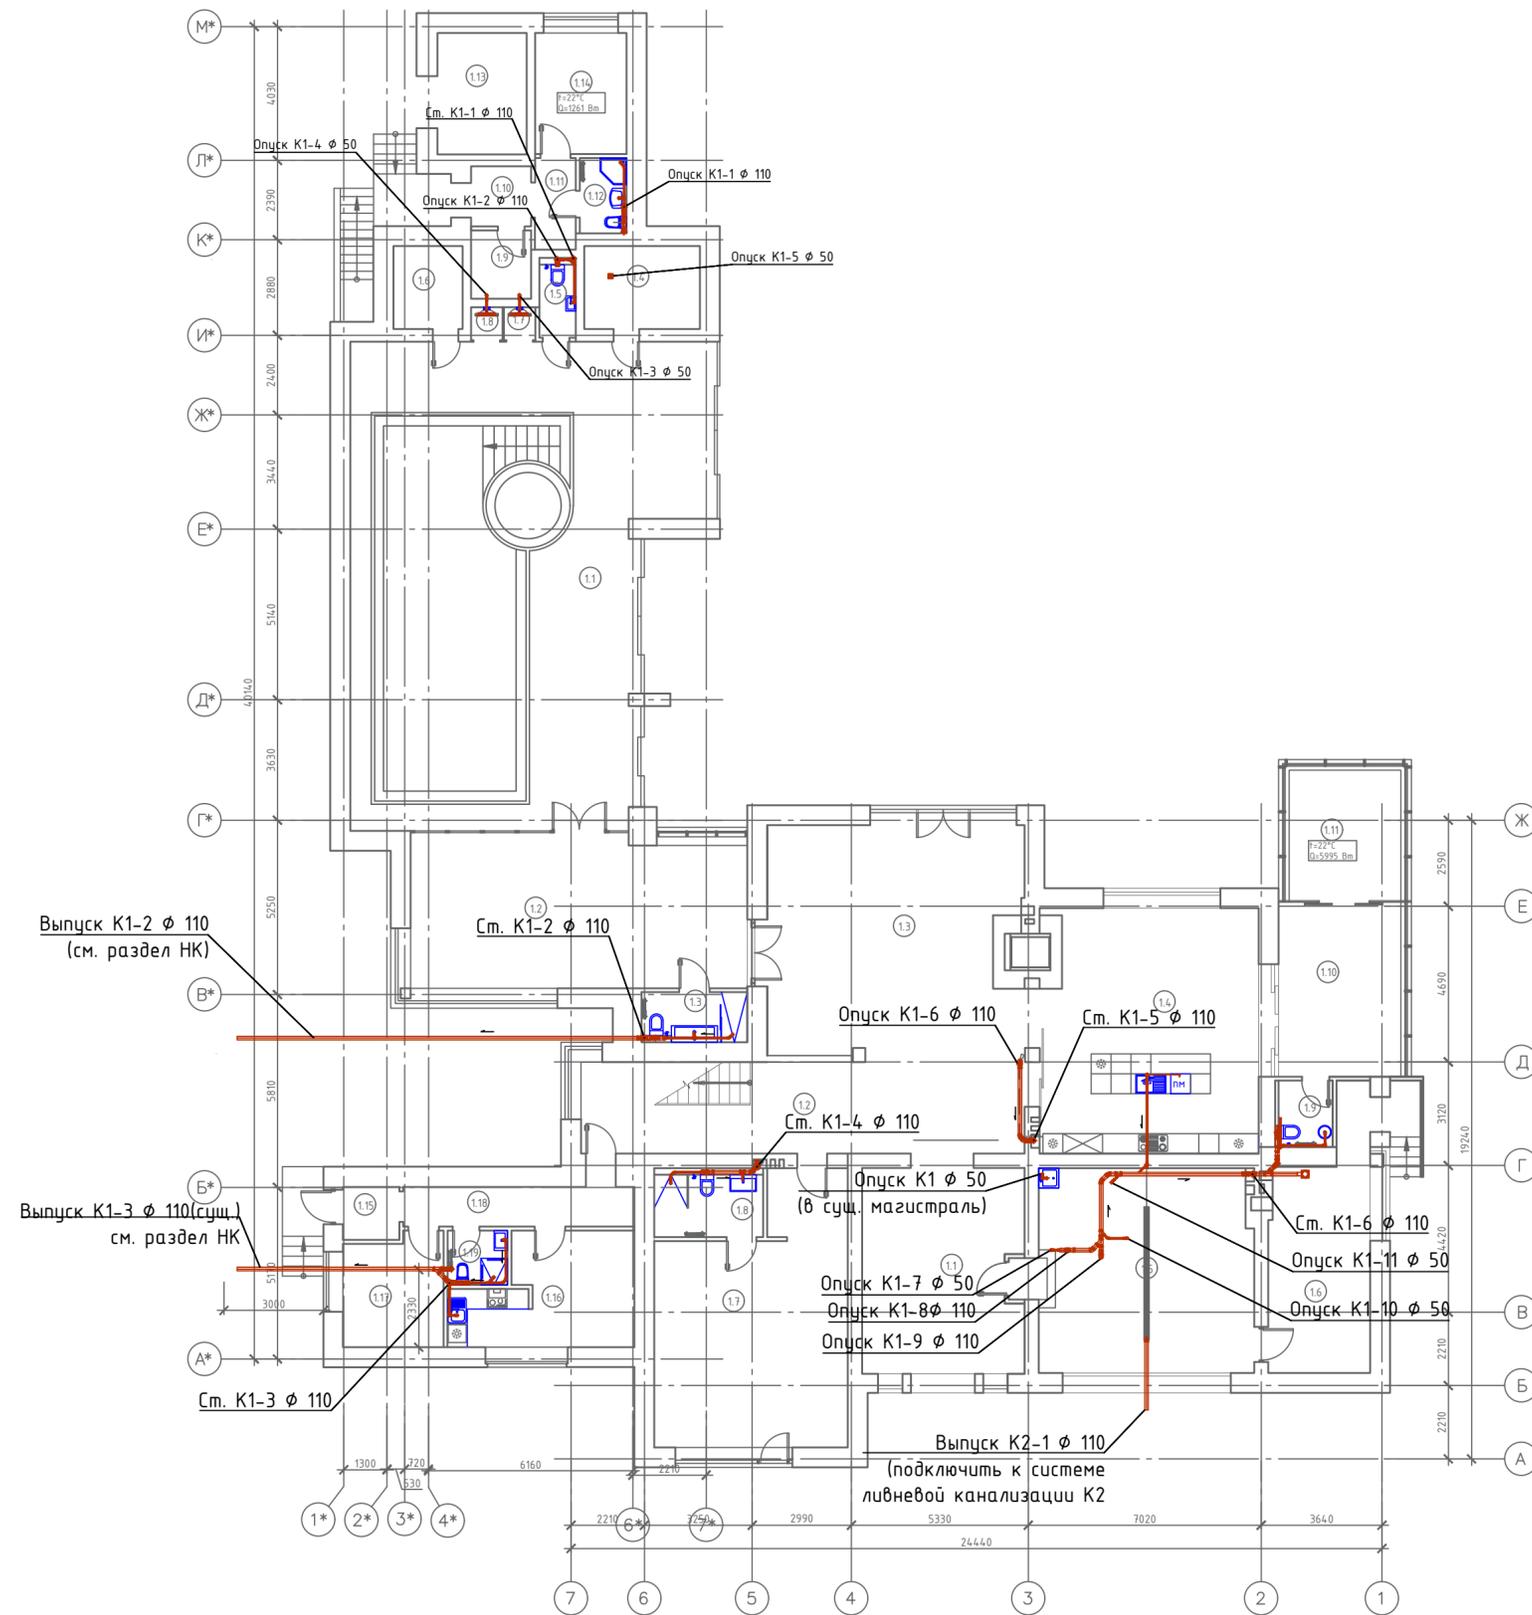


Масштаб 1:150

						Жилой дом на уч-ке ... к.п. Миллениум парк		
№ док.	Изм.	Лист	Кол.уч.	Подп.	Дата			
Инженер						Стадия	Лист	Листов
ГИП						р		
Система канализации								
План первого этажа								

Фрагмент плана СПА-зоны
М 1:100

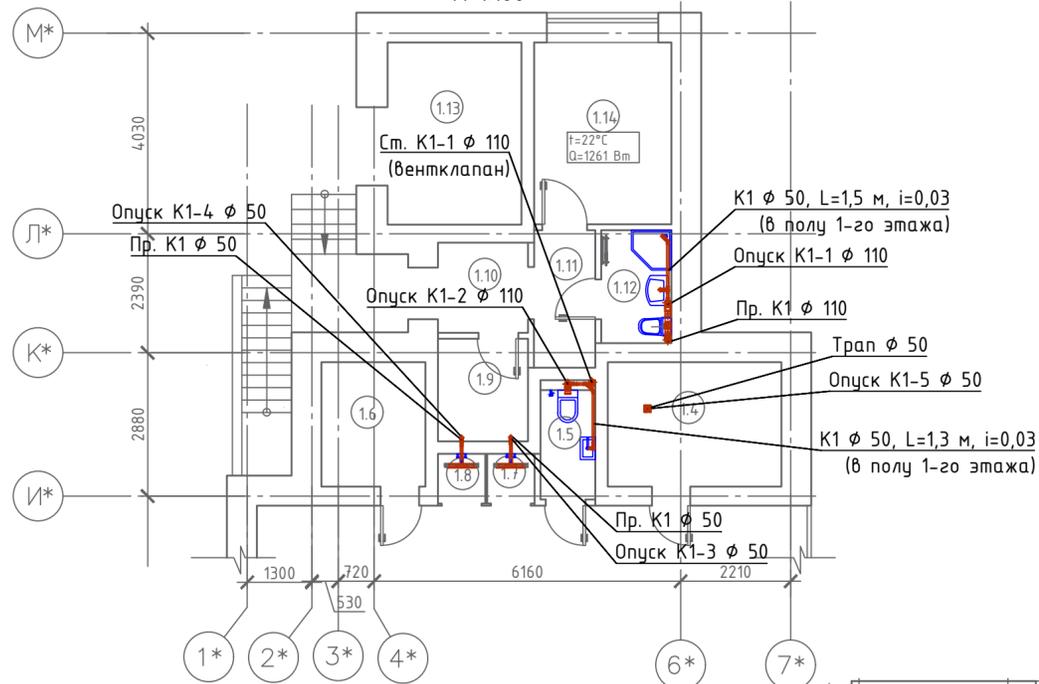

Фрагмент плана главного дома
М 1:100

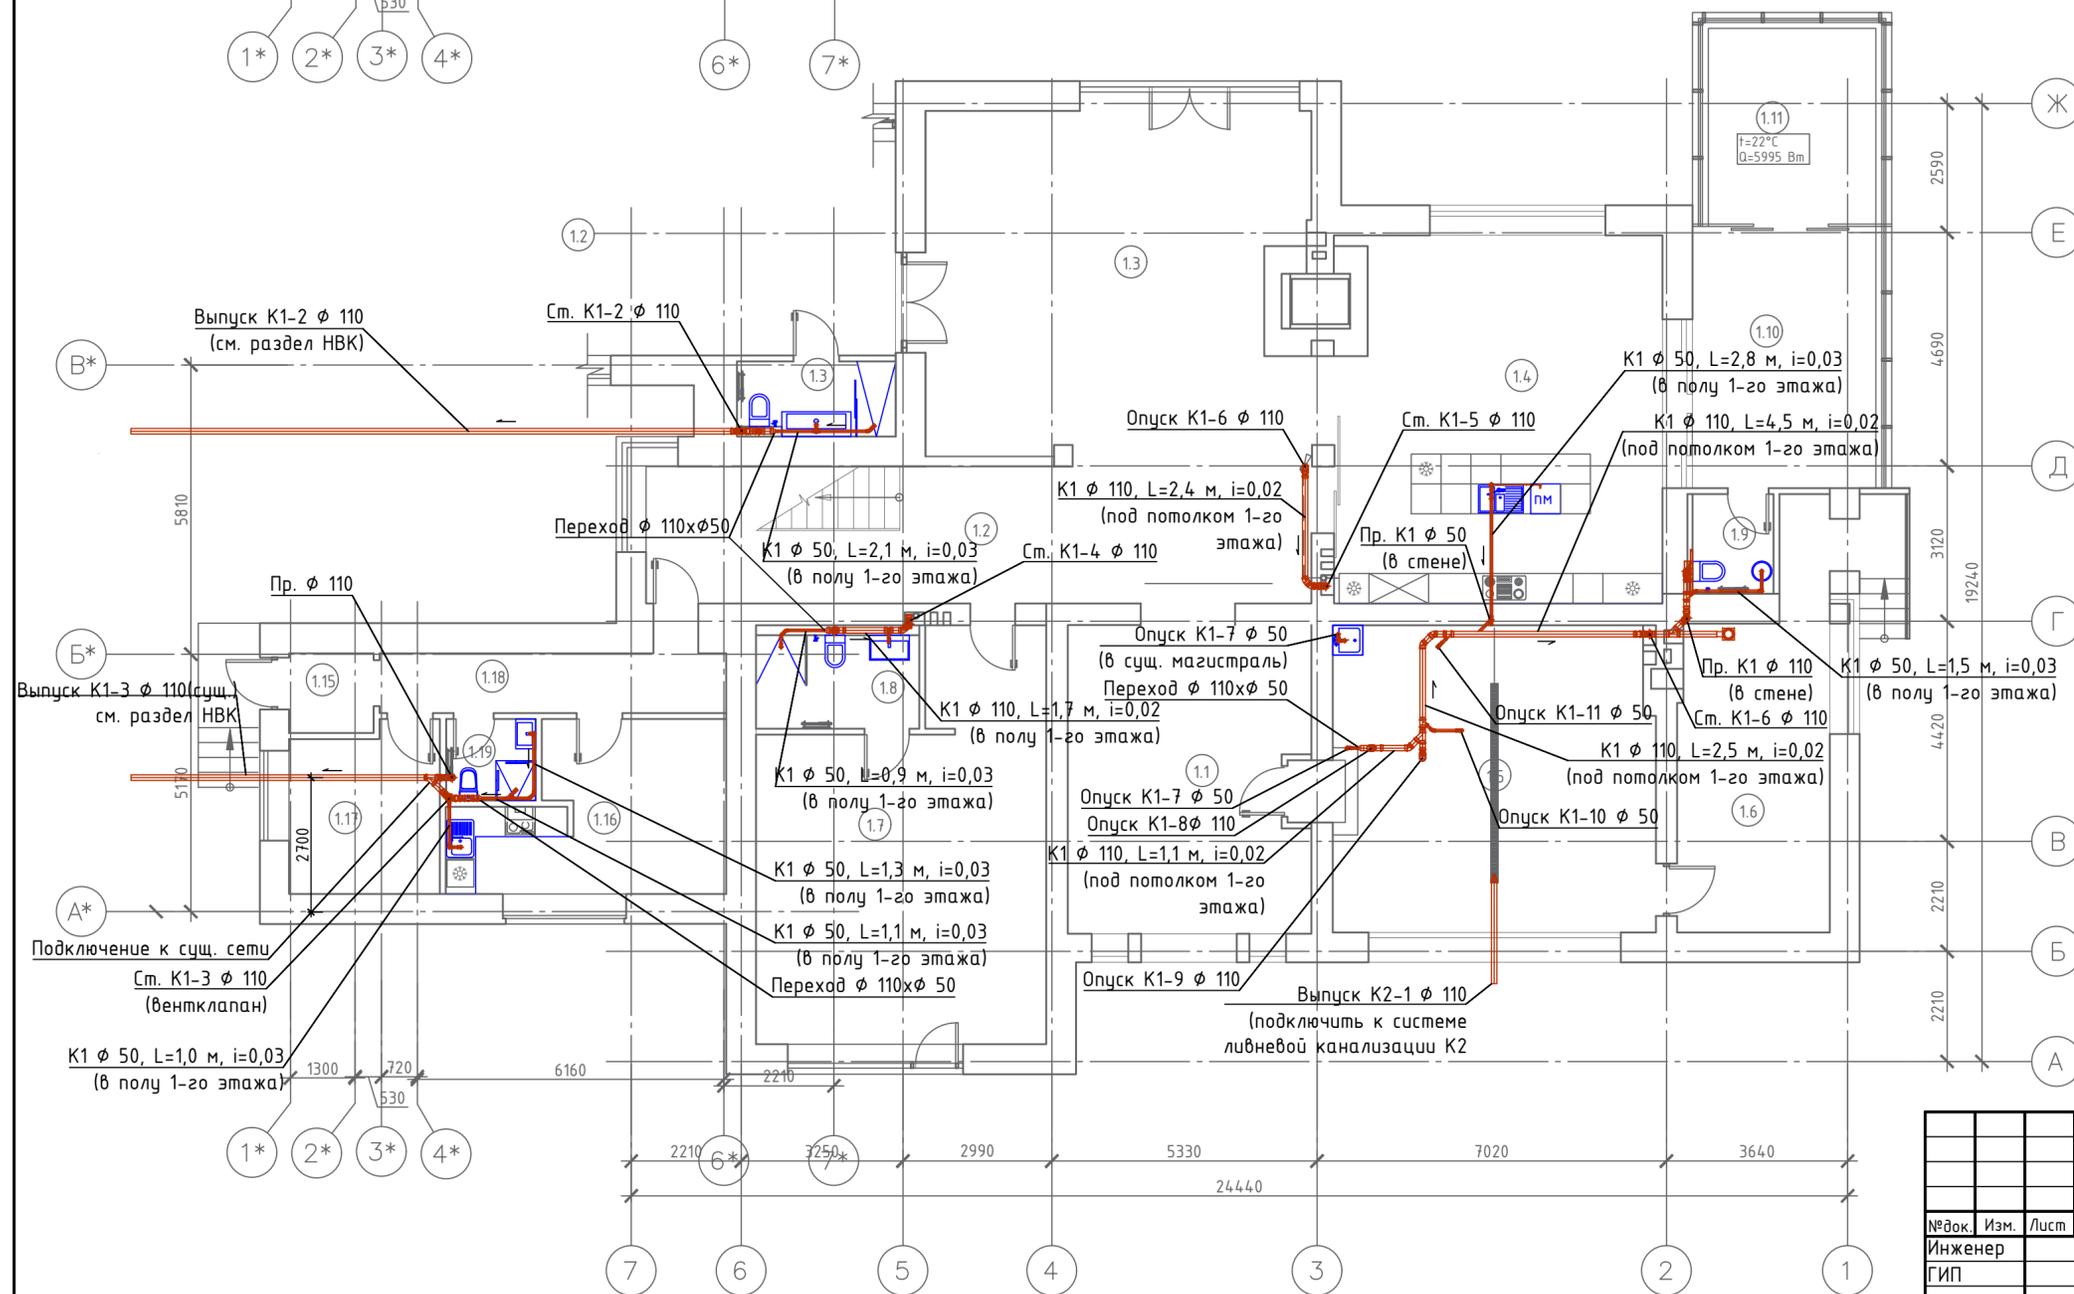

Экспликация помещений


Номер помещения	Наименование	Площ., м ²	Номер помещения	Наименование	Площ., м ²
1.1	Холл	32,0	1.1	Бассейн с зоной отдыха	137,4
1.2	Лестничный холл	36,7	1.2	Тренажерный зал	46,2
1.3	Гостиная-каминная	55,1	1.3	Санузел	4,7
1.4	Кухня-столовая	48,8	1.4	Хамам	8,7
1.5	Гараж	40,0	1.5	Санузел	2,3
1.6	Котельная	19,0	1.6	Сауна	5,2
1.7	Спальня гостевая	41,5	1.7	Душ	0,95
1.8	Санузел	6,8	1.8	Душ	0,95
1.9	Санузел	3,3	1.9	Техническое помещение	3,7
1.10	Чайная комната	21,2	1.10	Тамбур	3,3
1.11	Оранжерея	16,1	1.11	Коридор	3,4
	Общая площадь главного дома	320,5	1.12	Санузел	3,2
			1.13	Помещение садового инвентаря	10,0
			1.14	Комната садовника	10,0
			1.15	Тамбур	3,2
			1.16	Помещение персонала	16,3
			1.17	Постирочная	10,0
			1.18	Коридор	9,7
			1.19	Санузел	2,7
				Общая площадь СПА Зоны	281,9

Жилой дом на уч-ке ... к.п. Миллениум парк							
№ док.	Изм.	Лист	Кол.уч.	Подп.	Дата		
Инженер							
Водоснабжение и канализация					Стадия	Лист	Листов
Система канализации							
Фрагменты плана 1-го этажа							

План второго этажа
М 1:100


Экспликация помещений

Номер помещения	Наименование	Площ., м ²
2.1	Лестничный холл	22,2
2.2	Мастер спальня	37,7
2.3	Санузел	13,8
2.4	Гардеробная	17,0
2.5	Санузел	6,5
2.6	Кабинет	19,6
2.7	Спальня гостевая	35,5
2.8	Гардеробная	6,5
2.9	Ванная	5,6
2.10	Детская	39,8
2.11	Гардеробная	5,7
2.12	Санузел	7,8
	Общая площадь главного дома	217,7

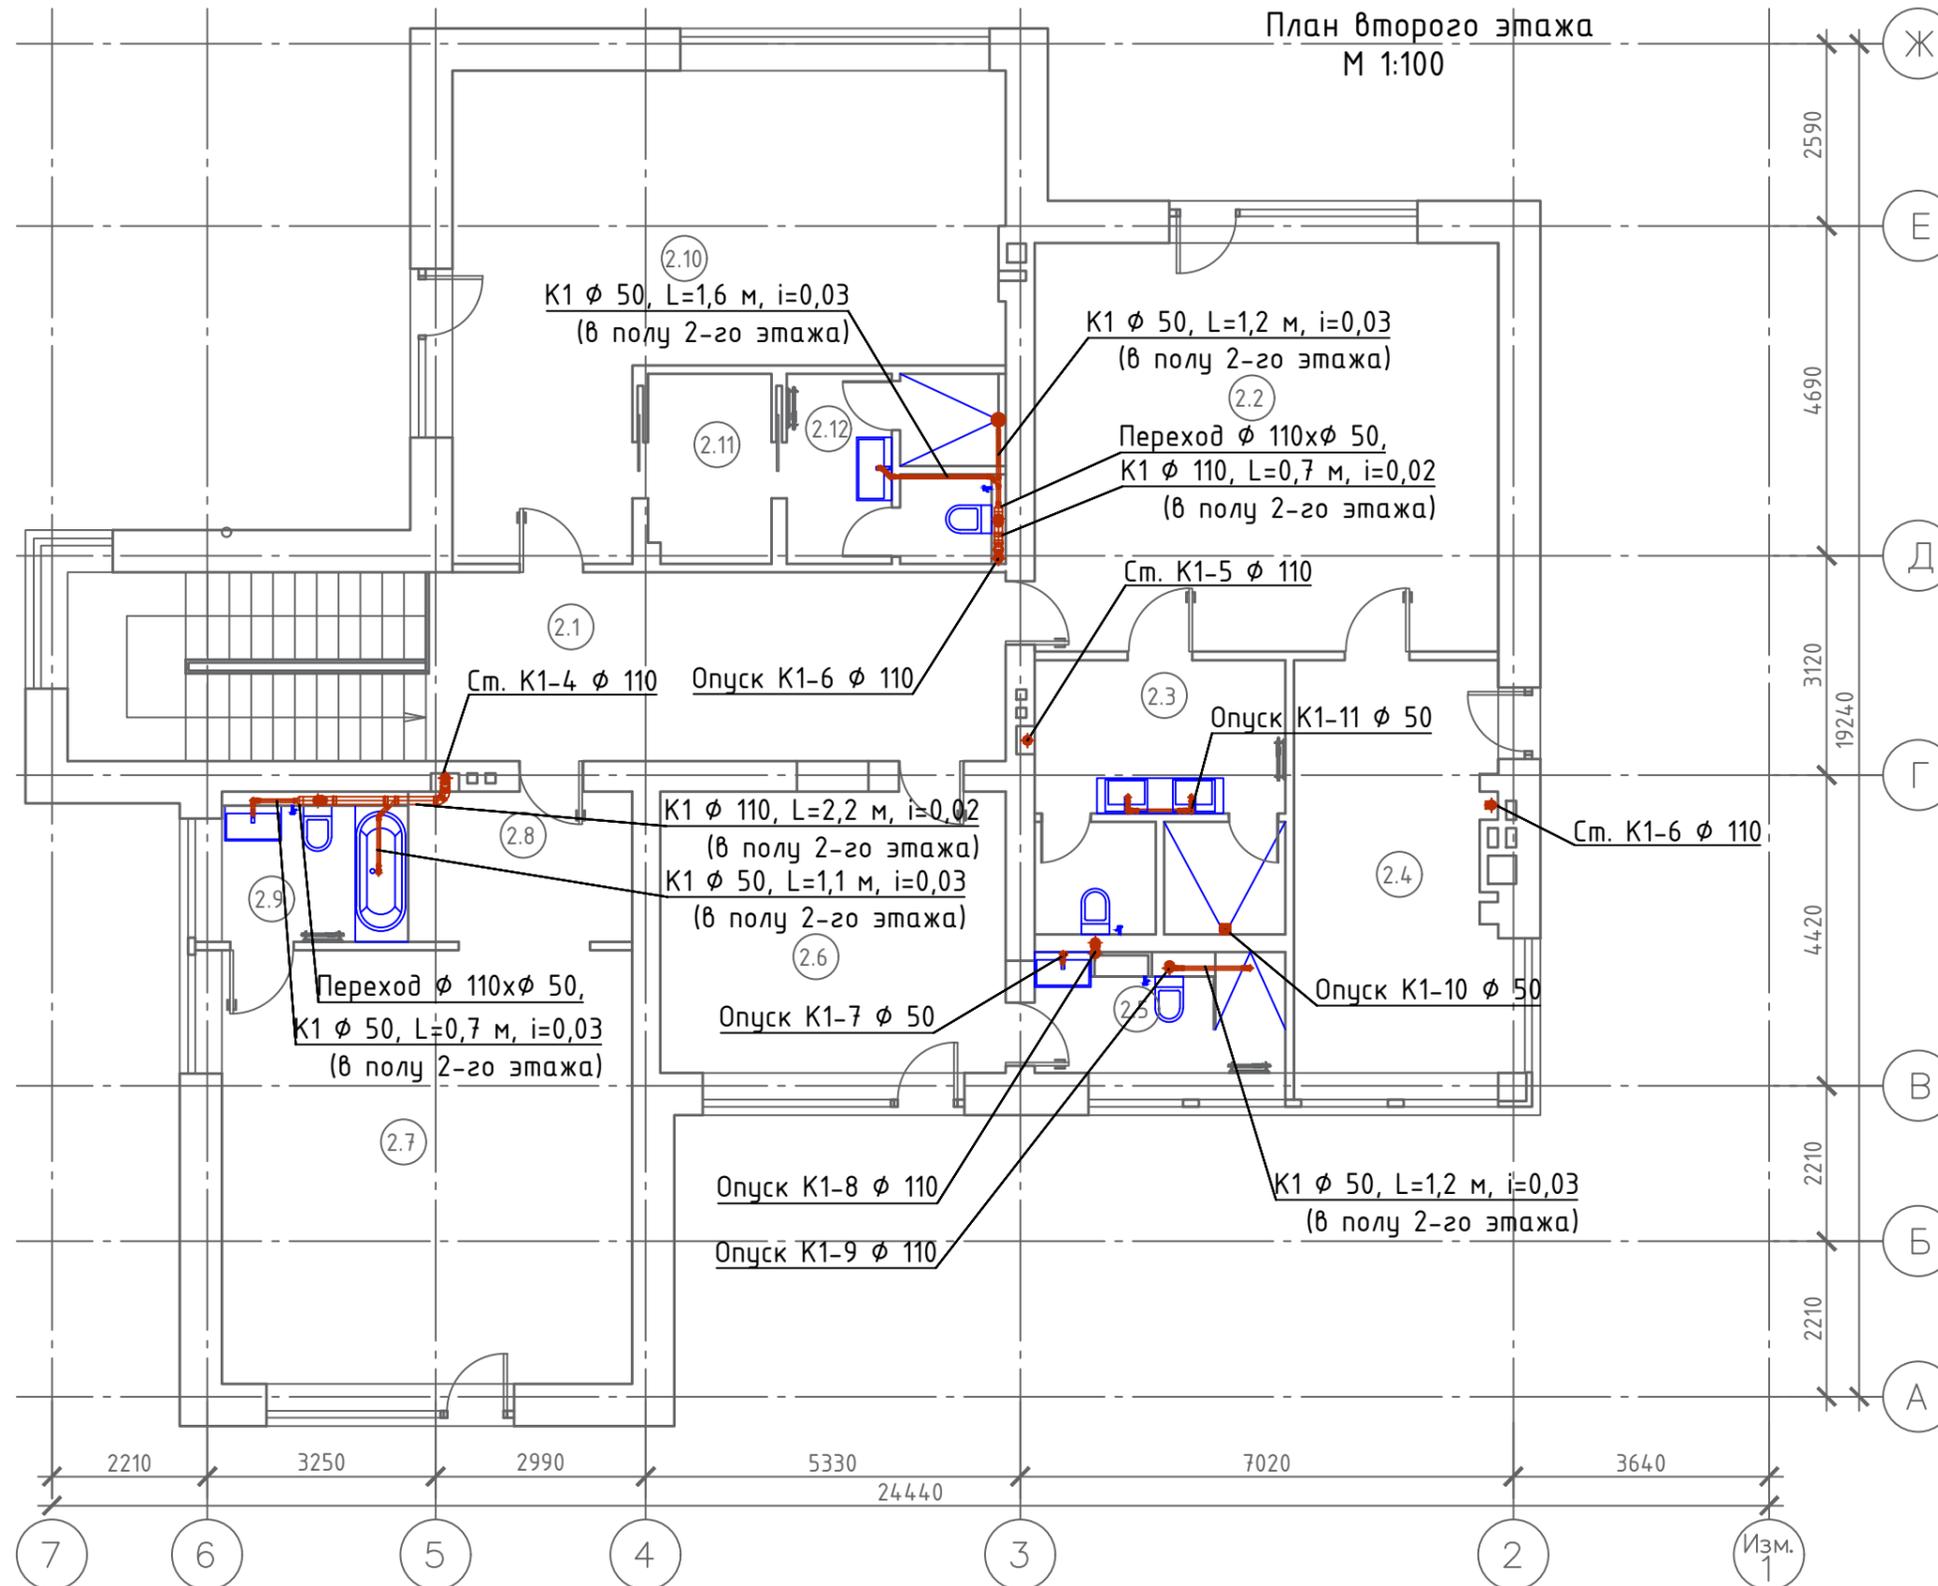


						Жилой дом на уч-ке ... к.п. Миллениум парк		
№ док.	Изм.	Лист	Кол.уч.	Подп.	Дата			
Инженер						Водоснабжение и канализация		
ГИП						Р		
						Система канализации План второго этажа		

СПА Зона

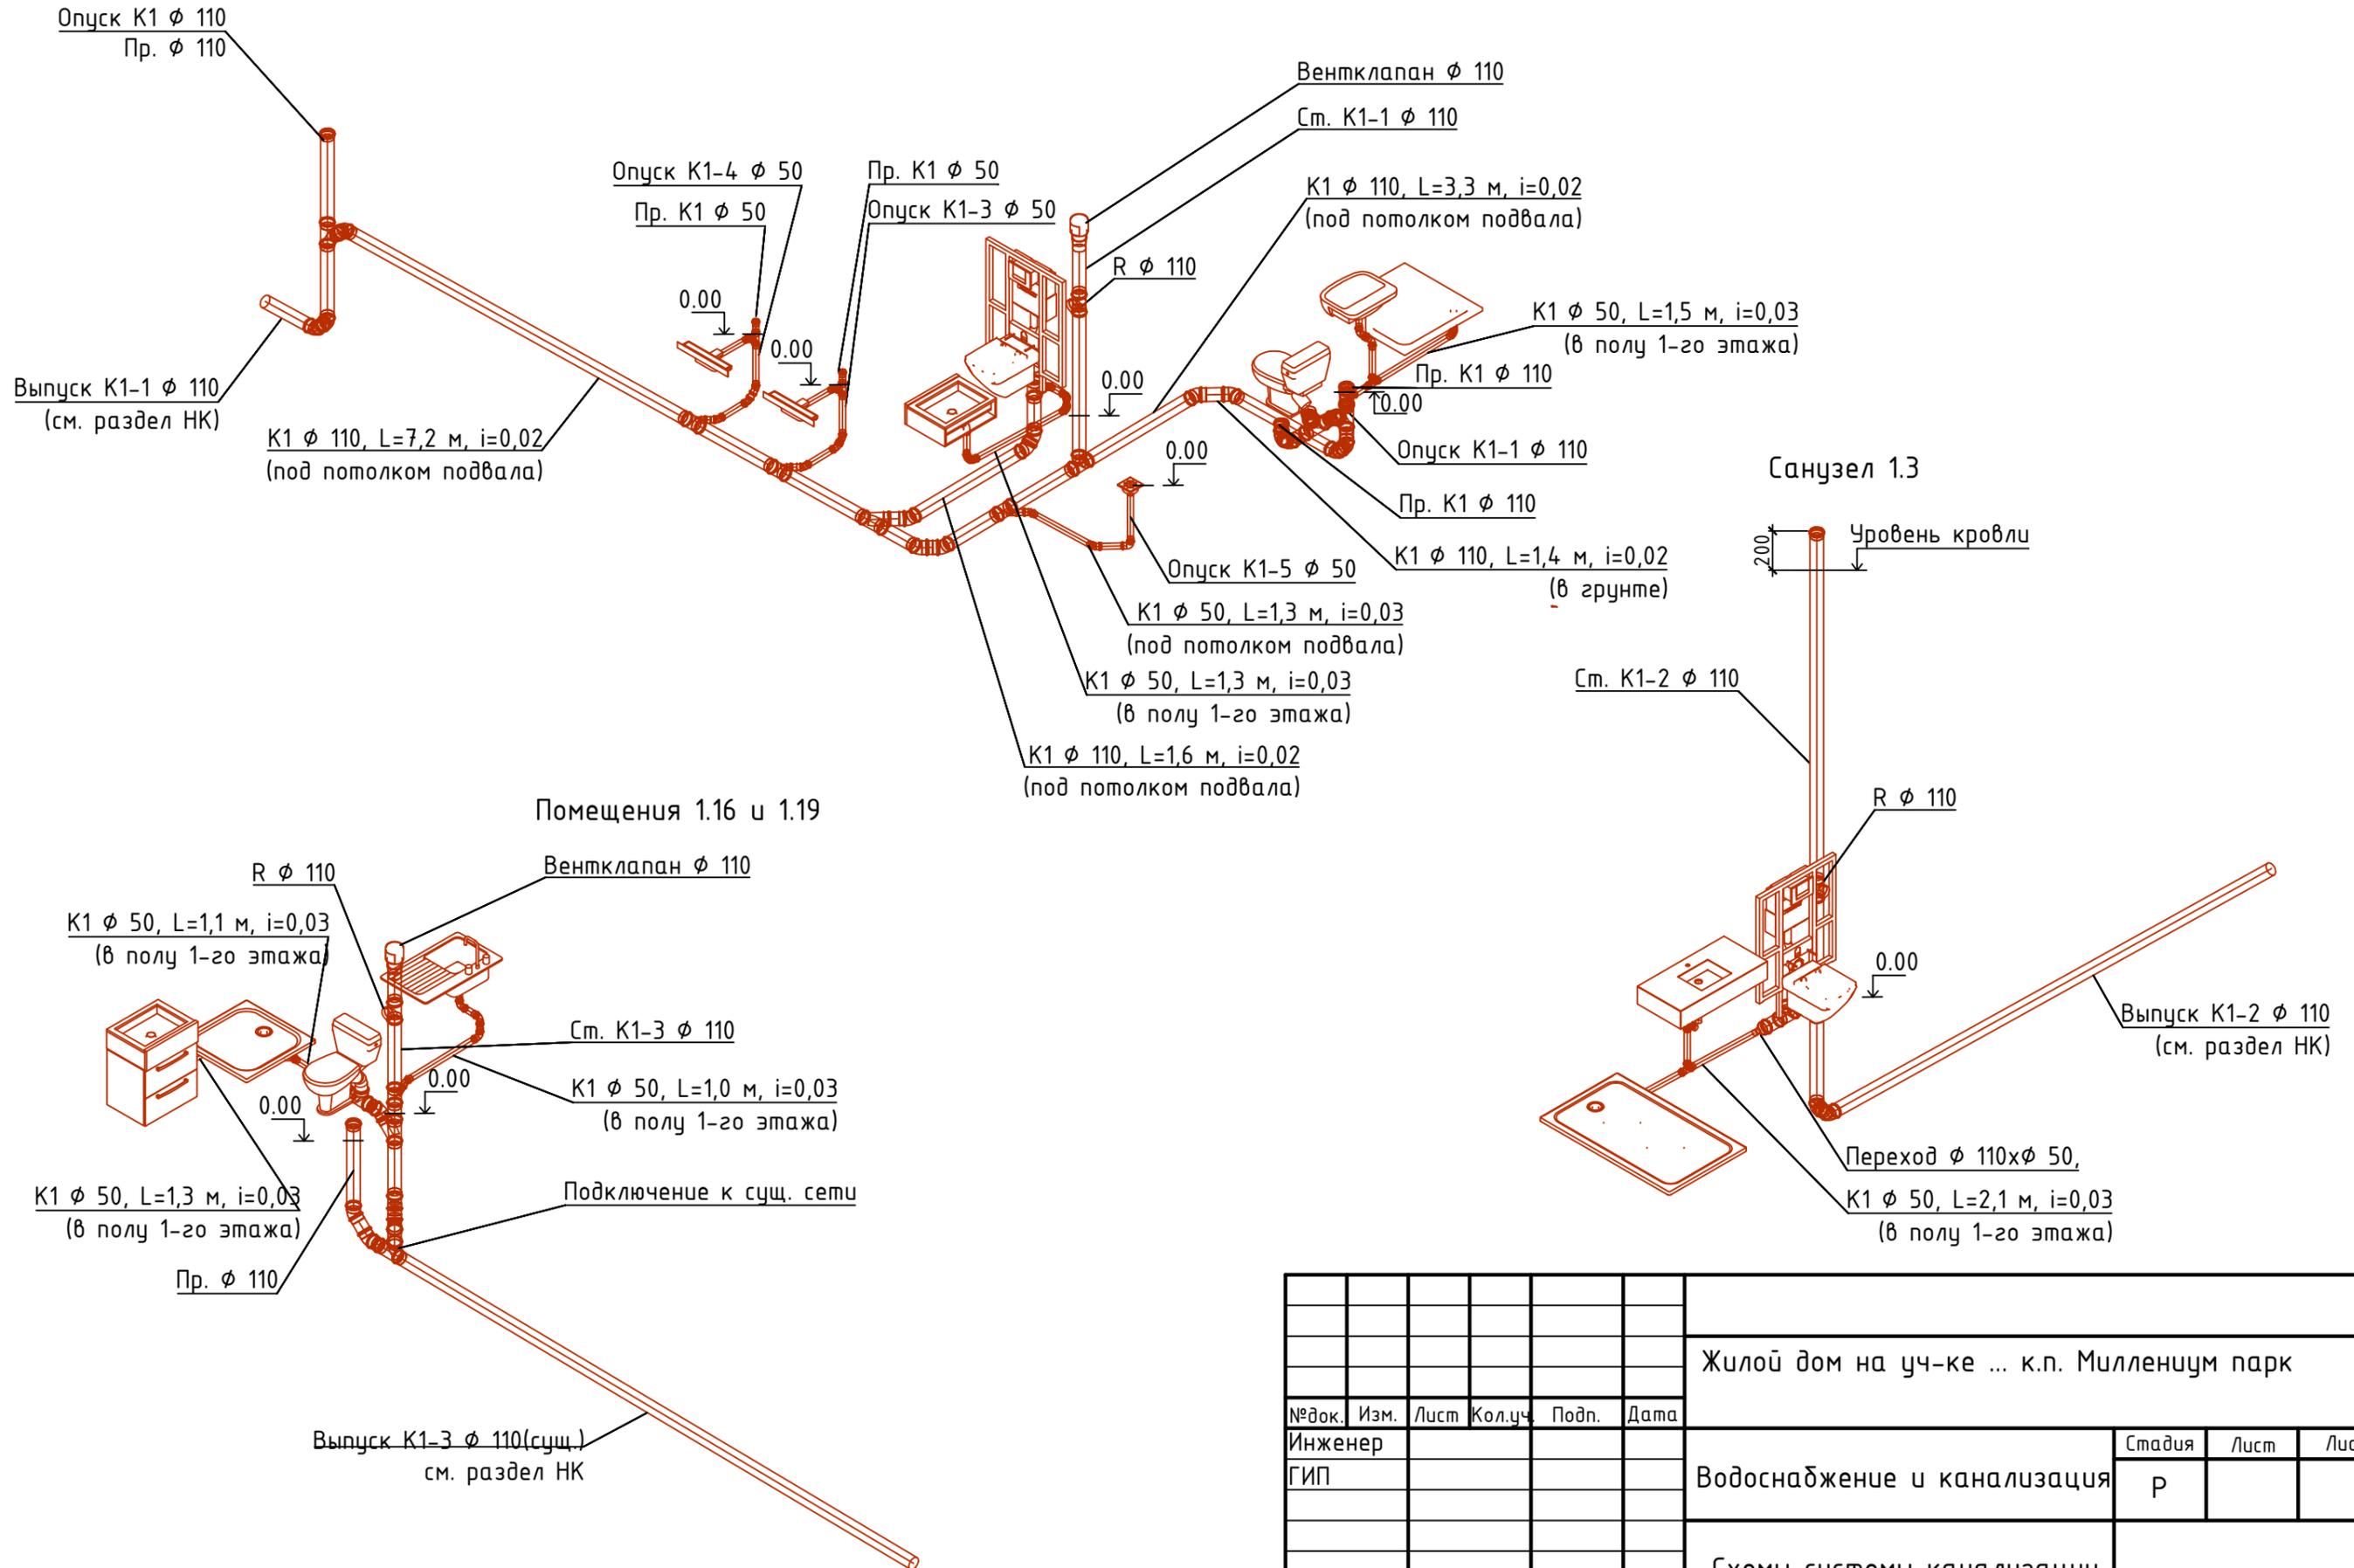


						Жилой дом на уч-ке ... к.п. Миллениум парк			
№ док.	Изм.	Лист	Кол.уч.	Подп.	Дата				
Инженер						Водоснабжение и канализация	Стадия	Лист	Листов
ГИП						р			
						Схемы системы канализации			


Помещения 1.9, 2.3, 2.5

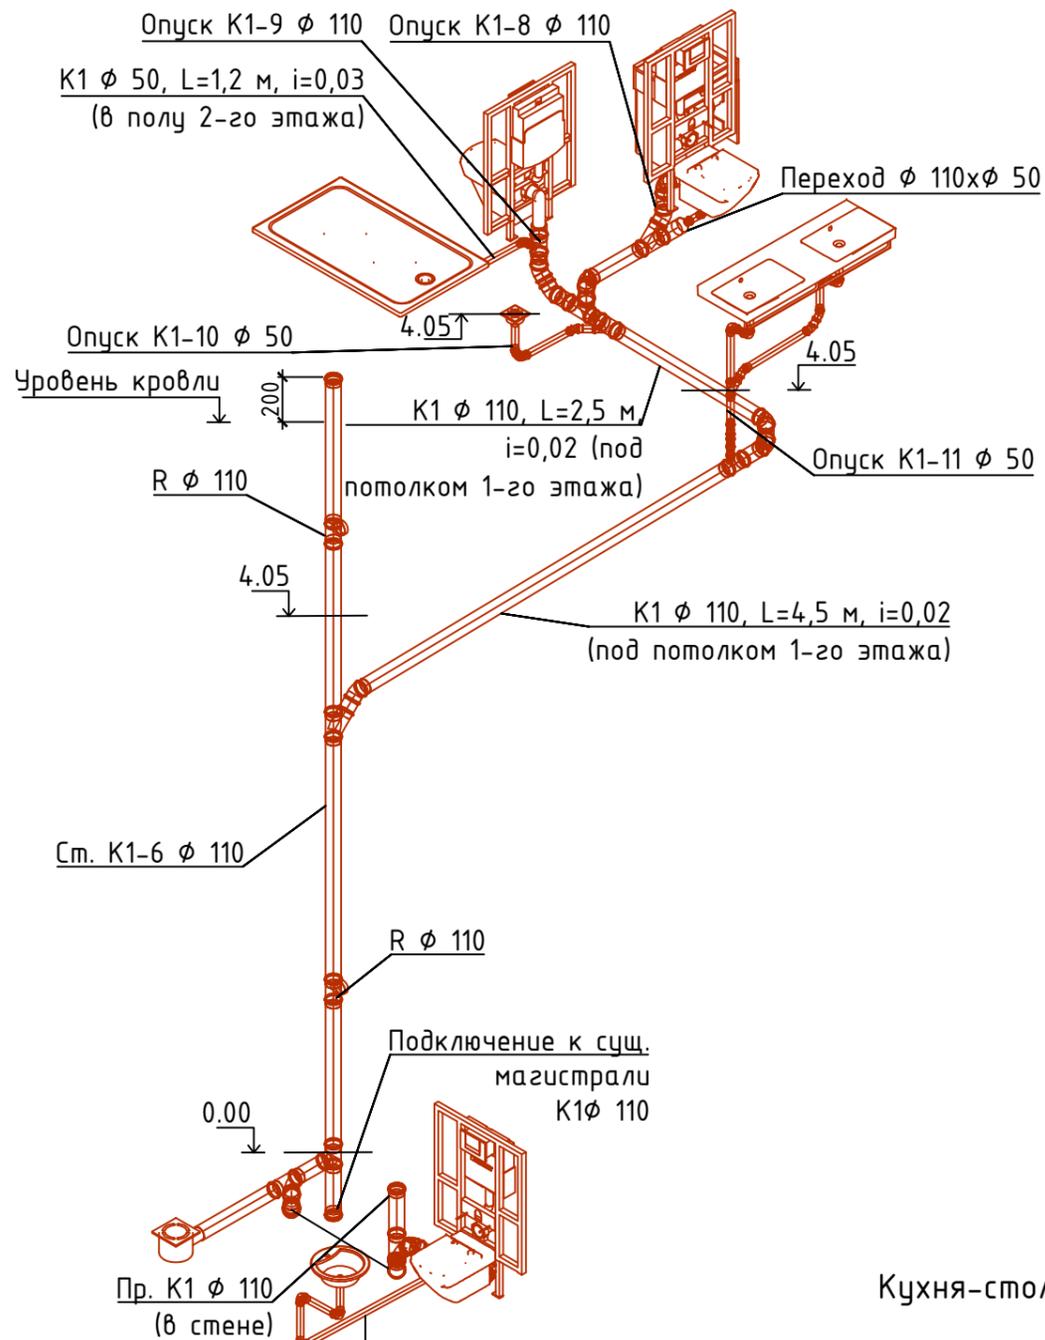


Санузел 2.12

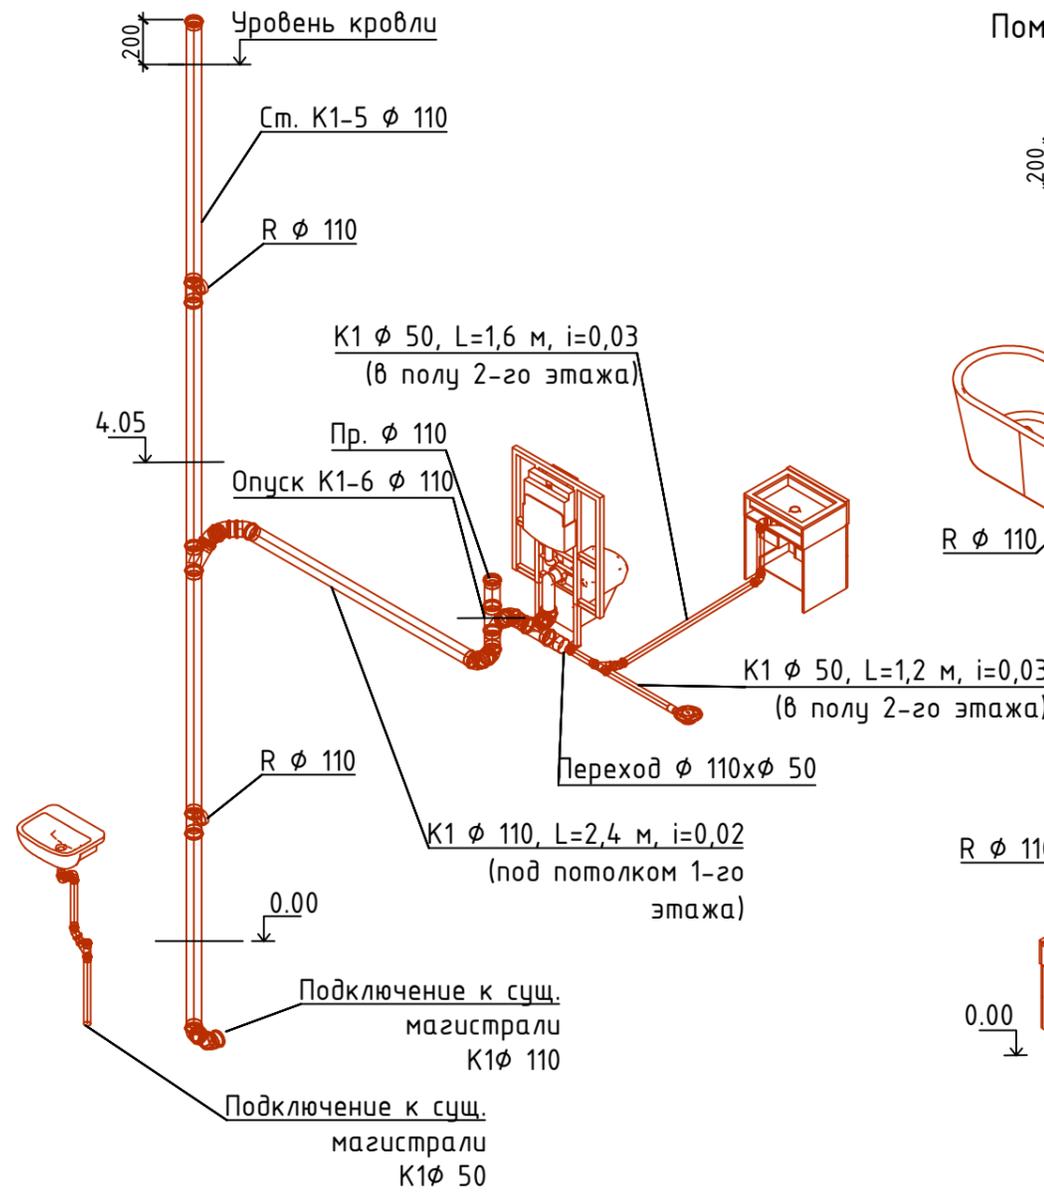

Помещения 1.8 и 2.9

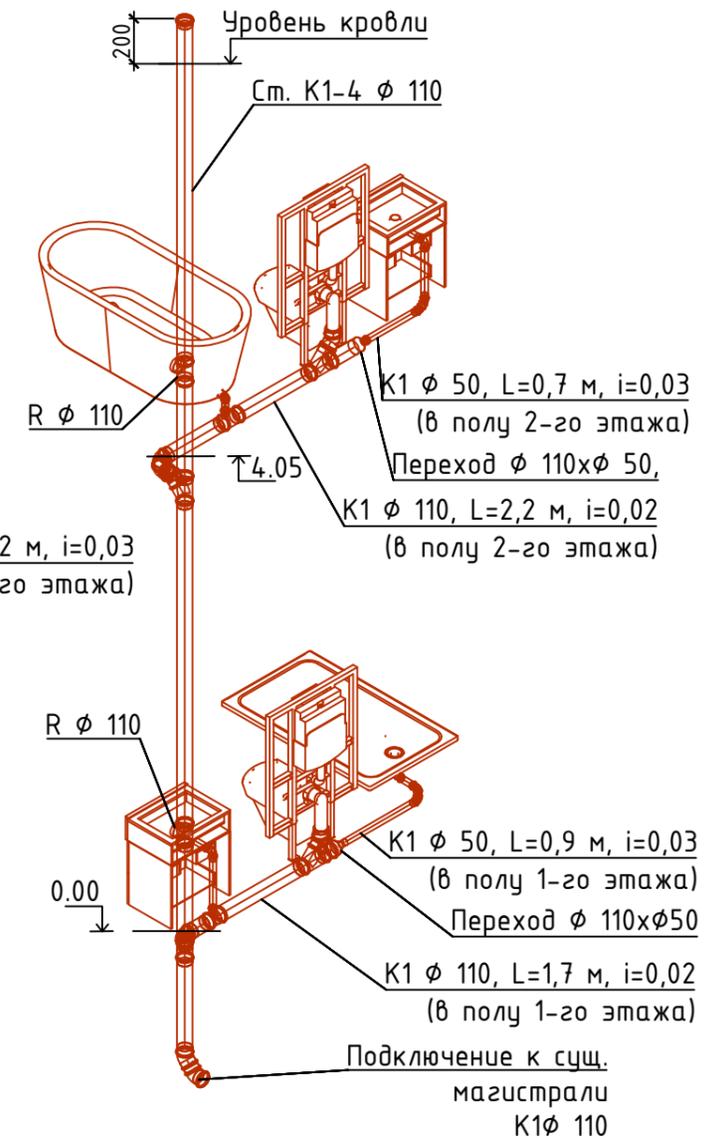

Кухня-столовая 1.4

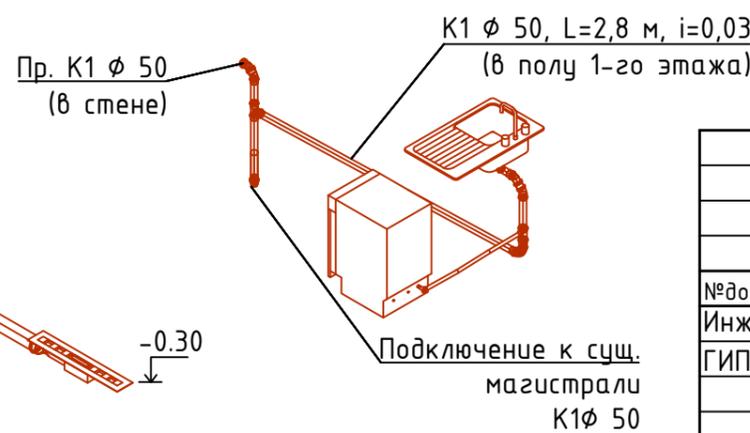

Гараж 1.5



						Жилой дом на уч-ке ... к.п. Миллениум парк			
№ док.	Изм.	Лист	Кол.уч.	Подп.	Дата				
Инженер						Водоснабжение и канализация	Стадия	Лист	Листов
ГИП							р		
						Схемы системы канализации			

