

Ведомость чертежей основного комплекта К2

Лист	Наименование	Примеч.
1.	Общие данные.	
2.	Система ливневой канализации. План подвала.	
3.	Система ливневой канализации. План первого этажа.	
4.	Система ливневой канализации. План второго этажа.	
5.	Система ливневой канализации. План кровли	
6.	Схема системы ливневой канализации. Выпуск К2-1	
7.	Схема системы ливневой канализации. Выпуски К2-2 - К2-3	
8.	Схема системы ливневой канализации. Выпуски К2-4 - К2-6	

ВЕДОМОСТЬ ССЫЛОЧНЫХ И ПРИЛАГАЕМЫХ ДОКУМЕНТОВ

Обозначение	Наименование	Примечание
	<i>Ссылочные документы</i>	
СП 30.13130.2016	Внутренний водопровод и канализация	
СНиП 2.04.01 - 85*	Внутренний водопровод и канализация	
СНиП 3.05.01 - 85	Внутренние санитарно-технические системы	

Условные обозначения:

К2 Трубопровод ливневой канализации

ВВ



Водоприемная воронка

Адрес: МО

Изм.	Кол. уч.	Лист	№ док.	Подп.	Дата		Стадия	Лист	Листов
						Система ливневой канализации	ИД	1	8
						Общие данные			

согласовано:


Взамен инв. N

Подпись и дата

Инв. N подл.

Экспликация помещений цокольного этажа

001	Техподполье бассейна	134,4 кв.м
002	Котельная	20,4 кв.м
003	Венткамера	19,8 кв.м
		19,8 кв.м
005	Кладовая	13,5 кв.м
006	Постирочная	13,5 кв.м
007	Санузел	2,5 кв.м
008	Винный погреб	8,5 кв.м
009	Мини-кухня	7,5 кв.м
010	Кинозал	32,5 кв.м
011	Коридор	28,3 кв.м
012	Лестница	11,5 кв.м
Общая площадь цокольного этажа		312,2 кв.м
Общая площадь жилого дома без крылец и террас		1354,6 кв.м

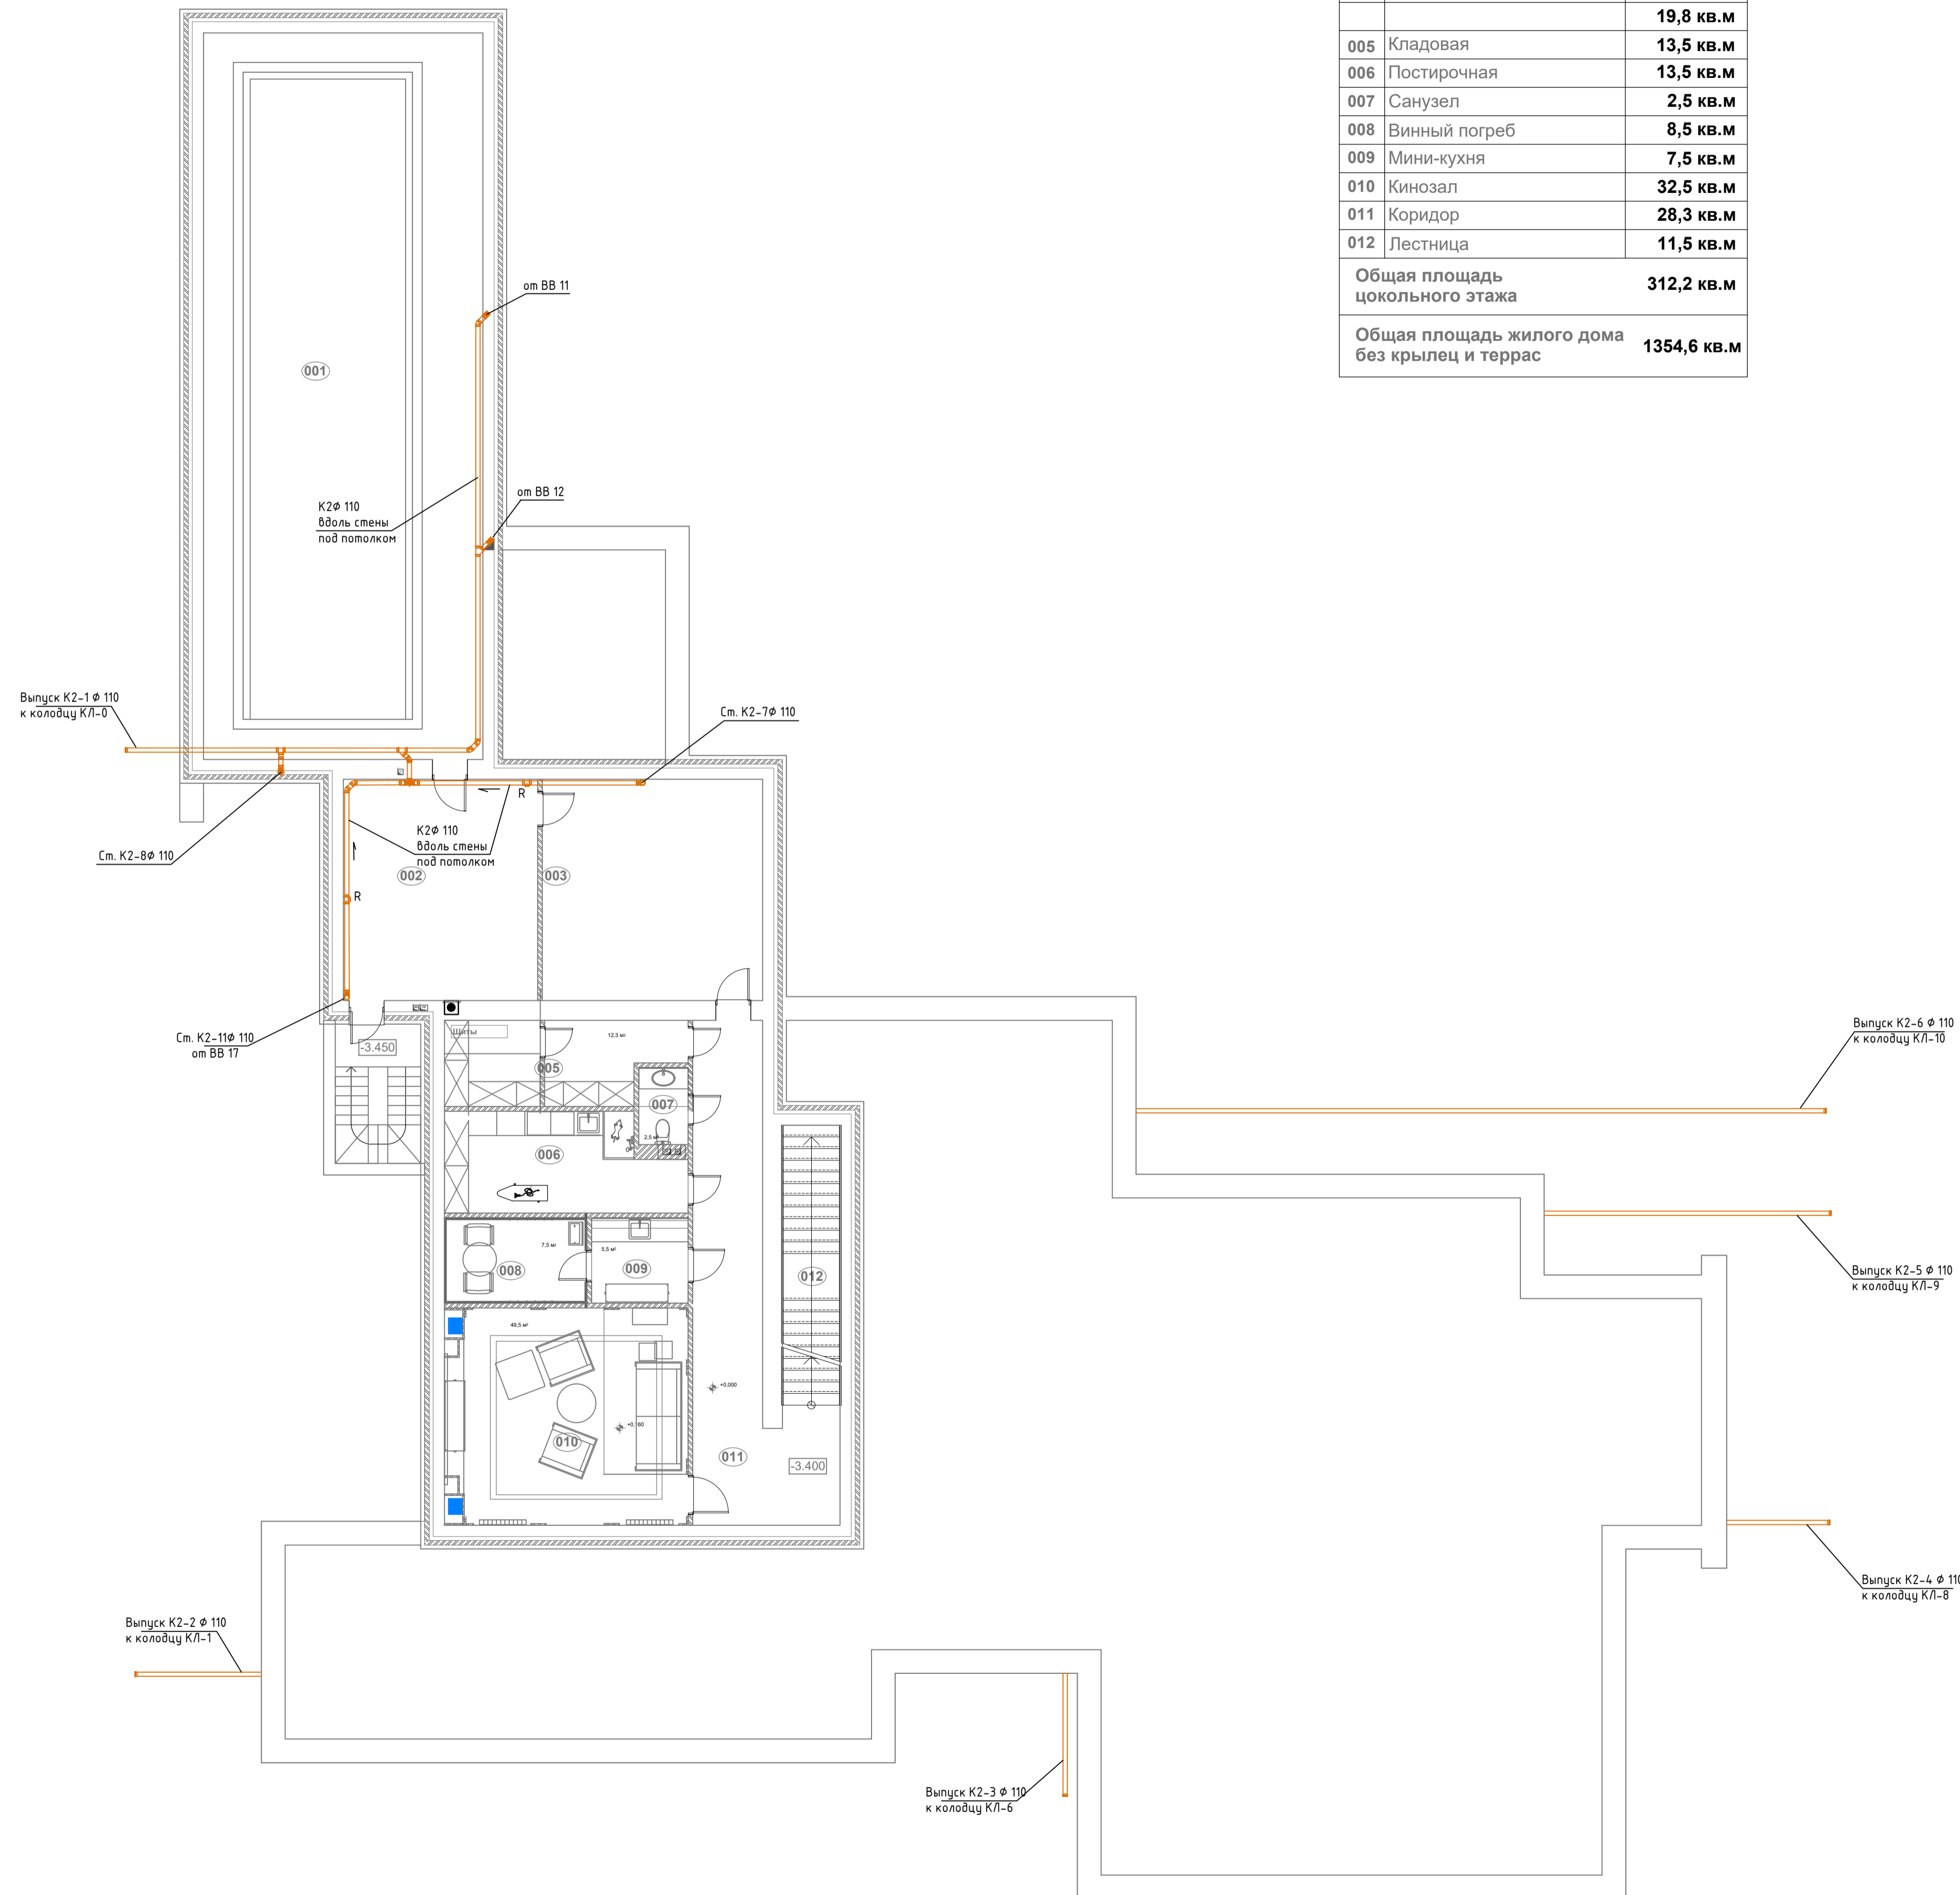


Изм.	Изм. №	Лист №	доп.	Подп.	Дата	Система ливневой канализации	Стадия	Лист	Листов
Разработал							ИД	2	
Рук. проекта									
ГИП									
Норм. контр.						План подвала			

Согласовано:	
Имя, И. подл.	Взамен ина, N
Подпись и дата	

Экспликация помещений 1 этажа

101	Гостиная	66,9 кв.м
102	Кухня-столовая	55,7 кв.м
103	Кладовая	10,8 кв.м
104	Холл	38,0 кв.м
105	Тамбур	13,1 кв.м
106	Гардеробная	34,8 кв.м
107	Гостевой санузел	4,4 кв.м
108	Спальня мамы	21,4 кв.м
109	Санузел	7,0 кв.м
110	Гардеробная при спальне	10,1 кв.м
111	Коридор 1	26,6 кв.м
112	Кабинет	22,0 кв.м
113	Тренажерный зал	30,7 кв.м
114	Коридор 2	11,7 кв.м
115	Раздевалка	9,6 кв.м
116	Санузел SPA зоны	4,1 кв.м
117	Сауна	6,1 кв.м
118	Хамам	9,3 кв.м
119	Коридор SPA зоны	7,3 кв.м
120	Душевая	2,7 кв.м
121	Бассейн	134,6 кв.м
122	Зона отдыха	25,3 кв.м
123	Гараж	68,7 кв.м
124	Тамбур	7,8 кв.м
125	Бильярдная	52,7 кв.м
126	Лестница в зону персонала	11,4 кв.м
127	Терраса SPA зоны	66,1 кв.м
128	Терраса жилой зоны	91,3 кв.м
129	Летняя кухня	25,8 кв.м
130	Терраса спальни мамы	15,1 кв.м
131	Главное крыльцо	10,8 кв.м
132	Крыльцо зоны персонала	6,2 кв.м
Общая площадь 1 этажа без крылец и террас		692,8 кв.м
Общая площадь крылец, террас и летней кухни 1 этажа		215,3 кв.м
Общая площадь жилого дома без крылец и террас		1354,6 кв.м

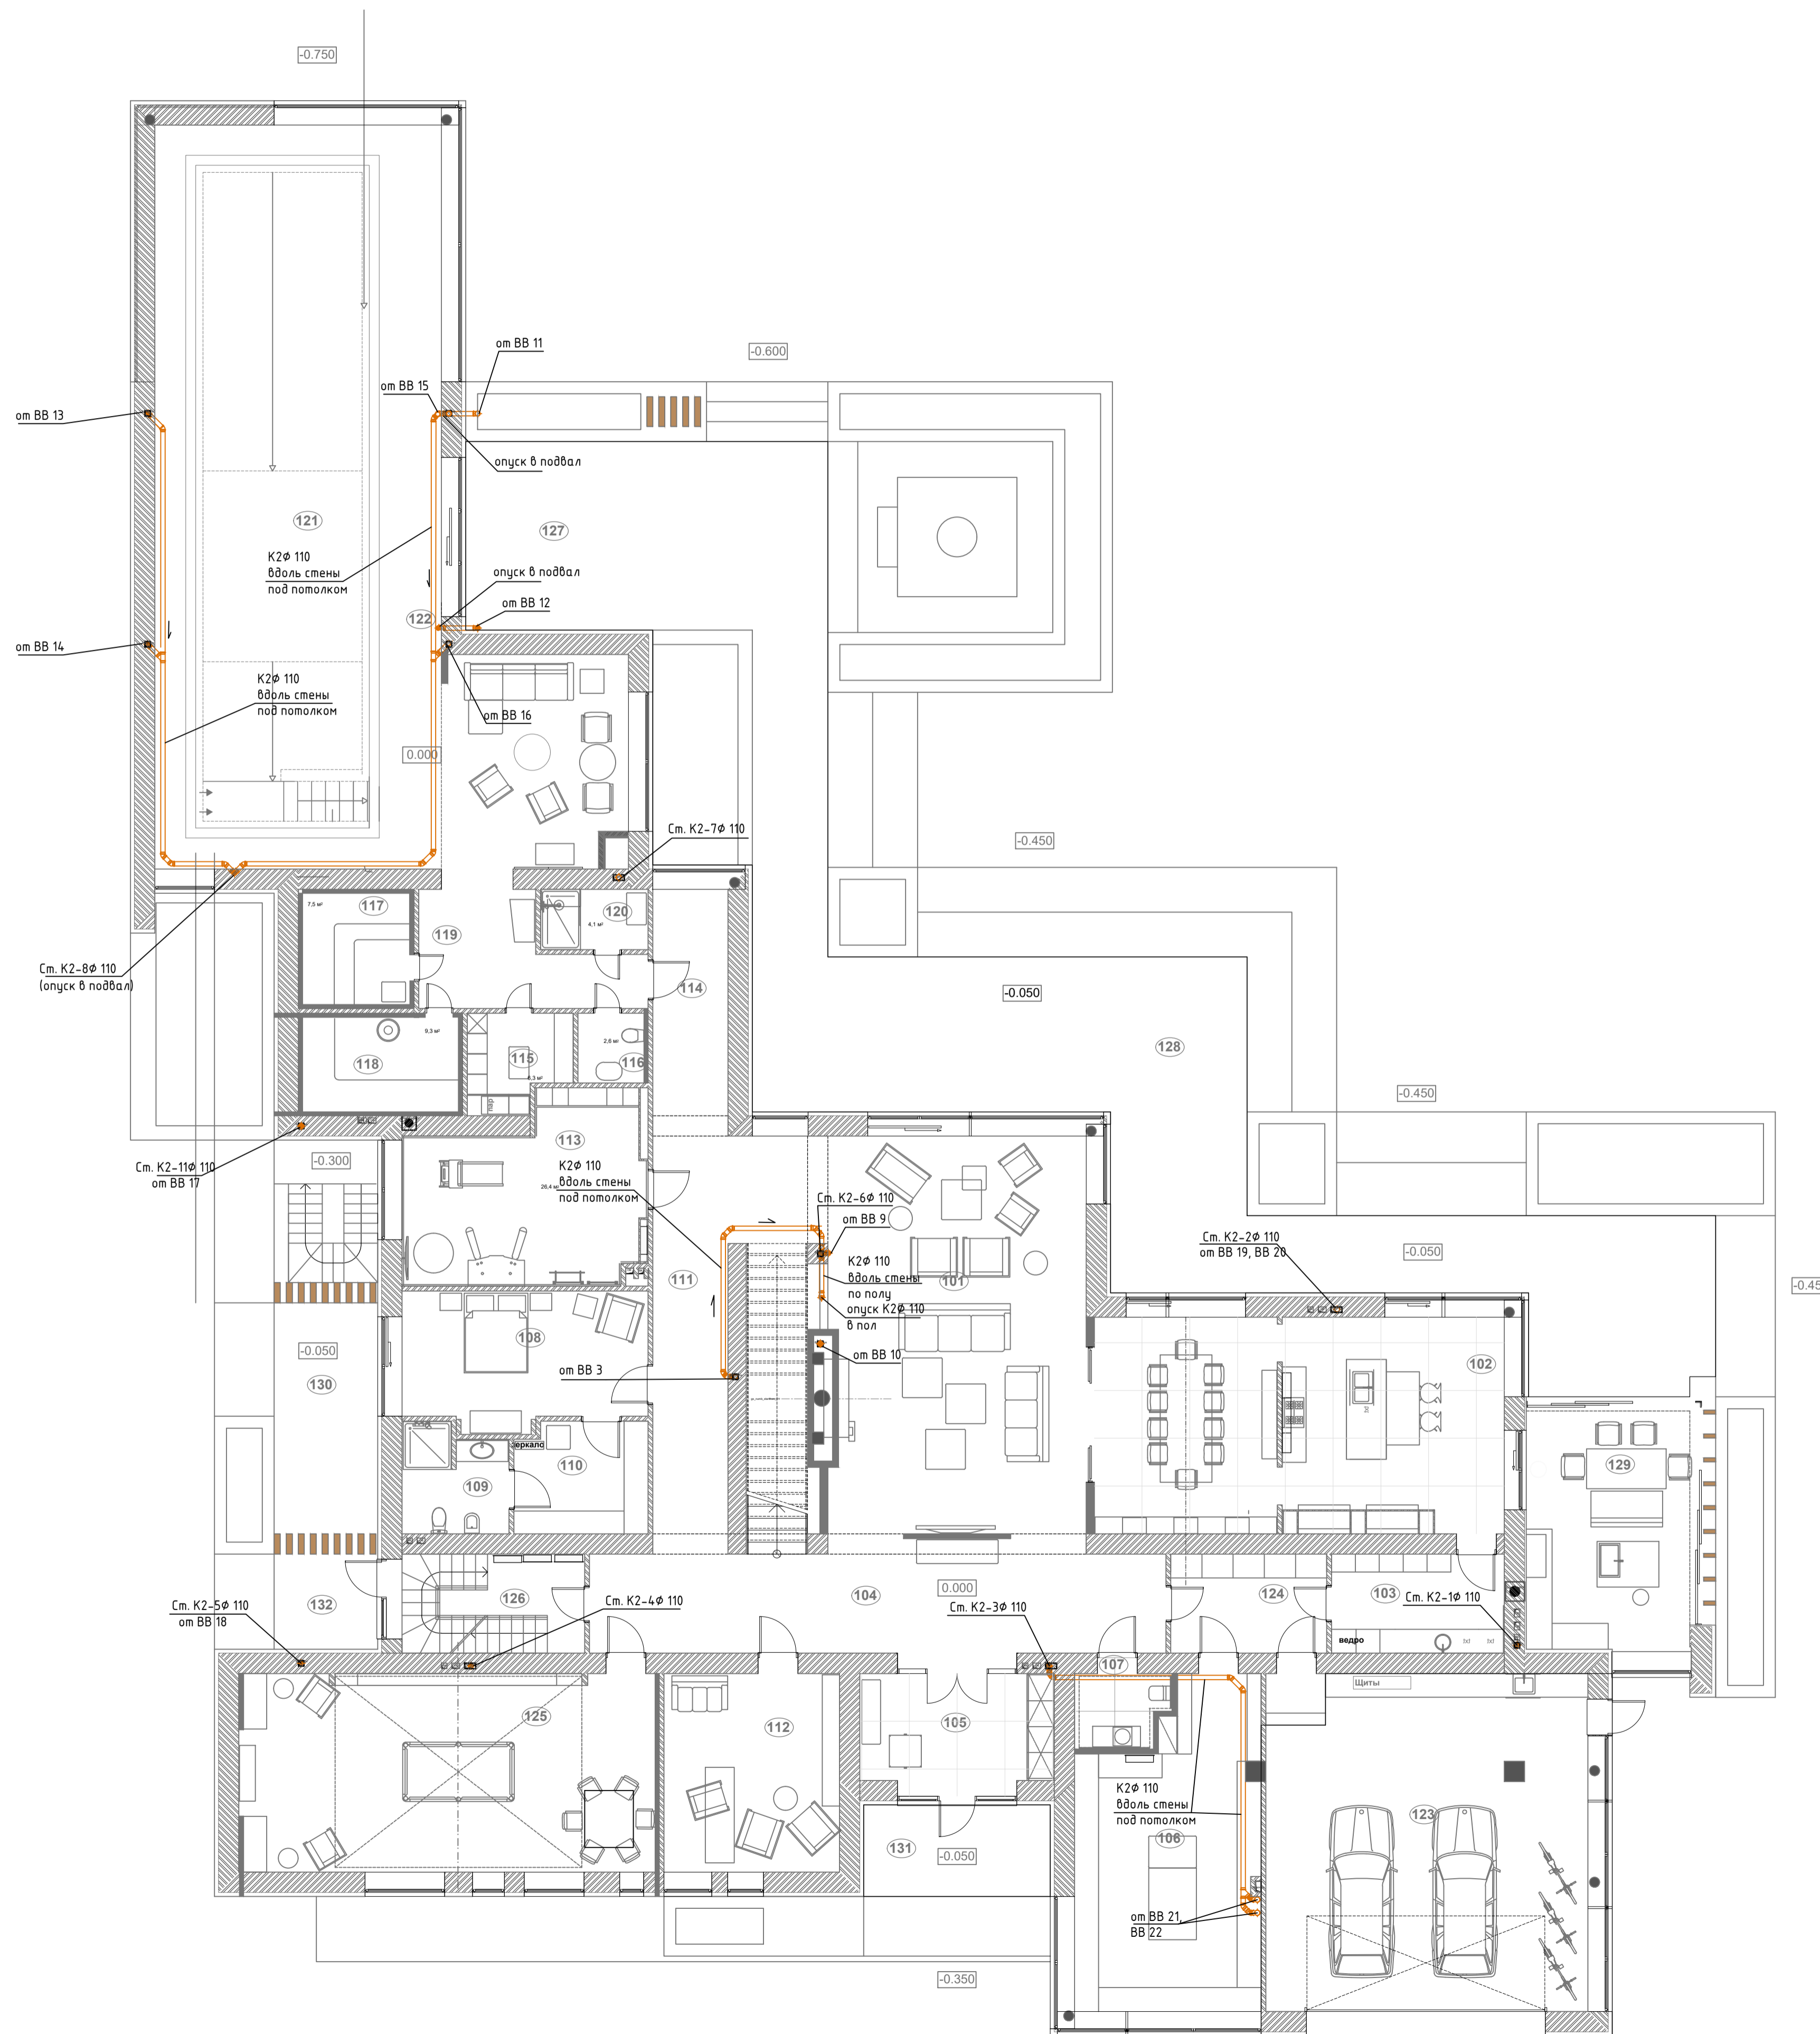

согласовано:
 Подпись и дата
 Имя, И. Ф. П.

Изм.	Кол. изм.	Листы в док.	Подп.	Дата	Система ливневой канализации	Стадия	Лист	Листов
Разработал						ИД	3	
Рук. проекта						План первого этажа		
ГИП								
Норм. контр.								


Экспликация помещений 2 этажа

201	Мастер-спальня	23,3 кв.м
202	Санузел спальни	19 кв.м
203	Гардеробная спальни	9,7 кв.м
204	Детская спальня 1	25,7 кв.м
205	Санузел 1	8,7 кв.м
206	Гардеробная 1	10,2 кв.м
207	Детская спальня 2	25,7 кв.м
208	Санузел 2	8,7 кв.м
209	Гардеробная 2	10,2 кв.м
210	Игровая	24,4 кв.м
211	Спальня старшей дочери	27,3 кв.м
212	Санузел 3	8,5 кв.м
213	Гардеробная 3	9,8 кв.м
214	Спальня гостевая	18,2 кв.м
215	Санузел 4	4,6 кв.м
216	Гардеробная 4	3,4 кв.м
217	Спальня персонала 1	16,6 кв.м
218	Спальня персонала 2	15,3 кв.м
219	Санузел персонала	3,8 кв.м
220	Кухня персонала	14,1 кв.м
221	Холл	60,6 кв.м
222	Терраса 1	90,5 кв.м
223	Терраса 2	52,8 кв.м

Общая площадь 2 этажа без крылец и террас 349,6 кв.м


Общая площадь крылец и террас 2 этажа 143,3 кв.м

Общая площадь жилого дома без крылец и террас 1354,6 кв.м

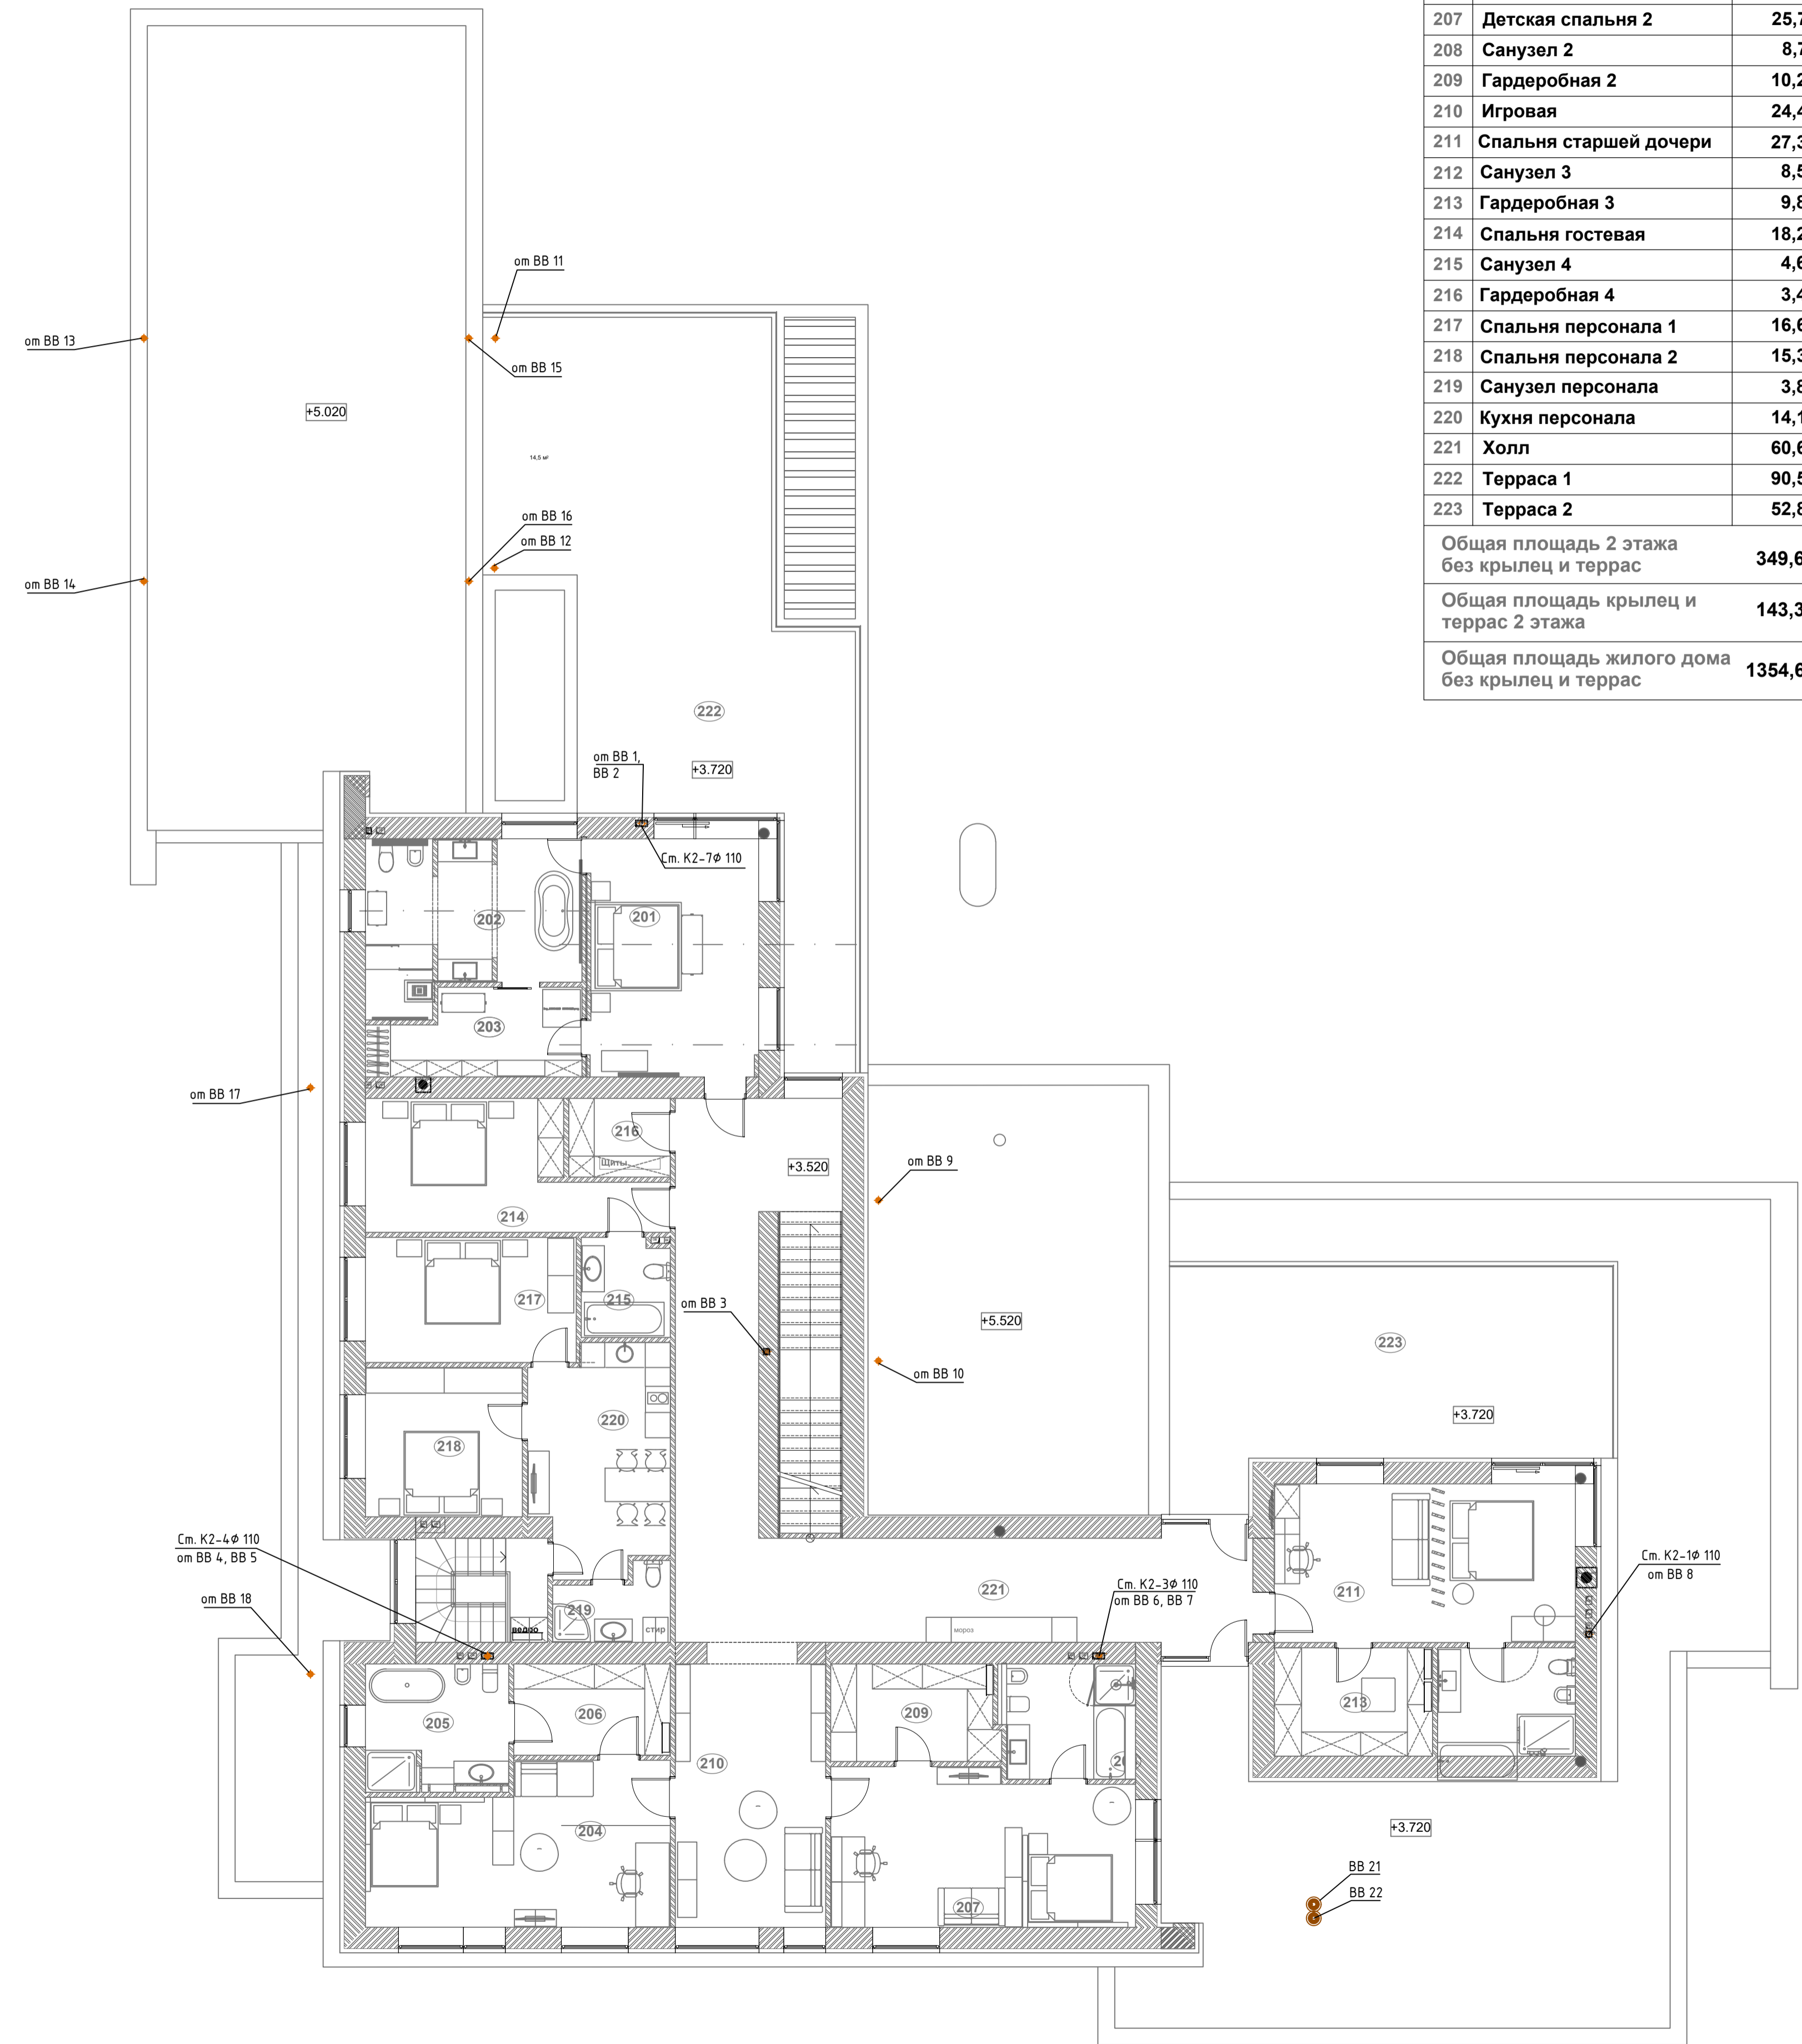

Изм.	Изм. уз.	Листы док.	Подп.	Дата	Система ливневой канализации	Стадия	Лист	Листов
Разработал						ИД	4	
Рук. проекта								
ГИП								
Норм. контр.					План второго этажа			

Ив. N подл. Подпись и дата Взам. инв. N
 СОГЛАСОВАНО:

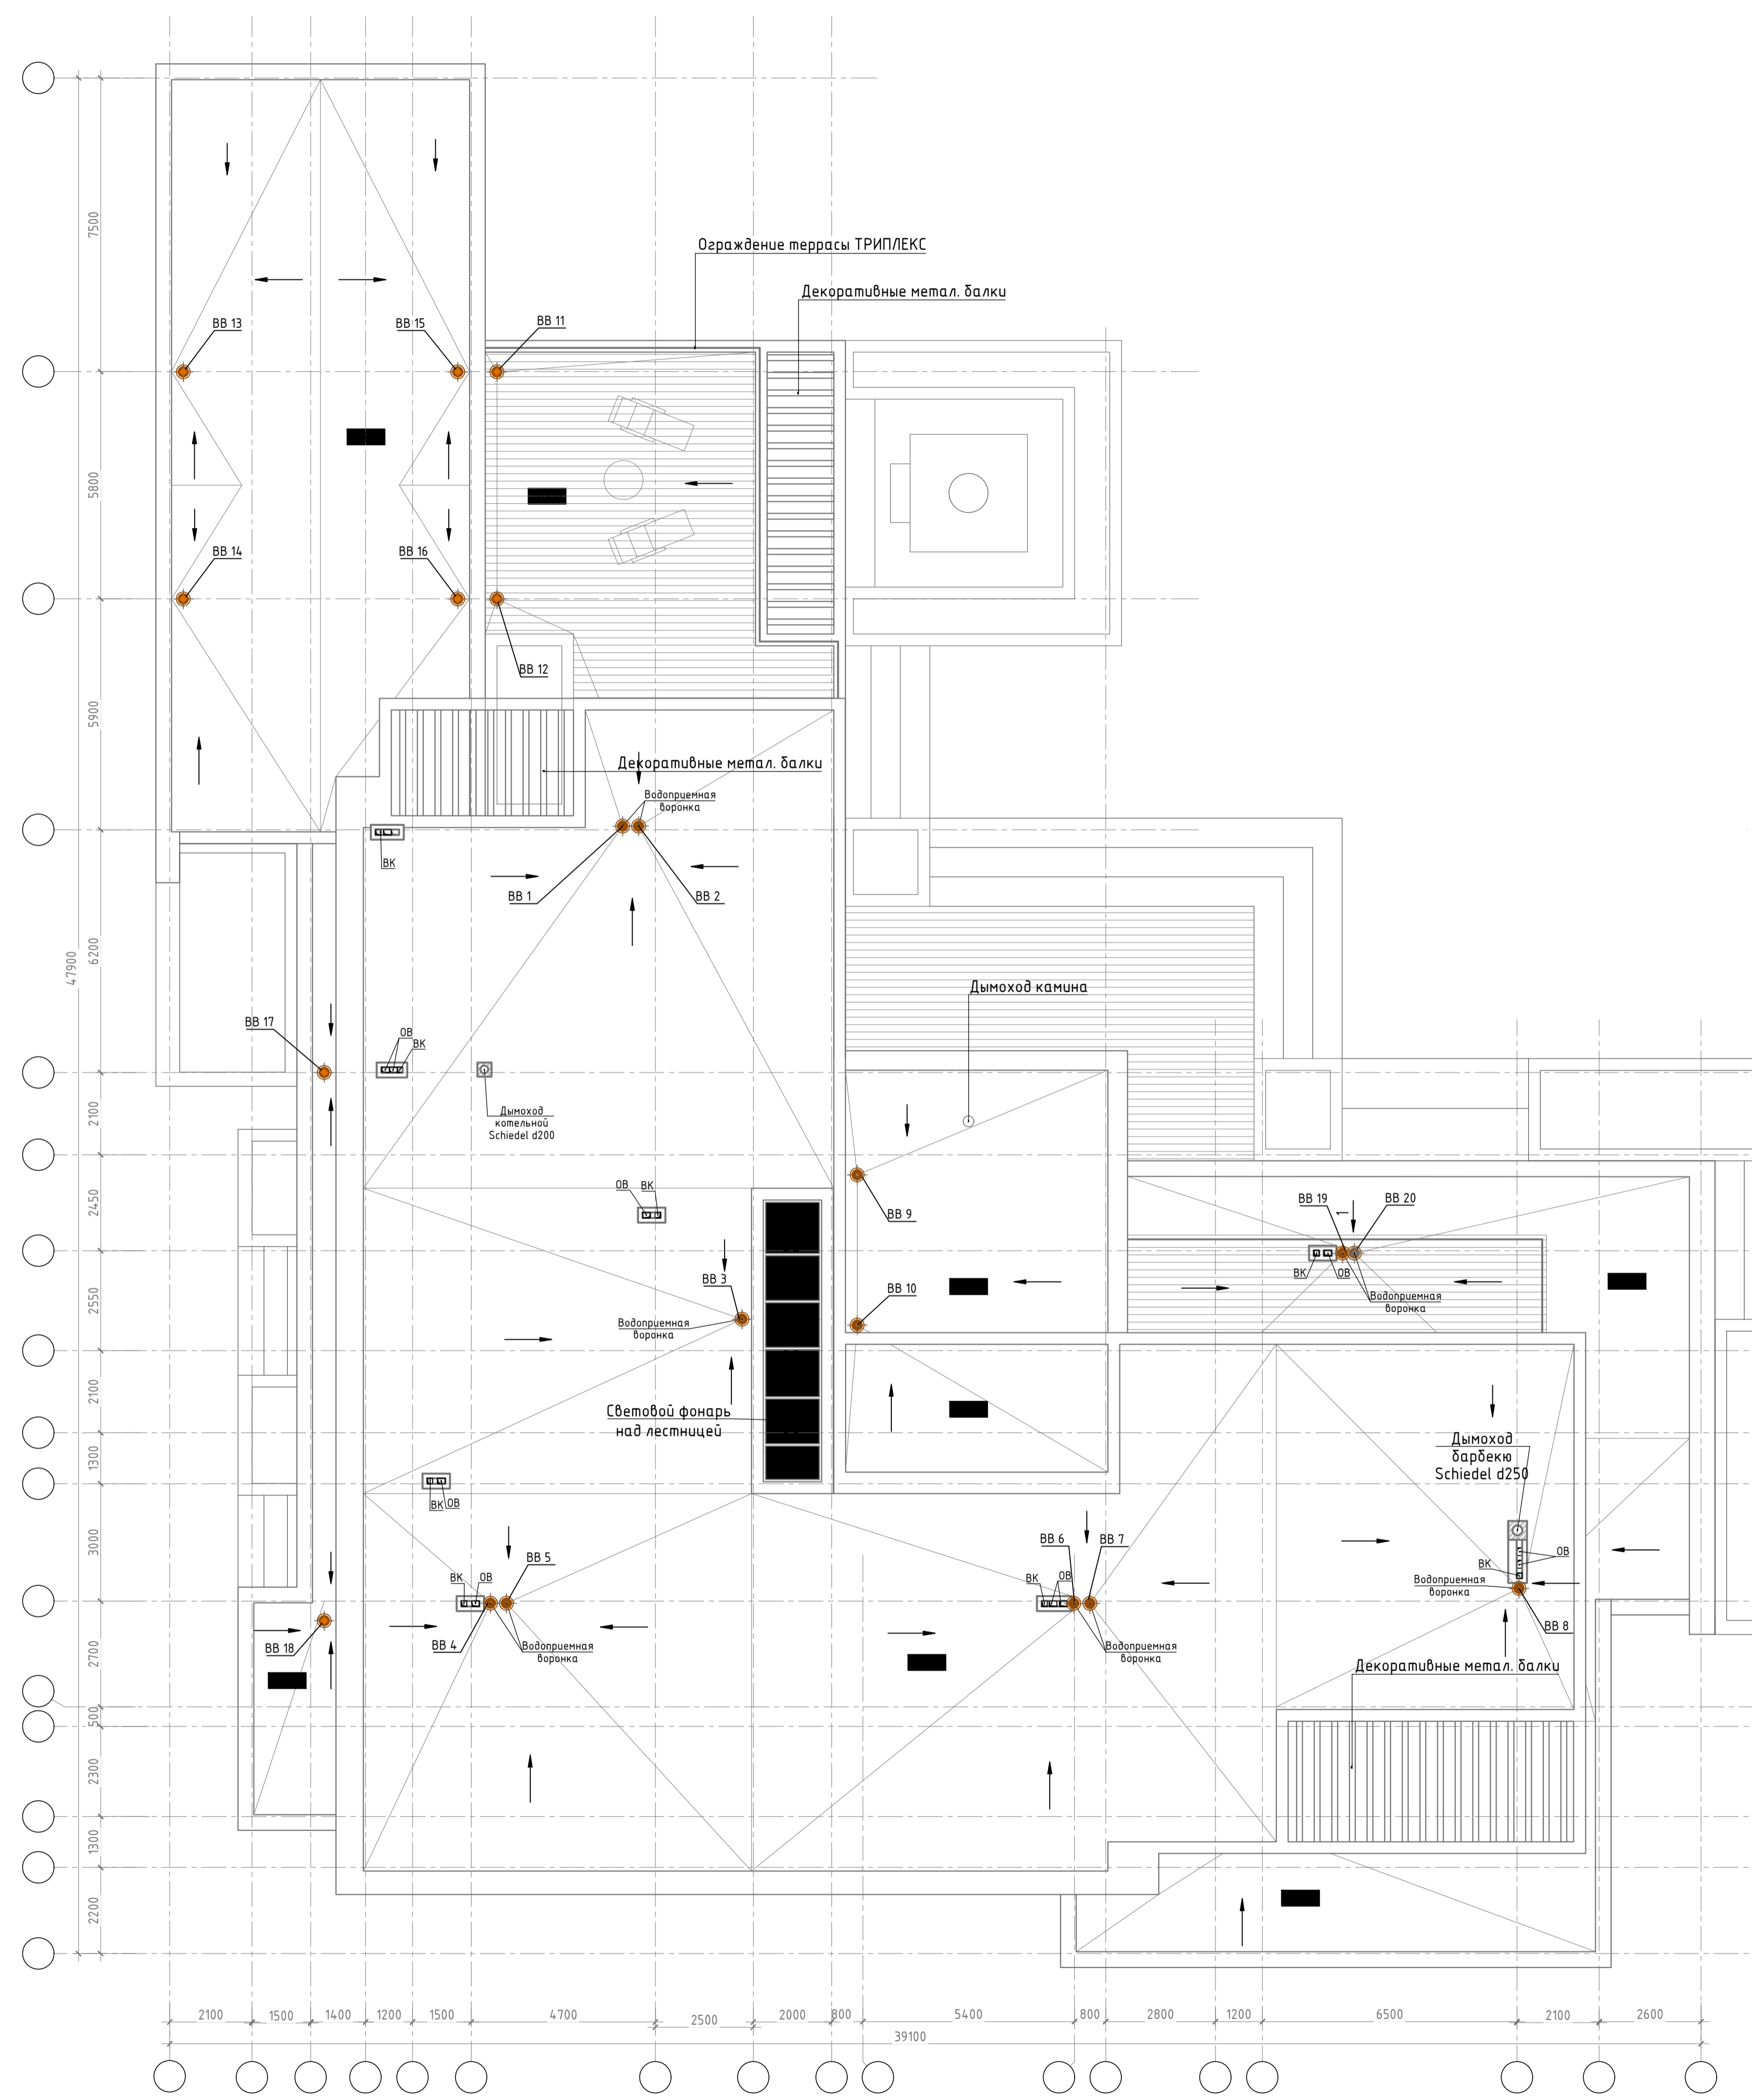


Изм.	№	Дат.	Содерж.

Изм.	№	Дат.	Содерж.	ИД	5	Листов
Разработ.						
Рук. проекта						
ГИП						
Норм. контр.						

Система ливневой канализации



План кровли

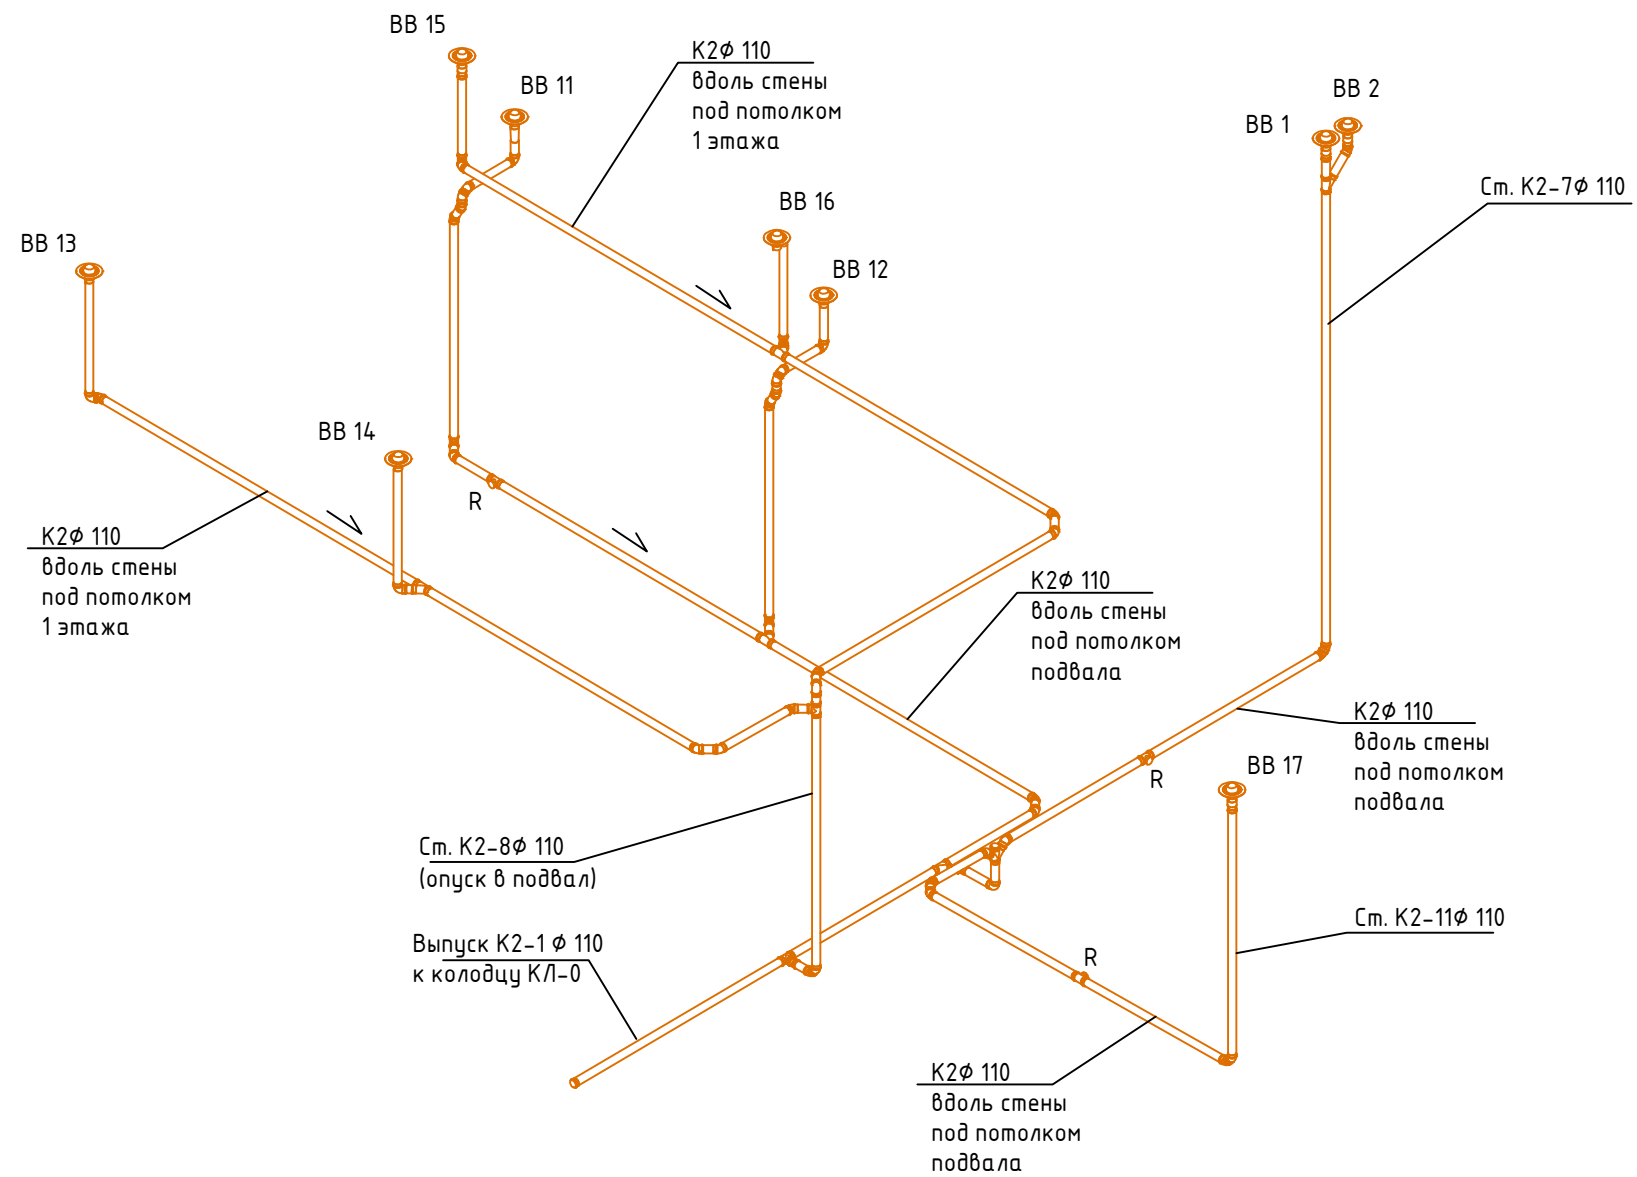

согласовано:

Изм. N подл.
Подпись и дата
Взамен инв. N

Изм.	Кол. чч.	Лист	№ док.	Подп.	Дата				
Разработал						Система ливневой канализации	Стадия	Лист	Листов
Рук. проекта							ИД	6	
ГИП						Схема системы K2 Выпуск K2-1			
Норм. контр.									

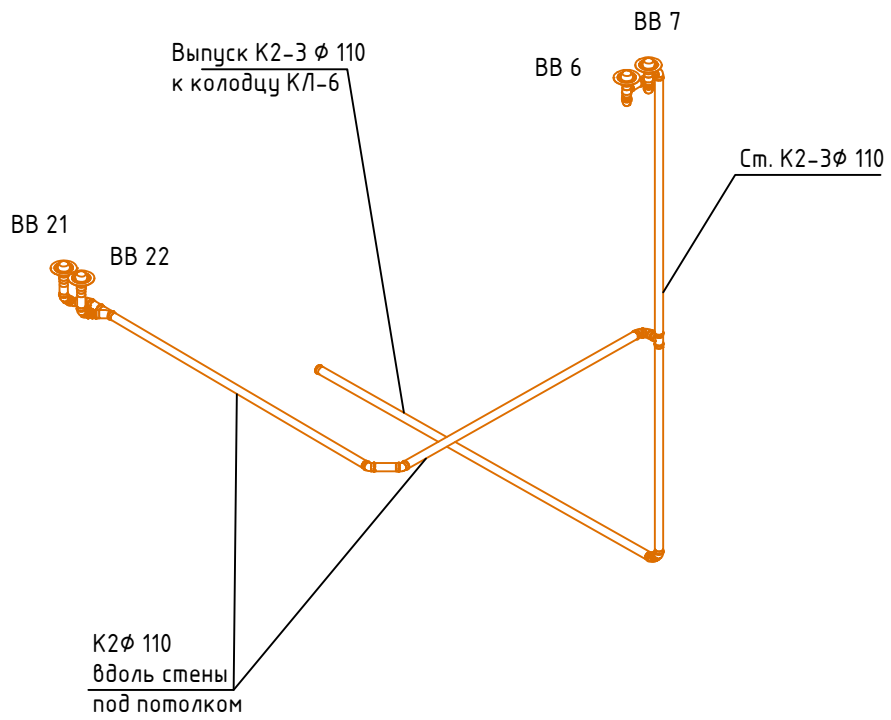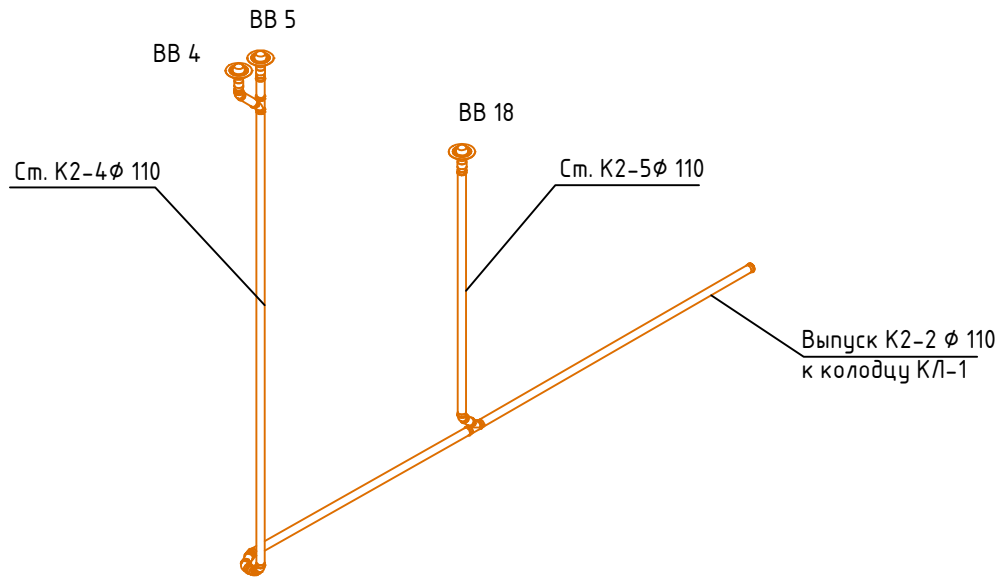

согласовано:

Взамен инв. N


Подпись и дата

Инв. N подл.

Изм.	Кол. уч.	Лист	№ док.	Подп.	Дата

Система ливневой канализации			Стадия	Лист	Листов
			ИД	7	
Схема системы К2 Выпуски К2-2 - К2-3					

согласовано:

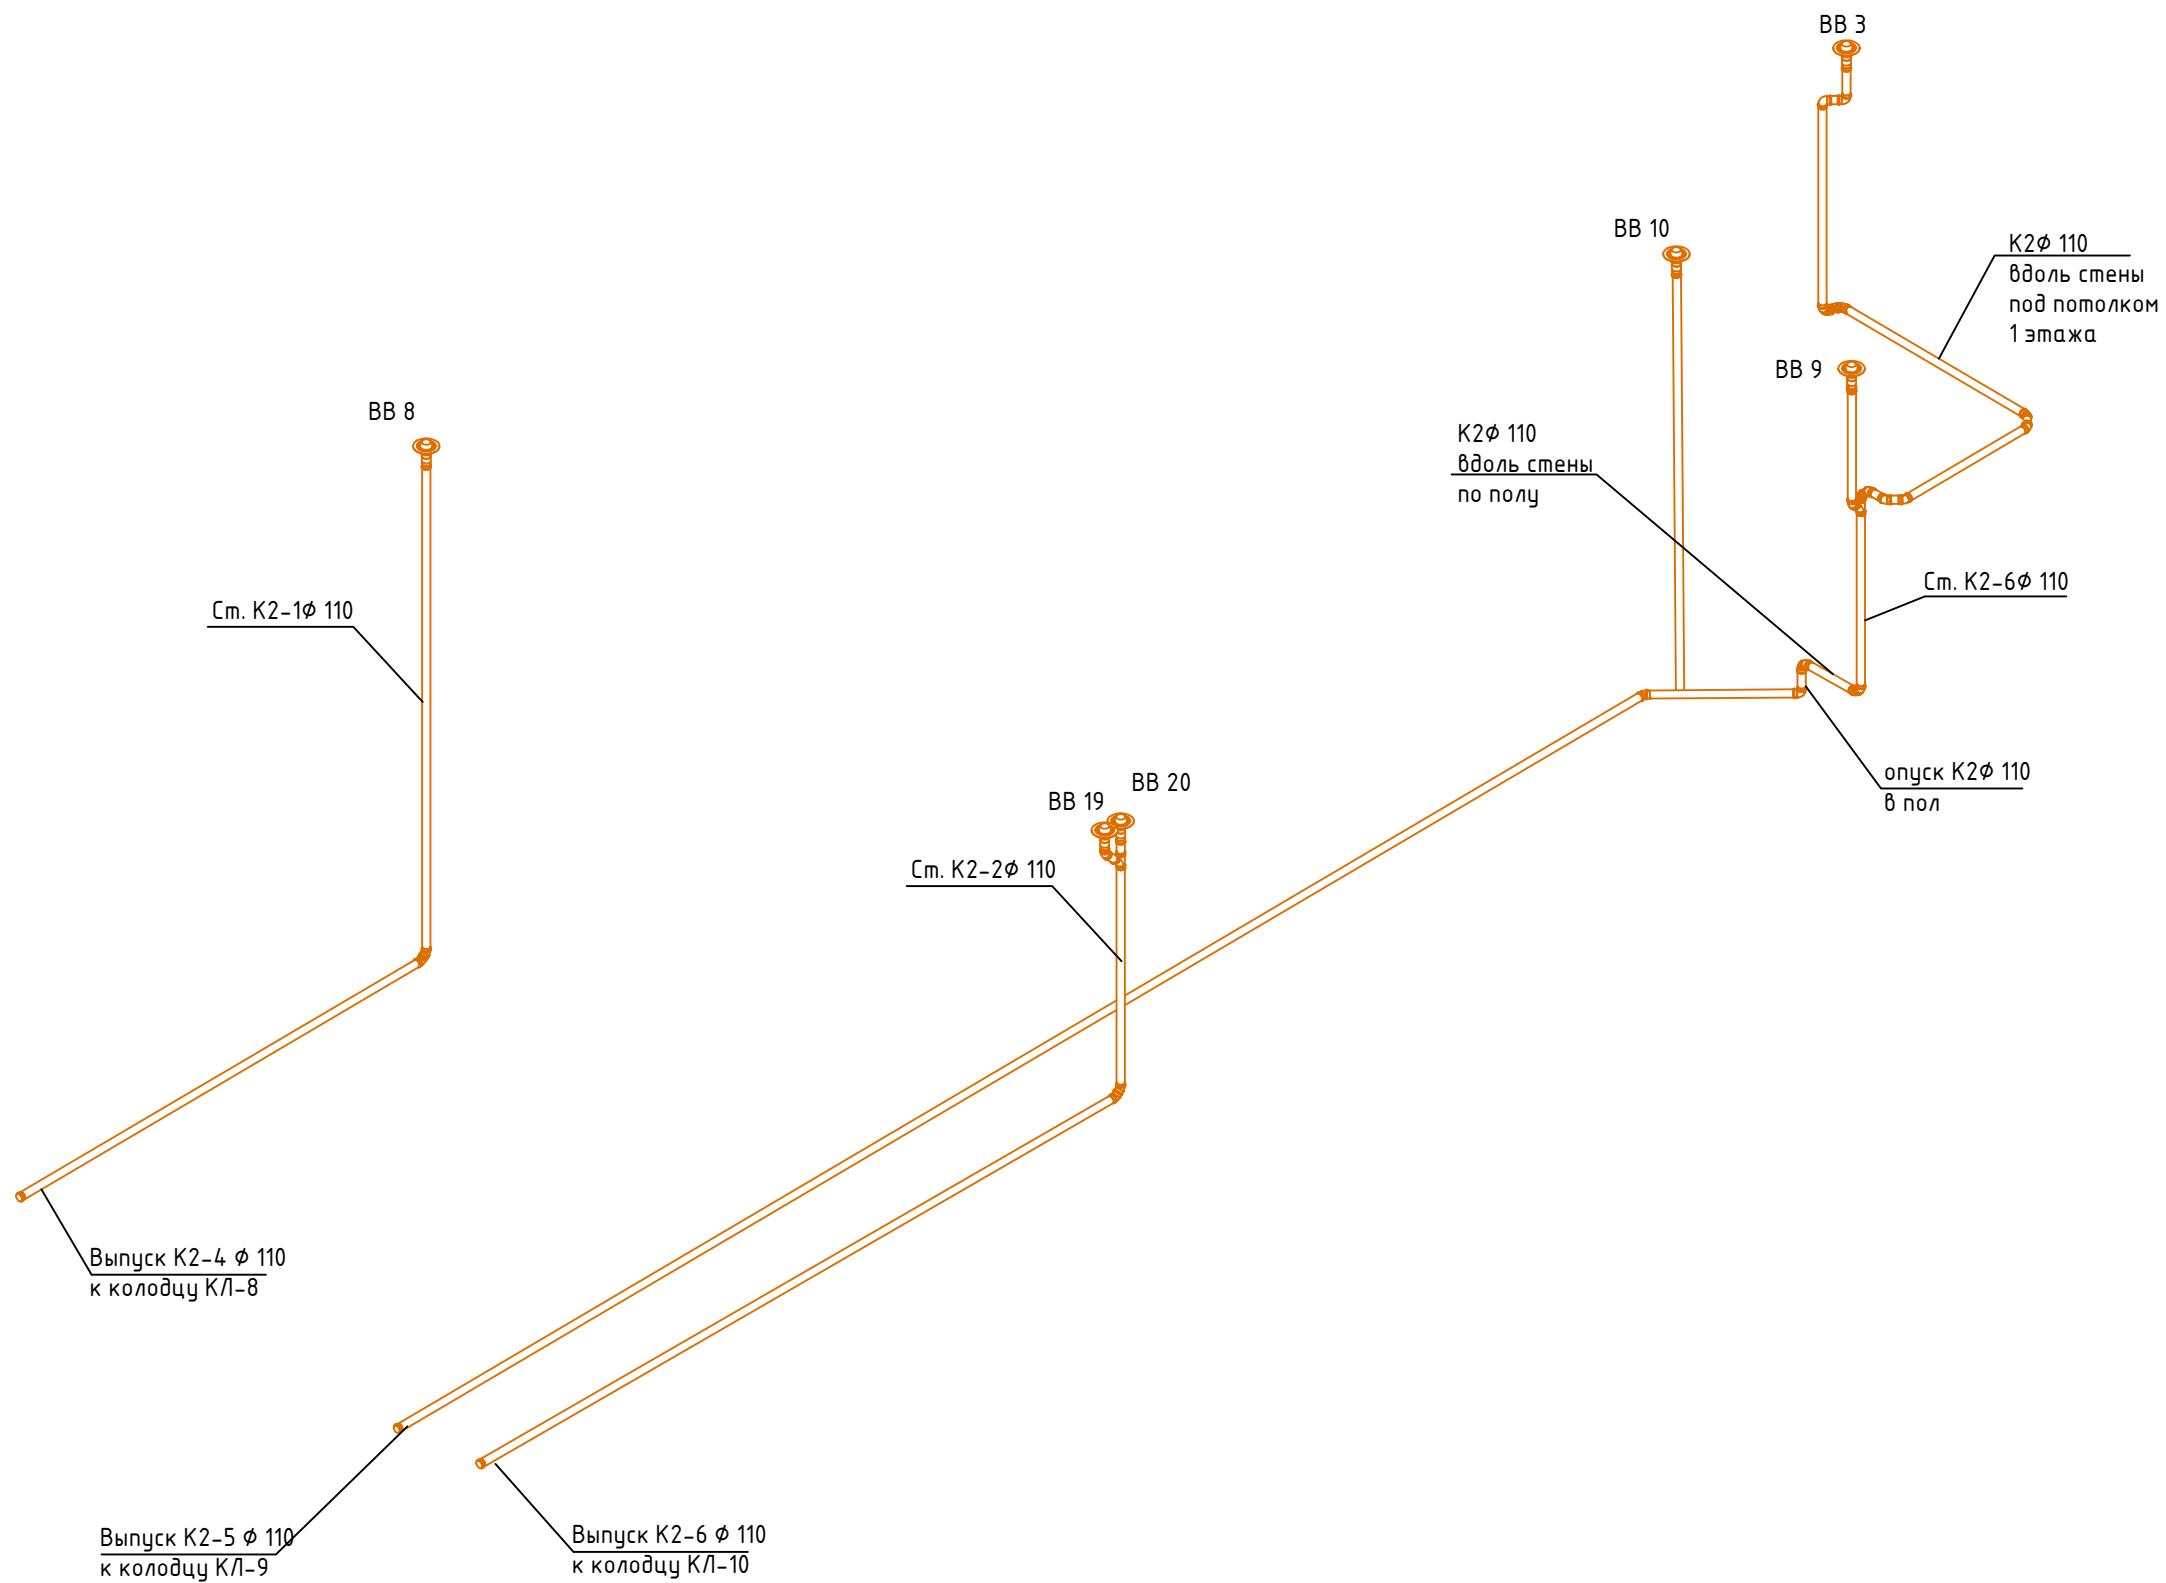

Изм.	Кол. ч.	Лист	№ док.	Подп.	Дата
Разработал					
Рук. проекта					
ГИП					
Норм. контр.					
Инв. N подл.					
Подпись и дата					
Взамен инв. N					

Изм.	Кол. ч.	Лист	№ док.	Подп.	Дата	Стадия	Лист	Листов
Разработал						Система ливневой канализации	ИД	8
Рук. проекта								
ГИП						Схема системы К2 Выпуски К2-4 - К2-6		
Норм. контр.								