


Взам. инв. N


Подпись и дата

Инв. N подл.

Изм.	К. уч.	Лист	№ док.	Подпись	Дата
Разраб.					
Проверил					
Н. контр					
ГИП					

Жилой дом						
Система охранного телевидения				Стадия	Лист	Листов
				Р	2	
Структурная схема СОТ						

План 1 этажа  
на отм. +0.000

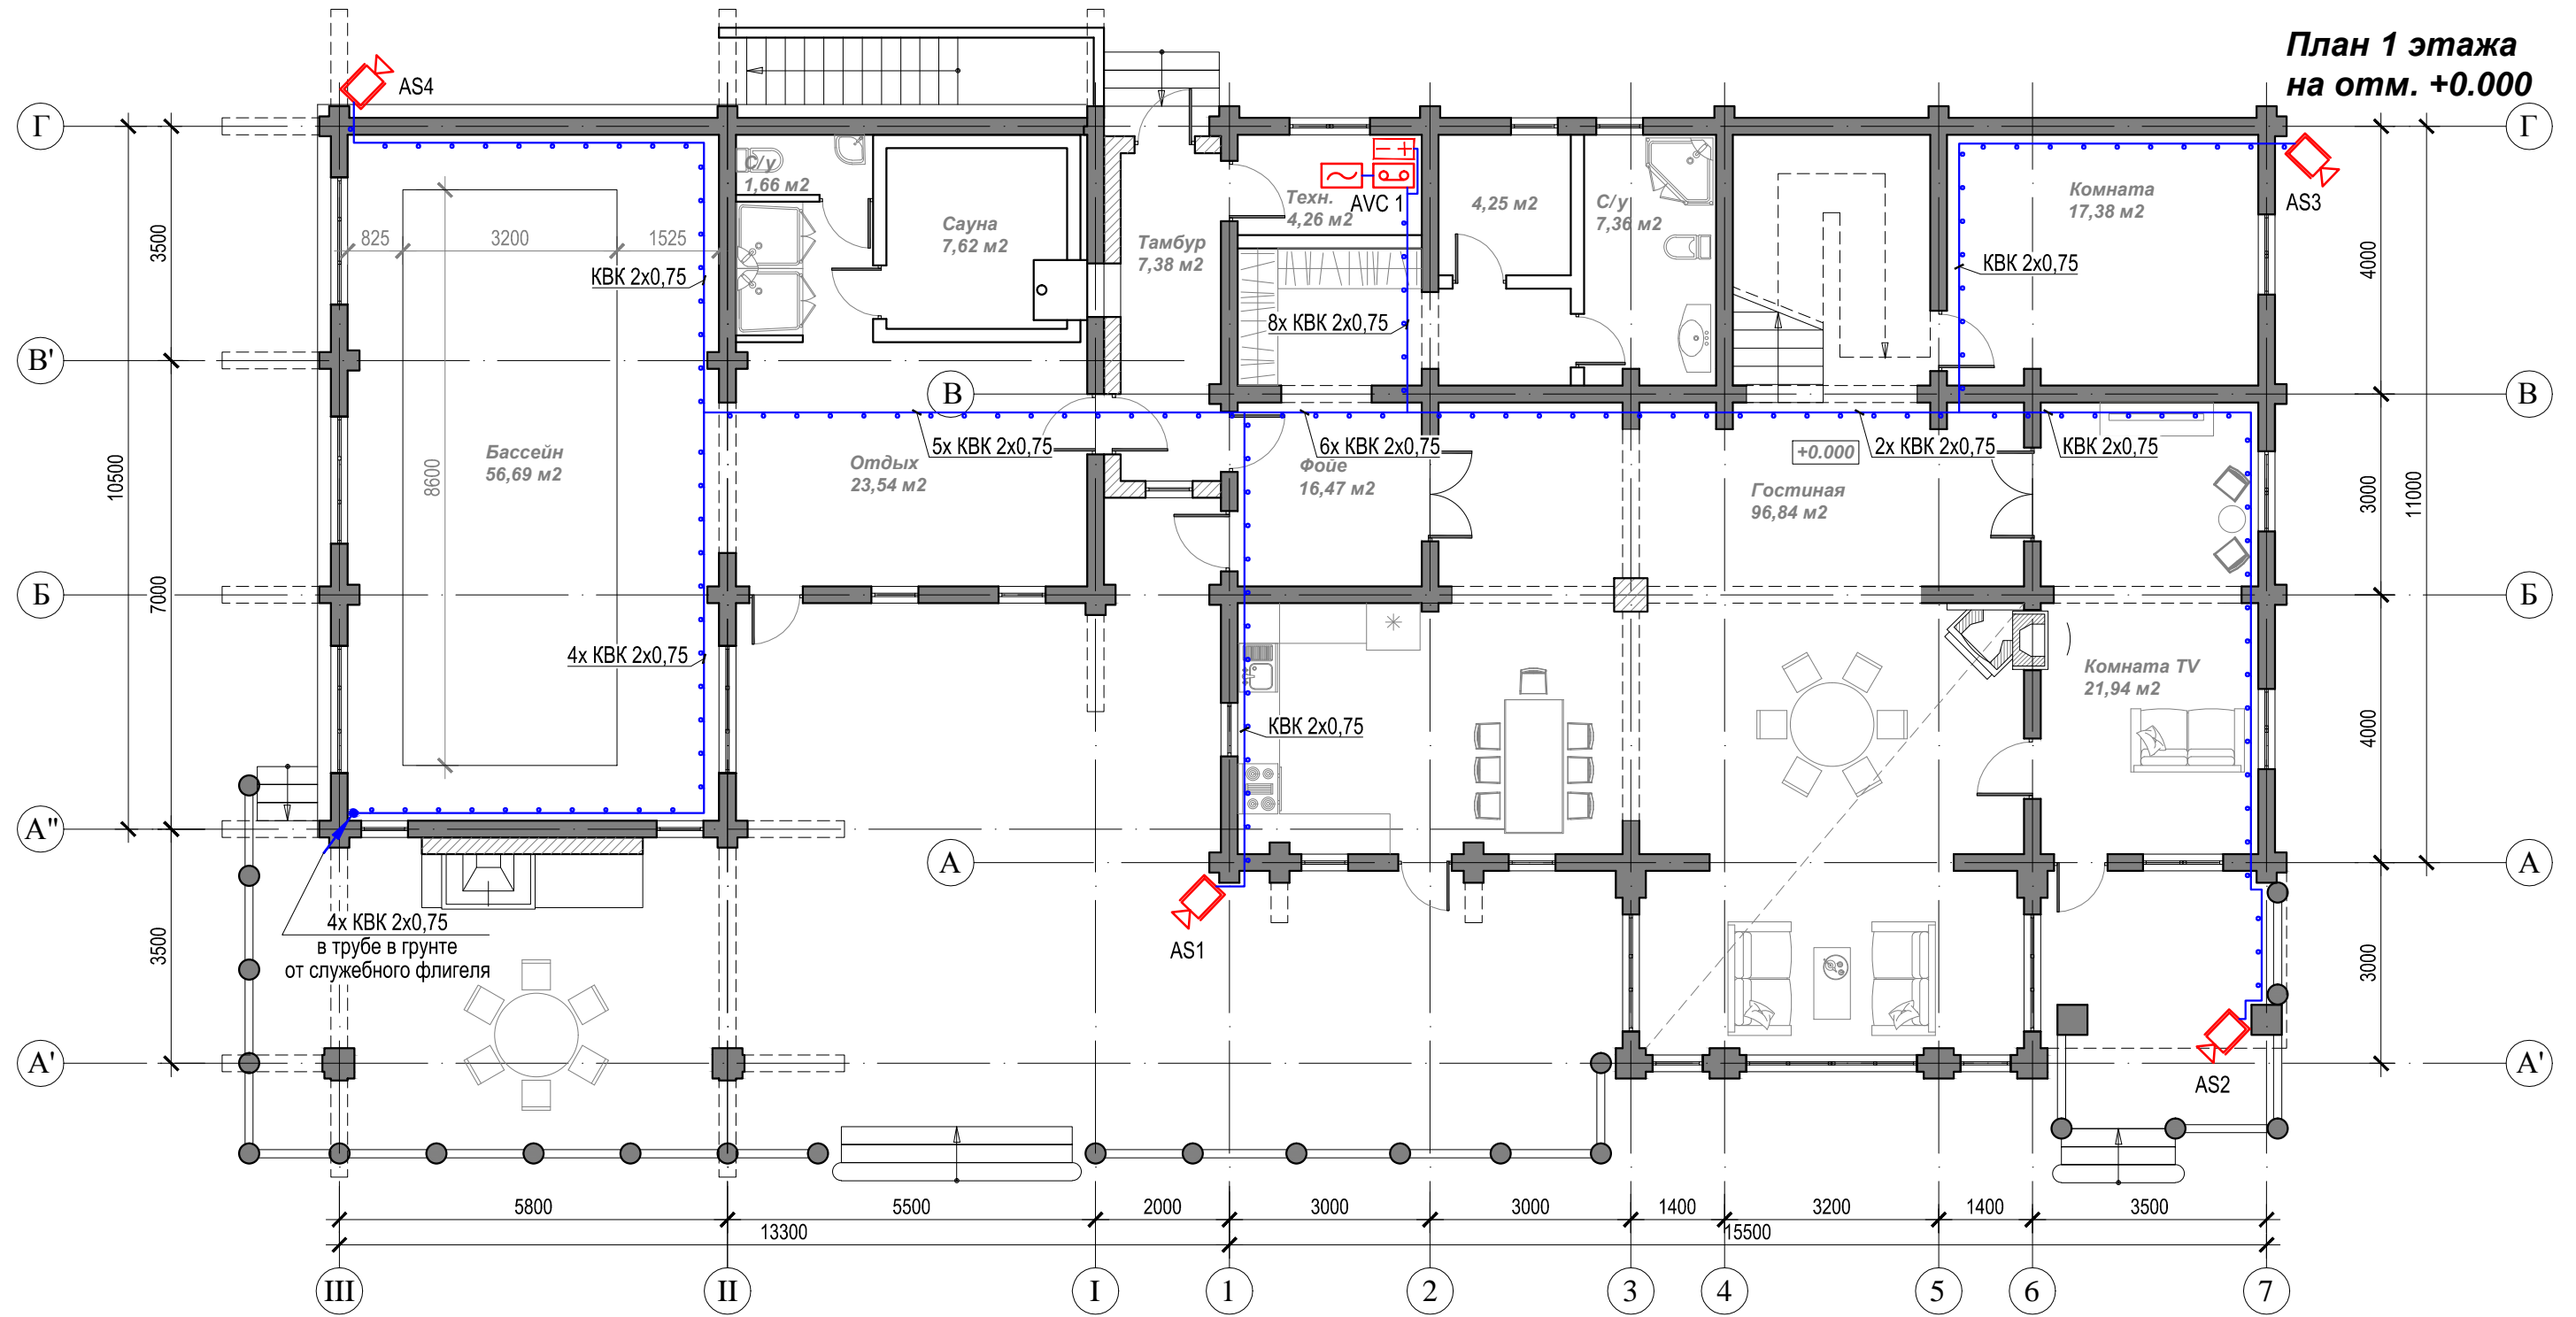


Иньв. N	Подпись и дата	Взам. инв. N

Обозначение	Наименование	Кол.	Масса ед., кг	Примечание
AVC	DS-7208HQHI-K2/P	1	шт.	Видеорегистратор TVI 8-канальный
	Иррон 600W	1	шт.	Источник бесперебойного питания
	ББП-60	1	шт.	Источник резервированного питания 12В
AS	DS-2CE16D8T-IT3ZE (2.8-12)	4	шт.	HD-TVI камера для улицы с EXIR-подсветкой
	KBK-П+2x0,75			Кабель прокладываемый в трубе гофрированной (скрыто)

Жилой дом							
Изм.	К. уч.	Лист	№ док.	Подпись	Дата		
Разраб.							
Проверил							
Система охранного телевидения					Стадия	Лист	Листов
План расположения сетей и оборудования СОТ. Жилой дом, 1 этаж					Р	3	

**Служебный флигель  
на отм. +0.000**

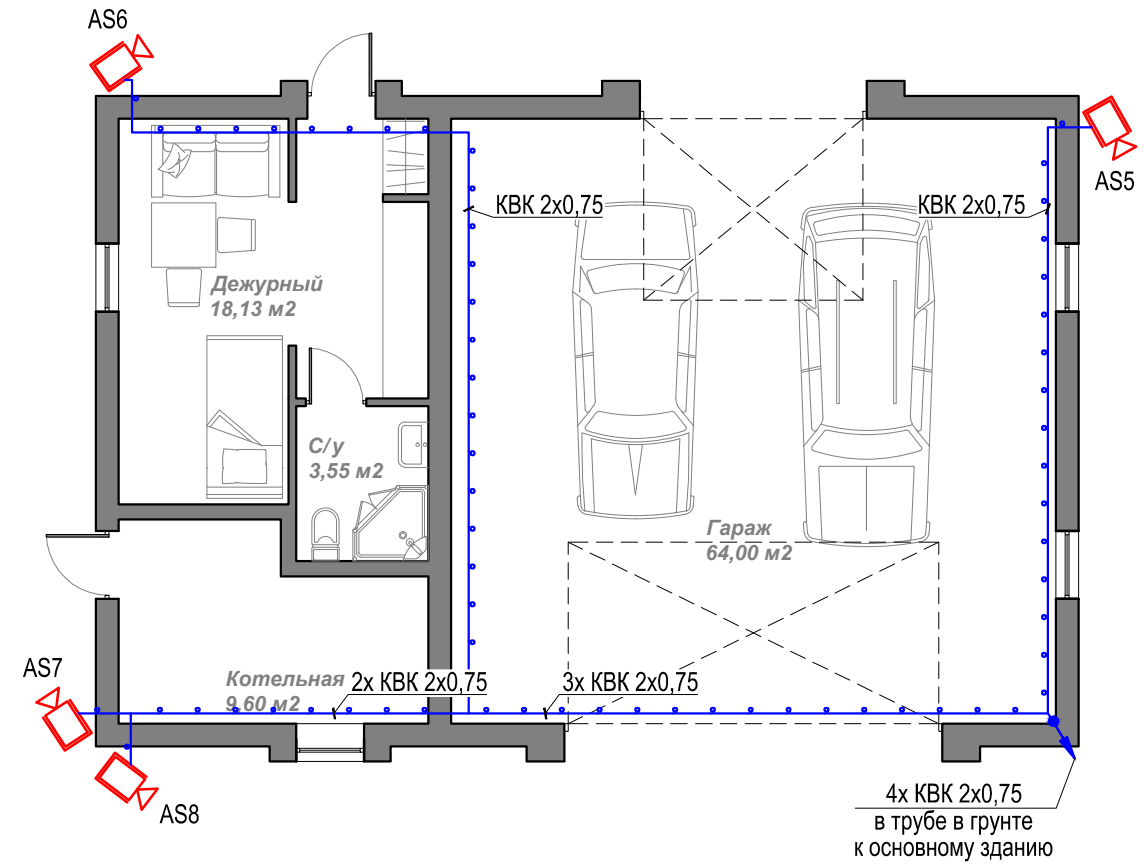


Инь. N подл.	Подпись и дата	Взам. инв. N

Обозначение	Наименование	Кол.	Масса ед., кг	Примечание
AS DS-2CE16D8T-IT3ZE (2.8-12)	HD-TVI камера для улицы с EXIR-подсветкой	4	шт.	
KBK-П+2x0,75	Кабель прокладываемый в трубе гофрированной (скрыто)			

Жилой дом								
Изм.	К. уч.	Лист	№ док.	Подпись	Дата			
Разраб.								
Проверил								
Система охранного телевидения						Стадия	Лист	Листов
						Р	4	
Н.контр						План расположения сетей и оборудования СОТ. Служебный флигель		
ГИП								

Схема участка

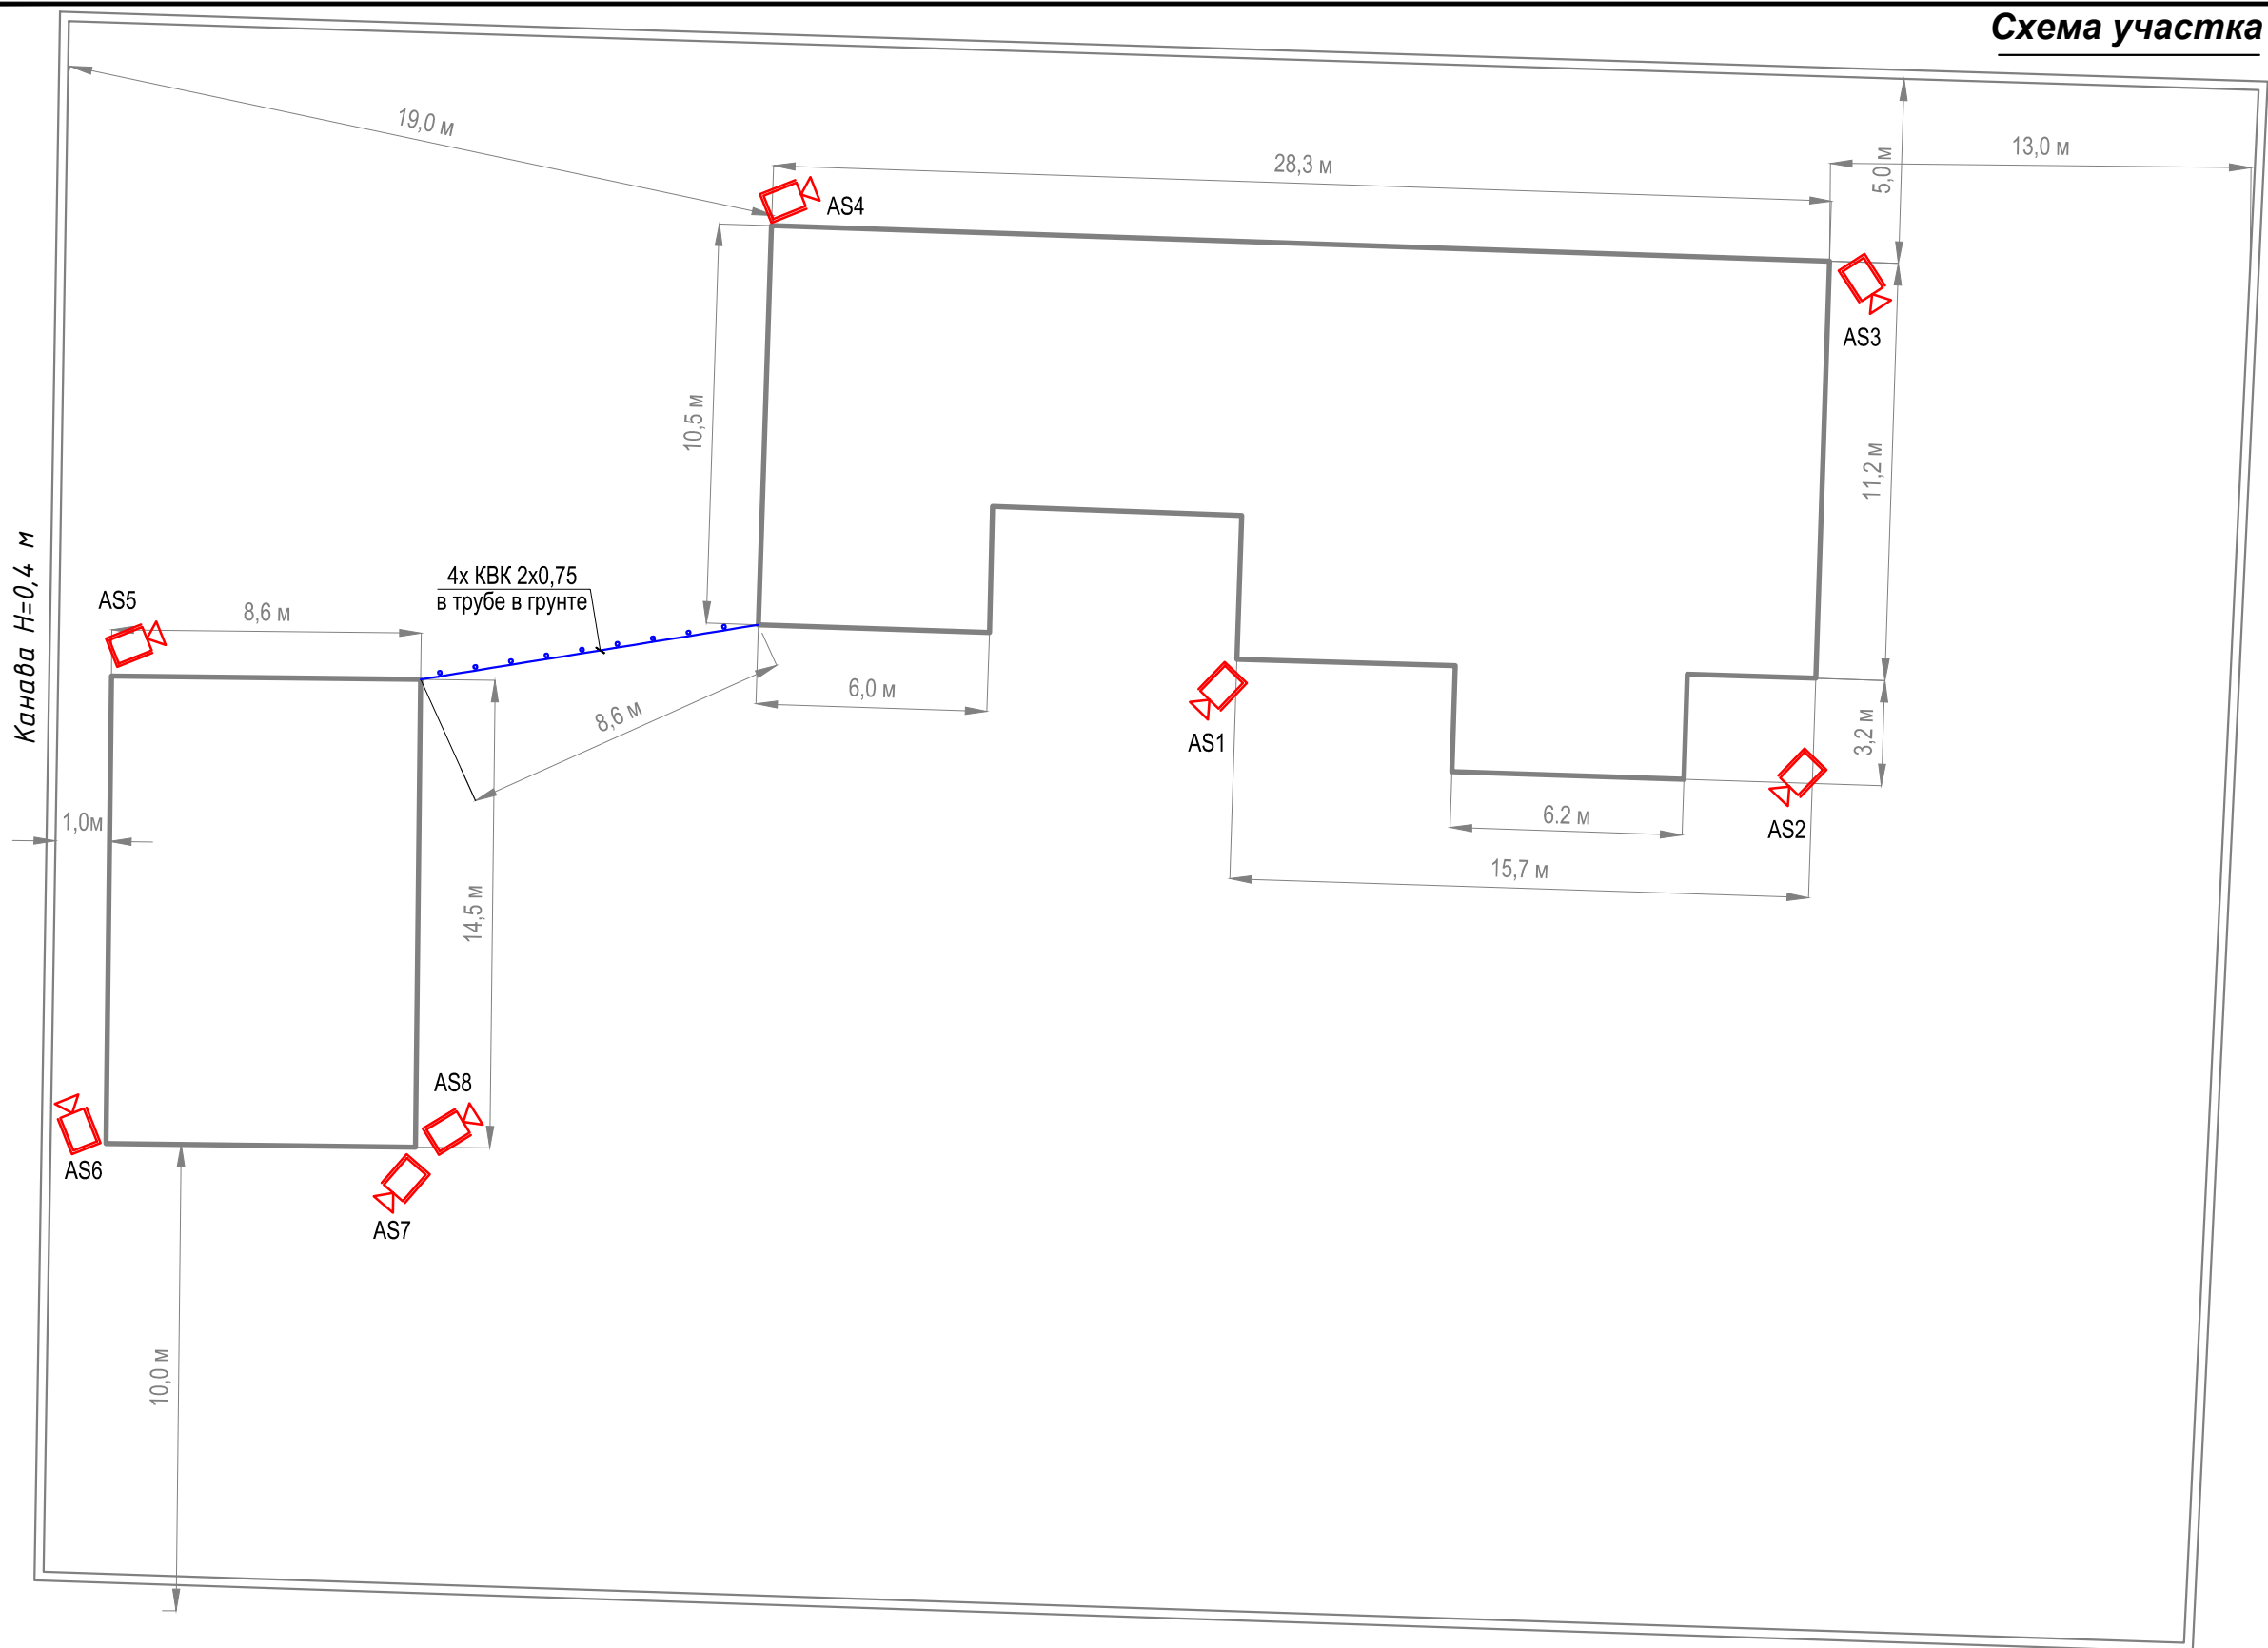


Взам. инв. N

Подпись и дата

Инв. N подл.

Обозначение	Наименование	Кол.	Масса ед., кг	Примечание
AS	DS-2CE16D8T-IT3ZE (2.8-12)	8	шт.	HD-TVI камера для улицы с EXIR-подсветкой
—•—•—•	KBK-П+2x0,75			Кабель прокладываемый в трубе гофрированной (скрыто)

						Жилой дом			
Изм.	К. уч.	Лист	№ док.	Подпись	Дата	Система охранного телевидения	Стадия	Лист	Листов
Разраб.							Р	5	
Проверил						План расположения сетей и оборудования СОТ на участке			
Н.контр									
ГИП									