


В тепловой узел  $\phi 15 \times 1,5$   
В электрощитовую  $\phi 15 \times 1,5$   
В насосную  $\phi 15 \times 1,5$

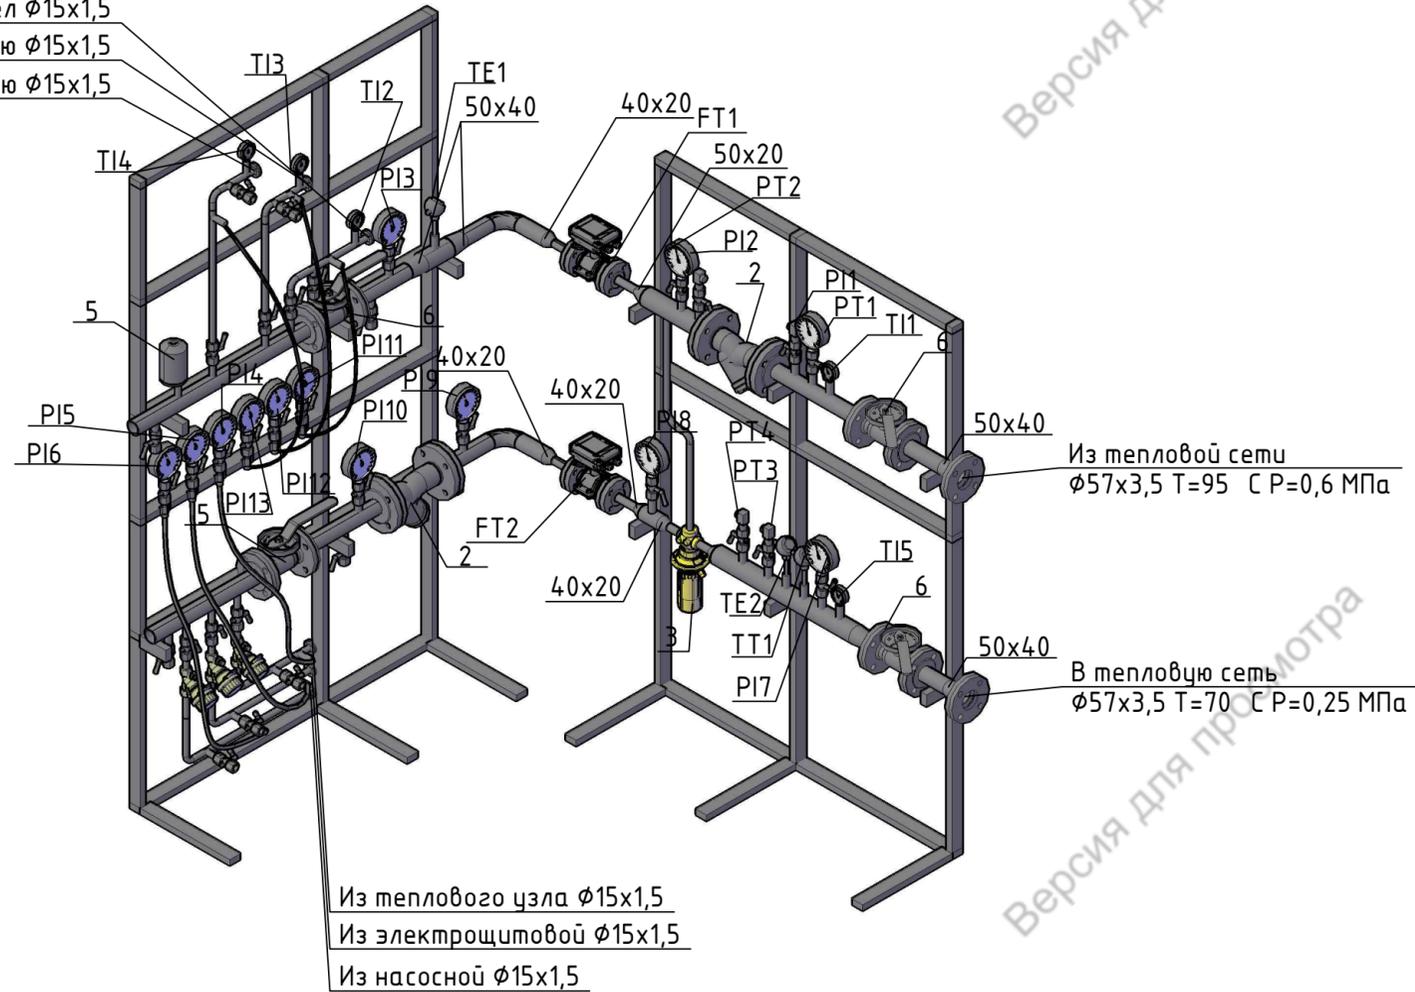

Примечание:

1. Позиции соответствуют спецификации ТКУ/УТЭ/05.0017.1-С.
2. Опоры выполнить из металлического профиля 20x40x4
3. Участки конструкции прикрепить хомутами

						ТКУ/УТЭ/05.0017-А0В 9			
						Здание насосной станции хозяйственно-питьевого водоснабжения			
Изм.	Кол. уч.	Лист	№ док.	Подп.	Дата	Установка теплового узла ввода	Стадия	Лист	Листов
Разработал							РП	12	
Проверил						АксонOMETрическая схема расположения оборудования			
Утвердил									