


Согласовано

Взам инв. №	
Подпись и дата	
Инв. № подл.	

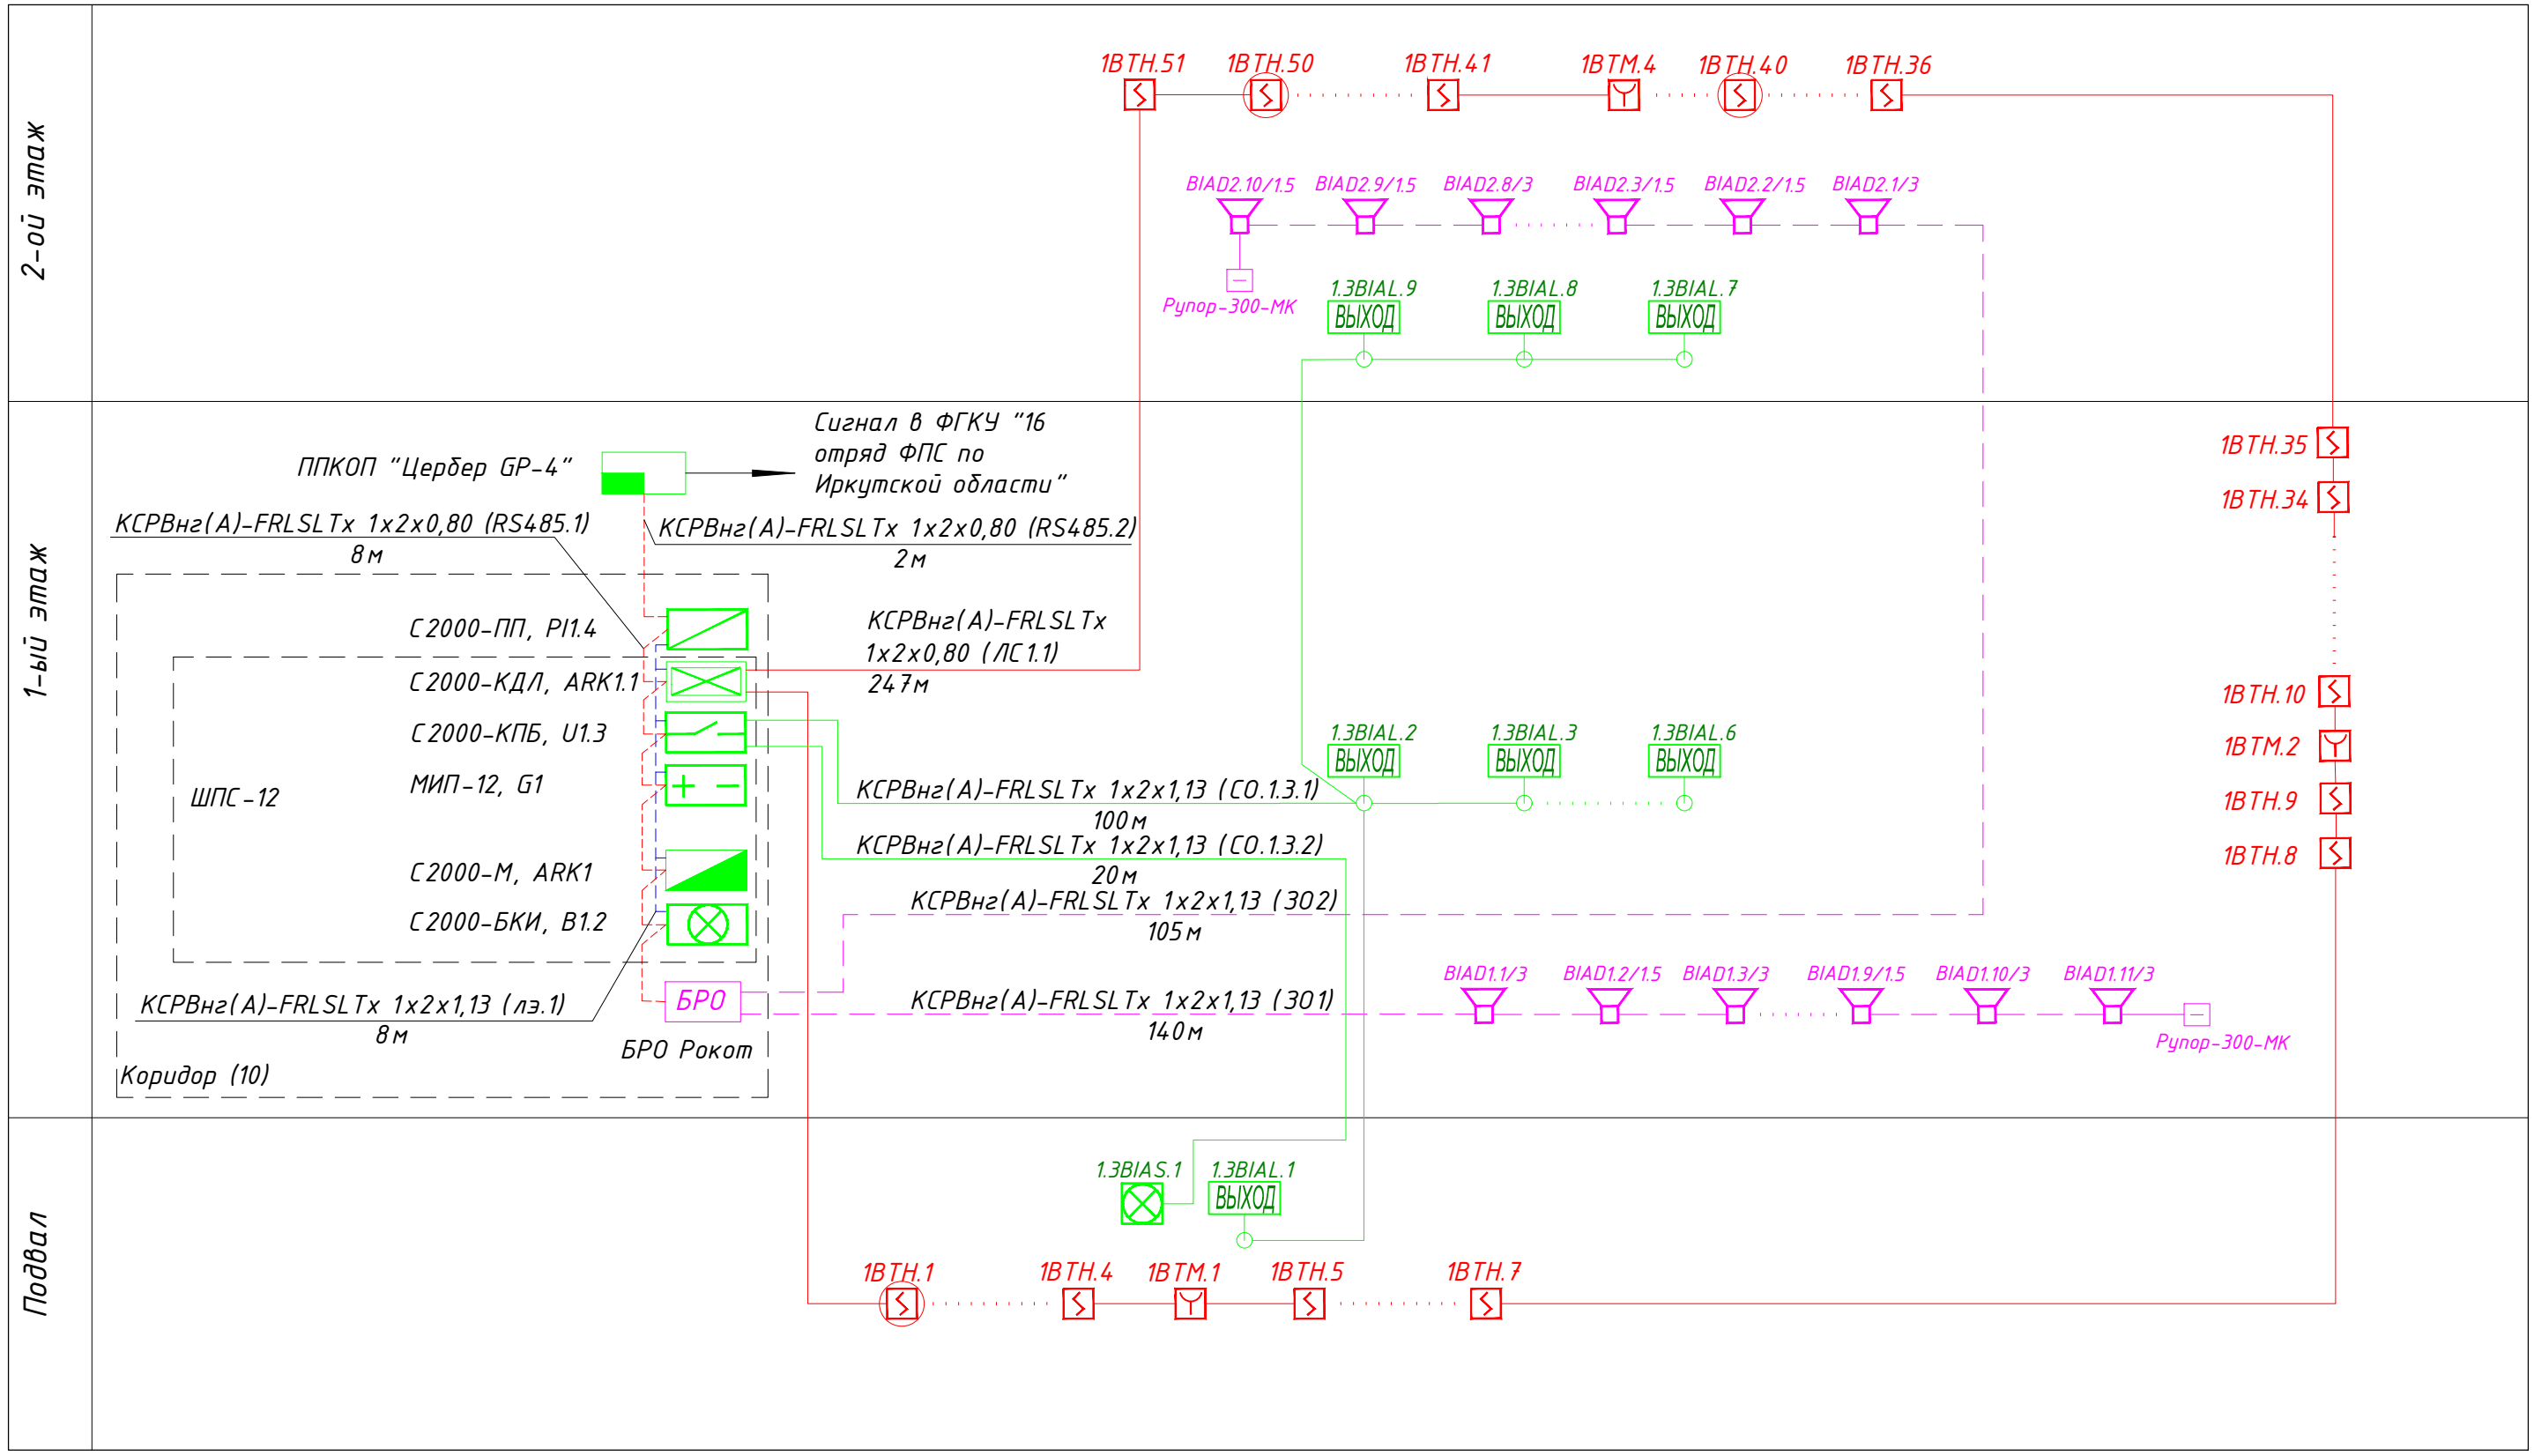

						Т.036-22/А.19-ИОС5.1			
						Капитальный ремонт МКОУ НОШ № 25 г. Нижнеудинск, ул. Знаменская, 91			
Изм.	Кол.уч.	Лист	№ док.	Подп.	Дата	Автоматическая пожарная сигнализация и оповещение о пожаре	Стадия	Лист	Листов
Разраб.		Чечеткин			08.19		П	2	
Проверил					08.19	Структурная схема	XXXXXXX		
Н. контр.		XXXXXXX			08.19				
ГИП		XXXXXXX			08.19				
						Копировал	Формат А3		