


Экспликация помещений 1-го этажа

Номер помещения	Наименование	Площадь, м ²	Кат.* помещения
1	Тамбур	1.1	
2	Лестничная клетка	11.3	
3	Раздевалка	9.5	
4	Коридор	4.7	
5	Класс	38.7	
6	Туалет	1.6	
7	Умывальник	5.2	
8	Класс	26.4	
9	Класс	25.3	
10	Коридор	13.4	
11	Тамбур	2.2	
12	Класс	38.4	
13	Туалет	2.7	
14	Умывальник	5.3	
15	Коридор	4.4	
16	Кабинет	9.5	
17	Кабинет	8.4	
18	Кухня	13.6	
19	Кухня	13.3	
20	Коридор	17.7	
	Общая	252.7	

План 1-го этажа

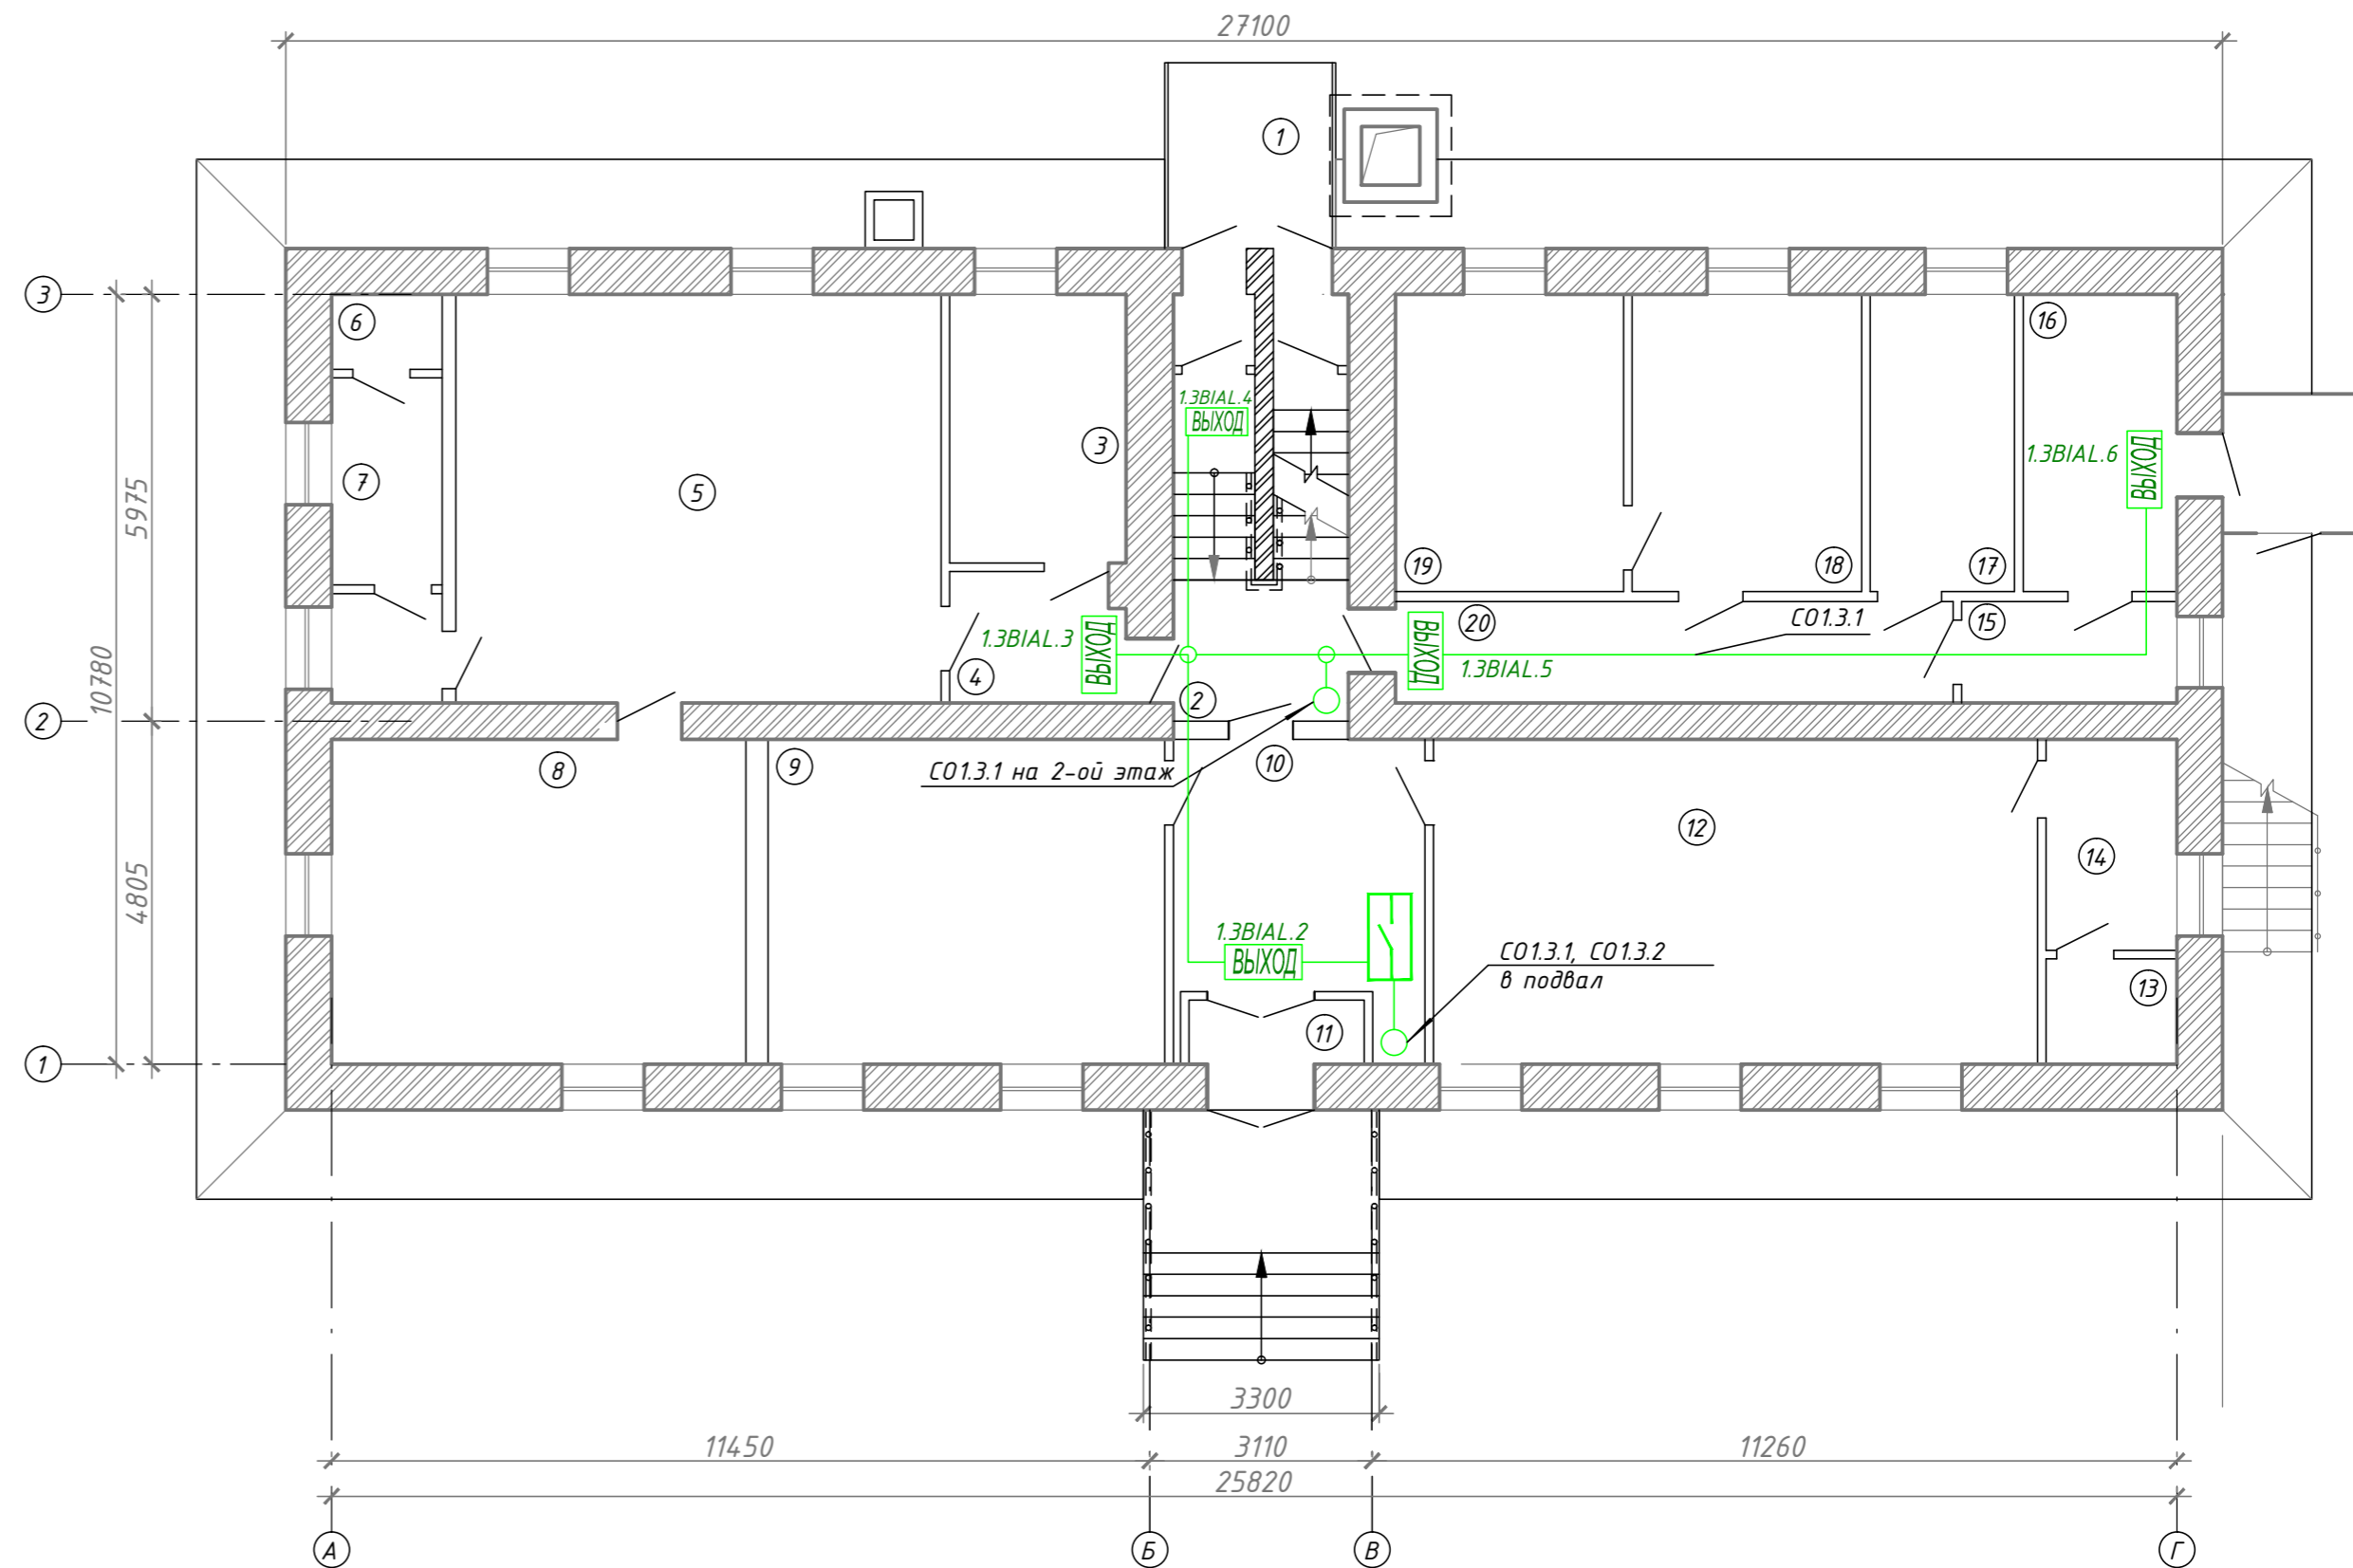

Примечание:

1. Сеть световых оповещателей выполнить кабелем КСРВнг (А)-FRLSLTx 1x2x0,80 мм и проложить по перекрытию на стальном тросе, по стене в пластиковой трубе в штробе.
2. Световые оповещатели устанавливаются в соответствии с СП 3.13130.2009 и требований технической документации на изделия. Допускается места установки уточнять при монтаже.
3. Способ и места прокладки кабельных линий определяется по месту и согласовывается с ответственным представителем заказчика.

						T.036-22/A.19-ИОС5.1			
						Капитальный ремонт МКОУ НОШ № 25 г. Нижнеудинск, ул. Знаменская, 91			
Изм.	Кол.ч	Лист	№ док.	Подп.	Дата	Автоматическая пожарная сигнализация и оповещение о пожаре	Стадия	Лист	Листов
Разраб.		Чететкин			08.19		П	7	
Проверил					08.19	Схема сетей световых оповещателей 1-го этажа	XXXXXXX		
Н. контр.		XXXXXX			08.19				
ГИП		XXXXXX			08.19				

Согласовано

Взам инв. №	
Подпись и дата	
Инв. № подл.	