


Экспликация помещений 2-го этажа

Номер помещения	Наименование	Площадь, м ²	Кат.* помещения
1	Лестничная клетка	14.5	
2	Раздевалка	13	
3	Класс	38.9	
4	Туалет	2.7	
5	Умывальник	7.2	
6	Класс	38.2	
7	Раздевалка	11.2	
8	Класс	14.7	
9	Класс	43	
10	Туалет	2.5	
11	Умывальник	5	
12	Класс	49.4	
13	Раздевалка	13.5	
	Общая	260.8	

План 2-го этажа

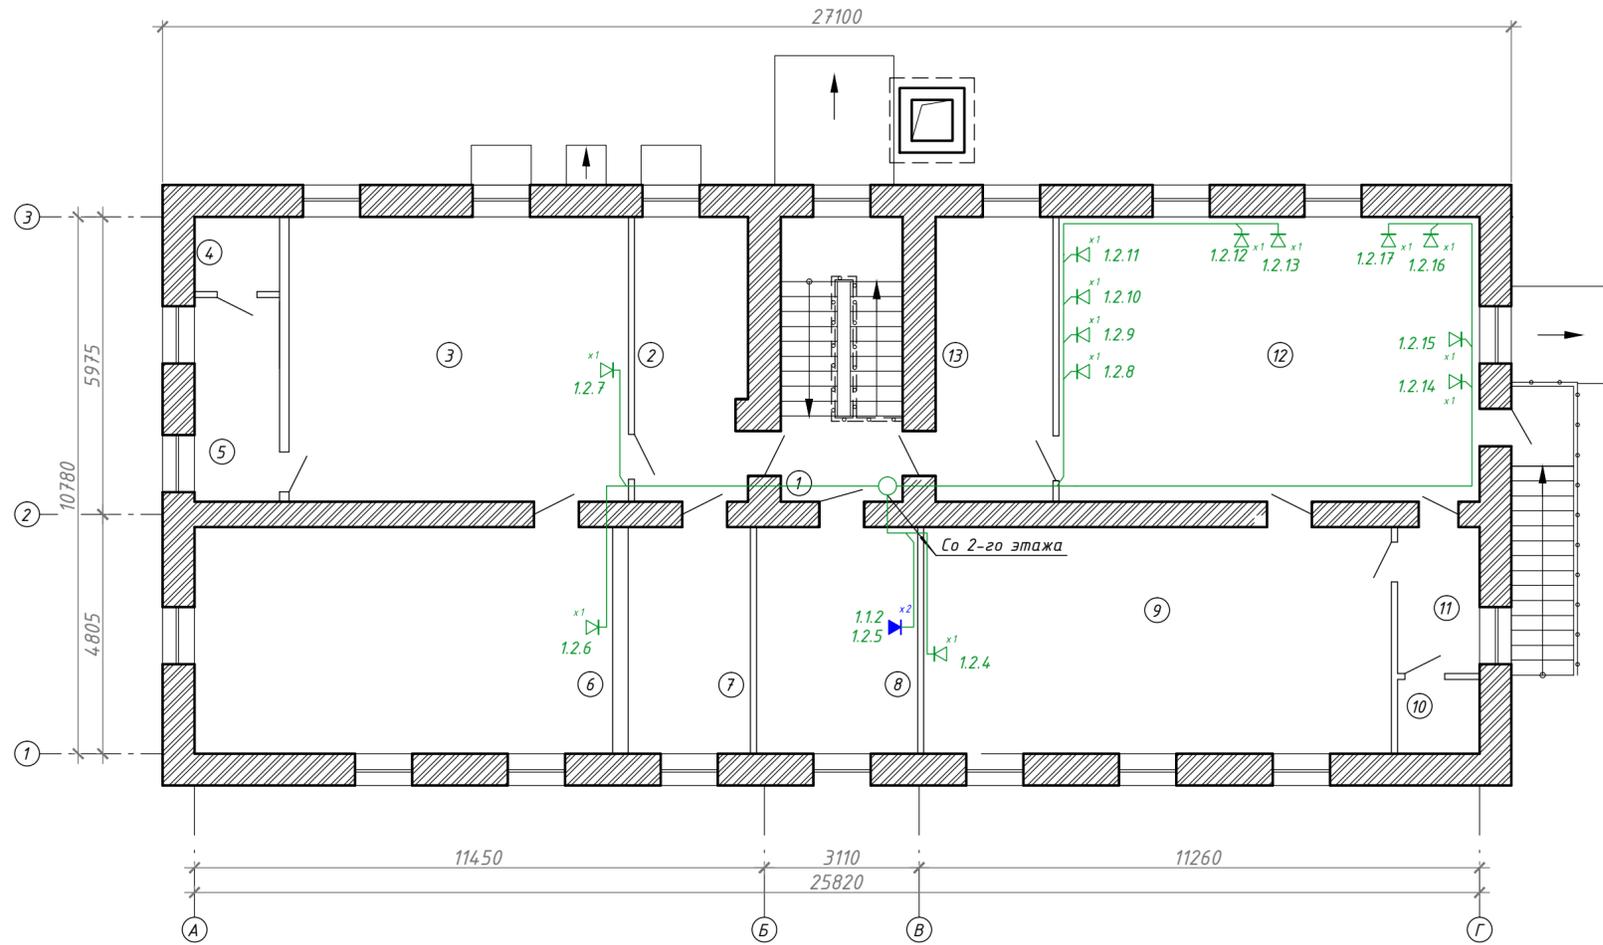

Примечание:
1. Все размеры указанные с (*) уточнить перед монтажом

Примечание:
1. Структурированную кабельную сеть и сеть телефонизации выполнить кабелем PaгLan U/UTP Cat5e PVCLS нз(А)-LSLTx 4x2x0,52 мм и проложить по перекрытию на стальном тресе, спуски по стене в пластиковой трубе в штробе. Розетки установить на высоте 800 мм от уровня пола.
2. Способ и места прокладки кабельных линий определяется по месту и согласовывается с ответственным представителем заказчика.

Т.036-22/А.19-ИОС5.2					
Капитальный ремонт МКОУ НОШ № 25					
г. Нижнеудинск, ул. Знаменская, 91					
Изм.	Кол.уч.	Лист	№ док.	Подп.	Дата
Разраб.	Чечеткин				08.19
Проверил					08.19
Н. контр.	XXXXXX				08.19
ГИП	XXXXXX				08.19
Структурированная кабельная сеть и сеть телефонизации				Стадия	Лист
				П	3
Расположение оборудования и кабельных трасс 2-го этажа				XXXXXXX	