


Экспликация помещений 1-го этажа

Номер помещения	Наименование	Площадь, м <sup>2</sup>	Кат.* помещения
1	Тамбур	1.1	
2	Лестничная клетка	11.3	
3	Раздевалка	9.5	
4	Коридор	4.7	
5	Класс	38.7	
6	Туалет	1.6	
7	Умывальник	5.2	
8	Класс	26.4	
9	Класс	25.3	
10	Коридор	13.4	
11	Тамбур	2.2	
12	Класс	38.4	
13	Туалет	2.7	
14	Умывальник	5.3	
15	Коридор	4.4	
16	Кабинет	9.5	
17	Кабинет	8.4	
18	Кухня	13.6	
19	Кухня	13.3	
20	Коридор	17.7	
	Общая	252.7	

План 1-го этажа

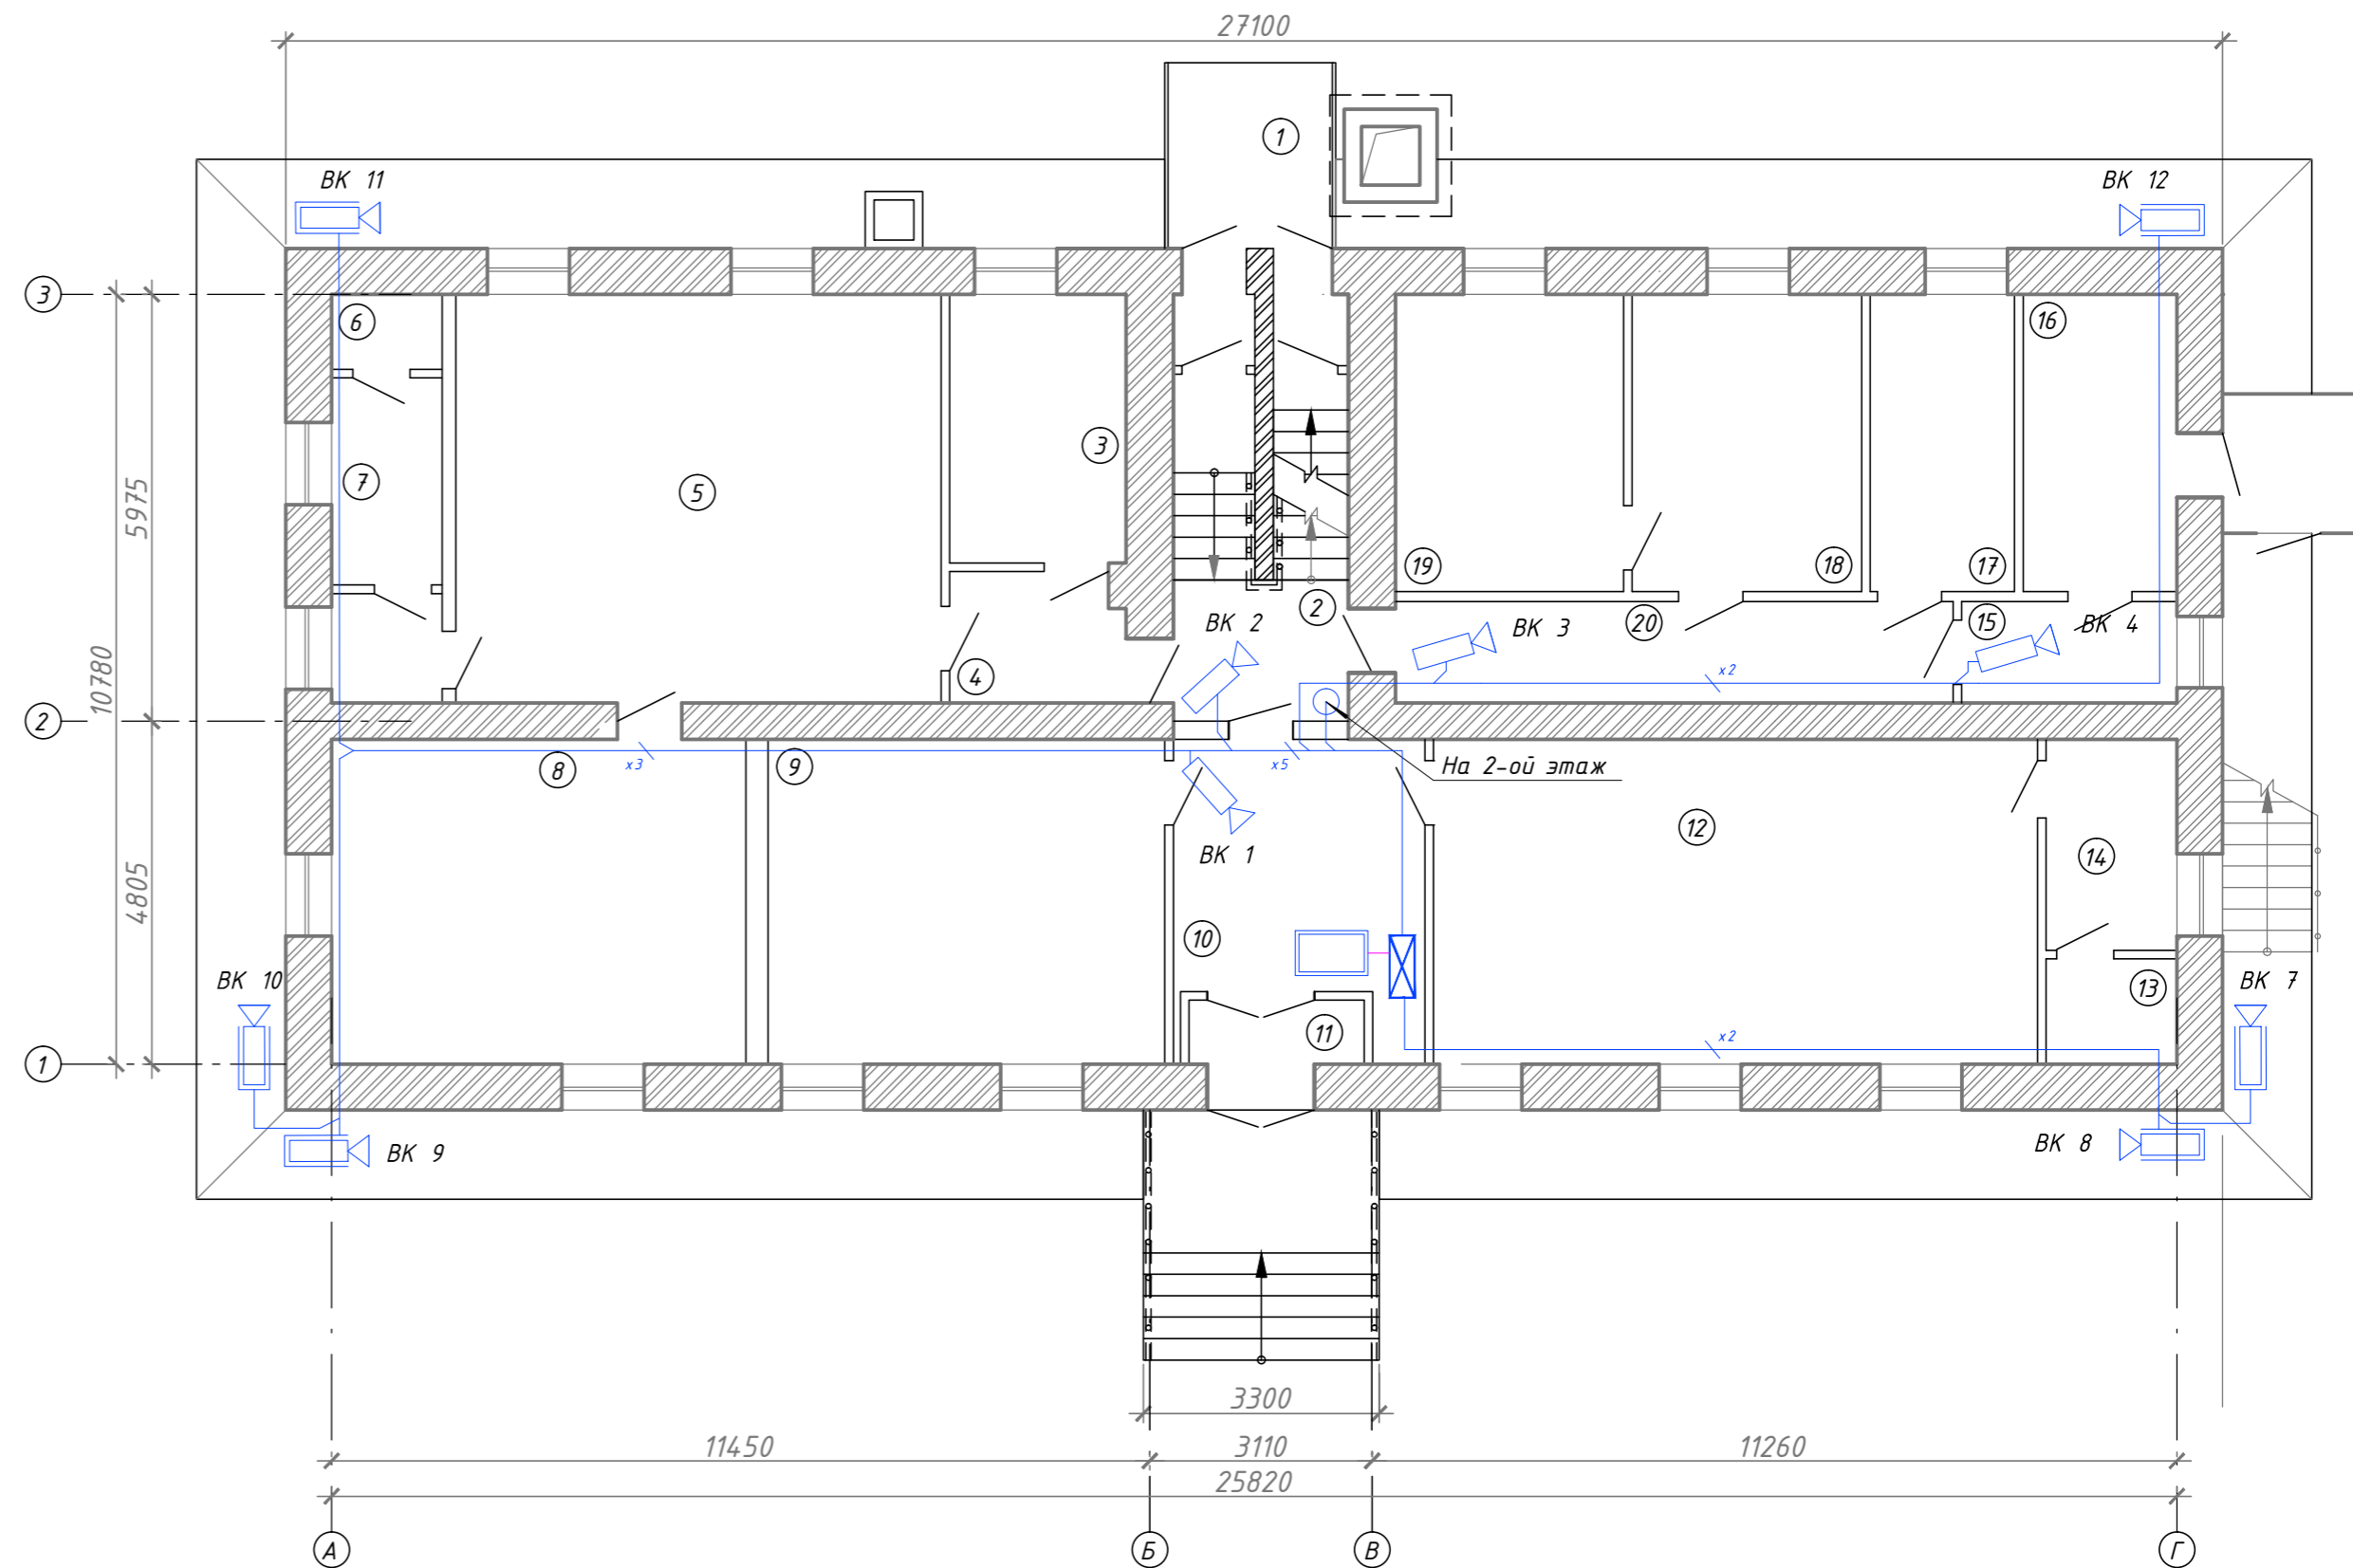

Примечание:

1. Сеть системы охранного видеонаблюдения выполнить кабелем PaгLan U/UTP Cat5e PVCLS нг(А)-LSLTx 4x2x0,52 мм и проложить по перекрытию на стальном тросе, спуски к стене в пластиковой трубе в штрабе. Внутренние видеокамеры установить на стене на высоте 2,3 м от уровня пола. Уличные видеокамеры установить на стене на высоте не менее 2,5 м от уровня земли.
2. Телекоммуникационный шкаф предусмотрен проектом Т.036-22/А.19-ИОС5.2.
3. Электрическое питание приборов осуществляется от бесперебойного источника питания SKAT-UPS 3000 RACK+6x9Ah.
4. Способ и места прокладки кабельных линий определяется по месту и согласовывается с ответственным представителем заказчика.

						<b>Т.036-22/А.19-ИОС5.3</b>			
						Капитальный ремонт МКОУ НОШ № 25 г. Нижнеудинск, ул. Знаменская, 91			
Изм.	Кол.ч.	Лист	№ док.	Подп.	Дата	Система охранного видеонаблюдения	Стадия	Лист	Листов
Разраб.			Чечеткин		08.19		П	3	
Проверил					08.19				
Н. контр.			XXXXXX		08.19	Расположение оборудования и кабельных трасс 1-го этажа	XXXXXXX		
ГИП			XXXXXX		08.19				

Согласовано

Взам инв. №  
Подпись и дата  
Инв. № подл.