


Экспликация помещений 2-го этажа

Номер помещения	Наименование	Площадь, м ²	Кат.* помеще-ния
1	Лестничная клетка	14.5	
2	Раздевалка	13	
3	Класс	38.9	
4	Туалет	2.7	
5	Умывальник	7.2	
6	Класс	38.2	
7	Раздевалка	11.2	
8	Класс	14.7	
9	Класс	43	
10	Туалет	2.5	
11	Умывальник	5	
12	Класс	49.4	
13	Раздевалка	13.5	
	Общая	260.8	

План 2-го этажа

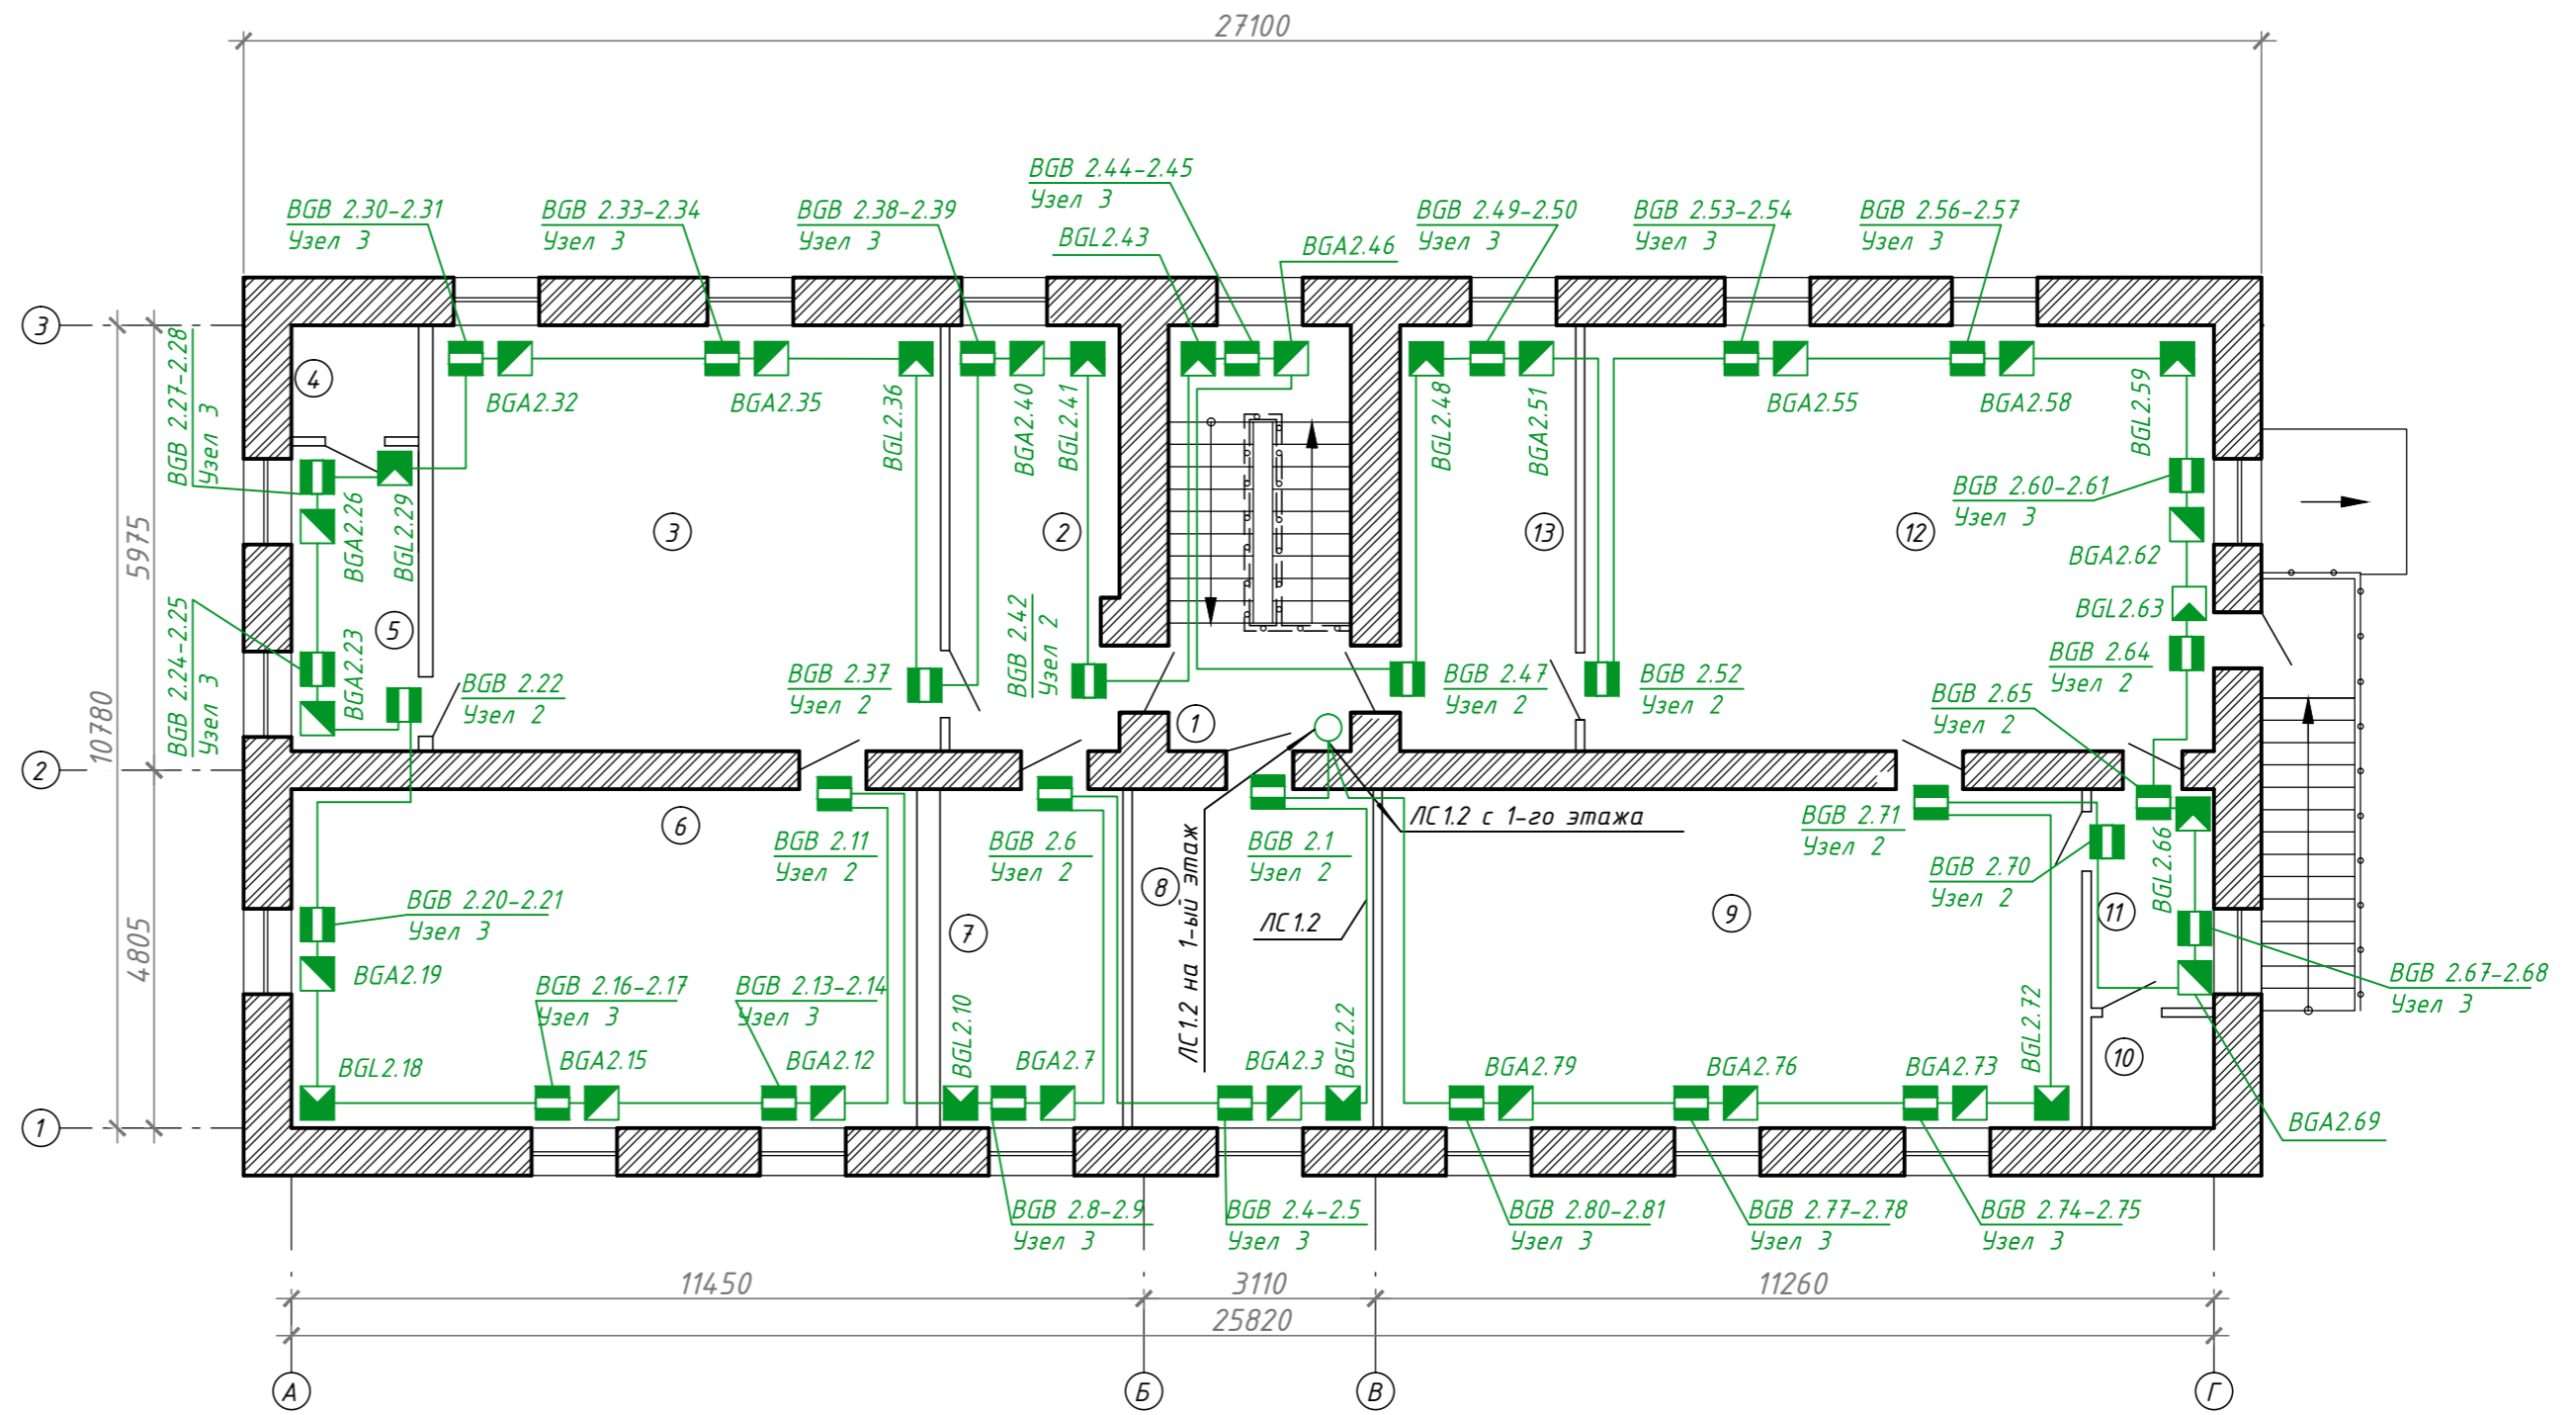

Примечание:

1. Сеть охранной сигнализации выполнить кабелем КСРВнг (А)-FRLSLTx 1x2x0,80 мм и проложить по перекрытию на стальном тросе, по стене в пластиковой трубе в штробе.
2. Извещатели устанавливаются в соответствии с РД 78.145-93 и требований технической документации на изделия. Допускается места установки уточнять при монтаже.
3. Способ и места прокладки кабельных линий определяется по месту и согласовывается с ответственным представителем заказчика.

T.036-22/A.19-ИОС5.4					
Капитальный ремонт МКОУ НОШ № 25 г. Нижнеудинск, ул. Знаменская, 91					
Изм.	Кол.ч	Лист	№ док.	Подп.	Дата
Разраб.		Чечеткин			08.19
Проверил					08.19
Охранная и тревожная сигнализация				Стадия	Лист
П				Лист	Листов
4				XXXXXX	
Схема сетей охранной и тревожной сигнализации 2-го этажа					
Н. контр.	XXXXXX				08.19
ГИП	XXXXXX				08.19

Согласовано
Взам инв. №
Подпись и дата
Инв. № подл.