

Ведомость рабочих чертежей основного комплекта марки ИОС 5.2, 5.3

Лист	Наименование	Примечание
1	Общие данные (начало).	
2	Общие данные (окончание).	
3	План первого этажа с сетями К1	
4	План второго этажа с сетями К1	
5	Схема водоотведения К1.	

Основные показатели по системам водоснабжения и водоотведения

Наименование системы	Потребный напор на вводе м вод.ст.	Расчетный расход воды				Установленная мощность электродвигателей, кВт	Примечание
		м³ /сут (ср.)	м³ /час (max)	л/сек (max)	при по-жаре л/сек		
женская консультация							
Хоз.питьевой водопровод В1	14.00	0.364	0.473	0.900	-		
Горячее водоснабжение ТЗ		0.341	0.429	0.600	-		
Бытовая канализация К1		0.583	0.774	3.100			

Технические решения, принятые в проектной документации соответствуют требованиям экономических, санитарно-гигиенических, противопожарных и других норм, действующих на территории Российской Федерации, и обеспечивают безопасную для жизни и здоровья людей эксплуатацию объекта при соблюдении предусмотренных чертежами мероприятий.

Главный инженер проекта

/Гуриков А.О./



Ведомость ссылочных и прилагаемых документов

 
 
 

Обозначение	Наименование	Примечание
	<u>Ссылочные документы</u>	
5.900-7	Опорные конструкции и средства крепления стальных трубопроводов внутренних санитарно-технических систем. Выпуск 1	
4.900-10	Альбом оборудования, фасонных частей и арматуры для сетей и сооружений водопровода и канализации	
4.904-69	Детали крепления санитарно-технических приборов и трубопроводов	
	<u>Прилагаемые документы</u>	
027-2019-ИОС5.3С	Спецификация оборудования и материалов.	

Перечень работ, требующий составления актов освидетельствования скрытых работ

№ п/п	Наименование	Примечание
1	Гидростатическое или манометрическое испытание трубопроводов	СП 73.13330.2016
2	Гидростатическое испытание участков систем канализации проложенных открыто и в штрабах.	СП 73.13330.2016

027-2019-ИОС5.3

"Капитальный ремонт здания по адресу: Пермский край, Пермский район, п. Кукуштан, ул. Уральская, 18 лит.А с целью приведения здания в нормативное состояние и доступности ММГН

Изм.	Кол.уч.	Лист № док.	Подп.	Дата	Болыница	Стадия	Лист	Листов
Разработал		Попова		09.18		П	1	5
Проверил		Гуриков						
ГИП		Гуриков		09.18	Общие данные (начало)			
Н.контроль		Гуриков		09.18				

ООО "Альба"




Согласовано





Инв. № подл. Подпись и дата. Взамен инв.№

Общие данные

- Проект разработан на основании:
 - задания на проектирование;
 - рабочих чертежей марок АР, КР;
- Данный проект разработан в соответствии с действующими на территории Российской Федерации нормами, правилами и стандартами.
- В случае применения при строительстве данного объекта новых, в том числе зарубежных материалов, изделий, конструкций и технологий в соответствии с Постановлением Госстроя России №76 от 01.07.2002г. они должны иметь Техническое свидетельство Госстроя России, подтверждающее пригодность их применения в строительстве.
Проектом предусматривается устройство внутренних сетей водоснабжения и канализации здания женской консультации ГБУЗ ПК "Капитальный ремонт здания по адресу: Пермский край, Пермский район, п. Кукуштан, ул. Уральская, 18 Лит.А"
Сети водопровода и канализации запроектированы в соответствии с:
 - СП 30.13330.2012 «Внутренний водопровод и канализация»
 - СП 40-102-2000 «Проектирование, монтаж и эксплуатация трубопроводов систем водоснабжения и канализации из полимерных материалов. Общие требования.»
 - СП 73.13330.2016 «Внутренние санитарно-технические системы зданий.»
- Системы водопровода и канализации запроектированы:
 - Система К1 из ПВХ по ТУ 2248-001-52384398-2003.
- Монтаж систем канализации производить в соответствии с требованиями СП 30.13330.2016 «Внутренние санитарно-технические системы» и СП 40-102-2000 «Проектирование и монтаж трубопроводов систем водоснабжения и канализации из полимерных материалов».
- Расстояние между креплениями полипропиленовых труб должно быть не более 10 диаметров трубы.
- Расстояние между опорами трубопровода в зависимости от температуры воды в трубопроводе, составляет для холодного водоснабжения - ф20 мм-0,95 м; 25 мм-1 м.

Условные обозначения

	Проектируемая хозяйственная канализация
	Унитаз, умывальник
	Душевой поддон

 						027-2019-ИОС5.3			
						"Капитальный ремонт здания по адресу: Пермский край, Пермский район, п. Кукуштан, ул. Уральская, 18 Лит.А с целью приведения здания в нормативное состояние и доступности ММГН			
Изм.	Кол.уч.	Лист	№ док.	Подп.	Дата	Больница	Стадия	Лист	Листов
Разработал		Попова			09.18		П	1	5
Проверил		Гуриков				Общие данные (окончание)	ООО "Альба"		
ГИП		Гуриков			09.18				
Н.контроль		Гуриков			09.18				


Согласовано

Инв. № подл

Подпись и дата

Взамен инв.№

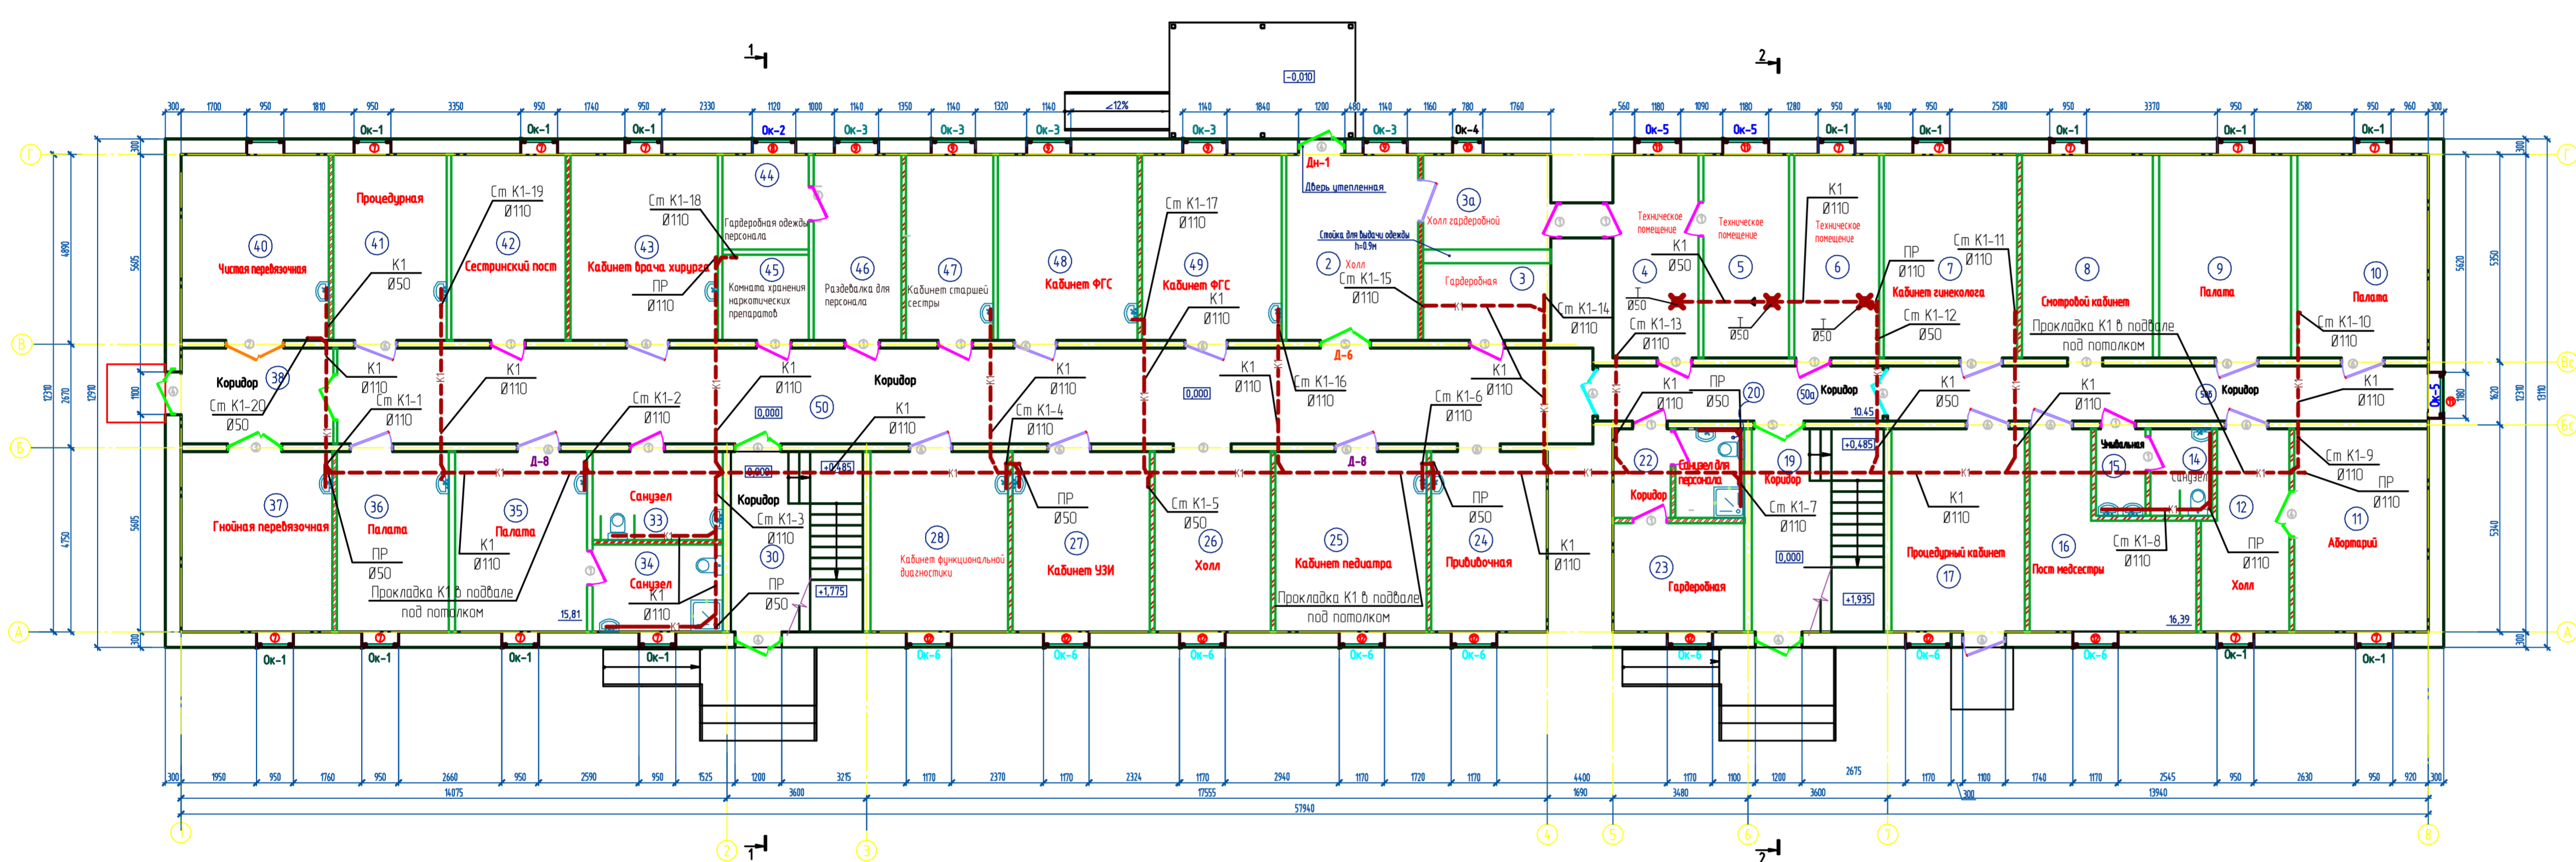План 1-ого этажа после капитального ремонта



Экспликация помещений 1-ого этажа после ремонта (окончание)

Номер помещения	Наименование	Площадь, м²
44	Гардеробная одежды персонала	5,46
45	Комната хранения медицинских препаратов	4,9
46	Раздевалка для персонала	10,83
47	Кабинет старшей сестры	10,26
48	Кабинет ФГС	17,24
49	Кабинет ФГС	17,24
50	Коридор	79,95
50а	Коридор	18,72
50б	Коридор	10,45

Экспликация помещений 1-ого этажа после ремонта (начало)

Номер помещения	Наименование	Площадь, м²
2	Холл	16,29
3	Гардеробная	7,33
3а	Холл гардеробной	8,08
4	Техническое помещение	11,6
5	Техническое помещение	11,6
6	Техническое помещение	11,6
7	Кабинет гинеколога	18,04
8	Пост медсестры	17,2
9	Палата	17,9
10	Палата	17,7
11	Абортарий	18,04
12	Холл	11,19
14	Туалет	3,60
15	Умывальная	2,88
16	Пост медсестры	16,39
17	Процедурный кабинет	18,03
19	Коридор	15,24
20	Санузел	4,19
21	Коридор	3,45
22	Гардеробная	9,52
23	Прибавочная	13,95
24	Кабинет педиатра	18,09
26	Холл	13,95
27	Кабинет УЗИ	16,46
28	Кабинет функциональной диагностики	16,46
30	Коридор	13,23
33	Санузел	7,66
34	Санузел	7,56
35	Палата	15,81
36	Палата	13,44
37	Гнойная перевязочная	18,13
38	Коридор	9,71
40	Чистая перевязочная	18,25
41	Процедурная	14,18
42	Сестринский пост	13,75
43	Кабинет врача хирурга	18,20

Ведомость проёмов

Матрица, поз.	Размер проёма, мм
1	900x2100
2	1500x2200
3	1400x2200
4	1290x2100
5	1300x2100
6	1100x2100
7	950x1400
8	1120x1400
9	1140x1400
10	780x1400
11	1180x1400
12	1170x1400

027-2019-ИОС53

Капитальный ремонт здания по адресу Пермский край, Пермский район, в Крестинском с/п. Урало-Сиб. 18. Лист А с планами помещений 1-ого этажа в соответствии с документами МРП

Большая

Лист 1 из 3


Лист первого этажа с сетью К1

000 "Альба"

Копировал

А3х4

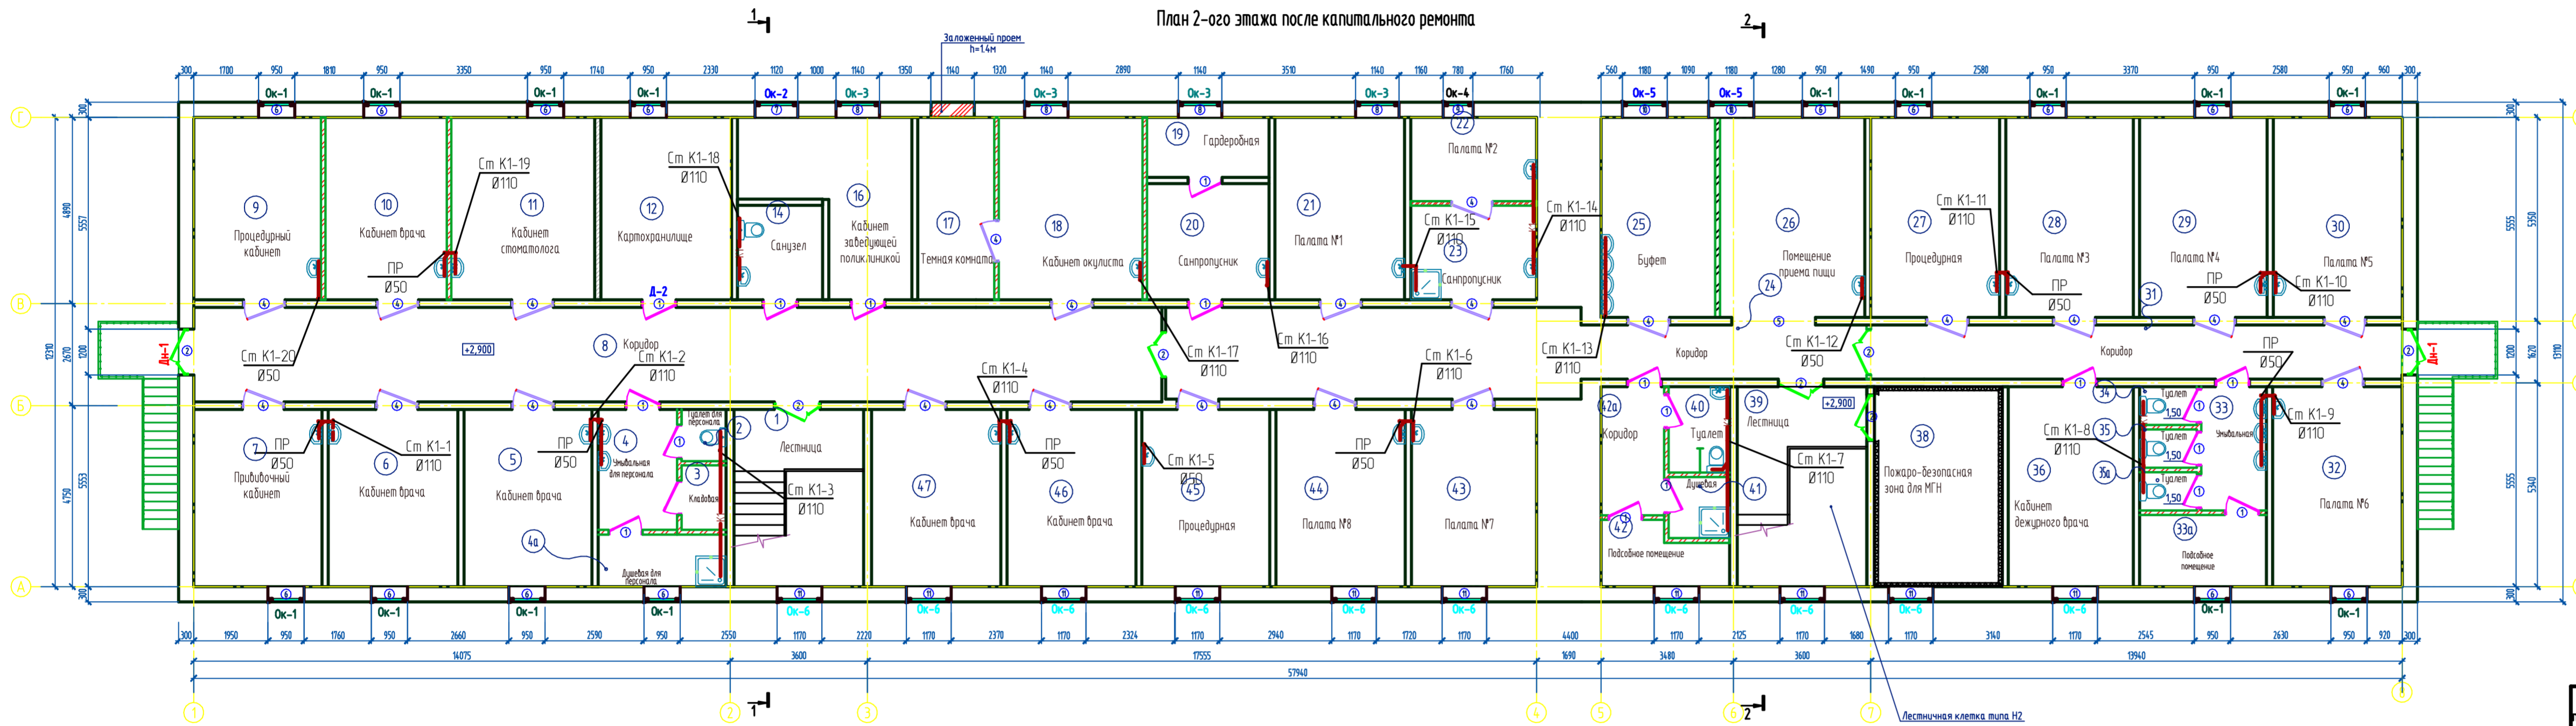План 2-ого этажа после капитального ремонта




Экспликация помещений (начало)

Номер помещения	Наименование	Площадь, м²
1	Лестница	5,51
2	Туалет для персонала	1,59
3	Кладовая	1,98
4	Значильная для персонала	6,55
4а	Душевая для персонала	4,59
5	Кабинет врача	15,62
6	Кабинет врача	15,81
7	Придворный кабинет	15,67
8	Коридор	62,74
9	Процедурный кабинет	16,00
10	Кабинет врача	15,23
11	Кабинет стоматолога	18,01
12	Катхоксидильное	16,43
13	Санузел	5,53
15	Кабинет заведующей поликлиникой	16,00
17	Темная комната	9,58
18	Кабинет окулиста	18,06
19	Гардеробная	5,06
20	Санпроцусник	10,22
21	Палата №1	16,29
22	Палата №2	7,26
23	Санпроцусник	8,15
24	Коридор	36,73
25	Буфет	15,73
26	Помещение приема пищи	20,08
27	Процедурная	17,72
28	Палата №3	17,57
29	Палата №4	17,57
30	Палата №5	17,74
31	Коридор	19,66
32	Палата №6	17,82
33	Значильная	5,54
33а	Подсобное помещение	6,26
34	Туалет	1,50
46	Кабинет врача	15,72
47	Кабинет врача	15,81
40	Туалет	3,60
41	Душевая	2,56
42	Подсобное помещение	4,90
42а	Коридор	5,59
43	Палата №7	15,25
44	Палата №8	15,81
45	Процедурная	15,58
35	Туалет	1,50
35а	Туалет	2,50
36	Кабинет дежурного врача	17,19
38	Пожаро-безопасная зона для МГН	17,56
39	Лестница	7,88

Экспликация помещений (окончание)

Номер помещения	Наименование	Площадь, м²
40	Туалет	3,60
41	Душевая	2,56
42	Подсобное помещение	4,90
42а	Коридор	5,59
43	Палата №7	15,25
44	Палата №8	15,81
45	Процедурная	15,58
46	Кабинет врача	15,72
47	Кабинет врача	15,81

027-2019-ИОС53	
Указательный проект здания на адрес: Персний край, Персний район, в Крестном ул. Урожайск, 18. Лист А с целью градостроительного зонирования в структуре МГН	
Большая	м.п. / Л.п.
Лист отреза эскиза с сеткой К1	000 "Альба"
Копировал	А3х4

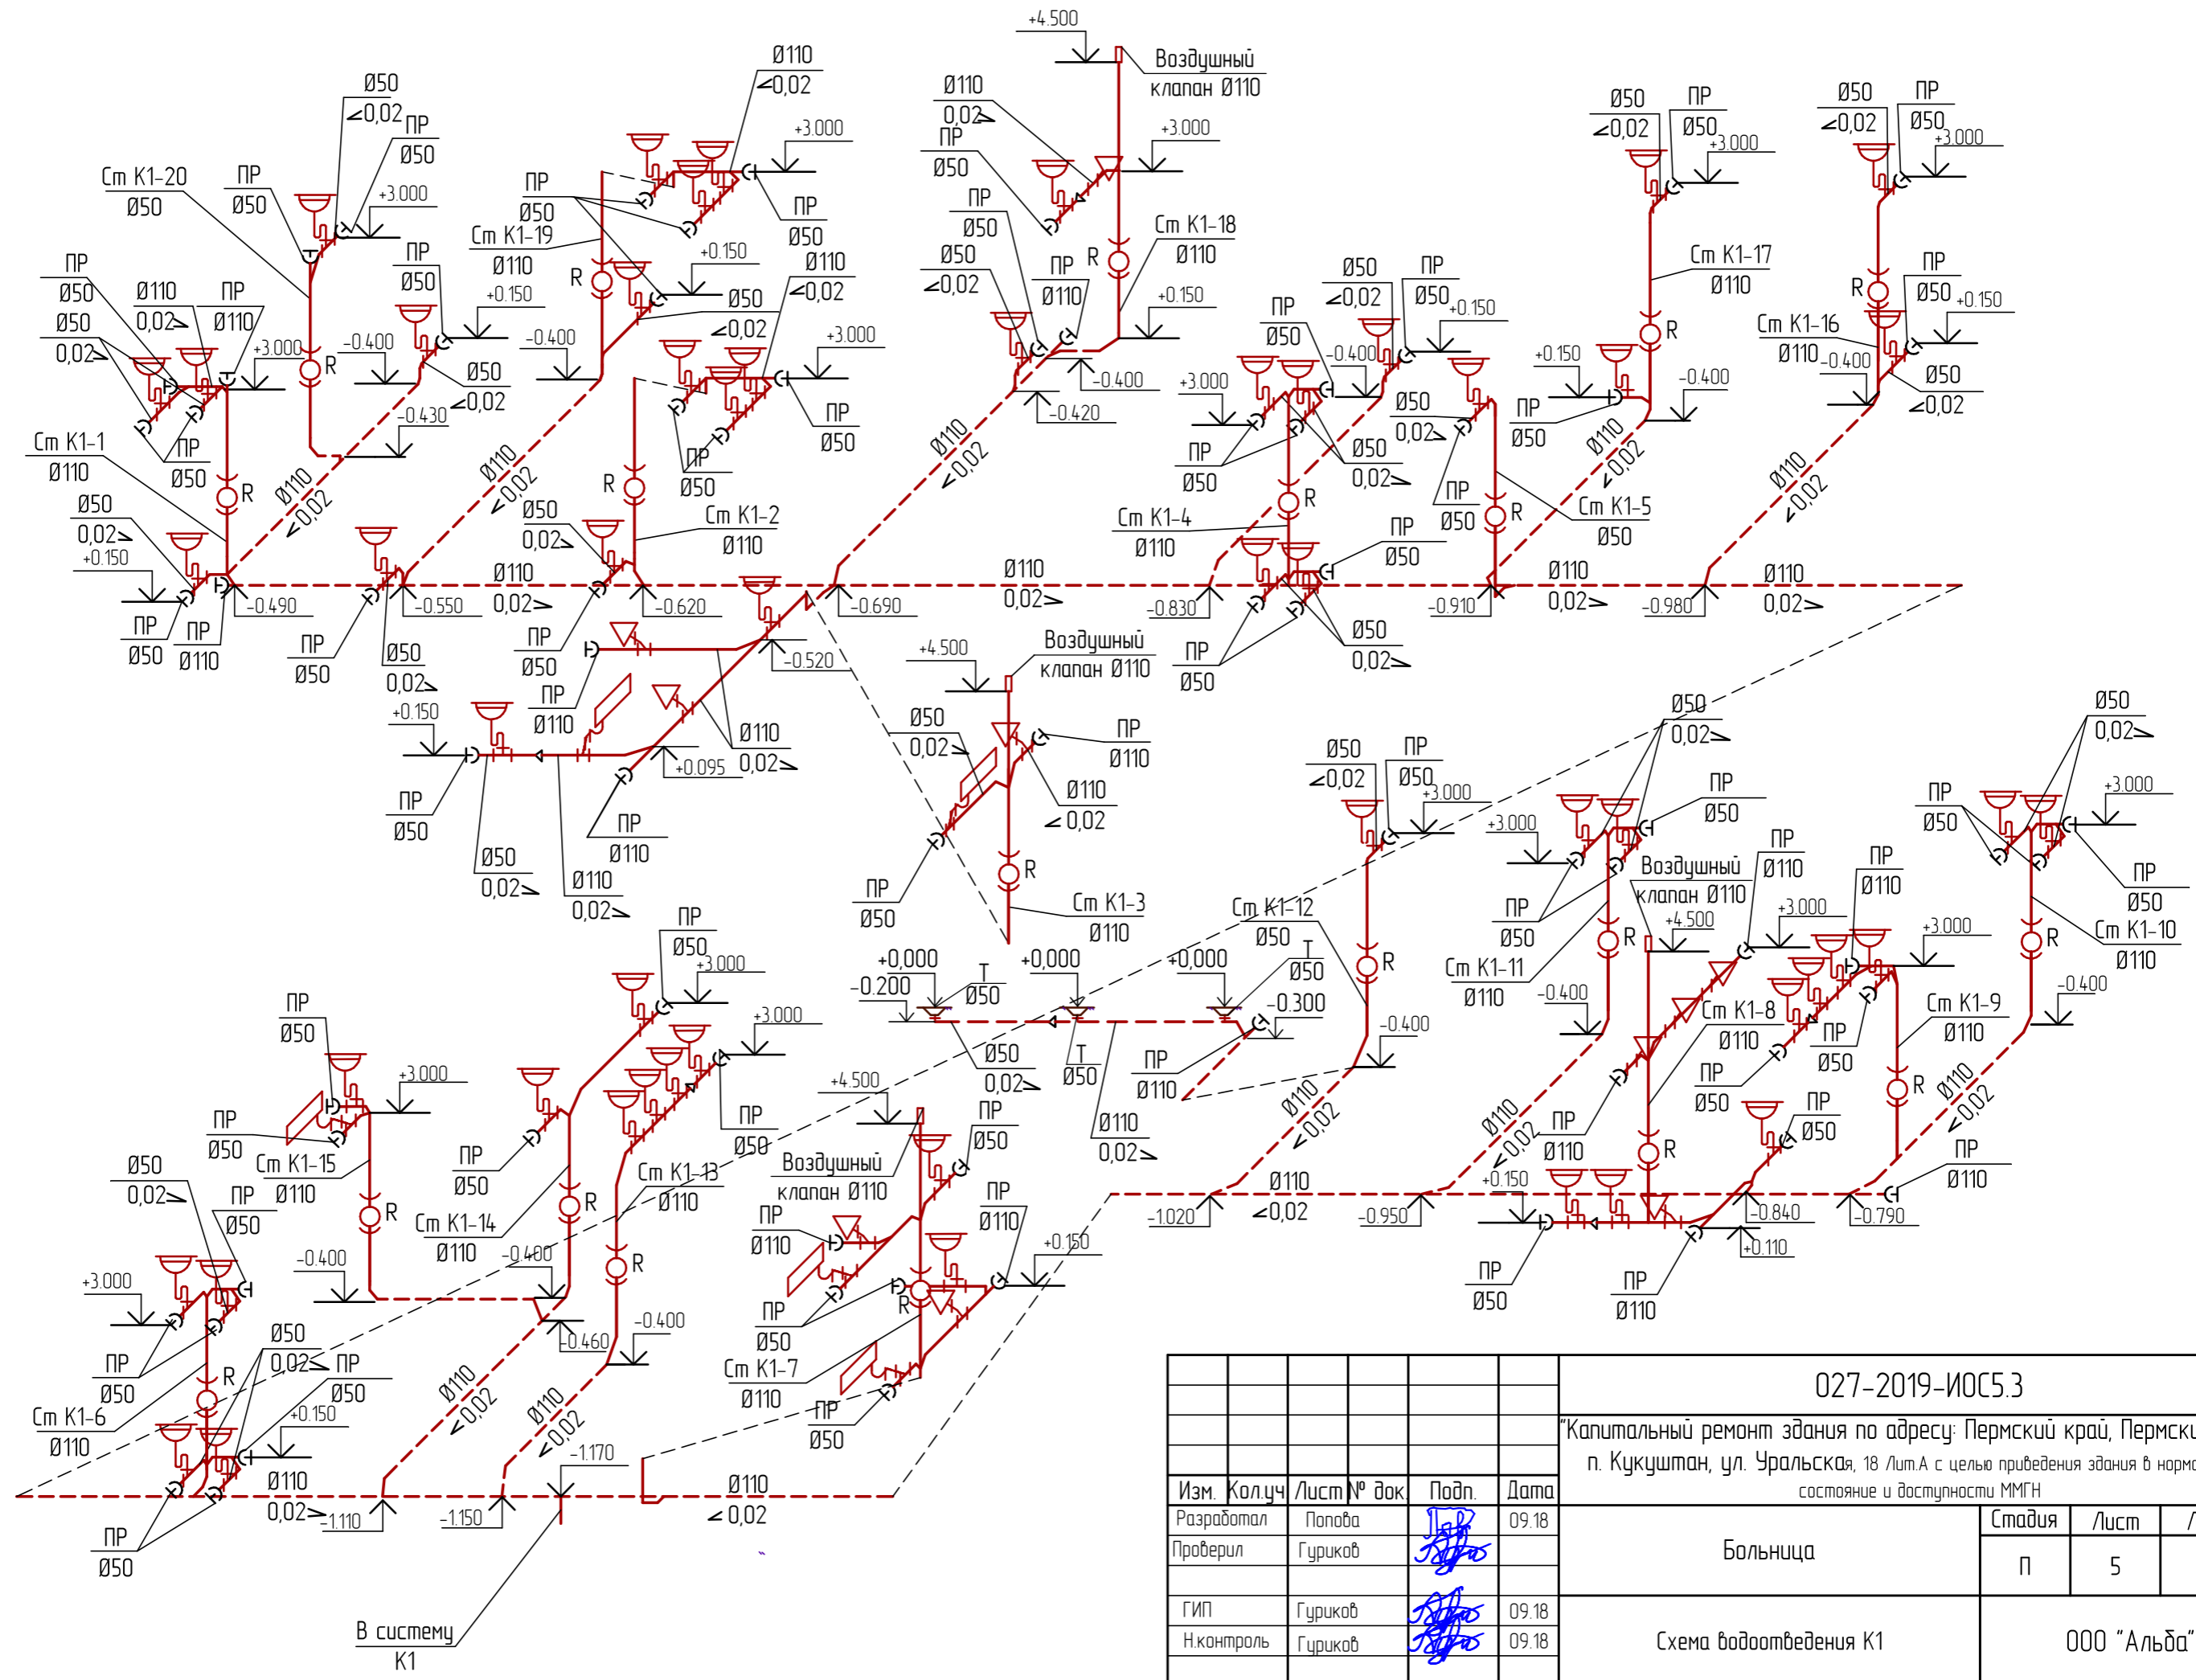

					027-2019-ИОС5.3			
					"Капитальный ремонт здания по адресу: Пермский край, Пермский район, п. Кукуштан, ул. Уральская, 18 Лит.А с целью приведения здания в нормативное состояние и доступности ММГН"			
Изм.	Кол.уч.	Лист № док.	Подп.	Дата	Больница	Стадия	Лист	Листов
Разработал		Попова	<i>[Signature]</i>	09.18		П	5	
Проверил		Гуриков	<i>[Signature]</i>		Схема водоотведения K1	ООО "Альба"		
ГИП		Гуриков	<i>[Signature]</i>	09.18				
Н.контроль		Гуриков	<i>[Signature]</i>	09.18				

Позиция	Наименование и техническая характеристика	Тип, марка, обозначение документа, опросного листа	Код оборудования, изделия, материала	Завод изготовитель	Единица измерения	Количество	Масса единицы кг	Примечание
1	2	3	4	5	6	7	8	9
	Внутренние сети. Канализация							
1	Трубы полиэтиленовые канализационные Ø110	ТУ 2248-001-52384398-2003			п.м.	198.0		
2	Трубы полиэтиленовые канализационные Ø50	ТУ 2248-001-52384398-2003			п.м.	43.0		
3	Прочистка ф110				шт.	32		
4	Прочистка ф50				шт.	51		
5	Сифон гофрированный удлиненный 1.1/4"x50 L=120 см с выпуском				шт.	53		
6	Сифон для поддона с выпуском 1.1/2"x50 L=120см				шт.	5		
7	Вставка эксцентрическая для подключения WC (EVA) Дн110				шт.	10		
8	Труба стальная электросварная Ду65 (гильза)				шт.	15		
9	Труба стальная электросварная Ду150 (гильза)				шт.	27		
10	Переход 110/50				шт.	5		
11	Тройник 50x50/45				шт.	65		
12	Тройник 110x50/45				шт.	34		
13	Тройник 110x110/45				шт.	42		
13	Крестовина одноплоскостная 110/110/110x45				шт.	12		
14	Отвод 50/45				шт.	11		
15	Отвод 110/45				шт.	5		
16	Муфта двухраструбная Дн50				шт.	15		
17	Муфта двухраструбная Дн110				шт.	66		
18	Вентиляционный клапан (воздушный)	HL901			шт.	4		

Взам. инв.	
Подпись и дата	
Инв. № Подл.	

Изм.	Кол.уч.	Лист	№ док.	Подп.	Дата	027-2019-ИОС5.3.С			
Разработал	Попова				09.18	"Капитальный ремонт здания по адресу: Пермский край, Пермский район, п. Кукуштан, ул. Уральская, 18 Лит.А с целью приведения здания в нормативное состояние и доступности ММГН"			
Проверил	Гуриков					Больница	Стадия	Лист	Листов
							п	1	2
ГИП	Гуриков				09.18	Спецификация	ООО "Альда"		
Н.контроль	Гуриков				09.18				

Позиция	Наименование и техническая характеристика	Тип, марка, обозначение документа, опросного листа	Код оборудования, изделия, материала	Завод изготовитель	Единица измерения	Количество	Масса единицы кг	Примечание
1	2	3	4	5	6	7	8	9
	<u>Внутренние сети. Оборудование</u>							
1	Умывальник керамический	ГОСТ 30493-96			шт.	53		
2	Унитаз керамический с бачком (компакт)	ГОСТ 30493-96			шт.	7		
3	Унитаз керамический для инвалидов h=750мм				шт.	3		
4	Душевой поддон стальной эмалированный				шт.	5		
5	Смеситель для умывальника.	ГОСТ 25809-96			шт.	53		
6	Смеситель для душа	ГОСТ 25809-96			шт.	5		
7	Подводка гибкая к унитазу ВР-ВР 50 см				шт.	10		
8	Подводка гибкая к смесителю ВР-НР 50 см				шт.	106		
9	Подводка гибкая к смесителю ВР-НР 50 см				шт.	10		
10	Трап пластмассовый с сухим затвором ф50				шт.	3		

Инд.	№ Подл.	Подпись и дата	Взам. инд.

Изм.	Колуч.	Лист	№ док.	Подп.	Дата

027-2019-ИОС5.3.С