


Телекоммуникационный шкаф
Передняя пара 19" направляющих
Масштаб 1:10

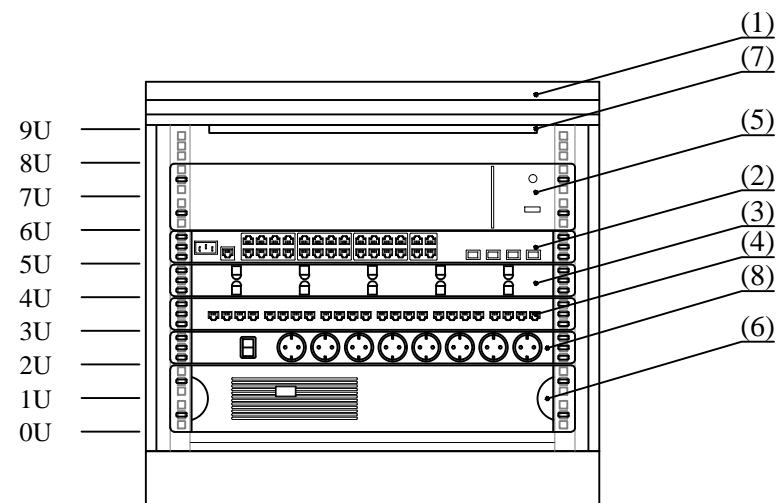

Поз. обозначение	Наименование	Кол.	Примечание
1	Шкаф телекоммуникационный настенный разборный 9U (600 × 650) ШРН-Э-9.650.1	1	
2	Коммутатор DES-1210-28P	1	
3	Органайзер кабельный горизонтальный 19" 1U (ГКО-1-6)	1	
4	Патч-панель 1U кат. 5E UTP, 24 порта (PP3-19-24-8P8C-C5E-110D)	1	
5	LTV RNE-321 01, 32-канальный видеорегистратор	1	
6	Источник бесперебойного питания (Ippon Smart Winner 2000)	1	
7	Модуль вентиляторный, 2 вентилятора с терморегулятором (R-FAN-2T)	1	
8	Блок силовых розеток 10А без шнура 19" с выключателем, 8 розеток, цвет черный БР 16-008	1	

Согласовано

Инд. № подл.	Подп. и дата	Взам. инд. №

Изм.	Кол.уч.	Лист	№док.	Подпись	Дата	Объект дошкольного и начального образования на 285 мест	Стадия	Лист	Листов
Разраб.				Романова	04.20		Р	12	
Проверил				Егоров	04.20				
Н. контр.					04.20	Схема расположения оборудования в телекоммуникационном шкафу ТШ-СОТ			
ГИП					04.20				