


АксонOMETрическая схема сети Канализации К1

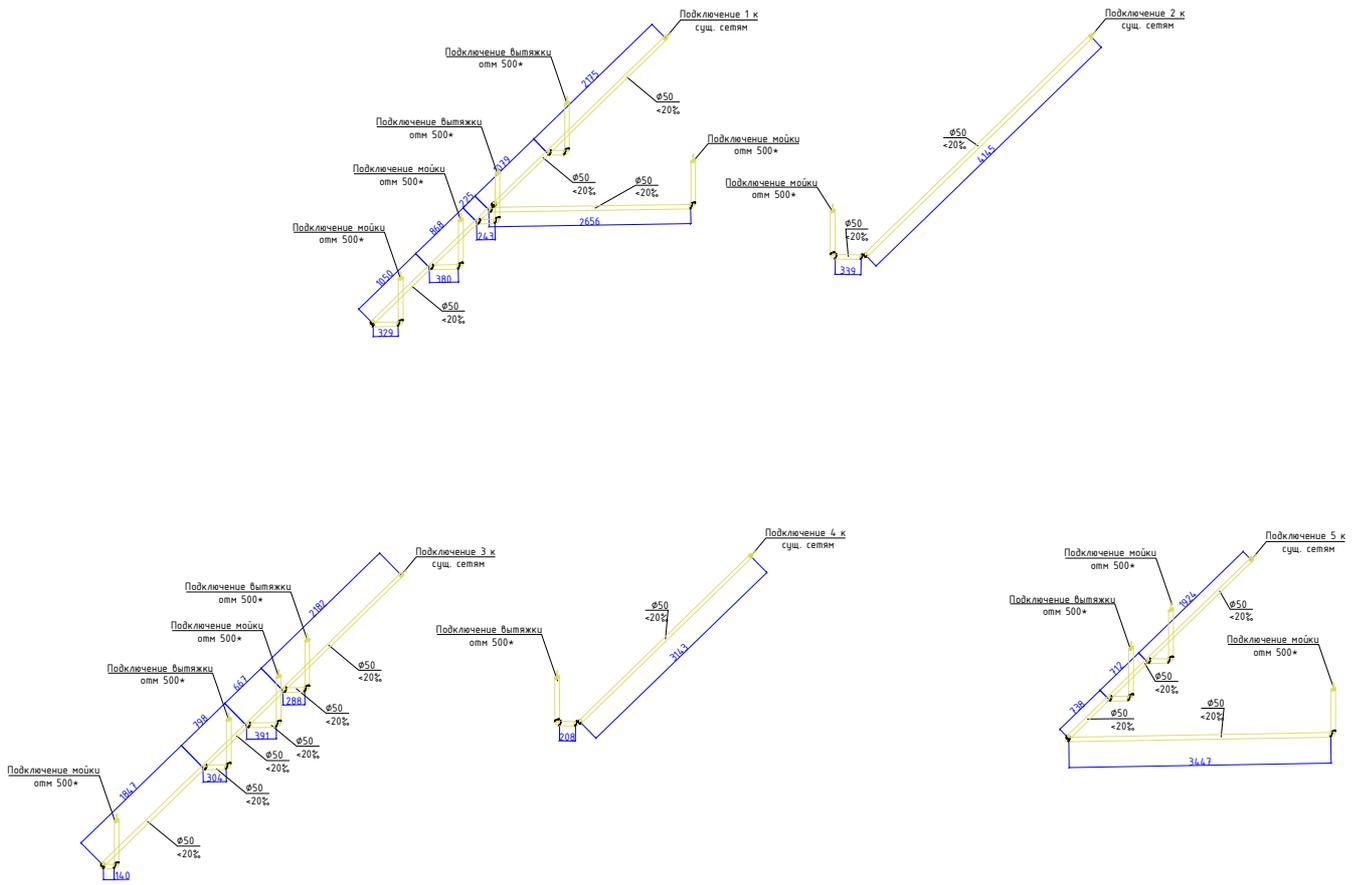

*Отметку подключение приборов определить на месте, исходя из конструкции оборудования.

| | | | | | | | | | | | |
|--------------|----------|------|---------------|--------|---------|---|---|--|---|------|--------|
| Взам. инв. № | | | | | | 1/20-ВК | | | | | |
| Подл. и дата | | | | | | Санкт-Петербург, пр. Народного Ополчения, 2 | | | | | |
| Инв. № подл. | Изм. | Кол. | Лист | № док. | Подпись | Дата | Водоснабжение водоотведение лабораторий АО "Полиметалл УК" | | Стадия | Лист | Листов |
| | Разраб. | | Варнаков | | | | | | РД | 4 | |
| | Проверил | | Саенко | | | | | | | | |
| | Н.контр. | | Саенко | | | | | | Руководитель Проекта: Екатерина Саенко Подрядчик: ООО "Ай Пи Джу Эстейт" | | |
| | ГИП | | Червяков М.Б. | | | | План сетей ВК 3 этажа | | | | |