


План 1-го этажа на отм. ±0,000

М 1:100

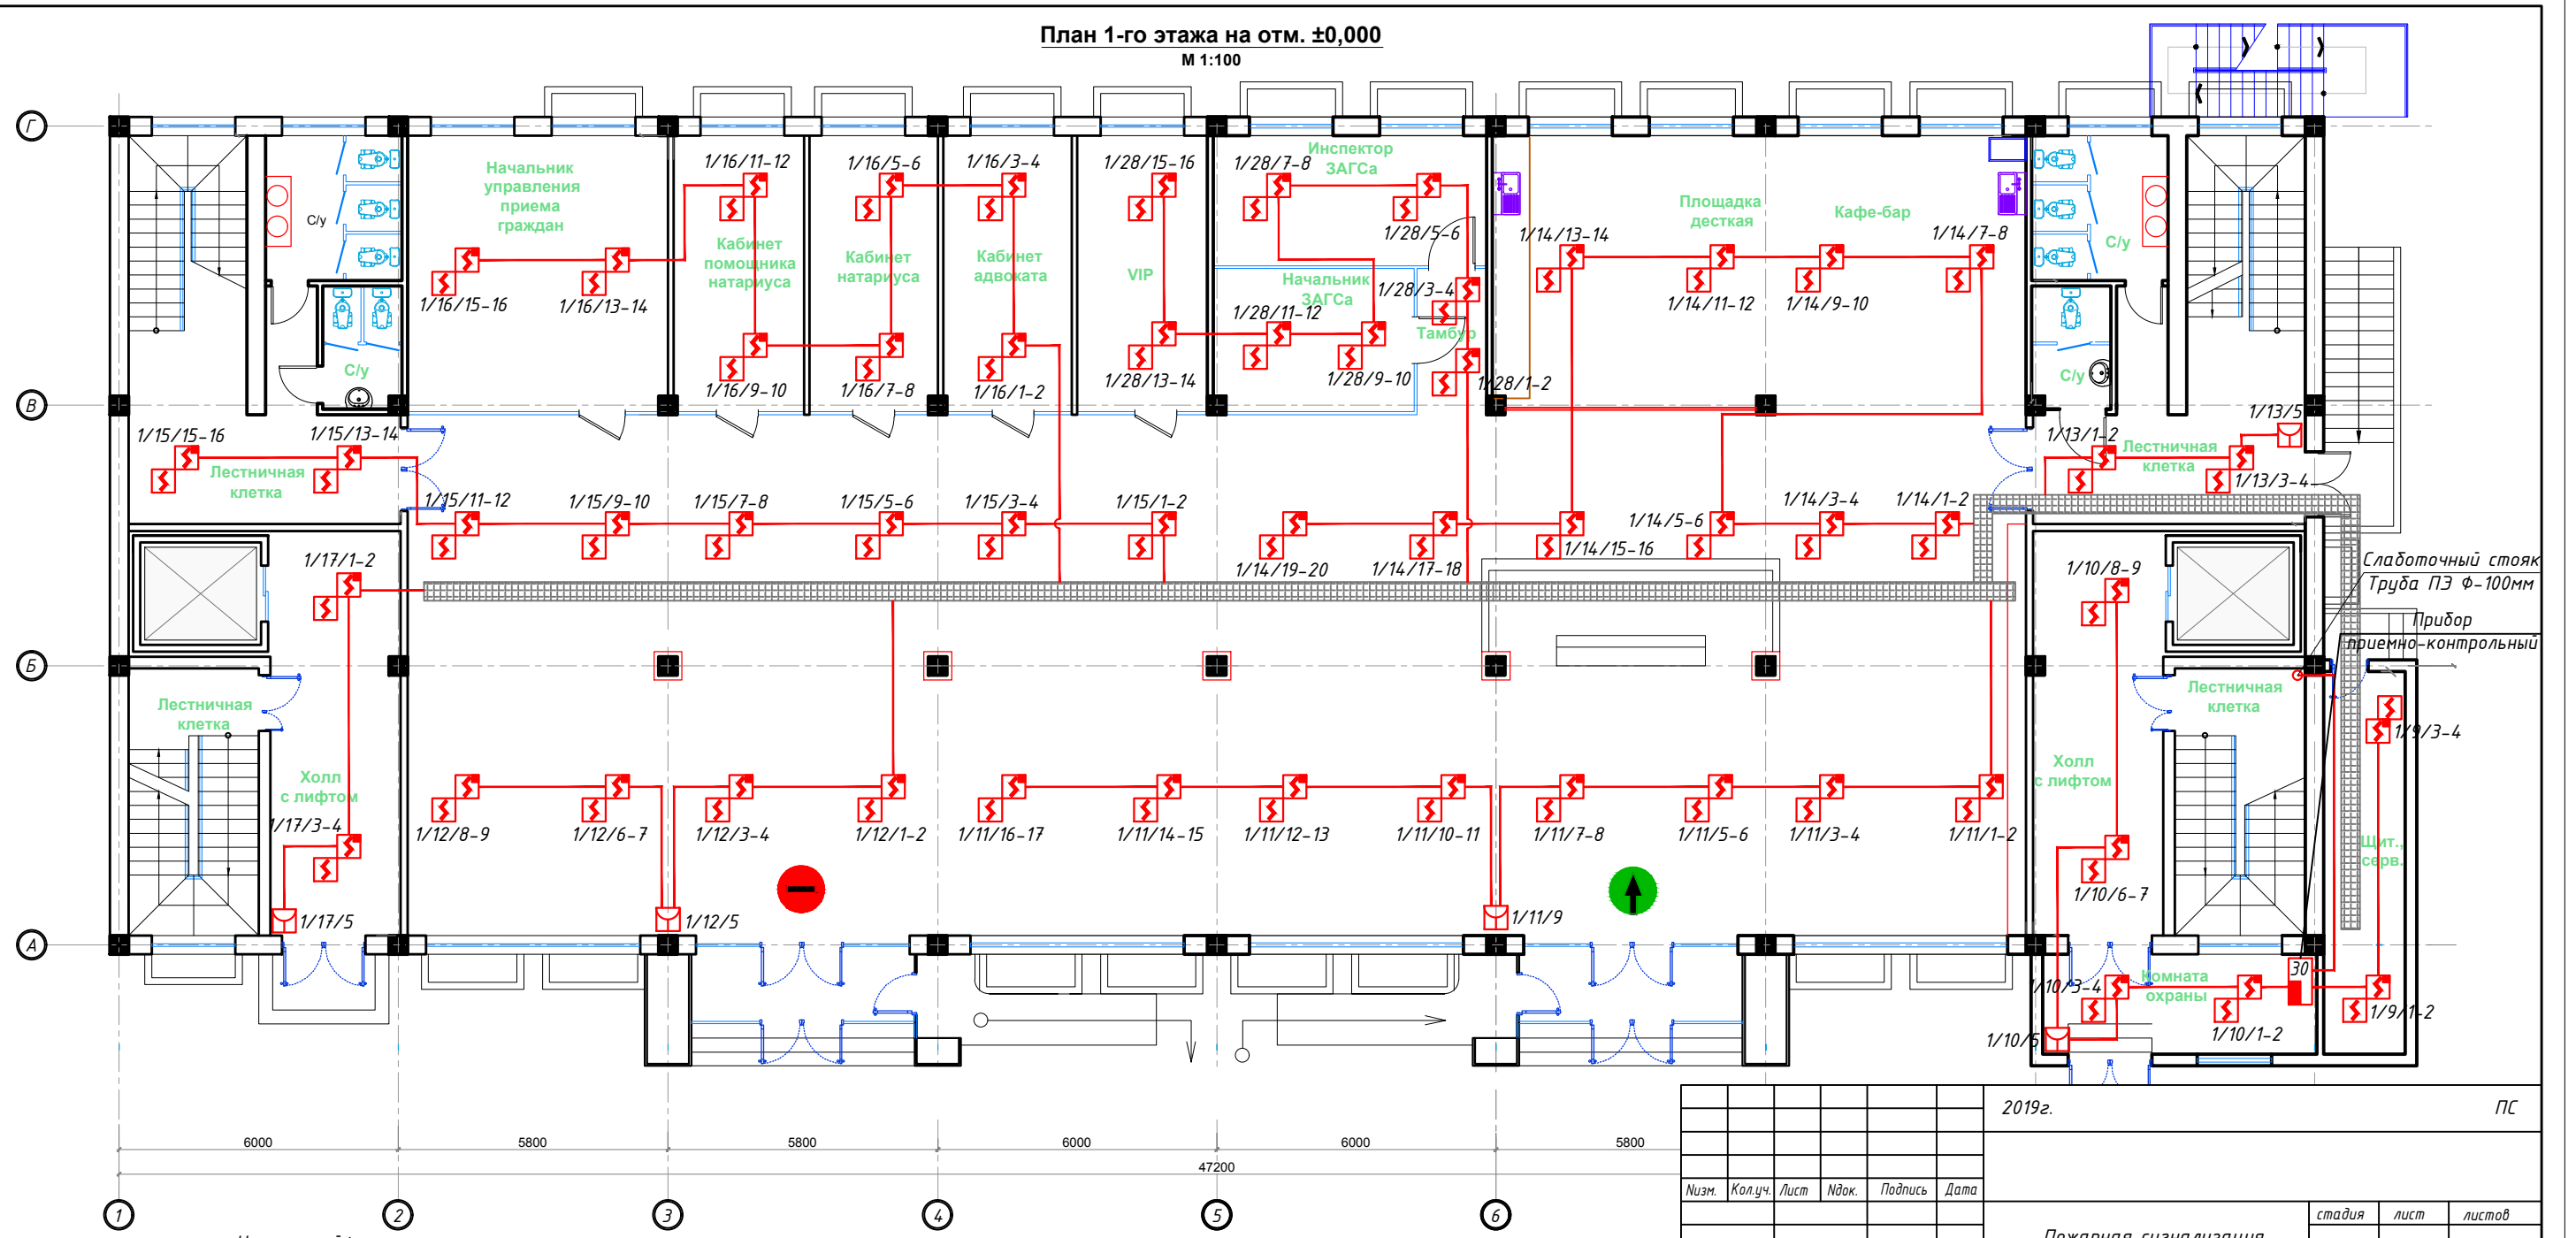

СОГЛАСОВАНО:

Инв.№ подл. Подпись и дата | Взам.инв.№

Номер шлейфа
1/1/1
Номер прибора
Номер извещ.

Изм.	Кол.уч.	Лист	Ндок.	Подпись	Дата

2019г.	ПС
Пожарная сигнализация	стадия лист листов РП 4 8
План 1-го этажа	

Формат А3